


| LÉGENDE CVC | |
|----------------------------|--|
| CLIMATISATION | |
| LIAISONS FRIGORIFIQUES DRV | |
| | Cassette 4 Voies 600x600 |
| | Unité Intérieure Murale (en imposte, sauf mention contraire) |
| | Unité Intérieure Gainable (en faux-plafond) |
| | Unité Extérieure DRV / Split |
| VENTILATION | |
| | Entrée d'air - Façade |
| | Bouche Circulaire de SOUFFLAGE - Plafonnier |
| | Grille de SOUFFLAGE - Murale |
| | Bouche Circulaire de REPRISE - Plafonnière |
| | Grille de REPRISE - Murale |
| | Brasseur d'air - Plafonnier (option) |
| | Clapet Coupe Feu - CCF - en paroi |
| | Clapet Coupe Feu - CCF - en plancher bas |
| | Réseau Vertical VMC, VC et EXT |
| | Réseau VMC Horizontal |
| | Réseau VC - Horizontal |
| | Réseau spécifique d'EXTRACTION - Horizontal |
| | Bouche d'Extraction VMC Auto-Réglable - Plafonnière / Murale |
| | Régulation débit / CO2 |
| | ZONE DE COMPARTIMENTAGE SSI |
| | Locaux à Risque Moyen |

DETAIL GAINE TECHNIQUE CHAMBRES - 25e

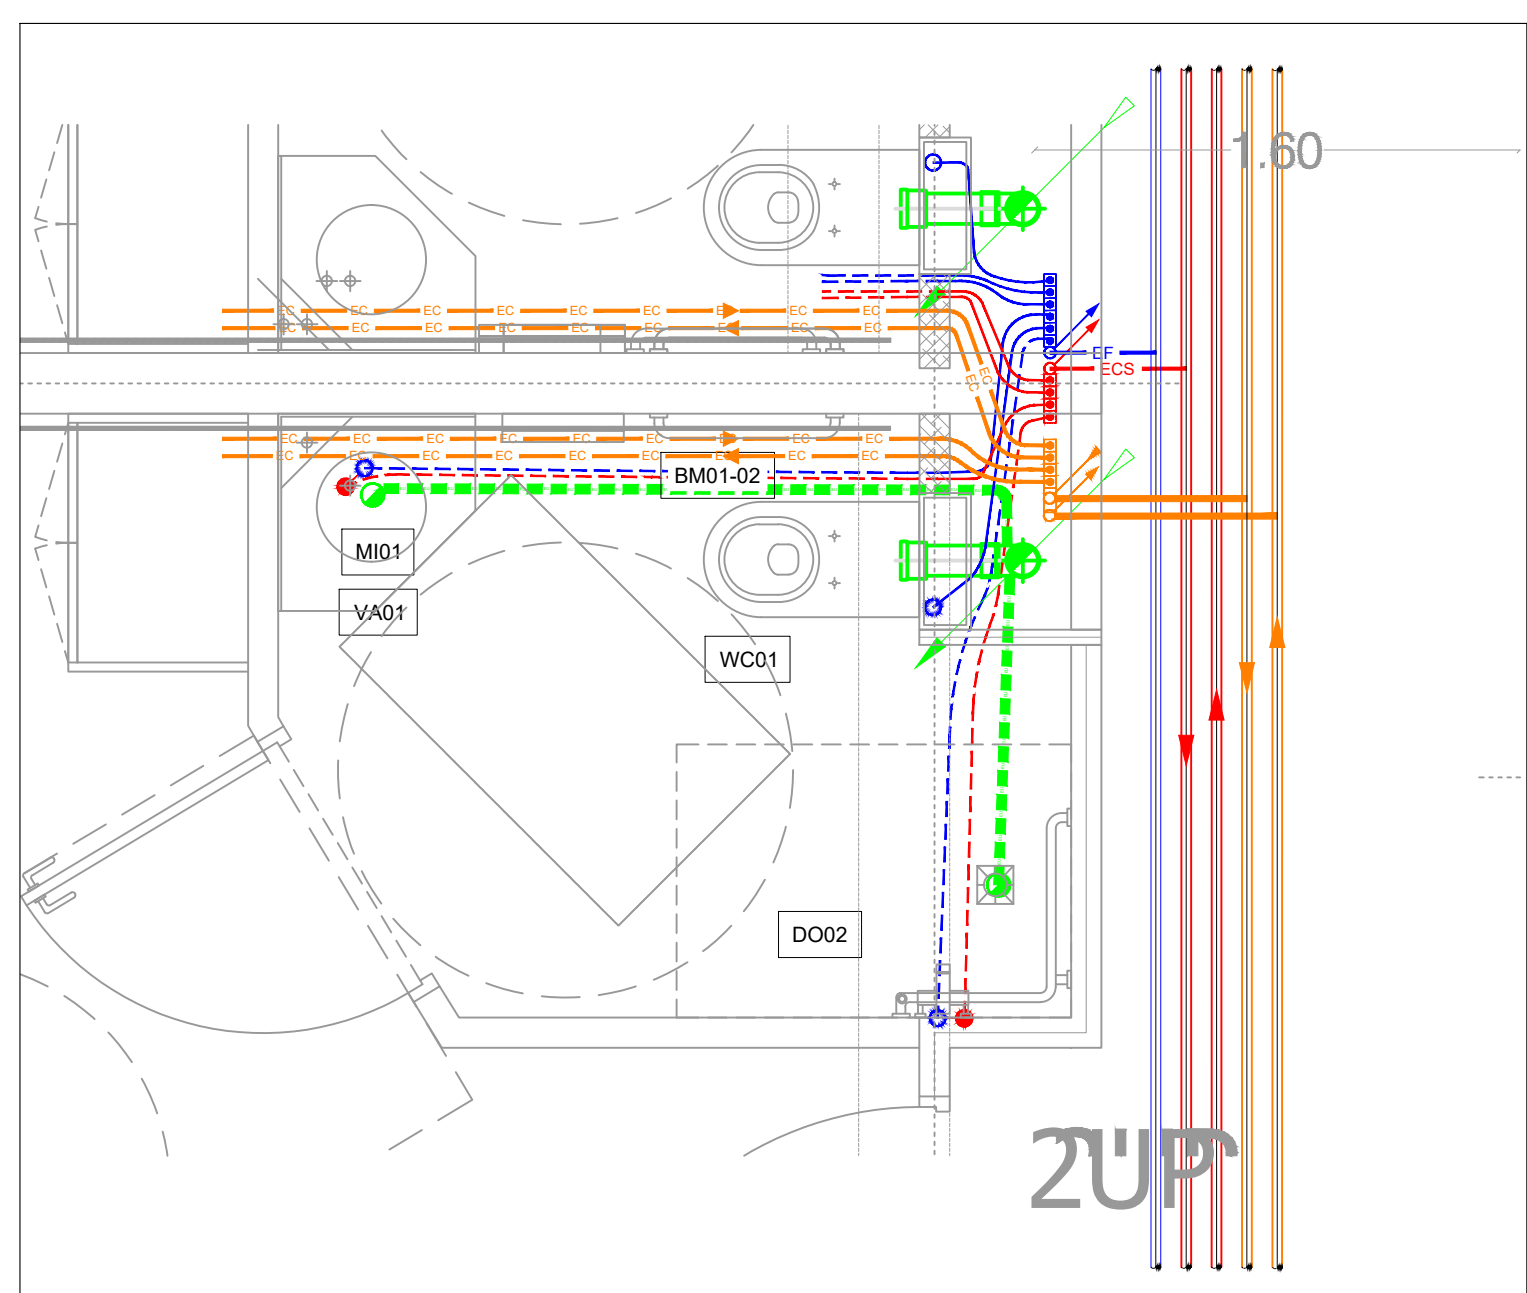

| 0 | | 04/2024 | Emission originale | MODIFICATIONS | | MU | JGR | LDE |
|---|--------------|----------------|---|------------------|---------------|-------------------|-------------|-----|
| INDICE | DATE | | | | | DESSIN | VERIF | |
| REAMENAGEMENT ET EXTENSION DU PAVILLON BÜECH CENTRE HOSPITALIER BÜECH-DURANCE | | | | | | | | |
| MAÎTRE D' OUVRAGE | | | Centre Hospitalier Büech-Durance | | | | | |
| | | | Rue Dr. Provansal 05300 Laragne Montéclin | | | | | |
| ARCHITECTE | | | Brigitte Galloni architecte dplg | | | | | |
| | | | 4, rue Mérindol/places des Fontiètes 13100 AIX-EN-PROVENCE Tel : 04 42 54 64 82 / brigitte.galloni@gmail.fr | | | | | |
| BUREAU D'ETUDES | | | BETEM PACA | | | | | |
| | | | 900 rue Ampère CS 50453 13100 AIX EN PROVENCE CEDEX 3 Tel : 04 42 26 06 97 / paca@betem.fr | | | | | |
| ESQ | APS | APD | PRO | DCE | EXE | OPE | AOR | |
| PLAN DE PRINCIPE CHAUFFAGE-VENTILATION-CLIMATISATION | | | | | | | | |
| RDC HAUT | | | | | | | | |
| AFFAIRE 20-0460 | PHASE DCE | LOT CVC-PLB | DATE 04/2024 | ÉCHELLE 1/100 | FORMAT A3+ | PLAN N° CVC-02 | INDICE 0 | |