



250 0056 056Q-0000

- Réseau GAZ
- Réseau Eclairage Souterrain
- Réseau Téléphone
- Réseau Alarme
- Réseau Haute Tension
- Réseau Basse Tension
- Réseau Chauffage
- Réseau Eau Chaude Sanitaire
- Réseau Eau Usée Eau Vanne
- Réseau Eau Pluviale
- Réseau Drain
- Réseau Eau
- Réseau GTC

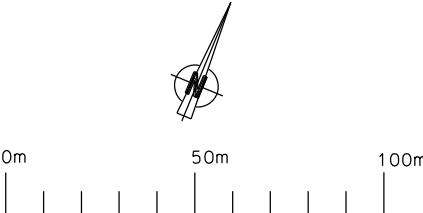

| LEGENDE DES RUES | |
|------------------|------------------------------|
| 1 | RUE DOUAUMONT |
| 2 | RUE MARIE MARGUERITE D'ANJOU |
| 3 | RUE ND DES SAPEURS D'AFRIQUE |
| 4 | RUE DU GENERAL VERNEAU |
| 5 | RUE DU MONUMENT AUX MORTS |
| 6 | RUE DU CAÏD |
| 7 | RUE YGON ET DUMONT |
| 8 | RUE ALAIN MIMOUN |
| 9 | RUE SAINTE BARBE |
| 11 | RUE DE LA MALMAISON |
| 12 | RUE DU MAROC |
| 13 | RUE DE TUNISIE |
| 14 | RUE D'ITALIE |
| 15 | RUE DE FRANCE |
| 16 | RUE D'ALLEMAGNE |
| 17 | RUE D'A.F.N. |
| 18 | RUE DE ROUEN |
| 19 | RUE GARIGLIANO |
| 20 | PLACE LEMERCIER |

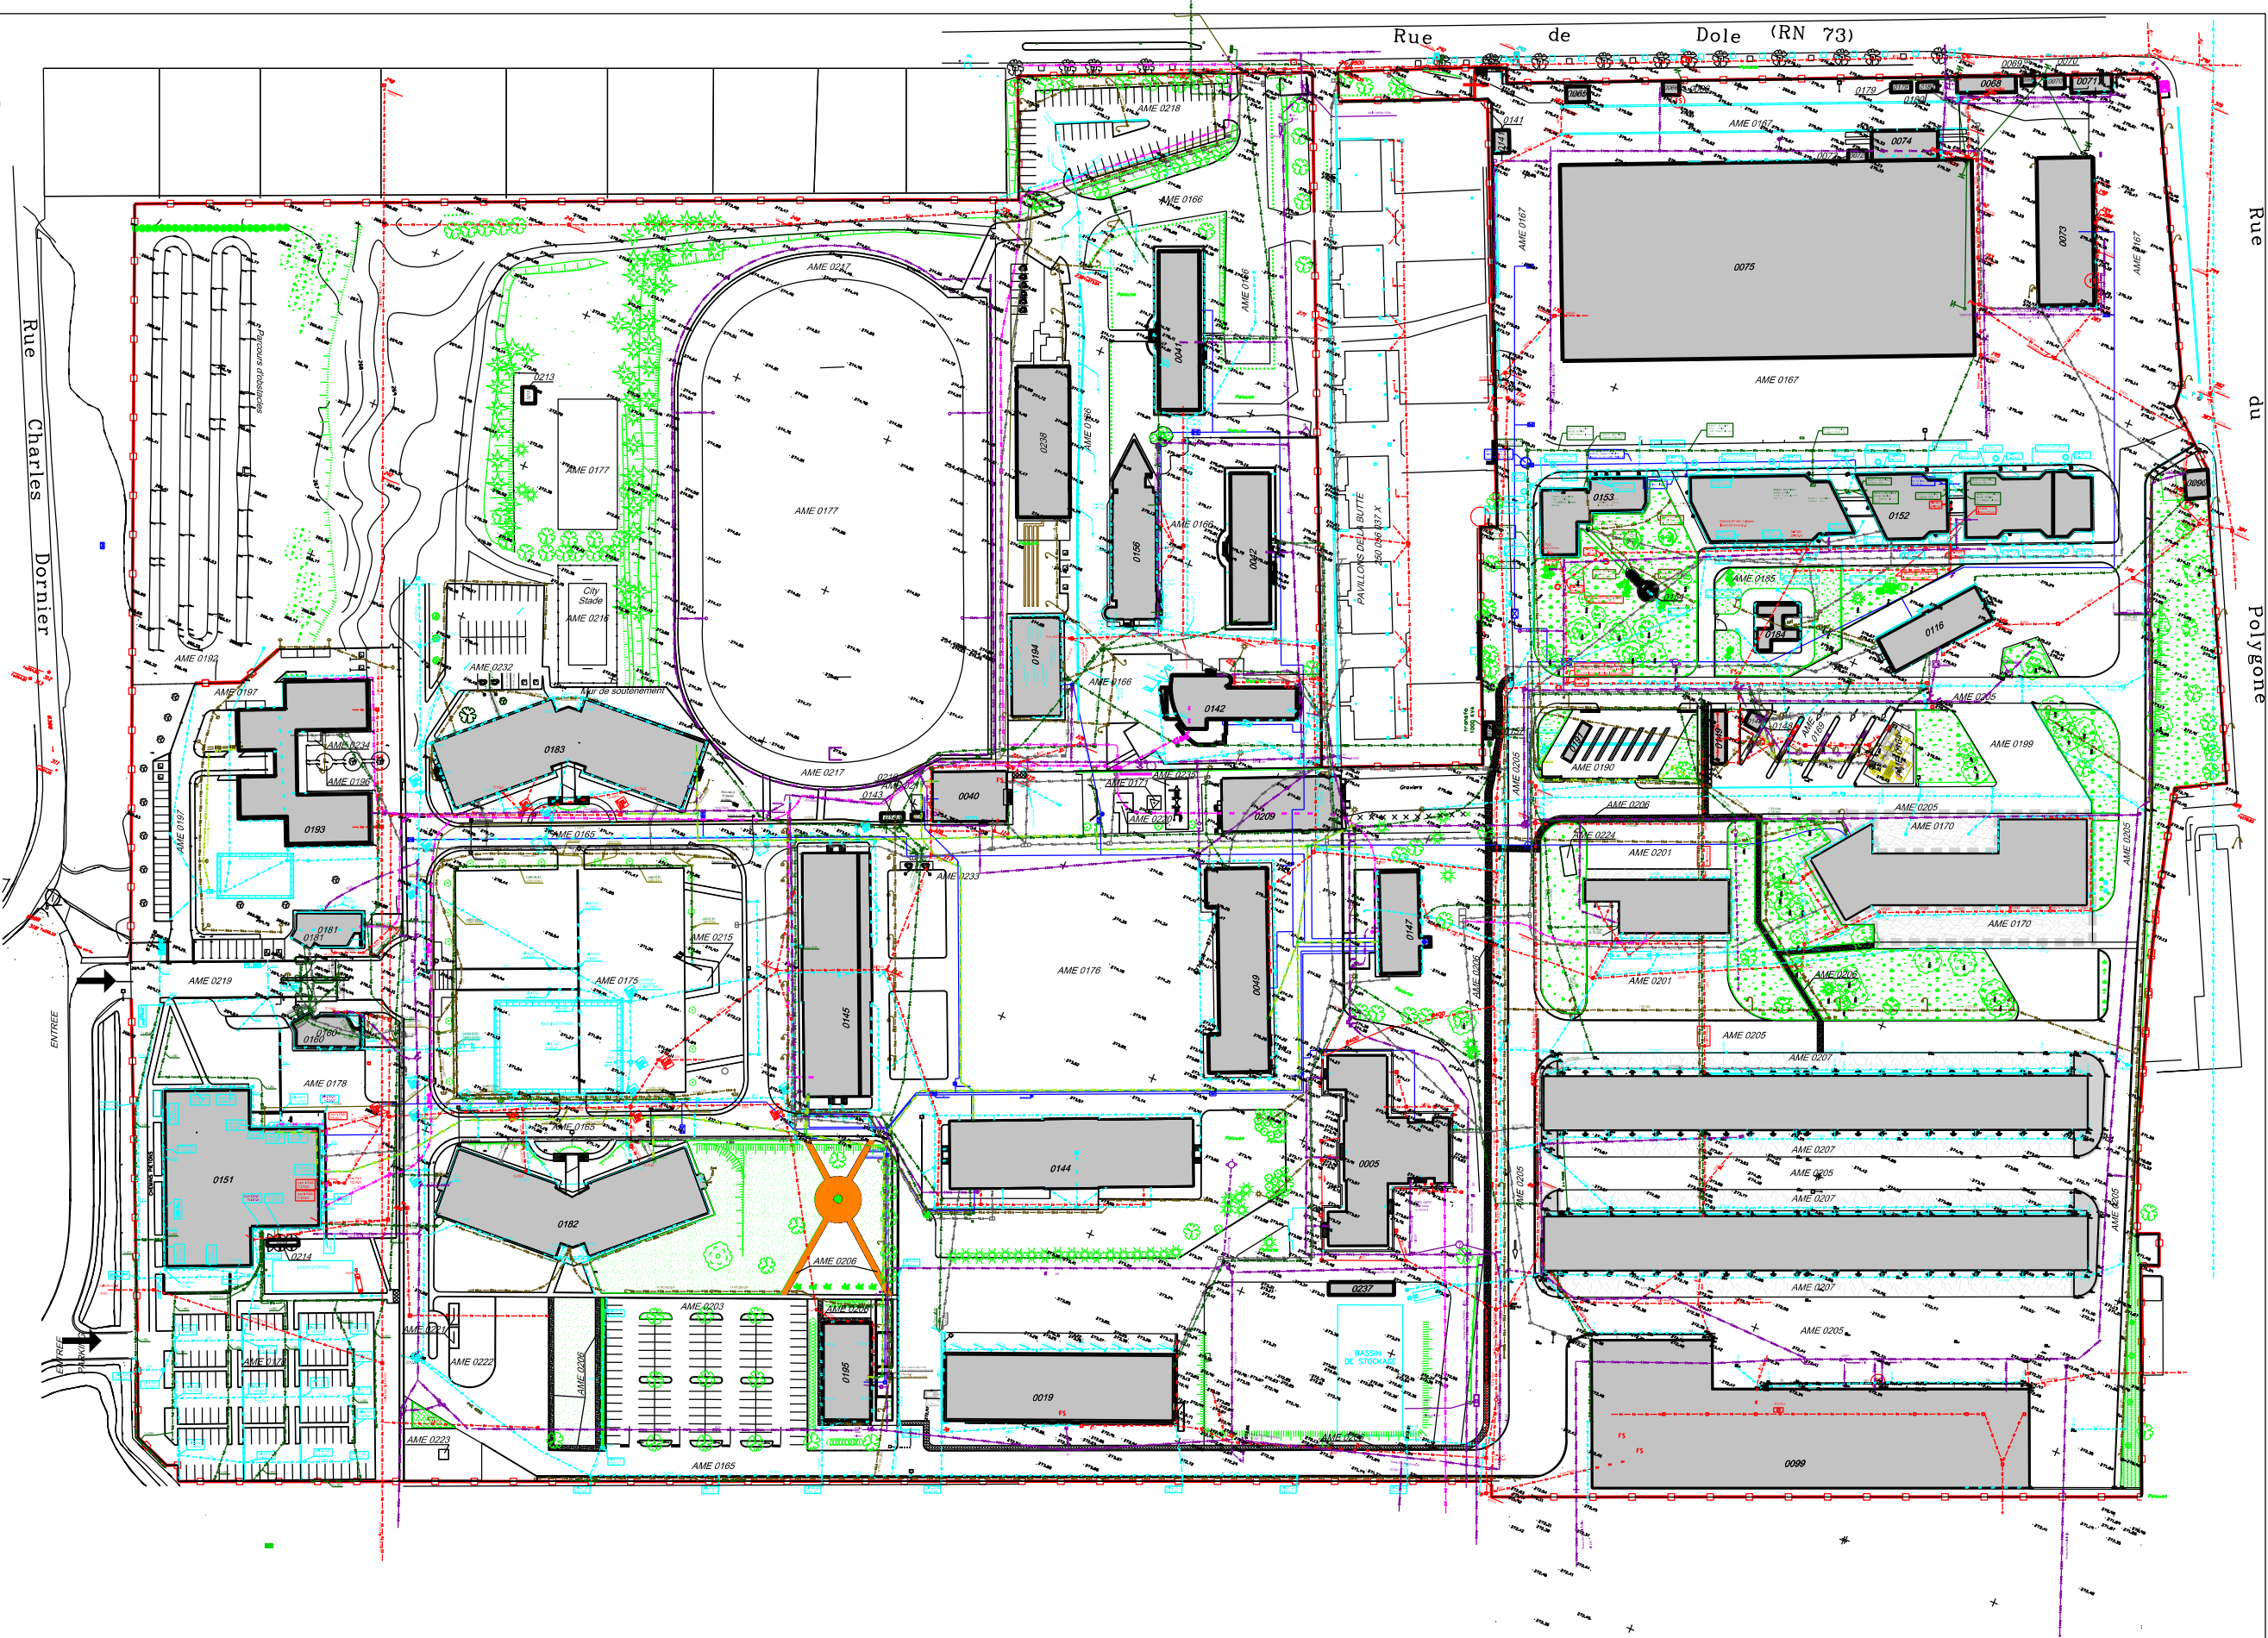

ESID de METZ



USID de BESANCON

Quartier RUTY
54, rue Bernol
25044 Besancon cedex 03

Dessiné par :

reprise.bsn Pascal BRULON
Eddy TICOUT

ICDD LAMOT Jean-Jacques
chef de l'USID
de BESANCON

DOUBS
BESANCON

CASERNE JOFFRE
PLAN DE MASSE

PLAN DU REFERENTIEL

MASSE
ENSEMBLE DE L'IMMEUBLE

Echelle : 1/2000"

SGA

Secrétariat général pour l'administration

Chorus Imm.:
157362

Chorus Comp.:
-

Nom de la fiche :
250056056Q_0000_M_EI_ATL

Date création : 18/10/2010

Date indice : 07/10/2024

Indice

1E



LIBERTÉ • ÉGALITÉ • FRATERNITÉ
RÉPUBLIQUE FRANÇAISE

MINISTÈRE
DE LA DÉFENSE