




ETAGE 1 [1/50]

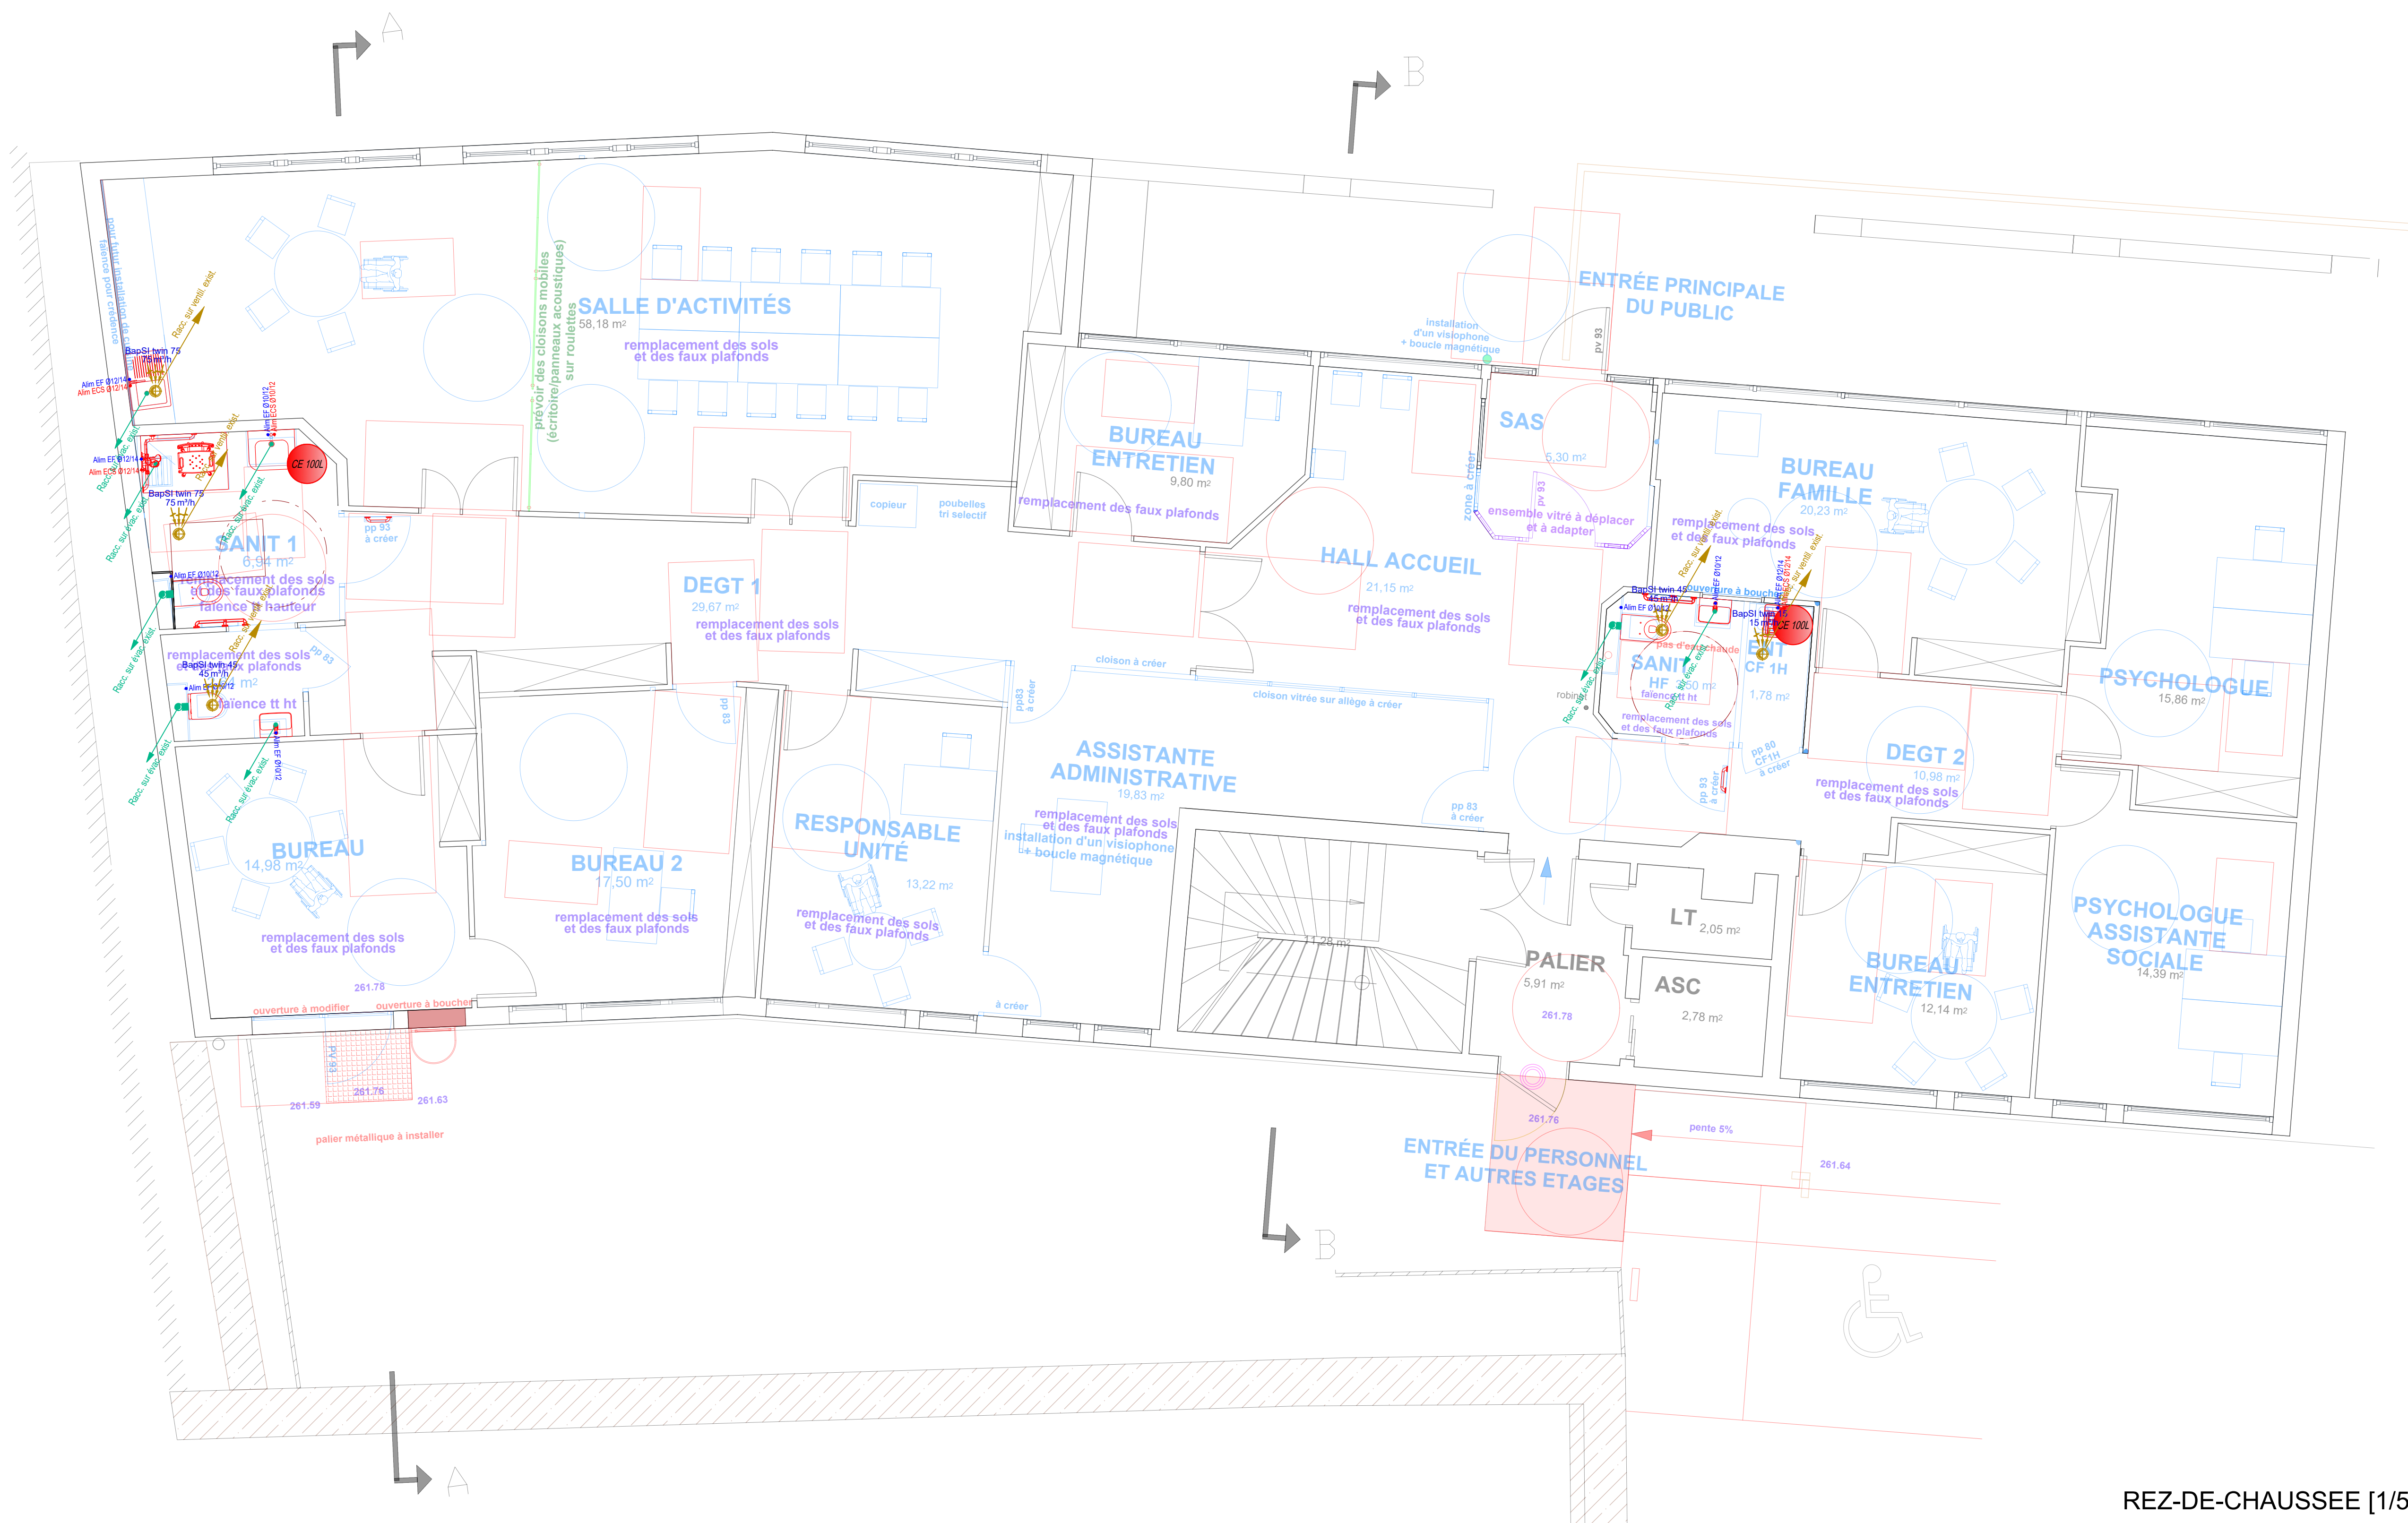

REZ-DE-CHAUSSEE [1/50]

Légende Ventilation

Symbole	Description
	Gaine rigide en acier galvanisé - Extraction simple flux
	Bouche de ventilation - Extraction simple flux

Légende Plomberie Sanitaires

Symbole	Description
	Appareil sanitaire
	Evacuation eau usée neuve
	Distribution Eau Froide & Eau Chaude Sanitaire

DCE

OCTOBRE 2024 Echelle : 1/50

Aménagement des nouveaux locaux de l'UEMO Jura
Site de Lons le Saunier
165, Avenue Paul Seguin (39000)

MAITRE D'OUVRAGE
MINISTERE DE LA JUSTICE
DEPAFI - Service Immobilier
30, Boulevard Clemenceau
21070 DIJON CEDEX

MAITRE D'OEUVRE
Daniel BEURET & Véronique RATEL ARCHITECTES

VENTILATION PLOMBERIE SANITAIRES			
Indice	Des.	Date	Description de la modification (note éventuelle)
A	LC	05/03/2025	DOSSIER DE CONSULTATION DES ENTREPRISES
		Nom du plan VPB01	Phase : DCE
ALAIN LAZZAROTTO BUREAU D'ETUDES FLUIDES Montée Saint Romain 39200 ST CLAUDE Tel : 03 84 45 00 28 Mail : bel@lazzar.biz		Numéro du plan VPB01	Echelle du plan : 1:50
Dessiné par : LC		Dossier N° : 24-29	Plan édité le : 05/03/2025