


SUITE DEPUIS LE PLAN EL01

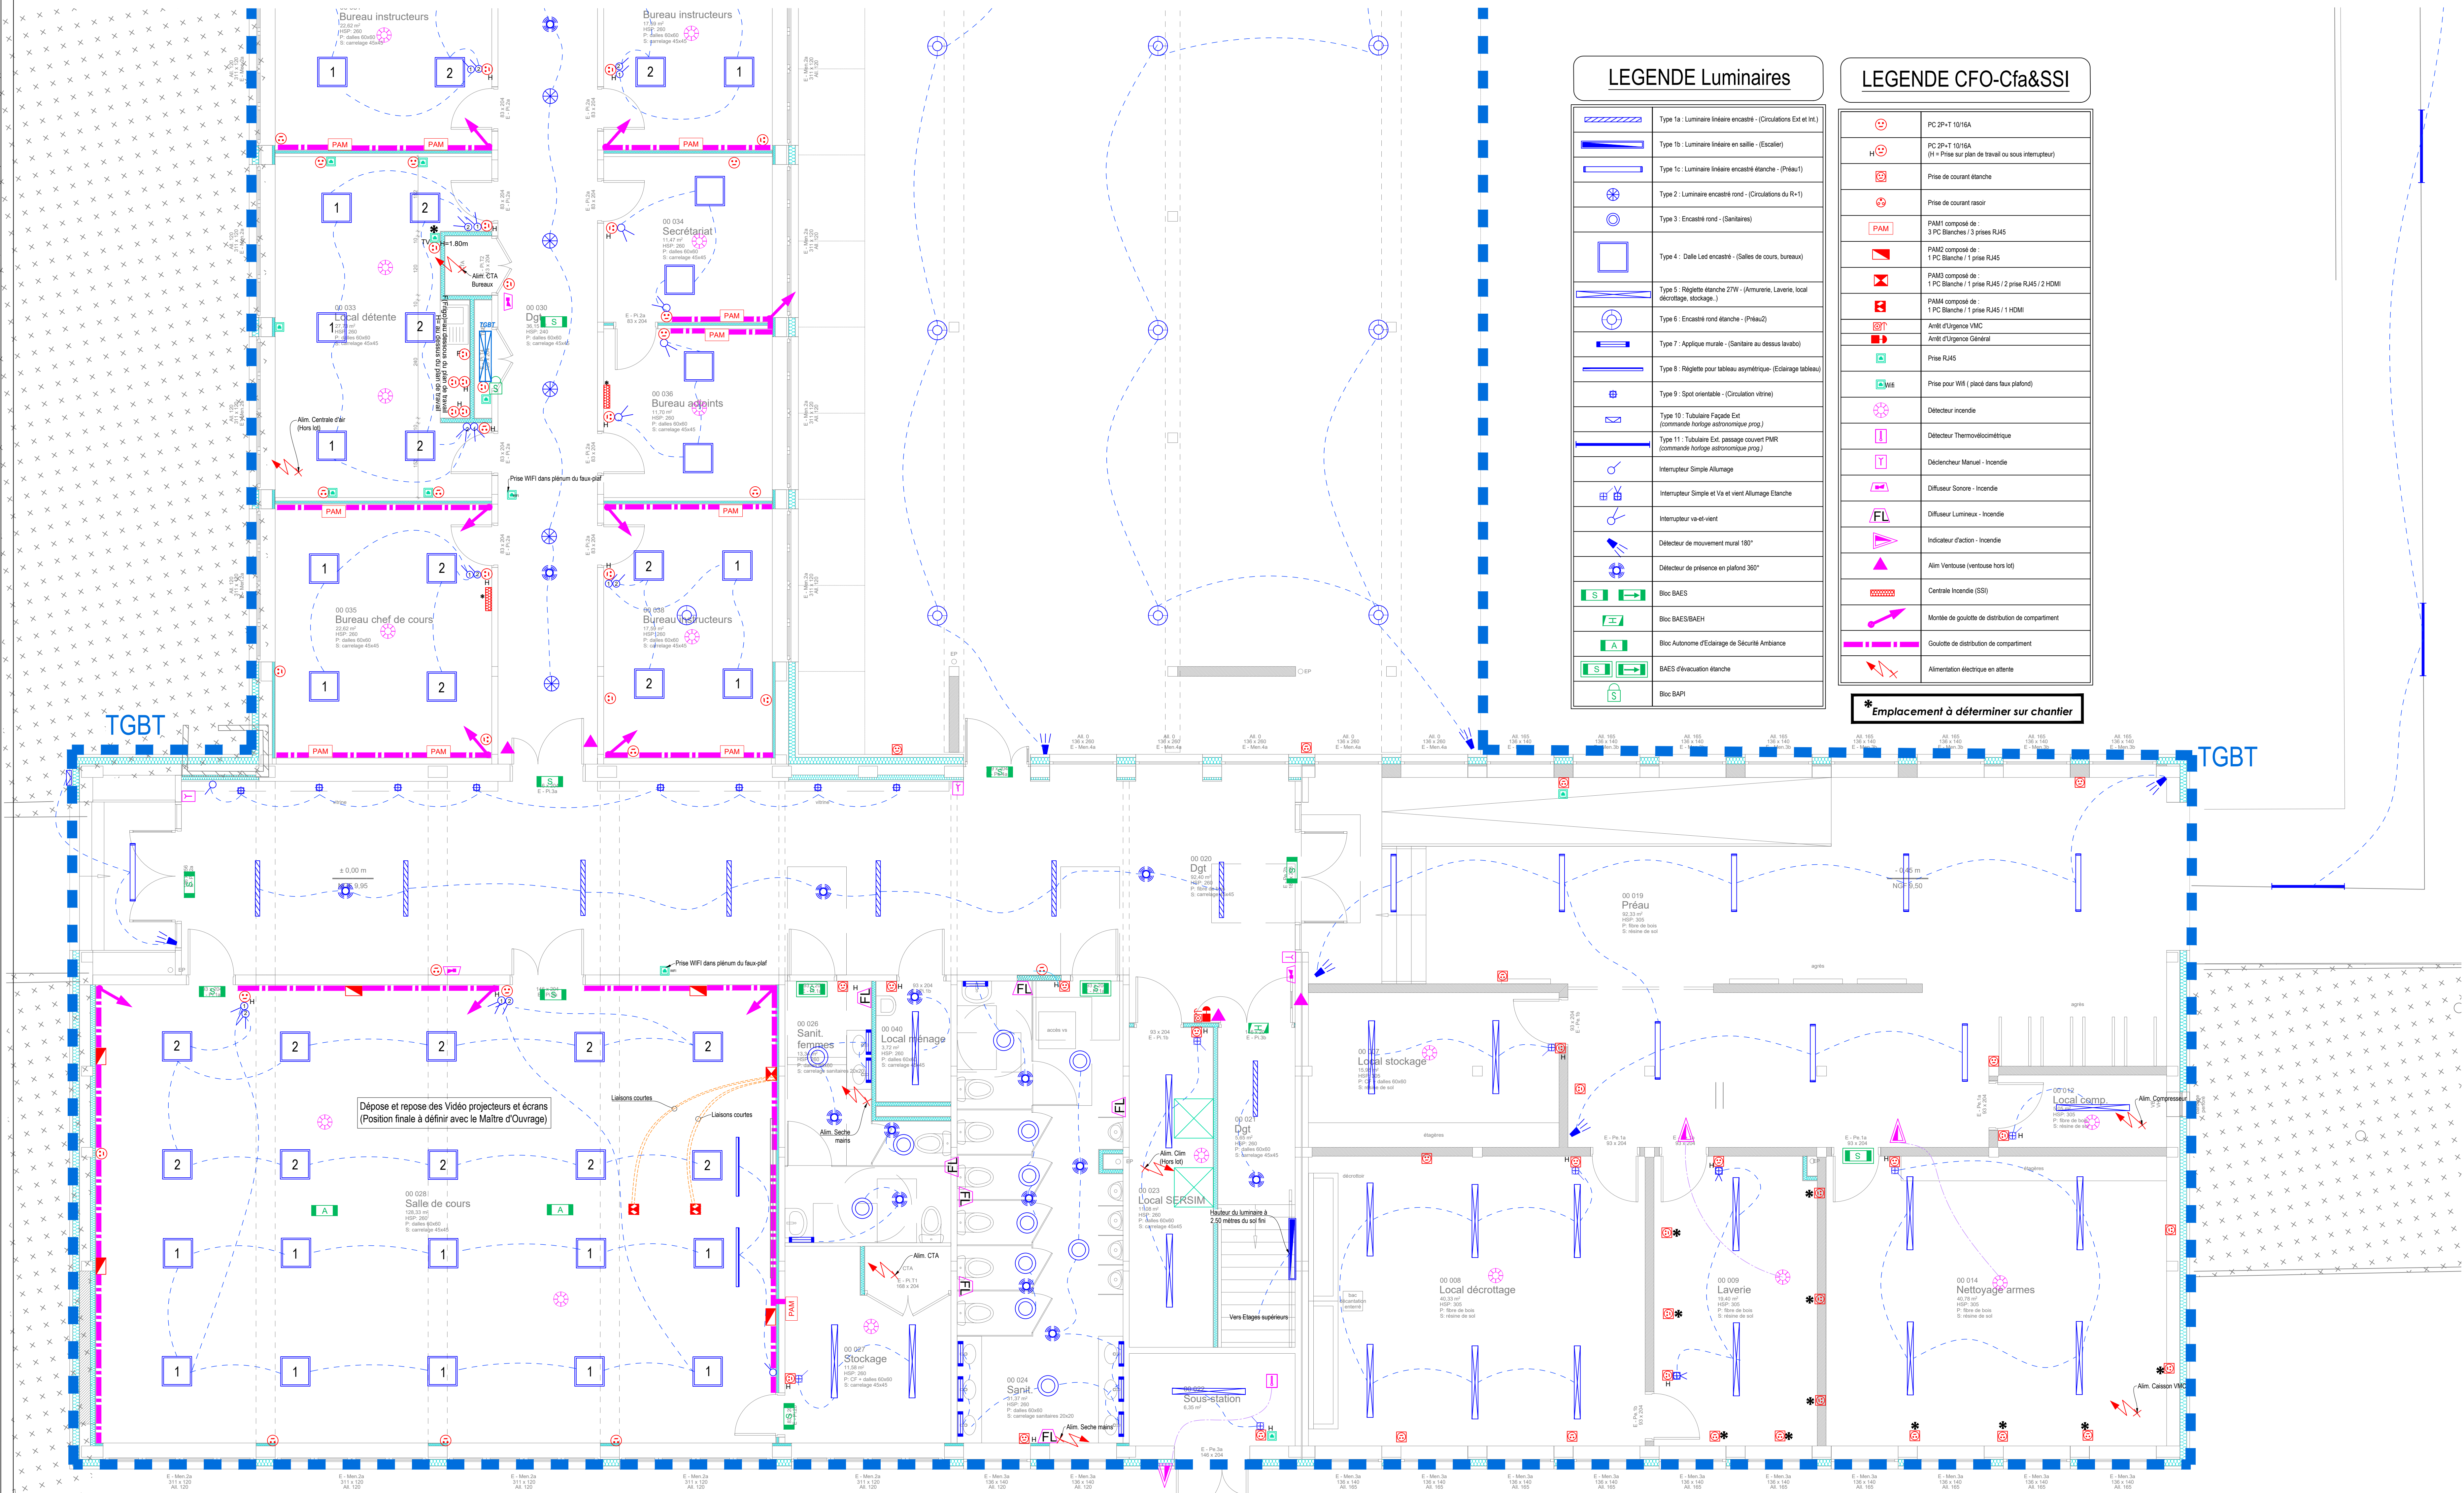

LEGENDE Luminaire


	Type 1a : Luminaire linéaire encastré - (Circulations Ent et Ext.)
	Type 1b : Luminaire linéaire encastré - (Escalier)
	Type 1c : Luminaire linéaire encastré étanche - (Pléau 1)
	Type 2 : Luminaire encastré rond - (Circulations du R+1)
	Type 3 : Encastré rond - (Sanitaires)
	Type 4 : Dalle Led encastré - (Salles de cours, bureaux)
	Type 5 : Réglette blanche 27W - (Aluminaire, Laverie, local stockage, stockage...)
	Type 6 : Encastré rond étanche - (Pléau 2)
	Type 7 : Applique murale - (Sanitaires au dessus lavabo)
	Type 8 : Réglette pour tableau asymétrique - (Eclairage tableau)
	Type 9 : Spot orientable - (Circulation vitrine)
	Type 10 : Tubulaire Fapade Ext - (commande horloge automatique prog.)
	Type 11 : Tubulaire Ext. passage couvert PMR - (commande horloge automatique prog.)
	Interrupteur Simple Allumage
	Interrupteur Simple et Va et vient Allumage Étanche
	Interrupteur va-et-vient
	Détecteur de mouvement mural 180°
	Détecteur de présence en plafond 360°
	Bloc BAES
	Bloc BAES/BAEH
	Bloc Autonome d'Eclairage de Sécurité Ambiance
	BAES d'évacuation étanche
	Bloc BAPI

LEGENDE CFO-Cfa&SSI

	PC 2P+T 10/16A
	PC 2P+T 10/16A (R+1 - Prise sur plan de travail ou sous interrupteur)
	Prise de courant étanche
	Prise de courant rapide
	PAM1 composé de 3 PC Blanches / 3 prises RJ45
	PAM2 composé de 1 PC Blanche / 3 prises RJ45
	PAM3 composé de 1 PC Blanche / 1 prise RJ45 / 2 prises RJ45 / 2 HDMI
	PAM4 composé de 1 PC Blanche / 3 prises RJ45 / 1 HDMI
	Arrêt d'urgence VMC
	Arrêt d'urgence Général
	Prise RJ45
	Prise pour VMI (placé dans faux plafond)
	Détecteur incendie
	Détecteur Thermobimétrique
	Détecteur Manuel - Incendie
	Diffuseur Sonore - Incendie
	Diffuseur Lumineux - Incendie
	Indicateur d'action - Incendie
	Alim Ventouse (ventouse hors kit)
	Centrale Incendie (SSI)
	Montage de guidage de distribution de compartiment
	Couloir de distribution de compartiment
	Alimentation électrique en attente

\* Emplacement à déterminer sur chantier

Plan de situation

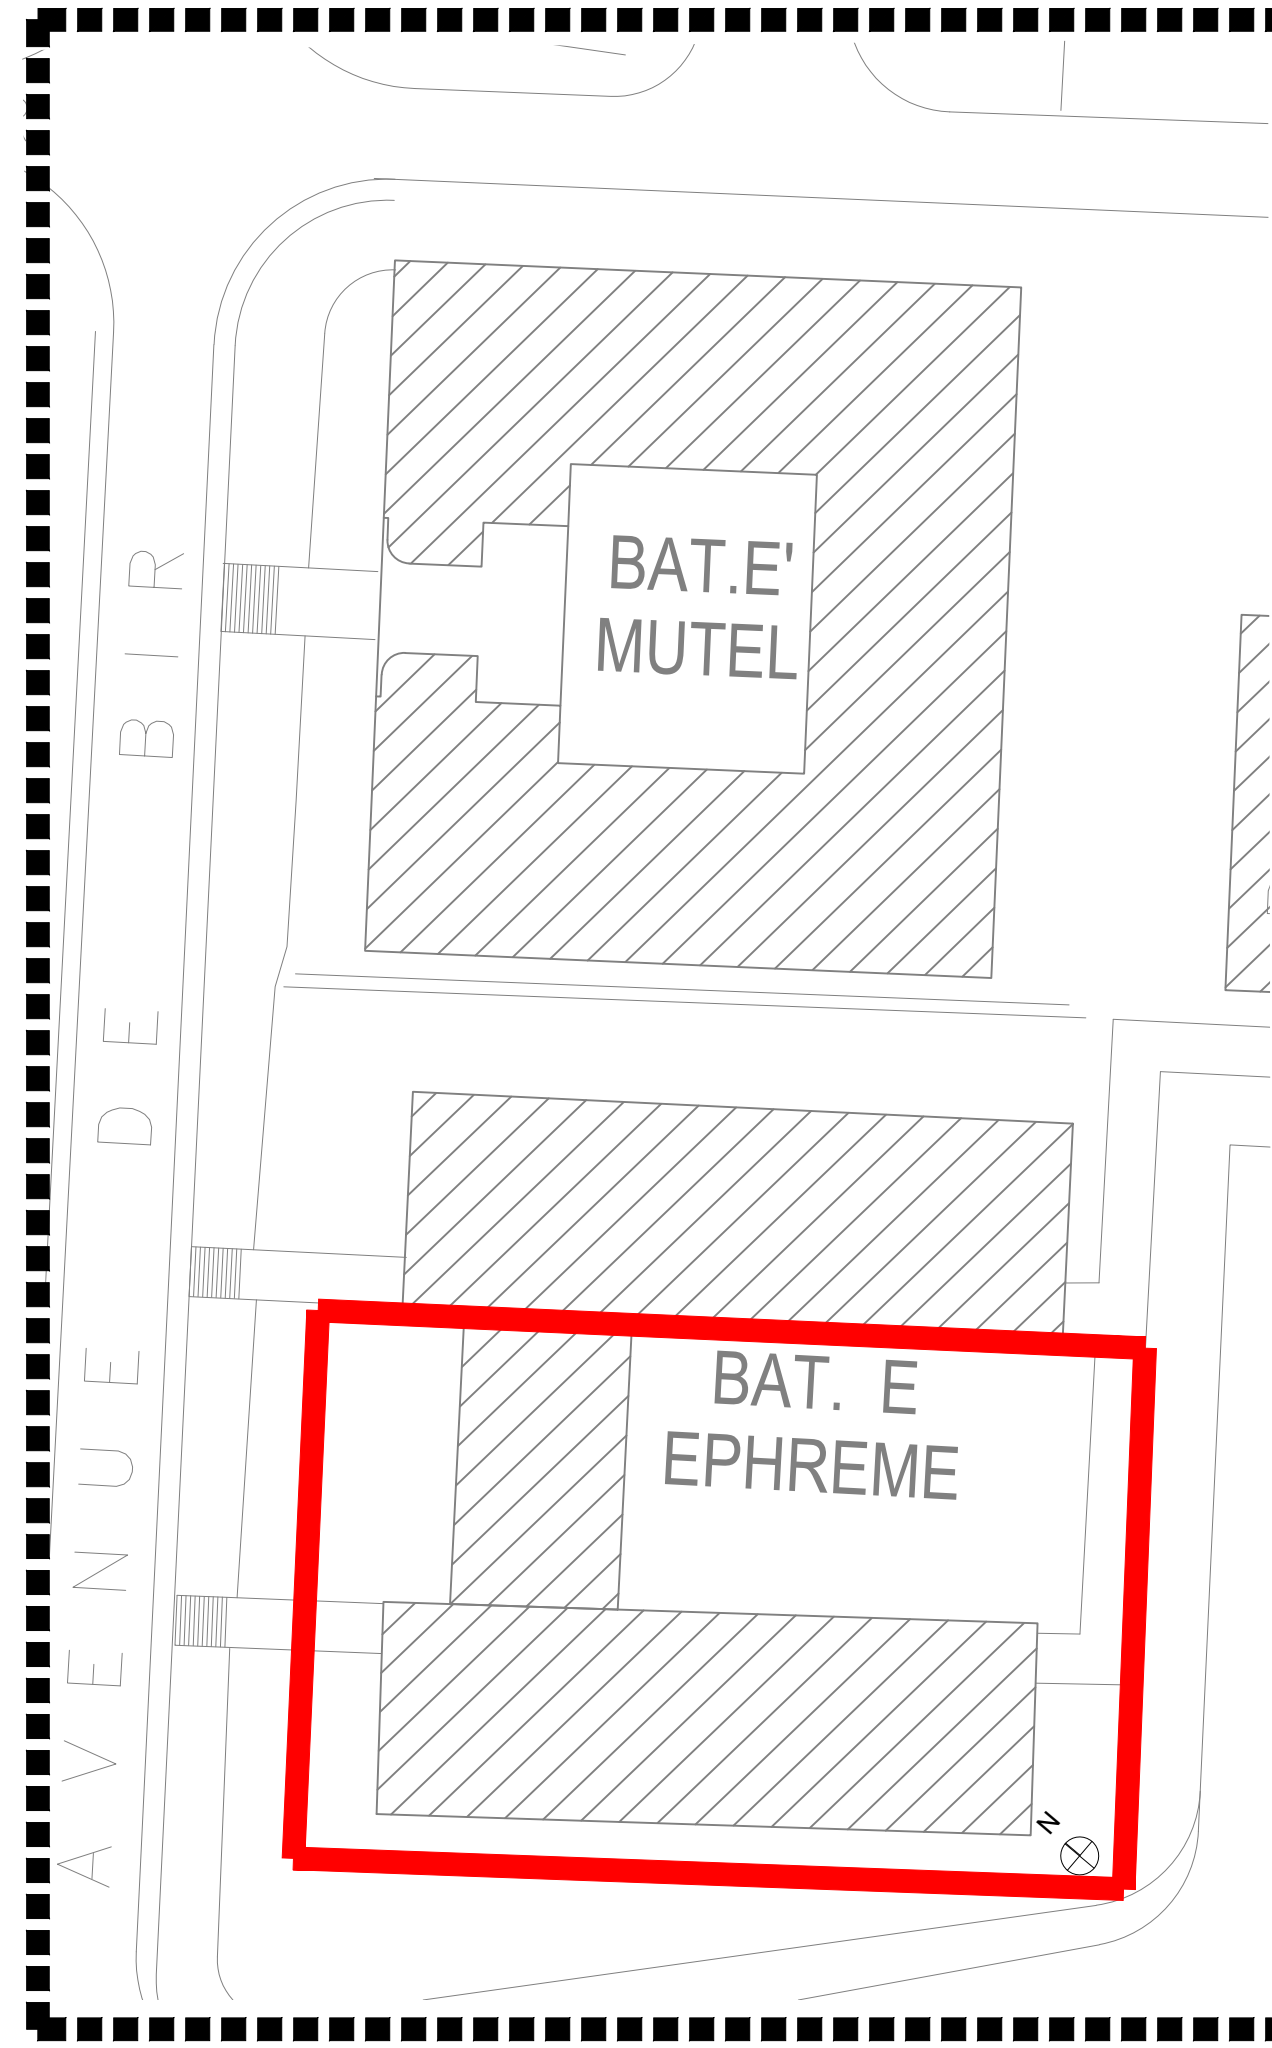

F		
E		
D		
C		
B		
A	MAI 2025	Première Diffusion DCE
Indice	Date	Modifications
Réhabilitation du Batiment EPHREME BASEFUSCO 56000 LANESTER		
Maitre d'OUVRAGE : ESID de Brest - Mandataire : VERIFICA 2 Impasse le Mintier 44100 NANTES		
LOT 07 : ÉLECTRICITÉ + PV Plan DCE Eclairages, CFO/Cfa & SSI au RDC ( ( Bât Sud/Ouest)		
Maitrise d'OEUVRE		
3 rue Jacques Brel BP 50065 44814 SAINT HERBLAIN Cedex Tel 02 51 83 72 55 Email: cetrac.nantes@cetrac.fr		
N° dossier 24015		
PLAN N° EL02		
DESINE PAR : XM		
DATE : Mai 2025		
ECHELLE : 1:50		