
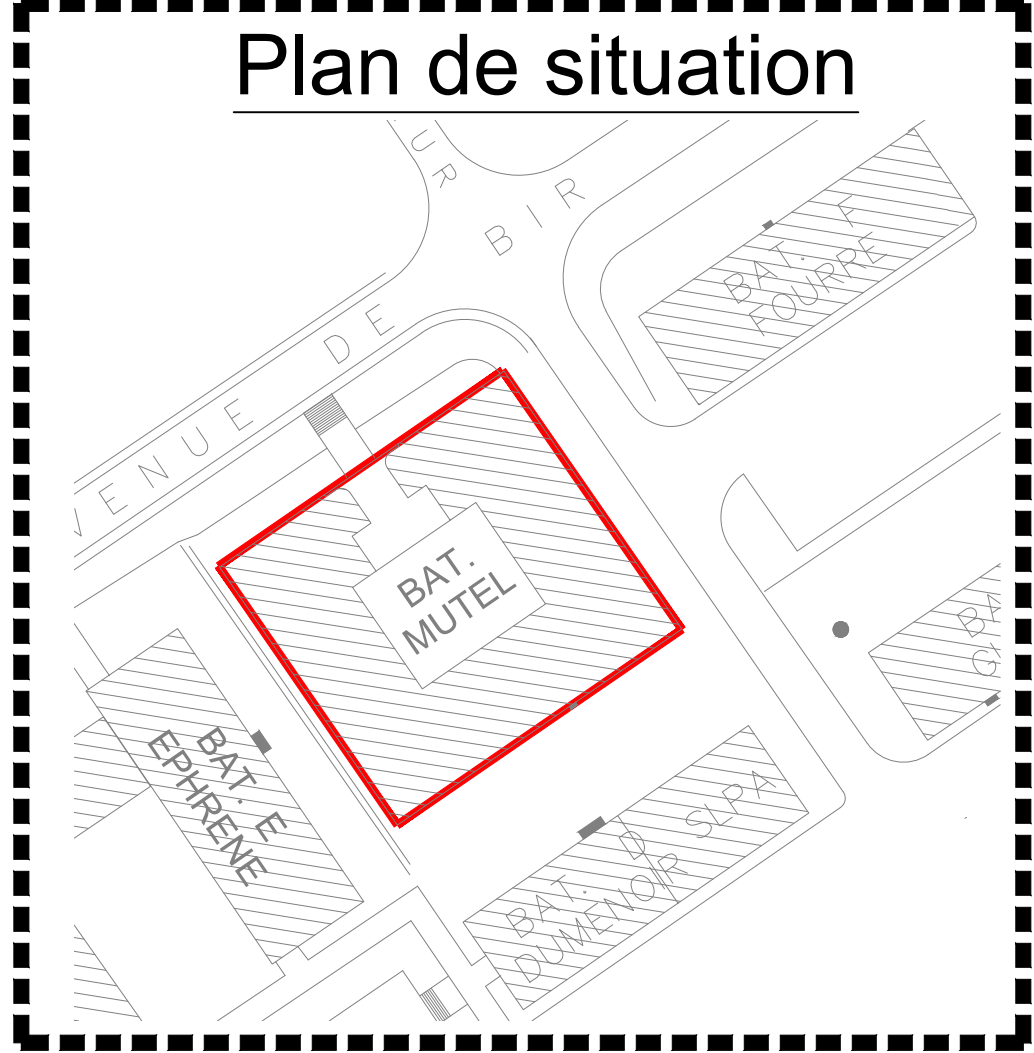
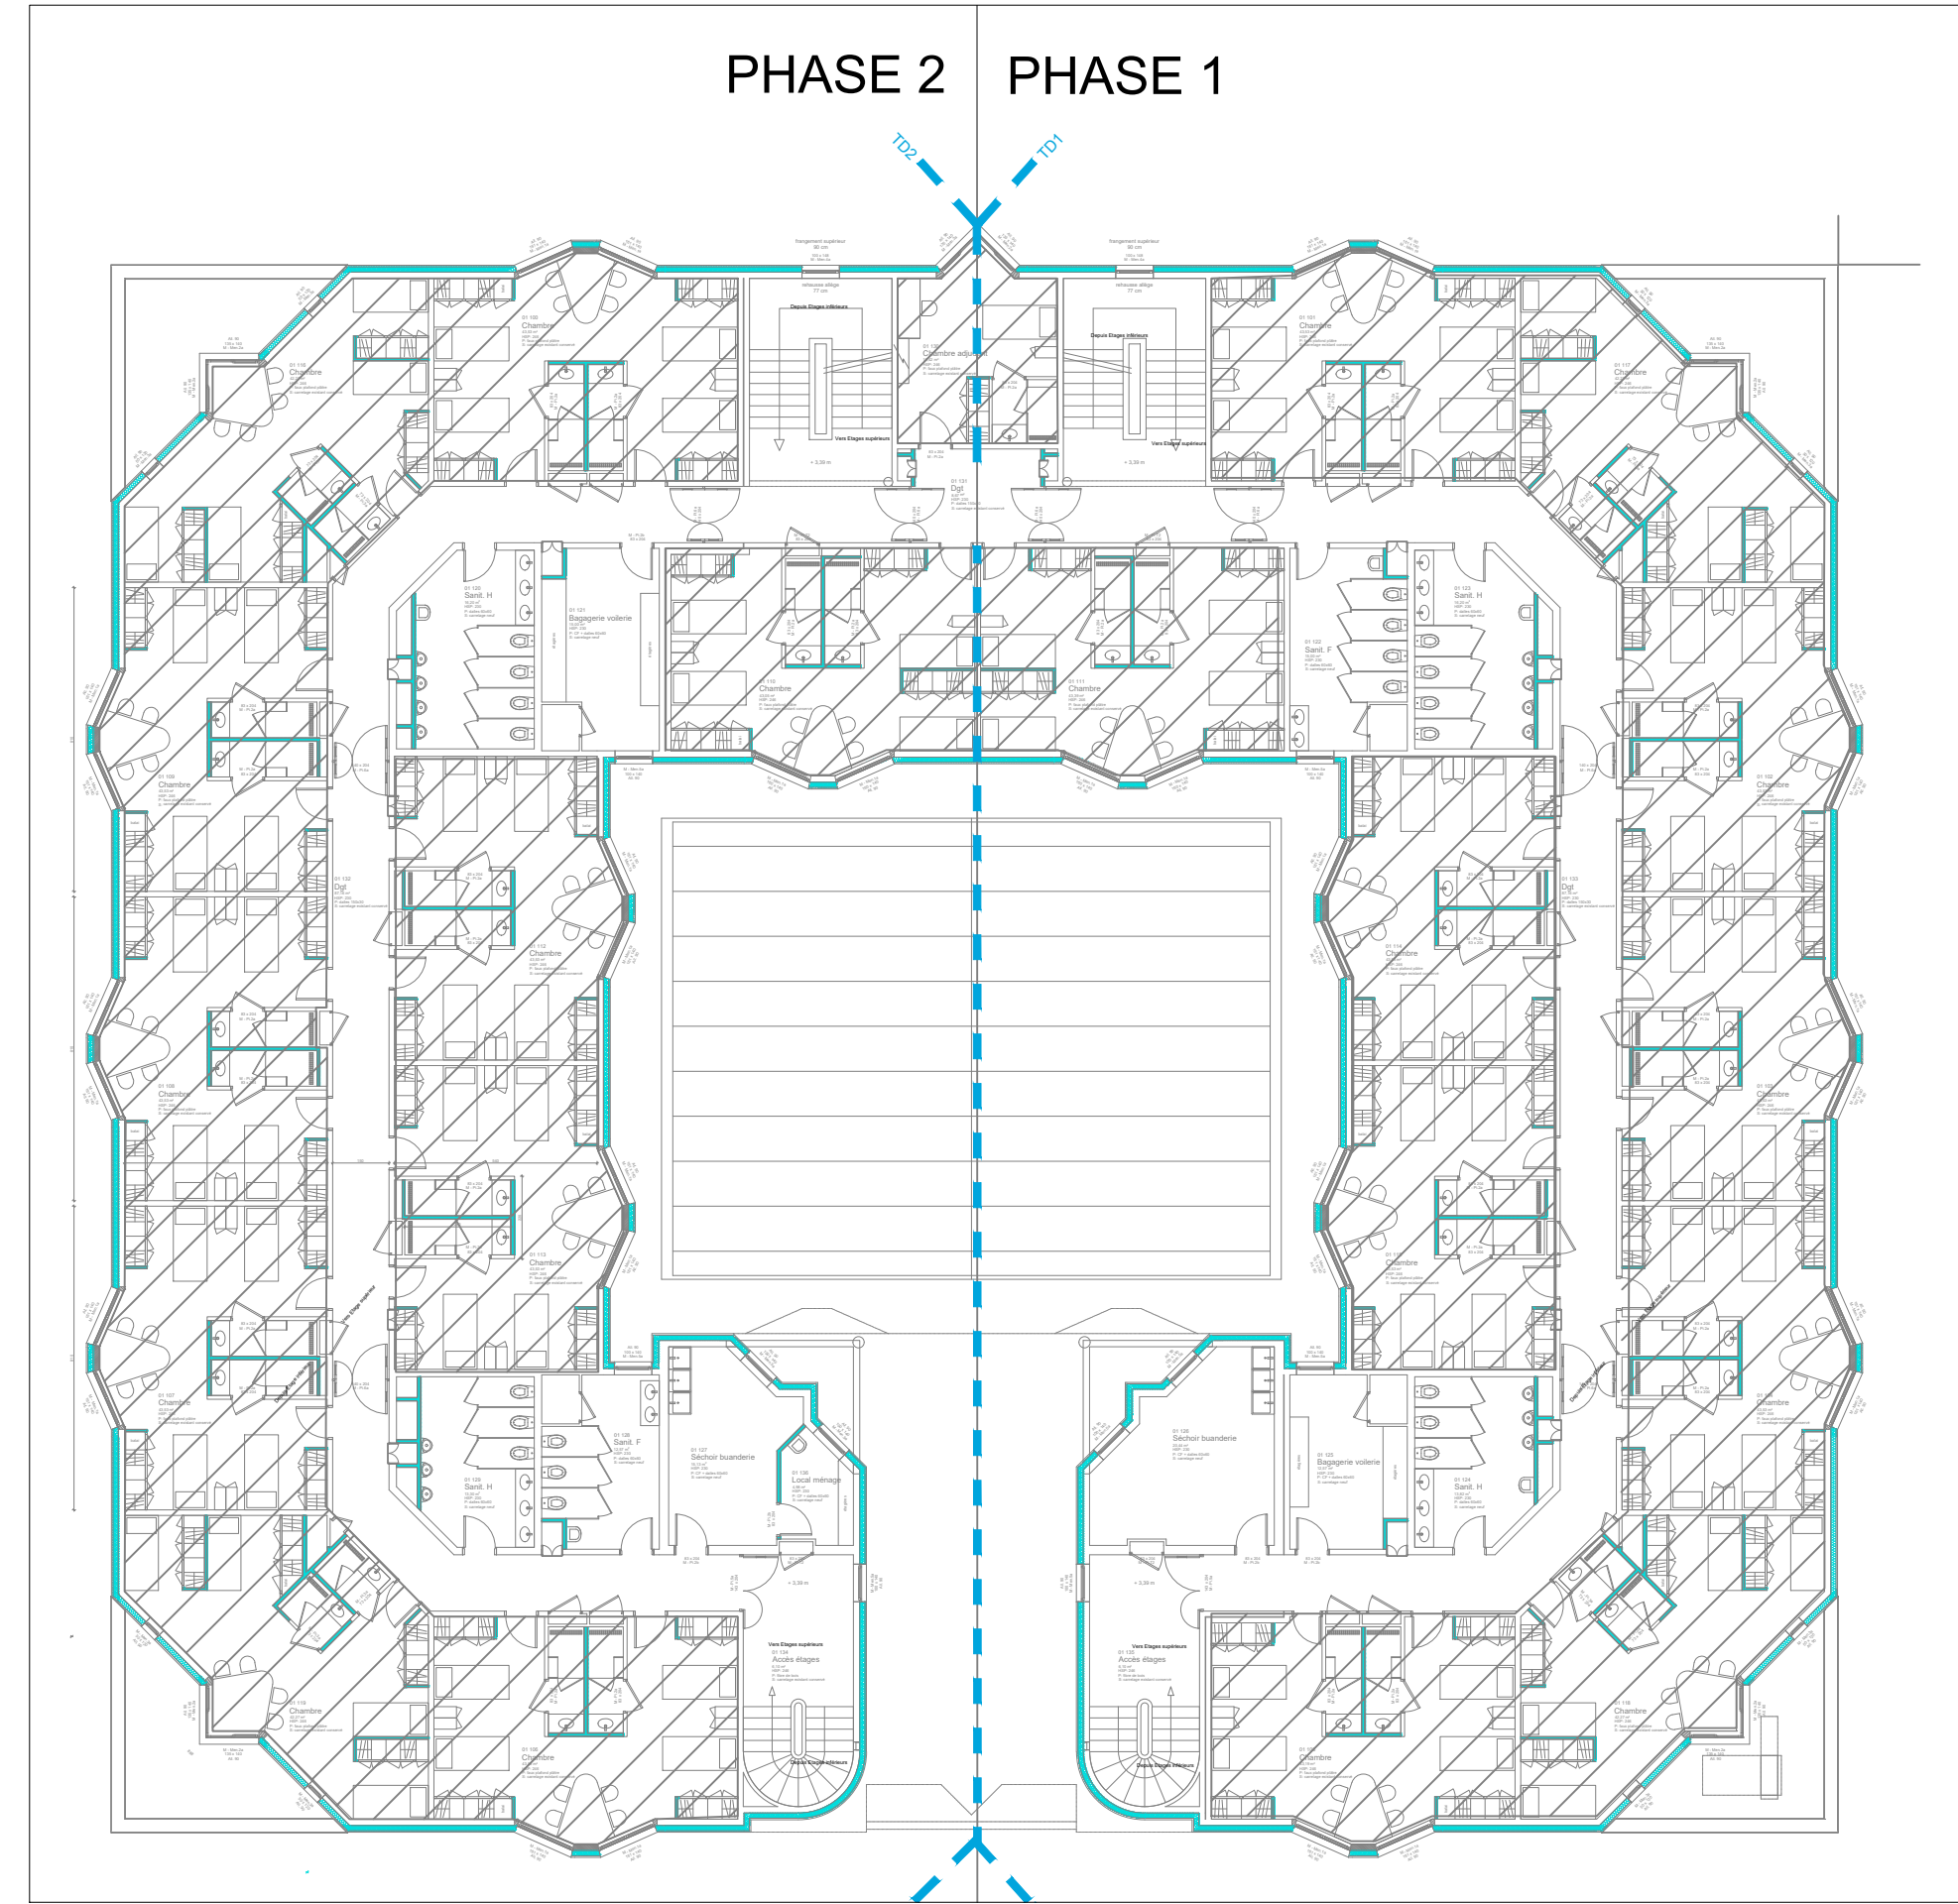


Les chambres types sont sur le plan EL06

Phasages Niveaux R+1 et R+2

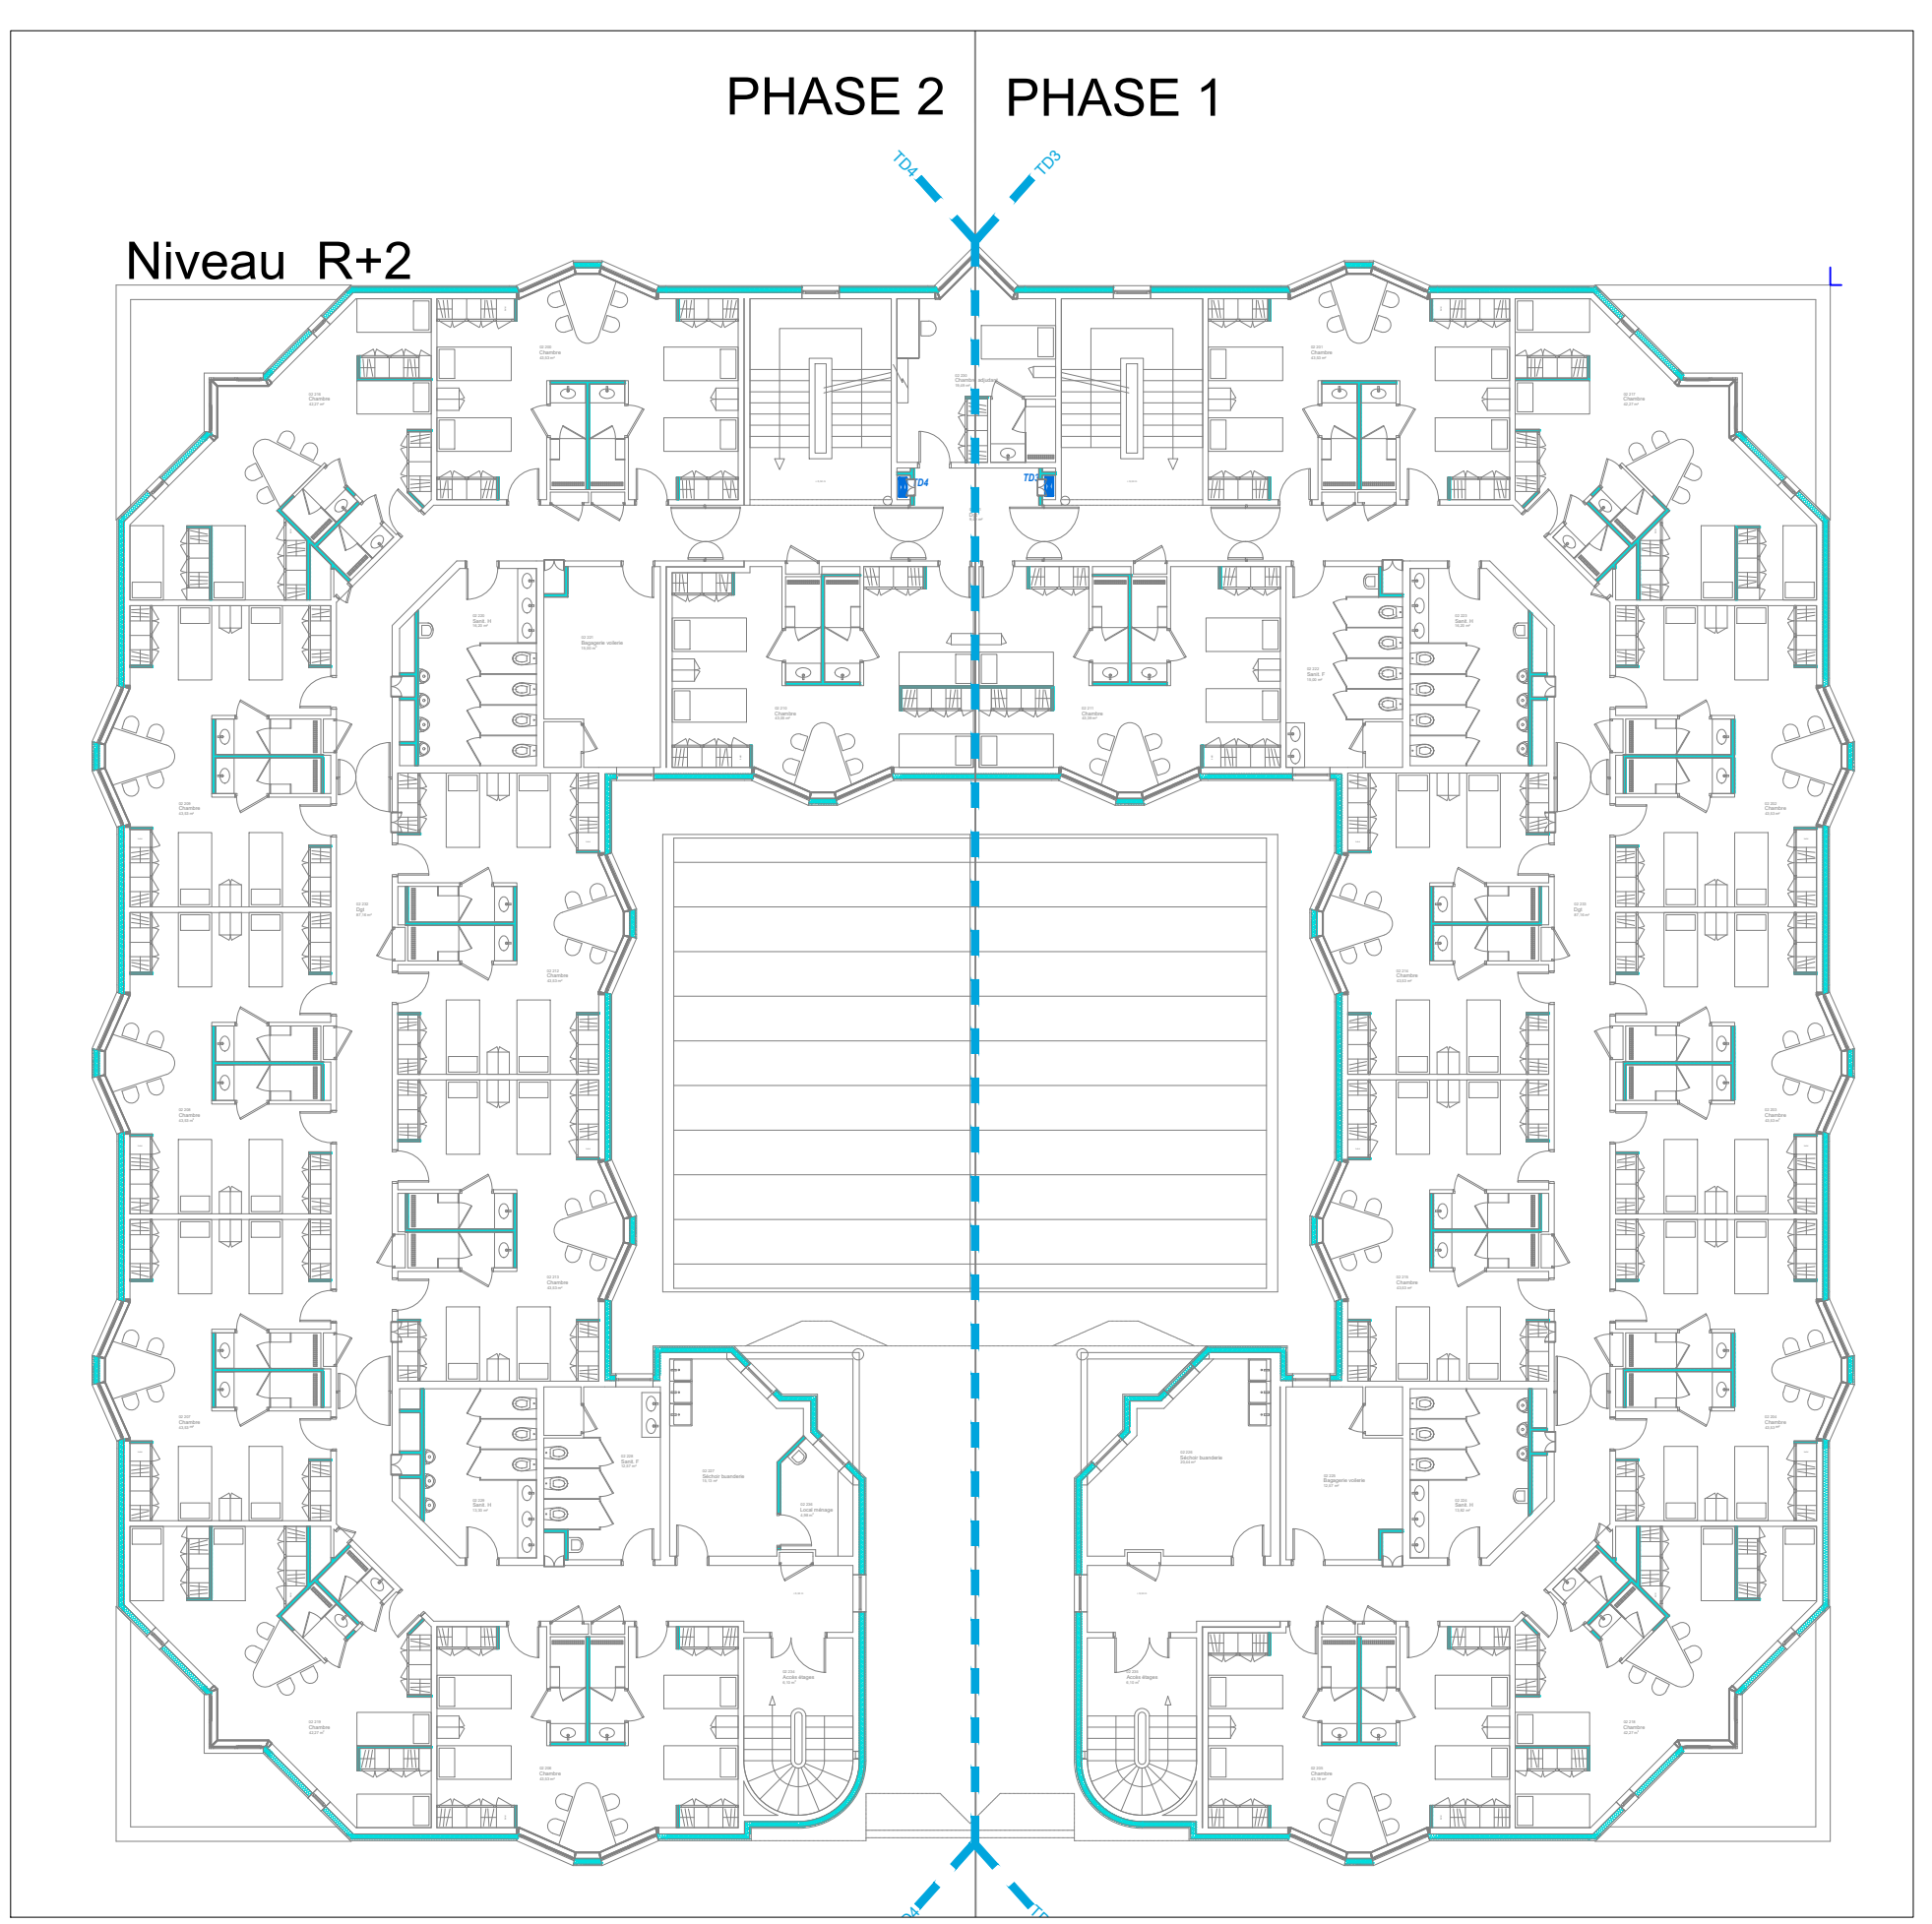

LEGENDE Eclairage	
	Type 1a : Luminaires linéaires encastrés (rail d'entrée)
	Type 1b : Luminaires linéaires en saillie (Escalier)
	Type 2 : Luminaires encastrés ronds - Circulaires
	Type 3 : Encastré rond - (Sanitaires)
	Type 4 : Downlight encastré rond - (au-dessus Tableaux)
	Type 5 : Dalle Led encastrée - (Salles de cours, bureaux)
	Type 6 : Réglette étanche 27W - (Armurerie, Laveries, sous-solage, stockage...)
	Type 7 : Hublot mural ou plafonnier existant à remplacer (en sous-sol)
	Type 8 : Applique murale - (Sanitaires au-dessus miroirs)
	Type 9 : Réglette pour tableaux symétriques - (éclairage tableaux)
	Type 10 : Applique l'apex Ext. (éclairage horloge astronomique prog.)
	Type 11 : Tubulaire Ext. passage ouvert PNR (éclairage horloge astronomique prog.)
	Type 12 : Encastré étanche (sous casquette)
	Type 13 : Borne à Led (commande horloge astronomique prog.)
	Type 14 : Lanterne sur rail (commande horloge astronomique prog.)
	Interrupteur Simple Allumage
	Interrupteur via-à-vent
	Interrupteur simple avec voyant témoin
	Bouton poussoir
	1- Interrupteur Simple Allumage Étanche 2- Interrupteur Via et Vent Étanche
	Détecteur de mouvement mural 180°
	Détecteur de présence en plafond 360°
	Boî BAE5
	Boî BAE5BAEH
	Boî Autonome d'Eclairage de Sécurité Antivandale
	BAES d'évacuation étanche
	Boî BAP1

LEGENDE CFO/Cfa&SSI	
	PC 2P+T 10/16A
	PC 2P+T 10/16A (P = Prise sur plan de travail ou sous interrupteur)
	Prise de courant étanche
	Prise de courant rose (P = Prise sur plan de travail ou sous interrupteur)
	PAM composé de 3 PC Branches - 3 prises RJ45
	PAM composé de 1 PC Branches - 1 prise RJ45 1 prise RJ45 1 HDNR
	PAM composé de 1 PC Branches - 1 prise RJ45 1 HDNR
	Arêt d'urgence VMC Arêt d'urgence Général
	Alimentation électrique en atelier
	1- Borne WiFi 2- Prise RJ45
	Détecteur d'incendie
	Détecteur Thermovisionnel
	Déclencheur Manuel - Incendie
	Commande manuelle désenfumage
	Diffuseur Sonor - Incendie
	Diffuseur Lumineux - Incendie
	Indicateur d'alarme - Incendie
	Centrale Incendie existante (SSI)
	Tableau de Report d'Alarme Incendie Existant (TRA)
	Alas Ventouse (ventouse hors lot)
	Convecteur électrique
	Qualité de distribution de compartiment (chauffeur) mètre Mètre de qualité de distribution de compartiment

F			
E			
D			
C			
B			
A	MAI 2025	Première Diffusion DCE	
Index	Date	Modifications	
Réhabilitation du Bâtiment MUTEL BASEFUSCO 56000 LANESTER			
Maitre d'OUVRAGE : ESID de Brest - Mandataire : VERIFICA 2 Impasse le Mintier 44100 NANTES			
LOT 07 : ÉLECTRICITÉ + PV Plan DCE d'Eclairage,CFO-Cfa&SSI Niveaux R+1 et R+2			
Maitrise d'OEUVRE		N° dossier 24015	PLAN N° EL04
		3 rue Jacques Brel BP 50065 44814 SAINT HERBLAIN Cedex Tel 02.51.83.72.55 Email: cetras.nantes@cetras.fr	
		DESSINE PAR : XM DATE : Mai 2025 ECHELLE : 1:50	