
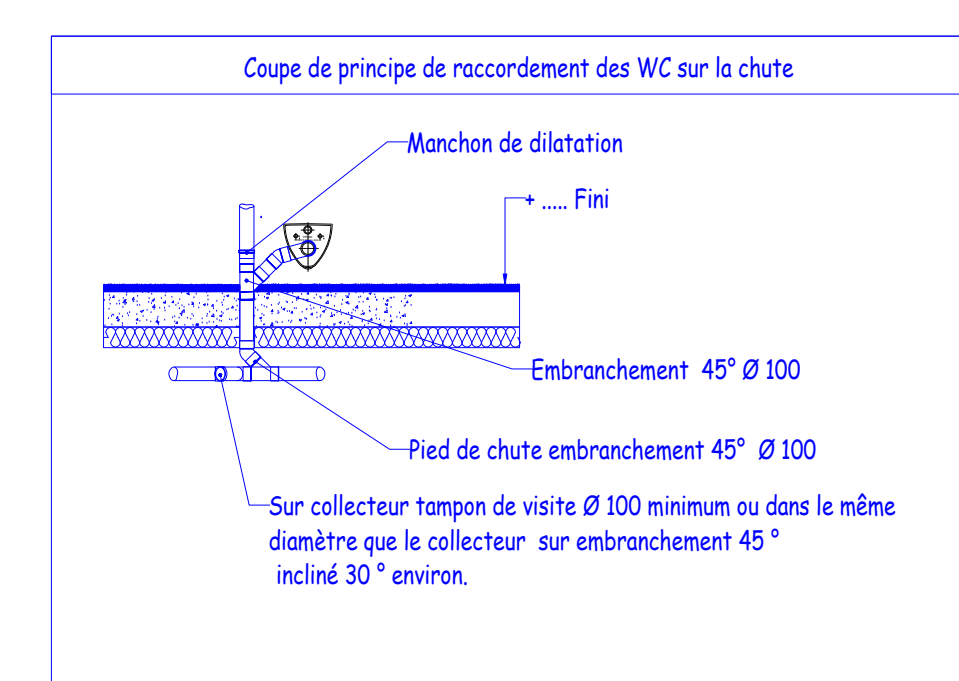


- LEGENDE
- Vanne
  - Thermomètre à cadran
  - Flexible amovible pour choc thermique
  - Clapet anti retour
  - Pe Vanne de prise d'échantillon
  - Vi Vanne de vidange

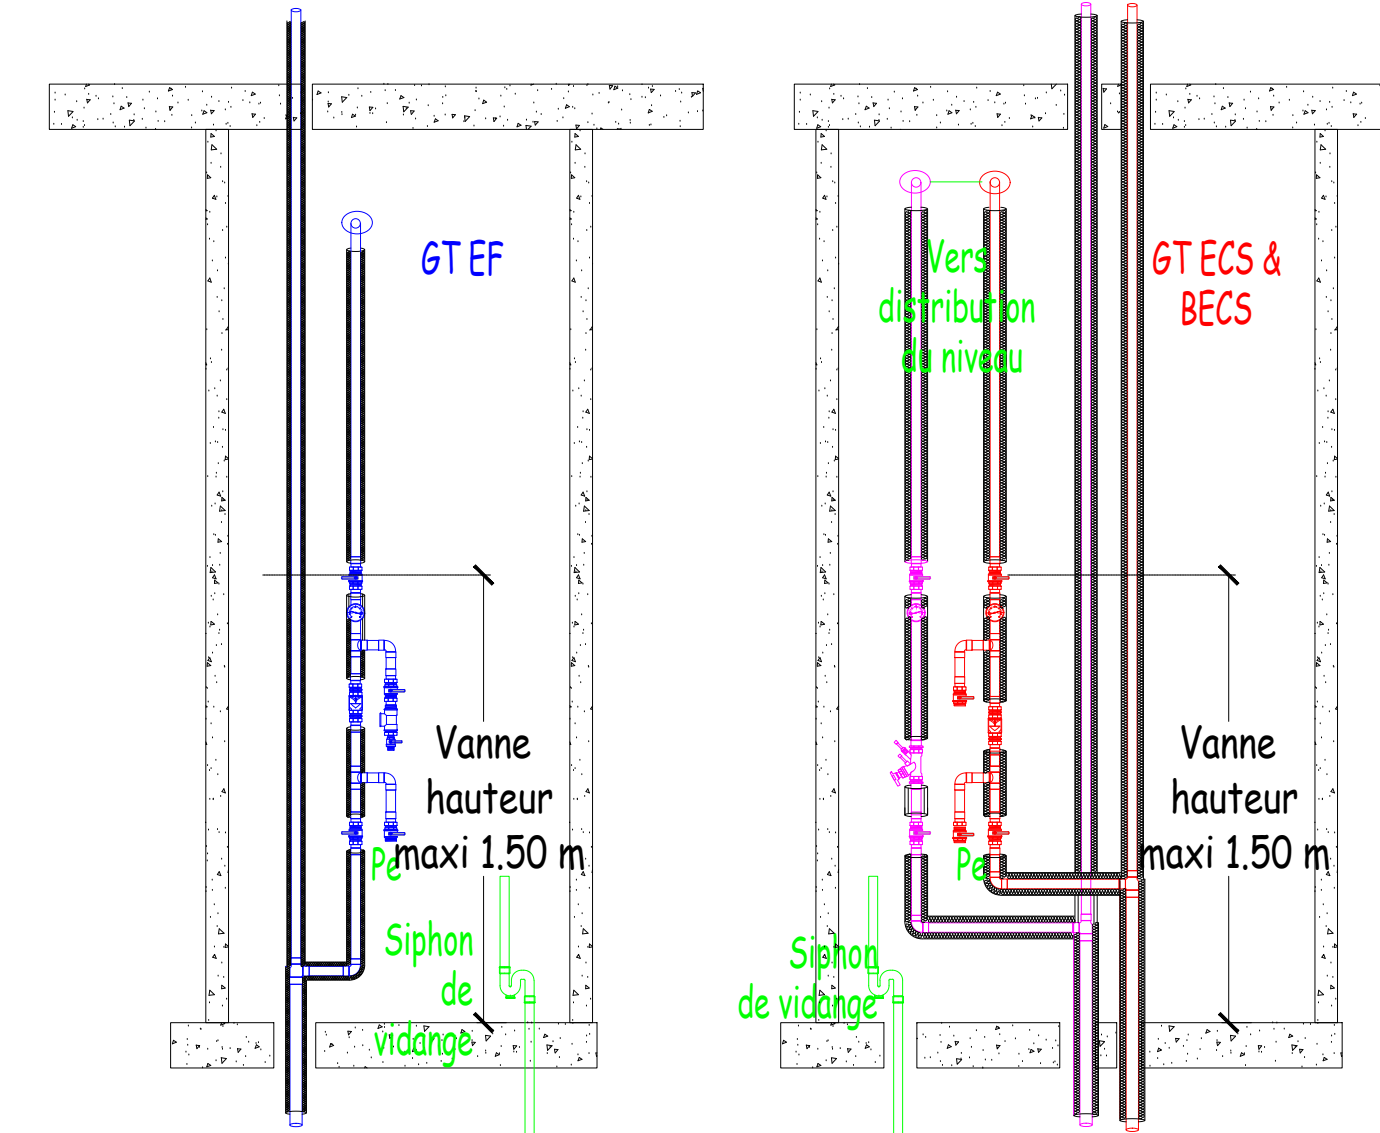


APPAREILS SANITAIRES	diamètres intérieurs minimum	EF	EC	EW	EU	EV
WC	① - Cuvette suspendue, bûti support en gaine ② - Cuvette suspendue, bûti support en gaine (PMR)	30	-	-	-	100
Vasque	③ - Plan vasque composite, robinetterie mitigeuse... ④ - Plan vasque composite, robinetterie mitigeuse... (PMR)	12	12	-	25	-
Lavabo	⑤ - Lavabo drel céramique, robinetterie mitigeuse... (PMR)	12	12	-	25	-
Douche	⑥ - Receveur céramique 900x900, robinetterie mitigeuse temporisée ⑦ - Receveur céramique 1300x900, robinetterie mitigeuse temporisée (PMR)	14	14	-	30	-
Urinoir	⑧ - siphonique en céramique, robinetterie temporisée	16	-	-	40	-
Bac	⑨ - céramique, robinetterie mitigeuse murale	12	12	-	33	-
	⑩ - Robinet de passage - raccord HEA	12	-	-	-	-

Atteintes		Atteintes d'intérieur		EF	EC	EW	EU	EV
Atteintes	LI	- Lave linge	-	12/14	12/14	-	50	-
	LS	- Sèche linge à condensation	-	-	-	-	50	-
	TR	- Table à repasser	-	10/12	-	-	40	-

- LEGENDE RESEAUX
- EF Réseau Eau Froide
  - EC Réseau Eau Chaude
  - BEC Réseau Bouclage Eau Chaude
  - EU Réseau Eau usées
  - EV Réseau Eaux Vannes
  - EP Réseau Eaux Pluviales
- Notes : - Ce plan n'est valable que pour le lot considéré

- Equipements
- SM - Sèche mains

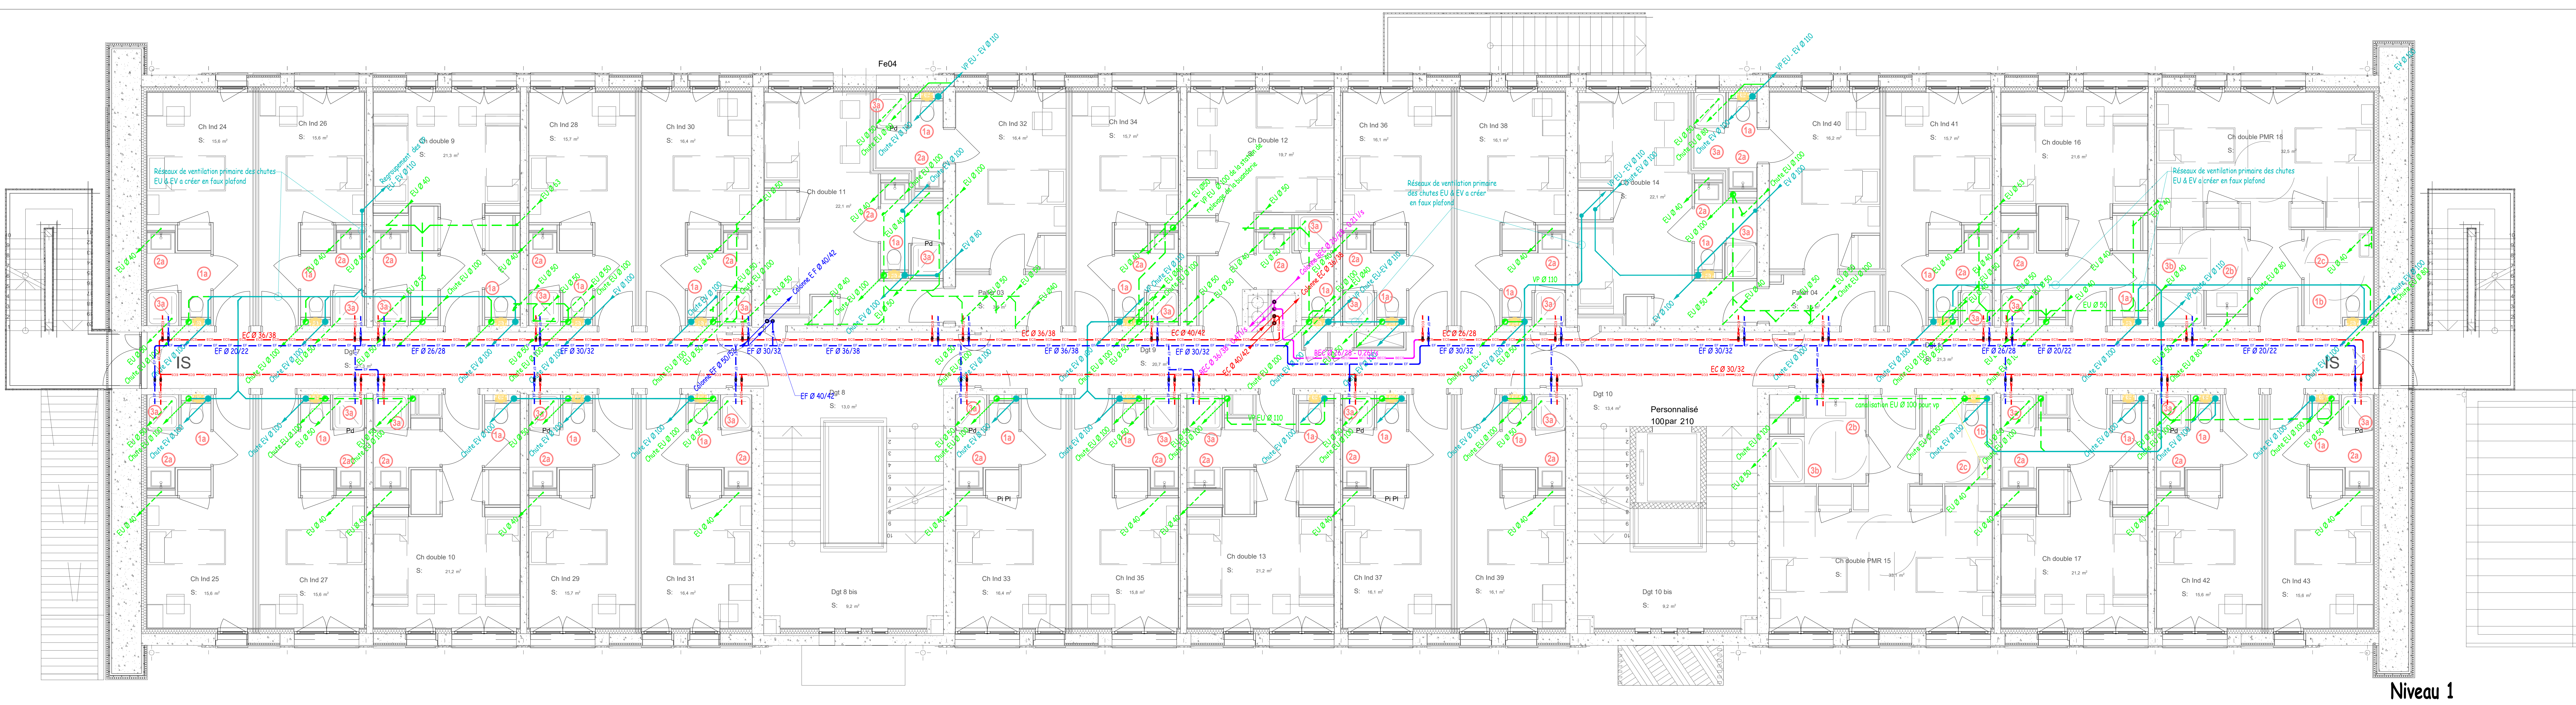

BAN - Bât 268  
Base Aéronavale 29400 LANVISIAU



MAITRISE D'OUVRAGE	ESID de Brest Route de la Corniche 29 200 BREST
MAITRISE D'OEUVRE	SEM BREIZ 37 rue Alfred Kastler 56000 VANNES
BUREAUX D'ETUDES	OT&S ZI De Kergonan 5 Rue De Kervezennec 28200 BREST
BUREAU CONTROLE	ACOUSTIBEL 180 Rue de Keroven 29490 GUIPAVAS
CSPS	BUREAU VERITAS 22 rue d'Arnal Roman Desroches 28200 BREST

IND.	MODIFICATIONS	DATE:	FAIT PAR :
DCE			
Mars 2024			
Niveaux 1 & Combes		PS 02	
Plomberie Sanitaire		Echelle : 1/50	
		Auteur : 101/167	