

Liste Plan - Locaux Types	
Numéro de la feuille	Nom de la feuille
ELE 02.00	Page de Garde
ELE 02.01	Légende
ELE 02.02	Chambre Hotel / CC - Vue en Plan
ELE 02.03	Chambre Hotel / CC - Coupe 1-1
ELE 02.04	Chambre Hotel / CC - Coupe 1-2
ELE 02.05	Chambre PSH - Vue en Plan
ELE 02.06	Chambre PSH - Coupe 2-1
ELE 02.07	Locaux Linge / Ménage
ELE 02.08	Locaux Techniques - Vue en Plan
ELE 02.09	Locaux Bagagerie/Ménage - Vue en Plan
ELE 02.10	Local Bagagerie / Stockage
ELE 02.11	Laverie
ELE 02.12	Circulation Type
ELE 02.13	Borne IRVE

Réhabilitation de bâtiments d’hébergement – Quartier Aboville - Poitiers (86)

MINISTÈRE DES ARMÉES
Etablissement du Service d'Infrastructure de la Défense de Bordeaux
AMO: AVENSIA

MAITRISE D’ŒUVRE
MÛRISSERIE
ARCHITECTURE PARENT+RACHDI

ELECTRICITE CFO et CFA Implantation Locaux Types Page de Garde				échelle :	
				date :	Juin 2025
				lot :	LOT 15
Phase :	Lot :	Type :	Emetteur :	Niveau :	Numéro :
DCE	LOT 15	PLAN	OTEIS	TN	ELE 02.00

LEGENDE CFO / CFA / SSI	
Réseaux	<div><div></div>Chemin de Câbles - CFO</div> <div><div></div>Chemin de Câbles - CFA</div>
Equipements CFO	<div><div><div><div></div></div><div><div></div></div><div><div></div></div><div><div></div></div></div>Interrupteur Goulotte / IP / IK / Lumineux</div> <div><div><div><div></div></div><div><div></div></div><div><div></div></div><div><div></div></div></div>Va et Vient Goulotte / IP / IK / Lumineux</div> <div><div><div><div></div></div><div><div></div></div><div><div></div></div></div>Détecteur de présence Plafond IP / Saillie / Avec Gradation</div> <div><div><div><div></div></div><div><div></div></div><div><div></div></div></div>Détecteur de présence Plafond circulation IP / Saillie / Avec Gradation</div> <div><div><div><div></div></div></div>Détecteur de présence mural</div> <div><div><div><div></div></div><div><div></div></div><div><div></div></div></div>PC 2P+T 10/16A Goulotte / IP / IK</div> <div><div><div><div></div></div><div><div></div></div><div><div></div></div></div>Commande de volet roulant Goulotte / IP / IK</div> <div><div><div><div></div></div><div><div></div></div></div>Arrêt d'urgence IRVE / Electricité</div> <div><div><div><div></div></div></div>Tableau Electrique</div> <div><div><div><div></div></div></div>Coffret Coupure Chaufferie</div> <div><div><div><div></div></div><div>ELE_Informations</div></div>Alimentation Electrique</div> <div><div><div><div></div></div><div><div></div></div></div>Coffret VLE simple/double</div> <div><div><div><div></div></div></div>Goulotte compartimentée</div>
NOTA : Ce plan n'est valable que pour le lot considéré	

LEGENDE CFO / CFA / SSI																											
Equipements CFA	<div><div><div><div></div></div><div><div></div></div><div><div></div></div></div>Prise Téléphone Goulotte / IP / IK</div> <div><div><div><div></div></div><div><div></div></div><div><div></div></div></div>Prise Télévision Goulotte / IP / IK</div> <div><div><div><div></div></div><div><div></div></div><div><div></div></div></div>Prise RJ45 banalisée Goulotte / IP / IK</div> <div><div><div><div></div></div><div><div></div></div><div><div></div></div></div>Prise RJ45 WIFI Goulotte / IP / IK</div> <div><div><div><div></div></div></div>Baie Informatique</div>																										
Equipements SSI	<div><div><div><div></div></div></div>Détecteur Autonome Avertisseur de Fumée</div> <div><div><div><div></div></div><div><div></div></div></div>Alarme Incendie + Flash</div> <div><div><div><div></div></div></div>Déclencheur Manuel Incendie</div> <div><div><div><div></div></div><div><div></div></div></div>Flash Incendie mural / plafond</div> <div><div><div><div></div></div></div>Interphone de Sécurité</div>																										
	<table><tr><td>1</td><td>Linéaire encastré L=1200mm - Circulations</td></tr><tr><td>2</td><td>Plafonnier circulaire - Chambre</td></tr><tr><td>3</td><td>Spot encastré étanche - Salle de bains</td></tr><tr><td>4</td><td>Applique étanche - Salle de bains</td></tr><tr><td>5</td><td>Lampe de chevet - Chambre</td></tr><tr><td>6a</td><td>Plafonnier étanche L=800 - Locaux Techniques</td></tr><tr><td>6b</td><td>Plafonnier étanche L=1200 - Locaux Techniques</td></tr><tr><td>7</td><td>Plafonnier étanche - Locaux Tech / Escaliers</td></tr><tr><td>A</td><td>Mât d'éclairage - Parking</td></tr><tr><td>B</td><td>Plafonnier tubulaire étanche</td></tr><tr><td>C</td><td>Projecteur étanche - escalier extérieur</td></tr><tr><td>D</td><td>Encastré linéaire étanche - Porche d'entrée</td></tr><tr><td>E</td><td>Projecteur étanche - "Anti-intrusion"</td></tr></table>	1	Linéaire encastré L=1200mm - Circulations	2	Plafonnier circulaire - Chambre	3	Spot encastré étanche - Salle de bains	4	Applique étanche - Salle de bains	5	Lampe de chevet - Chambre	6a	Plafonnier étanche L=800 - Locaux Techniques	6b	Plafonnier étanche L=1200 - Locaux Techniques	7	Plafonnier étanche - Locaux Tech / Escaliers	A	Mât d'éclairage - Parking	B	Plafonnier tubulaire étanche	C	Projecteur étanche - escalier extérieur	D	Encastré linéaire étanche - Porche d'entrée	E	Projecteur étanche - "Anti-intrusion"
1	Linéaire encastré L=1200mm - Circulations																										
2	Plafonnier circulaire - Chambre																										
3	Spot encastré étanche - Salle de bains																										
4	Applique étanche - Salle de bains																										
5	Lampe de chevet - Chambre																										
6a	Plafonnier étanche L=800 - Locaux Techniques																										
6b	Plafonnier étanche L=1200 - Locaux Techniques																										
7	Plafonnier étanche - Locaux Tech / Escaliers																										
A	Mât d'éclairage - Parking																										
B	Plafonnier tubulaire étanche																										
C	Projecteur étanche - escalier extérieur																										
D	Encastré linéaire étanche - Porche d'entrée																										
E	Projecteur étanche - "Anti-intrusion"																										
NOTA : Ce plan n'est valable que pour le lot considéré																											

Réhabilitation de bâtiments d'hébergement – Quartier Aboville
- Poitiers (86)

MINISTÈRE DES ARMÉES

Etablissement du Service d'Infrastructure de la Défense de Bordeaux


MAITRISE D'ŒUVRE

MÛRISSERIE
ARCHITECTURE PARENT+RACHDI

ELECTRICITE CFO et CFA
Implantation Locaux Types
Légende

échelle : 1 : 50
date : Juin 2025
lot : LOT 15

Phase :	Lot :	Type :	Emetteur :	Niveau :	Numéro :
DCE	LOT 15	PLAN	OTEIS	TN	ELE 02.01

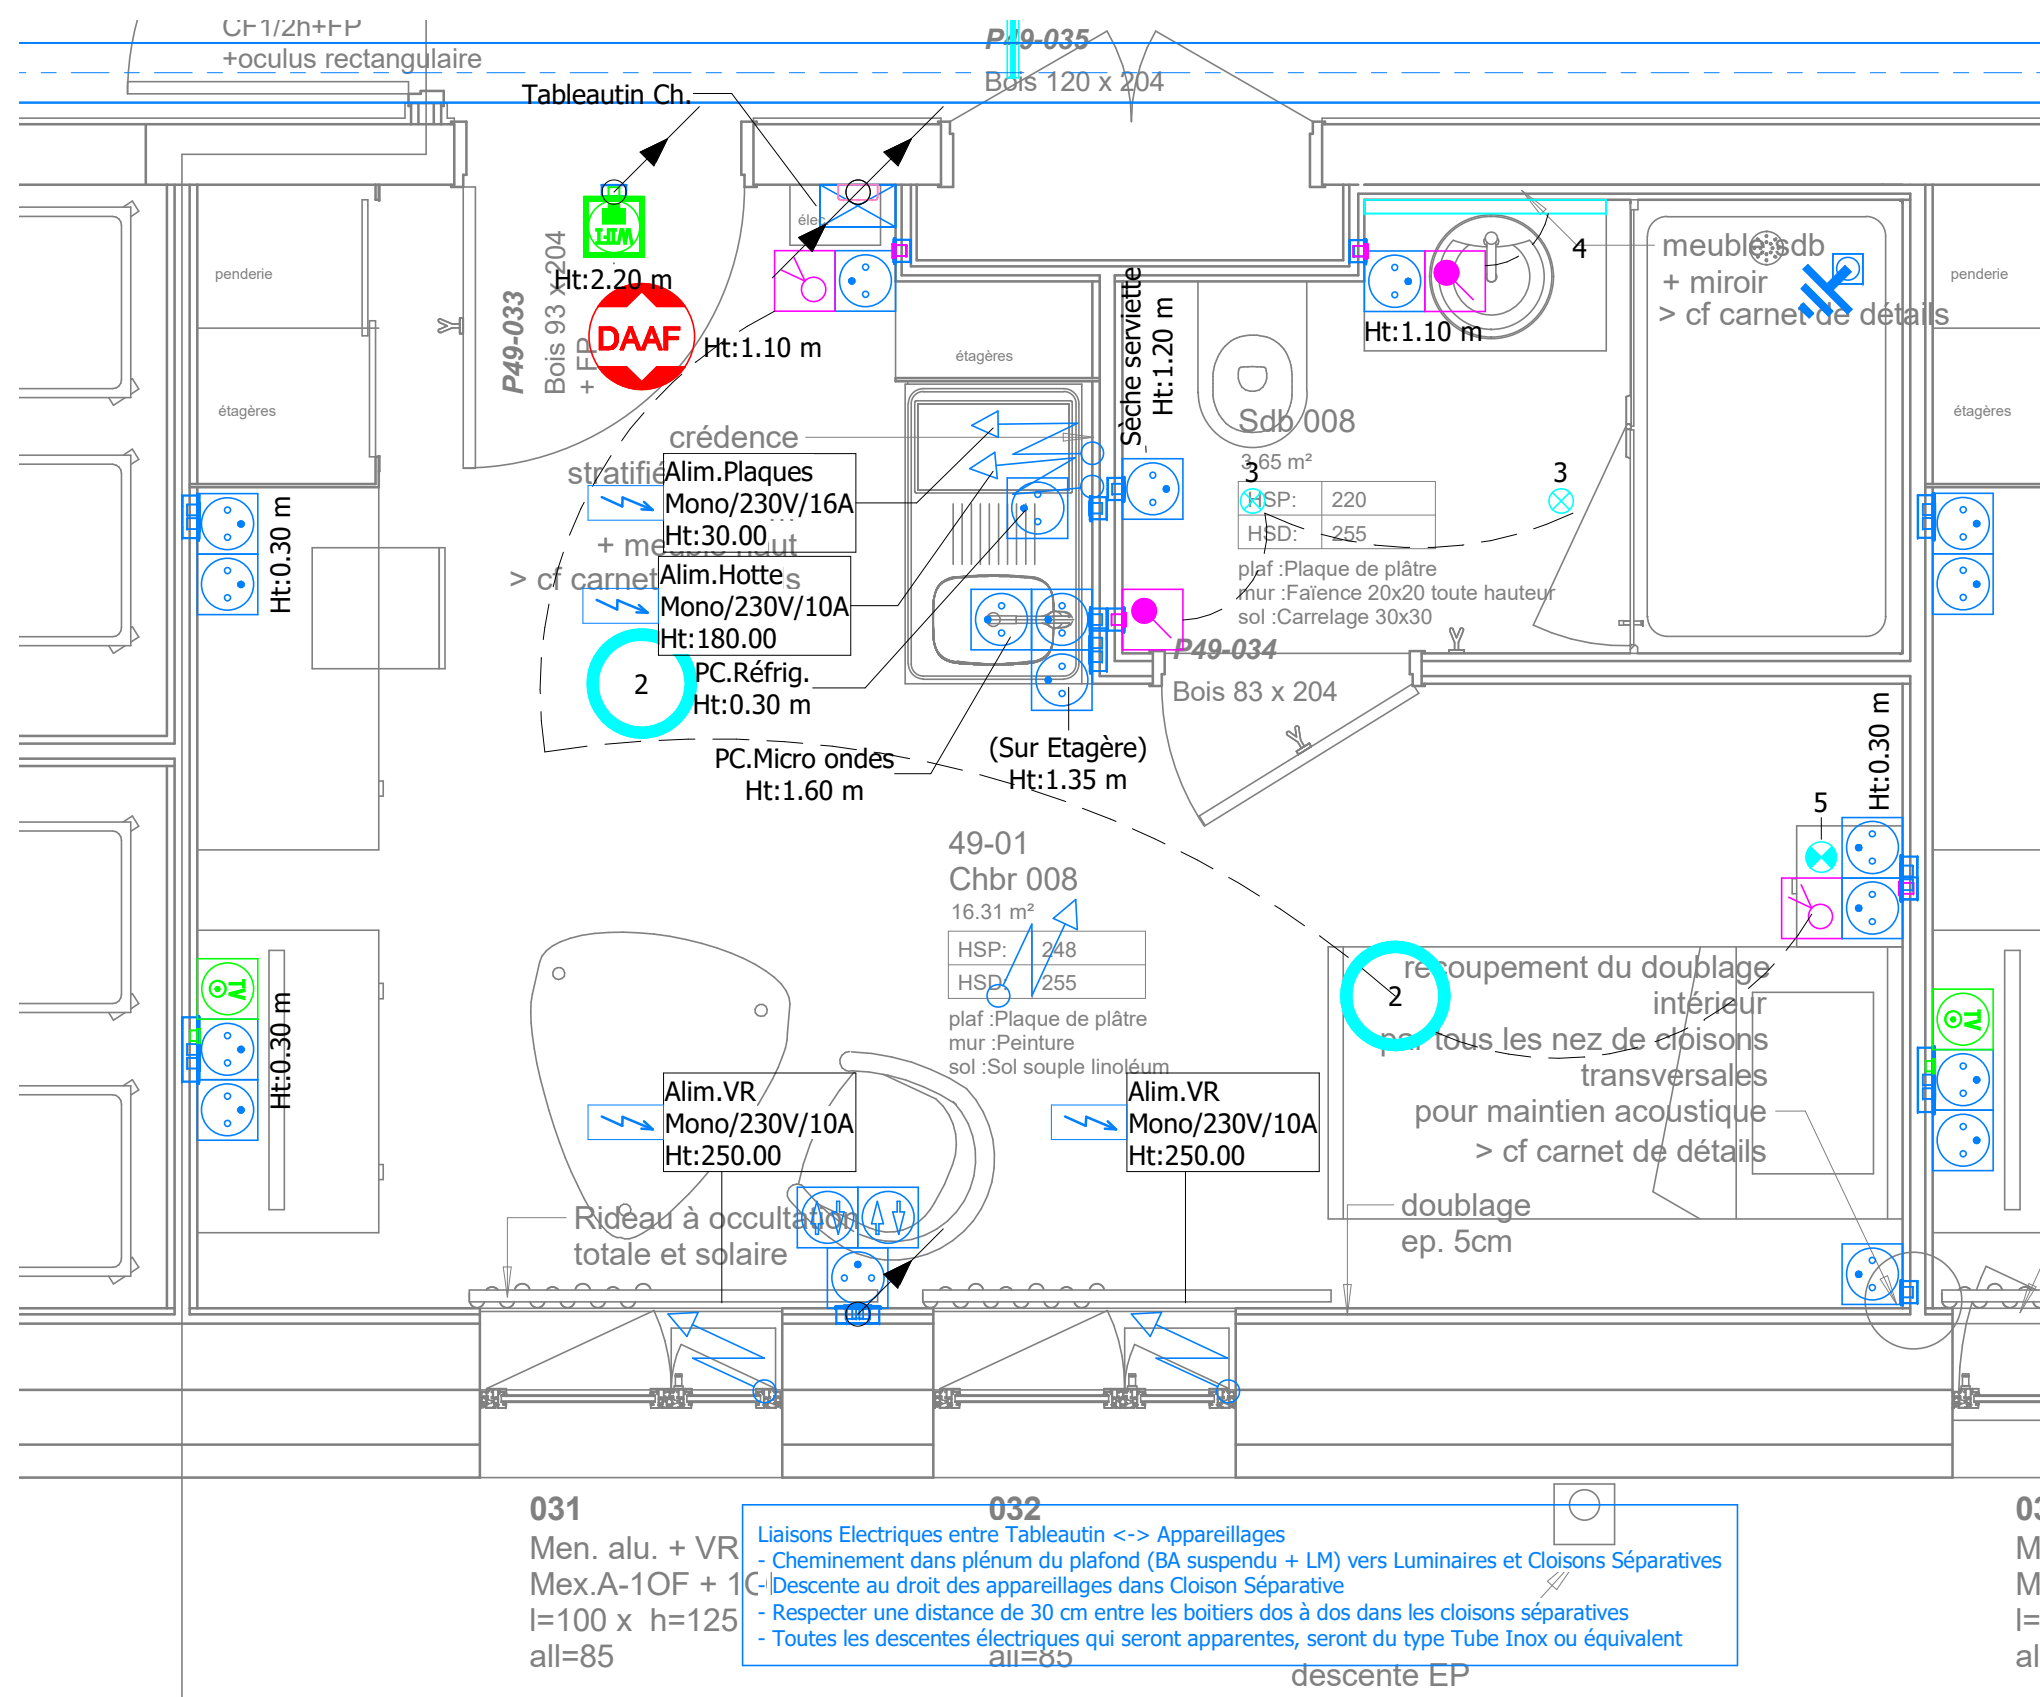

Réhabilitation de bâtiments d'hébergement – Quartier Aboville
- Poitiers (86)

MINISTÈRE DES ARMÉES

Etablissement du Service d'Infrastructure de la Défense de Bordeaux


MAÎTRISE D'ŒUVRE

MÛRISSERIE
ARCHITECTURE PARENT+RACHDI

ELECTRICITE CFO et CFA
Implantation Locaux Types
Chambre Hotel / CC - Vue en Plan

échelle : 1 : 25
date : Juin 2025
lot : LOT 15


Phase :	Lot :	Type :	Emetteur :	Niveau :	Numéro :
DCE	LOT 15	PLAN	OTEIS	TN	ELE 02.02

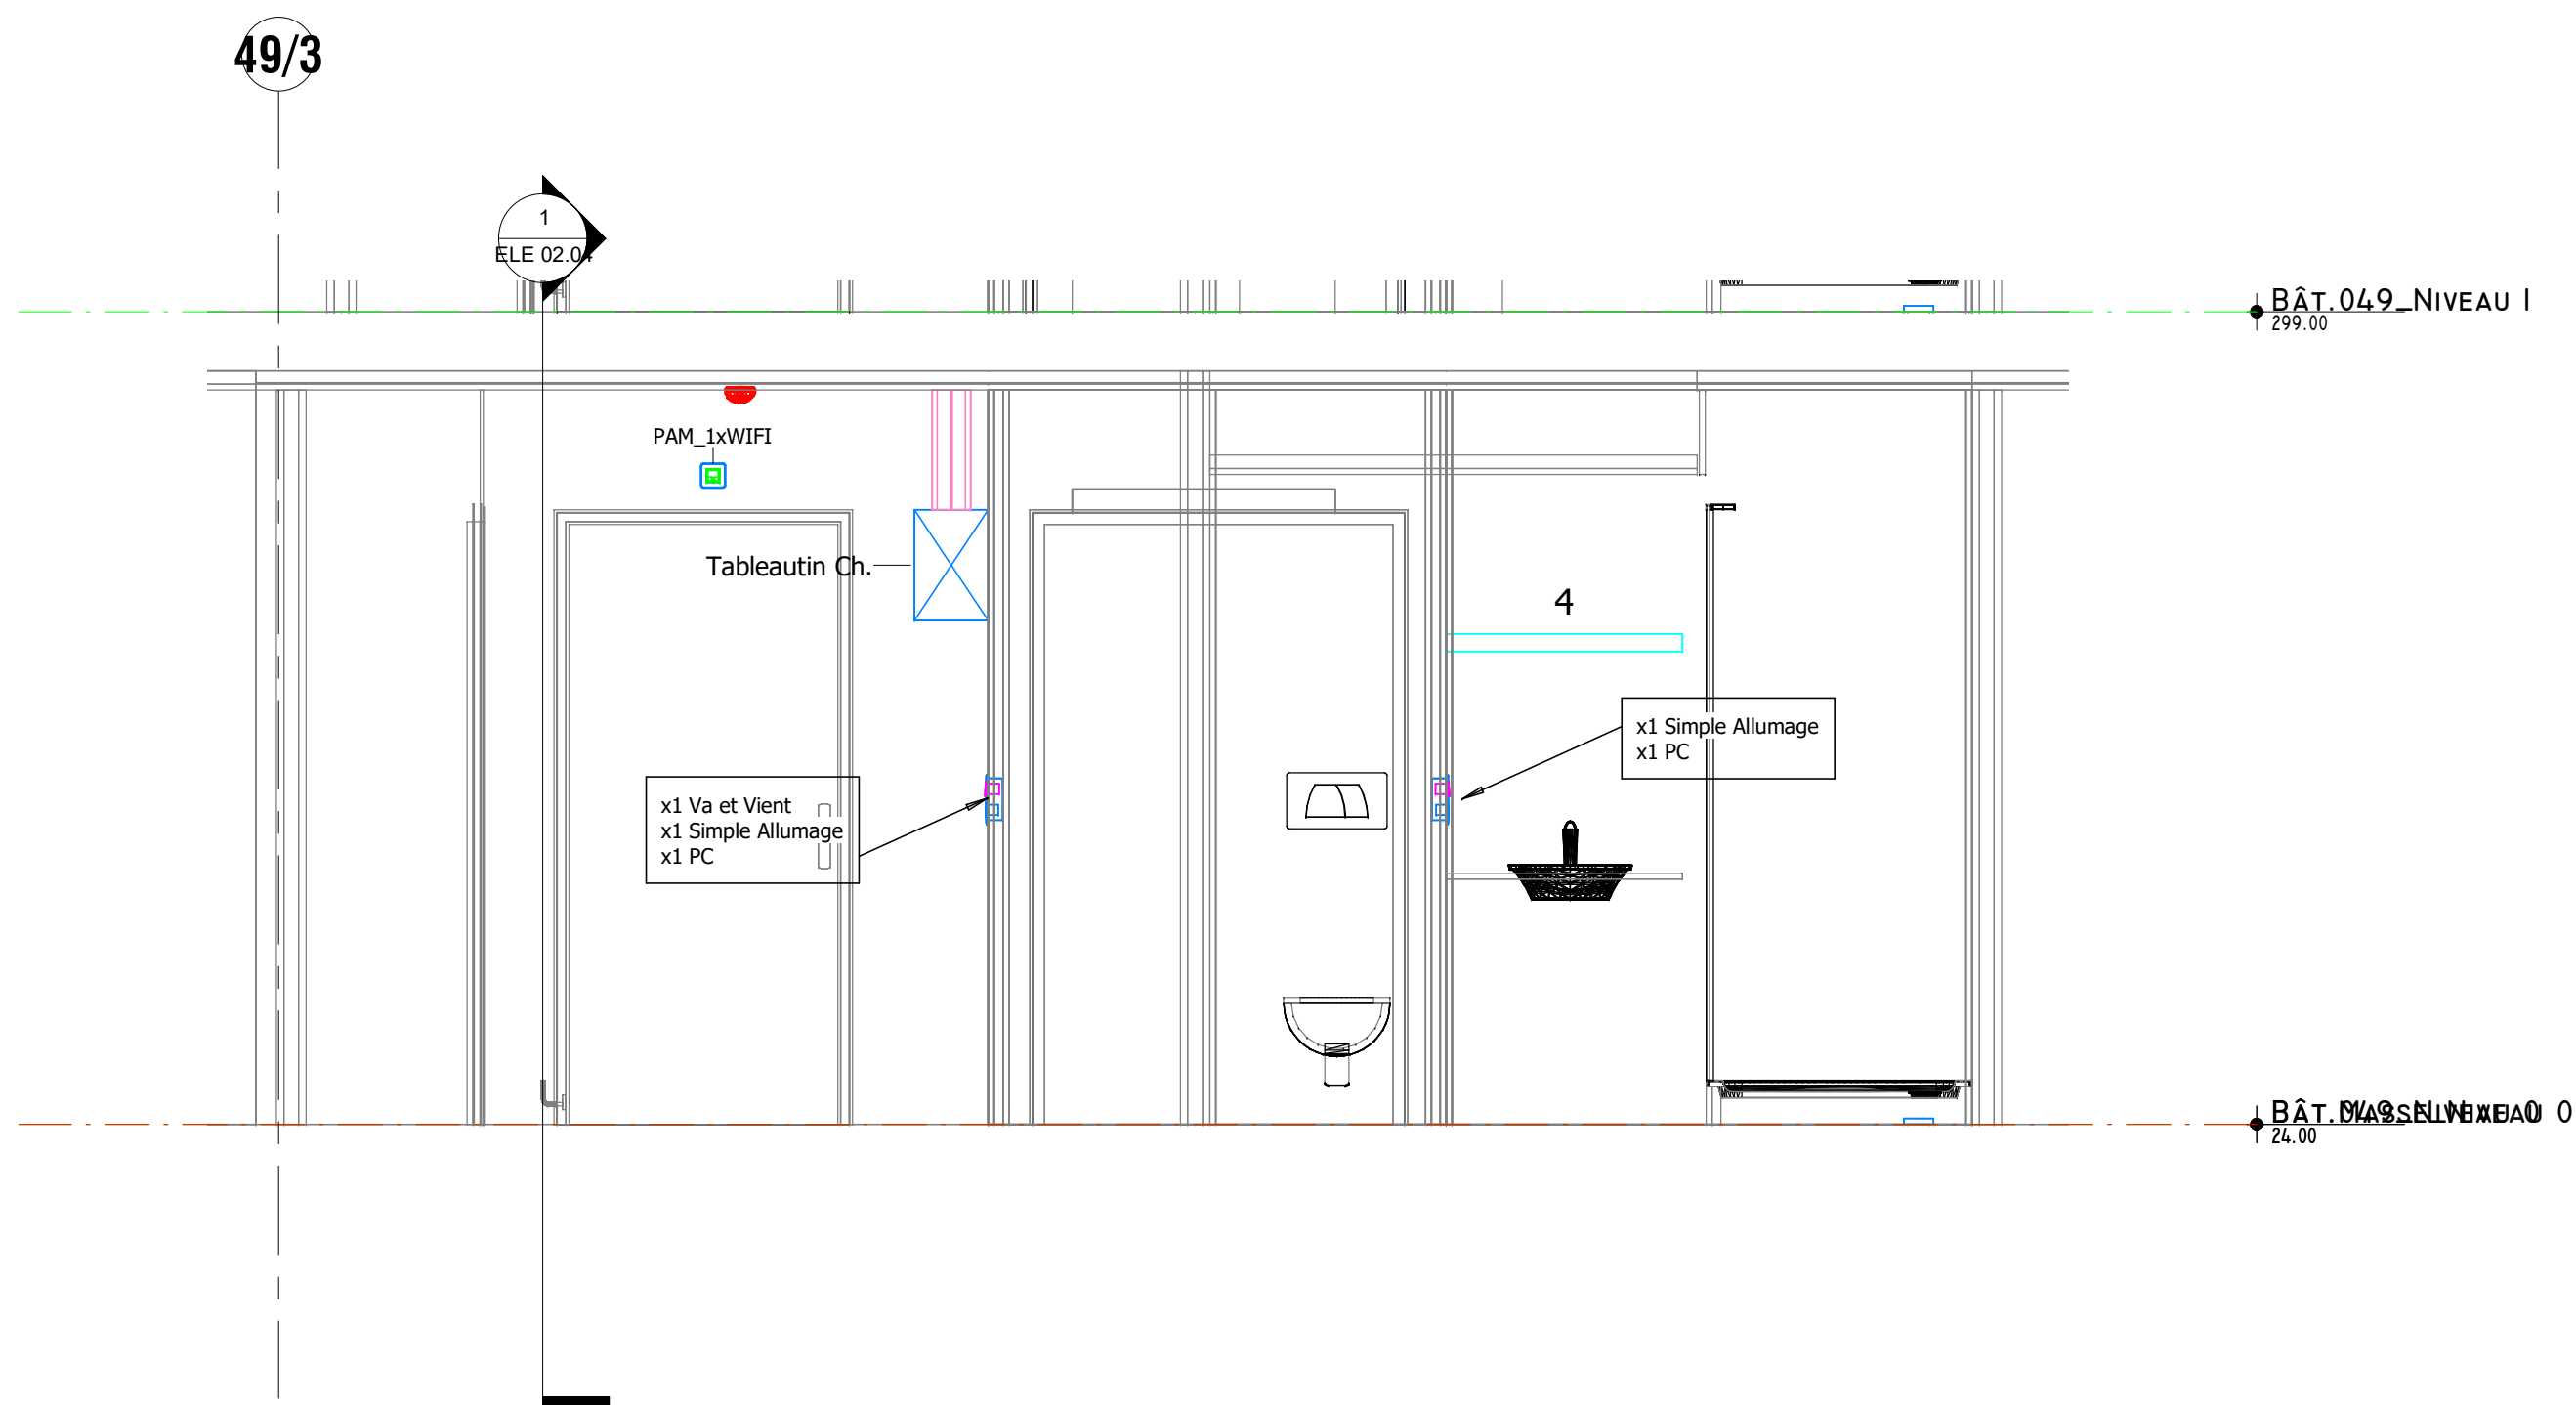

Réhabilitation de bâtiments d'hébergement – Quartier Aboville
- Poitiers (86)
MINISTÈRE DES ARMÉES
Etablissement du Service d'Infrastructure de la Défense de Bordeaux

MAITRISE D'ŒUVRE
MÛRISSERIE
ARCHITECTURE PARENT+RACHDI

ELECTRICITE CFO et CFA Implantation Locaux Types Chambre Hotel / CC - Coupe 1-1					échelle :	1 : 25
					date :	Juin 2025
					lot :	LOT 15
Phase :	Lot :	Type :	Emetteur :	Niveau :	Numéro :	
DCE	LOT 15	PLAN	OTEIS	TN	ELE 02.03	

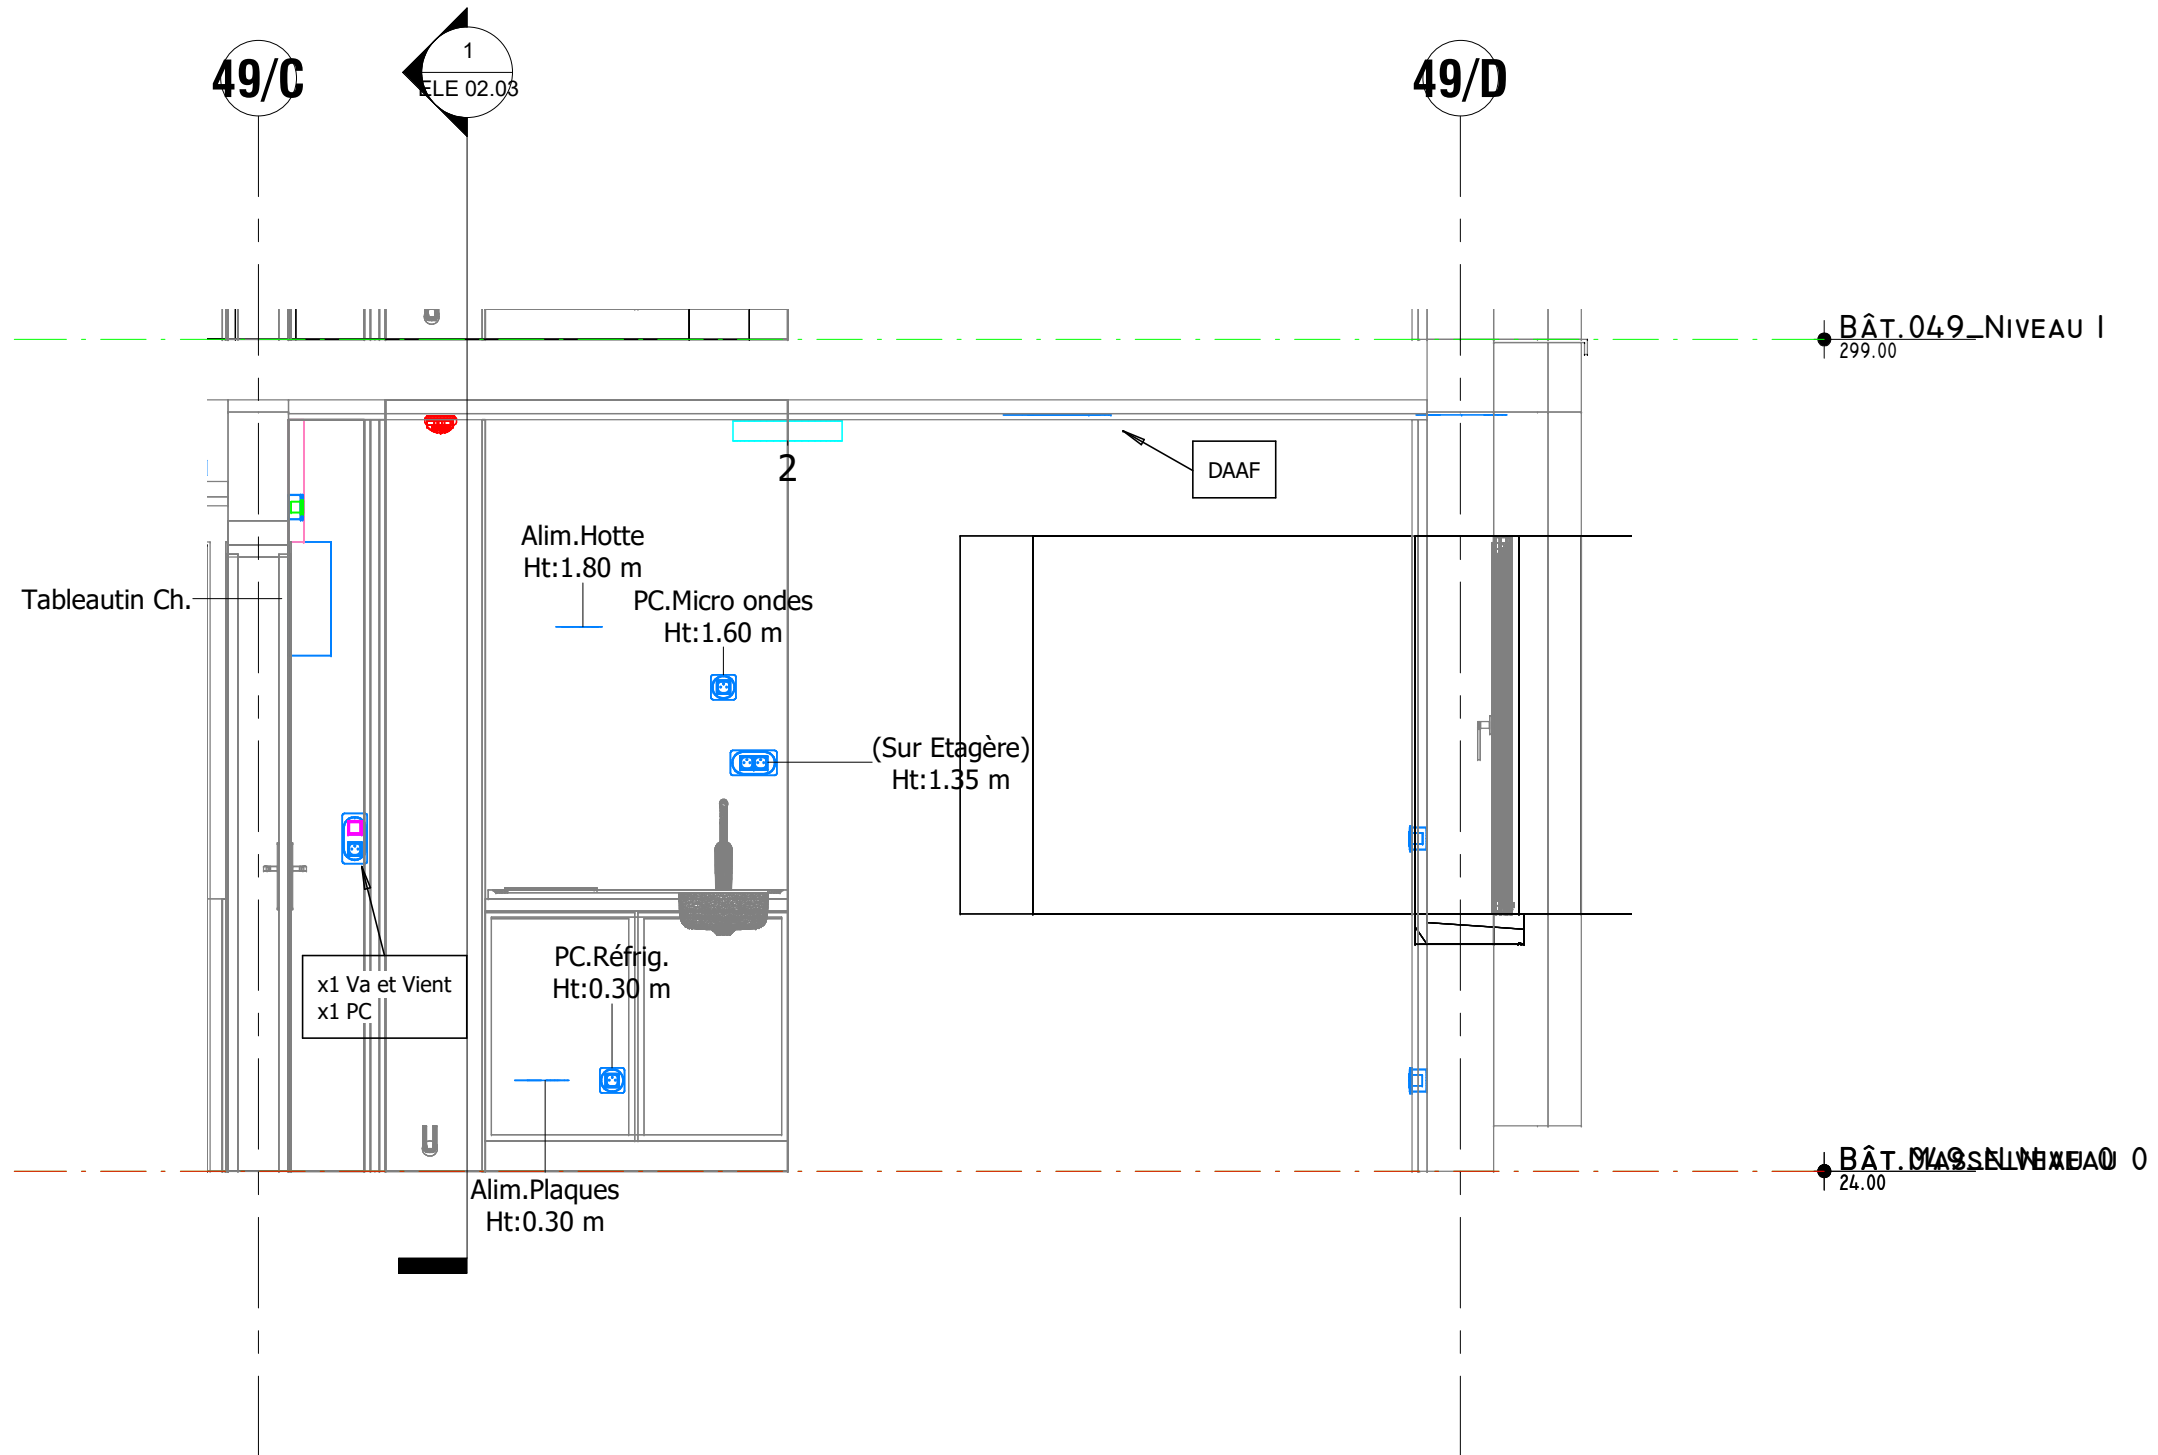

Réhabilitation de bâtiments d'hébergement – Quartier Aboville
- Poitiers (86)

MINISTÈRE DES ARMÉES

Etablissement du Service d'Infrastructure de la Défense de Bordeaux


MAITRISE D'ŒUVRE

MÛRISSERIE
ARCHITECTURE PARENT+RACHDI

ELECTRICITE CFO et CFA
Implantation Locaux Types
Chambre Hotel / CC - Coupe 1-2

échelle : 1 : 25
date : Juin 2025
lot : LOT 15

Phase :	Lot :	Type :	Emetteur :	Niveau :	Numéro :
DCE	LOT 15	PLAN	OTEIS	TN	ELE 02.04

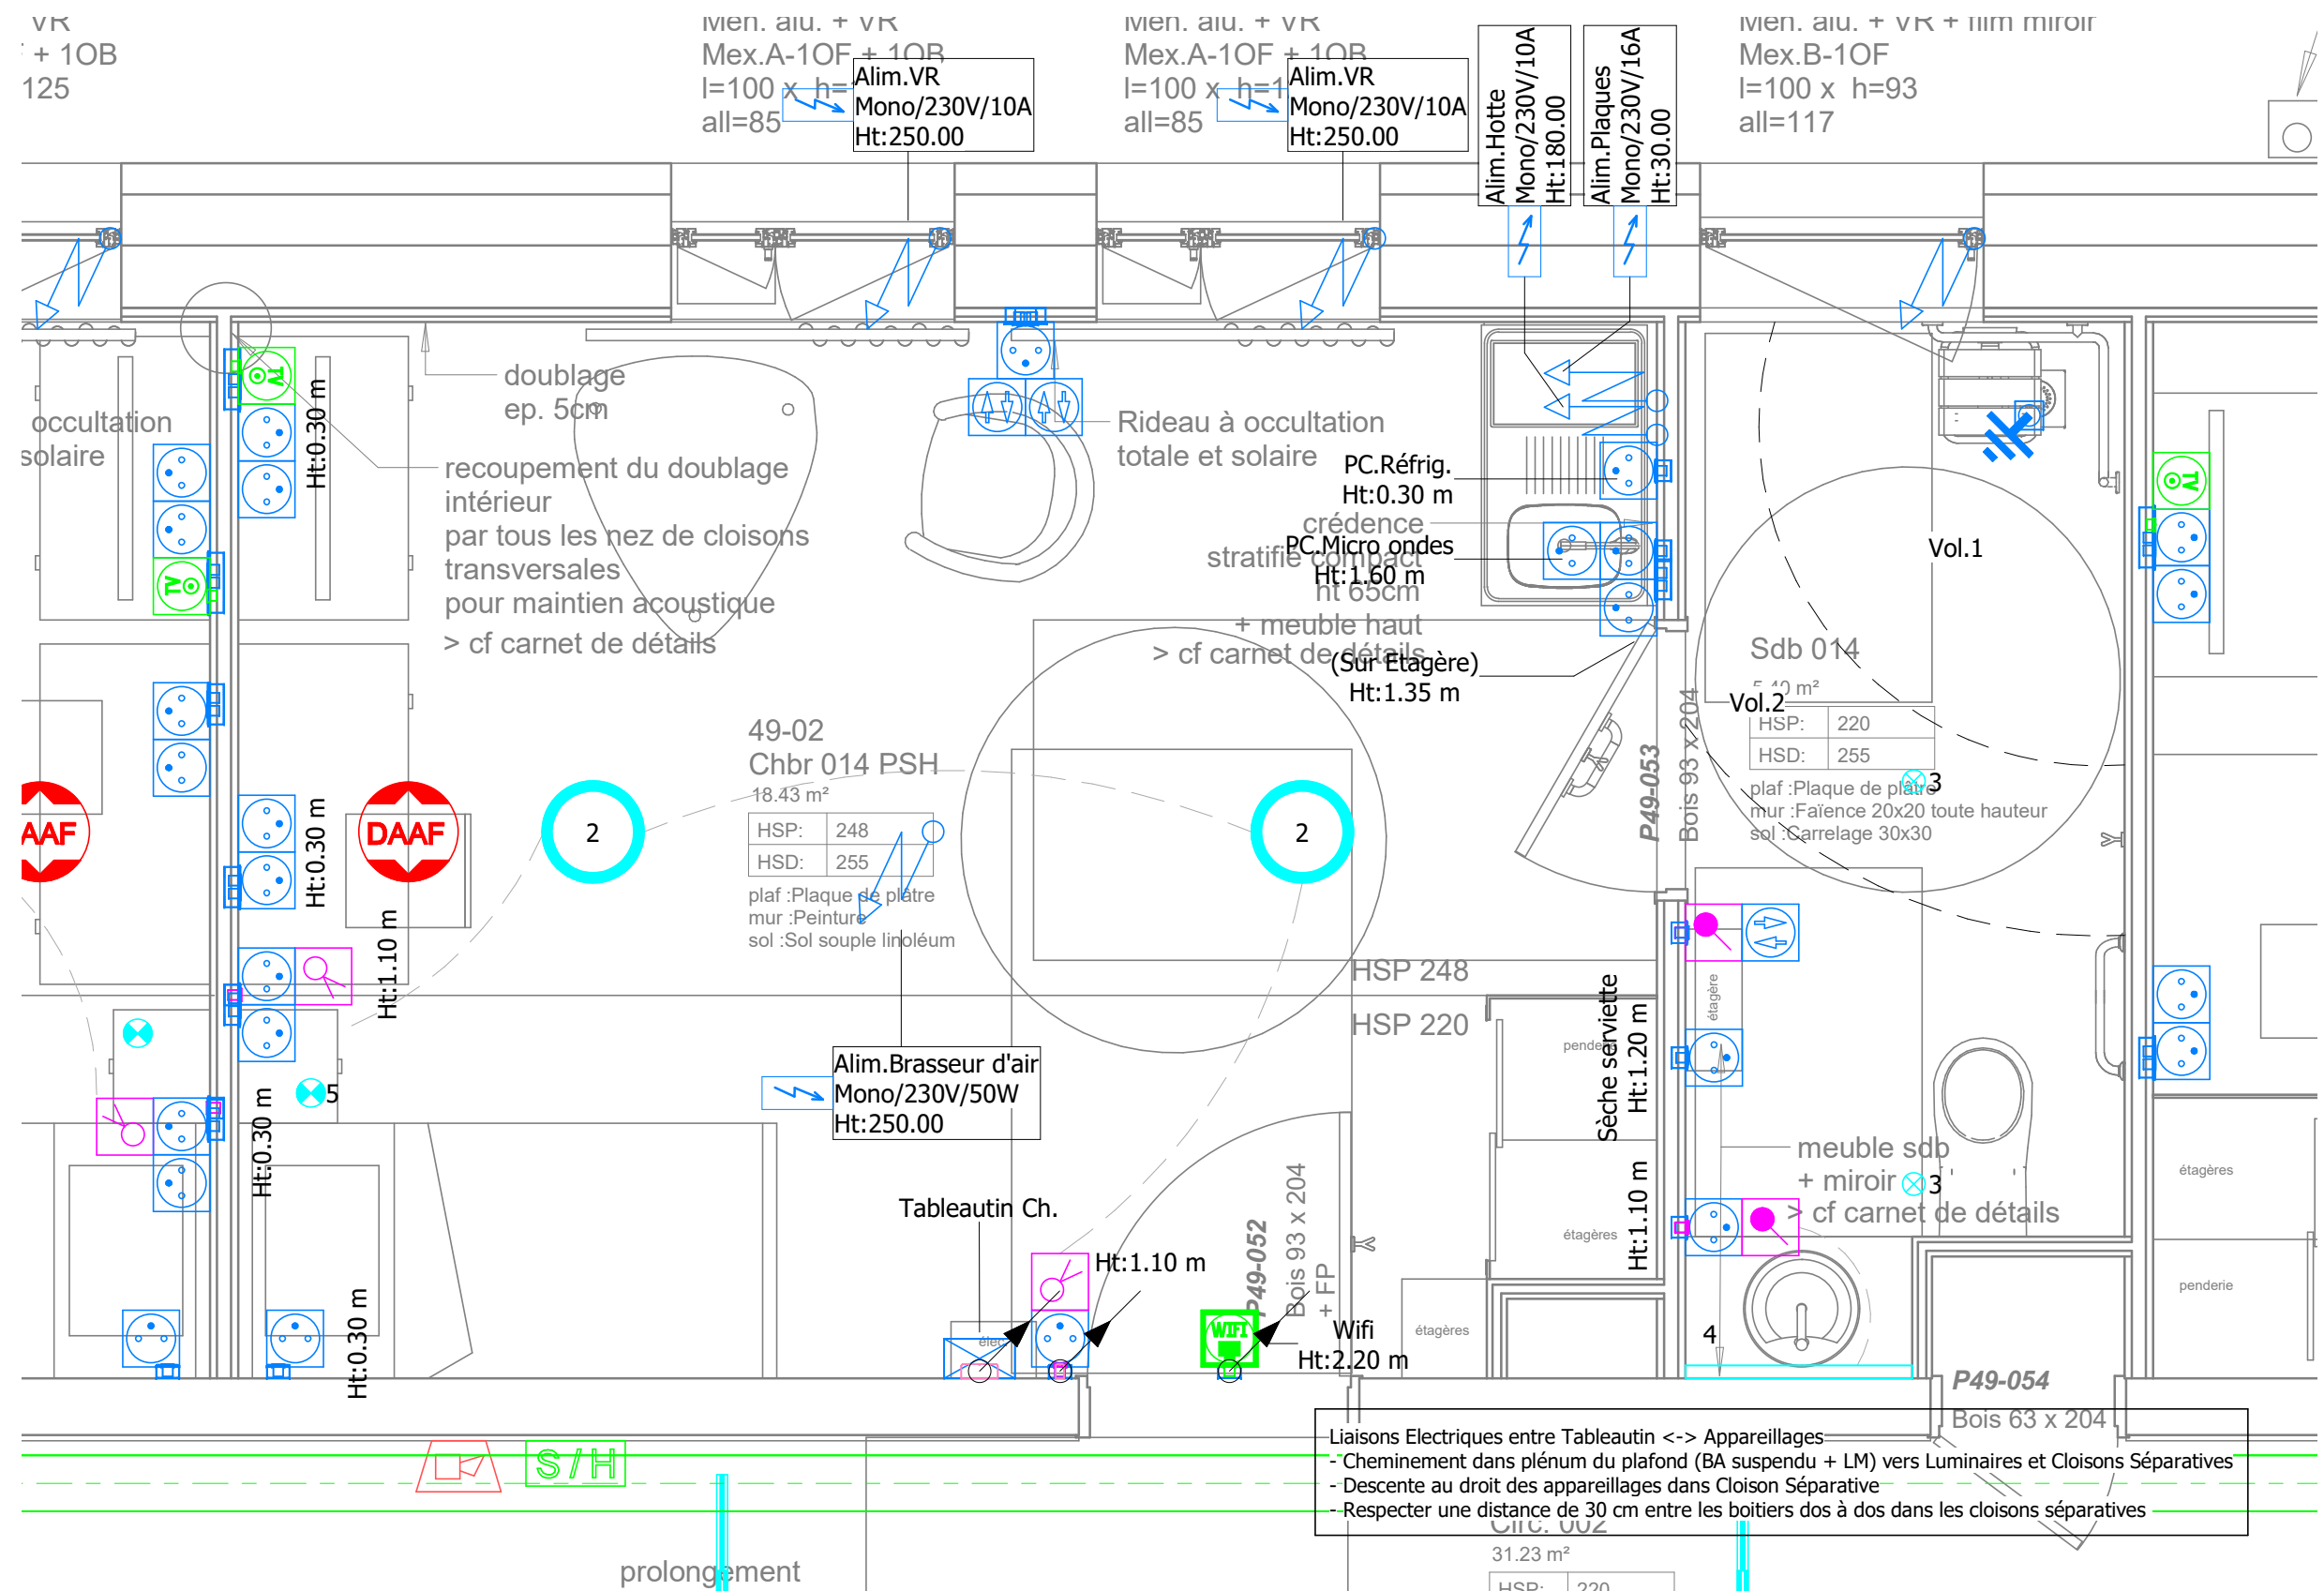


Liaisons Electriques entre Tableautin <-> Appareillages
- Cheminement dans plénum du plafond (BA suspendu + LM) vers Luminaires et Cloisons Séparatives
- Descente au droit des appareillages dans Cloison Séparative
- Respecter une distance de 30 cm entre les boîtiers dos à dos dans les cloisons séparatives

Réhabilitation de bâtiments d'hébergement – Quartier Aboville
- Poitiers (86)
MINISTÈRE DES ARMÉES
Etablissement du Service d'Infrastructure de la Défense de Bordeaux

MAITRISE D'ŒUVRE
MÛRISSERIE
ARCHITECTURE PARENT+RACHDI

ELECTRICITE CFO et CFA Implantation Locaux Types Chambre PSH - Vue en Plan					échelle : 1 : 25
					date : Juin 2025
					lot : LOT 15
Phase :	Lot :	Type :	Emetteur :	Niveau :	Numéro :
DCE	LOT 15	PLAN	OTEIS	TN	ELE 02.05

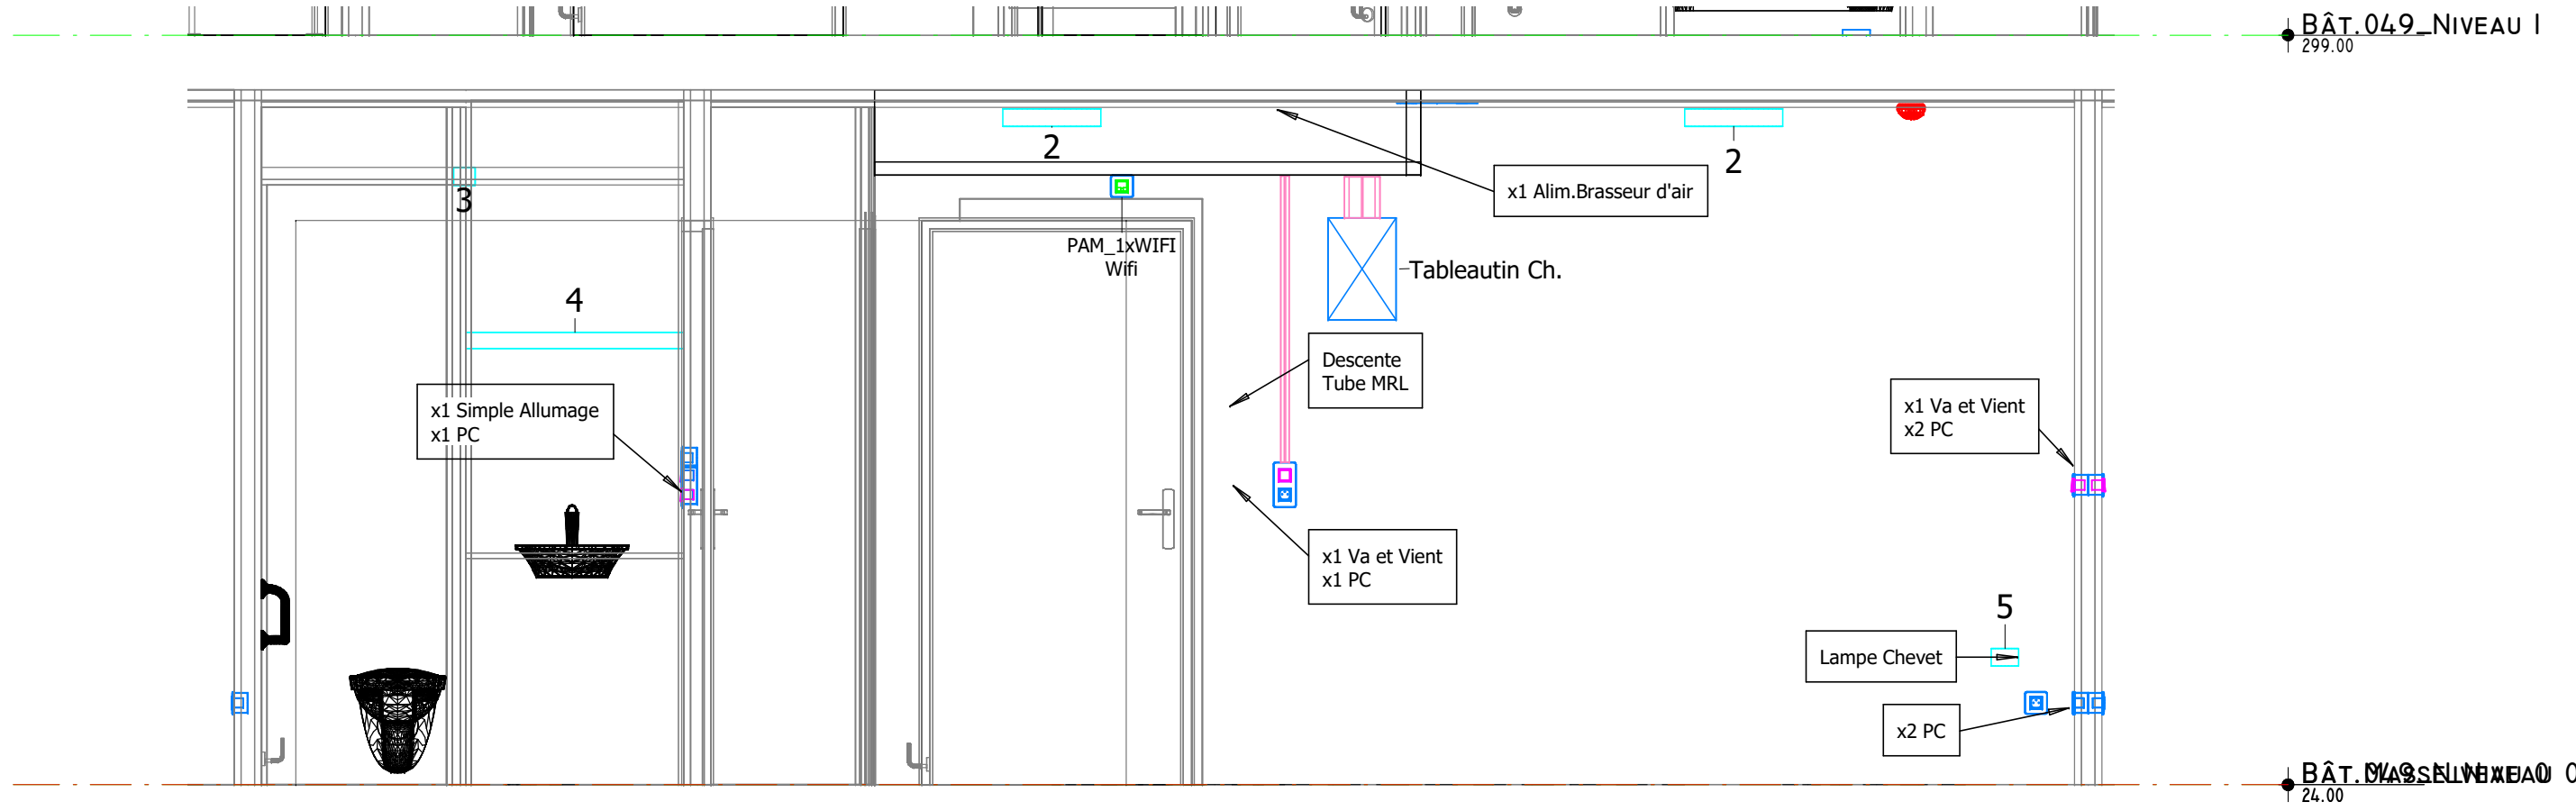


BÂT. 049_NIVEAU I
299.00

BÂT. 049_NIVEAU I
24.00

Réhabilitation de bâtiments d'hébergement – Quartier Aboville
- Poitiers (86)
MINISTÈRE DES ARMÉES
Etablissement du Service d'Infrastructure de la Défense de Bordeaux

MAITRISE D'ŒUVRE
MÛRISSERIE
ARCHITECTURE PARENT+RACHDI

ELECTRICITE CFO et CFA Implantation Locaux Types Chambre PSH - Coupe 2-1					échelle :	1 : 25
					date :	Juin 2025
					lot :	LOT 15
Phase :	Lot :	Type :	Emetteur :	Niveau :	Numéro :	
DCE	LOT 15	PLAN	OTEIS	TN	ELE 02.06	

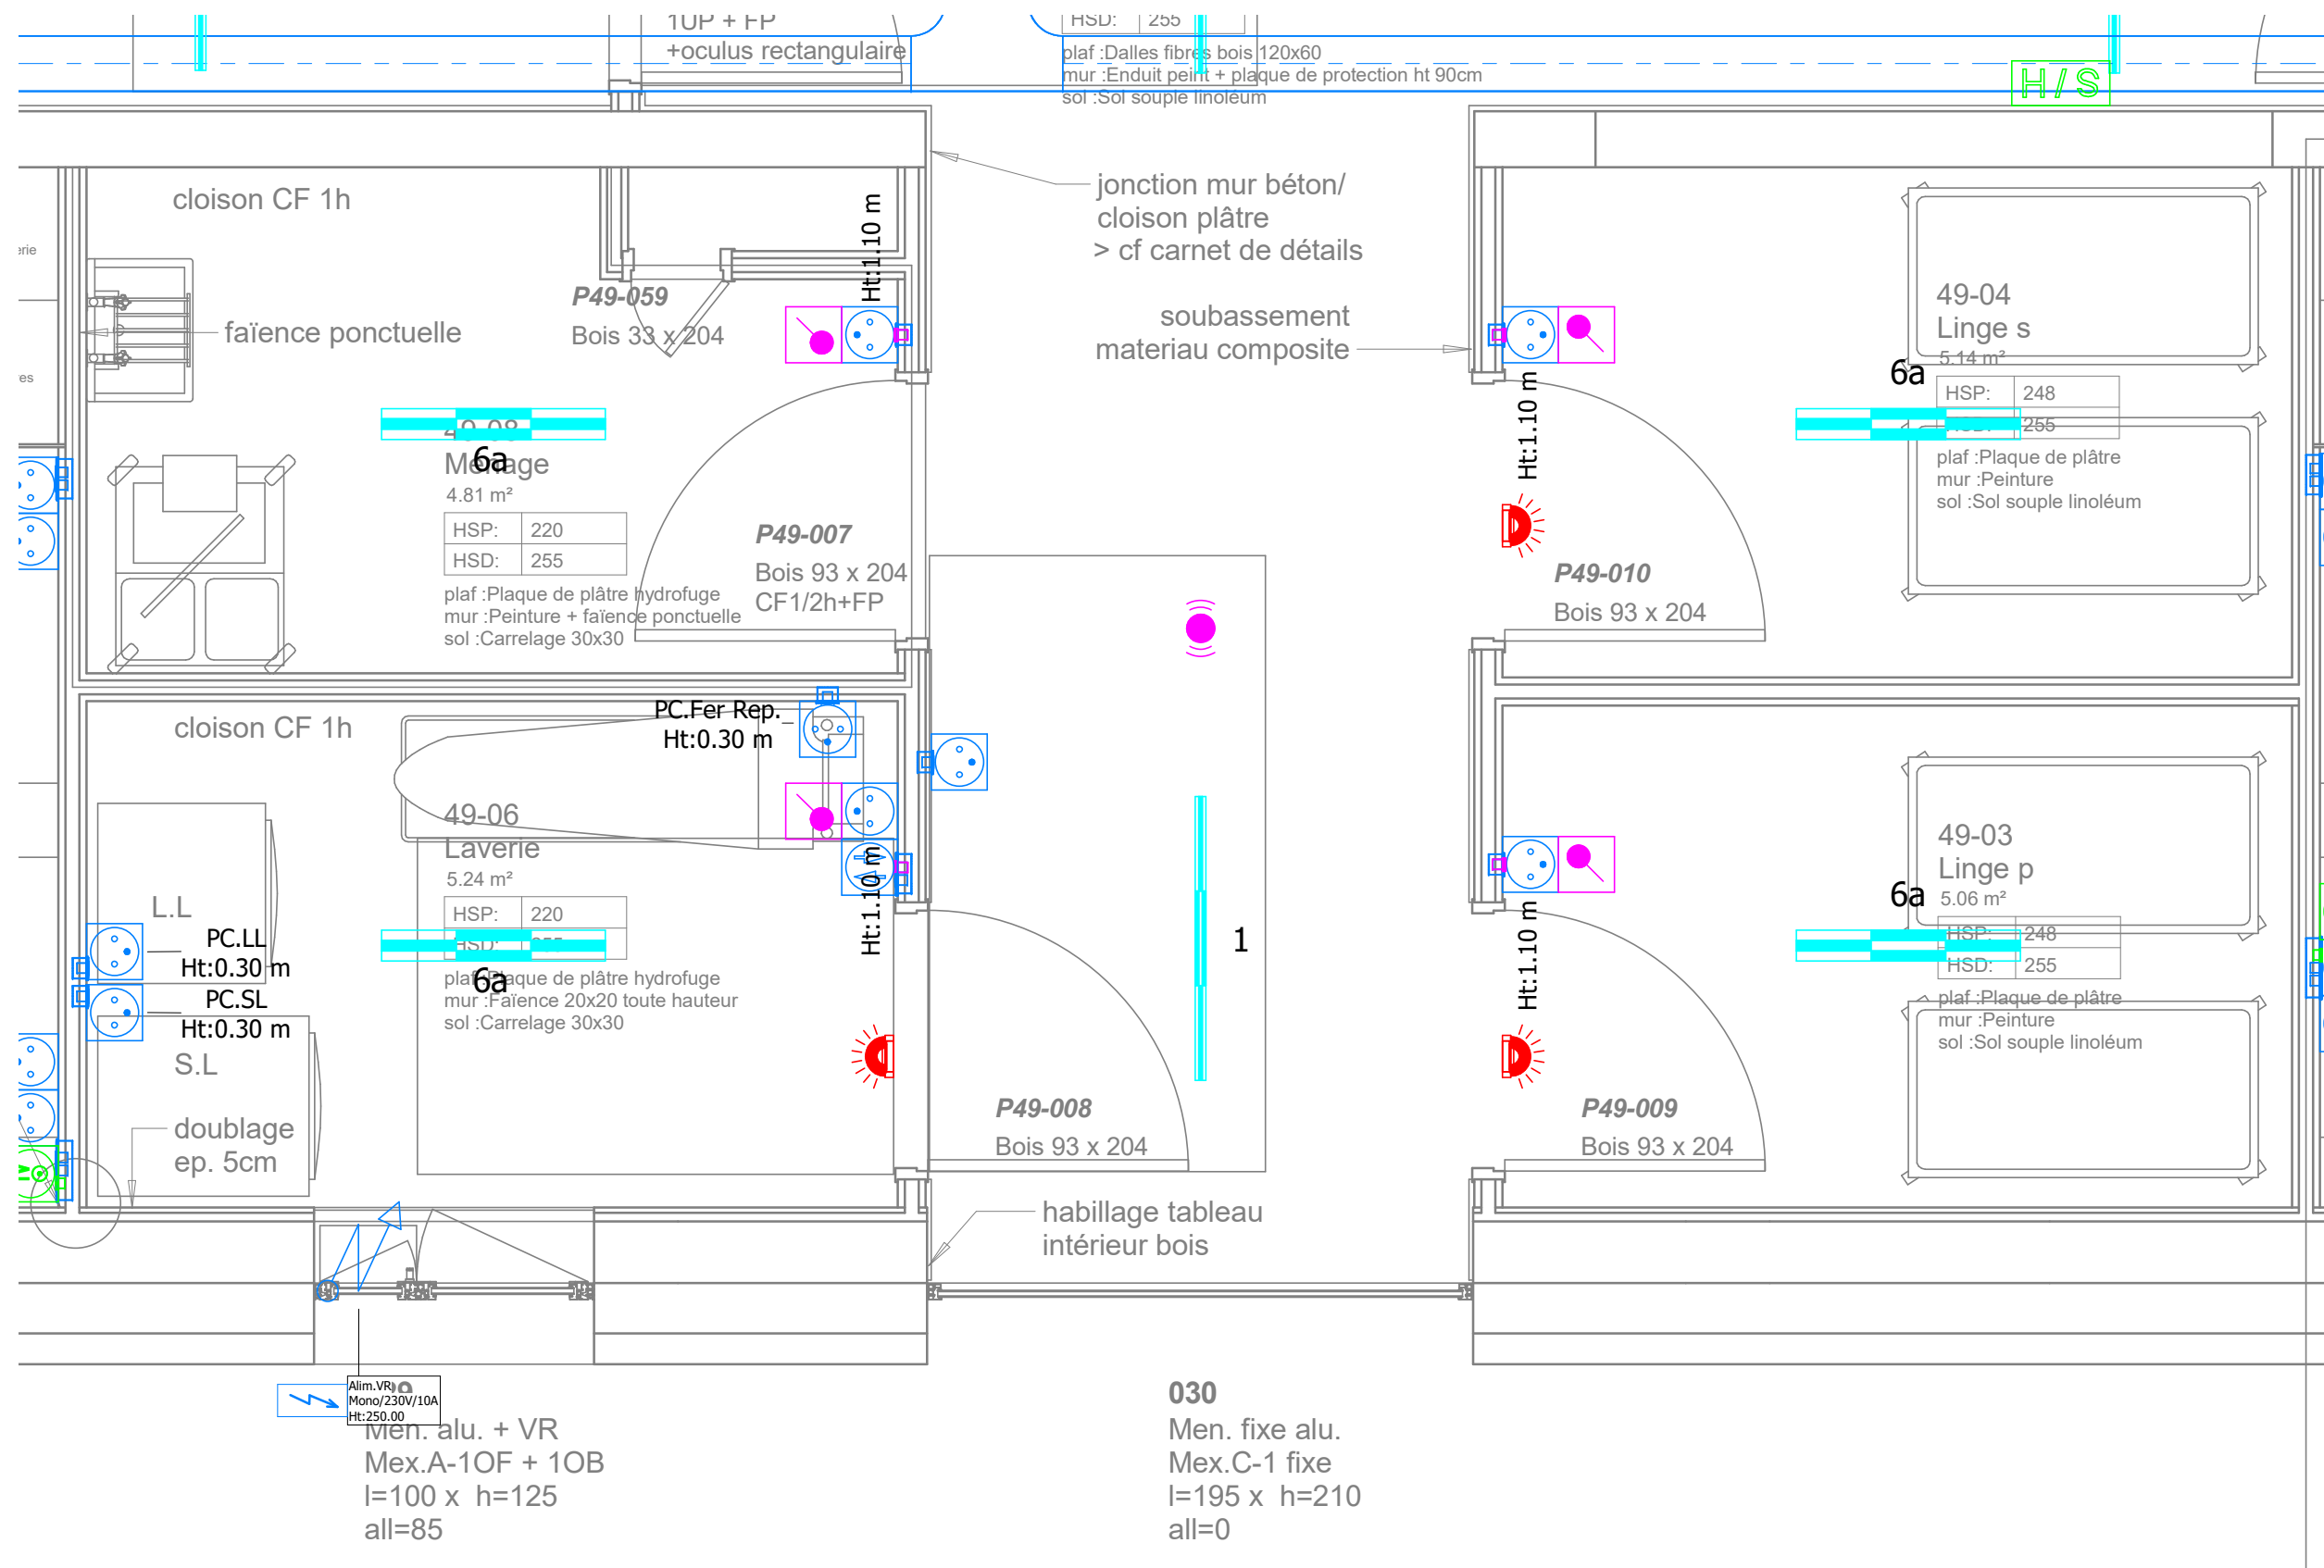

Réhabilitation de bâtiments d'hébergement – Quartier Aboville
- Poitiers (86)

MINISTÈRE DES ARMÉES

Etablissement du Service d'Infrastructure de la Défense de Bordeaux


MAITRISE D'ŒUVRE

MÛRISSERIE
ARCHITECTURE PARENT+RACHDI

ELECTRICITE CFO et CFA Implantation Locaux Types Locaux Linge / Ménage

échelle : 1 : 25
date : Juin 2025
lot : LOT 15


Phase :	Lot :	Type :	Emetteur :	Niveau :	Numéro :
DCE	LOT 15	PLAN	OTEIS	TN	ELE 02.07

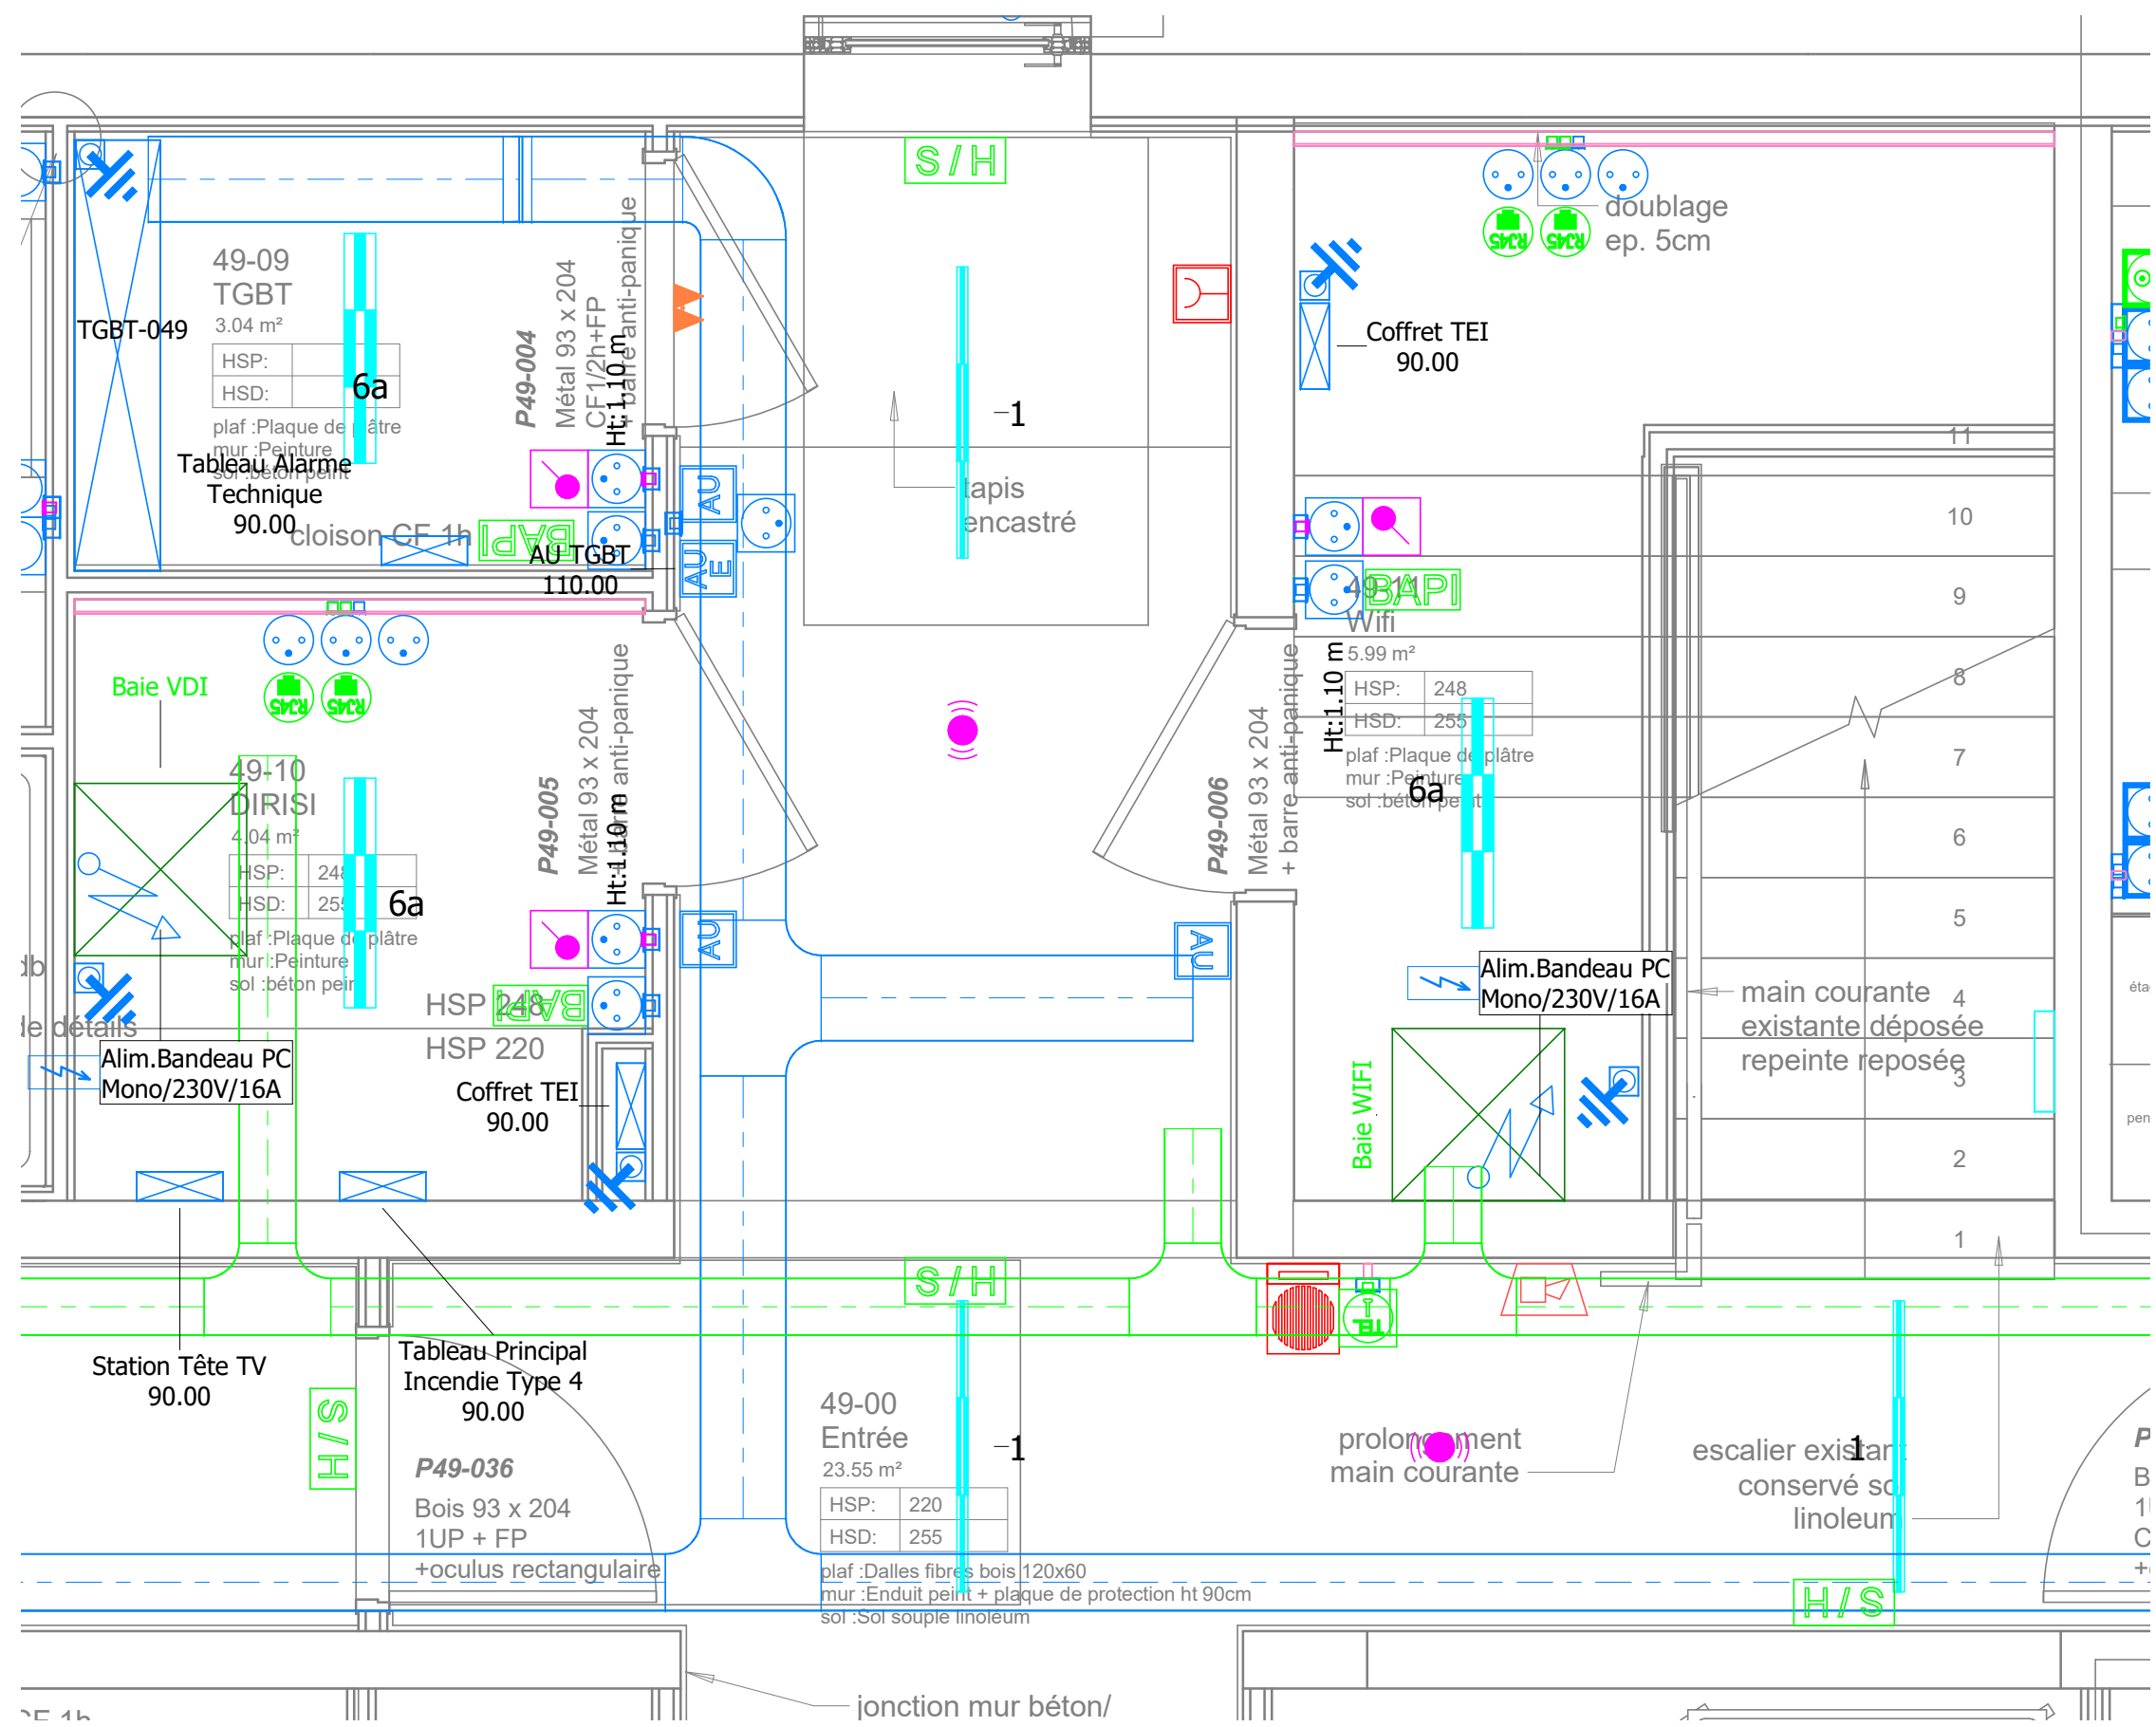

Réhabilitation de bâtiments d'hébergement – Quartier Aboville
- Poitiers (86)
MINISTÈRE DES ARMÉES
Etablissement du Service d'Infrastructure de la Défense de Bordeaux

MAITRISE D'ŒUVRE
MÛRISSERIE
ARCHITECTURE PARENT+RACHDI

ELECTRICITE CFO et CFA Implantation Locaux Types Locaux Techniques - Vue en Plan					échelle :	1 : 25
					date :	Juin 2025
					lot :	LOT 15
Phase :	Lot :	Type :	Emetteur :	Niveau :	Numéro :	
DCE	LOT 15	PLAN	OTEIS	TN	ELE 02.08	

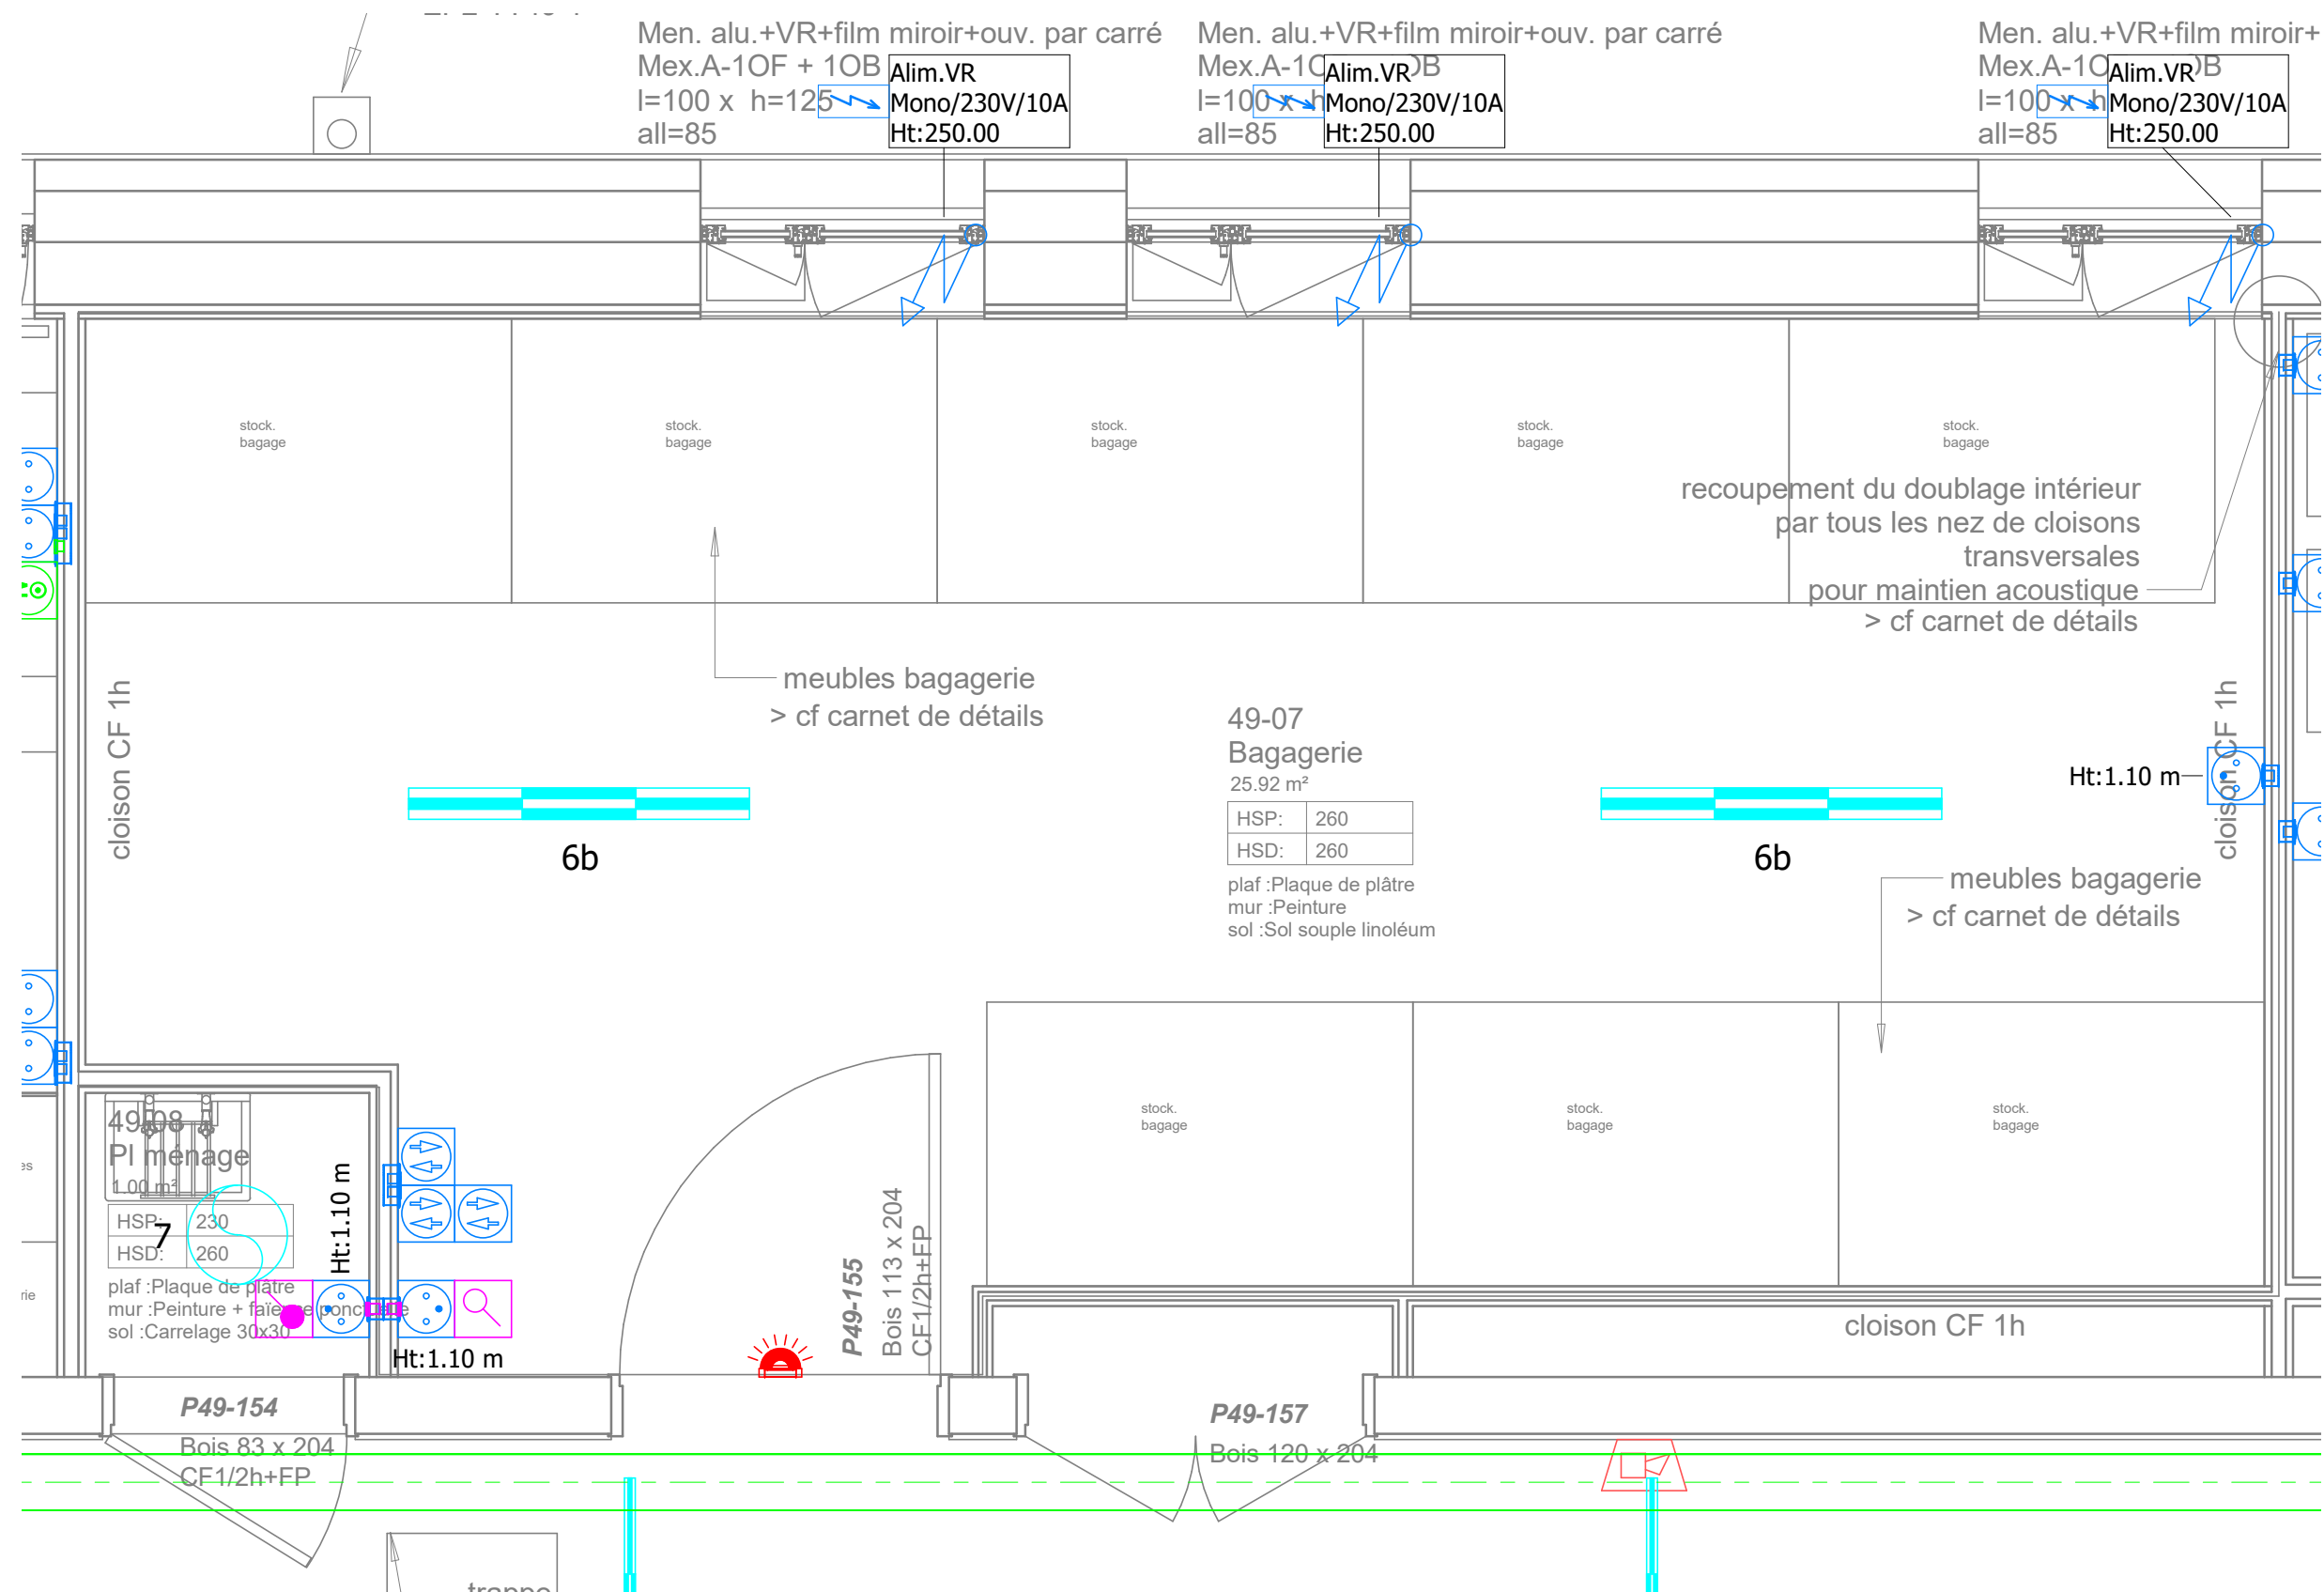

Réhabilitation de bâtiments d'hébergement – Quartier Aboville
- Poitiers (86)

MINISTÈRE DES ARMÉES

Etablissement du Service d'Infrastructure de la Défense de Bordeaux


MAITRISE D'ŒUVRE

MÛRISSERIE
ARCHITECTURE PARENT+RACHDI

ELECTRICITE CFO et CFA
Implantation Locaux Types
Locaux Bagagerie/Ménage - Vue en Plan

échelle : 1 : 25
date : Juin 2025
lot : LOT 15

Phase :	Lot :	Type :	Emetteur :	Niveau :	Numéro :
DCE	LOT 15	PLAN	OTEIS	TN	ELE 02.09

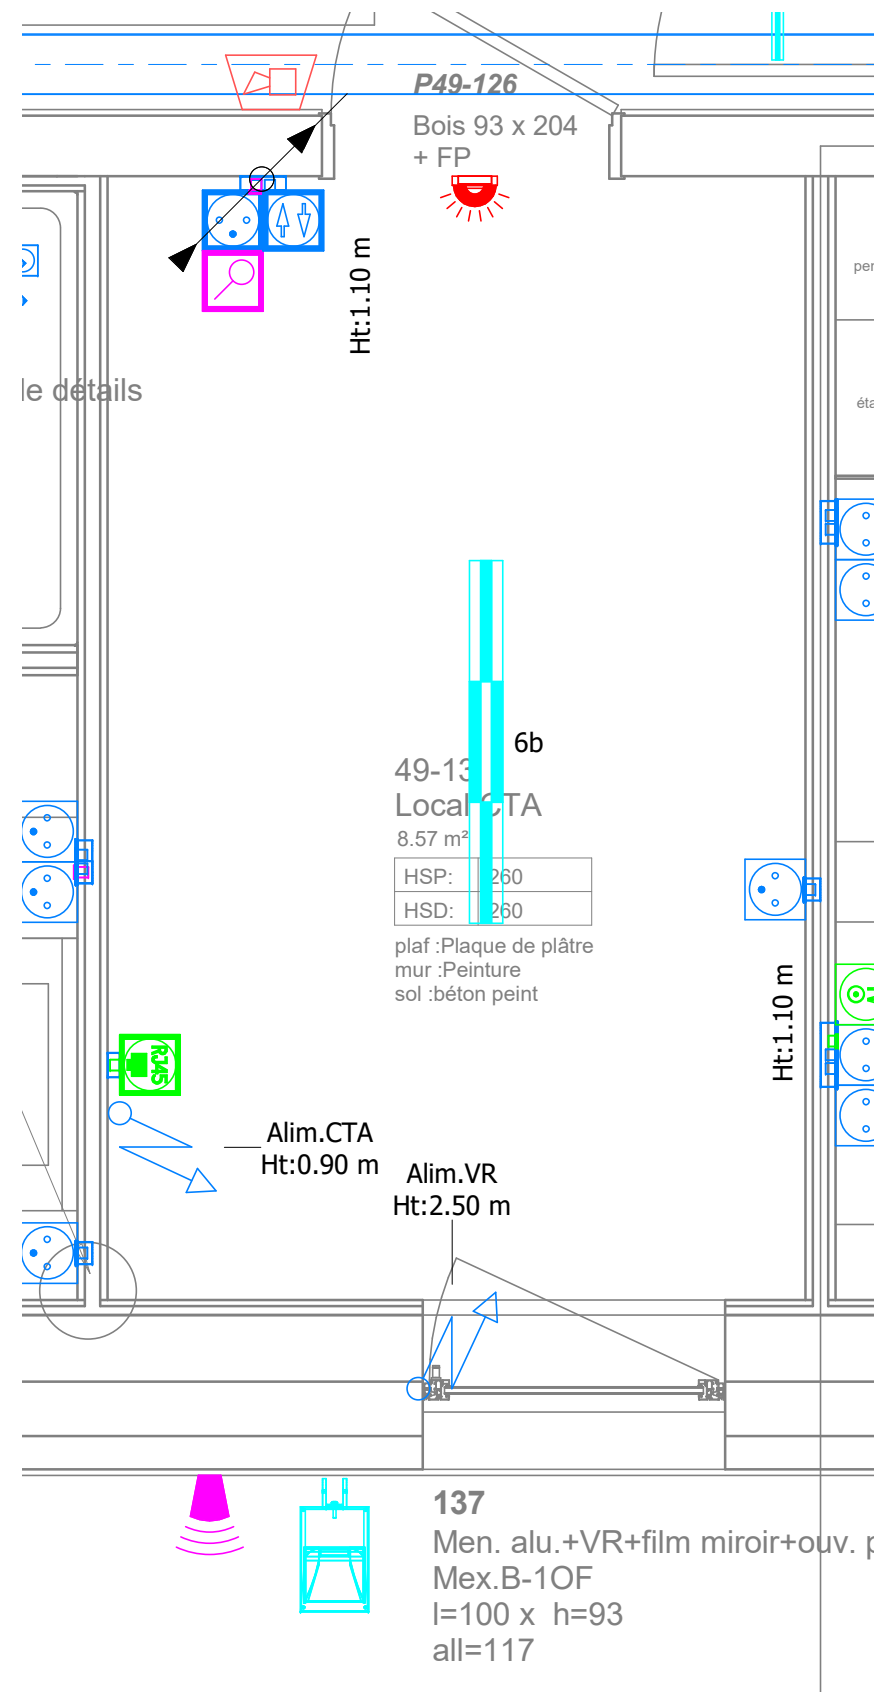

Réhabilitation de bâtiments d'hébergement – Quartier Aboville
- Poitiers (86)

MINISTÈRE DES ARMÉES

Etablissement du Service d'Infrastructure de la Défense de Bordeaux

AMO: AVENSIA


MAITRISE D'ŒUVRE

MÛRISSERIE
ARCHITECTURE PARENT+RACHDI

ELECTRICITE CFO et CFA
Implantation Locaux Types
Local Bagagerie / Stockage

échelle :	1 : 25
date :	Juin 2025
lot :	LOT 15

Phase :	Lot :	Type :	Emetteur :	Niveau :	Numéro :
DCE	LOT 15	PLAN	OTEIS	TN	ELE 02.10

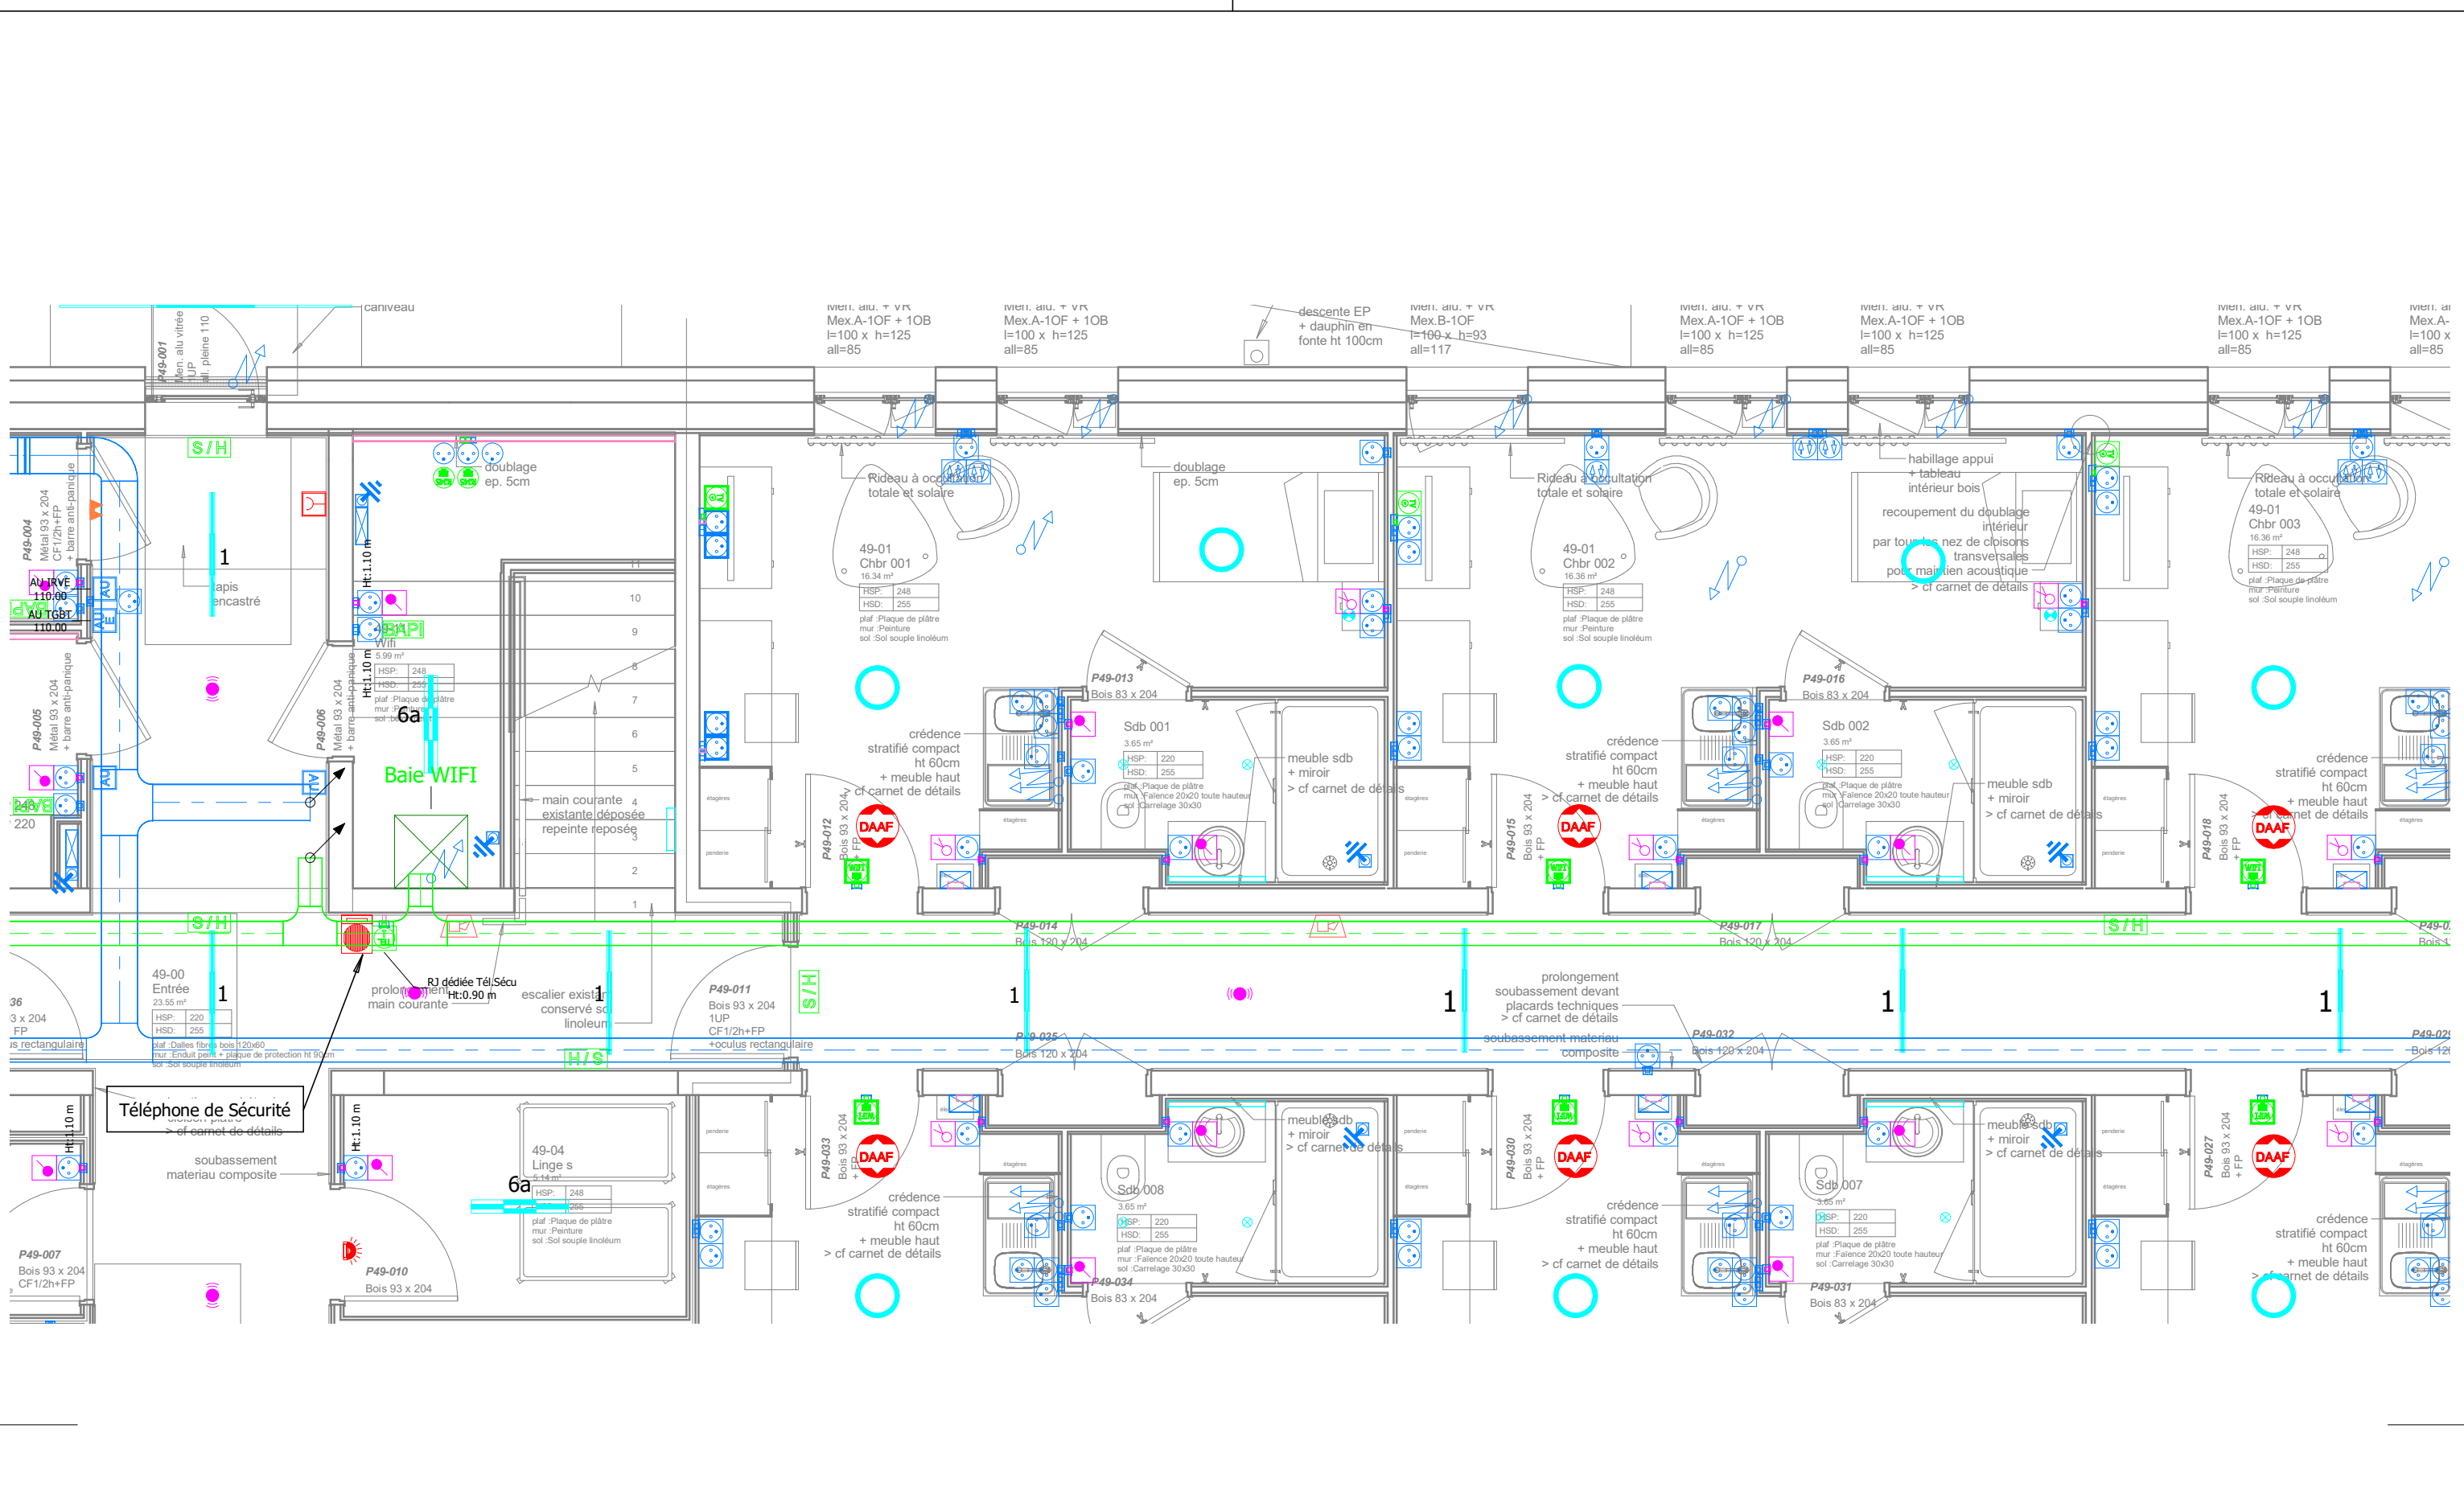

Réhabilitation de bâtiments d'hébergement – Quartier Aboville
- Poitiers (86)

MINISTÈRE DES ARMÉES

Etablissement du Service d'Infrastructure de la Défense de Bordeaux

MAITRISE D'ŒUVRE

MÛRISSERIE

ARCHITECTURE PARENT+RACHDI

ELECTRICITE CFO et CFA Implantation Locaux Types Circulation Type					échelle : 1 : 50
					date : Juin 2025
					lot : LOT 15
Phase :	Lot :	Type :	Emetteur :	Niveau :	Numéro :
DCE	LOT 15	PLAN	OTEIS	TN	ELE 02.12

DCE	LOT 15	PLAN	OTEIS	TN	ELE 02.13
Phase : Lot : Type : Emetteur : Niveau : Numéro :					
ELECTRICITE CFO et CFA					
Implantation Locaux Types					
Borne IRVE					
1 : 100					
date : lot :					
Jun 2025 LOT 15					
échelle :					

MAITRISE D'ŒUVRE
MÛRISSE
ARCHITECTURE PARENT+RACHDI

MINISTÈRE DES ARMÉES
Régiment de bâtiments d'hébergement – Quartier Aboville
- Poitiers (86)
Etablissement du Service d'Infrastructure de la Défense de Bordeaux
AMO: AVENSIA

