



MINISTÈRE
DES ARMÉES

Liberté
Égalité
Fraternité



Secrétariat général
pour l'administration



SID NORD OUEST

POLE MAITRISE D'OEUVRE DE RENNES
BP 14
35998 Rennes Cedex 9

Quartier MARGUERITTE
Rue du Garigliano
BP 14 - 35998 Rennes Cedex 9

TELEPHONE TELECOPIE
02 23 35 27 50

IG2MI
Philippe BRISEMURE

Directeur de l'Etablissement du Service
d'Infrastructure de la Défense
de RENNES

CESSON SEVIGNE (35) QUARTIER LESCHI

Création de la filière « supports »et PFICS
(plate-forme interconnexion systèmes)

PFICS

 
DIFFUSION RESTREINTE

DCE Lot 3

Ind.	Date	Modifications	Chargé d'Etude	Dessinateur

CONCEPTION	MAITRISE D'OEUVRE	Nom du fichier :	
<u>Architecte :</u> IMI COLLOGNAT Tél. : 02 23 44 27 56	<u>Chef du pôle :</u> ICDD M. LECLERC Tél. : 02 23 35 27 50 Port : 06 22 42 36 98	Nom du fichier	
<u>Maitrise d'ouvrage :</u> ICD M. GALLENE Tél. : 02 23 35 20 84	<u>Chargé d'affaires :</u> ICD M. RATEAU Tél. : 02 23 35 27 54 Port : 06 22 42 37 99 IMI PUYBARET Tél: 02 23 35 21 83	<u>Fichiers associés :</u>	<u>Date de 1ère diffusion :</u> 22/04/2025
<u>Dessiné par :</u>	<u>Dessiné par :</u> M. QUENOILLERE Tél. : 02 23 35 27 58	<u>N° COSI :</u> 445 876	<u>N° Ordre</u> 7 Folios
<u>Architecte :</u>		<u>Echelle :</u> 1/	

IDENTIFICATION DE LA FICHE			
N° OPERATION	350 051 001B 5000	TYPE PLAN	INDICE
Ident.Operation	Nom du fichier 350 051 001B 0769	- Ind	



PMO DE RENNES
BP 14
35998 Rennes Cedex 9
Quartier MARGUERITE
Rue du Garigliano
BP 14
35998 Rennes Cedex 9

IG2MI
Philippe BRISEMUR
Directeur de l'Etablissement du Service
d'Infrastructure de la Défense
de RENNES



Nom du fichier : 350 051 001B 0769

Plan de situation
Plan de masse

Echelle : 1/500




SID NORD-OUEST

 


Date
22/04/2025


N° Ordre
01/07

N°Pliat

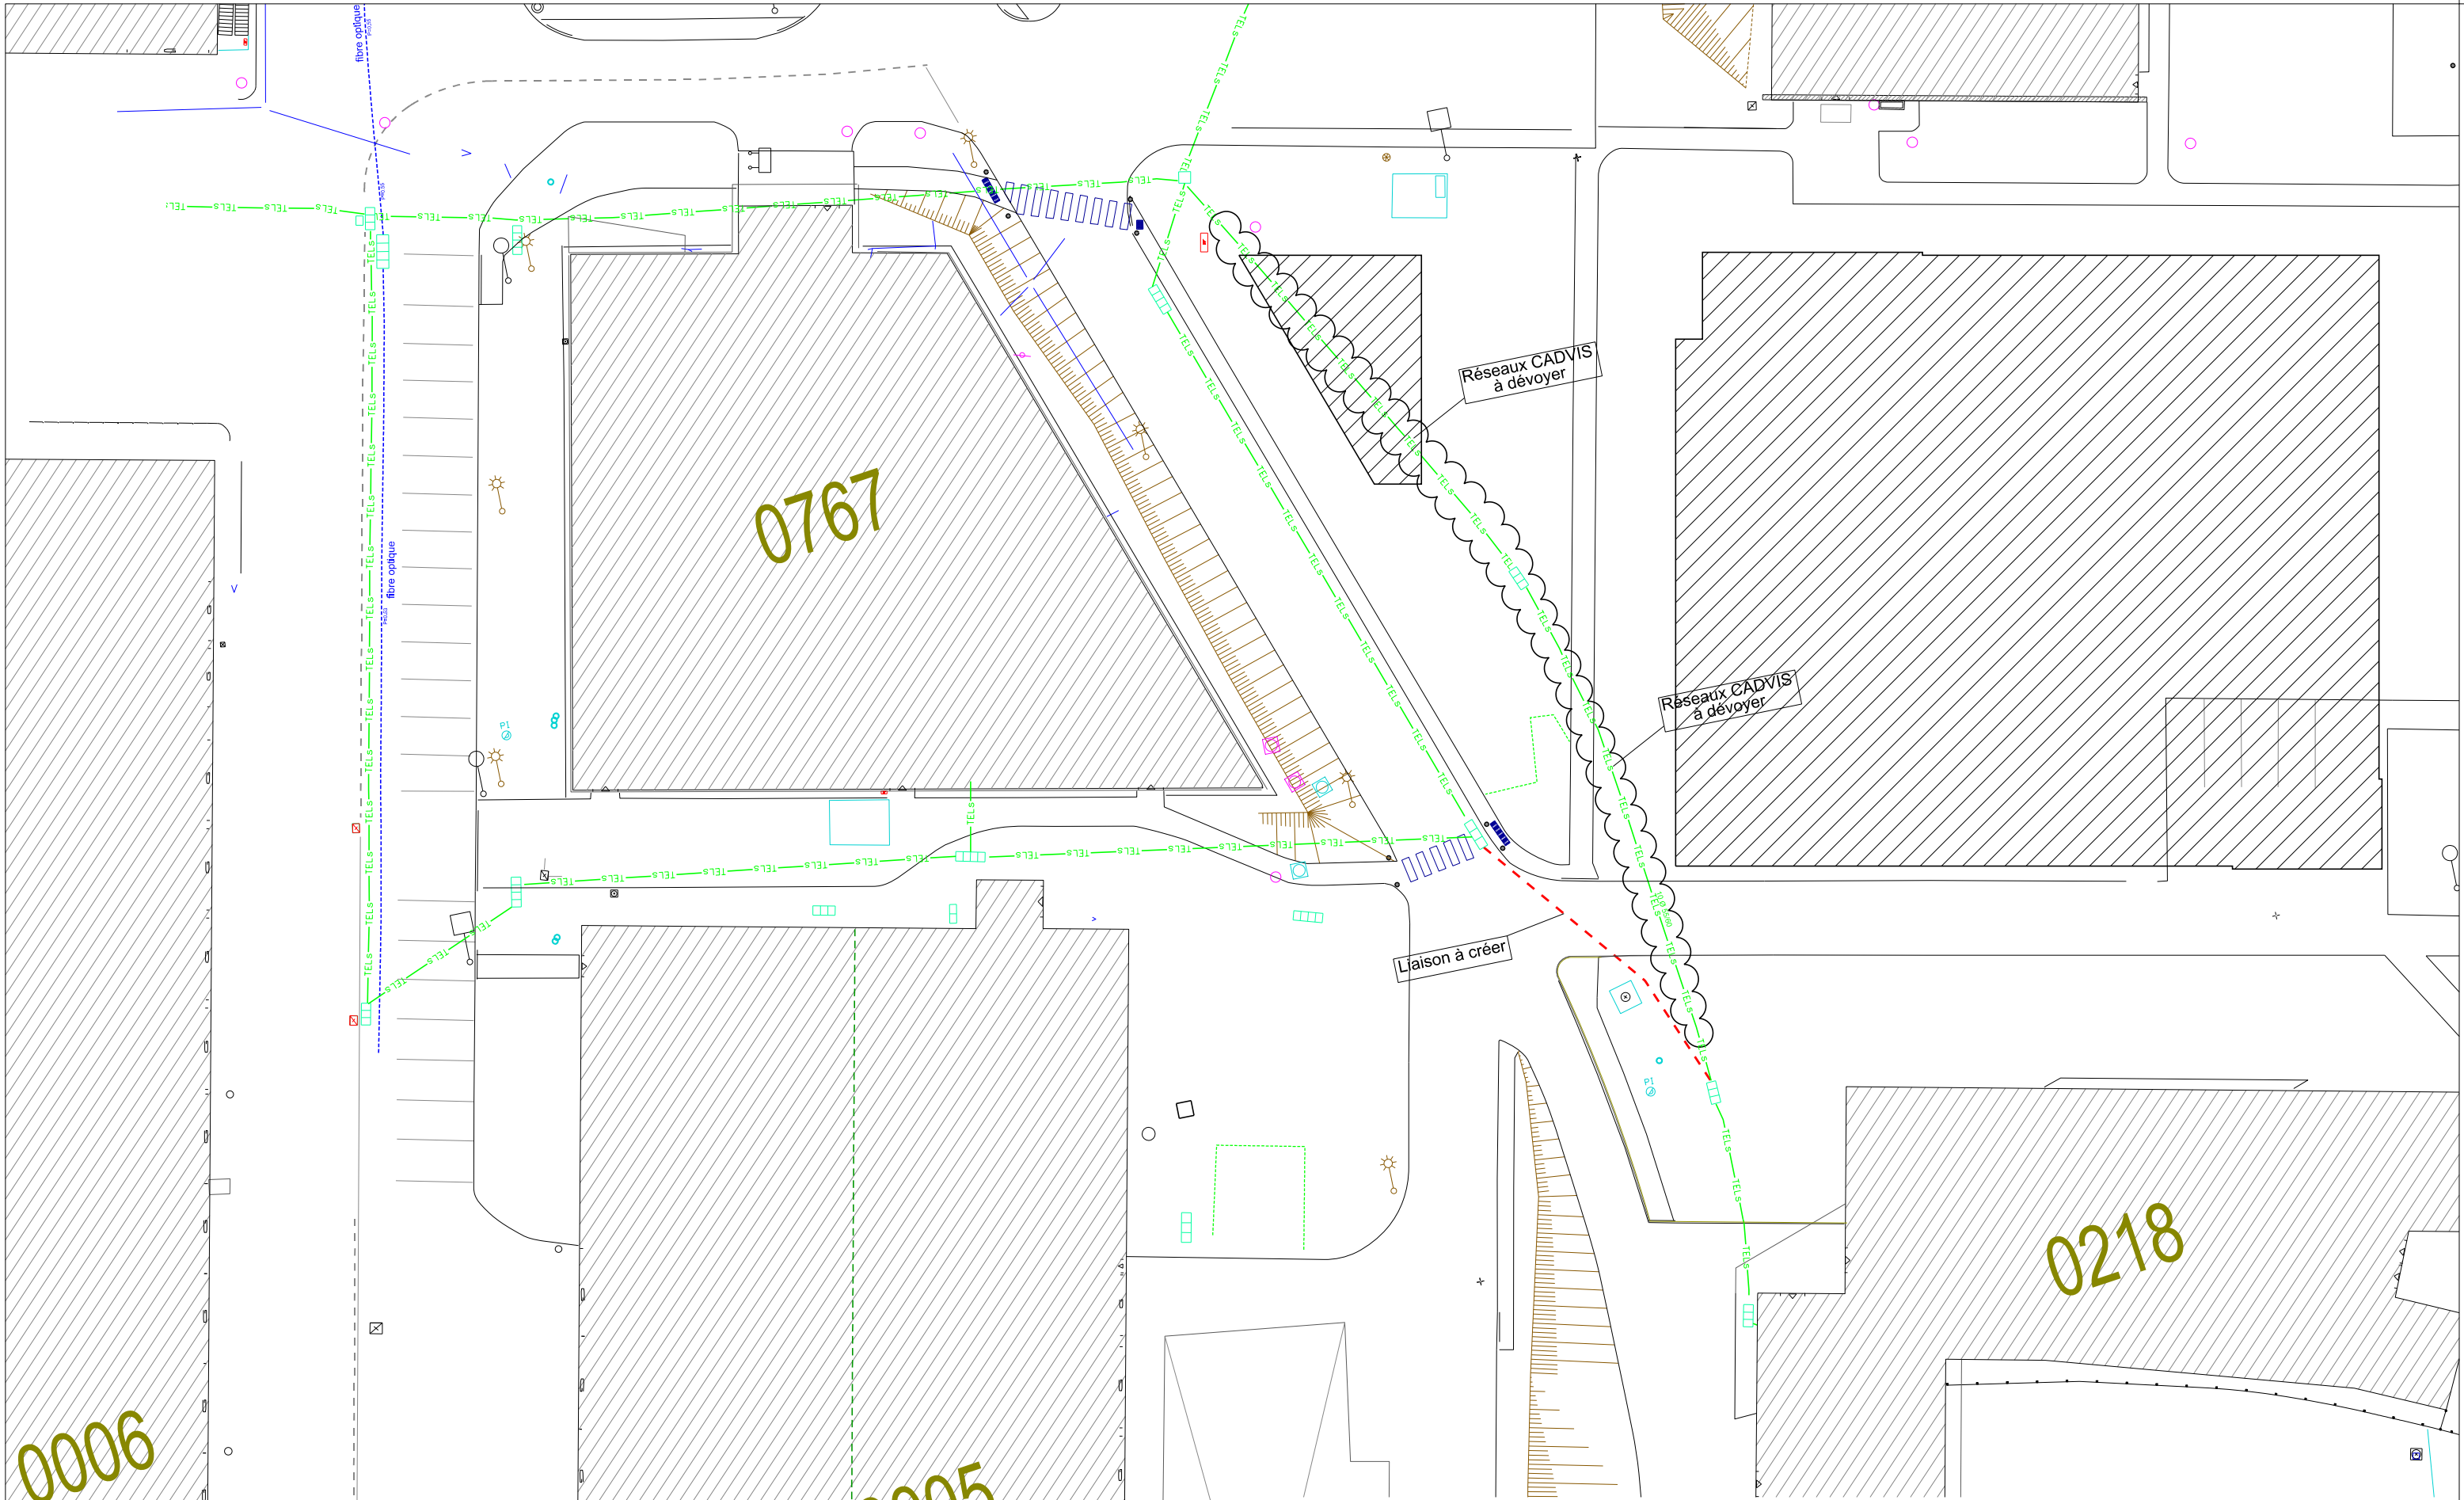



 ESID DE RENNES PMO DE RENNES BP 14 35998 Rennes Cedex 9 Quartier MARGUERITTE Rue du Garigliano BP 14 35998 Rennes Cedex 9	Chargé d'affaires : ICD M.RATEAU IMI PUYBARET	CESSON SEVIGNE (35) QUARTIER LESCHI	<div>DIFFUSION RESTREINTE</div> <div>SGA</div>		 Liberté • Egalité • Fraternité REPUBLIQUE FRANÇAISE MINISTÈRE DES ARMÉES		
	Dessiné par : IMI COLLOGNAT M. QUENOILLERE		Création de la filière « supports » et PFICS (plate-forme interconnexion systèmes)	N° COSI : 445 876 N° PLIMAT : Nom du fichier : 350 051 001B 0769 N°Plimat			
	IG2MI Philippe BRISEMUR Directeur de l'Etablissement du Service d'Infrastructure de la Défense de RENNES	DCE Lot 3	Plan de masse réseaux TEL existant			 SIDA NORD OUEST	Date 22/04/2025
Echelle : 1/400							

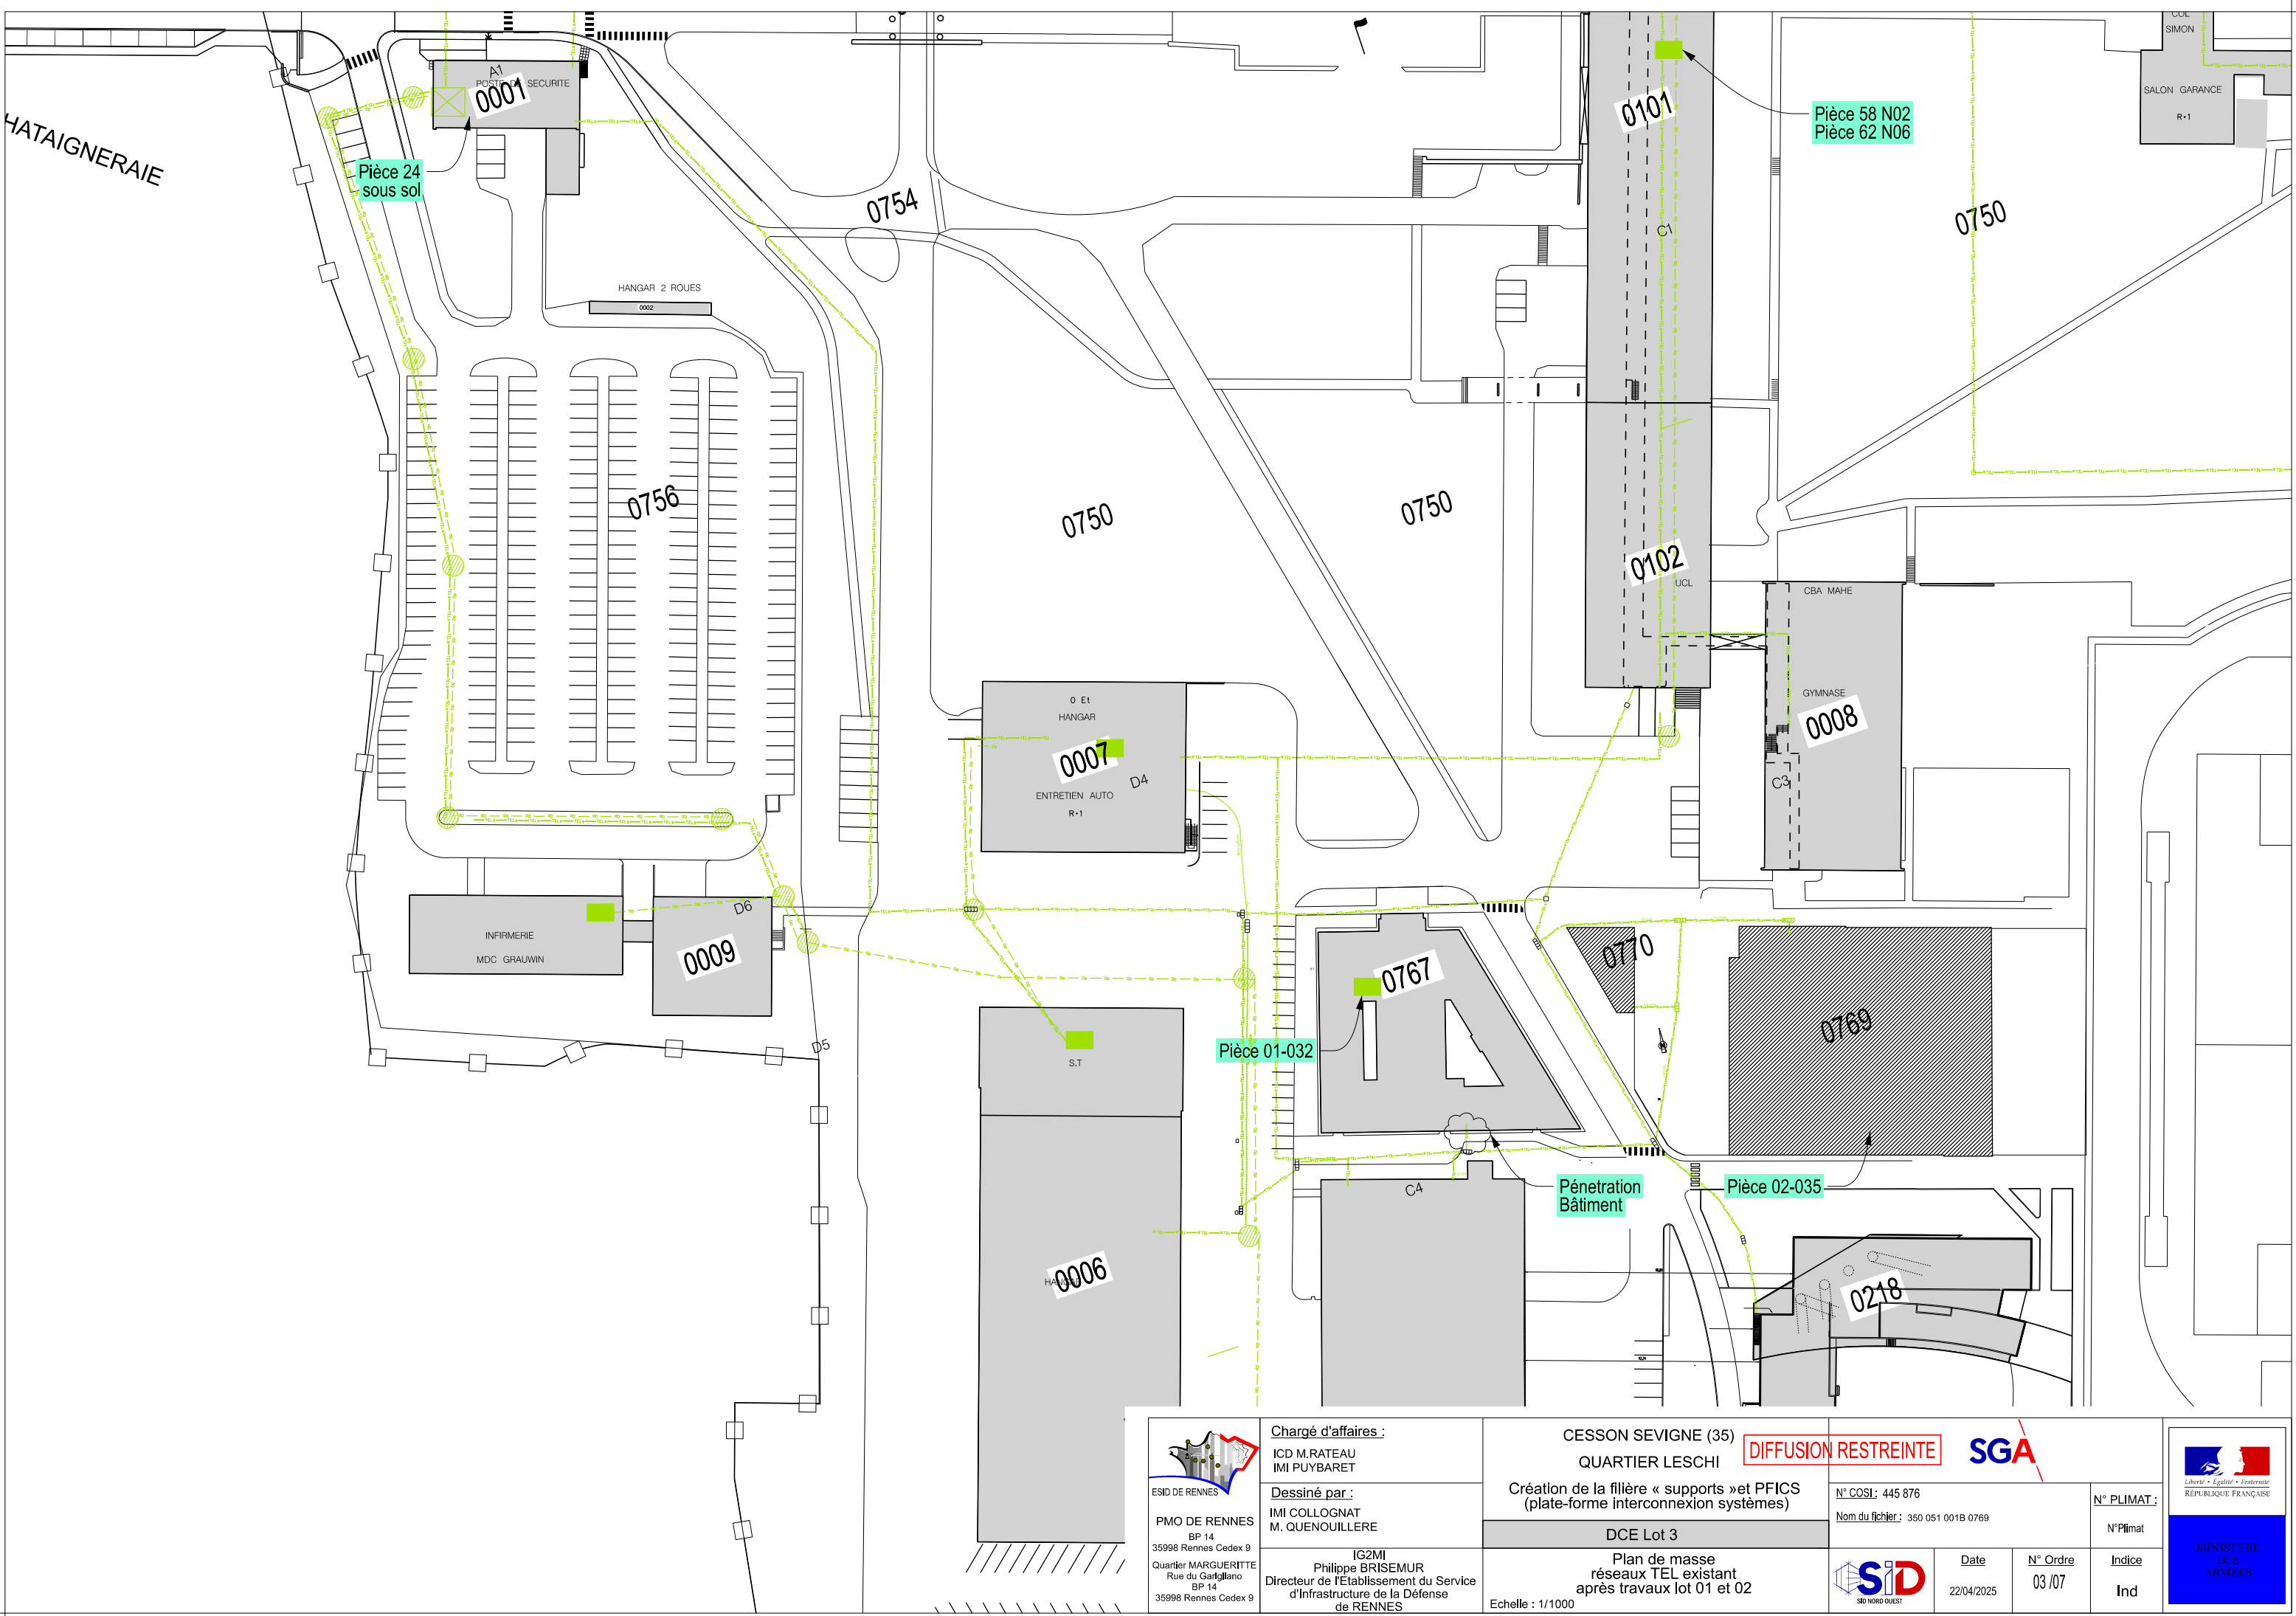

PMO DE RENNES
BP 14
35998 Rennes Cedex 9
Quartier MARGUERITE
Rue du Garfflano
BP 14
35998 Rennes Cedex 9

Chargé d'affaires :
ICD M.RATEAU
IMI PUYBARET

Dessiné par :
IMI COLLOGNAT
M. QUENOILLERE

IG2MI
Philippe BRISEMUR
Directeur de l'Etablissement du Service
d'Infrastructure de la Défense
de RENNES

CESSON SEVIGNE (35)
QUARTIER LESCHI
Création de la filière « supports » et PFICS
(plate-forme interconnexion systèmes)


DCE Lot 3
Plan de masse
réseaux TEL existant
après travaux lot 01 et 02
Echelle : 1/1000

N° COSI : 445 876		N° PLIMAT :	
Nom du fichier : 350 051 001B 0769		N° Plimat	
	Date	N° Ordre	Indice
	22/04/2025	03 /07	Ind



Liberté • Egalité • Fraternité
REPUBLIQUE FRANÇAISE

MINISTÈRE
DES
ARMÉES

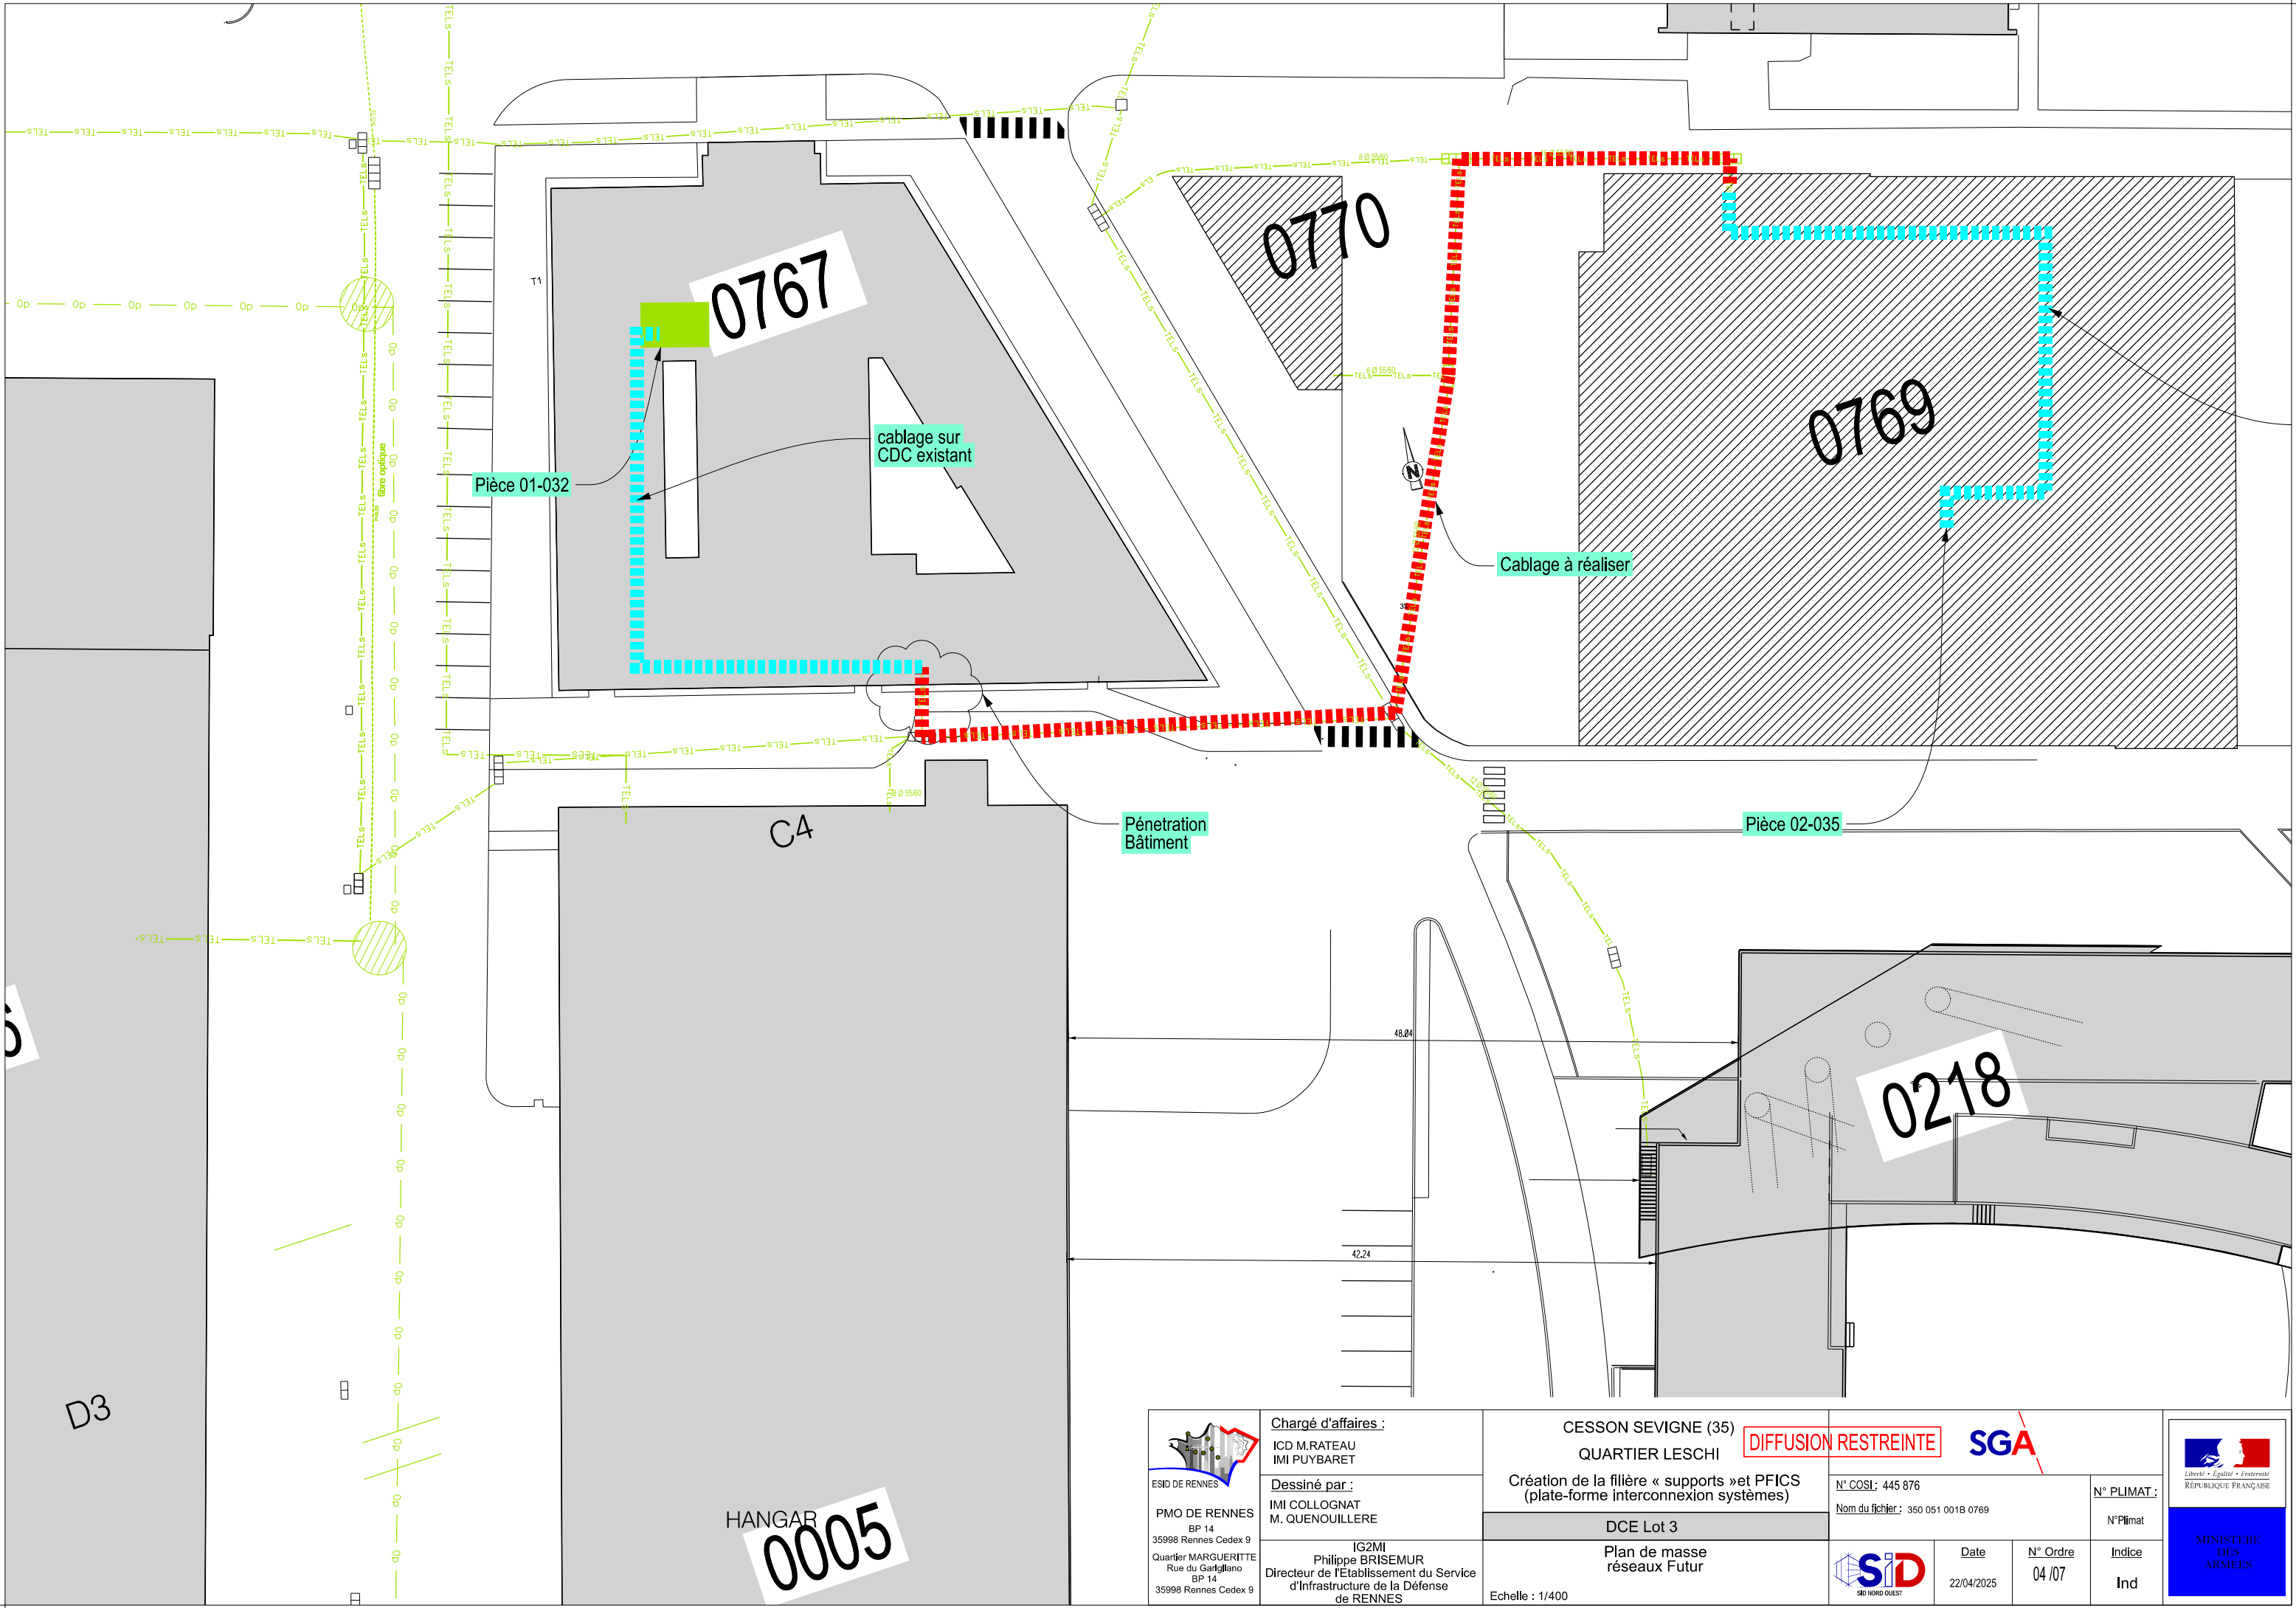

PMO DE RENNES
BP 14
35998 Rennes Cedex 9
Quartier MARGUERITTE
Rue du Garfflano
BP 14
35998 Rennes Cedex 9

Chargé d'affaires :
ICD M.RATEAU
IMI PUYBARET

Dessiné par :
IMI COLLOGNAT
M. QUENOILLERE

IG2MI
Philippe BRISEMUR
Directeur de l'Établissement du Service
d'Infrastructure de la Défense
de RENNES

CESSON SEVIGNE (35)
QUARTIER LESCHI
Création de la filière « supports » et PFICS
(plate-forme interconnexion systèmes)

DCE Lot 3

Plan de masse
réseaux Futur

Echelle : 1/400

DIFFUSION RESTREINTE

SGA

N° COSI : 445 876

Nom du fichier : 350 051 001B 0769

N° PLIMAT :

N° Plimat




Date
22/04/2025

N° Ordre
04 / 07


Indice
Ind




MINISTÈRE
DES
ARMÉES

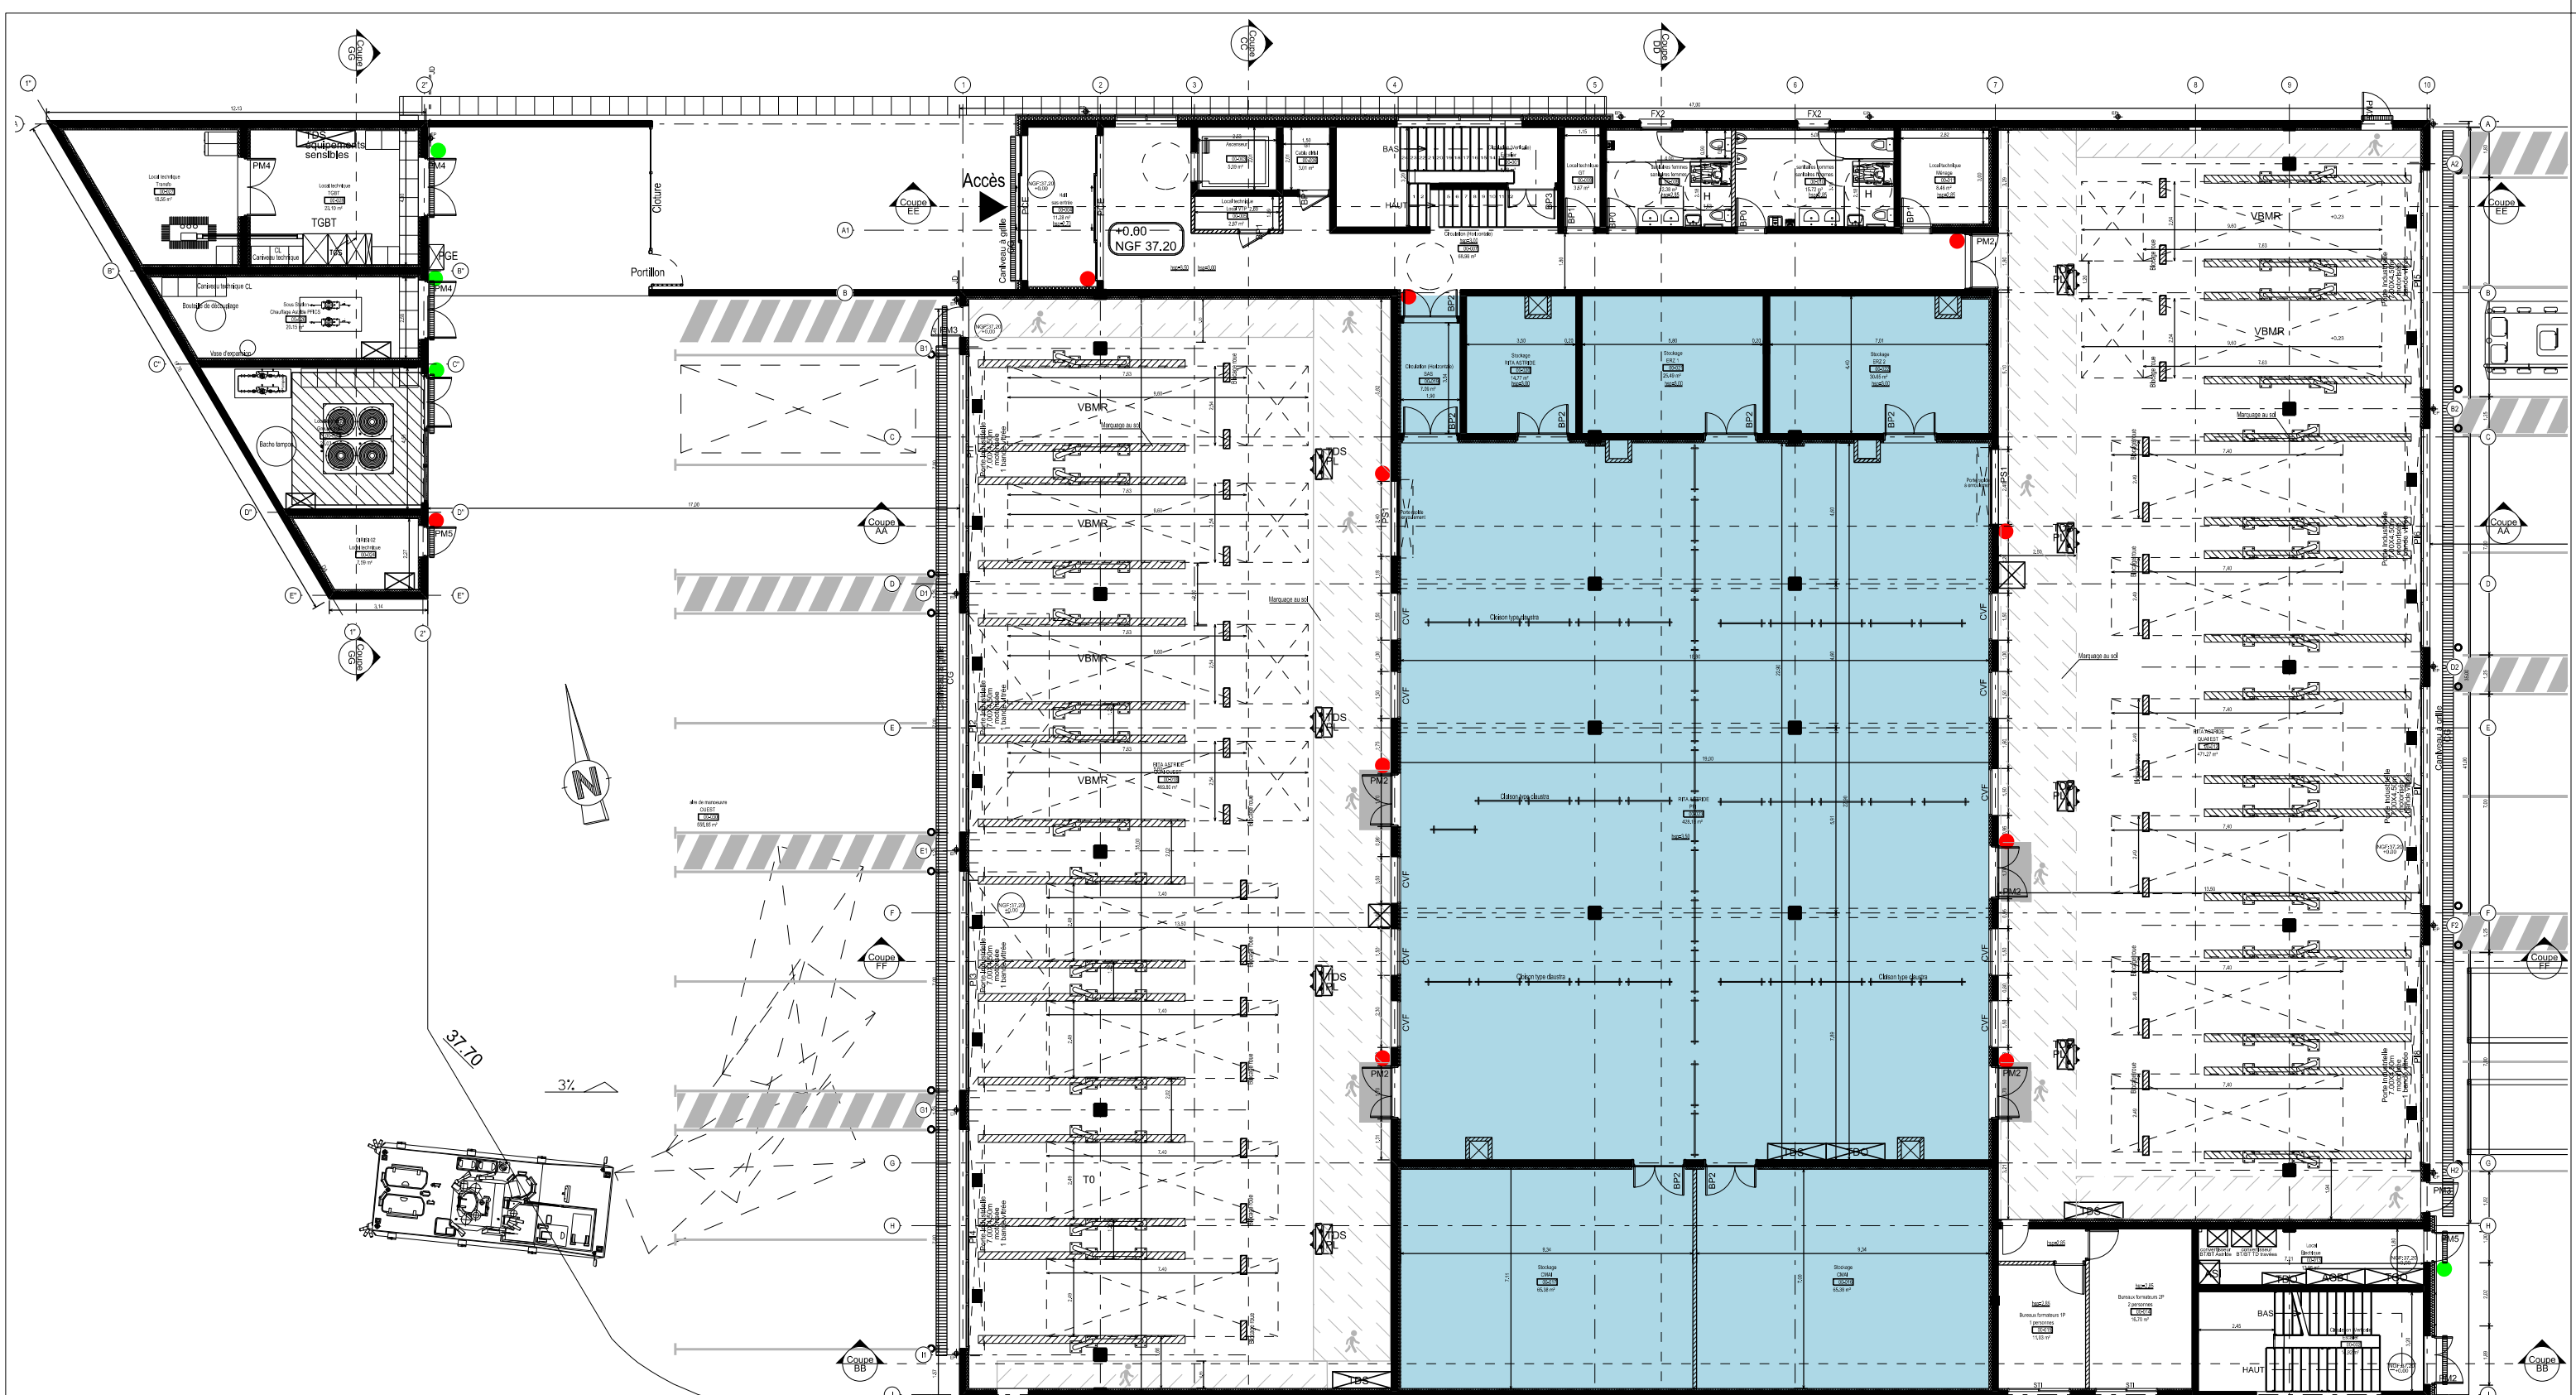






- Zone sous contrôle d'accès
- Contrôle d'accès Lecteur de badge + Digicode
- Serrure digicode
- Détection volumétrique
- UTL

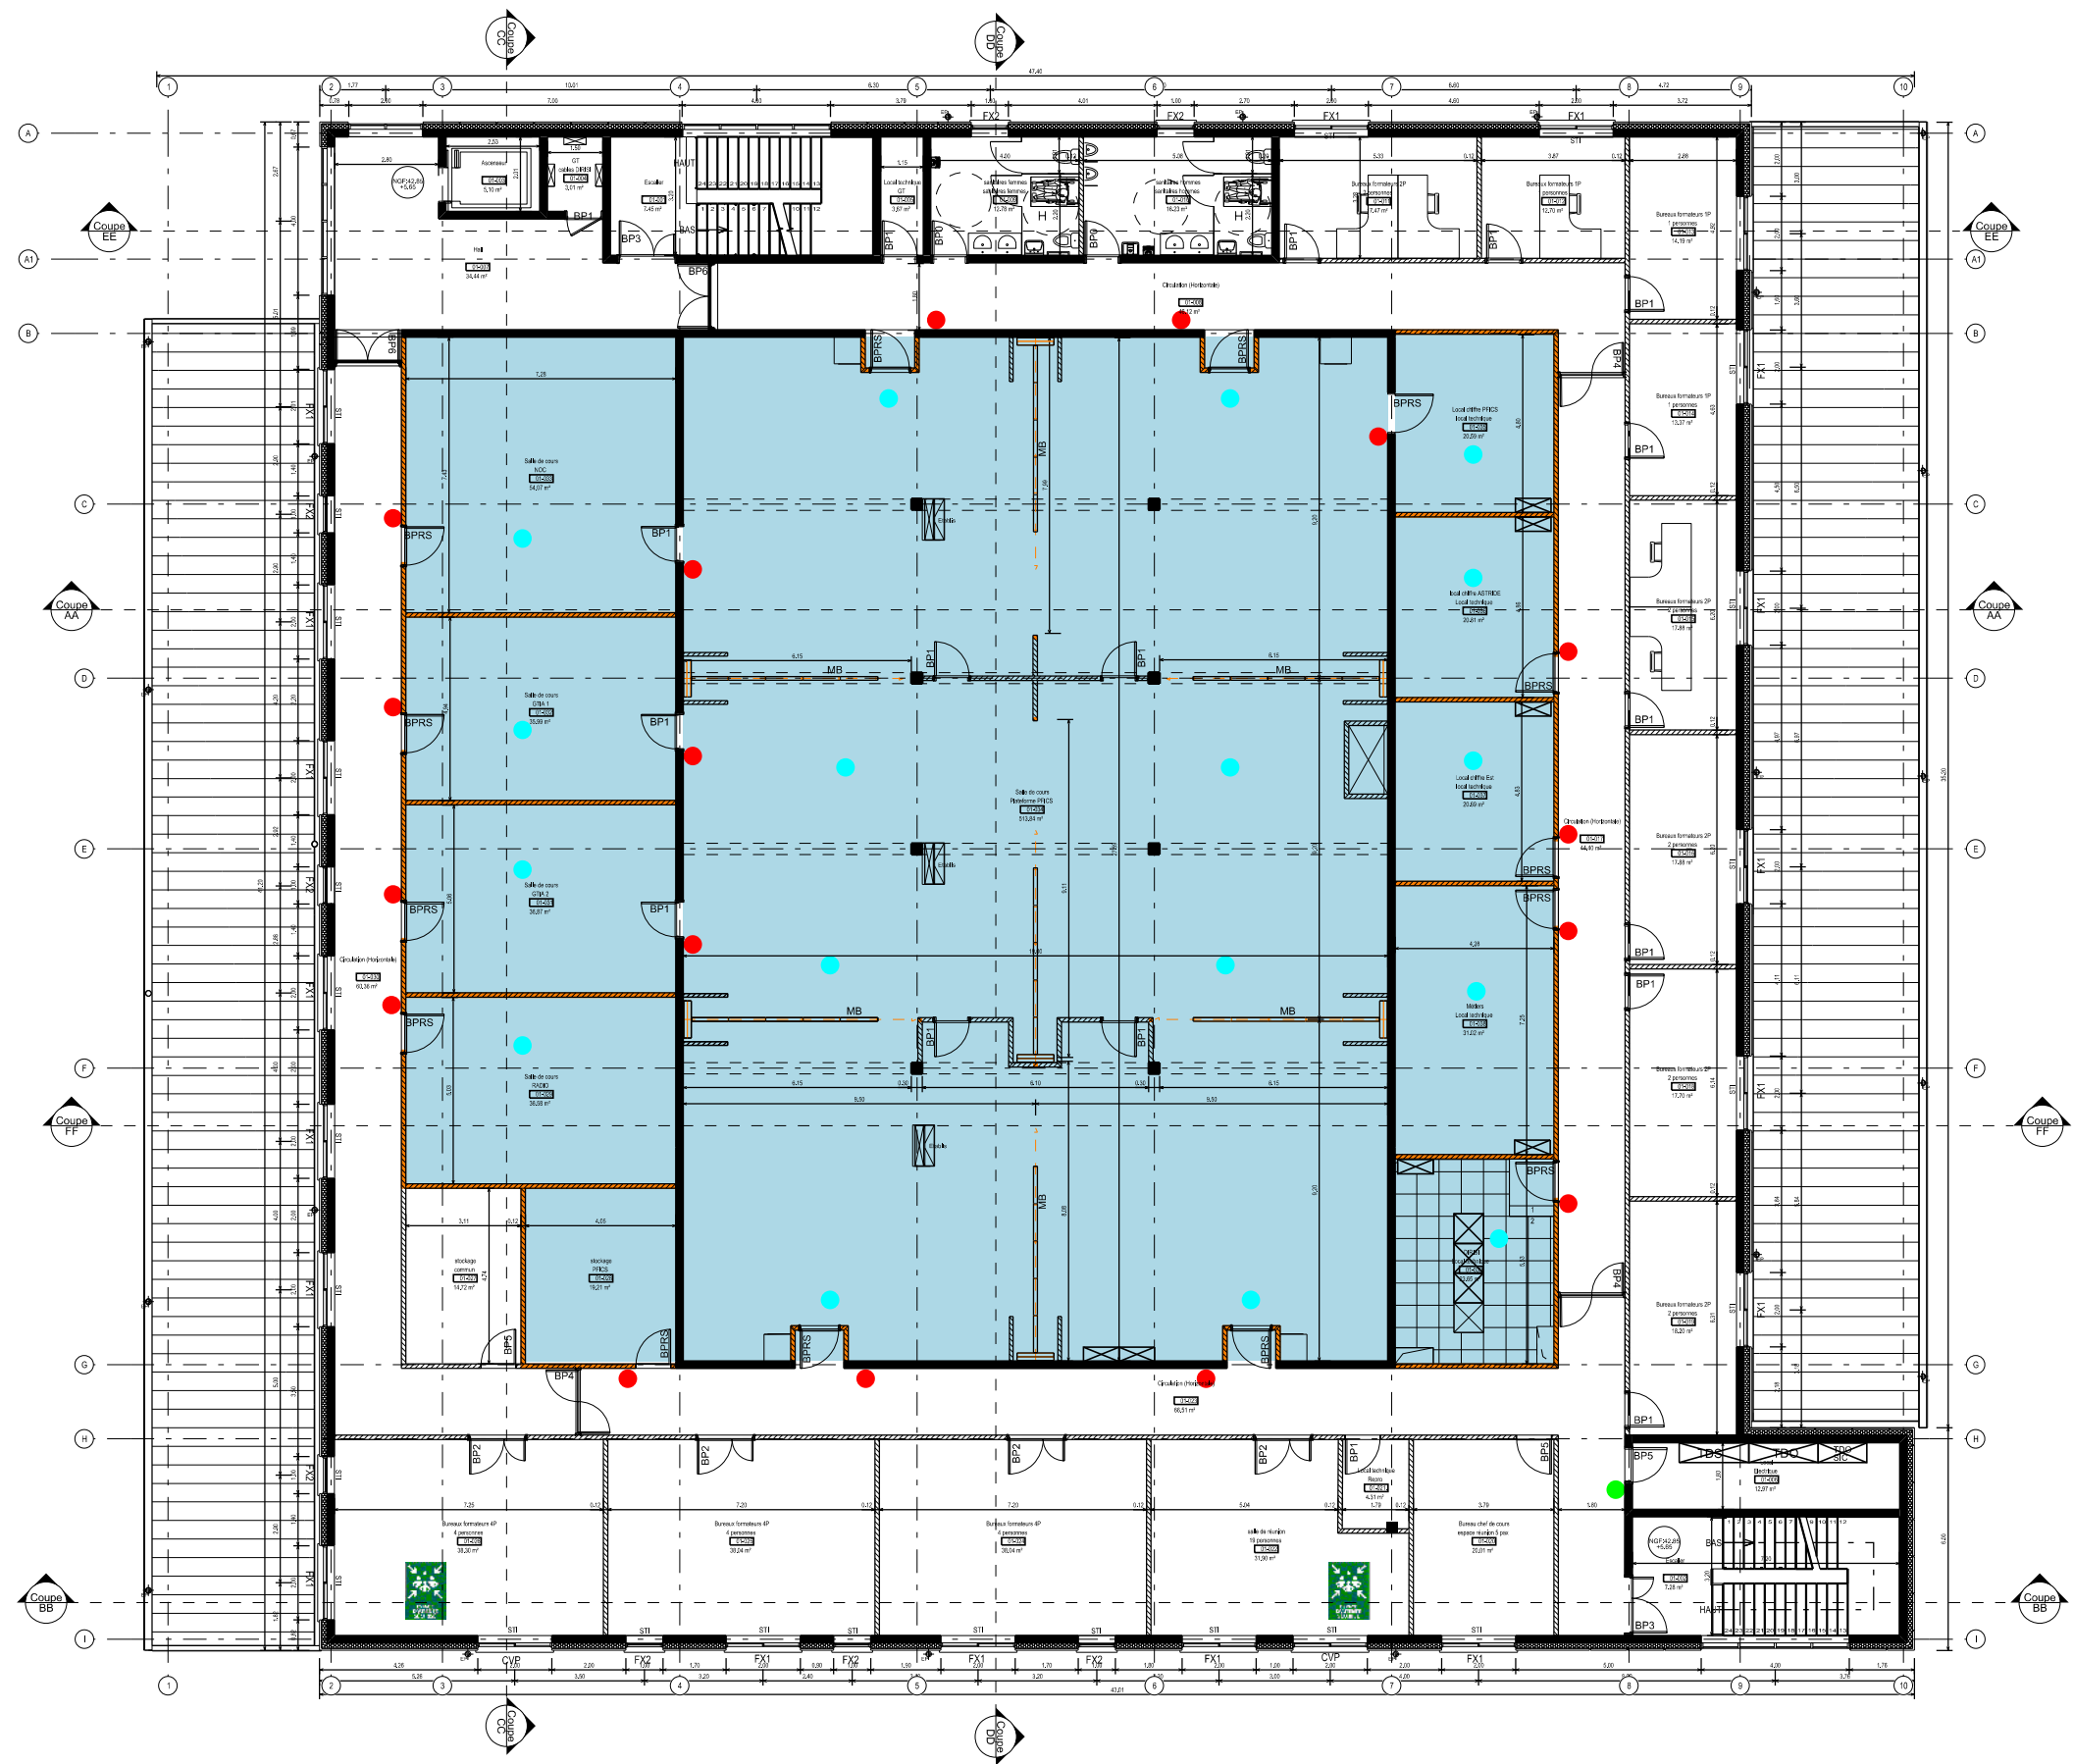



 ESID DE RENNES PMO DE RENNES BP 14 35998 Rennes Cedex 9 Quartier MARGUERITE Rue du Garfollano BP 14 35998 Rennes Cedex 9	Chargé d'affaires : ICD M.RATEAU IMI PUYBARET	CESSON SEVIGNE (35) QUARTIER LESCHI		N° COSI : 445 876		N° PLIMAT :	
	Dessiné par : IMI COLLOGNAT M. QUENOILLERE	Création de la filière « supports » et PFICS (plate-forme interconnexion systèmes)		Nom du fichier : 350 051 001B 0769		N° Plimat	
IG2MI Philippe BRISEMUR Directeur de l'Établissement du Service d'Infrastructure de la Défense de RENNES		DCE Lot 3		Date 22/04/2025		N° Ordre 05/07	
Plan anti intrusion RDC		Echelle : 1/200		Indice Ind			







-  Zone sous contrôle d'accès
-  Contrôle d'accès Lecteur de badge +Digicode
-  Serrure digicode
-  Détection volumétrique
-  UTL



 ESID DE RENNES PMO DE RENNES BP 14 35998 Rennes Cedex 9 Quartier MARGUERITE Rue du Garigliano BP 14 35998 Rennes Cedex 9	Chargé d'affaires : ICD M.RATEAU IMI PUYBARET	CESSON SEVIGNE (35) QUARTIER LESCHI		N° COSI : 445 876		N° PLIMAT :	
	Dessiné par : IMI COLLOGNAT M. QUENOILLERE	Création de la filière « supports » et PFICS (plate-forme interconnexion systèmes)		Nom du fichier : 350 051 001B 0769		N° Plimat	
	IG2MI Philippe BRISEMUR Directeur de l'Etablissement du Service d'Infrastructure de la Défense de RENNES	DCE Lot 3 Plan anti intrusion N01		Date 22/04/2025		N° Ordre 06/07	
Echelle : 1/200		Indice Ind					
						MINISTÈRE DES ARMÉES	

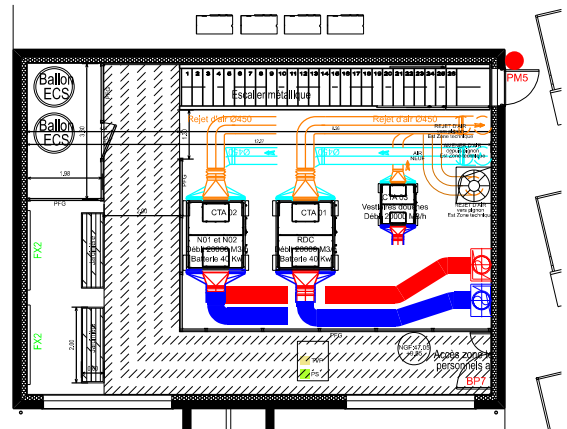


Accès toiture

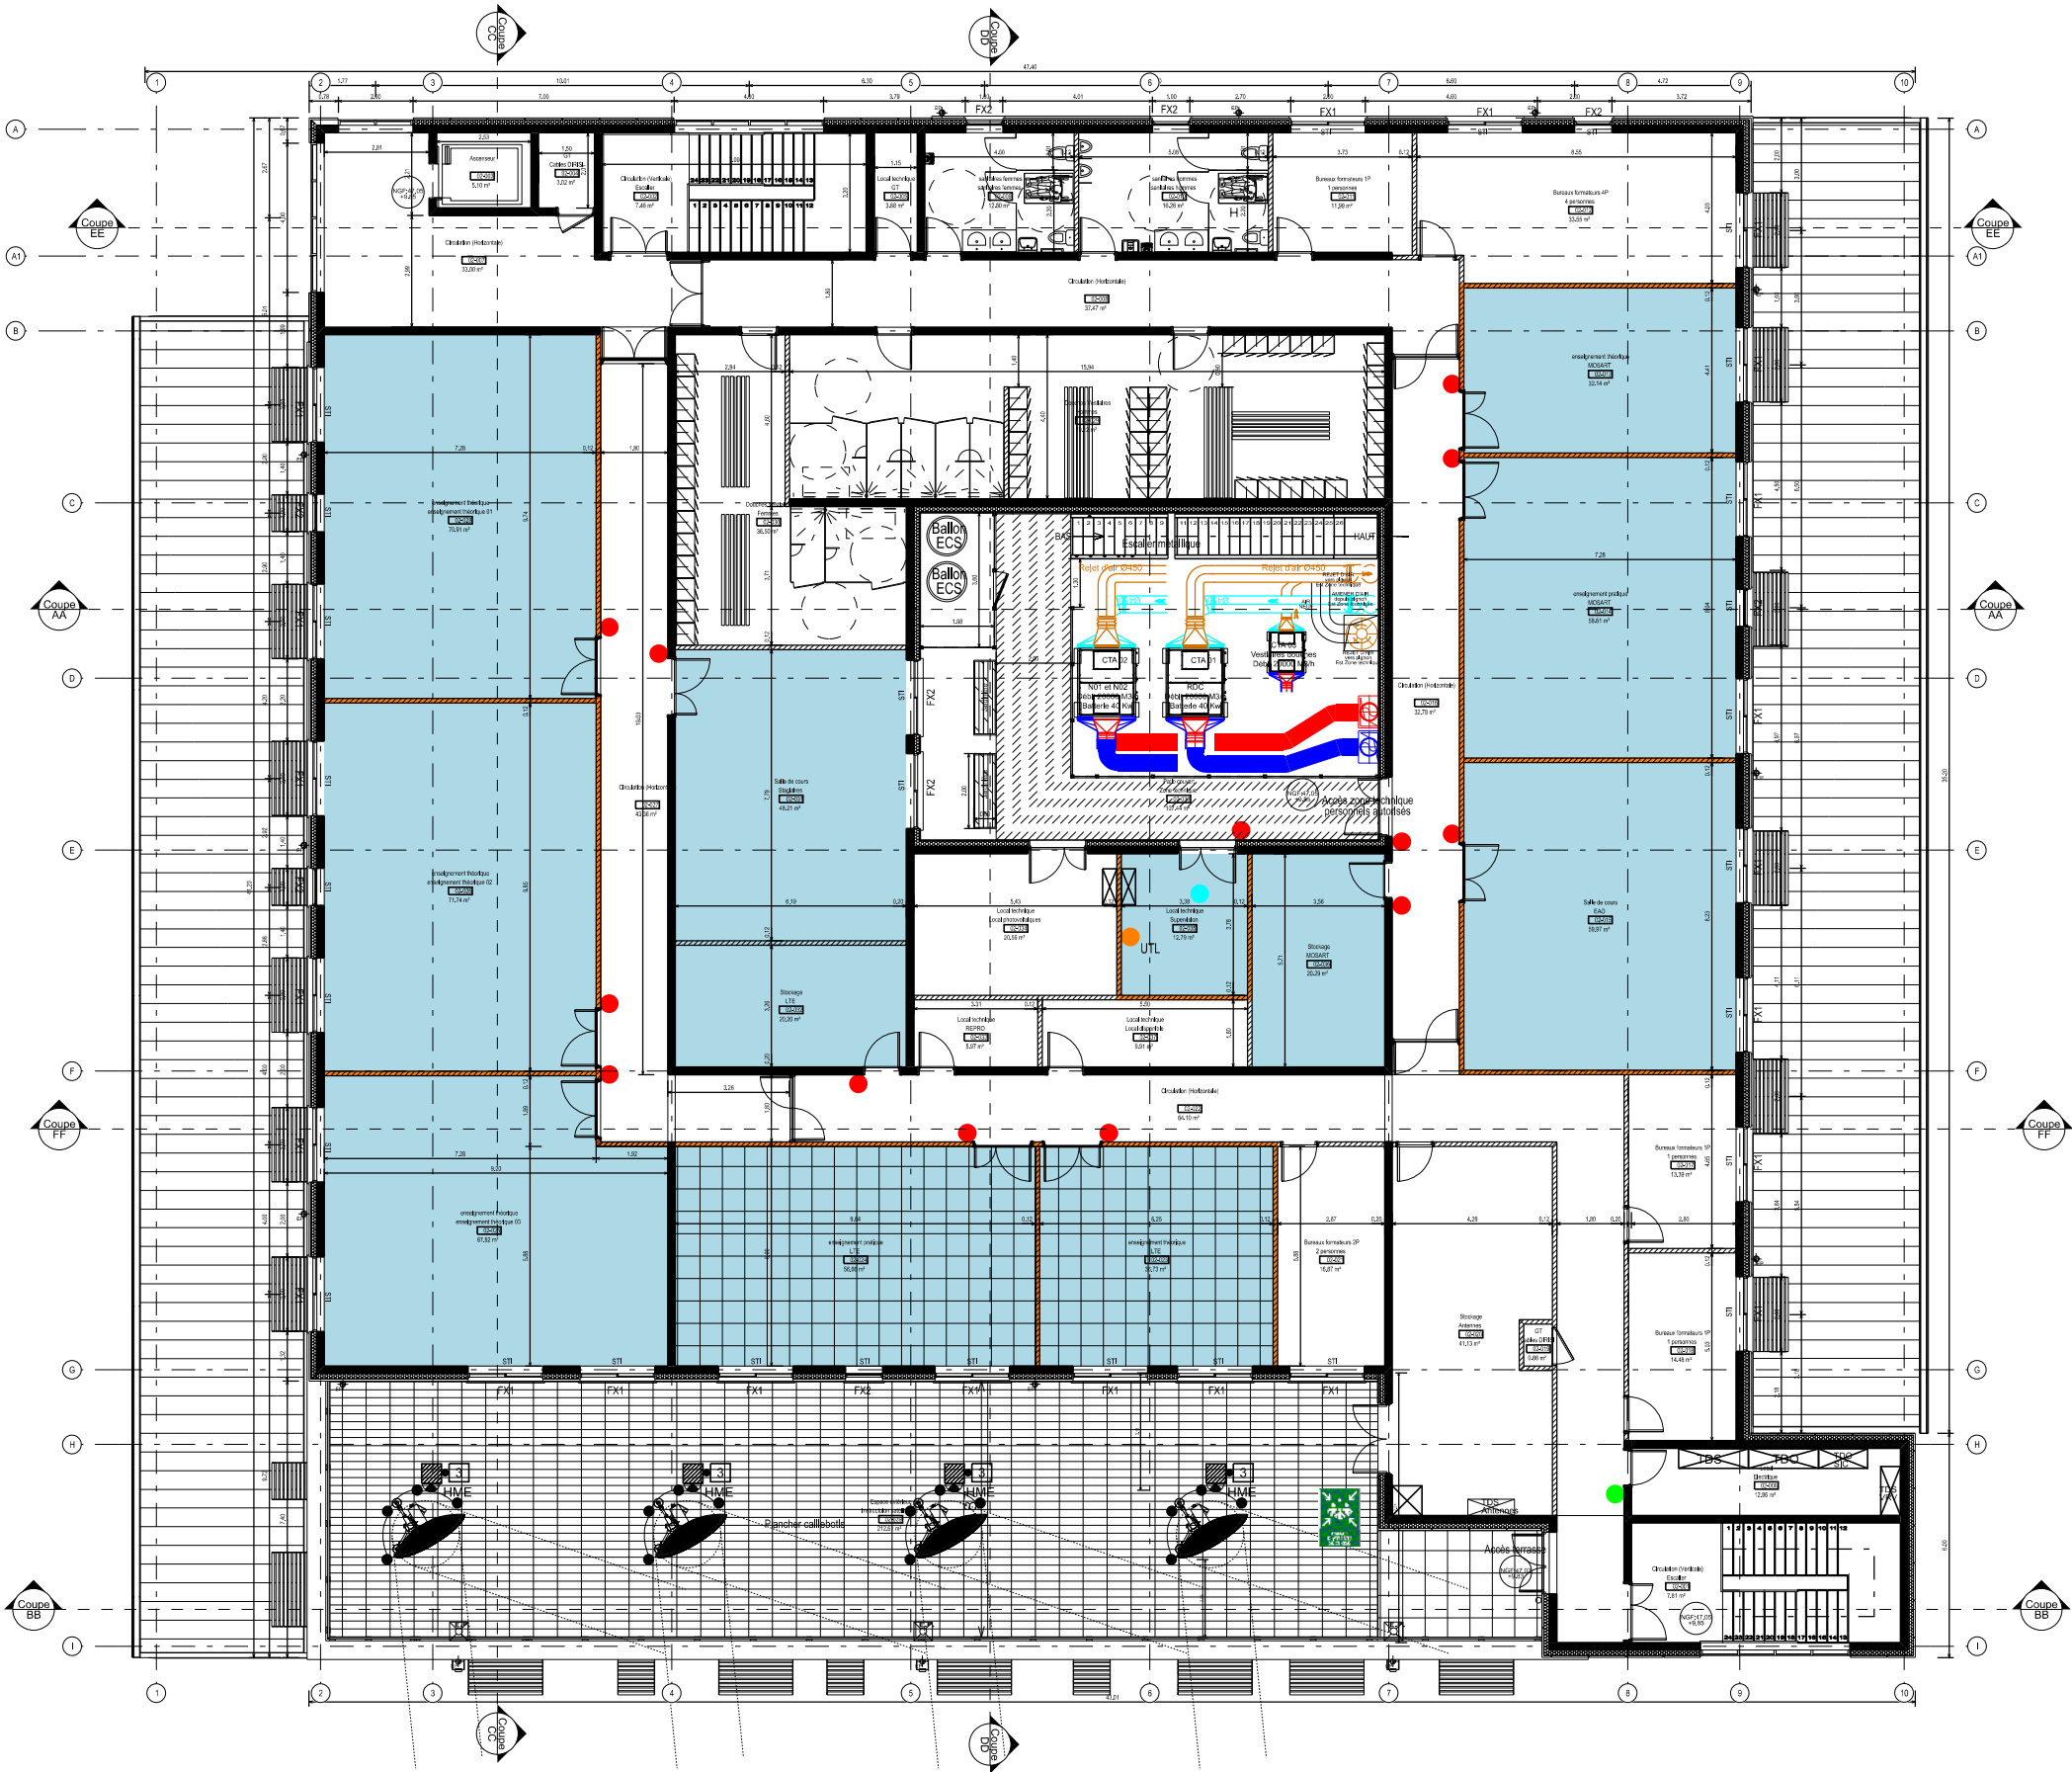

- Zone sous contrôle d'accès
- Controle d'accès Lecteur de badge +Digicode
- Serrure digicode
- Detection volumetrique
- UTL



 PMO DE RENNES BP 14 35998 Rennes Cedex 9 Quartier MARGUERITE Rue du Garigliano BP 14 35998 Rennes Cedex 9	Chargé d'affaires : ICD M.RATEAU IMI PUYBARET	CESSON SEVIGNE (35) QUARTIER LESCHI		N° COSI : 445 876		N° PLIMAT :	
	Dessiné par : IMI COLLOGNAT M. QUENOILLERE	Création de la filière « supports » et PFICS (plate-forme interconnexion systèmes)		Nom du fichier : 350 051 001B 0769		N° Plimat	
IG2MI Philippe BRISEMUR Directeur de l'Etablissement du Service d'Infrastructure de la Défense de RENNES		DCE Lot 3		Date 22/04/2025		N° Ordre 07/07	
Plan anti intrusion N02 et accès toiture		Echelle : 1/200		Indice Ind			

