


LEGENDE CVC-PLOMBERIE

PLOMBERIE SANITAIRE

- Distribution chaude sanitaire
- Distribution bouclage ECS
- Repérage changements de niveau (colonne ou distribution term)

Détail de pied de colonne

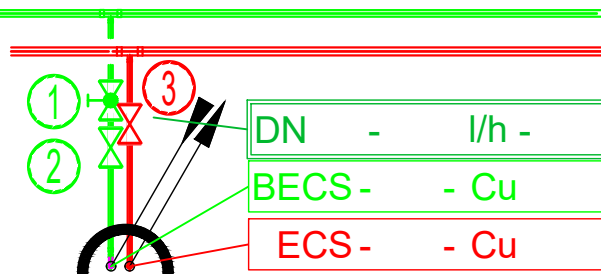

- Vanne GRK - 1801-8
- Vanne GRK - 1910-8
- Vanne d'isolement

Rénovation technique et architecturale du Centre Hospitalier Jean Pagès 28 Avenue du Clos Mignot 37230 Luynes

MATRE D'OUVRAGE
Centre Hospitalier de Luynes
28 Avenue du Clos Mignot
37230 Luynes
Tel: 02 47 48 50 44
@ services.techniques@chluynes.fr

MATRE D'OEUVRE
IVARS & BALLET
19 rue Jules Charpentier
BP 699
37100 Tours
Tel: 02 47 61 36 37
@ gaudy@ivars-ballet.fr

BUREAU D'ETUDES
3IA
331 rue de Cormery
37600 Saint-Avertin
Tel: 02 47 48 50 44
@ maxime.iouas@3ia.fr

BUREAU DE CONTRÔLE
QUALICONSULT
22 rue de la Mitoyenne
Bâtiment KONRAD "K"
37100 Tours
Tel: 02 47 65 52 19
@ corinne.huet@qualiconsult.fr

COORDONNATEUR SPS
BTP Consultants
2 Avenue Pierre-Gilles de Gemmes
37640 Saint-Cyr-Sur-Loire
Tel: 02 51 11 62 88
@ kevin.chaudier@btp-consultants.fr

| | | | |
|---|-----------------------------|-------------------|-------------|
| E | DCE | 12/04/2023 | DB |
| D | Plan de recollement | 06/01/2023 | DB |
| C | Changement vanne de réglage | 04/04/2022 | YG |
| B | Mise à jour | 17/02/2022 | YG |
| A | Première diffusion | 13/01/2022 | HM |
| N° | LIBELLÉ | DATE | VISA |
| Bon pour Exécution | | Non Retour Client | TRACE: DB |
| Nom: | Nom: | DATE: | 12/04/2023 |
| Date: | Date: | DATE: | 12/04/2023 |
| HERVE THERMIQUE | | VERIFIE: DB | |
| 12, Rue Denis Papin B.P.334 37303 JOUE LES TOURS | | DATE: | 12/04/2023 |
| Tel: 02.47.68.20.00 Fax: 02.47.68.35.41 | | ECHELLE: | 1/50 |
| Internet: http://www.herve-thermique.com | | | |
| - Exécution - BAT. PHASE 1A | | | |
| Plan PLOMBERIE SOUS SOL | | | |
| NUMERO DE CHANTIER: | NUMERO DE GED: | NUMERO DE LOT: | PLAN: PLA01 |
| 3735001475 | 3712032100013735 | 05 | E |