

LÉGENDE

Eau Aducie FROIDE

Eau Froide

Réseau Eau Froide (EF)

Eau Chaude Sanitaire

Réseau Eau Chaude Sanitaire (ECS)

Réseau Eau chaude technique (EC)

Eau Usée Laboratoire

Réseau Eau Glacé (EG)

Air Comprimé

Vide

Dioxyde de carbone

Nantes
Université

MEDIAA

22 bis Boulevard Jean Monnet | 44400 REZE | contact@i-mediaa.eu
Equipe de Maîtrise d'Oeuvre - Conception et études architecturales | Auteur: B.SOUFRANT

Université Nantes | Opération Zebrafish
IRS UN - R+5 | 8 quai Moncousu - 44300 Nantes

Mission	Rev.	Nature de la modification	Dessinateur	Vérificateur	Approbateur	Date
AVP	0	Première émission	BSO	LBO	BSO	19-02-2025
PRO	1	MAJ pour PRO	BSO	LBO	BSO	23-05-2025
DCE	2	MAJ pour DCE	BSO	LBO	BSO	25-06-2025

Plan Plomberie (A)
R+5 | PROJET

Mission : DCE


Format : A3

Echelle : 1/100

ID plan: 2405MS - PL.P - 82.15A- Rév. 2

Ref. Doc. Num. Rev.

Ce document est la propriété de I-MEDIAA | Il ne peut être ni reproduit ni communiqué sans autorisation préalable de I-MEDIAA

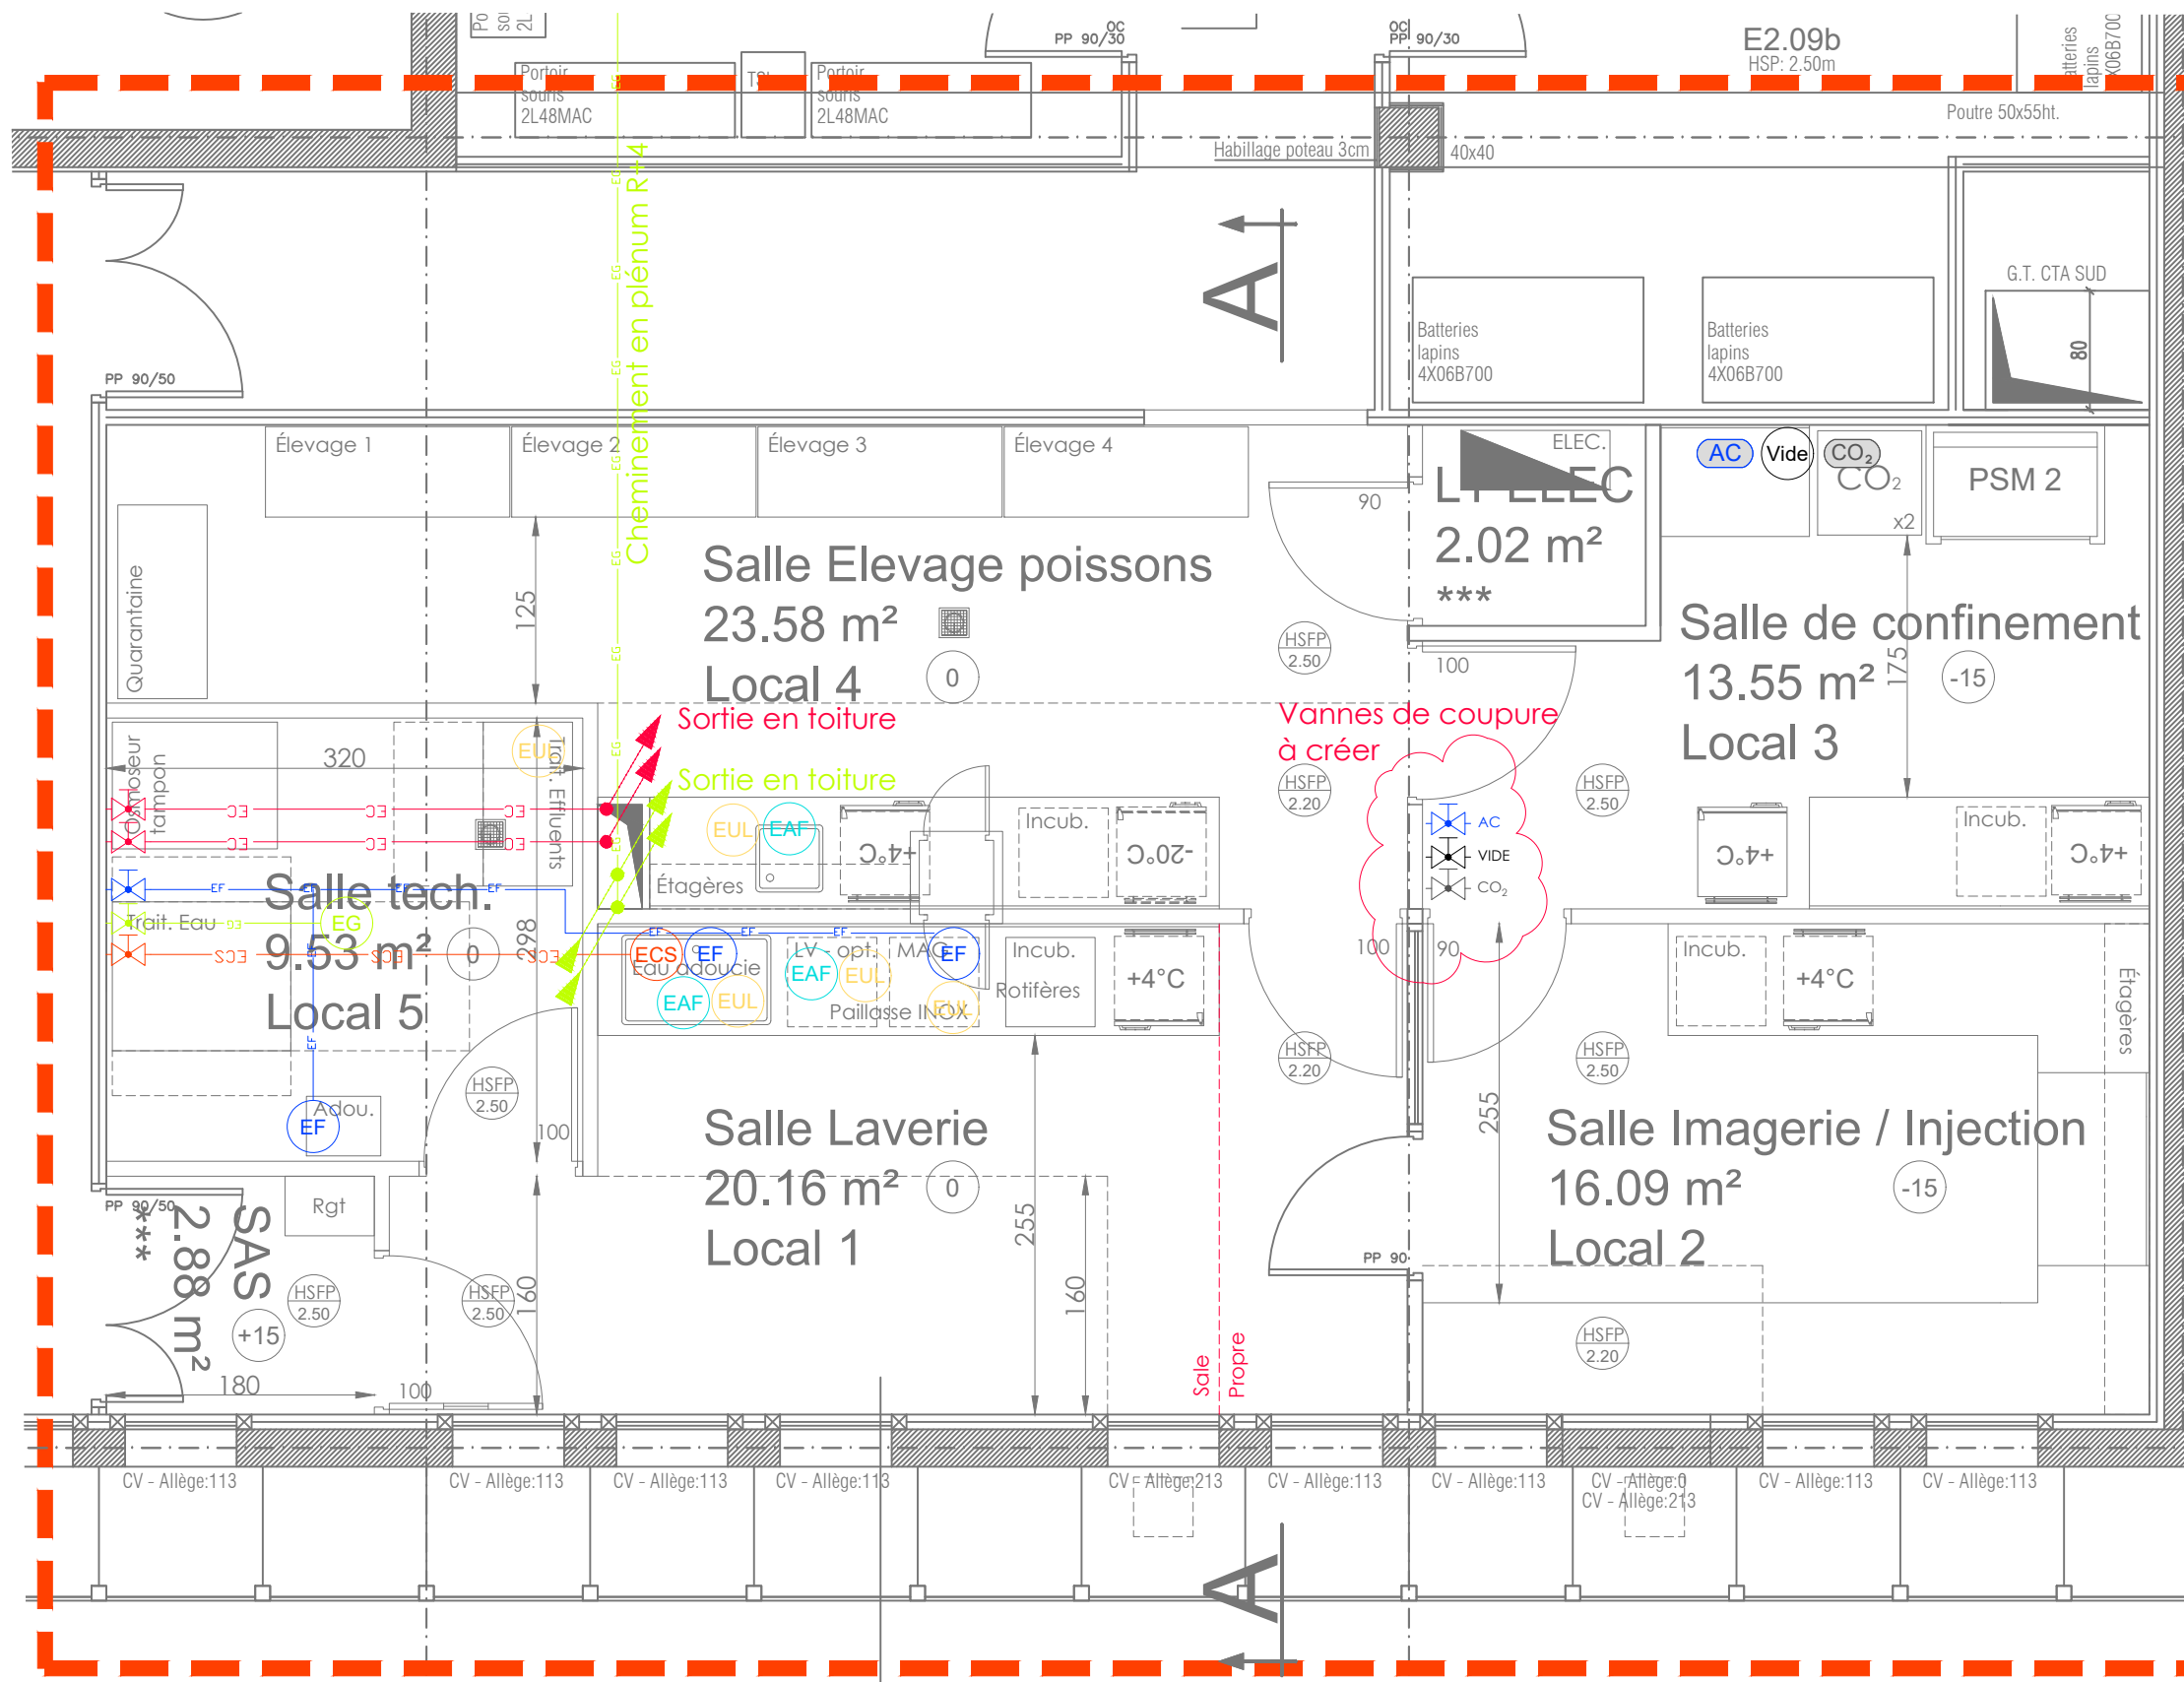

LÉGENDE

Eau Adoucie FROIDE

Eau Froide

Réseau Eau Froide (EF)

Eau Chaude Sanitaire

Réseau Eau Chaude Sanitaire (ECS)

Réseau Eau chaude technique (EC)


Eau Usée Laboratoire

Réseau Eau Glacé (EG)

Air Comprimé

Vide

Dioxyde de carbone

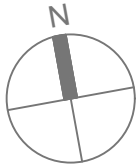

Coupe feu 1H
sur 2 mètres

Nantes
Université

MEDIAA

22 bis Boulevard Jean Monnet | 44400 REZE | contact@i-mediaa.eu

Equipe de Maîtrise d'Oeuvre - Conception et études architecturales | Auteur: B.SOUFRANT

Université Nantes | Opération Zebrafish

IRS UN - R+5 | 8 quai Moncousu - 44300 Nantes

Mission	Rev.	Nature de la modification	Dessinateur	Vérificateur	Approbateur	Date
AVP	0	Première émission	BSO	LBO	BSO	19-02-2025
PRO	1	MAJ pour PRO	BSO	LBO	BSO	23-05-2025
DCE	2	MAJ pour DCE	BSO	LBO	BSO	25-06-2025

Plan Plomberie (B)
R+5 | PROJET

Mission :	Format :	Echelle :	ID plan:	2405MS - PL.P - 82.15B- Rév. 2
DCE	A3	1/50	Ref.	Doc. Num. Rev.

Ce document est la propriété de I-MEDIAA | Il ne peut être ni reproduit ni communiqué sans autorisation préalable de I-MEDIAA