


Schema de principe

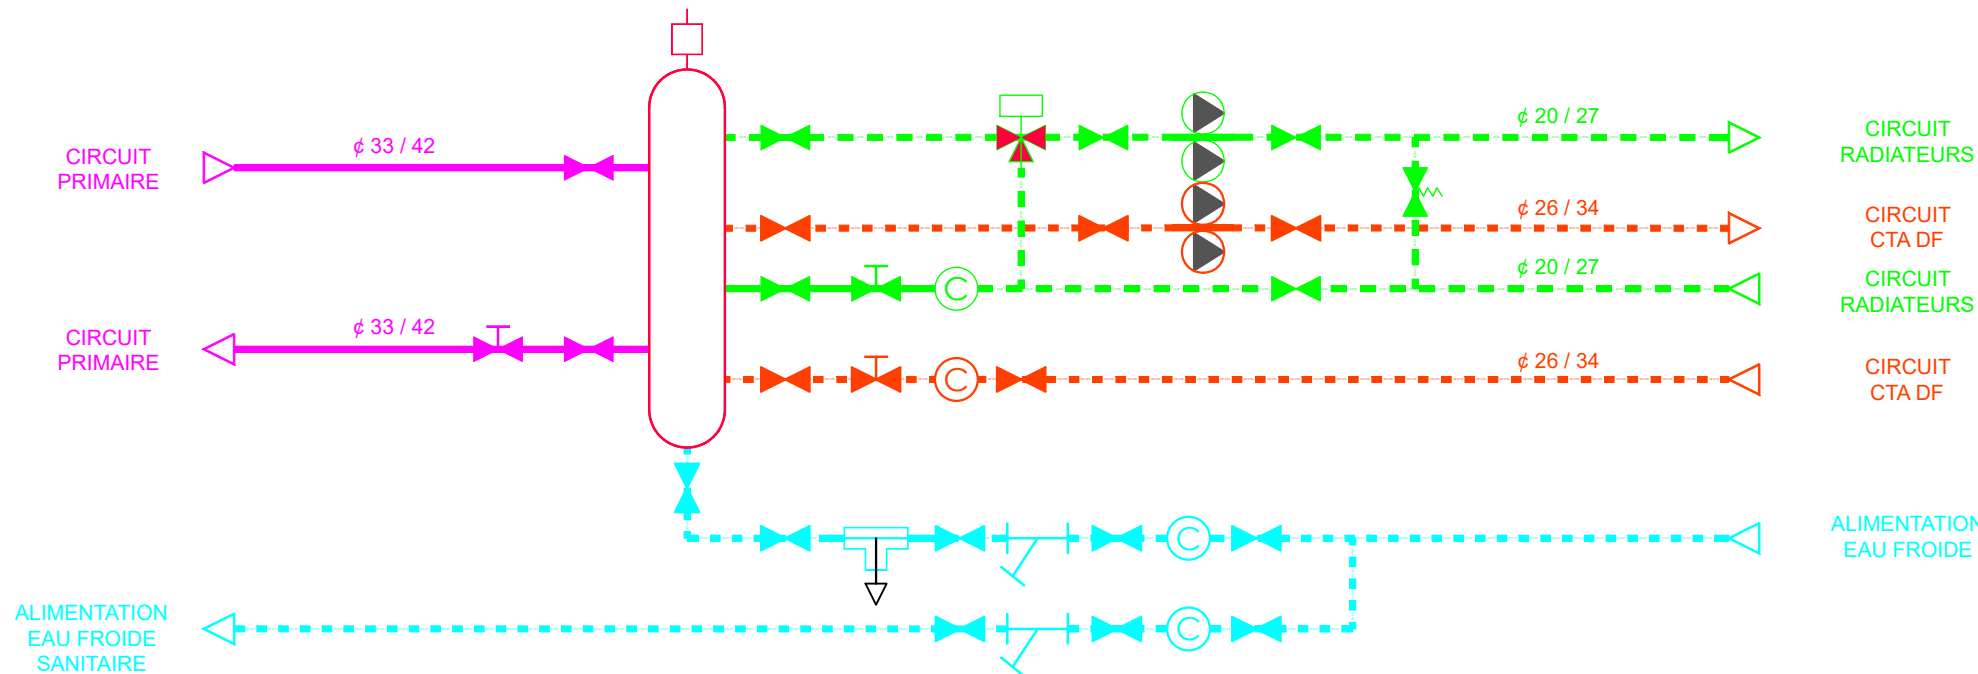

LEGENDE PLOMBERIE	
	Réseau EAU FROIDE - Tube cuivre étouvé coude rigide
	Réseau EAU CHAUDE - Tube cuivre étouvé coude rigide
	Réseau évacuation des eaux usées - Tube PVC évacuation de type "Héroult"
	Réseau évacuation des eaux usées - Tube PVC évacuation de type "Héroult"

RACCORDEMENT HYDRAULIQUE DES APPAREILS SANITAIRES				
Type appareil sanitaire	Alimentation	Evacuation		
	EF ¹	ECS ²	EM ³	EU ⁴ EV ⁵
WC	12/14	—	—	PVC Ø100
Lavabo simple	12/14	12/14	—	PVC Ø40
Lavabo collectif	12/14	—	12/14	PVC Ø50
Évier	12/14	12/14	—	PVC Ø40
Machine à laver	12/14	—	—	PVC Ø40
Cumulus électrique	*	—	—	PVC Ø32
Douche	12/14	12/14	—	PVC Ø40
Vidéo	14/16	14/16	—	PVC Ø40
Urinoir	12/14	—	—	PVC Ø40

EF¹ Eau froide
ECS² Eau chaude sanitaire
EM³ Eau chaude
EU⁴ Eau usée
EV⁵ Eau usée

EF¹ Eau froide
ECS² Eau chaude
EM³ Eau chaude
EU⁴ Eau usée
EV⁵ Eau usée

pompiers :
hauteur 3.5 m
vitesse ponctuellement réduite à 3 m de
large
rayon de braquage 11 m
Surcharge : 15 / R
Pente < 15 ‰

RÉHABILITATION DE LA SALLE DE SPECTACLE LE HUBLLOT

DCE IND A – LOT CHAUFFAGE VENTILATION PLOMBERIE SANITAIRES

MAITRE D'OUVRAGE : CROUS LORRAINE
75 Rue de Laxou
54 000 NANCY

ARCHITECTES : AMBERT ET BIGANZOLI
29, rue de Saint-Lambert
54 000 NANCY
tel : 03 83 21 29 13
Email : ab.architectes@yahoo.fr

BET STRUCTURE : NANCY STRUCTURE SAS
2 Rout de Blanzey
54770 BOUXIERES AUX CHENES
Tel : 03 83 61 44 10
Email : contact@nancystructure.fr

BET FLUIDES : BET Singlier et associés
45 rue des Ponts
54 000 Nancy
Tel : 03 83 25 76 49
Email : contact@bet-singlier.com

PLAN PLOMBERIE SANITAIRES
Plan du Rez de chaussée

Echelle : 1:100ème

Date : Mars 2025

Indice : A

PLAN
PS01