
 









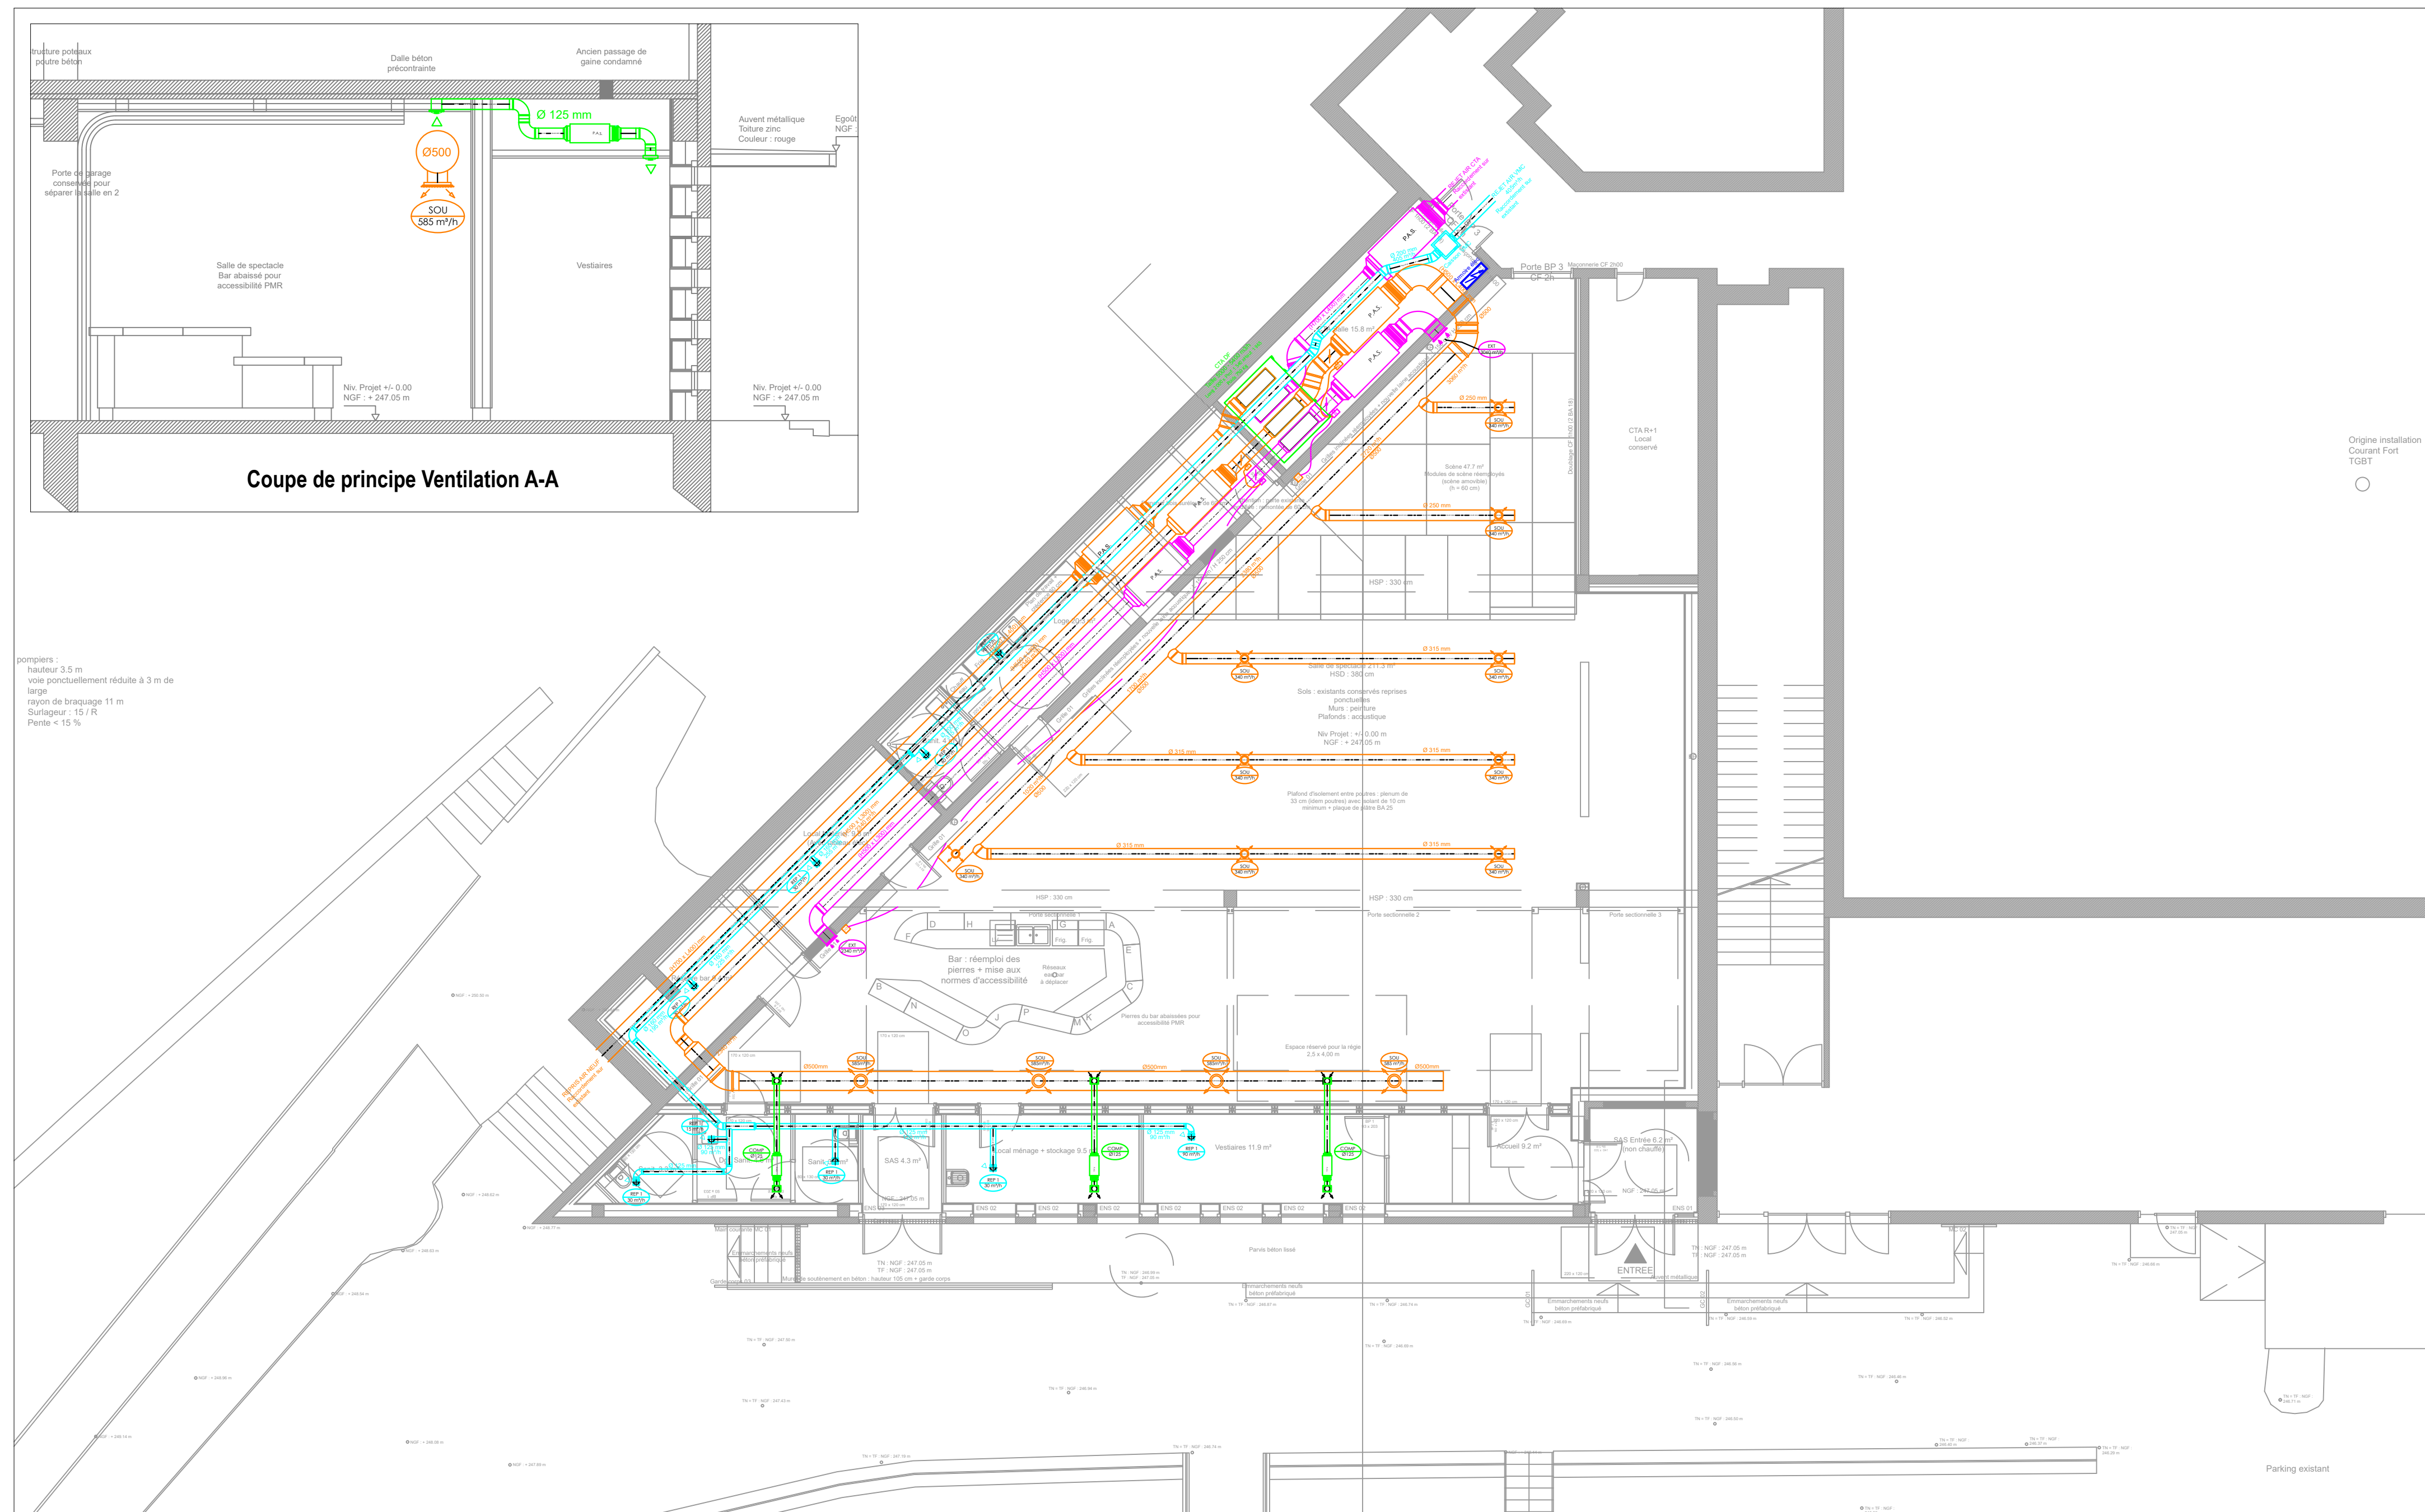
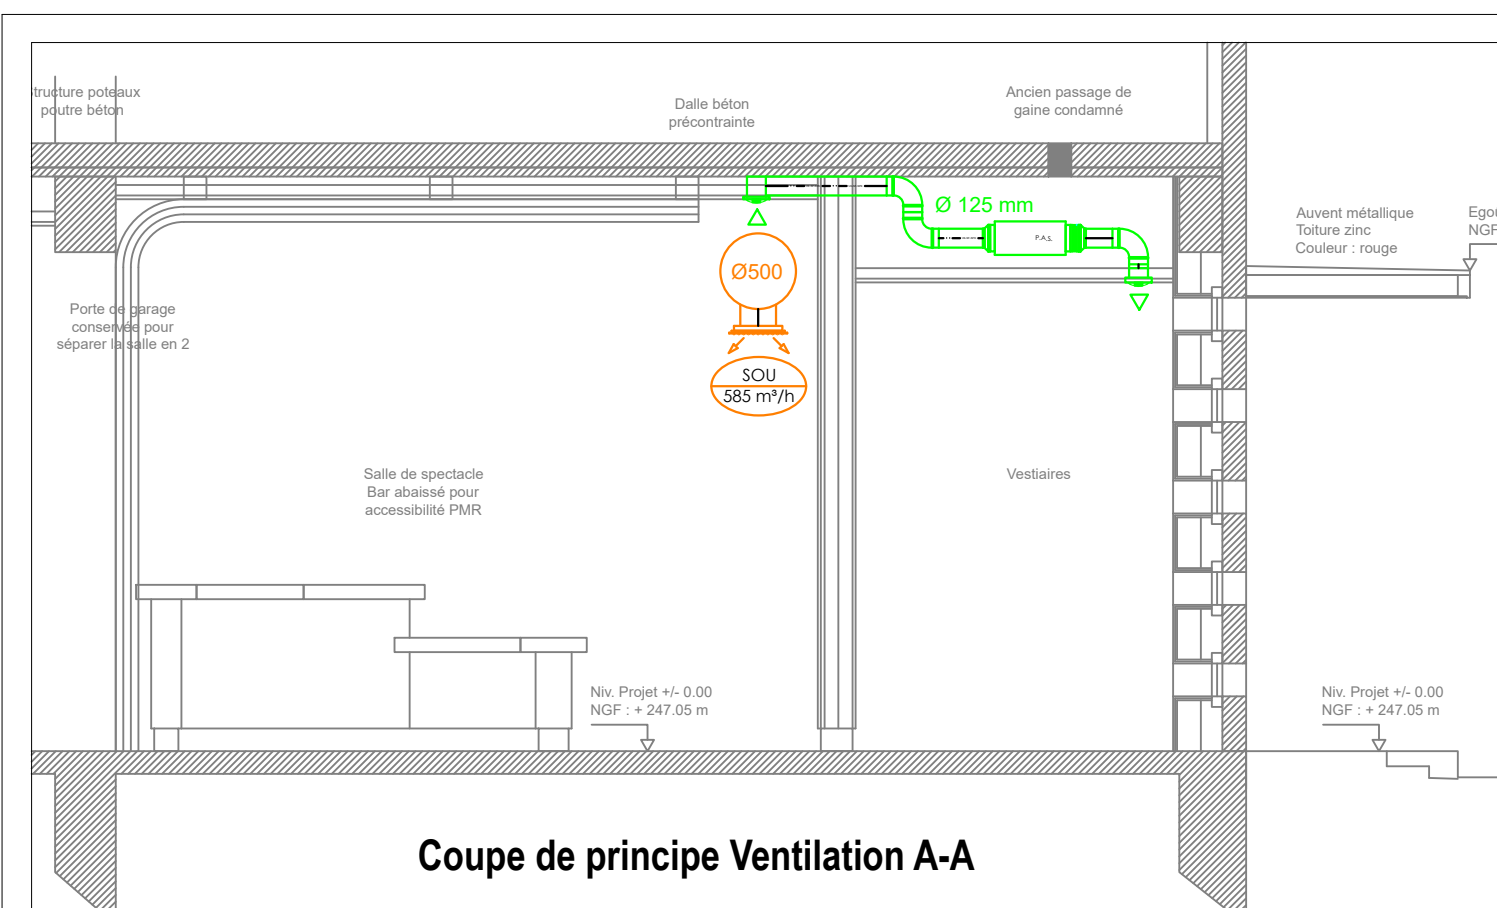


LEGENDE VENTILATION	
	Réseau de distribution simple flux - VAVC SPECIFIQUE Cote en gaine seule
	Équipement d'aspiration simple flux autoalimenté Cote en gaine seule
	Réseau de compression simple flux - VAVC SPECIFIQUE Cote en gaine seule
	Réseau de compression simple flux autoalimenté Cote en gaine seule
	Réseau de ventilation double flux - Ventilation de CONFORT Cote en gaine seule
	Réseau de ventilation double flux - Ventilation de CONFORT Cote en gaine seule
	Grille placée de soufflage d'air en plan
	Grille murale de soufflage d'air en plan
	Grille murale de reprise d'air en plan
	Borne d'aliment variable
	Service CO ²



RÉHABILITATION DE LA SALLE DE SPECTACLE LE HUBLOT

DCE IND A – LOT CHAUFFAGE VENTILATION PLOMBERIE SANITAIRES

MAITRE D'OUVRAGE : CROUS LORRAINE
75 Rue de Laxou
54 000 NANCY

ARCHITECTES : **AMBERT ET BIGANZOLI**
29, rue de Saint-Lambert
54 000 NANCY
tél : 03 83 21 29 13
Email : ab.architectes@yahoo.fr

BET STRUCTURE : **NANCY STRUCTURE SAS**
2 Rout de Blanzey
54770 BOUXIERES AUX CHENES
Tél : 03 83 61 44 10
Email : contact@nancystructure.fr

BET FLUIDES : **BET Singler et associés**
45 rue des Ponts
54 000 Nancy
Tél : 03 83 25 76 49
Email : contact@bet-singler.com

PLAN CHAUFFAGE VENTILATION
Plan du Rez de chaussée

Echelle : 1:100ème

Date : Mars 2025

Indice : A

PLAN

VEN01