

 




002	Hall
003	Cuisine
004	Vestiaire
005	Prépa . froide
006	Hall d'entrée
007	Stockage vaiselles
008	Laverie vaiselles
009	Battterie
010	Zone de dépose plateaux
011	Couloir
012	Salle à manger
021	Monte charge
022	Monte charge
023	Local technique
024	Escalier
026	Déboitage et déconditionnement


 Eclairage

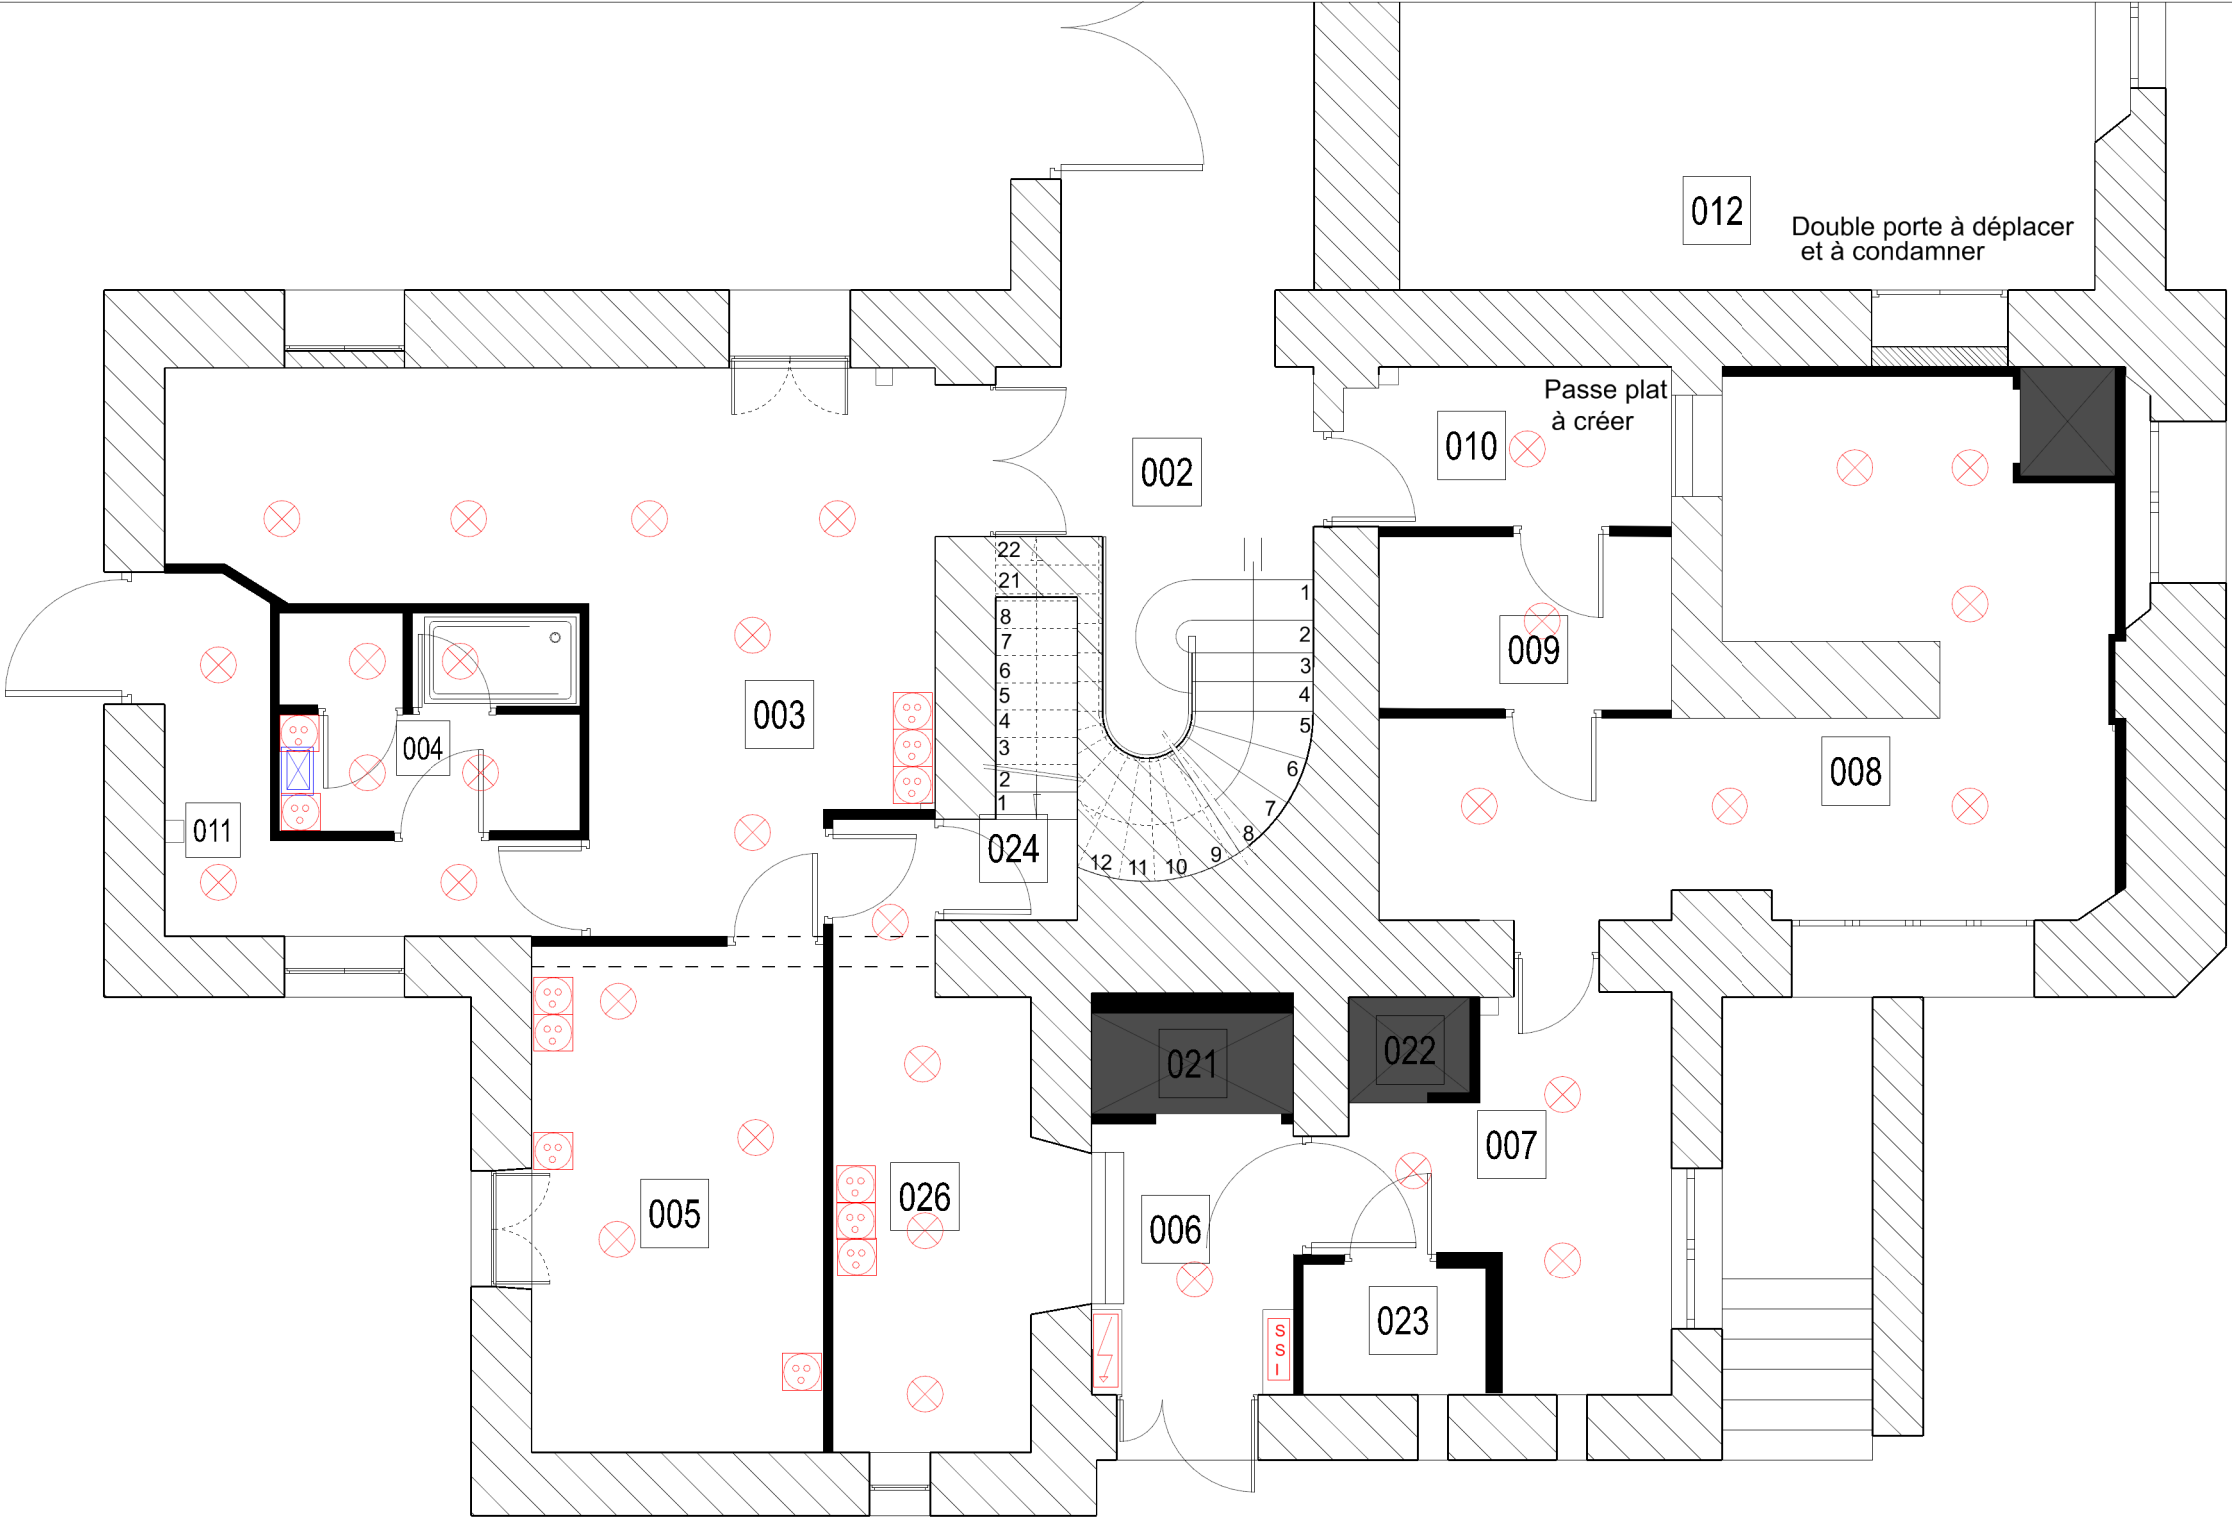
 Alimentation de courant

 Poste informatique





 Tableau divisionnaire

 Tableau SSI

 Alimentation électrique matériels EDA



NOTA : Les dimenssions sont à titre indicatif

<div></div> <div>USID DE CARCASSONNE</div> <div>Caserne IENA TSA 30016 - 11 501 CARCASSONNE CEDEX</div>	<div>Chargé d'affaires :</div> <div>ICDD CASTILLON Virginie 04 30 34 20 52</div>	<div>CASTELNAUDARY (11)</div> <div>4 ème Régiment étranger</div> <div>Quartier CAPITAINE DANJOU</div> <div>Bâtiment n°0026</div> <div>Rénovation de la cuisine du château des Cheminières</div>		<div></div> <div>Secrétariat général pour l'administration</div>			<div></div> <div>Liberté • Égalité • Fraternité RÉPUBLIQUE FRANÇAISE</div> <div>MINISTÈRE DES ARMÉES</div>
	<div>Dessiné par :</div> <div>CCH SANMARTIN Nicolas</div>	DCE		<div>Identifiant COSI :</div> <div>Ident.Operation</div> <div>Nom du fichier :</div> <div>110076007P_0026_N-ACT_00_ATL</div>		<div>N° COSI :</div>	
	CMLE	<div>Niveau RDC Etat Futur</div> <div>Electricité et incendie</div> <div>Echelle : 1 / 75</div>		<div></div> <div>Date</div> <div>30/04/2025</div>	<div>N° Ordre</div> <div>13</div>	<div>Indice</div> <div>B</div> <div>Format A3</div>	