



DCE - ELECTRICITE CFO/CFA

Réaménagement de l'accueil
de la CAF Touraine

CAF Indre-et-Loire
1 Rue Alexander Fleming
37000 TOURS

Dessiné par
SG

Date
06/07/2025

Indice
IND B

Maître d'ouvrage

CAF INDRE-ET-LOIRE
1 rue Alexander Fleming
37000 TOURS

Contact projet :
Valérie PINHEIRO
T: +33 (0)6 62 62 23 15
E: valerie.pinheiro@caf37.caf.fr

Maître d'oeuvre

AME Ingenierie
39, Avenue Pierre 1er de Serbie
75008 PARIS
T: +33 (0)1 73 79 35 31 F: +33 (0)1 73 79 25 66 E: ame.inge@icloud.com
www.ame-architecture.com

Contact projet :
Anne Louise GIRAUD
P: 06 70 51 93 29
E: al.giraud@ameameame.fr

Siret : 479 077 737 00019
Affiliation Ordre des Architecte: régional 2319 / national S06262

Grille de révision

INDICE	DATE	MODIFICATIONS
A	16-06-25	Création du folio
B	06-07-25	Mise à jour suivant remarques du 30 juin 2025

LISTES DES DOCUMENTS:

- 01 - Plan d'implantations des caméras existant.....éch. sans
- 02 - Plan Electricité Curage.....éch. 1/100
- 03 - Plan Electricité Projet.....éch. 1/100
- 04 - Plan Eclairage Projet.....éch. 1/100
- 05 - Plan Chemin de câble Projet.....éch. 1/100

CAF INDRE-ET-LOIRE- Réaménagement de l'accueil



Plan d'implantations des caméras existant- Ech. sans

01.
DCE

AME Ingénierie
39 Avenue Pierre 1er
de Serbie
75008 PARIS
T: +33 (0)1 73 79 35 31

Date:
06/07/25

Indice:
IND B

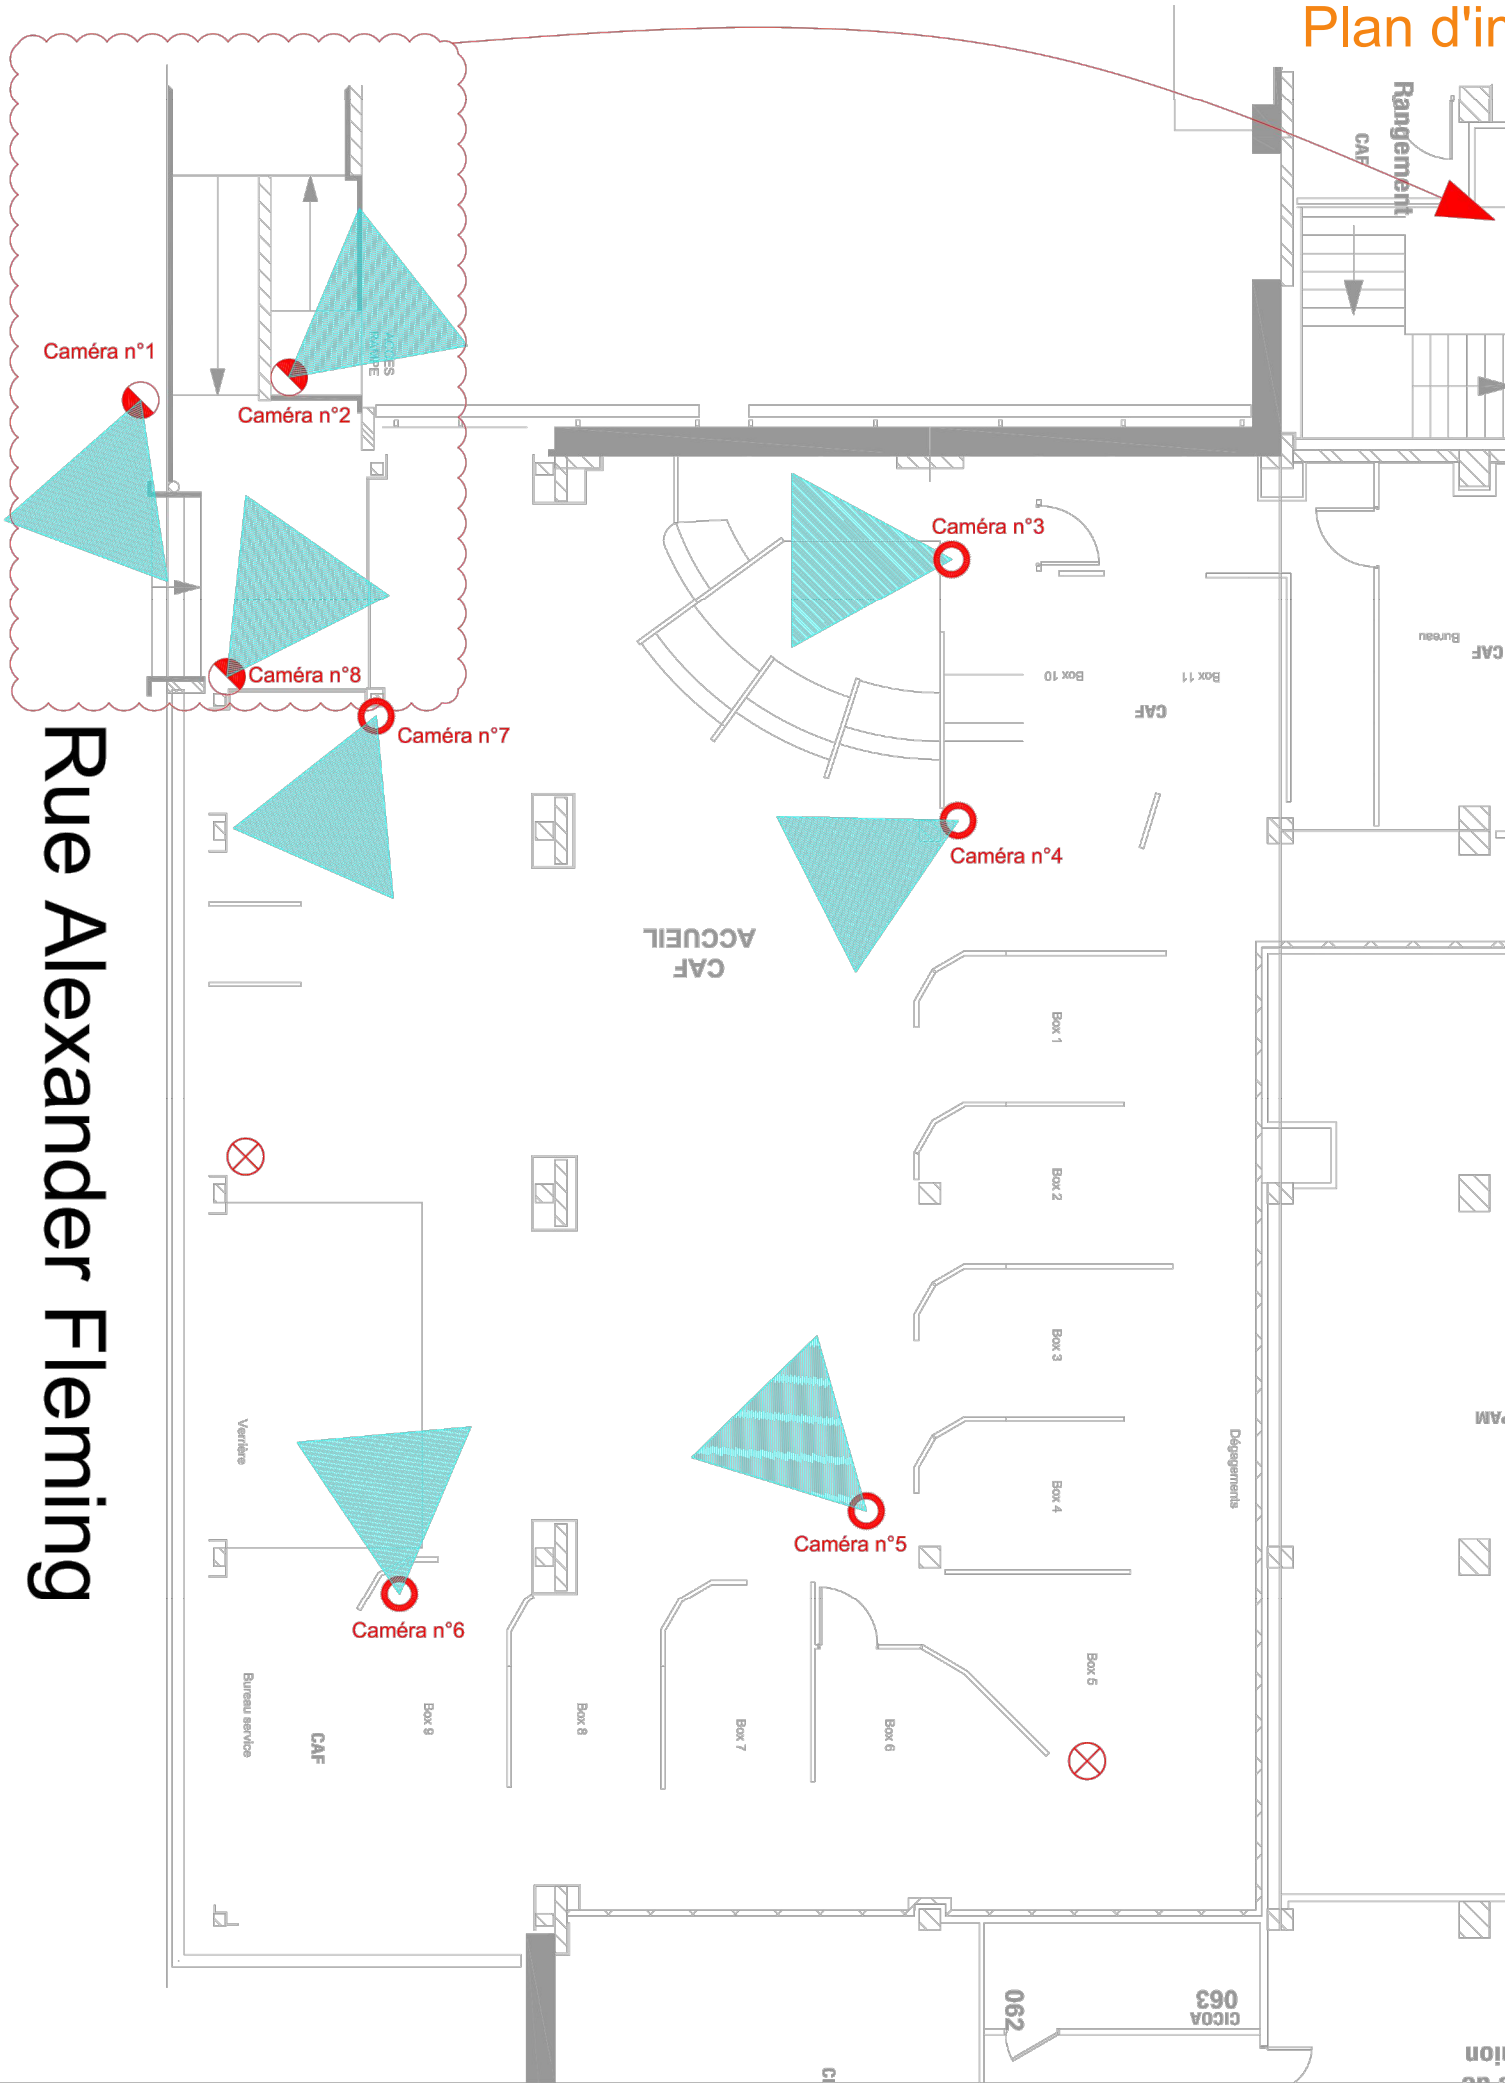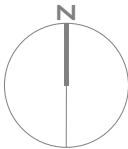

Légende	
	Dôme factice
	Caméra dôme fixe intérieur
	Caméra dôme fixe extérieur

Caméras dôme H.265+, 4MP CMOS, angle de vue 28-98°
réf. CD3IP4AMDG

Date	Indice	Objet de la modification	Rédacteur	Vérificateur
19.12.2019	B	Mise à jour numérotation caméras	Q.SOUTIF	T. DELAROCHE
01.07.2019	A	Mise à jour détails	T. BOISDRON	T. DELAROCHE
21.05.2019	O	Création du document	T. BOISDRON	T. DELAROCHE

Champ Girault
Batiment UIOSS



Création de vidéo surveillance
Accueil service CAF

PLAN D'IMPLANTATIONS DES CAMERAS

Rédacteur : T. BOISDRON	Vérificateur : T. DELAROCHE	Approbateur :
Date :	Date :	Date :
	Phase DOE	Référence U01PL008
Indice B	Date 19.12.2019	Echelle 1 / 25
N° d'Affaire : 49 75 09 Nom du fichier : U01PL008_A Implantation CAMERA.dwg		

CAF INDRE-ET-LOIRE- Réaménagement de l'accueil


Plan Electricité Curage - Ech. 1/100

02.
DCE


AME Ingénierie
39 Avenue Pierre 1er
de Serbie
75008 PARIS
T: +33 (0)1 73 79 35 31

Date:
06/07/25

Indice:
IND B

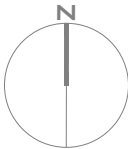

Dépose de l'ensemble de l'installation
d'électricité et d'éclairage
Adaptation du SSI et de la vidéo
surveillance

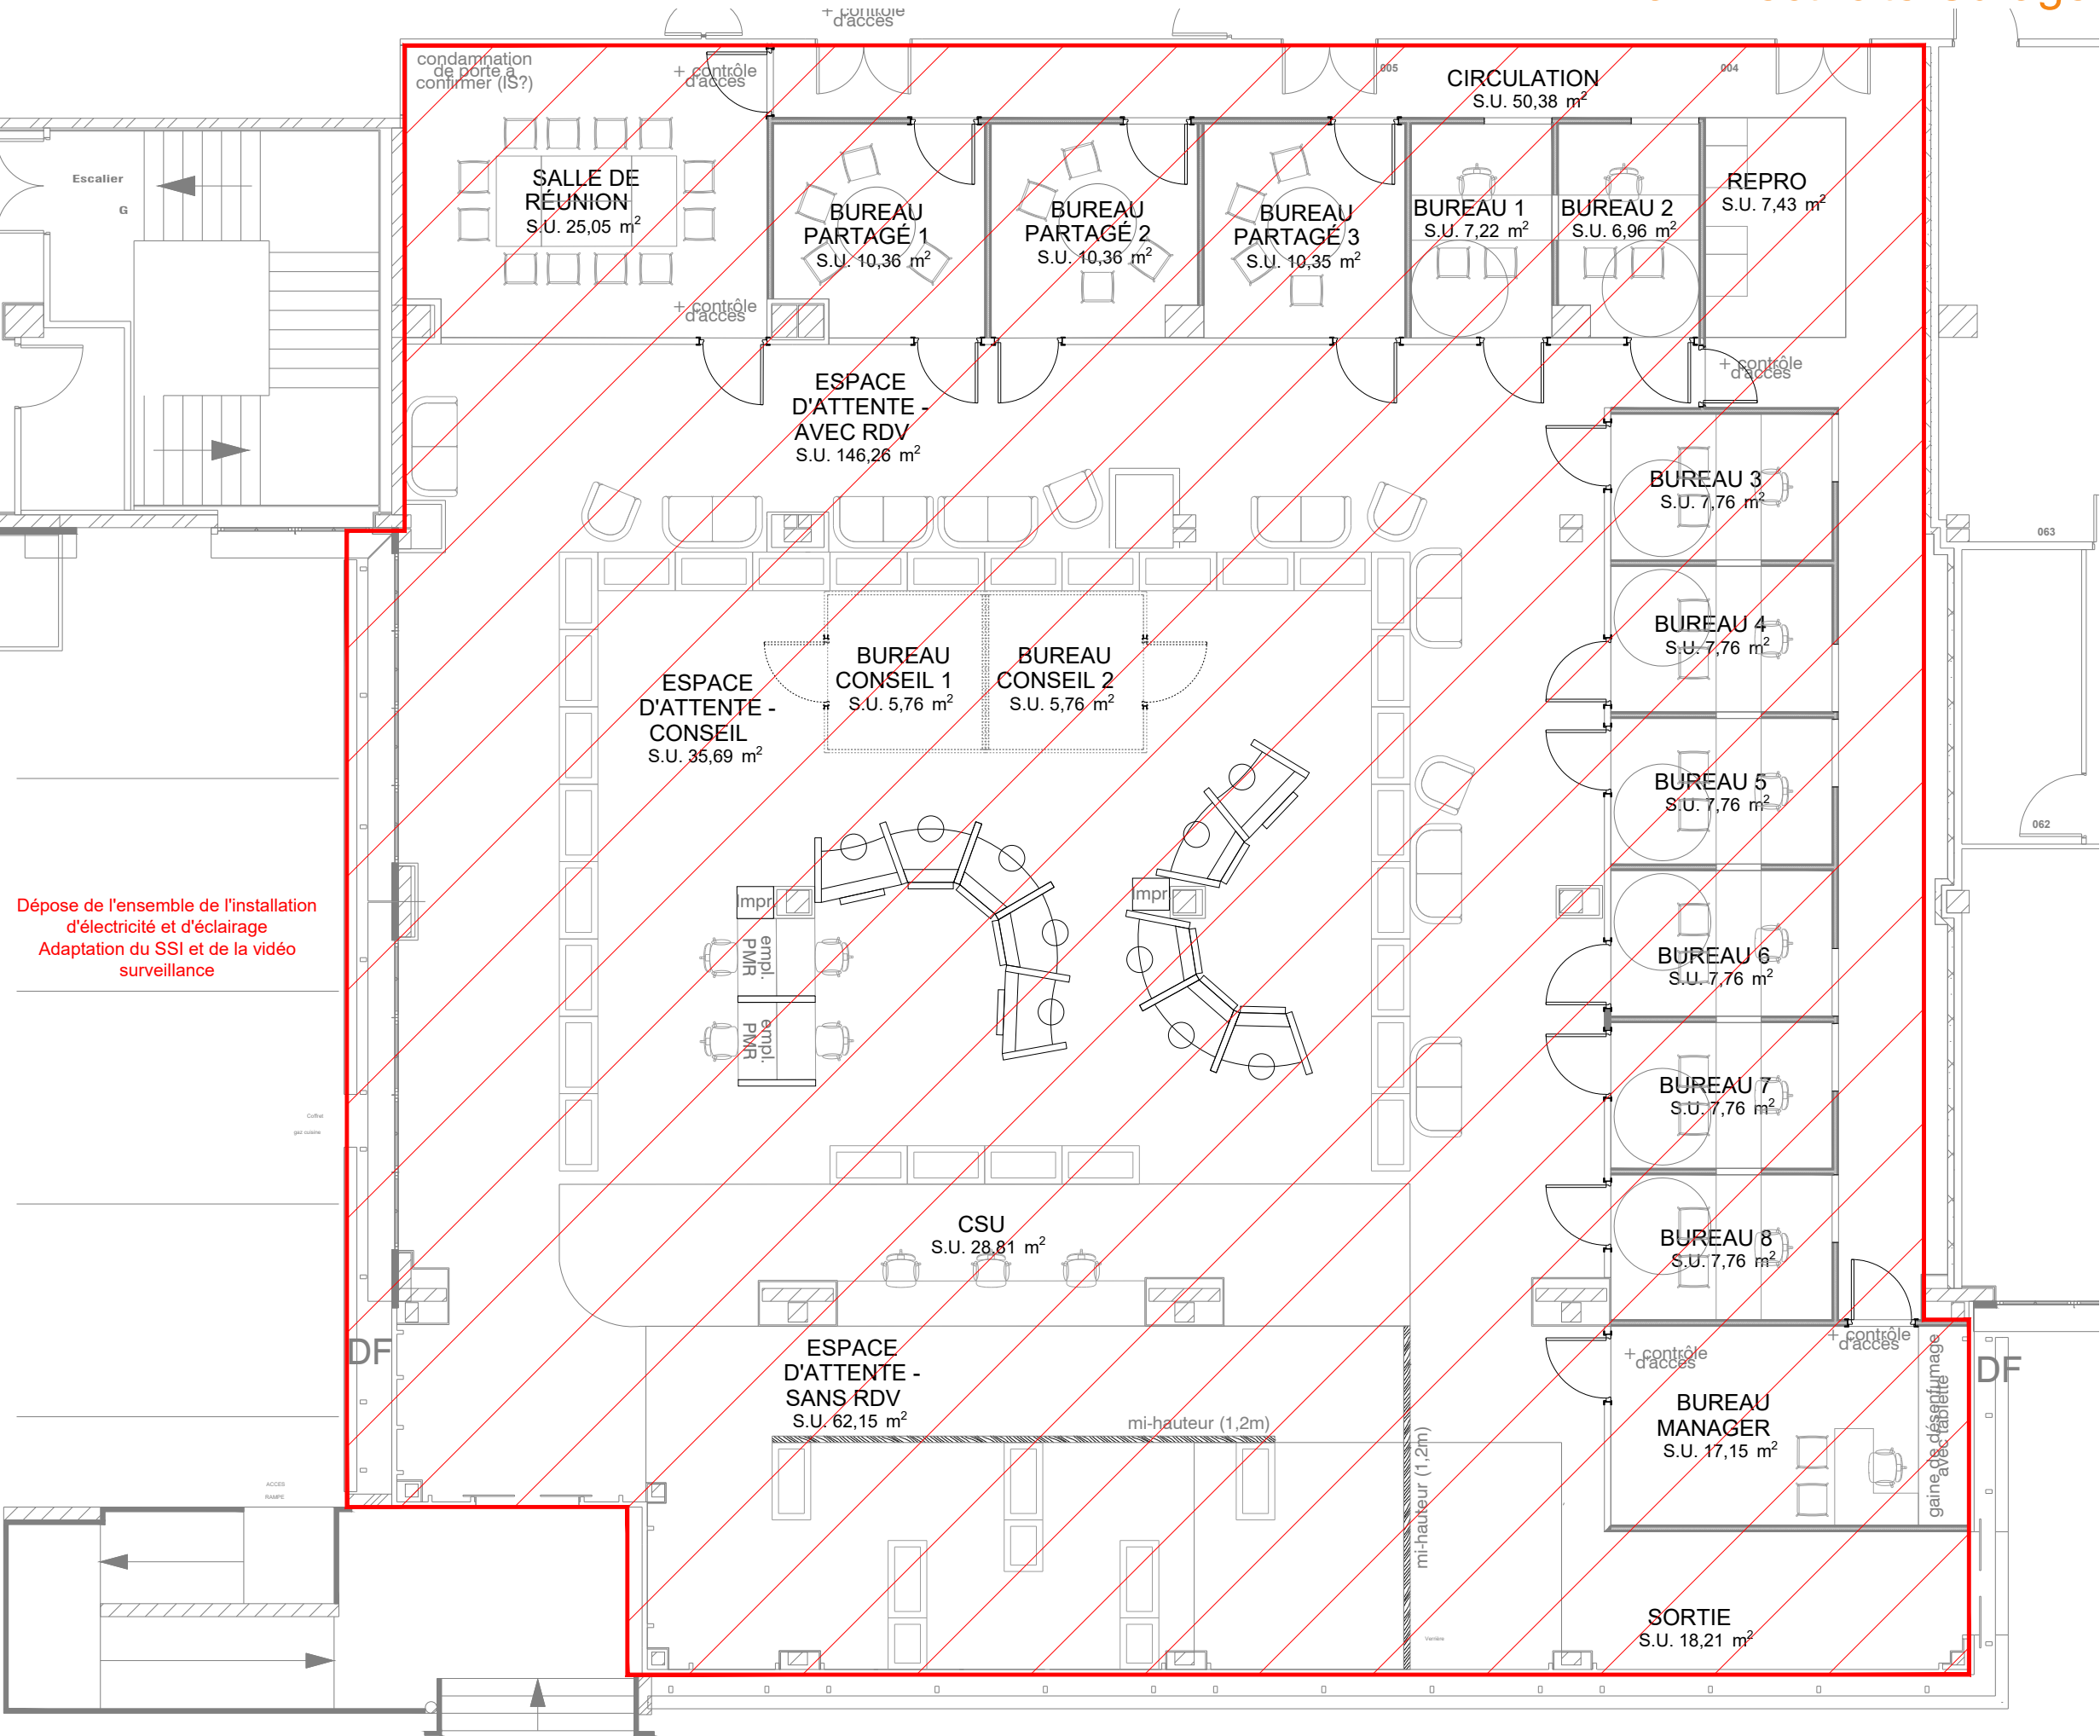

CAF INDRE-ET-LOIRE- Réaménagement de l'accueil


Plan Electricité Projet - Ech. 1/100

03.
DCE

AME Ingénierie
39 Avenue Pierre 1er
de Serbie
75008 PARIS
T: +33 (0)1 73 79 35 31

Date:
06/07/25

Indice:
IND B

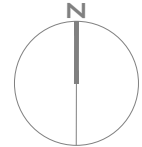

Légende

Prises terminales

- PC
- PT1 5PCO+2RJ45
- PT2 1PCO+1RJ45
- PT3 3PCO+1RJ45
- ECRAN 2PCO+1RJ45+1RJ45 vers PC Vidéo
- TV 1PC+1RJ45
- Borne WIFI existante LAN
- Contrôle d'accès par badge Mifare existant
- Contrôle d'accès par badge Mifare déplacé
- Contrôle d'accès par badge Mifare neuf
- Balise sonore malvoyants
- Boucle magnétique

Alimentations spécifiques

- Alimentation Spécifique (Détail sur plan)
- Alimentation système CVC

SSI


- Diffuseur sonore et lumineux
- Déclencheur manuel
- Déclencheur manuel vert

Vidéo surveillance existant

- Caméra dôme fixe intérieur existant
- Caméra dôme fixe intérieur déplacée
- Caméra dôme fixe intérieur neuf
- Caméra dôme 360° intérieur neuf
- Caméra dôme fixe extérieur existant
- Caméra dôme fixe extérieur déplacée
- Attente écran retour caméra

Alarme attentat

- Alarme attentat RAMSES

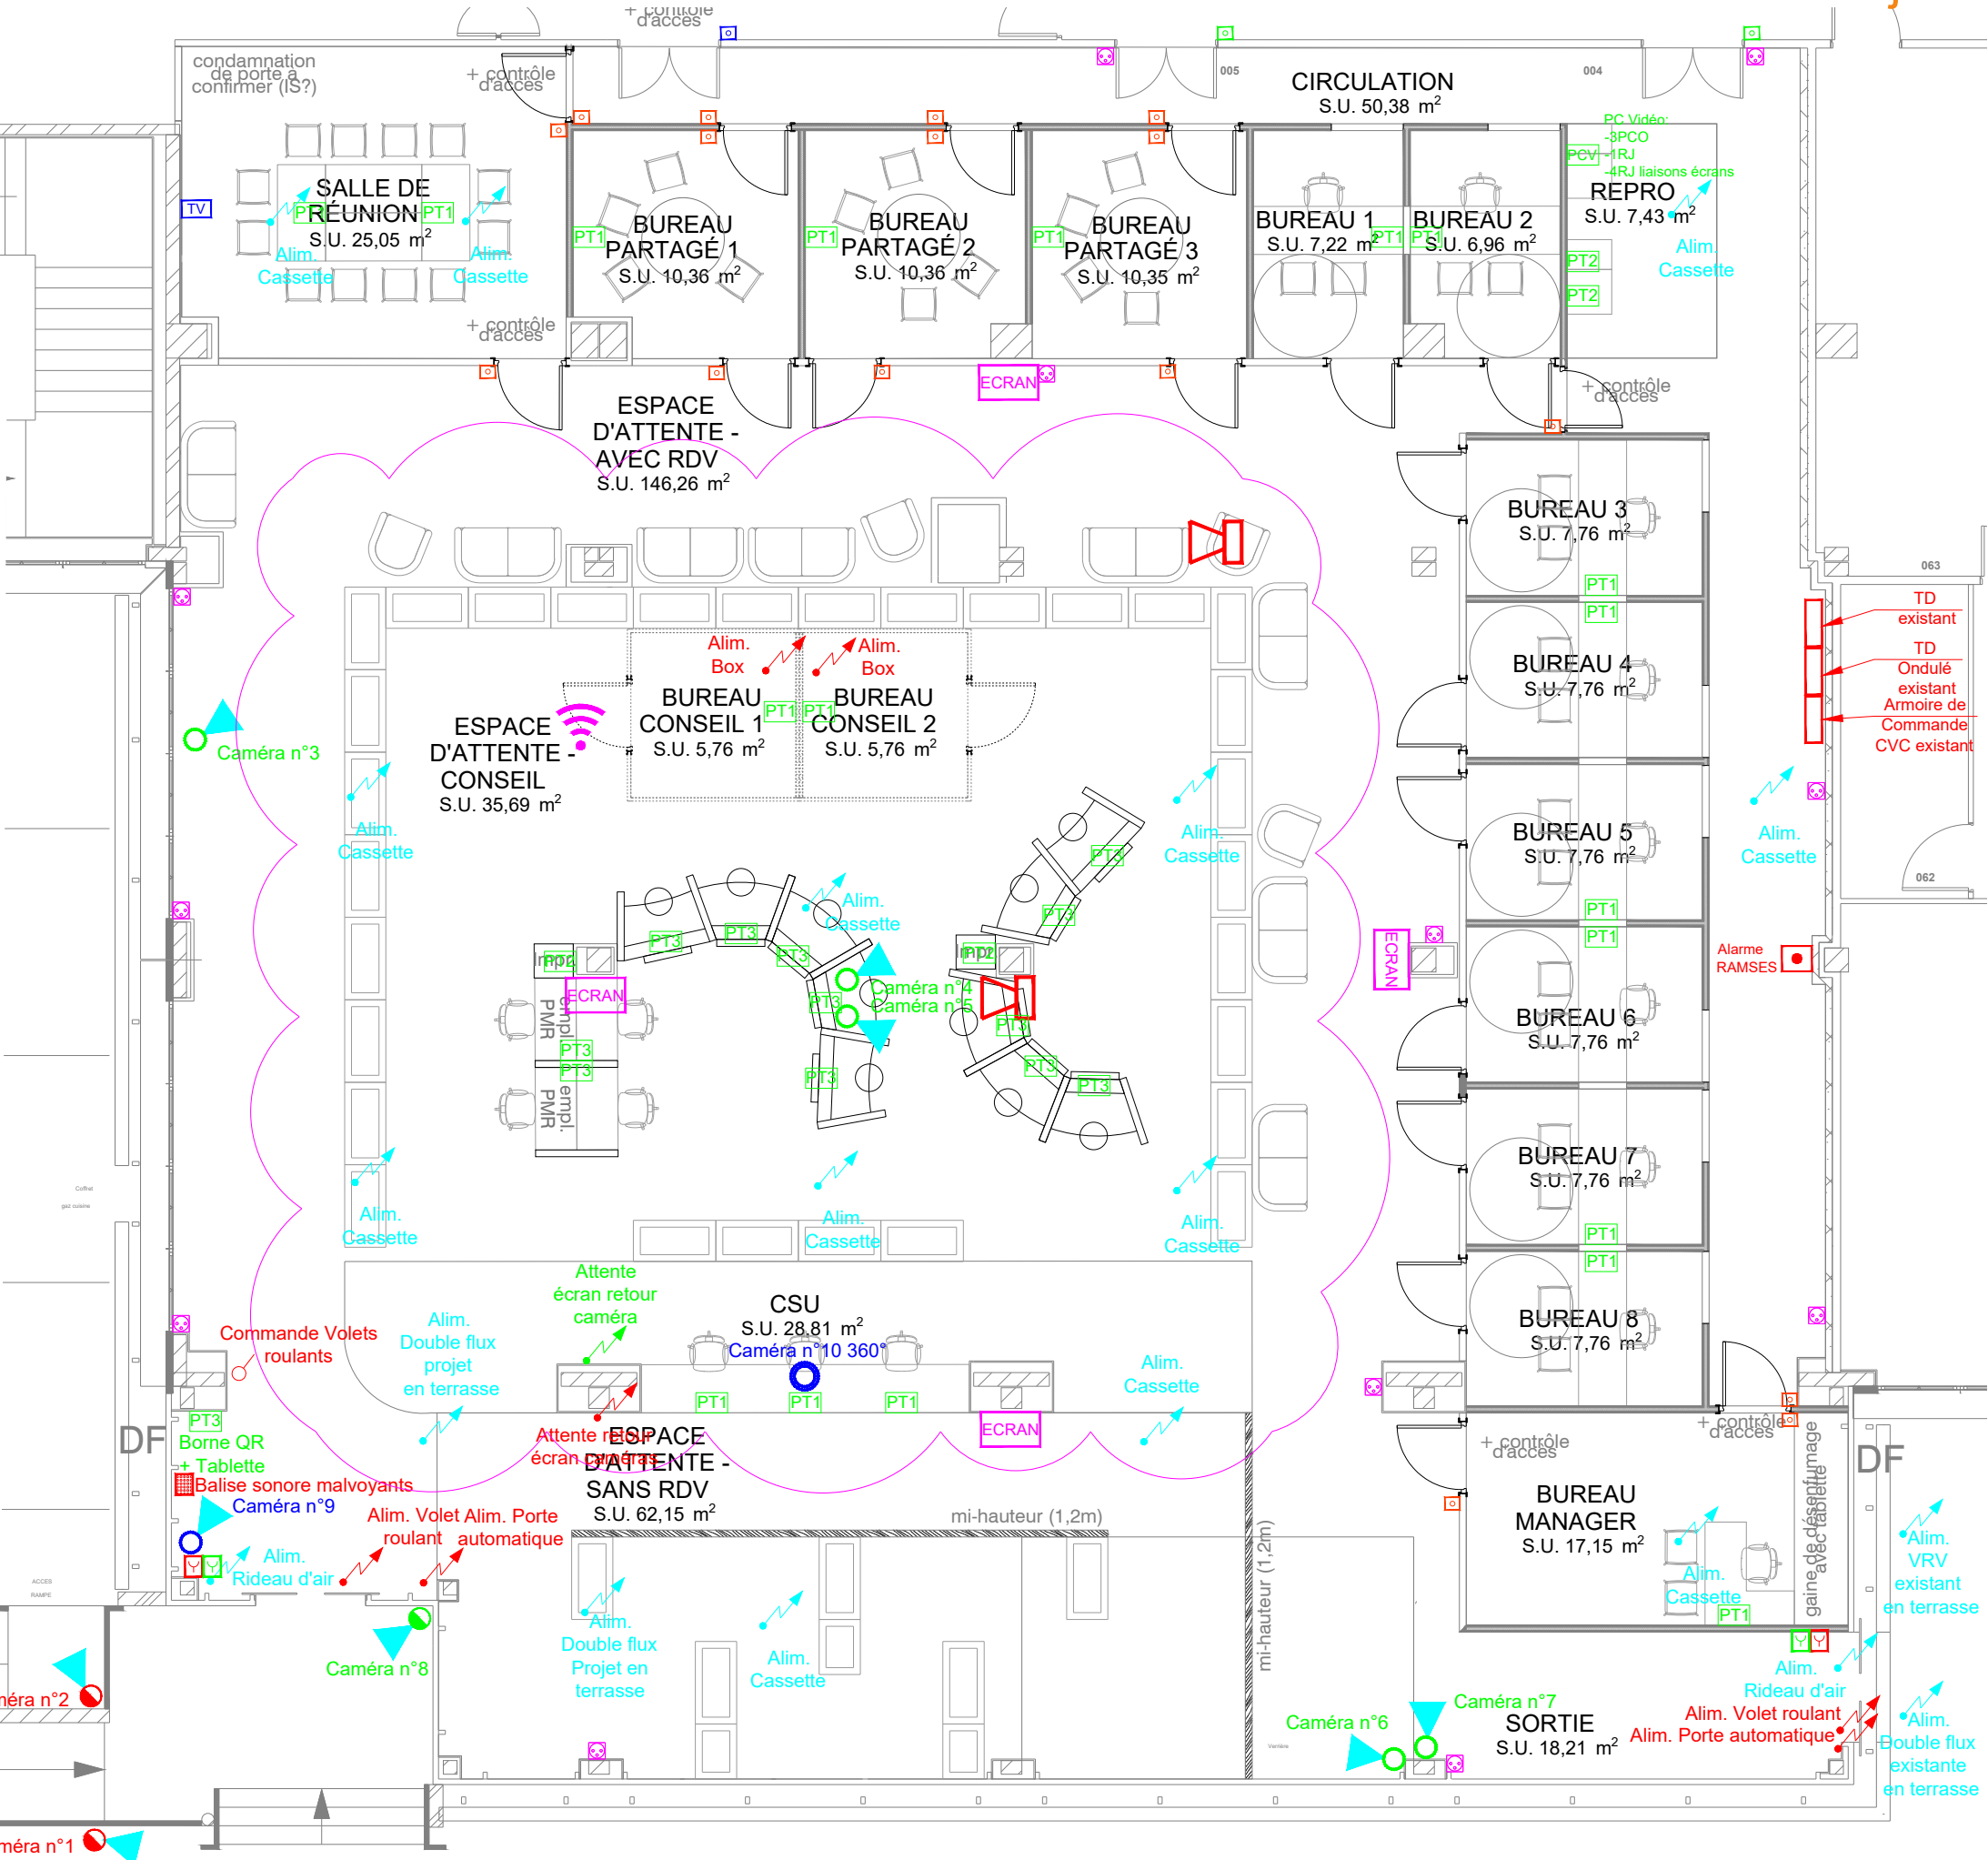

CAF INDRE-ET-LOIRE- Réaménagement de l'accueil


Plan Eclairage Projet - Ech. 1/100

04.
DCE

AME Ingénierie
39 Avenue Pierre 1er
de Serbie
75008 PARIS
T: +33 (0)1 73 79 35 31

Date:
06/07/25

Indice:
IND B

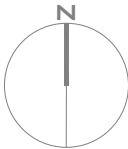

Légende

Eclairage



Type 1 Carré LED 600x600



Type 2 Downlight



Interrupteur mural



Interrupteur variateur mural



Détecteur de mouvement




Détecteur de présence

Eclairage de sécurité



BAES

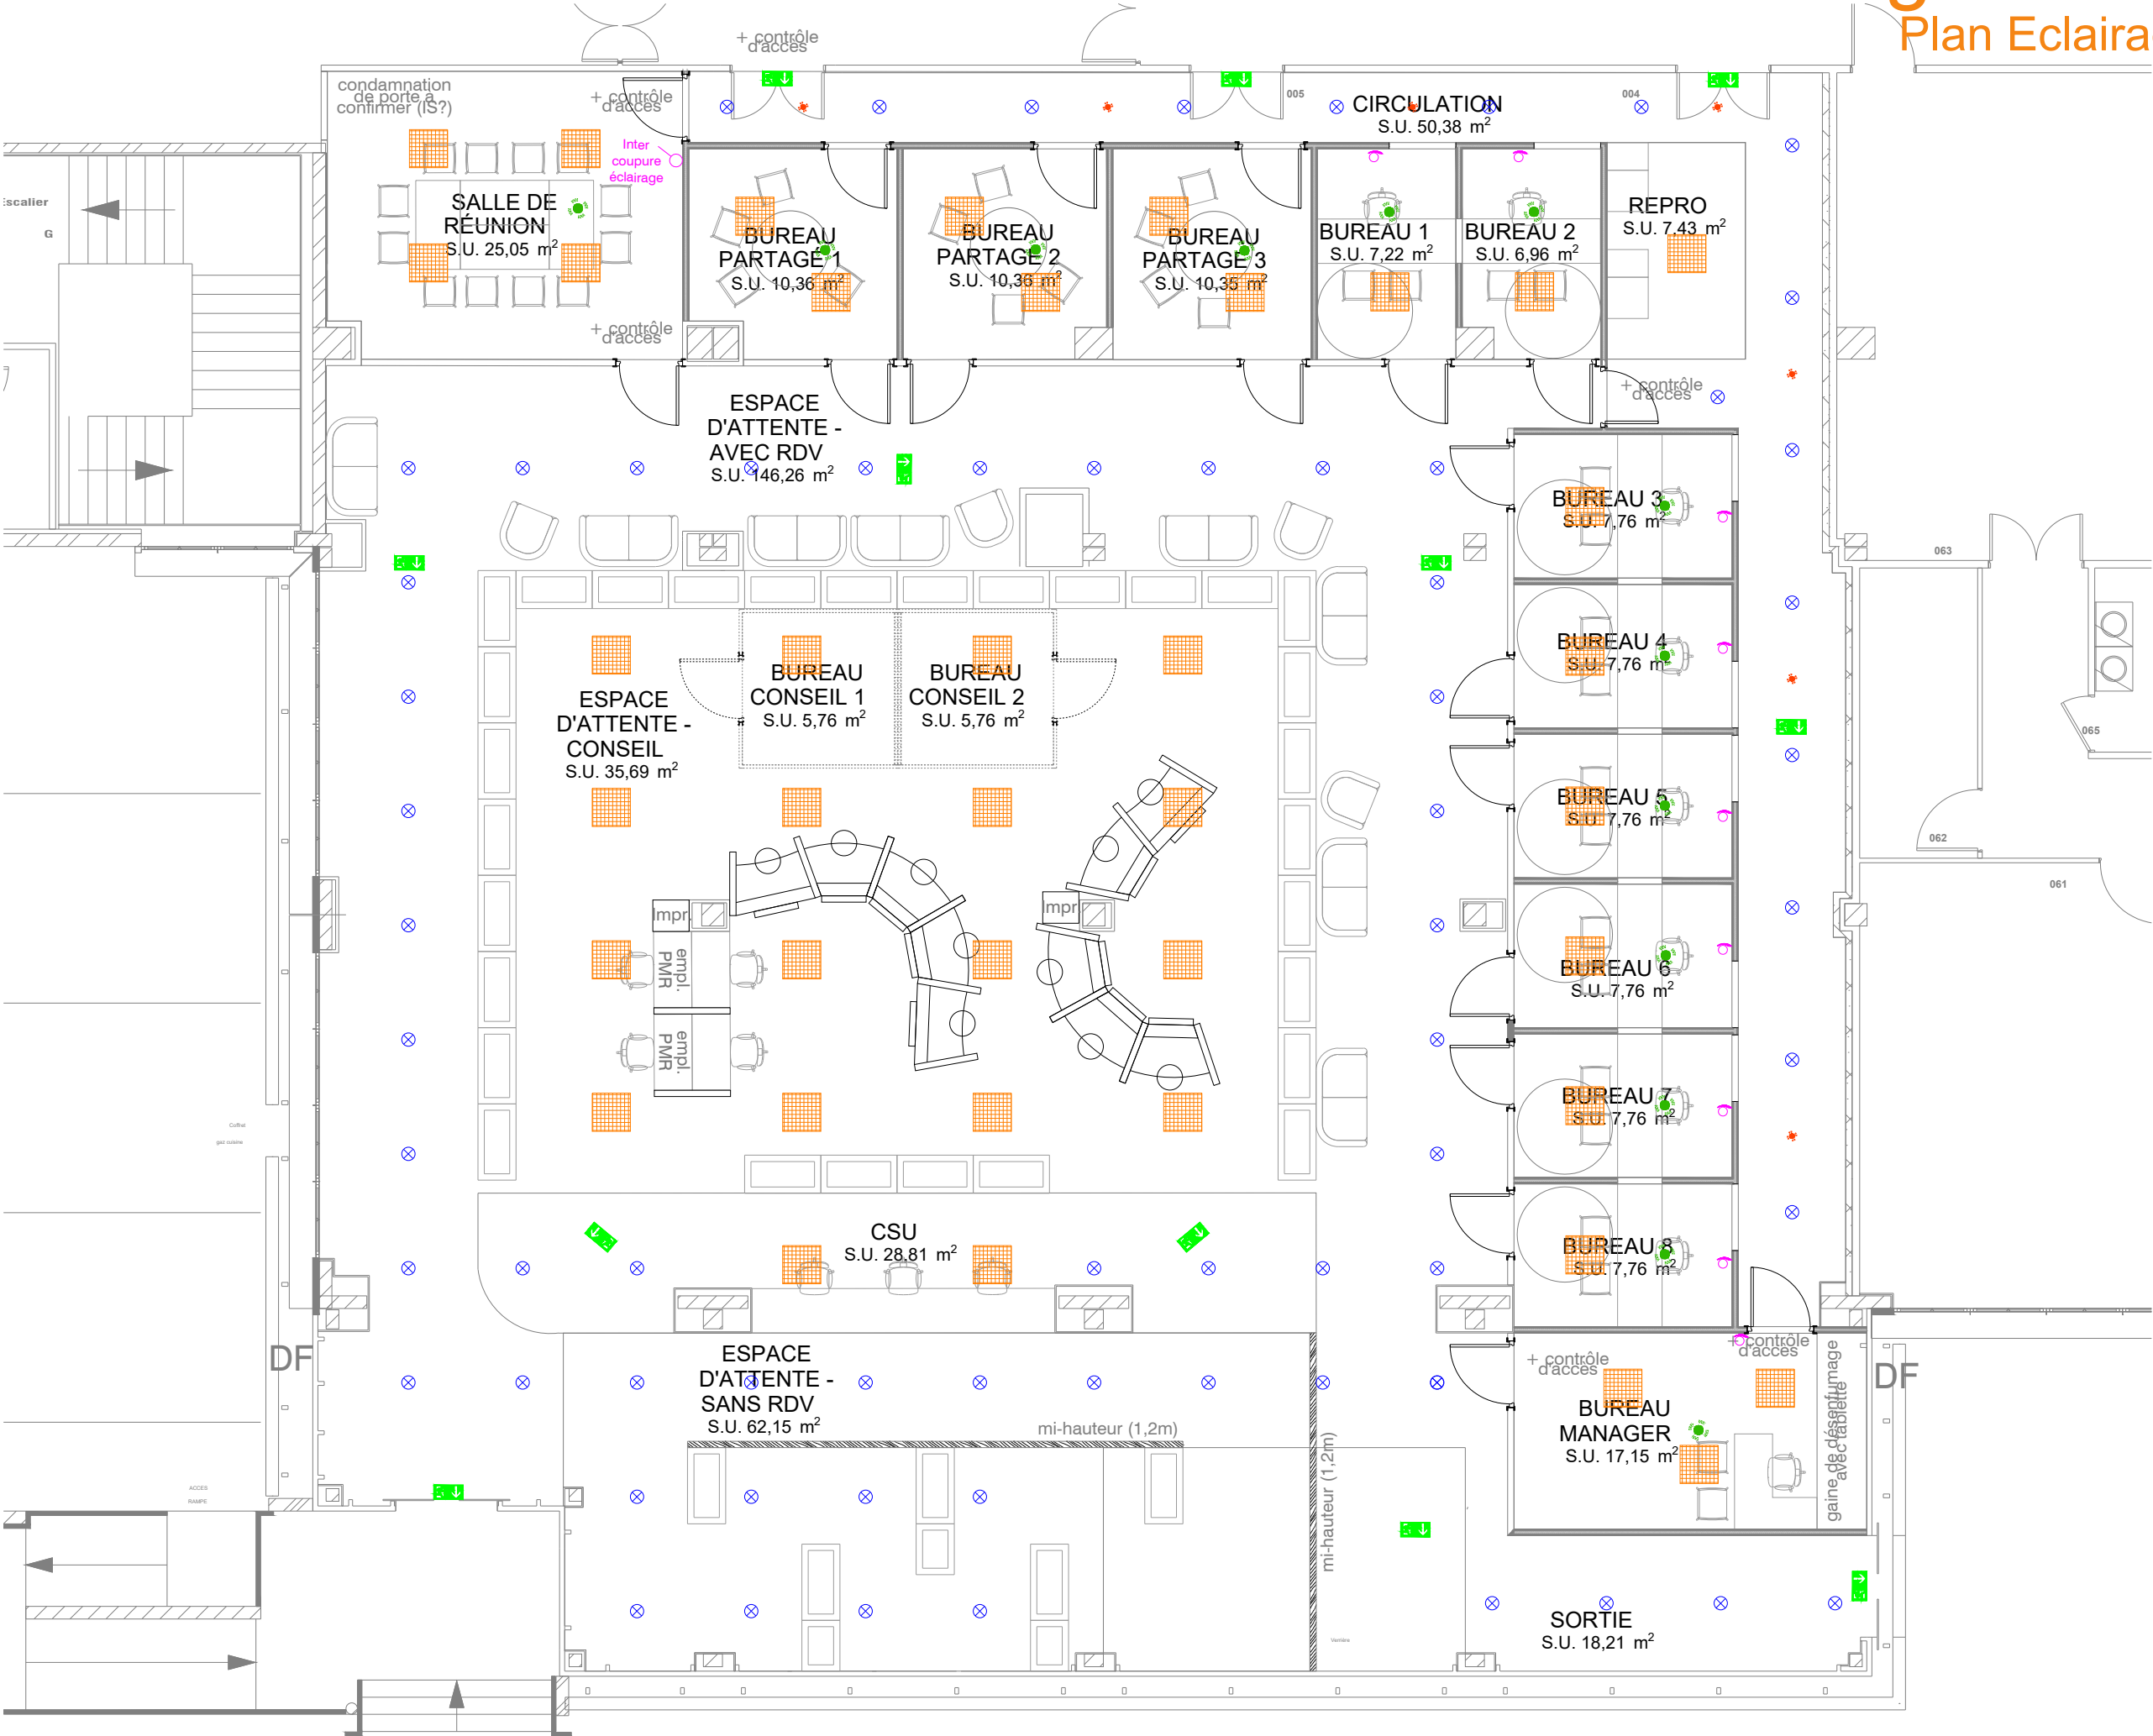

CAF INDRE-ET-LOIRE- Réaménagement de l'accueil


Plan Chemin de câble Projet - Ech. 1/100

05.
DCE

AME Ingénierie
39 Avenue Pierre 1er
de Serbie
75008 PARIS
T: +33 (0)1 73 79 35 31

Date:
06/07/25

Indice:
IND B

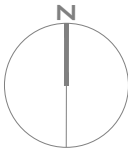

Légende

Cheminements

CDC CFO

CDC VDI / SSI

