


6.17
Galerie de soufflage d'air
39,54 m²

EUR
ION
ESE
RE
+
TE

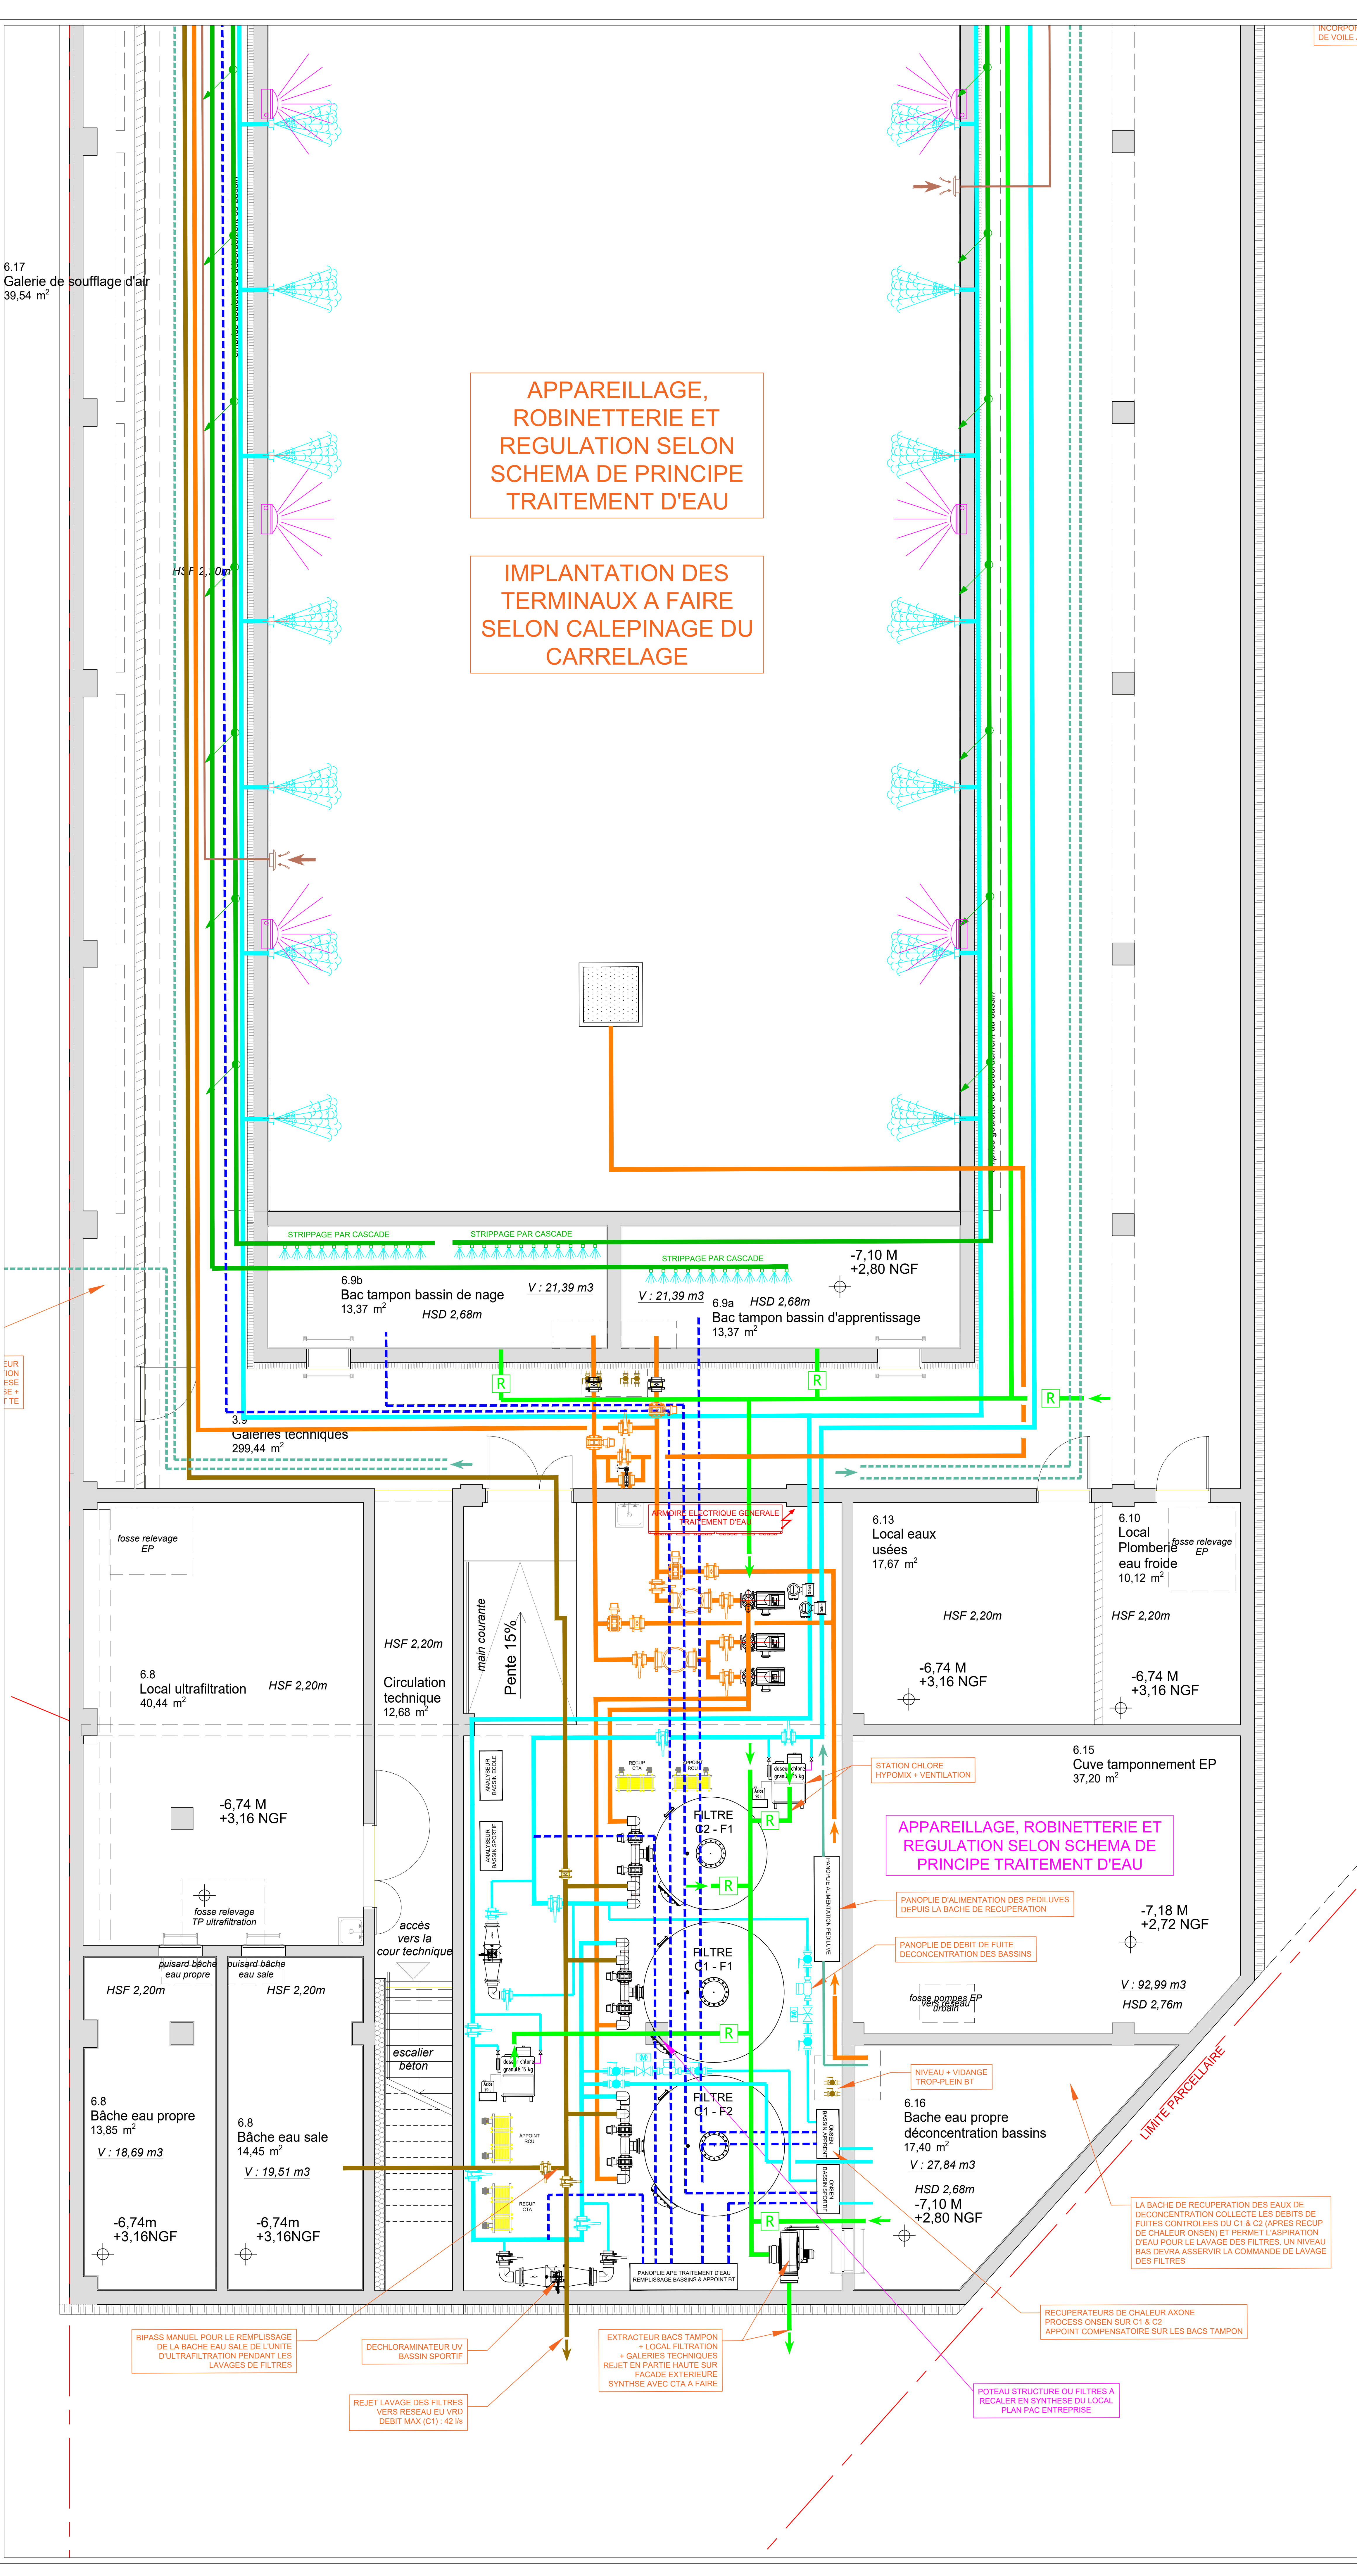


INCORPOR
DE VOILE

- PVC-P Réseaux retour GOULOTTES
 - PVC-P Réseaux FILTRATION
 - PVC-P Réseaux CHAUFFAGE bassins (PVC-HTA)
 - PVC-P Réseaux REJET eaux chlorées
 - PVC-P Réseau aspiration fond bassin
 - PVC-P Réseau alimentation EDV
 - PVC-P Réseaux ANIMATIONS
 - PVC-P Réseau BALAI vers eaux usées
 - PVC-P Réseau AIR animation
 - PVC-P Réseau alimentation Pédiluves
 - PVC-P Réseau traitement correcteur pH
 - PVC-P Réseau traitement chlore Hypomix
 - PVC-P Réseau VENTILATION BT
- Station de désinfection HYPOMIX (dilution chlore granulé)
- Echangeur de chauffage à plaques (lot CVC)
- Déchloraminateur UV (BP ou MP)
- Extracteur d'air spécial chlore
- Compteur d'eau communicant
- Electrovanne
- Registre de réglage de débit ventilation
- Stripage des retours gravitaires - effet retombé en pluie forte pour écumage forcé de l'eau de débordement
- Luminaire d'éclairage subaquatique LED

Piscine Bougainville
rue Edouard Crémieux 13003 Marseille

DCE

MATRISE D'OUVRAGE	
Euro Méditerranée 1 rue de la République - 13001 Marseille Cedex 02 04 91 14 41 00 info@euromediterranee.fr	
BUREAU DE CONTRÔLE	
DEKRA Ingénierie Technique 04 91 35 22 40 service@dekra.com	
COORDONNATEUR SPÉ	
QUALICONSULT Généraliste 04 91 14 41 00 info@qualiconsult.fr	
ARCHITECTE MANDATAIRE	
RAUM 1 rue de la République - 13001 Marseille 04 91 14 41 00 contact@raum.fr	
ARCHITECTE ASSOCIÉ	
EGR 7 rue de la République - 13001 Marseille 04 91 14 41 00 contact@egr.com	
ECONOME	
BWF 20 rue de la République - 13001 Marseille 04 91 14 41 00 contact@bwf.com	
STRUCTURE	
LAURENCE & RICCIOTTI INGENIERIE 20 rue de la République - 13001 Marseille 04 91 14 41 00 contact@laurence-ricciotti.com	
FLUIDES SSI RD STD ACV	
INEX 20 rue de la République - 13001 Marseille 04 91 14 41 00 contact@inex.com	
ACoustIQUE	
LASA 20 rue de la République - 13001 Marseille 04 91 14 41 00 contact@lasa.fr	
VMD	
CERRETTI 20 rue de la République - 13001 Marseille 04 91 14 41 00 contact@cerretti.com	
PAYSAGE	
SARAH TEN DAM 20 rue de la République - 13001 Marseille 04 91 14 41 00 contact@sarah-ten-dam.com	
PAYSAGE	
ERG Environnement 20 rue de la République - 13001 Marseille 04 91 14 41 00 contact@erg.com	

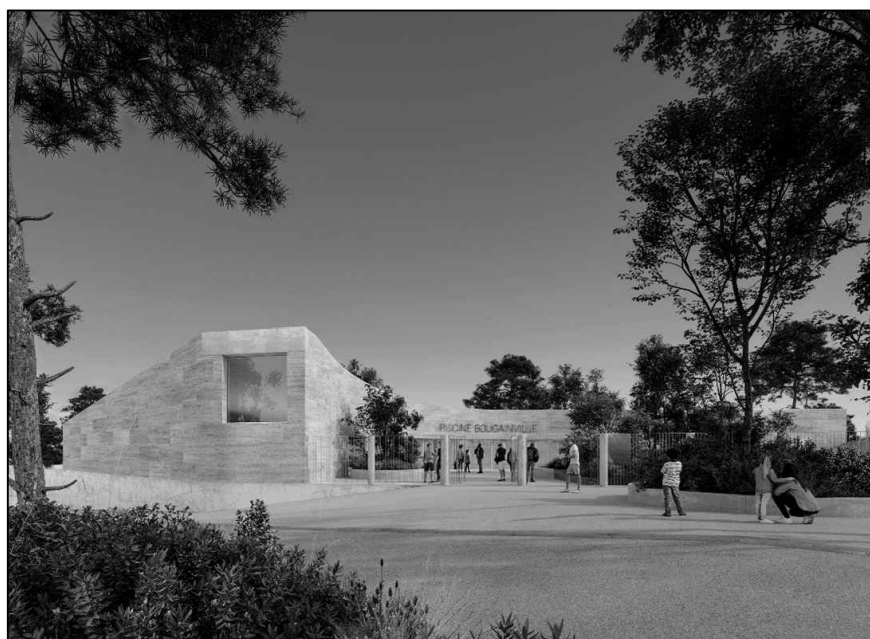

Lot n°12 - TRAITEMENT D'EAU
PLAN D'IMPLANTATION ET RESEAUX
GALERIES TECHNIQUES ET LOCAL
FILTRATION PATAUGEOIRE

ALTITUDE RDC : 9.90 NGF
Echelle : 1:40
DATE : JUIN 2025

SSOL - 2402.2