

SOMMAIRE :
1 - Plan de détails Local transformateur
2 - Plan de coupe Local transformateur
-

Piscine Bougainville

rue Edouard Crémieux 13003 Marseille

DCE ELECTRICITE

MAITRISE D'OUVRAGE

Euroméditerranée
79 boulevard de Dunkerque - 13232 Marseille Cedex 02
04 91 14 45 00
cecile.elbaz@euromediterranee.fr

BUREAU DE CONTROLE

DEKRA
xx
xx
xx

COORDONNATEUR SPS

DEKRA
xx
xx
xx

ARCHITECTE MANDATAIRE

RAUM
1 rue de Colmar - 44000 Nantes
02 85 37 06 31
contact@raum.fr

ARCHITECTE ASSOCIÉ

EGR
7, rue d'Italie - 13006 Marseille
09 83 29 22 45
contact@atelieregr.com

ÉCONOMIE

BMF
250 Route de Charavines, Le Rivier D'Apprieu - 38140 Apprieu
04 76 65 19 34
jerome.guillerm@bmf-conseil.fr

STRUCTURE

LAMOUREUX & RICCIOTTI INGÉNIERIE
25 rue Drouot - 75009 Paris
04 94 94 80 12
guillaume.lamoureux@lring.fr

FLUIDES SSI BD STD ACV

INEX
275, boulevard Marcel Paul, bâtiment F - 44800 Saint-Herblain
02 40 89 63 10
arnaud.soyer@inex.fr

ACOUSTIQUE

LASA
97 Traverse de la Gouffonne - 3009 Marseille
04 91 55 66 31
ossakowsky@lasa.fr

VRD

CERRETTI
Chemin du Tonneau, Les Gorguettes - 13720 La Bouilladisse
04 42 18 08 20
accueil@cerretti.fr

PAYSAGE

SARAH TEN DAM
30 boulevard G. Clemenceau - 13600 La Ciotat
06 61 71 35 37
sarah.tendam@wanadoo.fr

PAYSAGE

ERG Environnement
14 Draille des Tribales, bâtimetrn E - 13127 Vitrolles
04 95 06 90 66
a-pighiera@erg-sa.fr



PLANS LOCAL TRANSFO


ALTITUDE RDC : 9.80 NGF

ECHELLE : --


DATE : 06/2025

#2512

GENIE CIVILE

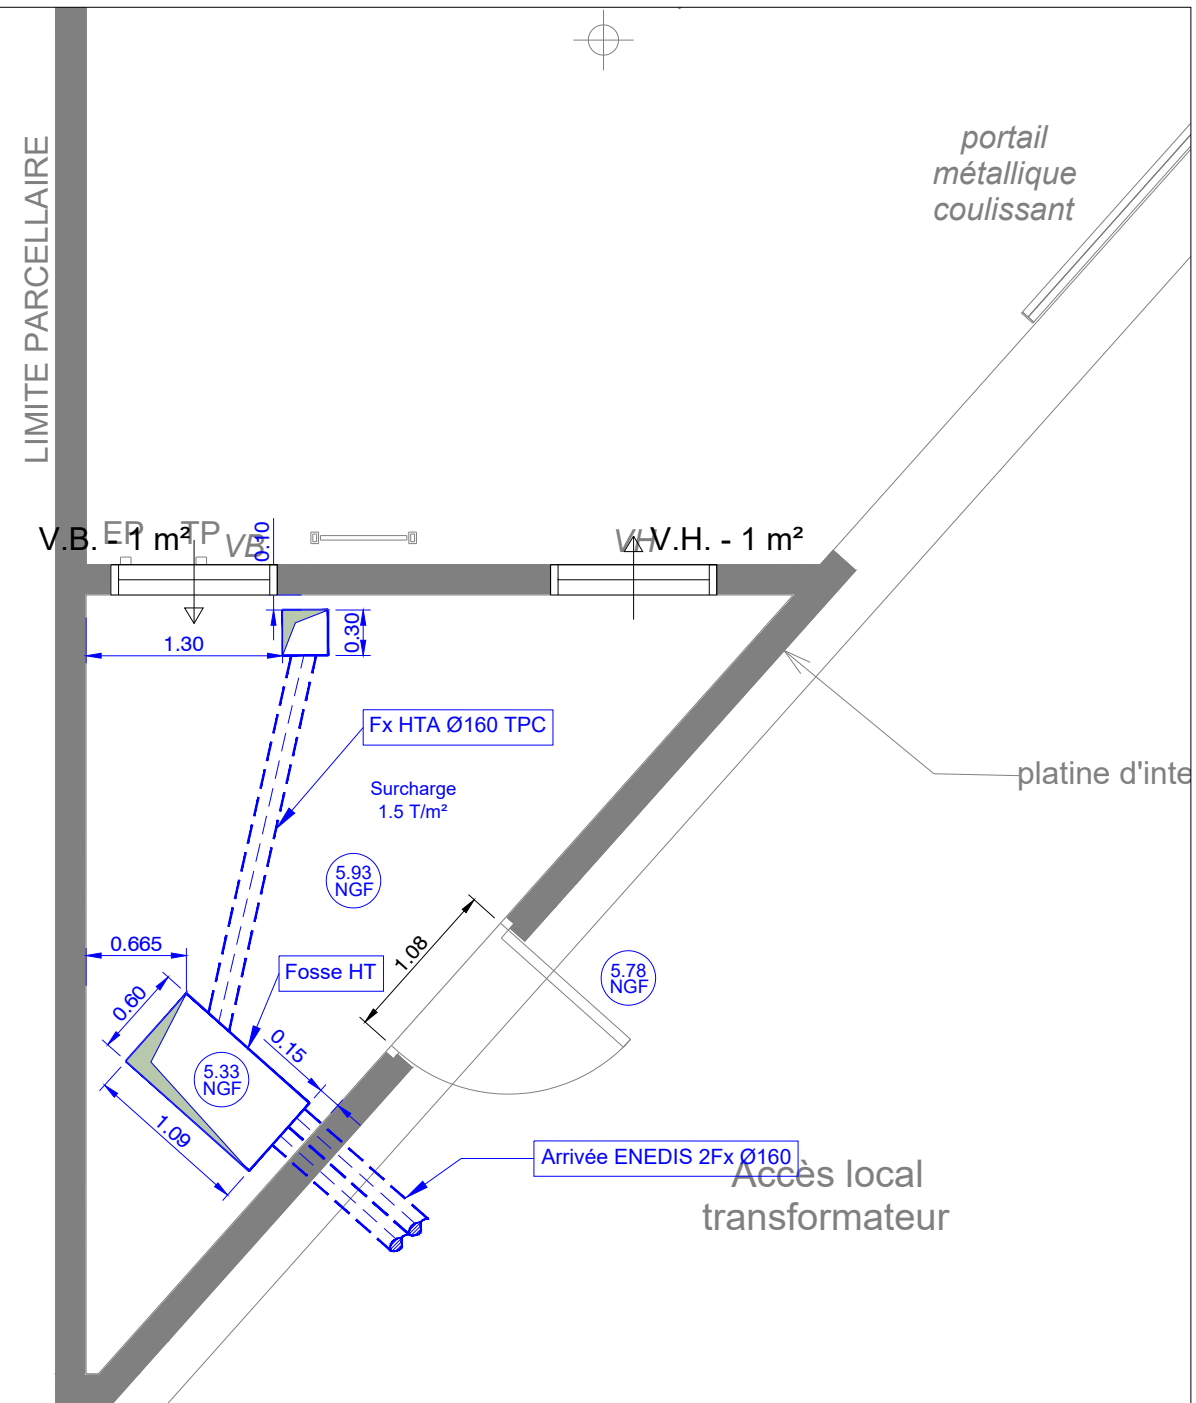

IMPLANTATION TRANSFO

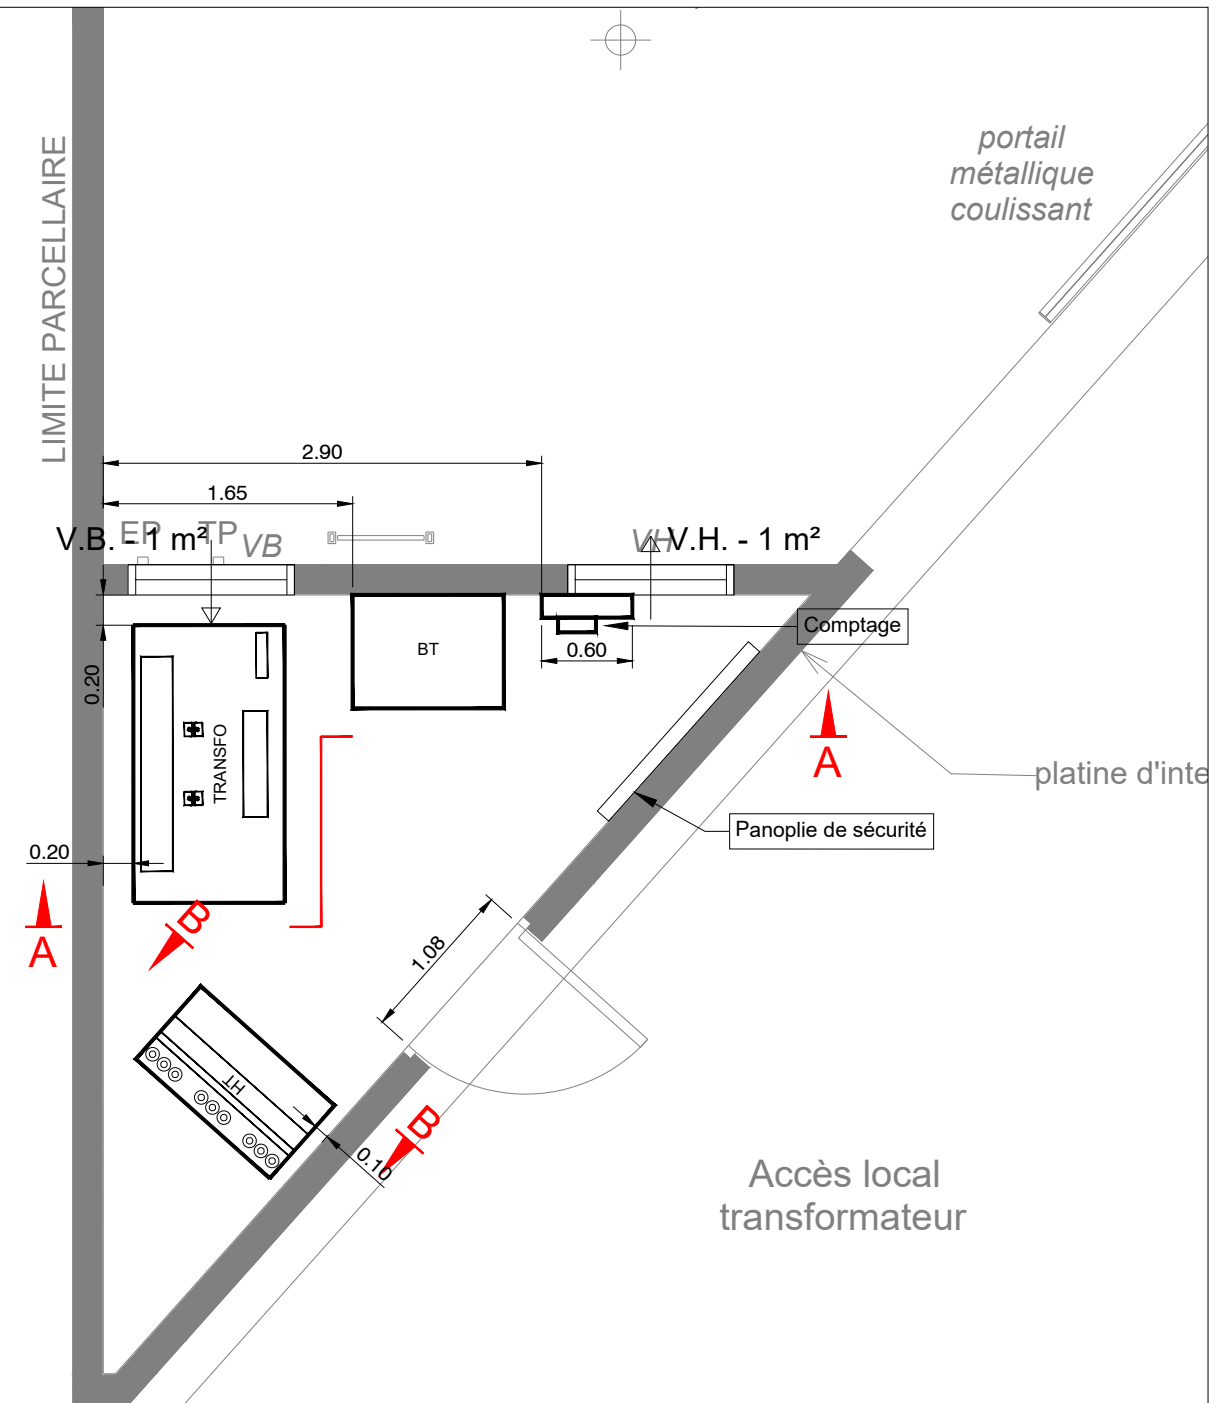

MAÎTRISE D OUVRAGE

ARCHITECTE MANDATAIRE

Euroméditerranée
79 boulevard de Dunkerque - 13232 Marseille Cedex 02
04 91 14 45 00
cecile.elbaz@euromediterranee.fr

RAUM
1 rue de Colmar - 44000 Nantes
02 85 37 06 31
contact@raum.fr


DCE Piscine Bougainville
13003 Marseille

Plans Local Transformateur

#2512-1

ECHELLE : 1/50
DATE : Juin 2025

Coupe AA

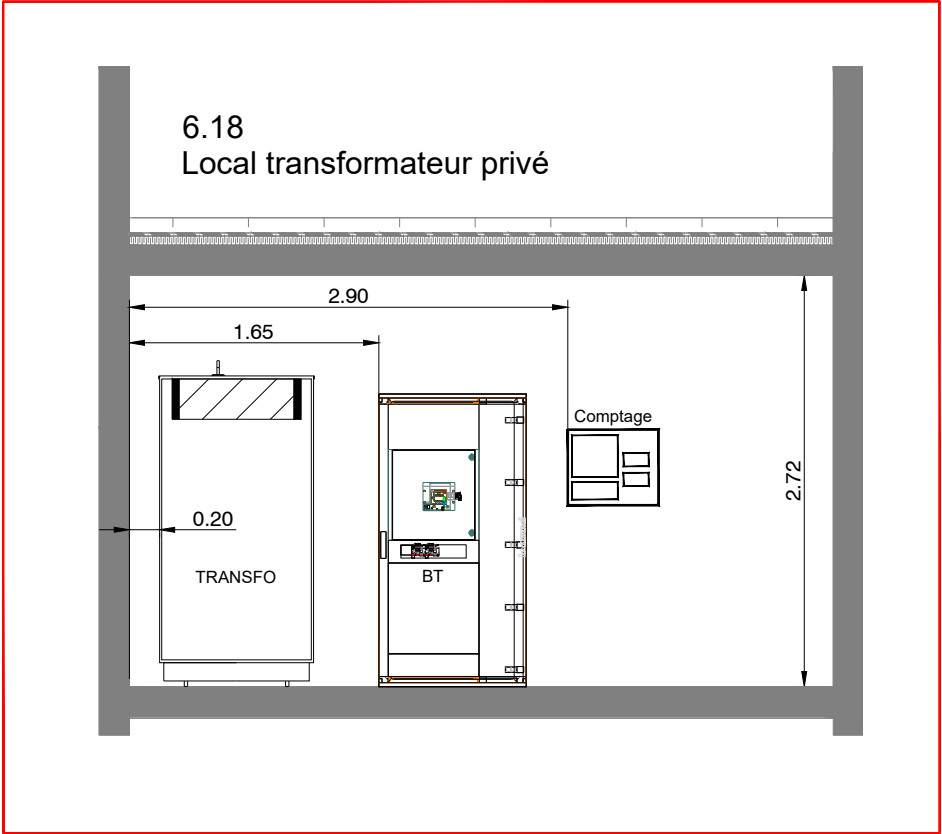

Coupe BB

