


## LEGENDE

### Ventilation




Conduit d'extraction  
Conduit de reprise  
Conduit de soufflage  
Conduit de rejet  
Conduit d'air neuf

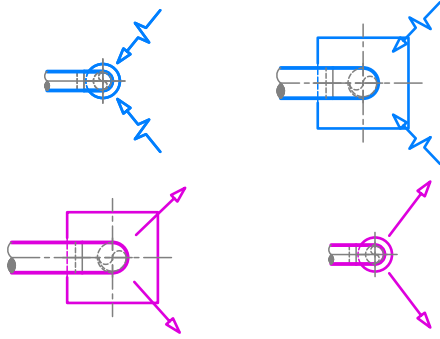

Bouche de reprise  
Bouche de soufflage

### Chauffage - climatisation

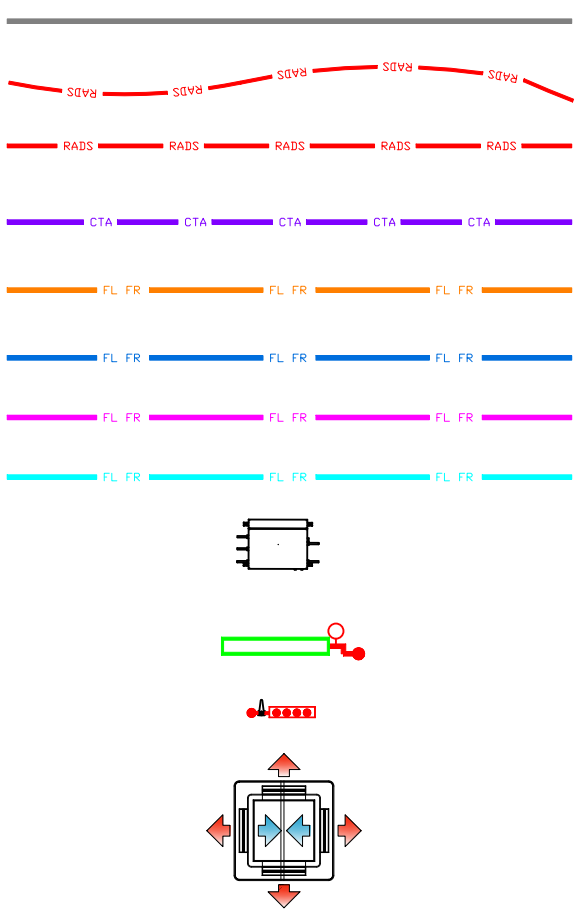

Réseau existant  
Réseaux radiateurs en PER  
Réseau radiateur  
Réseau constant "alimentation Batterie Chaude"  
Réseau climatisation réversible aller 1  
Réseau climatisation réversible aller 2  
Réseau climatisation vers unité intérieure  
Réseau climatisation fluide frigorigène  
Boitier de sélection climatisation réversible  
Radiateur neuf  
Collecteur distributeur  
Cassette de rafraîchissement  
Attente électrique



**cba**  
architectes

9, rue Le Nostré - CS 70502 -  
75005 ROUEN CEDEX  
Tél. 02 35 10 44 44  
secretariat@cbaarchitectes.fr  
Contact :  
julien.merceron@cbaarchitectes.fr  
magali.sauvage@cbaarchitectes.fr

**unhi**  
Une histoire d'habitat

39, rue des Vignes  
75020 Paris  
Tél. 01 53 17 91 00  
www.unhi.fr  
Contact :  
m.buoncompagni@unhi.fr  
b.bazille@unhi.fr

ARCHITECTE MANDATAIRE

ARCHITECTE CO-TRAITANT

PROJET

**Reconstruction du SMR et Restructuration de l'EHPAD au  
Centre Hospitalier  
Durécu-Lavoisier de Darnétal**

ADRESSE : 116, rue Louis Pasteur 76160 Darnétal

CLIENT



MOA : Centre Hospitalier Durécu-Lavoisier de Darnétal  
ADRESSE : 116, rue Louis Pasteur, BP18, 76160 Darnétal  
AMO : SAS A2MO - Agence de Rennes  
ADRESSE : Tour Alma, 5 rue du Bosphore - 35200 Rennes  
OPC : SOENEN COORDINATION  
ADRESSE : 322 Boulevard des Belles-Portes,  
14200 Herouville Saint Clair

Contact :  
e-mail : denis.renaud@chd-darnetal.fr  
tél. : 02 32 12 32 34  
Contact :  
e-mail : c.delaunay@a2mo.fr  
tél. : 06 46 90 16 79  
Contact :  
e-mail : contact@soenencoordination.fr  
tél. : David DUODUIT - 06 61 32 01 53  
tél. : Alexandre JACQUES - 06 74 62 86 27

24-2380

PHASE : **DCE**  
Lot n°11 - GENIE CLIMATIQUE - PLOMBERIE  
TOITURE  
DATE : 11/07/2025  
NUMERO : **GC-10**  
DATE INDICE :  
ECHELLE : 1/100e

BUREAUX D'ETUDES

ECONOMISTE : SOGETI  
ADRESSE : 387, rue des Champs - BP 509 - 76235 Bois-Guillaume Cedex  
Tél. 02 35 59 49 39 \_CONTACT : benjamin.roye@sogeti-ingeniere.fr  
BET FLUIDES / CFA : CFO : SOGETI  
ADRESSE : 387, rue des Champs - BP 509 - 76235 Bois-Guillaume Cedex  
Tél. 02 35 59 49 39 \_CONTACT : remi.gacoin@sogeti-ingeniere.fr - Tél. : 06 32 65 58 41  
BET STRUCTURE : KUBE  
ADRESSE : 387, rue des Champs - 76200 Bois-Guillaume  
Tél. 02 35 59 35 03 \_CONTACT : francois.kuentz@kubestructure.fr - Tél. : 06 31 97 40 37  
BET ACOUSTIQUE : DUCLOS Coralie  
ADRESSE : 14 A, rue du Général de Gaulle, 76240 Belbeuf  
Tél. 02 34 34 00 12 \_CONTACT : coralie@del-duclos.fr  
PAYSAGISTE : ATELIER ESPACE LIBRE  
ADRESSE : 27 Rue de Verdun, 76240 Bonsecours  
Tél. 02 35 61 00 18 \_CONTACT : atelier@espace-libre.fr / amalay@espace-libre.fr

CONTROLE

BUREAU DE CONTROLE : SOCOTEC  
ADRESSE : 97 rue François Jacob, 76200 Isneauville  
Tél. 02 32 19 61 05 \_CONTACT : eric.morini@socotec.com  
CSPS : VERITAS (Agence Harfleur)  
ADRESSE : 2 rue Paul Verlaine, 76700 HARFLEUR  
Tél. 06 01 86 54 65 \_CONTACT : yohann.martin@bureauveritas.com  
CSSI : NAMIXIS  
ADRESSE : Horizon 2000, Immeuble Mach 6, avenue des Hauts-Grigneux, 76420 Bihorel-les-Rouen  
Tél. 02 32 91 79 29 \_CONTACT : jerome.duhamel@groupecosystemes.com

NUM OPERATION	EMETTEUR	LOT	TYPE	BAT	NIVEAU	INDICE
23-2380	SOG	CVC	PLN	ADJ	TT	00