


**RENOVATION ENERGETIQUE  
DE LA FACULTE DES  
SCIENCES D'ANGERS**  
  
BOULEVARD LAVOISIER - 49000 ANGERS

**BATIMENT A'  
SOUS-SOL**

**PLOMBERIE SANITAIRE  
CHAUFFAGE VENTILATION**

BET INGENIERIE DU BATIMENT :

AUAS

Ingénierie

RENNES - QUIMPER - PARIS - LE MANS

53, Rue Jules Vallès  
35000 RENNES  
Tél. 02 22 91 08 55

ACOUSTICIEN :

GAMBA  
5, avenue Jules Verne  
44230 SAINT-SEBASTIEN SUR LOIRE

APD

PRO

DCE

EXE

DOE

PLAN : CVP-08

X

INDICE

-

AFFAIRE N°

2141

DESSINE : AUAS

Echelle : 1/50

INDICE

DATES

MODIFICATIONS

-

18/07/2025



Création

BATIMENT A'


SOUS-SOL

PLOMBERIE SANITAIRE


CHAUFFAGE VENTILATION

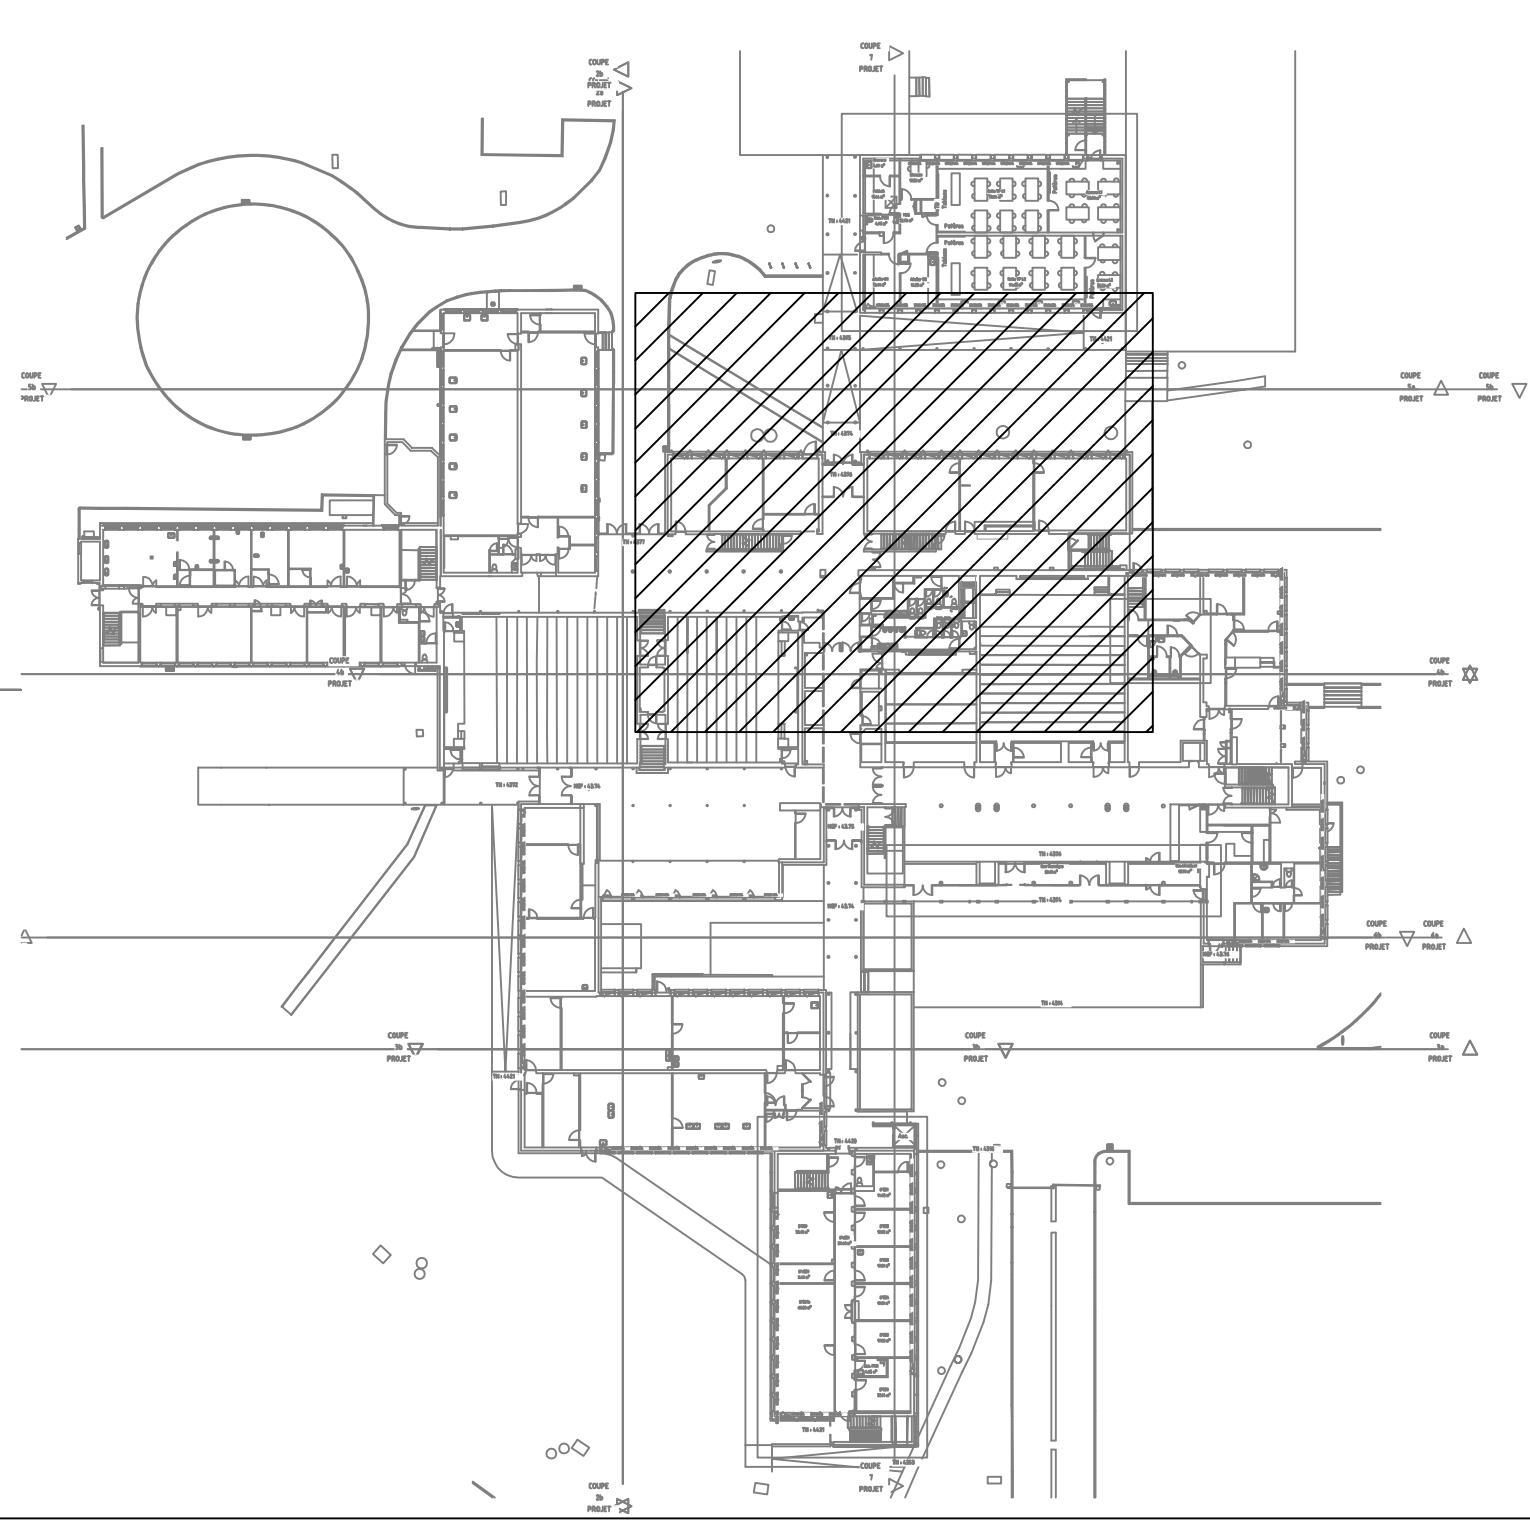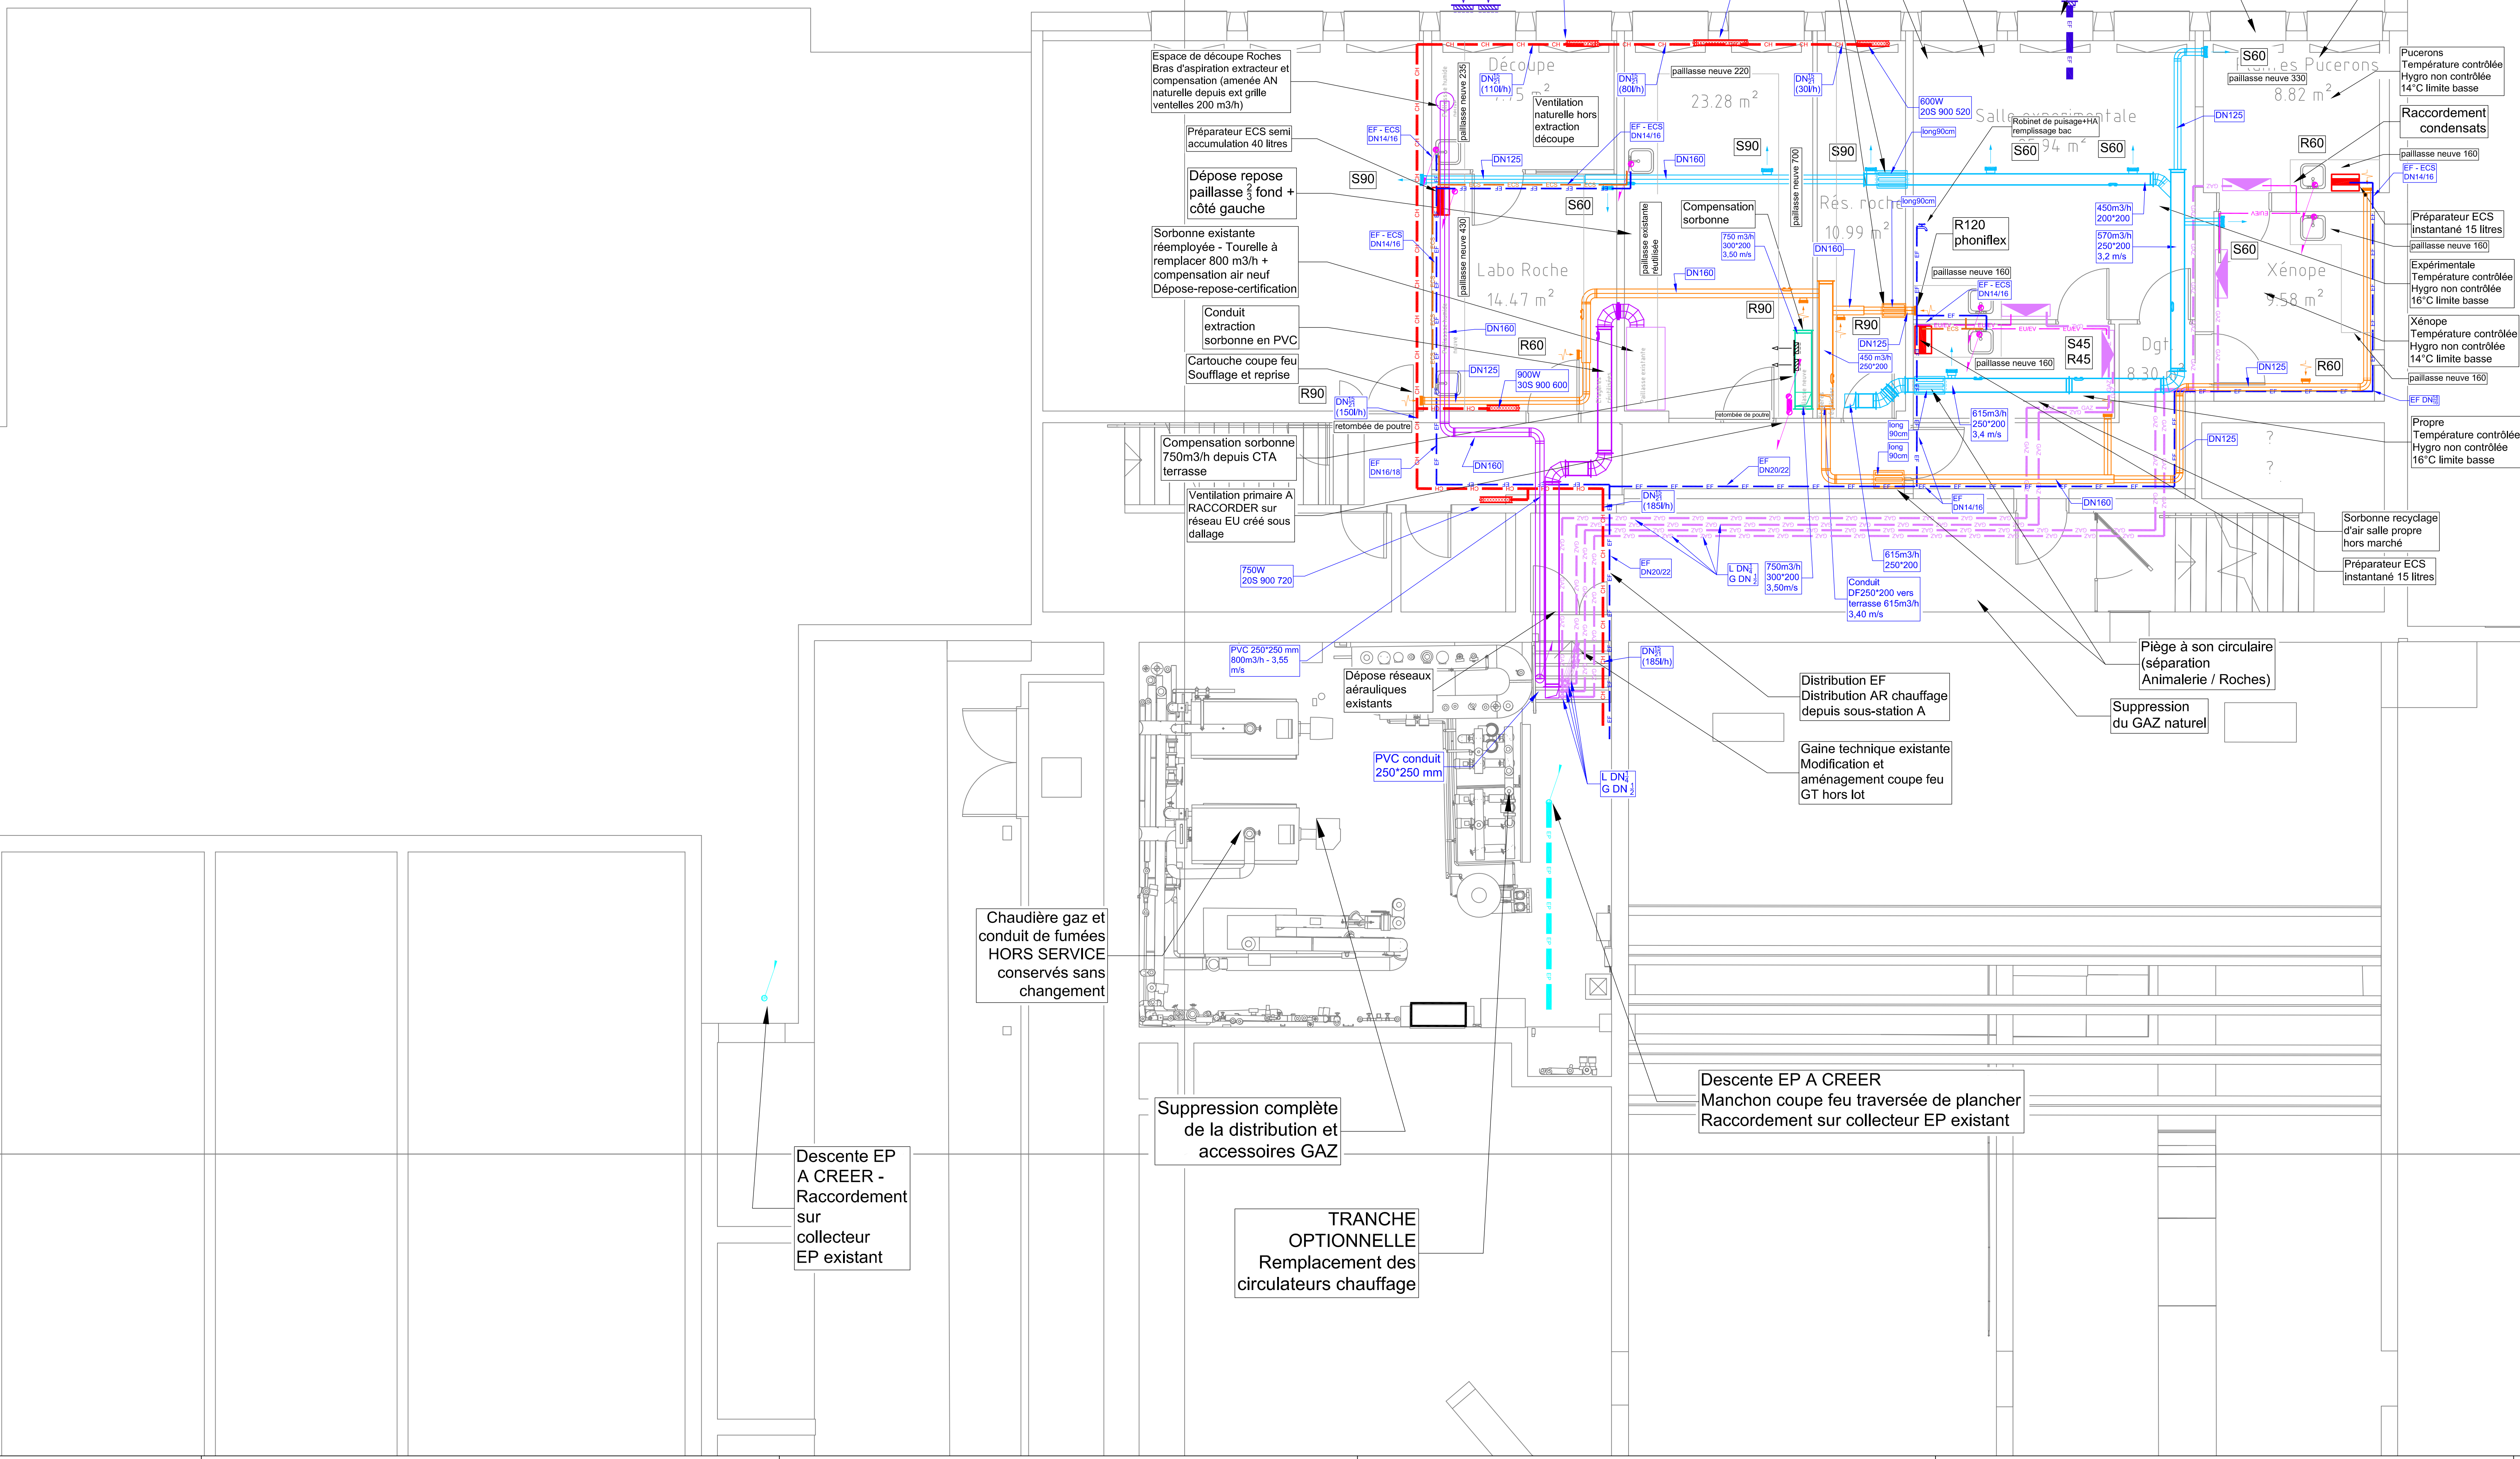



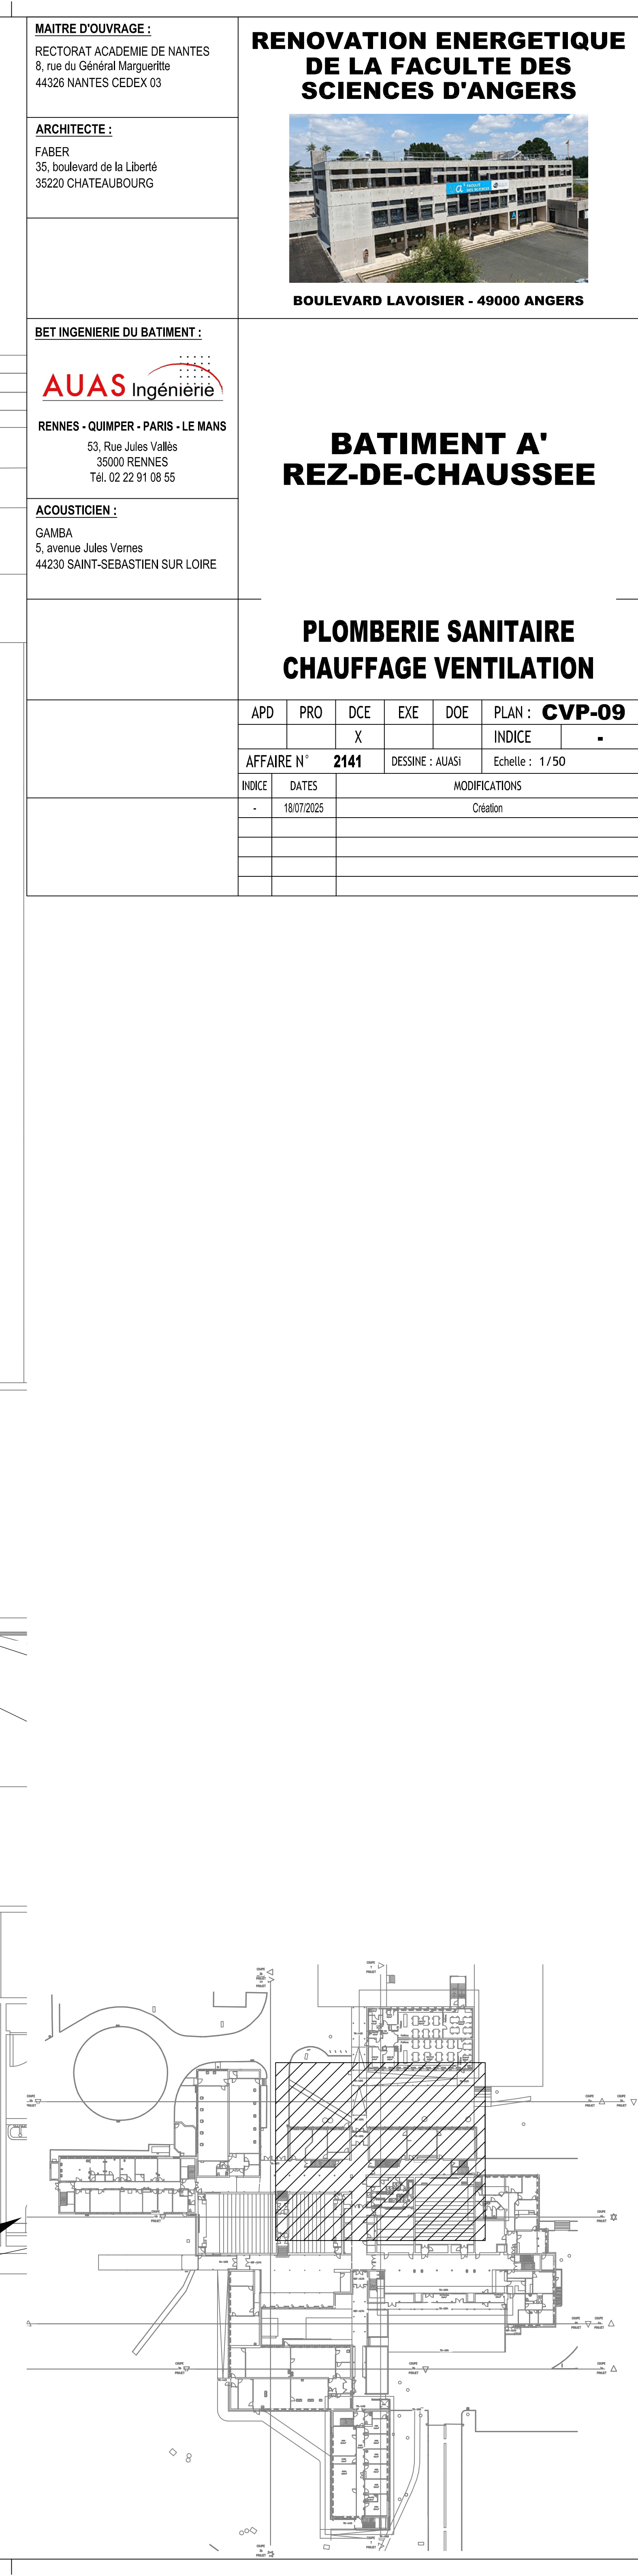



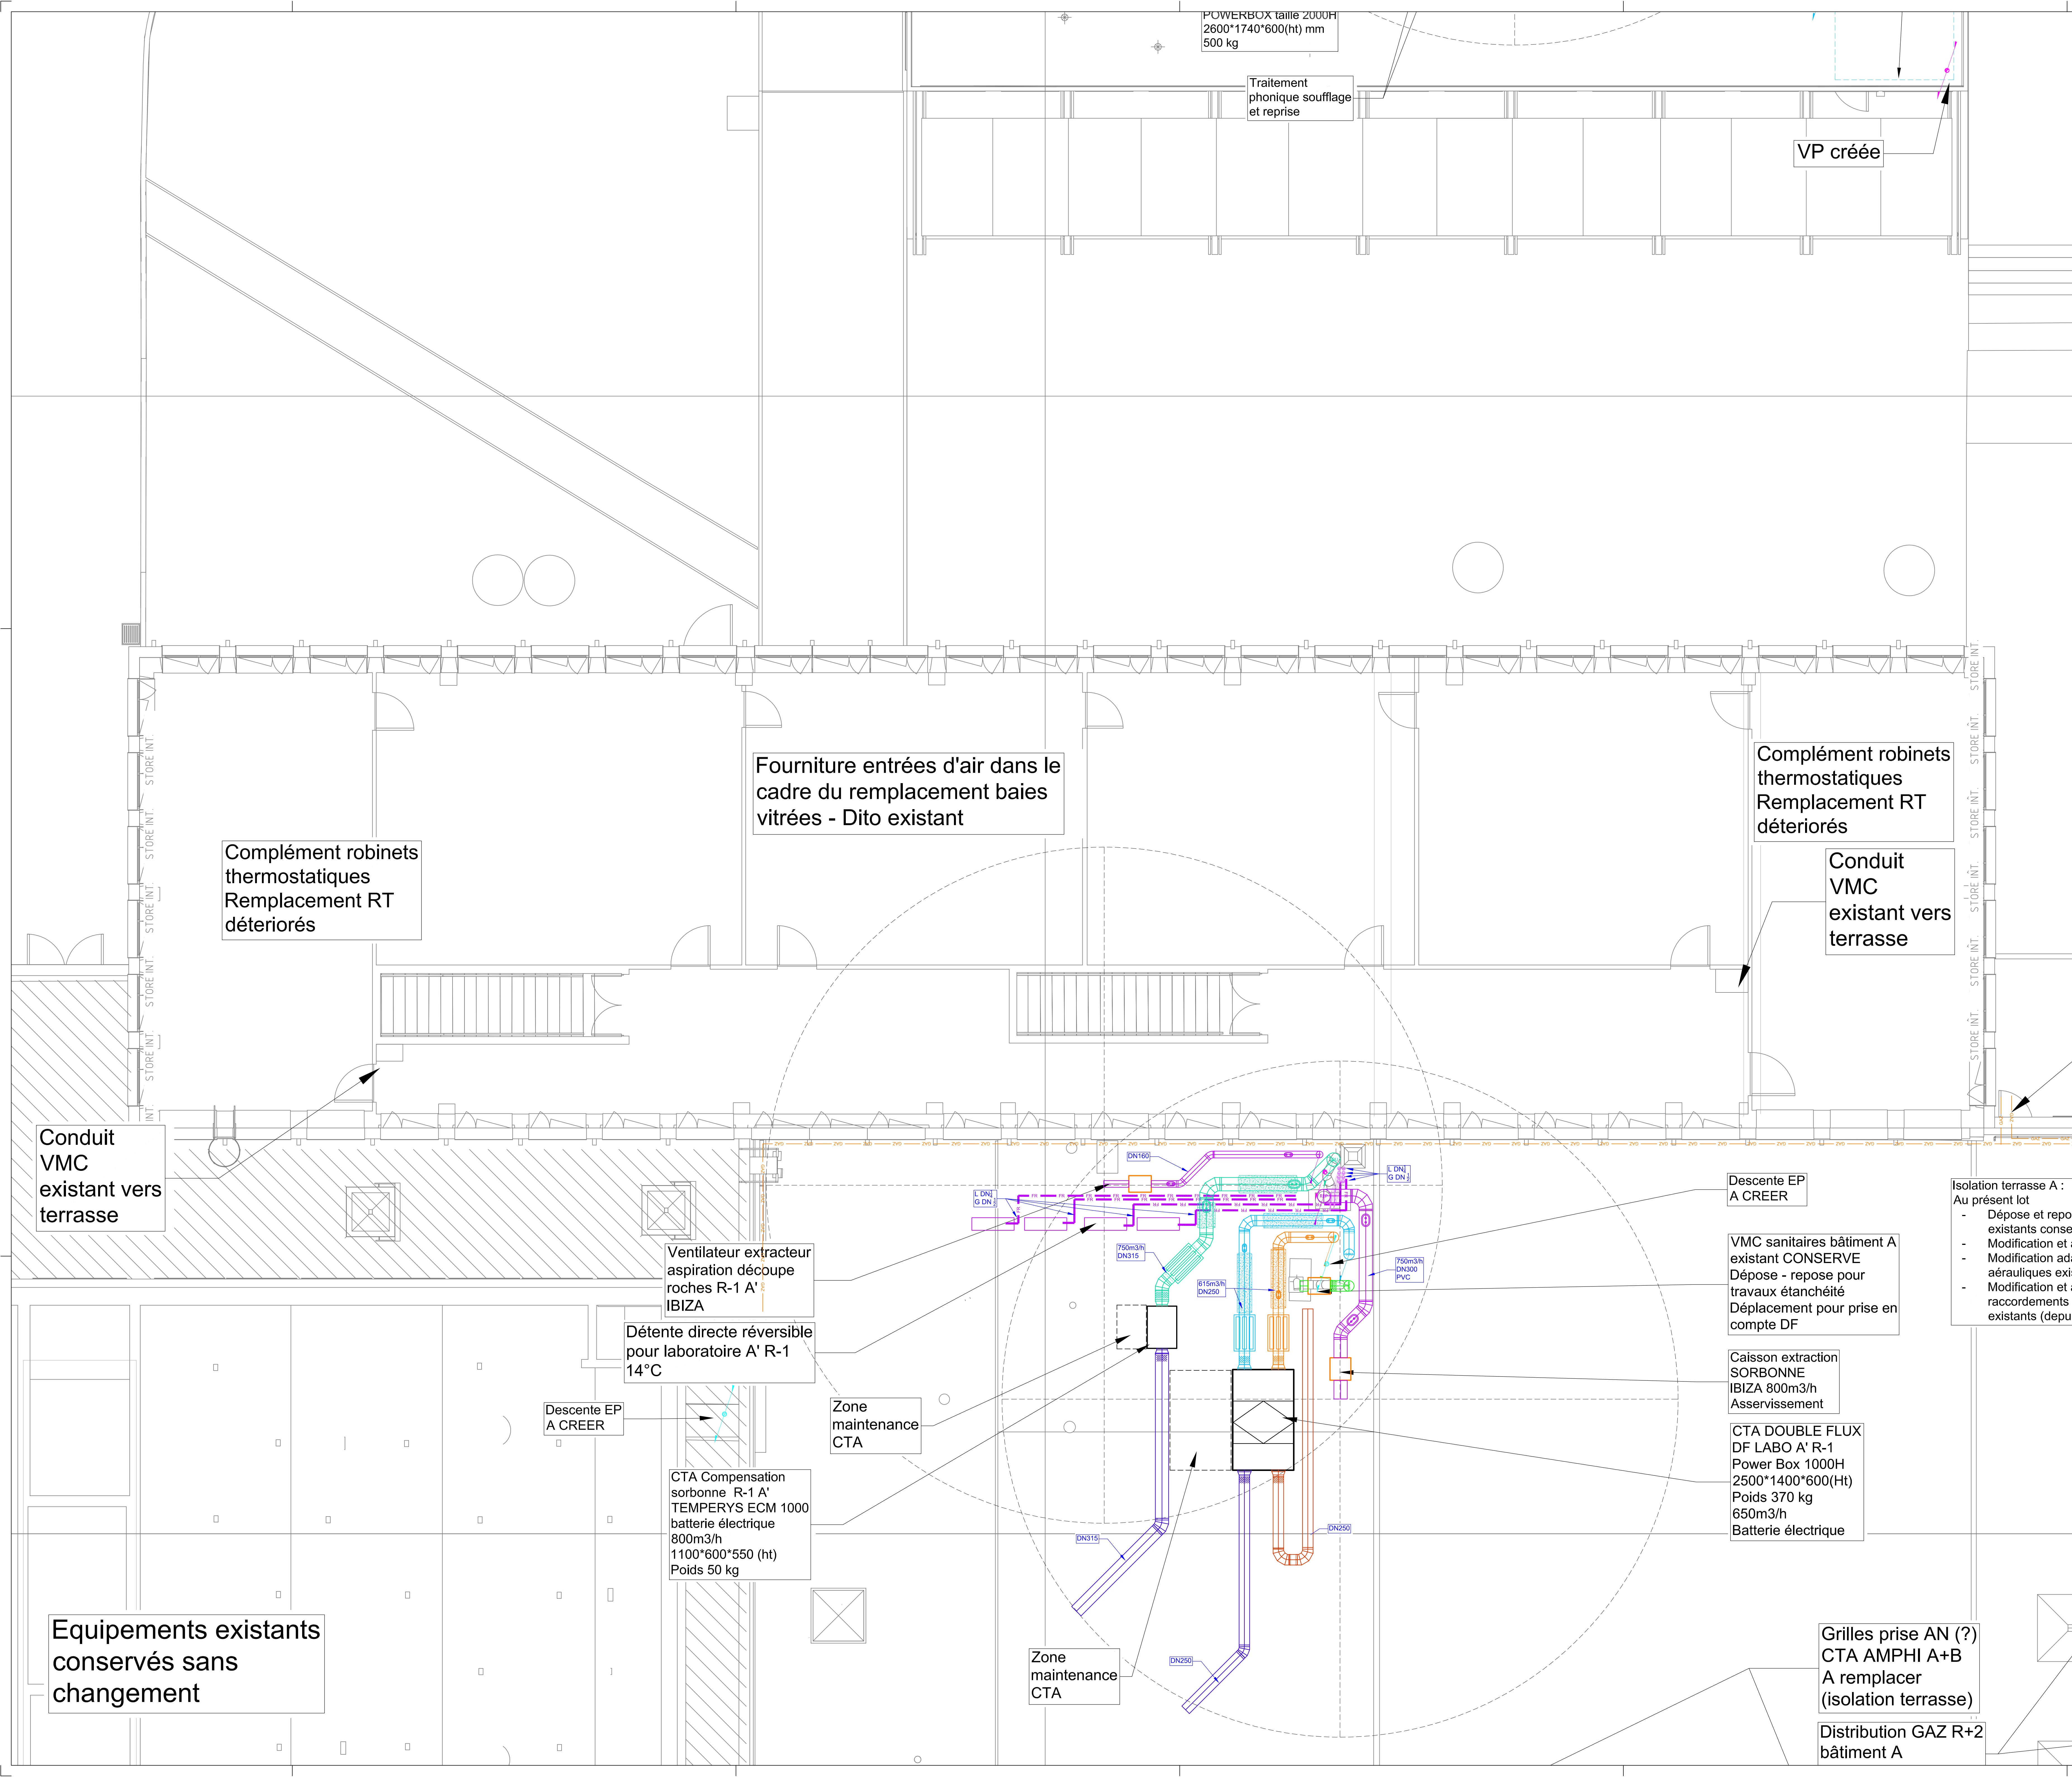

**MAITRE D'OUVRAGE :**  
RECTORAT ACADEMIE DE NANTES  
8, rue du Général Marguerite  
44326 NANTES CEDEX 03

**ARCHITECTE :**  
FABER  
35, boulevard de la Liberté  
35220 CHATEAUBOURG

**BET INGENIERIE DU BATIMENT :**  
**AUAS Ingénierie**  
RENNES - QUIMPER - PARIS - LE MANS  
53, Rue Jules Vallés  
35000 RENNES  
Tél. 02 22 91 08 55

**ACOUSTICIEN :**  
GAMBA  
5, avenue Jules Verne  
44230 SAINT-SEBASTIEN SUR LOIRE

**RENOVATION ENERGETIQUE  
DE LA FACULTE DES  
SCIENCES D'ANGERS**

**BOULEVARD LAVOISIER - 49000 ANGERS**


**BATIMENT A'  
NIVEAU 1**

**PLOMBERIE SANITAIRE  
CHAUFFAGE VENTILATION**

APD	PRO	DCE	EXE	DOE	PLAN :	<b>CVP-10</b>
		X			INDICE	-
AFFAIRE N°		<b>2141</b>	DESSINE : AUAS		Echelle : 1/50	
INDICE	DATES		MODIFICATIONS			
-	18/07/2025		Création			

Isolation terrasse A :  
Au présent lot

- Dépose et repos existants conser
- Modification et a
- Modification ada aérauliques exis
- Modification et a raccordsments é existants (depuis

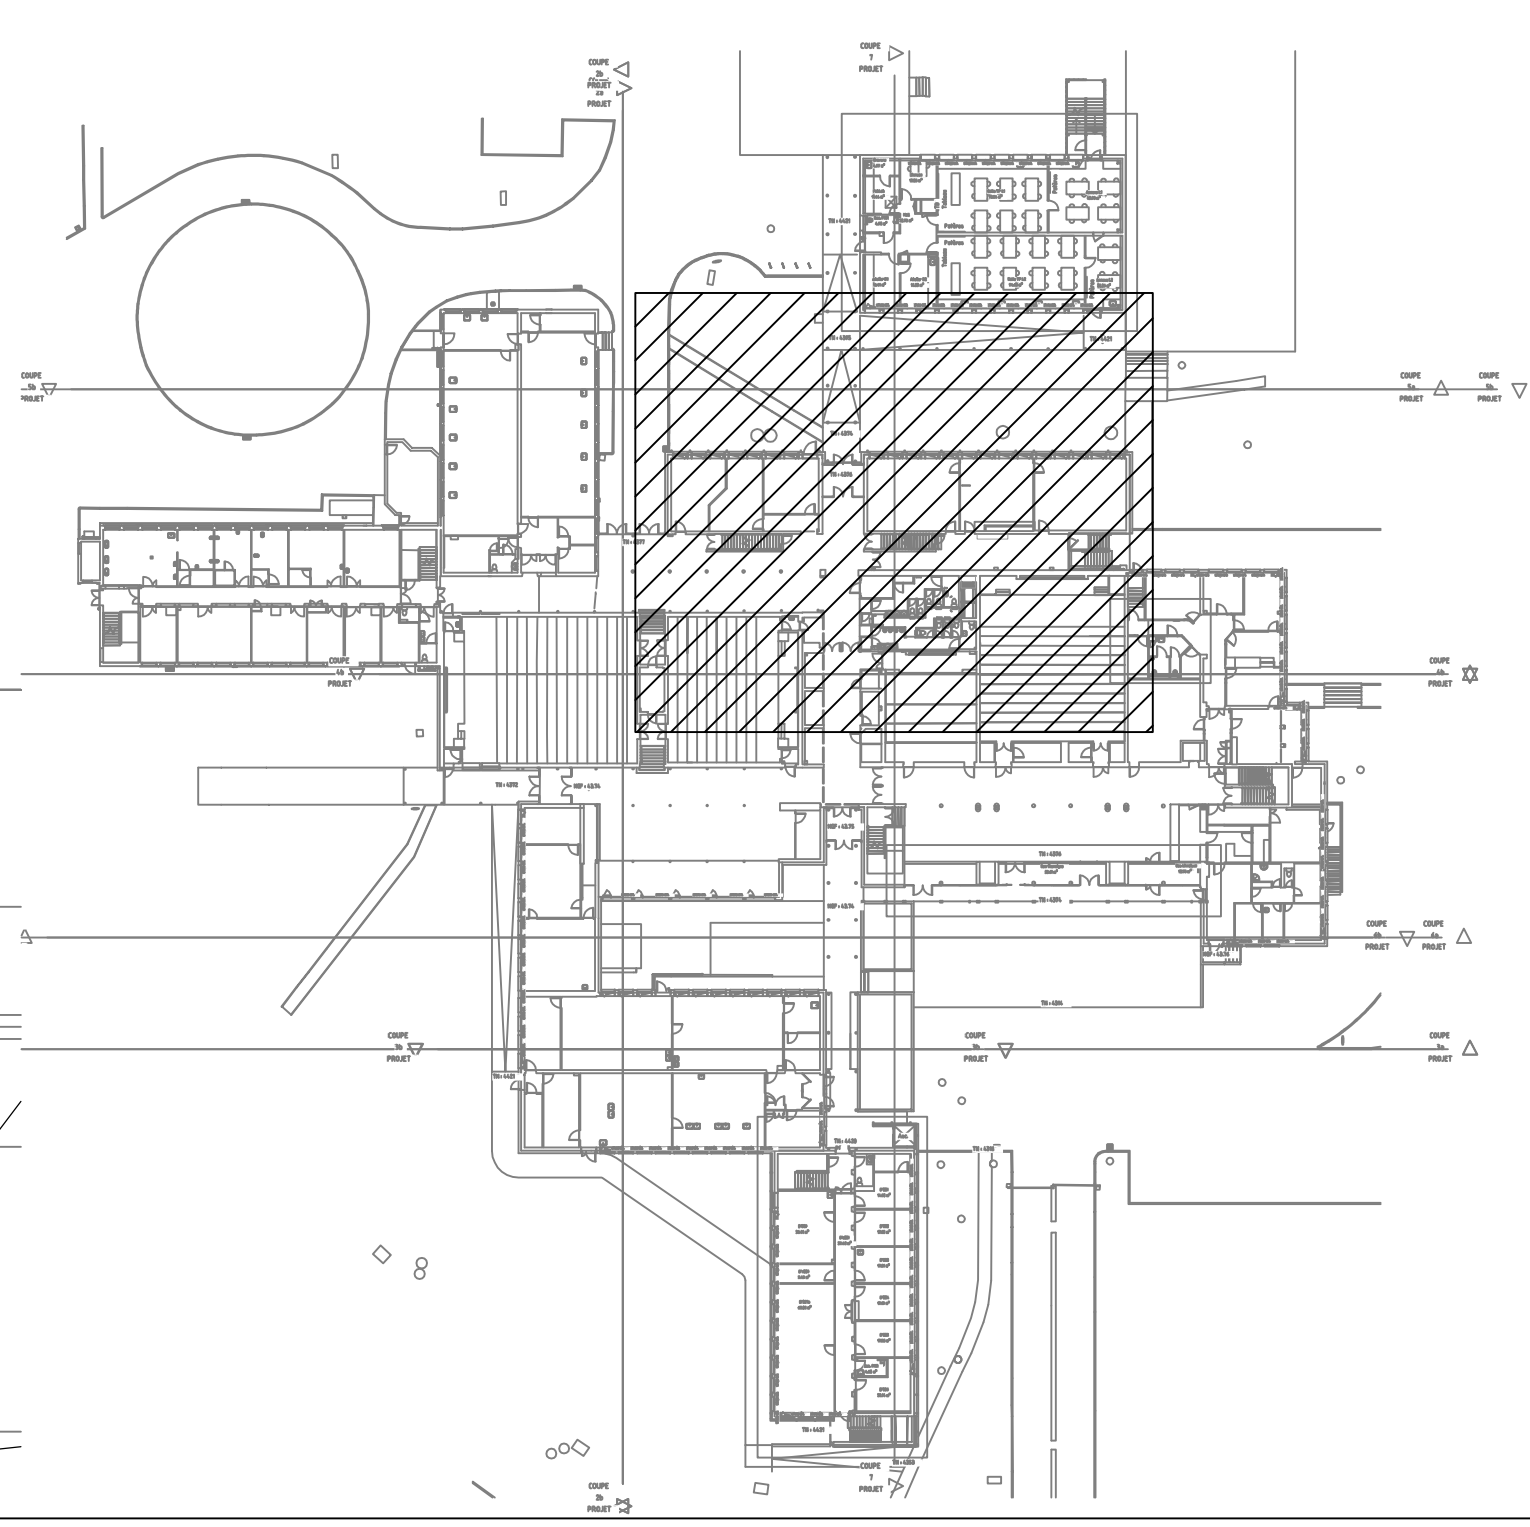




MAITRE D'OUVRAGE :

RECTORAT ACADEMIE DE NANTES  
8, rue du Général Margueritte  
44326 NANTES CEDEX 03

ARCHITECTE :

FABER  
35, boulevard de la Liberté  
35220 CHATEAUBOURG

RENOVATION ENERGETIQUE  
DE LA FACULTE DES  
SCIENCES D'ANGERS



BOULEVARD LAVOISIER - 49000 ANGERS

BET INGENIERIE DU BATIMENT :

AUAS Ingénierie

RENNES - QUIMPER - PARIS - LE MANS  
53, Rue Jules Vallés  
35000 RENNES  
Tél. 02 22 91 08 55

ACOUSTICIEN :

GAMBA  
5, avenue Jules Verne  
44230 SAINT-SEBASTIEN SUR LOIRE

BATIMENT A'  
TOITURE

PLOMBERIE SANITAIRE  
CHAUFFAGE VENTILATION

