

MAITRE D'OUVRAGE :
RECTORAT ACADEMIE DE NANTES
8, rue du Général Margueritte
44326 NANTES CEDEX 03

ARCHITECTE :
FABER
35, boulevard de la Liberté
35220 CHATEAUBOURG

BET INGENIERIE DU BATIMENT :
AUAS Ingénierie
RENNES - QUIMPER - PARIS - LE MANS
53, Rue Jules Vallès
35000 RENNES
Tél. 02 22 91 08 55

ACOUSTICIEN :
GAMBA
5, avenue Jules Verne
44230 SAINT-SEBASTIEN SUR LOIRE

**RENOVATION ENERGETIQUE
DE LA FACULTE DES
SCIENCES D'ANGERS**




BOULEVARD LAVOISIER - 49000 ANGERS

**BATIMENT D
VIDE SANITAIRE**


**PLOMBERIE SANITAIRE
CHAUFFAGE VENTILATION**

APD	PRO	DCE	EXE	DOE	PLAN :
		X			CVP-17
AFFAIRE N°		2141	DESSINE : AUAS		Indice
INDICE	DATES	MODIFICATIONS			
-	18/07/2025	Création			

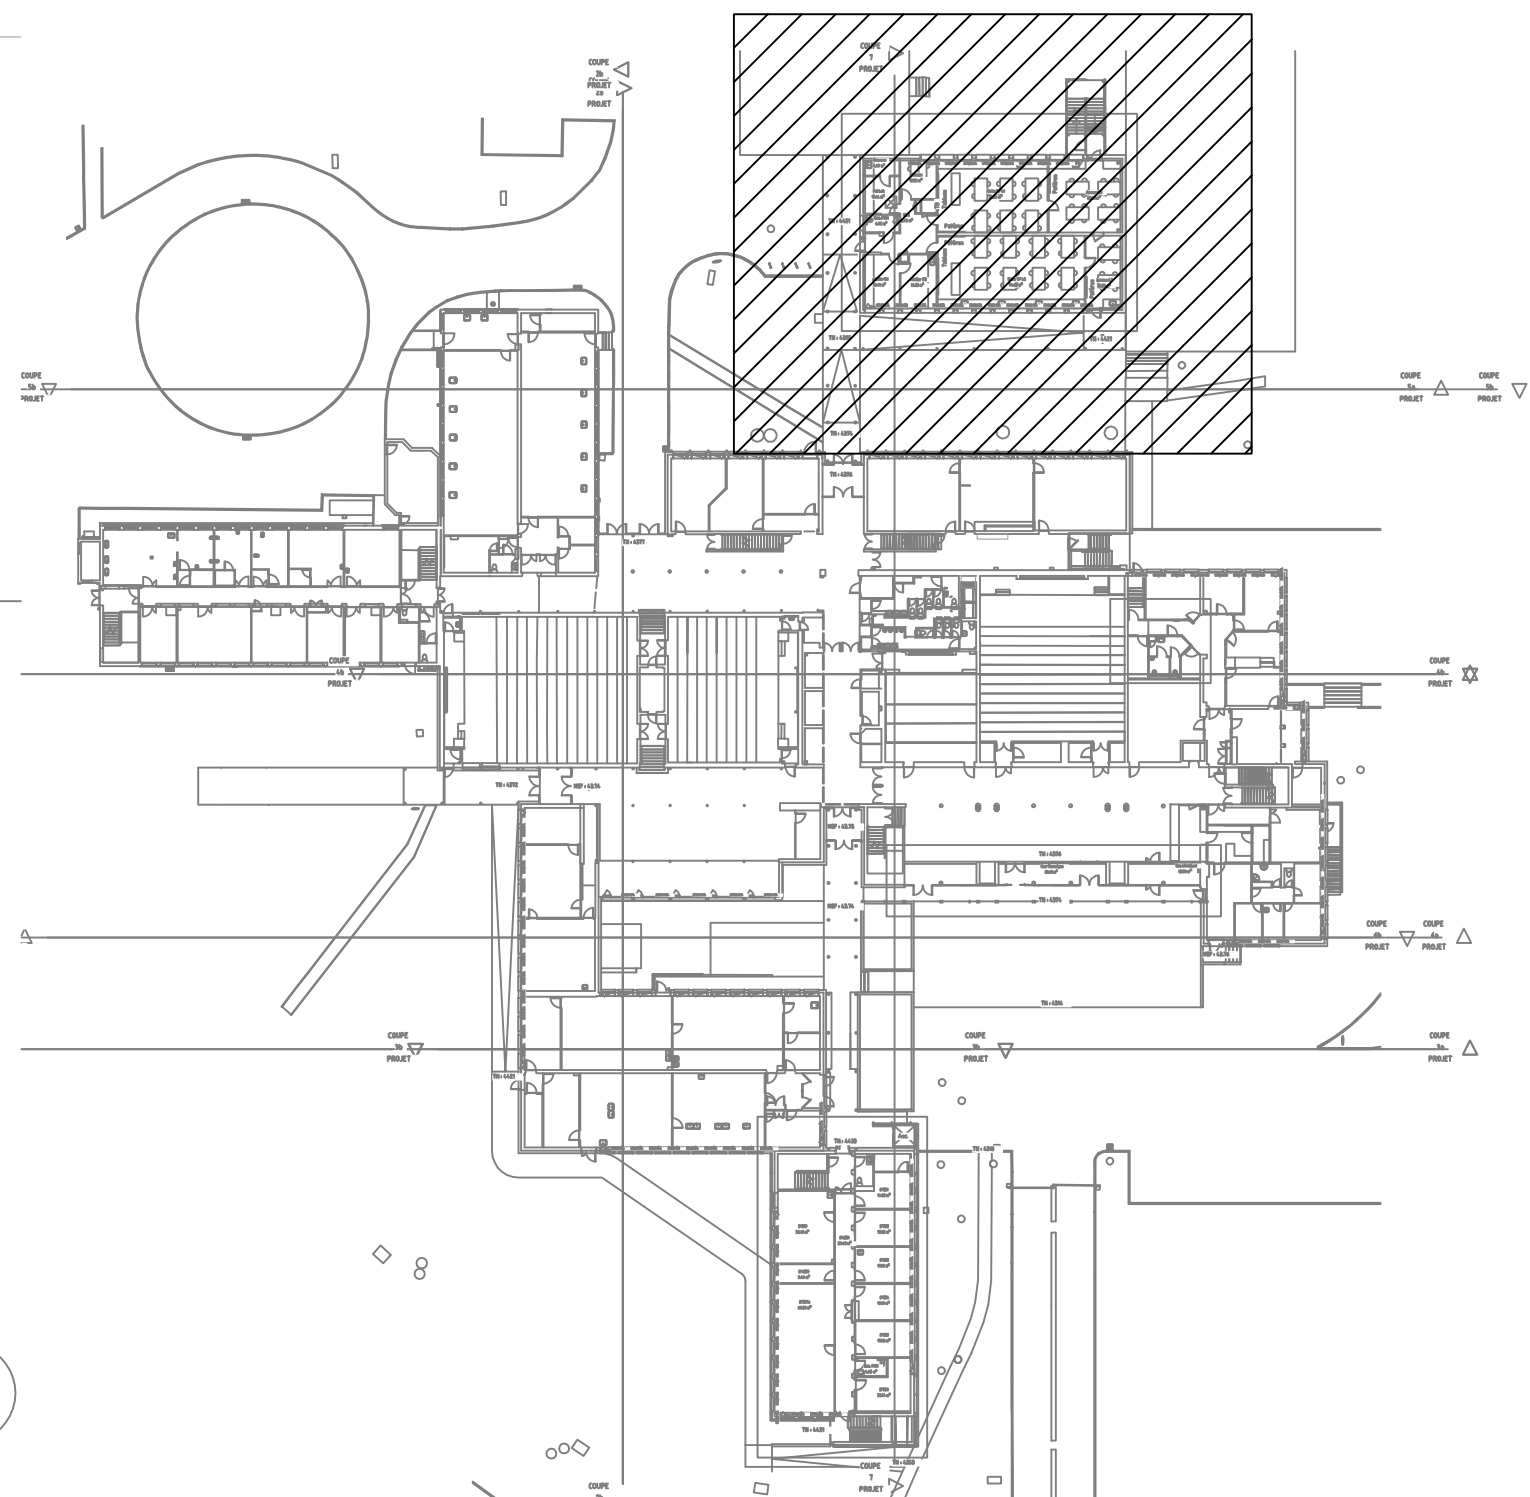

COUPE
7
PROJET

Mise en place
circulateurs débit
variable
Sous-station Da Db
Raccordement sur GTC

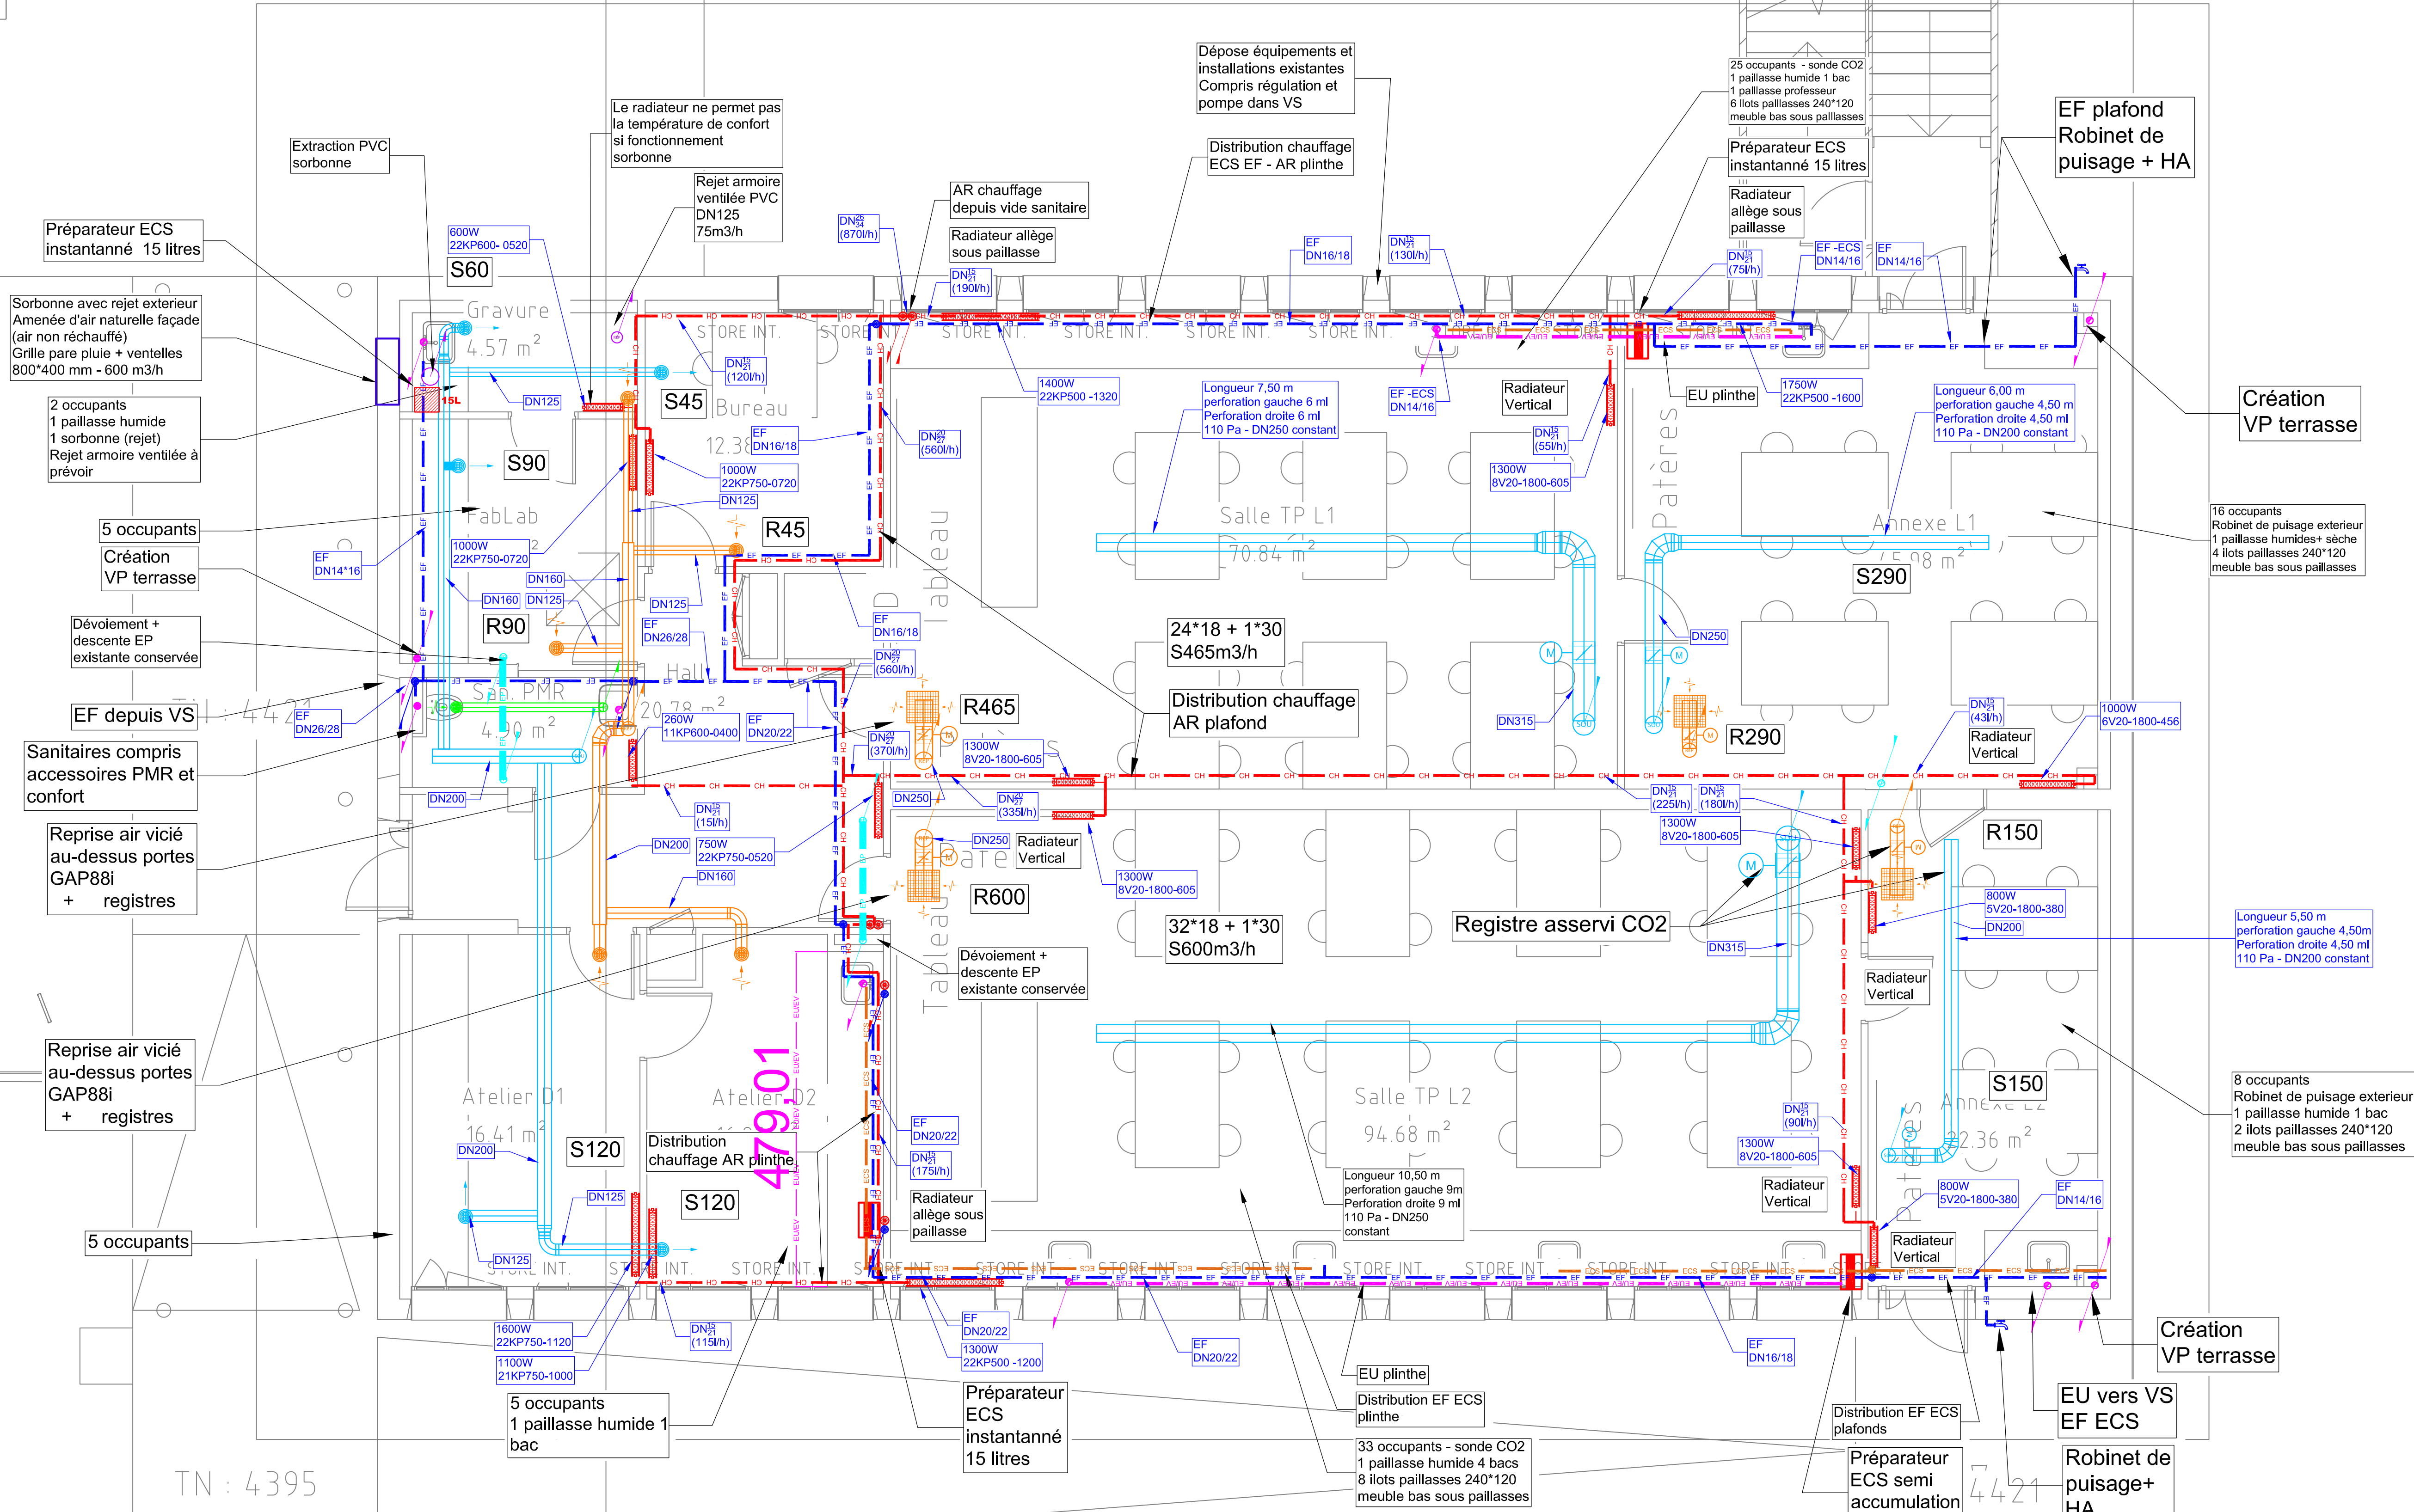

MAITRE D'OUVRAGE :
RECTORAT ACADEMIE DE NANTES
8, rue du Général Marguerite
44326 NANTES CEDEX 03

ARCHITECTE :
FABER
35, boulevard de la Liberté
35220 CHATEAUBOURG

BET INGENIERIE DU BATIMENT :

AUAS Ingénierie
RENNES - QUIMPER - PARIS - LE MANS
53, Rue Jules Vallés
35000 RENNES
Tél. 02 22 91 08 55

ACOUSTICIEN :
GAMBA
5, avenue Jules Verne
44230 SAINT-SEBASTIEN SUR LOIRE

RENOVATION ENERGETIQUE
DE LA FACULTE DES
SCIENCES D'ANGERS





BOULEVARD LAVOISIER - 49000 ANGERS

BATIMENT D
REZ-DE-CHAUSSEE

PLOMBERIE SANITAIRE
CHAUFFAGE VENTILATION

APD	PRO	DCE	EXE	DOE	PLAN : CVP-18
		X			INDICE
AFFAIRE N°	2141	DESSINE : AUAS	Echelle : 1/50		
INDICE	DATES	MODIFICATIONS			
	18/07/2025	Création			

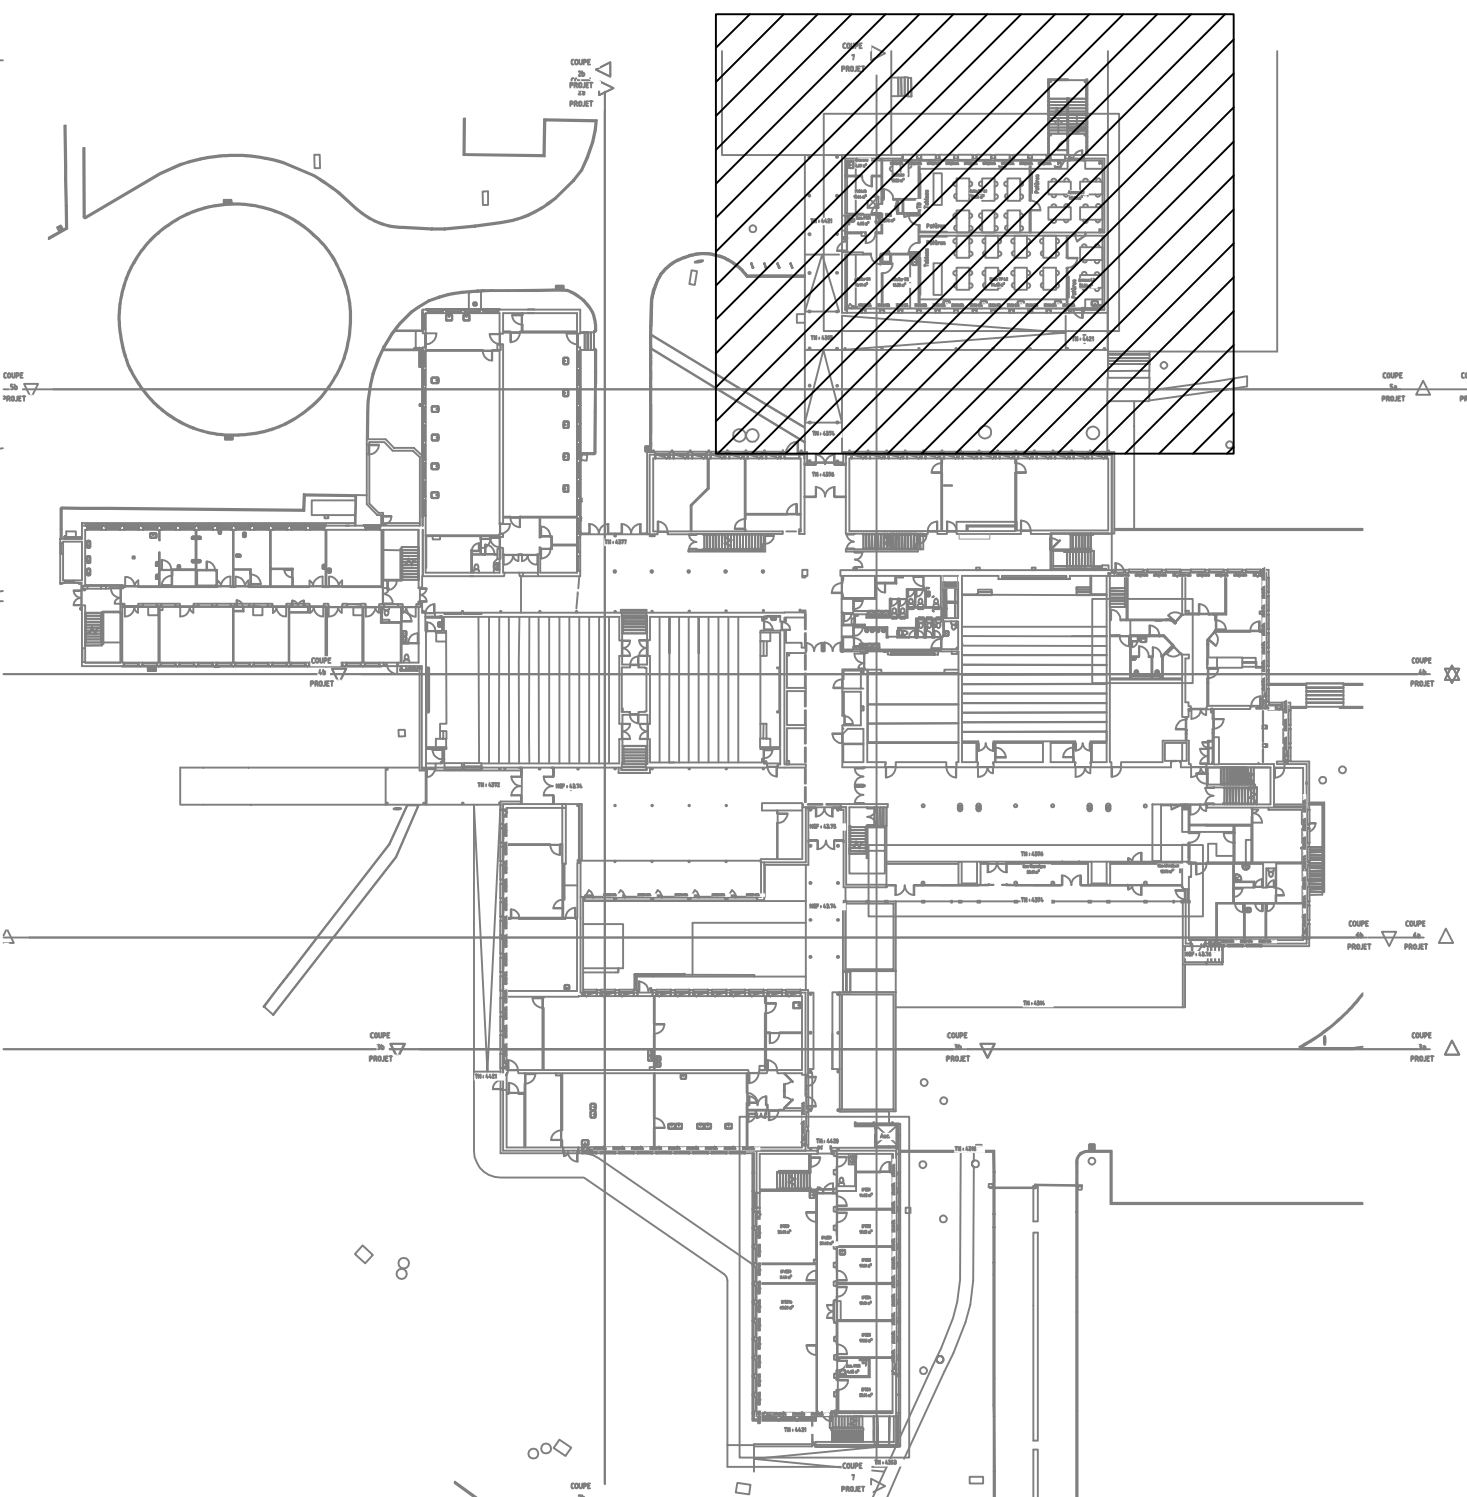

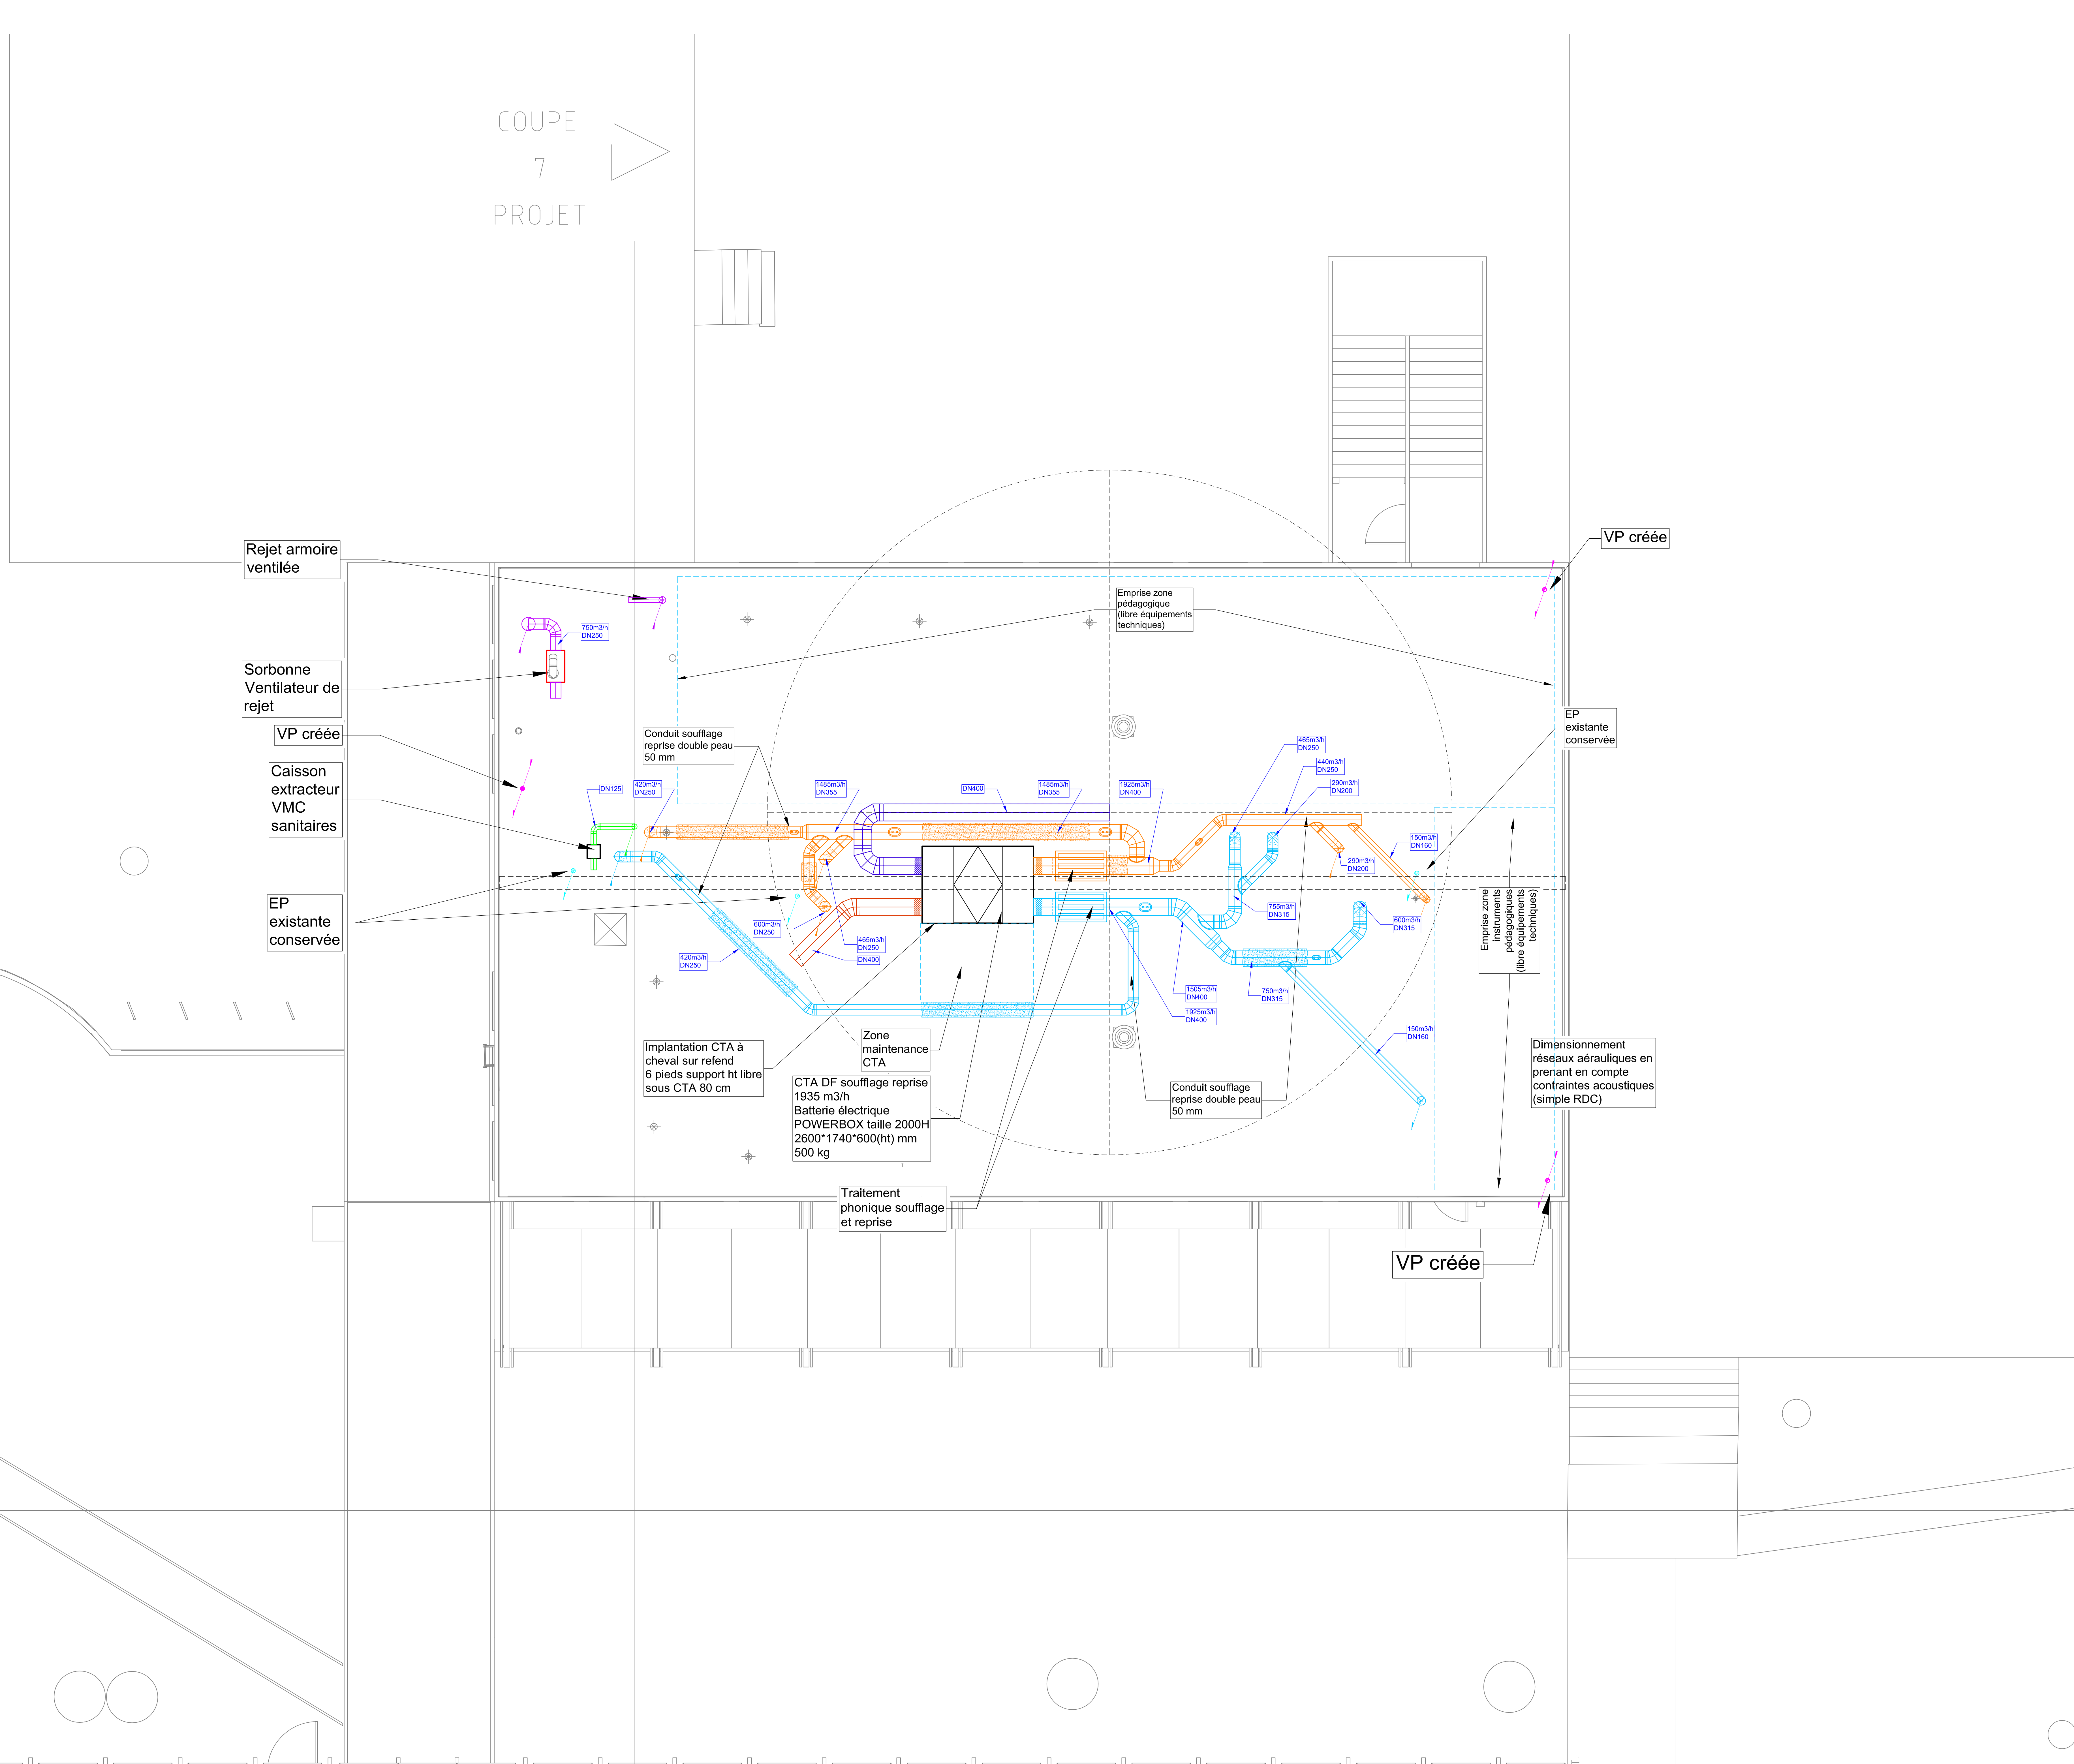

MAITRE D'OUVRAGE :
RECTORAT ACADEMIE DE NANTES
8, rue du Général Marguerite
44326 NANTES CEDEX 03

ARCHITECTE :
FABER
35, boulevard de la Liberté
35220 CHATEAUBOURG

BET INGENIERIE DU BATIMENT :
AUAS Ingénierie
RENNES - QUIMPER - PARIS - LE MANS
53, Rue Jules Vallés
35000 RENNES
Tél. 02 22 91 08 55

ACOUSTICIEN :
GAMBA
5, avenue Jules Verne
44230 SAINT-SEBASTIEN SUR LOIRE

**RENOVATION ENERGETIQUE
DE LA FACULTE DES
SCIENCES D'ANGERS**

BOULEVARD LAVOISIER - 49000 ANGERS

**BATIMENT D
TERRASSE**

**PLOMBERIE SANITAIRE
CHAUFFAGE VENTILATION**

APD	PRO	DCE	EXE	DOE	PLAN : CVP-19
		X			INDICE
AFFAIRE N° 2141		DESSINE : AUAS		Echelle : 1/50	
INDICE	DATES	MODIFICATIONS			
-	18/07/2025	Création			

