



LT Cuisine

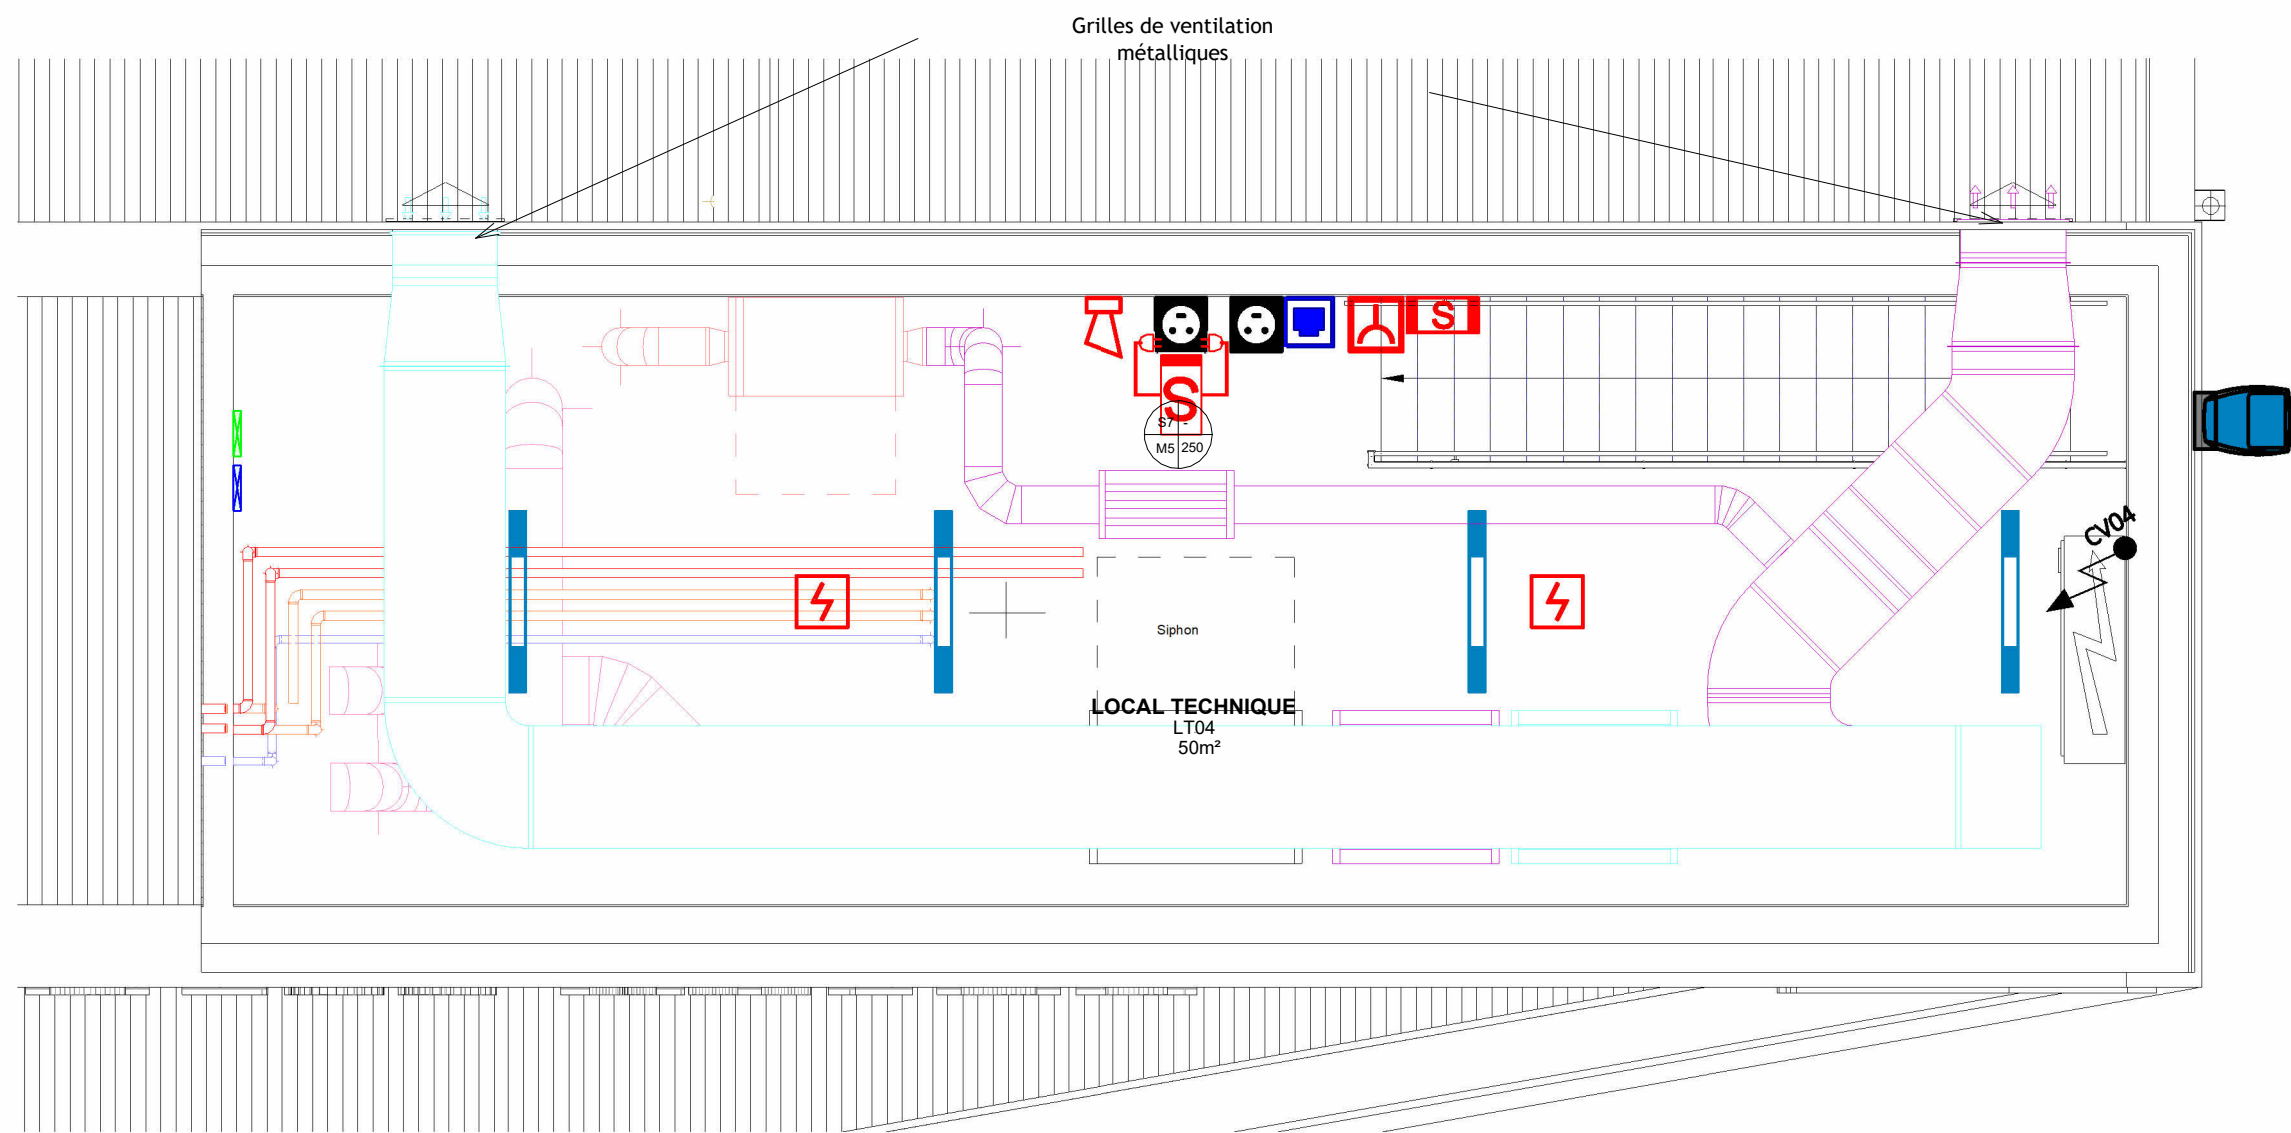

LT Salle à manger privative



LT Administration

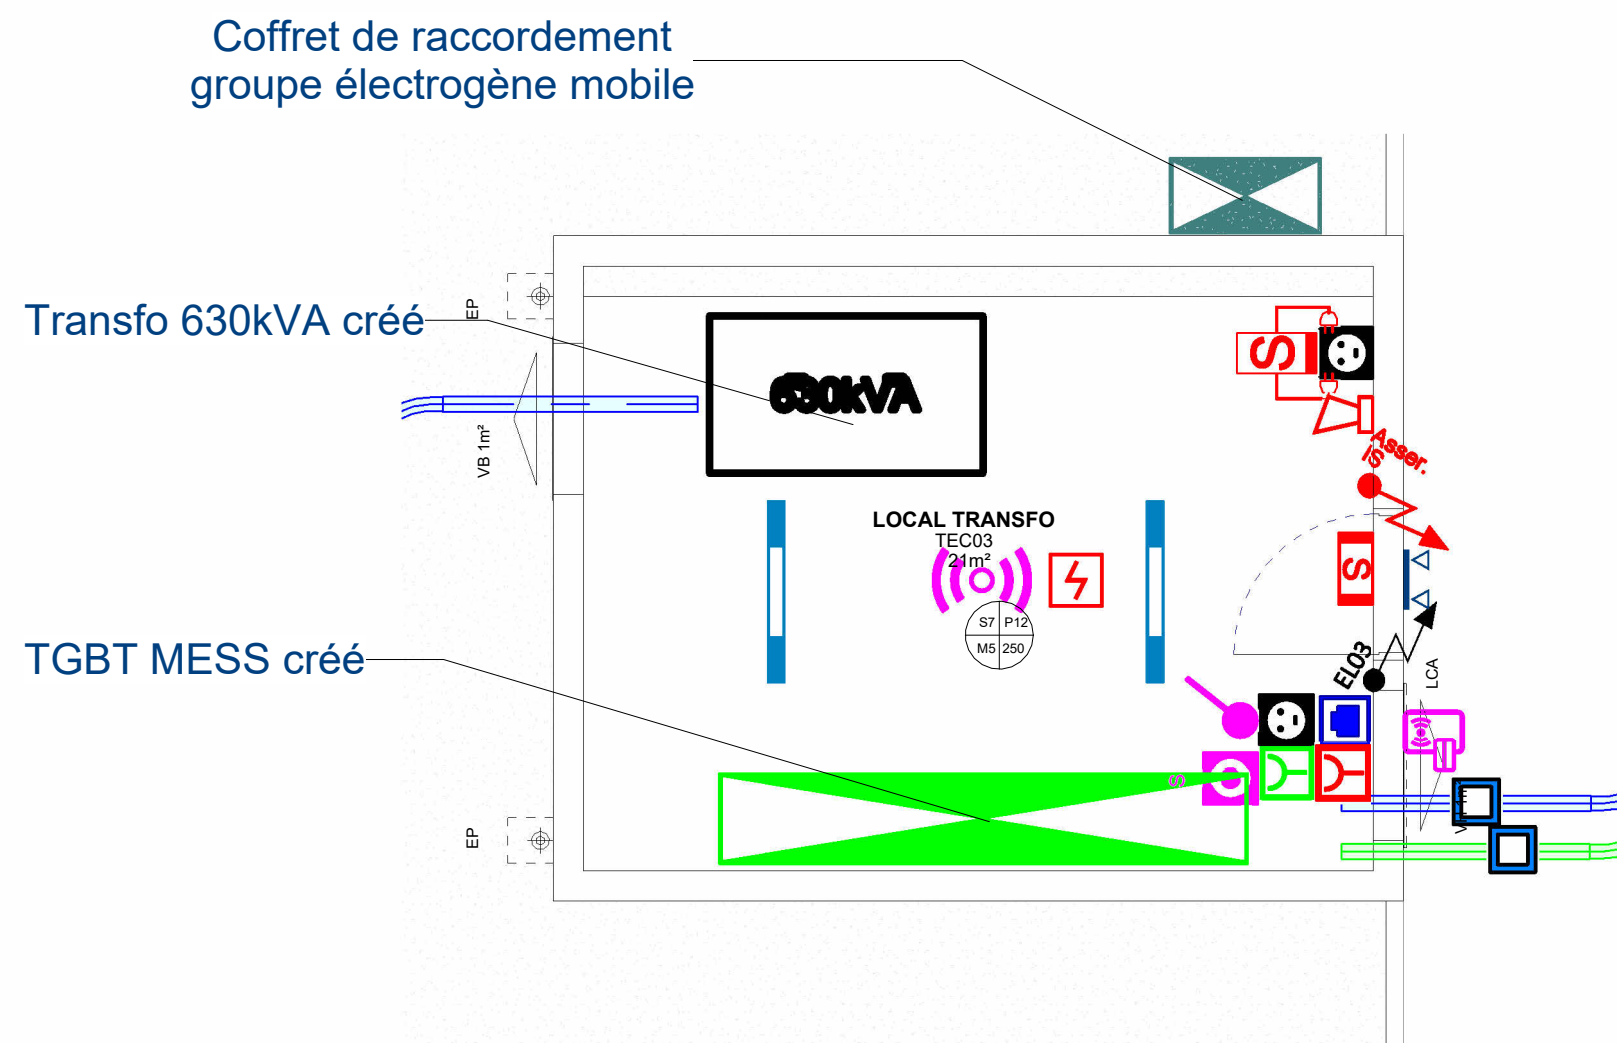

LT Poste transfo Mess

Légende Luminaires	
	Type L01 : Dalle LED
	Type L02 : Downlight LED
	Type L03 : Dalle LED étanche
	Type L04 : Plafonnier LED étanche
	Type L05 : Spot encastré LED
	Type L06 : Reglette suspendu LED
	Type L07 : Luminaire suspendu circulaire LED
	Type L08 : Luminaire rectangulaire encastré LED
	Type L09 : Reglette LED étanche basse température
	Type L10 : Applique décorative LED murale
	Type L11 : Projecteur LED
	Type L12 : Ruban LED

Légende Installations Electrique	
	Prise de courant 2x16A + T encastré
	Prise de courant 2x16A + T encastré étanche
	Prise de courant 2x20A + T encastré étanche
	Prise de courant 3p+N+T encastré étanche
	Poste de travail type PT - 3 PCN 10/16A+T + 2 RJ45
	Poste de travail type PG - 4 PCN 10/16A+T + 2 PCN 10/16A+T + 3 RJ45
	Poste de travail type PR - 1 PCN 10/16A+T + 2 RJ45
	Point video type A mural - 1 PCN 10/16A+T + 1 RJ45 + 1HDMI
	Point video type B en plafond - 2 PCN 10/16A+T + 1 RJ45 + 1HDMI
	Abonné électrique
	Coup de poing arrêt d'urgence
	Arrêt d'urgence force cuisine
Légende Téléphonie/Informatique	
	Prise RJ45
	Prise RJ45 pour borne Wifi
	Prise TV/FM
Légende SSI	
	Avertisseur sonore
	Flash lumineux
	Déclencheur manuel
	Détecteur de fumée
	Détecteur Thermovolumétrique
	Tableau de report et d'exploitation
	Asservissement porte coupe feu
	Asservissement issue de secours
	Renvoi de position de sécurité des clapets coupe feu
	Interrupteur PCF
Légende Sonorisation	
	Haut parleur encastré en plafond
	Projecteur de son mural
	Micro
	Boîtier de connexion USB et Bluetooth
Légende CA/Al	
	Lecteur de badge
	Contact électromagnétique
	Bouton poussoir sortie
	BBO Vert
	Clavier activation/désactivation anti-intrusion
	Détecteur anti-intrusion
	Sirene anti-intrusion
Légende Commande Eclairage	
	Interrupteur simple allumage encastré
	Bouton poussoir encastré
	Interrupteur simple allumage encastré étanche
	Interrupteur va et vient encastré étanche
	Bouton poussoir encastré étanche
	Détecteur de présence en plafond
	Détecteur de présence mural
	Tableau d'allumage
Légende Eclairage de sécurité	
	Bloc autonome d'éclairage de sécurité mural
	Bloc autonome d'éclairage de sécurité plafond
	Bloc autonome d'éclairage d'ambiance
	Bloc autonome d'éclairage de sécurité étanche
	Bloc autonome portable d'intervention
Légende Chemins de câbles	
	Chemin de câbles courants forts
	Chemin de câbles courants faibles

ATTENTES ELECTRIQUES							
NOM	NB.	P(kW)/A	TENSION	LOCALISATION	ASSERV.	DESIGNATION	TYPE ORIGINE
EL03	1		Mono 230V +T	Suivant plan	-	Accès contrôlés	CAL TD de zone

ATTENTES CVC							
NOM	NB.	P(kW)/A	TENSION	LOCALISATION	ASSERV.	DESIGNATION	TYPE ORIGINE
CV01	1	180	Tri 400V +N+T	R+1 - LT Cuisine	-	AEN1 - PAC	CAL TD01
CV02	1	40	Tri 400V +N+T	R+1 - LT Cuisine	-	AEN2	CAL TD01
CV03	1	20	Tri 400V +N+T	R+1 - LT Salle à manger privative	-	AEN3	CAL TD01
CV04	1	10	Tri 400V +N+T	R+1 - LT Administration	-	AEN4	CAL TD01

ASSERVISSEMENTS:		- LP: ligne pilote	
- I: contact incendie		- IT: contact intrusion	
- H: contact horaire		- CH: chauffière	
- D: contact de défaut			

TYPES:		- CC: coffret de coupure extérieur force et lumière	
- CAL: câble en attente lové (5m de mou)		- DIS: disjoncteur	
- ASC: attente sur sortie de câble encastré		- APC: attente sur PC	
- ABD: attente sous boîte de dérivation en saillie			
- CALRF: câble en attente lové de type résistant au feu (CR1+C1)			

REMISE A NIVEAU DU MESS - 12e REGIMENT DE CUIRASSIERS (45)

PLAN BET

Maître d'Ouvrage :		AMO HQE :	Bureau de contrôle :	CSPS:
ESID RENNES Service Achats Infrastructure Quartier Marguerite - BP 14 35088 RENNES CEDEX 9 piere.germe@sidrennes.gouv.fr		S2E-JC 45 avenue Georges Clemenceau 28000 BESANCON cedric.marchal@scic-jc.fr	BUREAU VERITAS EXPLOITATION Agence Centre Val de Loire 8 allée Colette Duval 37100 TOURS bureau.veritas@bureauveritas.com	BUREAU VERITAS EXPLOITATION Agence Centre Val de Loire 8 allée Colette Duval 37100 TOURS bureau.veritas@bureauveritas.com

Groupe de Maîtrise d'Ouvre :

Architectes DPLG :		BET TCE :	BET Cuisine collective :	BET Acoustique :
G.F.S. architectes urbanistes 8 rue Linné 44 100 NANTES Tél. : 02 40 20 25 25 arn@rocheleau-sallard.com		egis 60 rue Blaise Pascal CS 24305 37043 TOURS CEDEX Tél. : 02 47 31 04 80 fabrice.philippe@egis-group.com	atec 02 Grande Rue CS 24305 37043 TOURS CEDEX Tél. : 02 47 31 04 80 atoc.rng@wanadoo.fr	GANTHA 12 boulevard Chassigne 89000 POITIERS Tél. : 05 49 40 24 01 g.febot@gantha.com

MODIFICATIONS	DCE
ELECTRICITE LOCAUX TECHNIQUES	Echelle : 1:50 Date : MAI 2025
EL - 08	