

LEGENDE

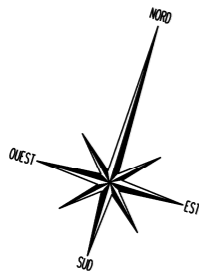
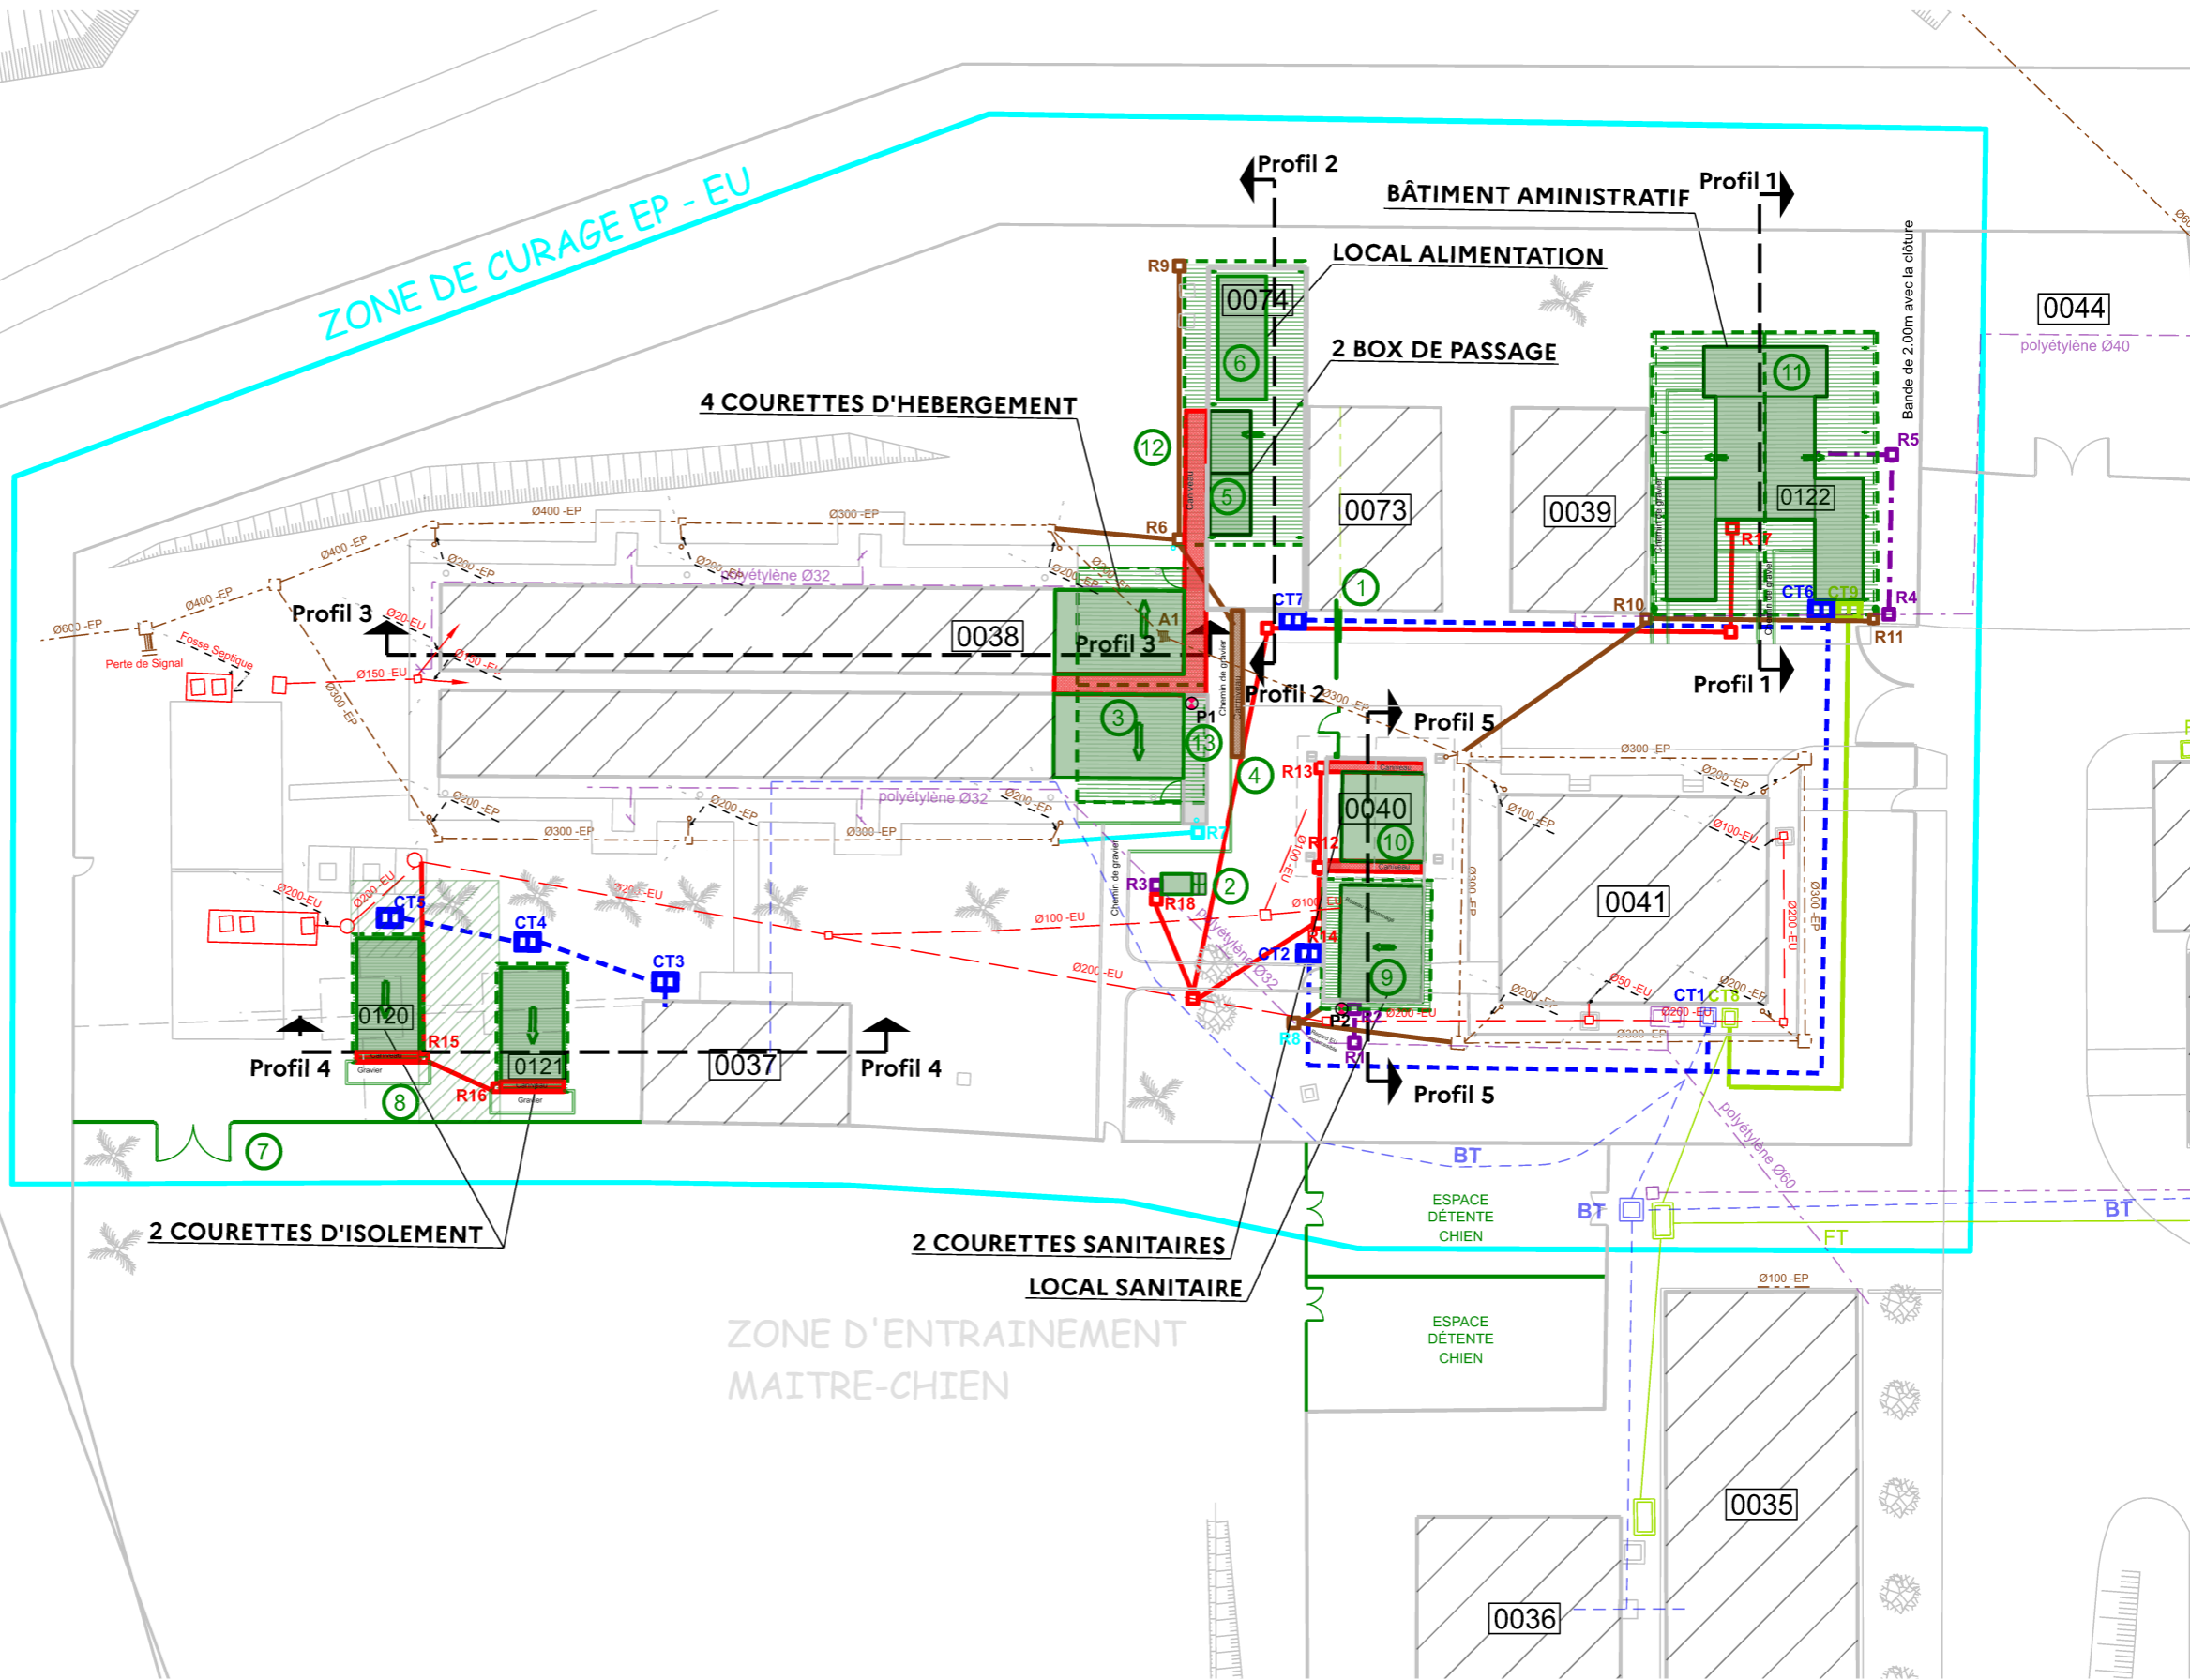
ACTUEL




- RESEAU EU ENTERRE
- RESEAU ELEC TPC Ø110
- RESEAU AEP
- RESEAU EP ENTERRE
- RESEAU TELEPHONE

FUTUR

- RESEAU EU ENTERRE
- RESEAU EP ENTERRE
- RESEAU EAU
- RESEAU ELEC TPC Ø110
- RESEAU TELEPHONE
- POINT DE PUISAGE

- 1 Portail coulissant et portillon (à créer)
- 2 Baignoire (démolition, évac., création)
- 3 4 courettes d'hébergement (à créer)
- 4 Caniveau (à créer)
- 5 Création de 2 Box
- 6 Local alimentation (à créer)
- 7 Clôture et portail (dépose, évac., pose)
- 8 2 Courettes d'isolement (à créer)
- 9 Local sanitaire (à créer)
- 10 2 Courettes sanitaires (à réhabiliter)
- 11 Bâtiment administratif modulaire (à créer)
- 12 Création d'une surtoiture
- 13 Continuité du caniveau existant



 MINISTÈRE DES ARMÉES ET DES ANCIENS COMBATTANTS  SGA Secrétariat général pour l'administration SiD Service d'infrastructure de la Défense	 Direction d'infrastructure de la défense de Cayenne	Directeur de la DID de Cayenne : IC1 RICHARD Emmanuel	MATOURY BA 367 973 307 801L MISE AUX NORMES DU CHENIL	N° COSI : 456488	N° Projet : 25.02.001
		Chef PMOE : ICDD DUMONT CH		Nom du fichier : 973307801L_0000_M_EI_FUT.dgn	
		Conducteur de travaux: MAJ PITIE Nicolas	DCE	Date : Janvier 2025	Indice : -
		Dessinatrice: OEHGN LOURENCO Sylvia	Plan de masse futur -partiel-	Echelle : 1/350	N° Ordre : 04