


R+1

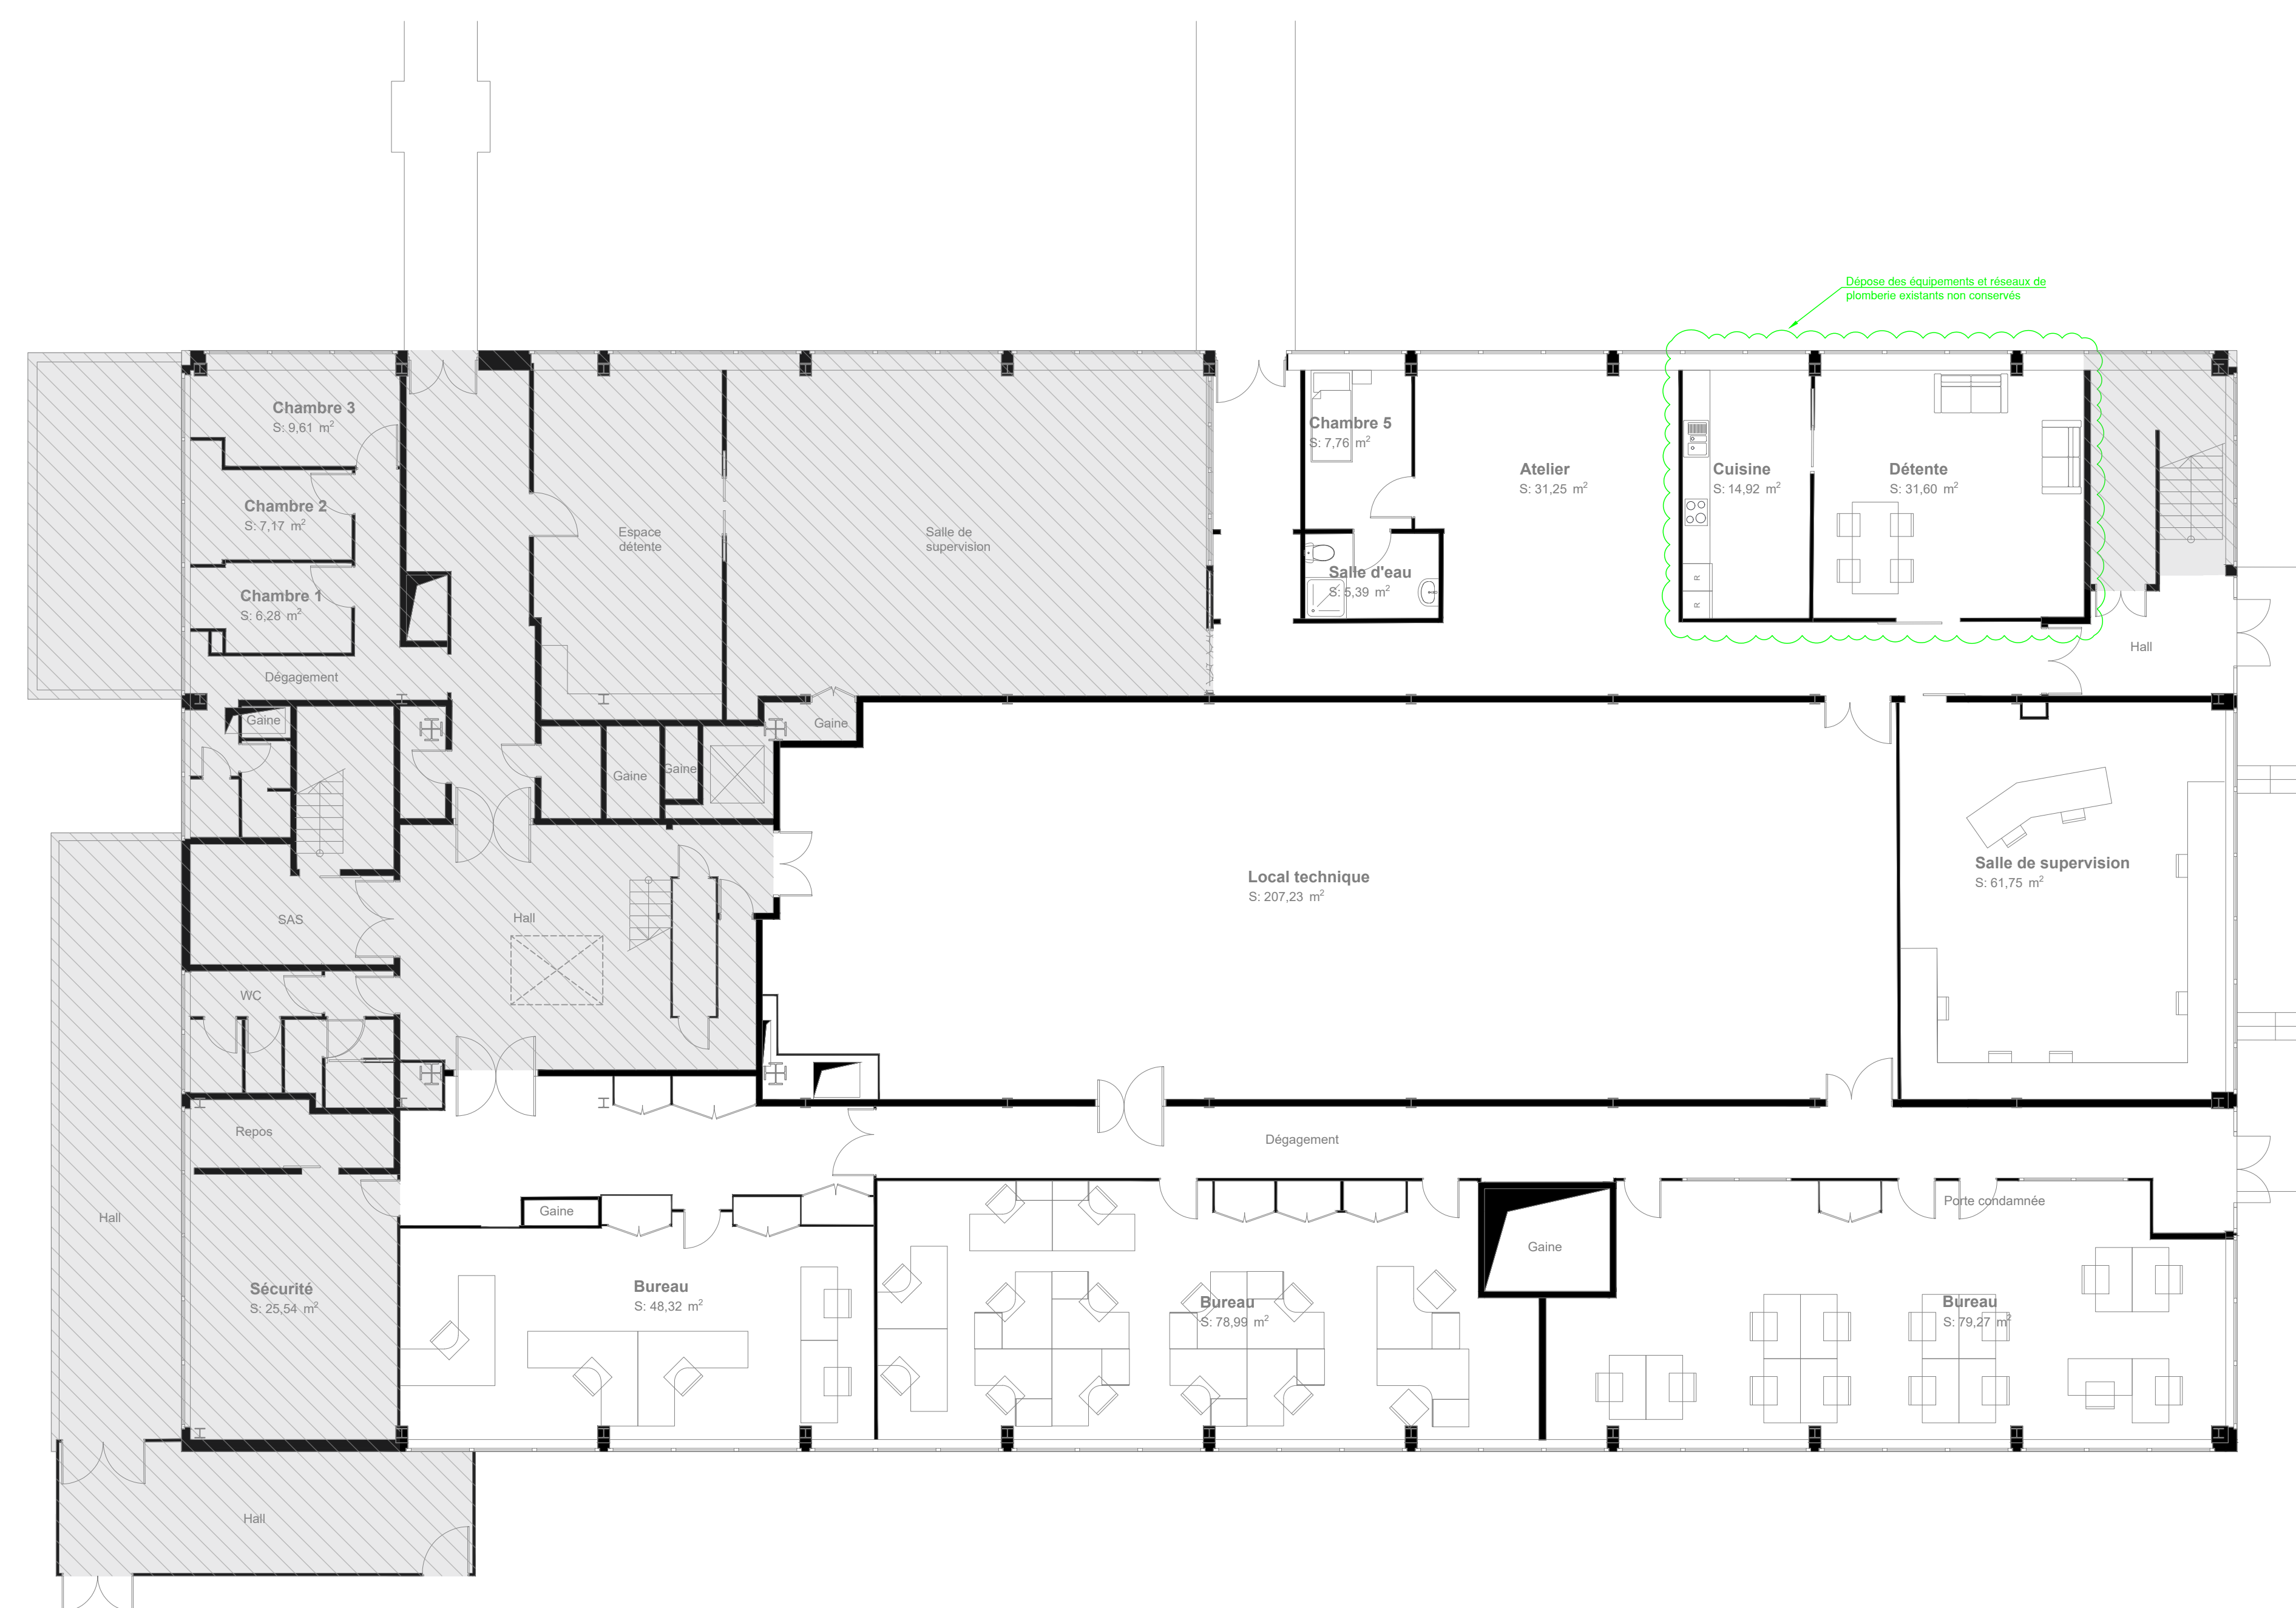

# RDC



PROJET DE RÉAMÉNAGEMENT DES  
LOCAUX TERTIAIRES DU BÂTIMENT 401

Bloc technique - Tour de contrôle d'Orly

**MAITRE D'OUVRAGE**  
DGAC/DSNA/Organisme Orly AG  
Bâtiment 401 - 103 Aérogare Sud  
94396 Orly Aérogare Cédex  
@: patrice.jardet@aviation-civile.gouv.fr



**MAITRISE D'OEUVRE**

**LBE Ingénierie**  
101 bis, avenue Eugène Delacroix - 92210 Draveil  
Tél: 01 69 48 89 45 - @: [arnaud.lanvin@lbe.com](mailto:arnaud.lanvin@lbe.com)




Date	Indice	Description
	0	

DCE			
PLAN PLOMBERIE EXISTANT RDC & R+1	Echelle : 1:100	Date :	PB.01
	Indice : 0	06/08/2025	
	Format : A0		

R+1



RDC

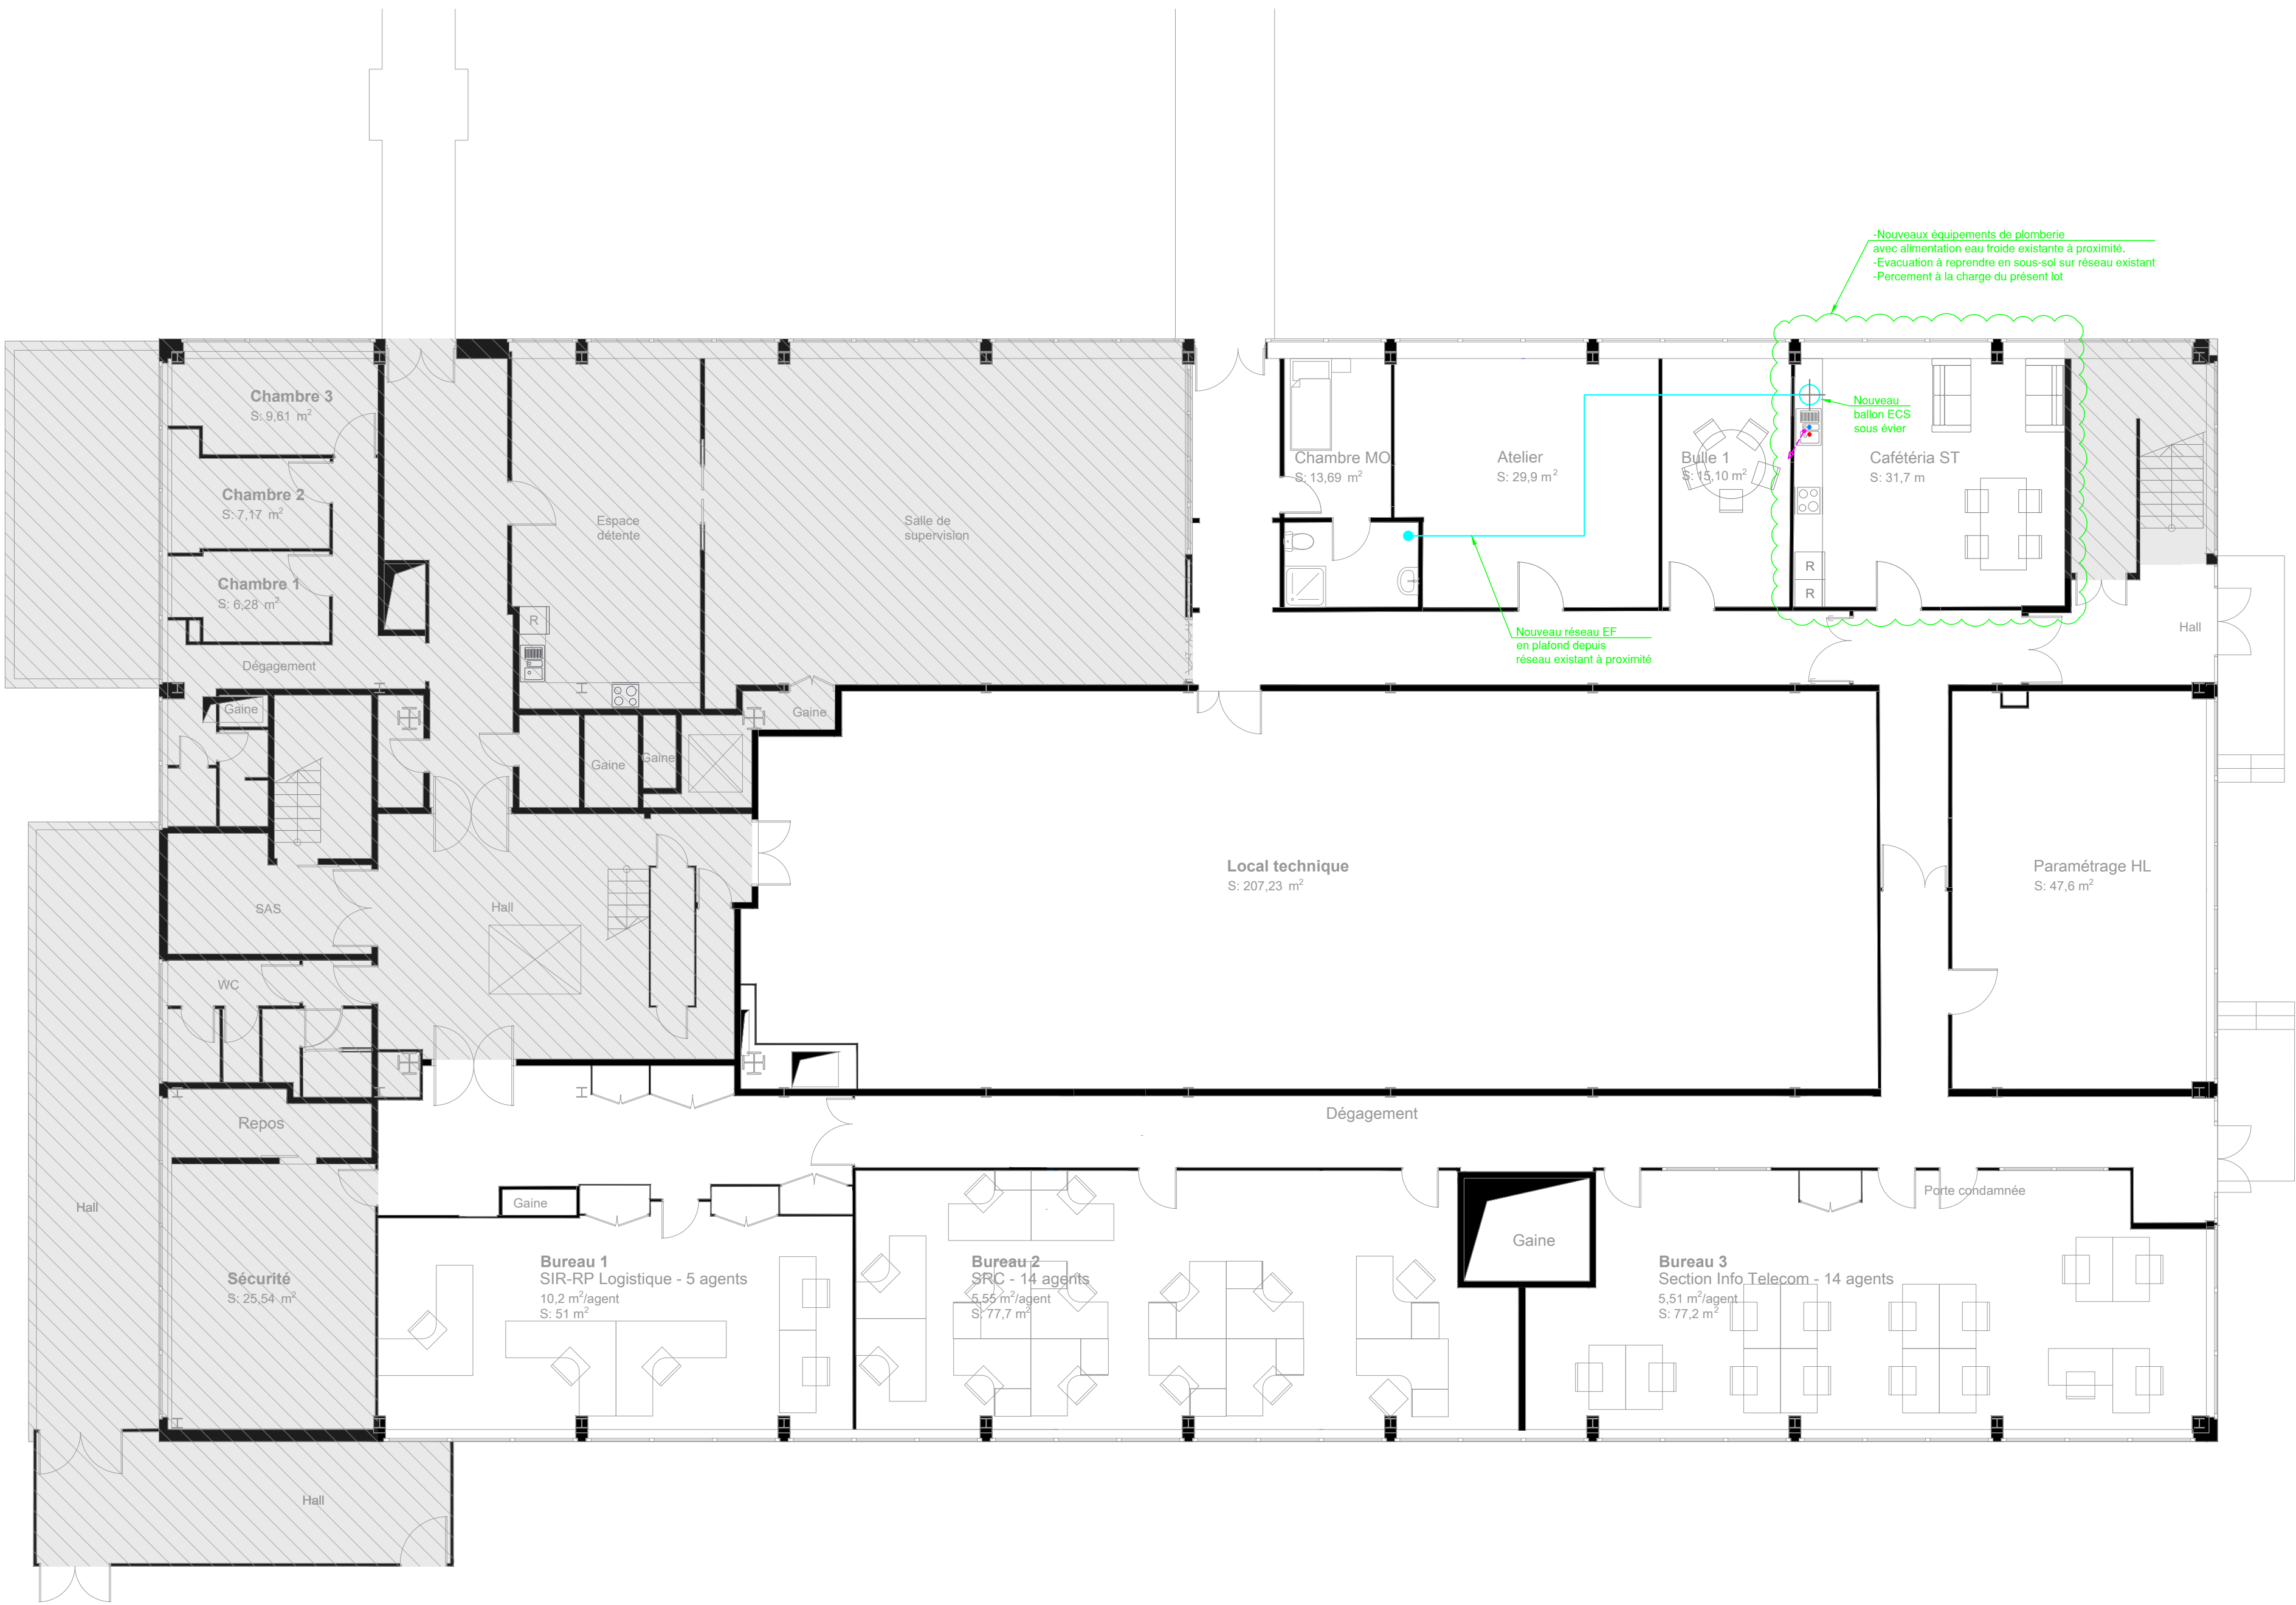

- Ballon ECS
- Réseau Eaux Usées
- Réseau Eau Froide
- Réseau Eau chaude

PROJET DE RÉAMÉNAGEMENT DES  
LOCAUX TERTIAIRES DU BÂTIMENT 401  
Bloc technique - Tour de contrôle d'Orly

MAITRE D'OUVRAGE  
DGAC/DSNA/Organisme Orly AG  
Bâtiment 401 - 103 Aérogare Sud  
94396 Orly Aérogare Cedex  
@ : pierre.jerret@aviation-civile.gouv.fr



MAITRISE D'OEUVRE  
LBE Ingénierie  
101 bis, avenue Eugène Delacroix - 92210 Draveil  
Tel: 01 69 48 89 45 - @ : arnaud.larvin@lbe.com



Date	Indice	Description
	0	

DCE			
PLAN PLOMBERIE PROJET RDC & R+1		Echelle : 1:100 Indice : 0 Format : A0	Date : 06/08/2025 PB.02