

LEGENDE

CHAUFFAGE

- Réseaux existant A+R Eau Glacée ventilo-convecteur
- Réseaux existant A+R Eau Chaude ventilo-convecteur
- Réseau neuf A+R Eau Glacée ventilo-convecteur
- Réseaux neuf A+R Eau Chaude ventilo-convecteur

PLOMBERIE SANITAIRES

- Réseau Eau Froide existant
- Réseau Eau Froide neuf
- Réseau Eau Chaude Sanitaire neuf
- Réseau Eaux Usées neuf en plinthe
- Descente Eaux Usées
- Réseau condensats en faux plafond


VENTILATION

- Gaine rectangulaire soufflage existante CTA
- Gaine rectangulaire reprise existante CTA
- Gaine soufflage CTA double flux
- Gaine reprise CTA double flux
- Registre motorisé + détection de CO2
- Gaine soufflage ventilo-convecteur
- Gaine reprise ventilo-convecteur
- Gaine souple soufflage ventilo-convecteur
- Gaine souple reprise ventilo-convecteur

MAITRISE D'OUVRAGE

CHU Besançon
3 boulevard Alexandre Fleming
25 030 Besançon

NOM DE L'OPERATION

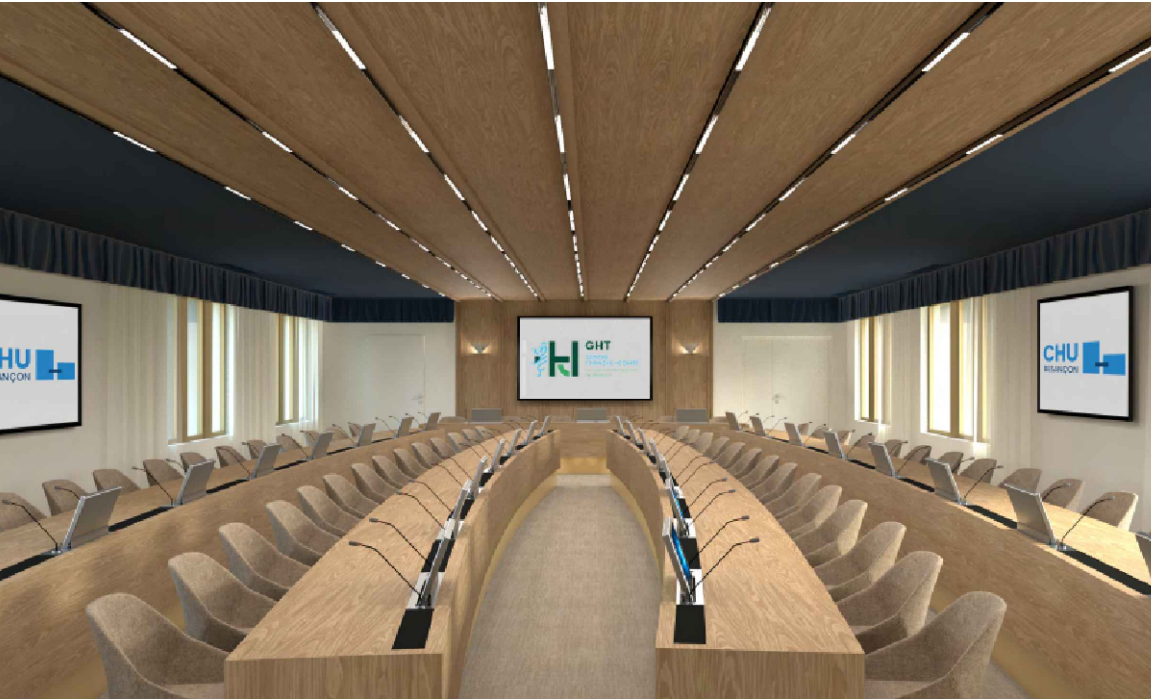

Agencement d'une grande salle des Instances
CHU de Besançon

ARCHITECTE: OLIVENOIRE
BUREAU D'ETUDES FLUIDES: BILD
Olive Noire: 49 bis rue de Longvic, 21000 Dijon
BILD: Bâtiment HORUS, 14 rue Jean Giono, 21000 Dijon

Phase: DCE
Titre document: PLAN
N°affaire: 225.05.100
Auteur doc: AD
Nature doc: plan
Format: dwg / pdf
Echelle: 1/50
Lot: LOT 04
Description: CHAUFFAGE VENTILATION PLOMBERIE
Plan de distribution
Emetteur: BILD

Indice	Date	Commentaires	Code document	Rev.
0	21/05/2025	Première diffusion	PLAN	0
			CVPB	