


BÂTIMENT PRINCIPAL

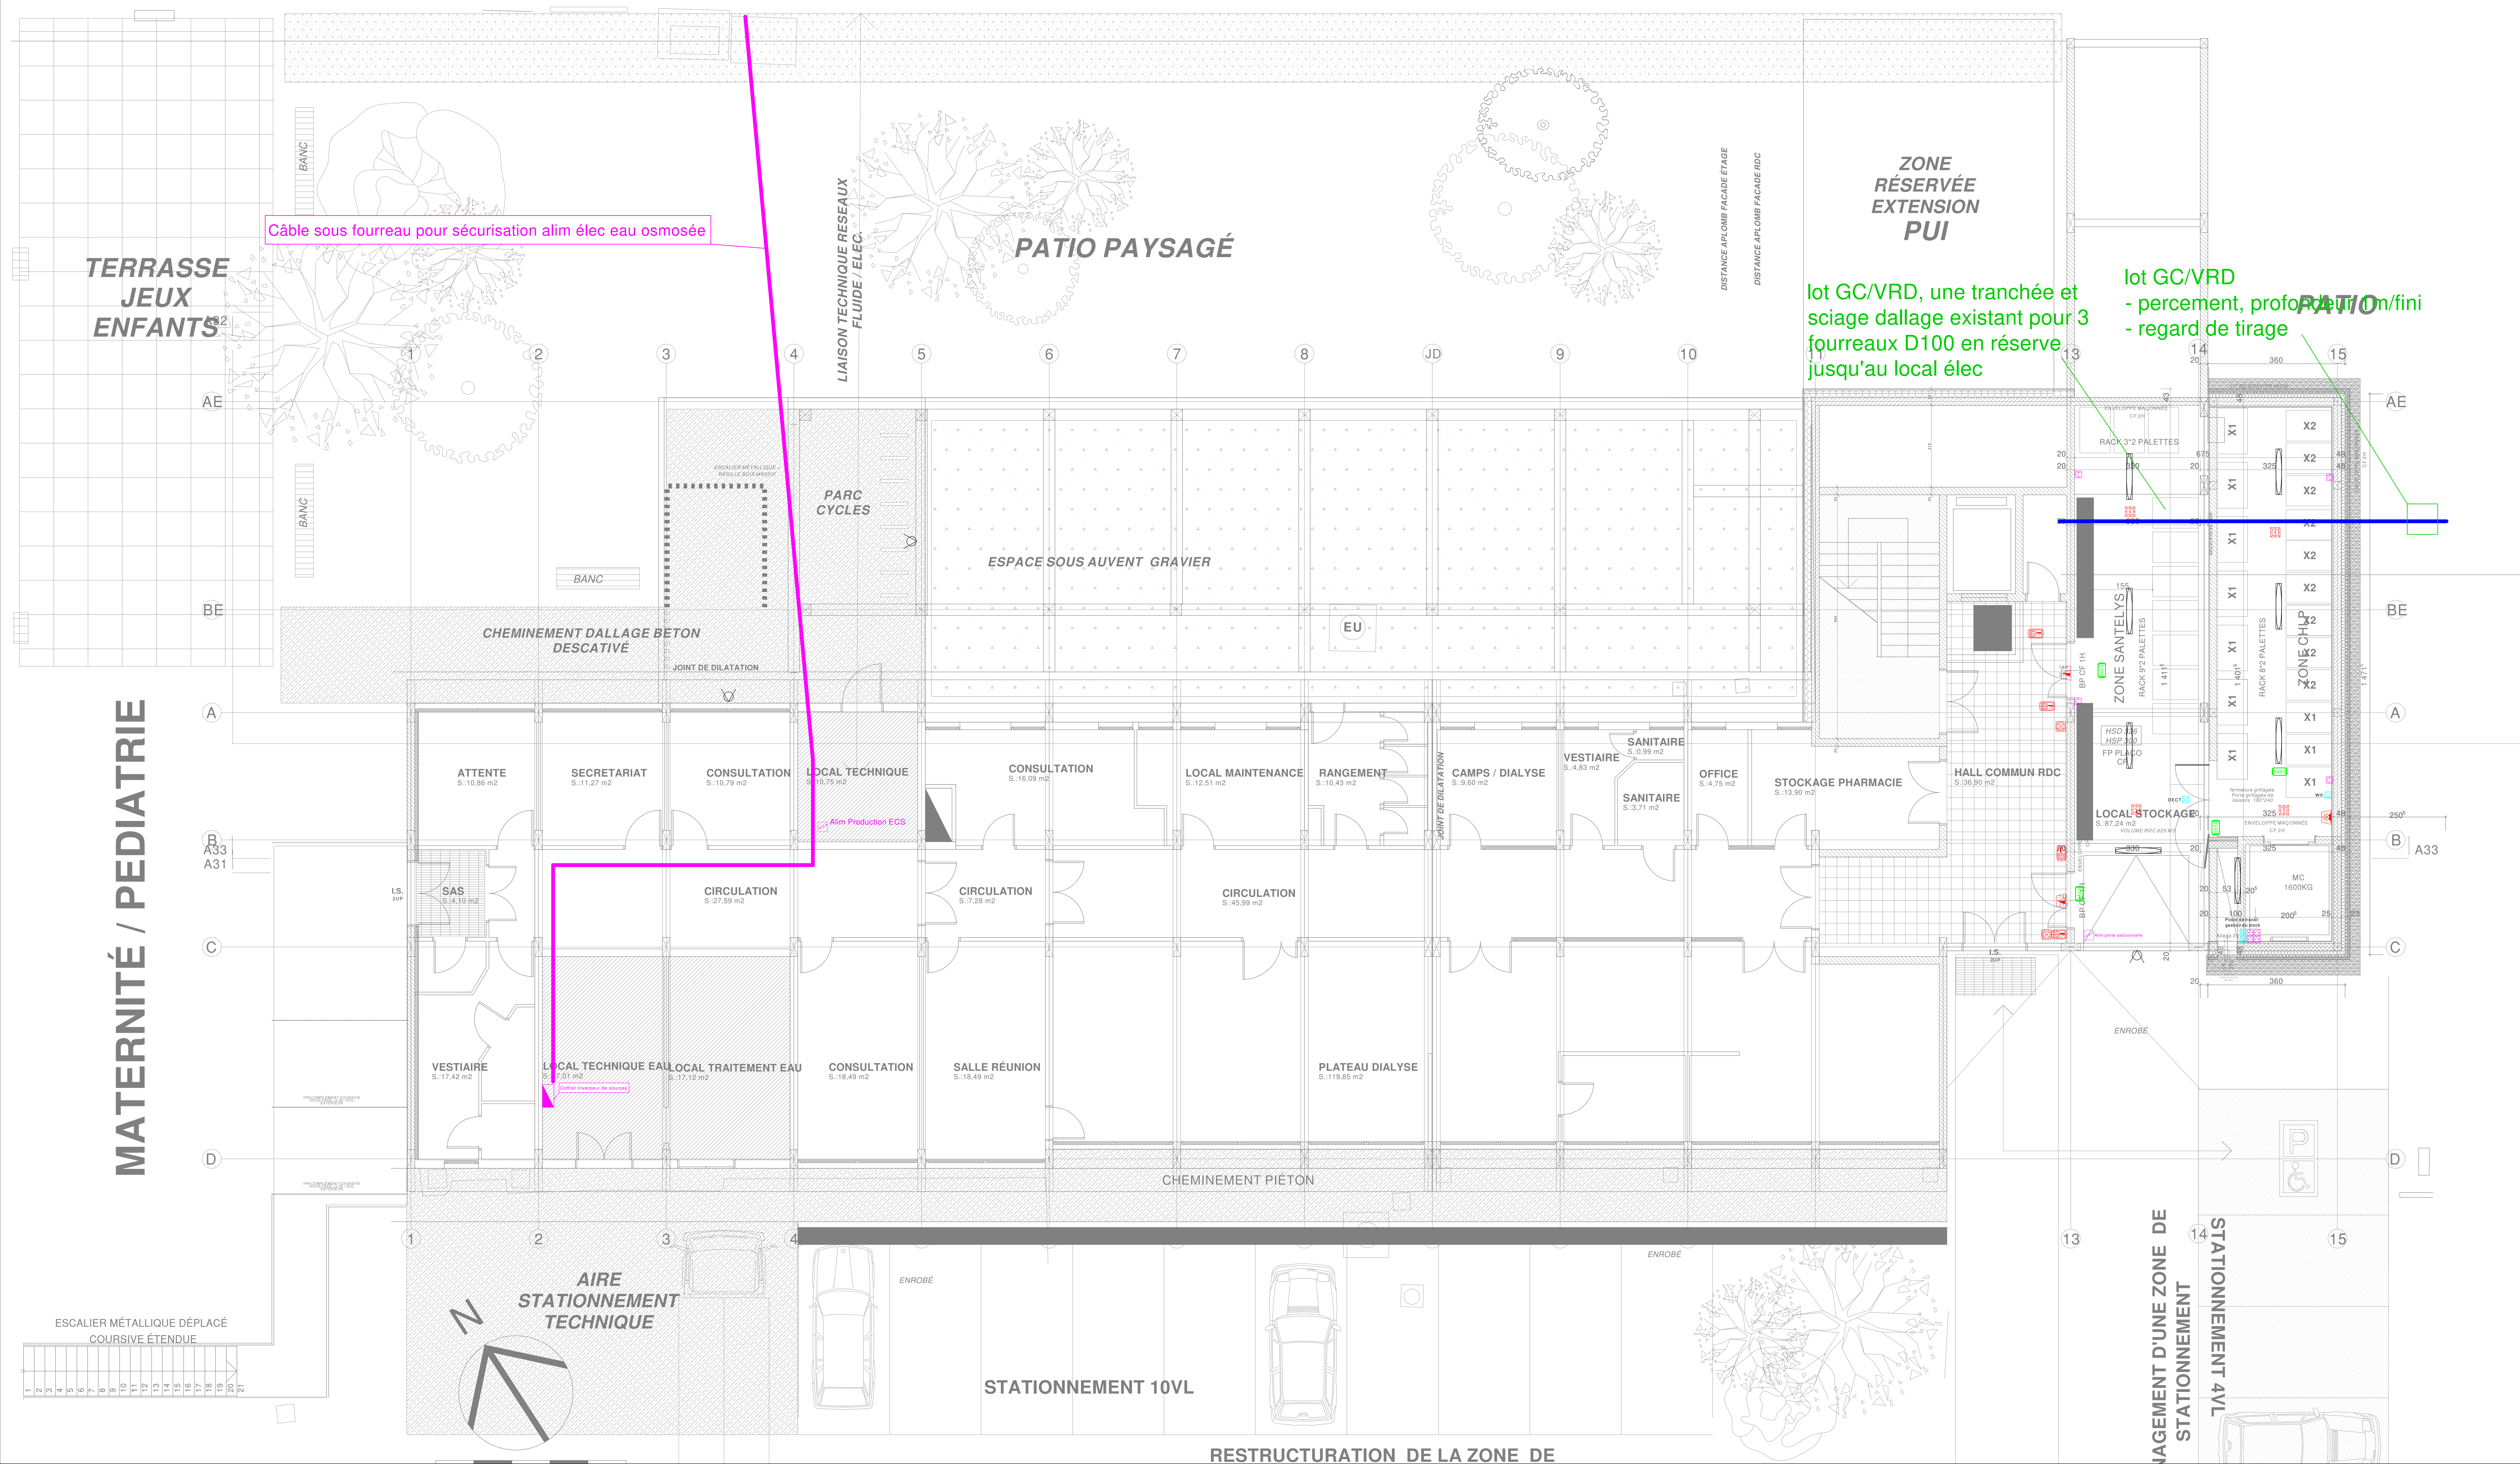

Légende		
		Prise de courant 2P+T 10/16A encastrée
		Poste de travail type 1
		Alimentation en attente réseau normal
		Prise Télévision + liaison Jack avec la tête de lit patient
		Prise R145
		Goulotte 2 compartiments
		Descente goulotte 2 compartiments
		Chemin de câbles CFO
		Remontée Chemin de câbles CFO
		Chemin de câbles CFA
		Remontée Chemin de câbles CFA
		Prise fluide médical : - Oxygène Médical - Air Médical - Vide Médical (x2 vers lits)
		Goulotte technique tête de lit en aluminium
		Alarme générale sélective
		Déclencheur manuel
		Détecteur de fumée
		Détecteur de fumée en plénum
		Indicateur d'action
		Avertisseur sonore
		Diffuseur lumineux
		Tableau répartiteur d'exploitation
		Asservissement SSI
		Asservissement clapet coupe feu + réarmement
		Asservissement Ventouse
		Bouton de fermeture ventouse

Maître d'Ouvrage

**Centre Hospitalier Louis Pasteur**  
73 Avenue Léon Jouhaux  
39100 DOLE

Maître d'Oeuvre

**Gilles REICHARDT & Gilles FERREUX**  
170 Rue du Dr Jean Michel  
39000 LONS LE SAUNIER

Extension - Restructuration de la dialyse sur le site du Centre Hospitalier Louis Pasteur de Dole

Bureau d'études

Lot n°06 Electricité CFO -cfa

Plan RDC CFO-CFA

Siège social (Dijon)  
Immeuble CIPIS 37  
Bâtiment A  
8, Rue du Rompot  
21121 FONTAINE-LES-DIJON  
Tél: 09 72 39 05 45

Phase

DIAG ☐ APS ☐ APD ☐ DCE ☒ EXE ☐

N° Affaire : 24008 Date : 05/09/2025

Format : 800x1600 Indice : A

Echelle : 1/50 Plan : EL02