




INPI
15 Rue des Minimes
92677 Courbevoie

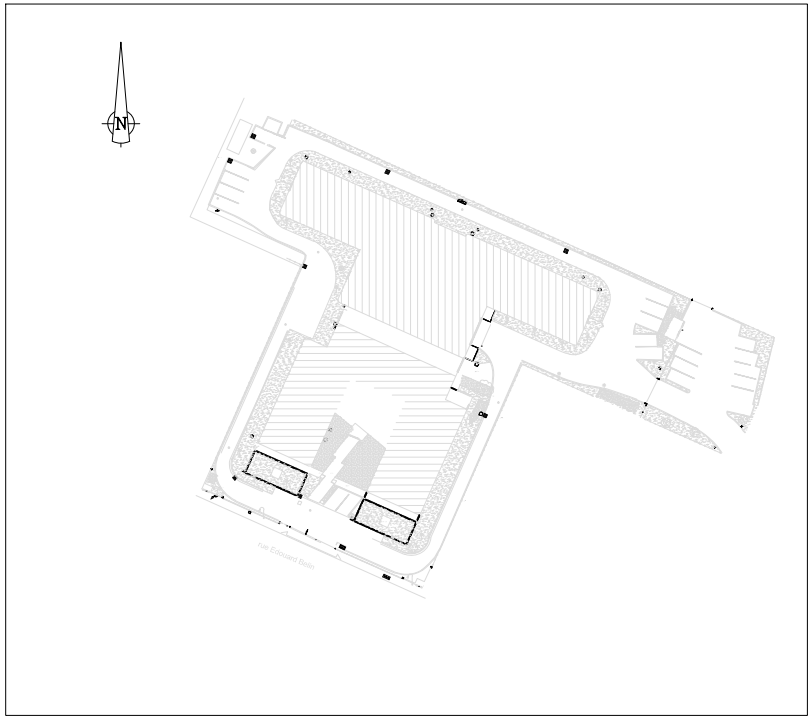

Plan de l'existant

Plan de Masse

Date	Indice	Commentaires
18/08/2014	A0	Edition initiale


8 rue Edouard Belin
60200 COMPIEGNE

Parcelles : AA 28 ; AA 30

Levé en juin 2014

Echelle : 1/250

Ref : 140585

Auteur : RLE	Cédrik FERRERO Lionel RAFFIN	Mathias SAURA Arnaud MATISSON
Système altimétrique : NGF IGN 69	4 Voie Romaine - Bât. G 33610 CANEJAN Tél. : 05.56.78.14.33	263 rue Jean Jacques Rousseau 92130 ISSY LES MOULINEAUX Tél. : 01.46.42.82.35
Système plani. : LAMBERT 93 CC49	 GÉOMÈTRE-EXPERT	

LEGENDE

HAIE

PELOUSE

ARBRE

LUMINAIRE

ENROBE

Limite cadastrale

Reseau nappe superieur selon DICT fournie par ERDF classe C

Reseau EP selon DICT fournie par COFELY Classe E et J

Reseau Eau Selon DICT fourni par LYONNAISE DE EAU Classe I et J

Reseau BT selon DICT fournie par ERDF Classe E

Reseau orange selon DICT fournie par ORANGE classe H

