

MAITRE D'OUVRAGE

ARCHITECTE

DIRECTION DES AFFAIRES CULTURELLES  
DE LA REUNION  
23, rue Labourdonnais CS 71045 97404  
Saint Denis Cedex La Réunion  
Tél: 0262 21 91 71



néo-architectes  
27, rue de l'Océan - La pointe des Chateaux  
97436 Saint Leu  
Tél: 0262 71 14 51 - Fax: 0262 71 14 53


## OPERATION

### CONSTRUCTION D'UN CENTRE DE CONSERVATION ET D'ETUDES

VRD

Plan des réseaux  
EU, EP

Date	Indice	Nature de la modification
OCT 2024	00	Emission initiale
FEV 25	01	
JUILL 25	02	Prise en compte remarques du CT

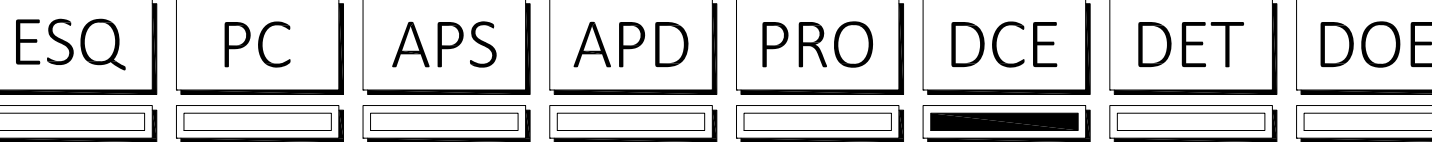

BET Structure - Fluides - VRD - Qualité Environnementale - SSI  
4bis rue Fond Générèse - Immeuble Le Carat - Etage 2  
Village de l'Eperon - 97435 Saint-Gilles-Les-Hauts  
T : 02 62 24 59 63 - E-mail : [bet@integrale.re](mailto:bet@integrale.re)

Plan n° : VRD01  
Indice : 02  
Affaire n° : 23-43  
Date : OCT 2024  
Etabli par : GB  
Validé par : VL  
Echelle : 1/200

Ce plan est la propriété d'Intégrale Ingénierie, toute utilisation ou reproduction, même partielle est interdite sans approbation préalable.

#### LEGENDE EAUX USEES

Regard 400 x 400 + tampon fonte projeté  
Regard Ø800 + tampon fonte projeté  
Réseau EU  
Regard existant  
Réseau EU existant

#### LEGENDE EAUX PLUVIALES

Attente Ø160 pour raccordement DEP  
Regard 400 x 400 + tampon fonte projeté  
Regard Ø800 + tampon fonte projeté  
Grille plate 400X400 sur regard Ø400  
Grille plate 600X600 sur regard Ø800  
Avaloir sur regard Ø800  
Descente EP  
Caniveau grille EP (100X100)  
Caniveau grille EP (200X200)  
Caniveau grille EP (400X400)  
Puits d'infiltration (buse perforée Ø1000)  
Réseau EP  
Regard existant  
Réseau EP existant

#### LEGENDE TRAITEMENT DES SURFACES

Réfection (voirie, cheminement)

