


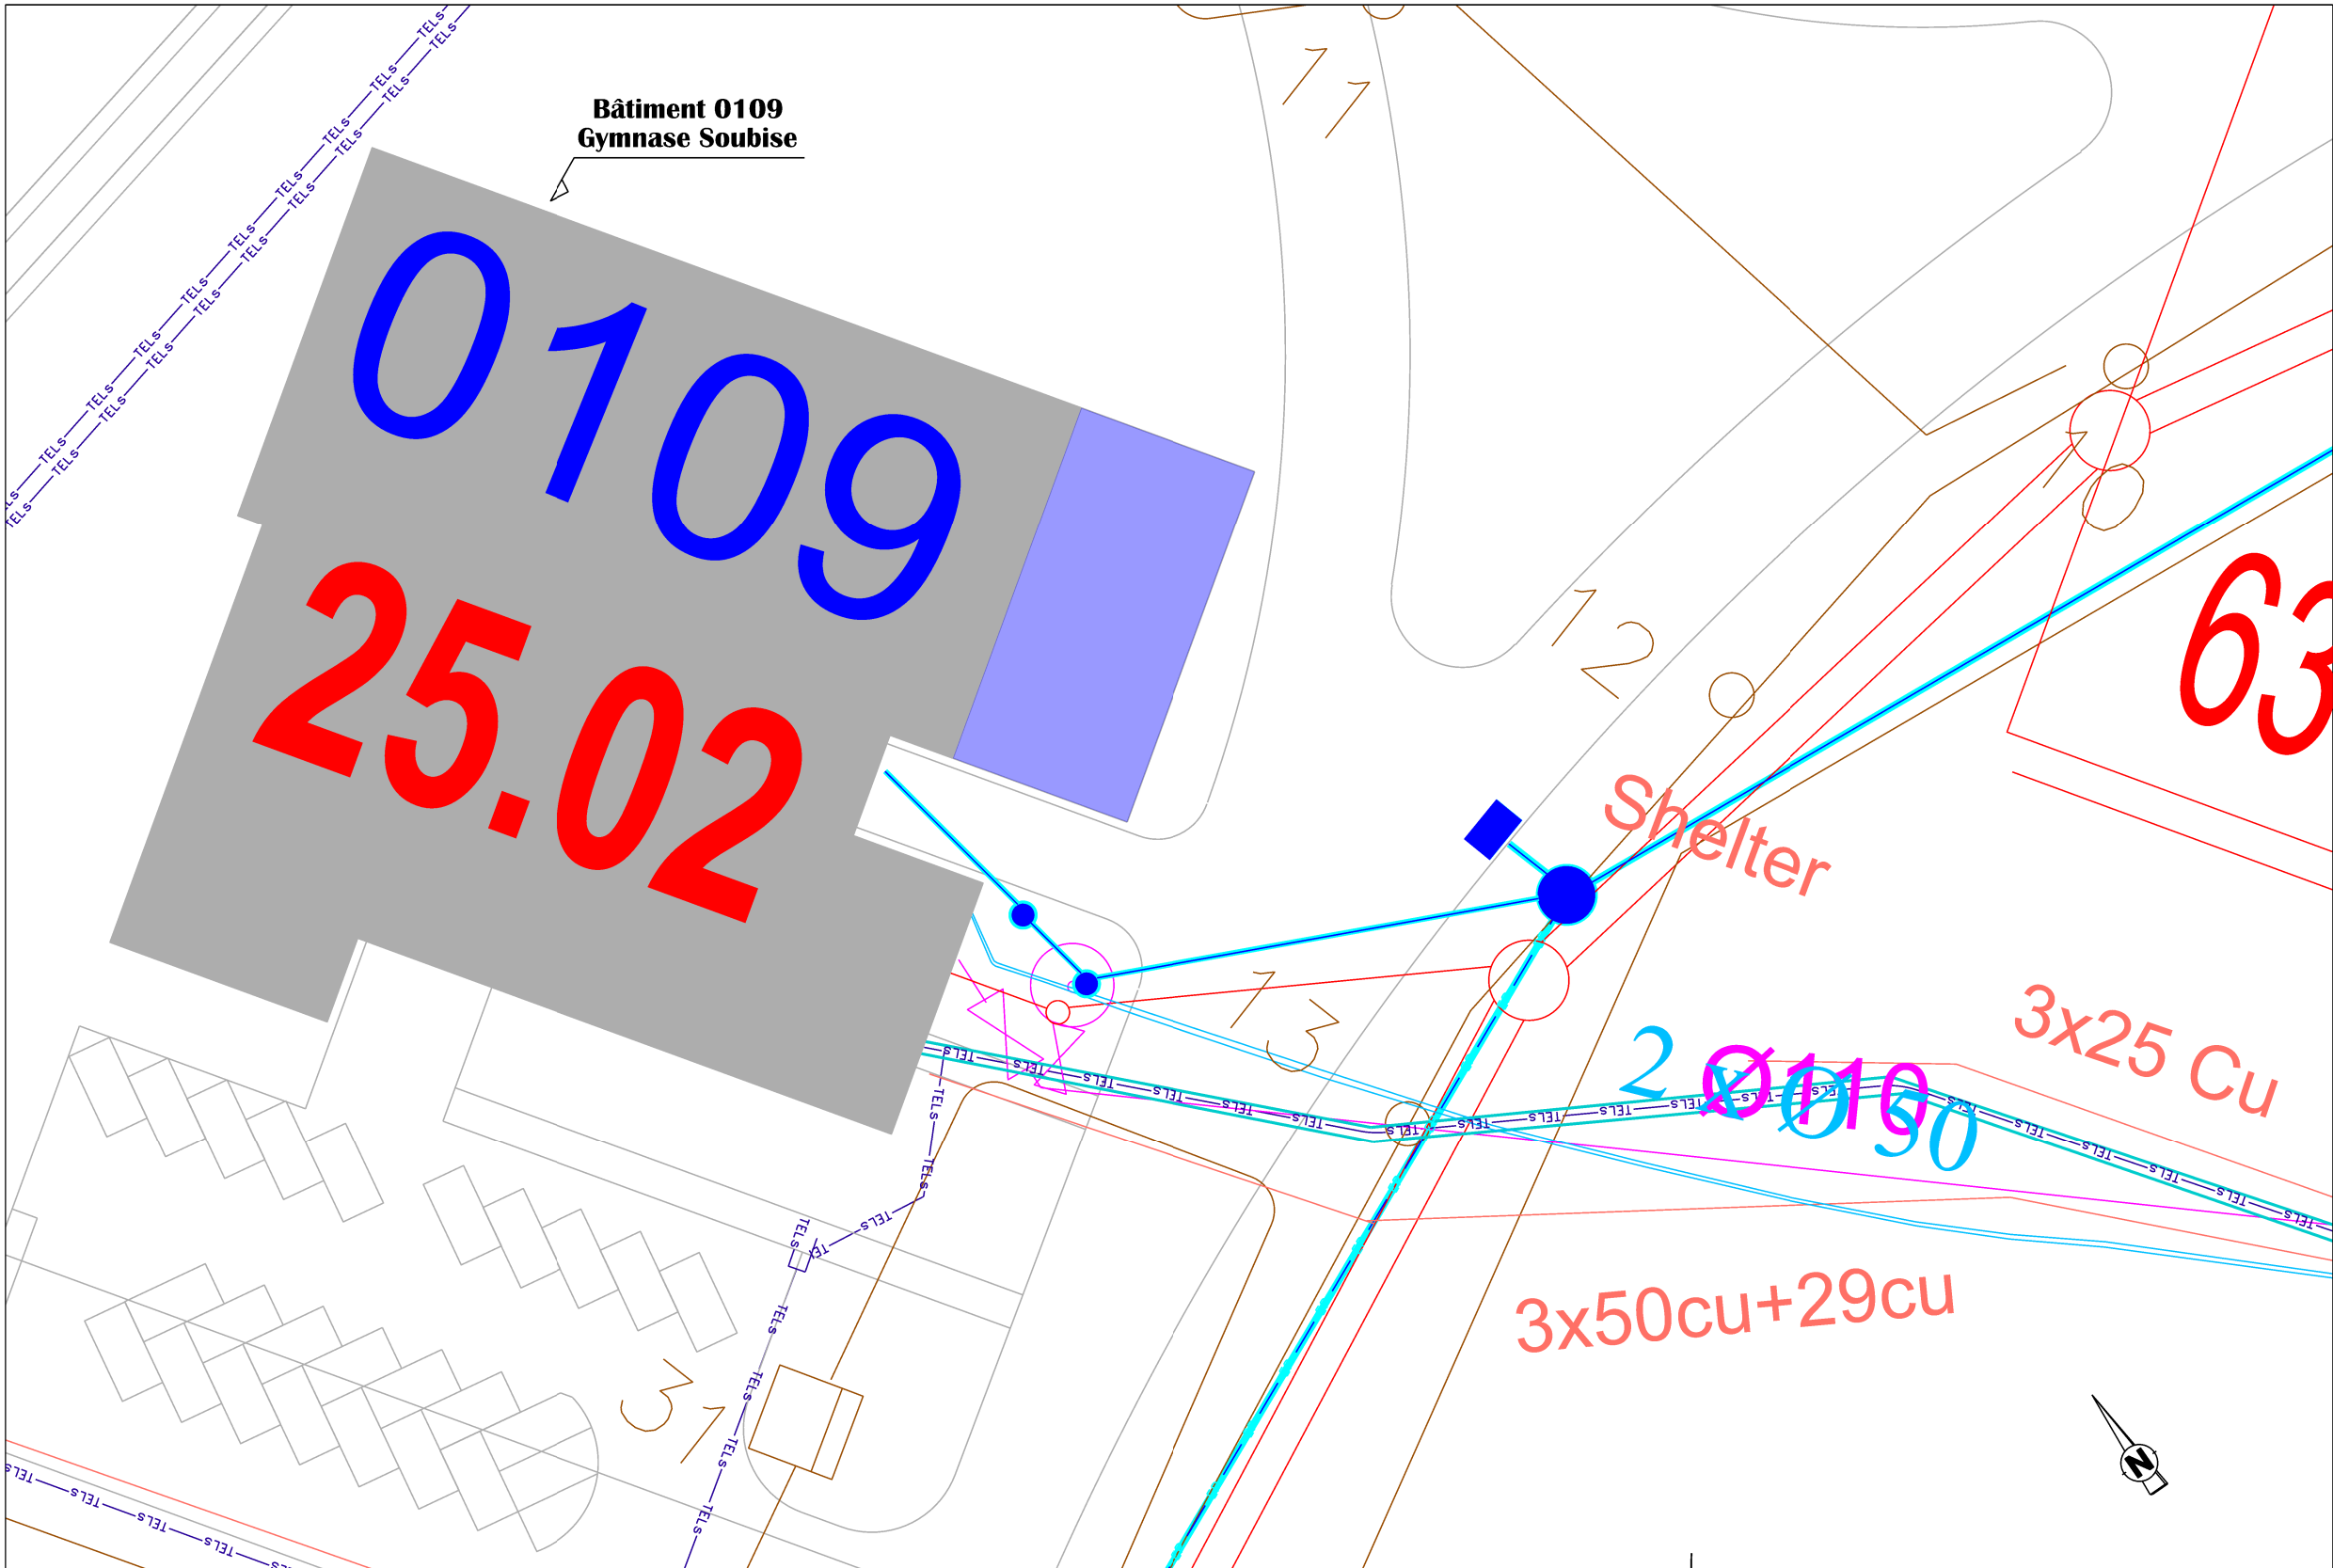

Réseaux Etat Actuel	
	Basse Tension
	Chauffage
	Eau Pluviale
	Regard Eau Pluviale
	Eau Usée
	Regard Eau Usée
	Eau Potable et Incendie
	Eclairage
	Fibre Optique
	Téléphone



Création d'un local de stockage

Le plan est donné à titre indicatif.

SID SUD-OUEST

USID ROCHEFORT
Chef de l'USID:
IC2 BOMME Frédéric
BA721
17133 ROCHEFORT AIR

Chef de la Section Travaux:
ICDD MARRE Didier
Tél: 05.46.88.84.64

Conducteur de Travaux:
ADC BOSSUAT Geoffrey
Tél: 05.46.88.83.17

Dessiné par :
ATPMD 1cl LARDET Alexandra

CHARENTE-MARITIME (17)
ECHILLAIS
BASE AERIENNE 721 - ROCHEFORT (ESOMAAE)
Extension du Gymnase Soubise et rénovation des revêtements de sols.

DOSSIER CONSULTATION DES ENTREPRISES

Plan de Masse Partiel avec Réseaux
Etat Actuel
Echelle : 1/400

Nom du fichier :
170429001P_0000_M_EI_ATL_DCE.dgn

Service d'Infrastructure de la Défense

Numéro COSI :
445255

Date	Indice	N° Ordre
30/03/2026	00	03

MINISTÈRE
DES ARMÉES
ET DES ANCIENS
COMBATTANTS
*Liberté
Egalité
Fraternité*

SGA
Secrétariat général
pour l'administration