


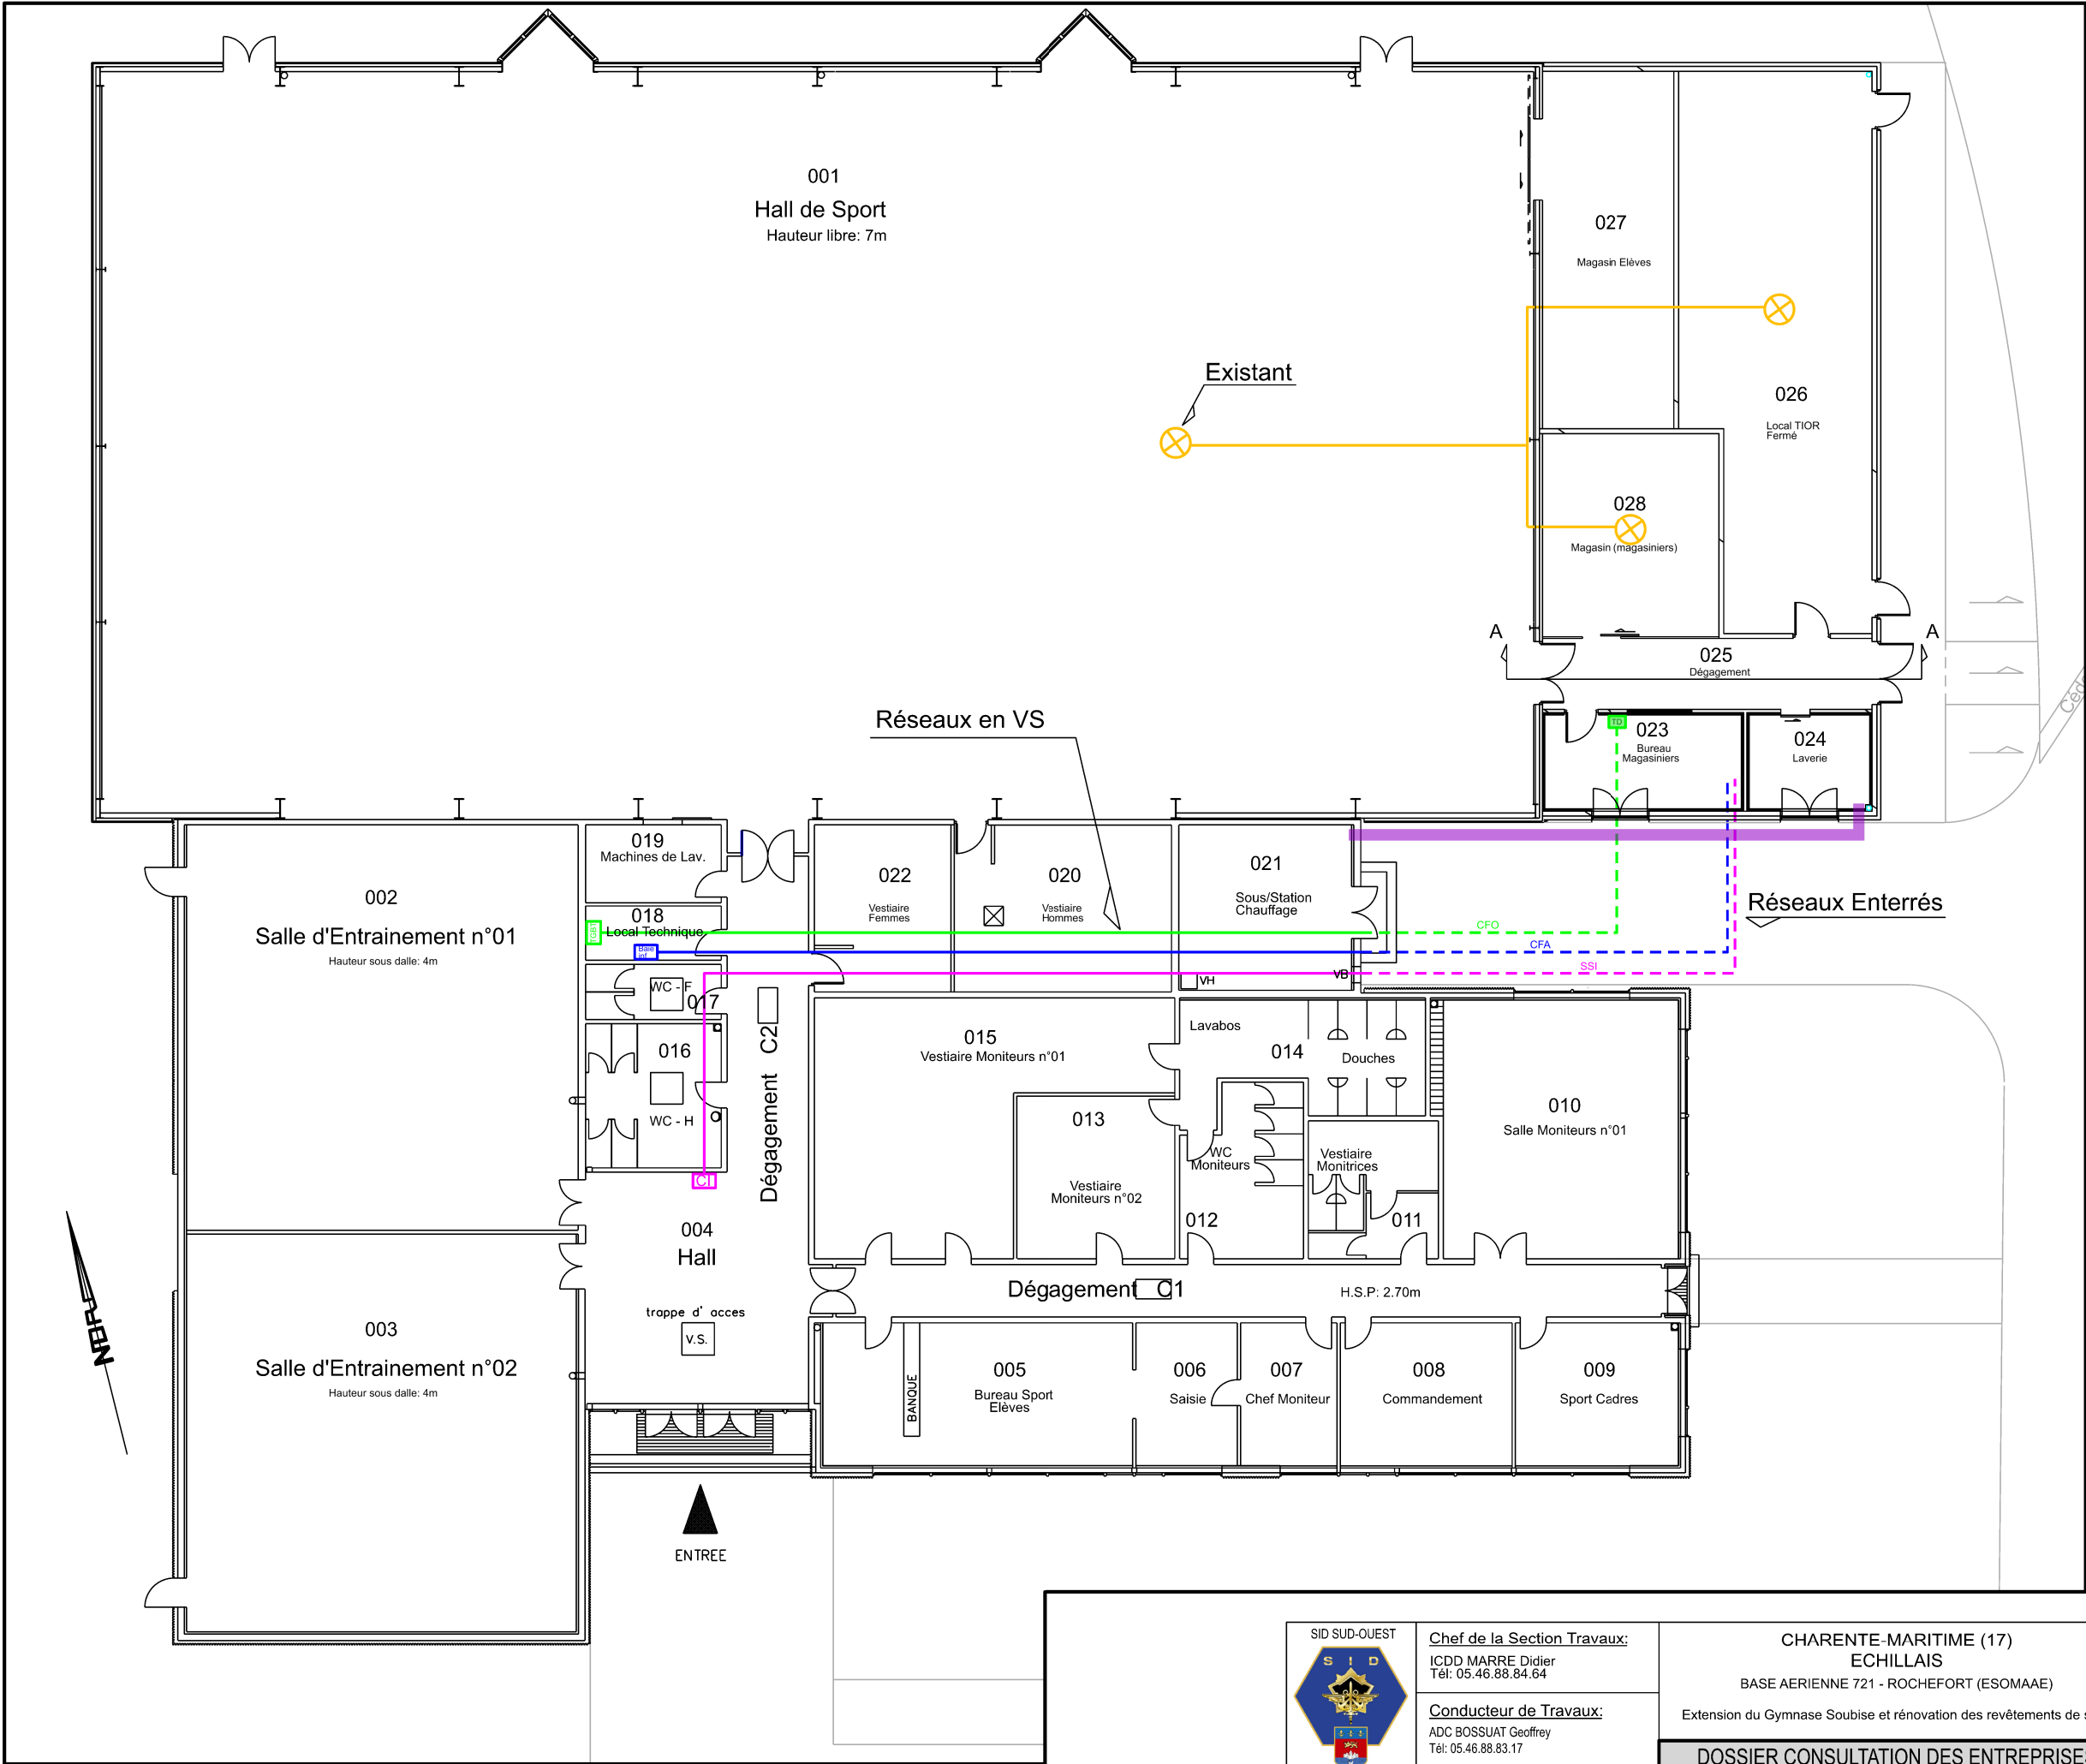

Baie inf

: Baie Informatique

TGBT

: TGBT

TD

: Tableau Divisionnaire

CFO

: Courant Fort (en VS)

CFO

: Courant Fort (enterré)

CFA

: Courant Faible (en VS)

CFA

: Courant Faible (enterré)

CI

: Contrôle Incendie

SSI

: SSI (en VS)

SSI

: SSI (enterré)

: Aérotherme

: Adduction EAU

Le plan est donné à titre indicatif.

SID SUD-OUEST

USID ROCHEFORT

Chef de l'USID:

IC2 BOMME Frédéric

BA721

17133 ROCHEFORT AIR

Chef de la Section Travaux:

ICDD MARRE Didier

Tél: 05.46.88.84.64

Conducteur de Travaux:

ADC BOSSUAT Geoffrey

Tél: 05.46.88.83.17

Dessiné par :

ATPMD 1cl LARDET Alexandra

CHARENTE-MARITIME (17)

ECHILLAIS

BASE AERIENNE 721 - ROCHEFORT (ESOMAAE)

Extension du Gymnase Soubise et rénovation des revêtements de sols.

DOSSIER CONSULTATION DES ENTREPRISES

RDC

Distribution des Réseaux - Schéma de Principe

Etat Futur

Echelle : 1/100

Nom du fichier :

170429001P_0109_N_00_FUT_DCE.dgn

Numéro COSI :

445255

Date

30/03/2026

Indice

00

N° Ordre

09

MINISTÈRE DES ARMÉES ET DES ANCIENS COMBATTANTS

Liberté

Egalité

Fraternité

SGA

Secrétariat général pour l'administration