


COUPE A-A  
Principe Unité Gainable verticale  
Salle d'Audience

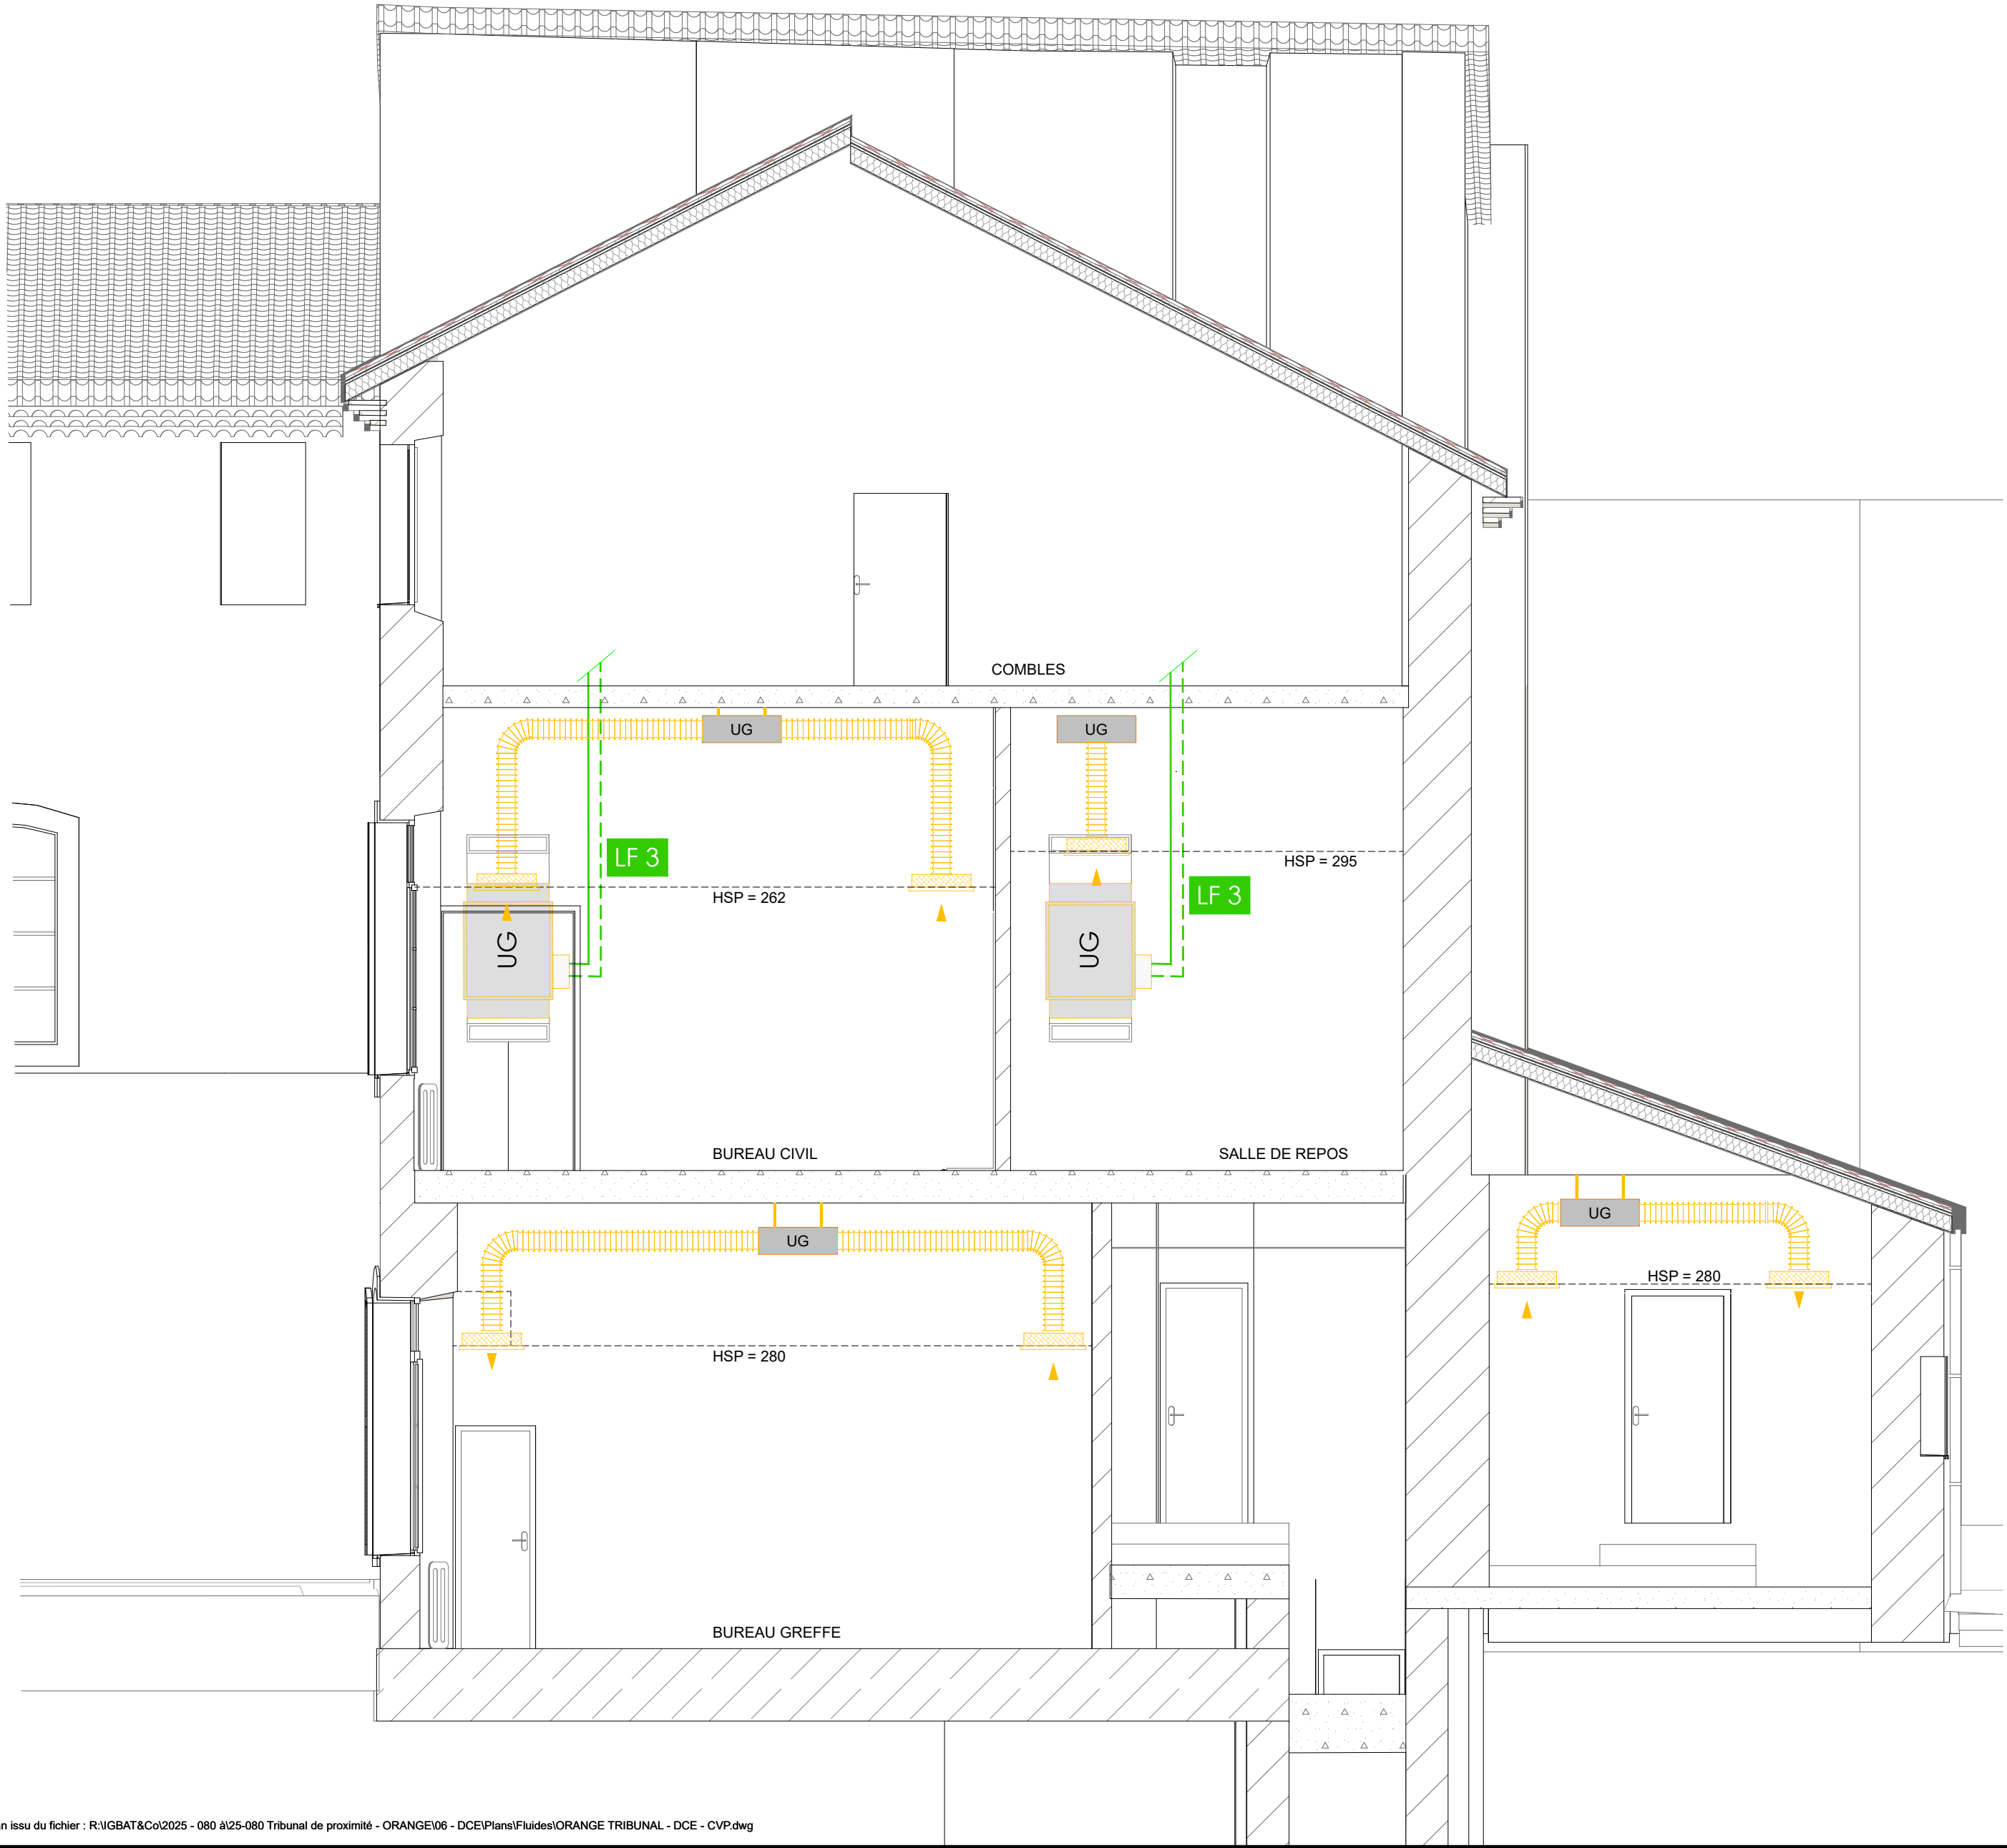

Légende

- LF Liaison Frigo
- UG Unité de traitement d'Air Gainable au R32  
800x730x250ht + Gaine flexible isolée
- EA 45 Entrée d'air / débit
- Grilles de soufflage/reprise
- Condensats

Rénovation énergétique  
du tribunal de proximité  
d'ORANGE



**Maître d'Ouvrage : Ministère de la justice**  
Département de l'immobilier - 350 avenue du club hippique - 13100 Aix-en-Provence  
Tel: 04.90.42.91.30.70 / 06.77.10.66.82  
Mail: christian.vitalis@justice.gouv.fr

**Maître d'Oeuvre : ICOS Architecture**  
38 rue du pont de Lattes - 34000 Montpellier  
Tel: 06.13.62.34.18 / 04.99.63.35.03  
Mail: d.rousse@icos-architecture.com - agence@icos-architecture.com

**BET Fluides / Thermique / Eco. : IGBAT&Co**  
2bis chemin neuf - 13570 Barbentane  
Tel: 06.46.23.89.74  
Mail: contact@igbatetco.fr

**Bureau de contrôle : QUALICONSLT** agence d'Avignon  
940 route de l'Aérodrome - BP 51215 - 84911 Avignon Cedex 9  
Tel: 07.62.08.26.74  
Mail: ali.awada@qualiconsult.fr

**CSPS : BECS** agence Provence  
1a chemin de la Rollande - Cité de l'artisanat - 84140 Avignon Montfavet  
Tel: 06.08.30.38.43  
Mail: gilles.negre@becs.fr

DCE



Dossier de Consultation d'Entreprises

CHAUFFAGE - VENTILATION - PLOMBERIE

DISTRIBUTION - EQUIPEMENTS

COUPE DE PRINCIPE A-A

Date  
10/25  
Indice V1

Echelle

1:50

Numéro  
document

CV.04