

- FONTENOT A.B.C.D.E.F.F1.F2
- SAINT VINCENT-DE-PAUL
- INTERNAT
- INITUTS DE FORMATION
- EX CHAUFFERIE
- CPA SIMUSANTE
- ARCHIVES
- BIOBANQUE DE PICARDIE
- STERILISATION CENTRALE
- PARKING SILO
- THERAPIE CELLULAIRE
- POLE ENERGIE
- 13 PLATEFORME LOGISTIQUE
- 14 LABORATOIRE DE RECHERCHE EN SANTE
- 15 G-G1 RADIOTHERAPIE - HEMATOLOGIE
- 16 H TEP SCAN
- 17 CENTRE DE MEDECINE BUCCO-DENTAIRE (CMBD)

Plot 1-Plot 2-PMT-PME

M.C.O.

MEDECINE CHIRURGIE OBSTETRIQUE

P.M.E.

POLE MERE ENFANT


C.B.H.

CENTRE DE BIOLOGIE HUMAINE

CRECHE

Rond-point
Pr. Christian Cabrol
NORD

IFF

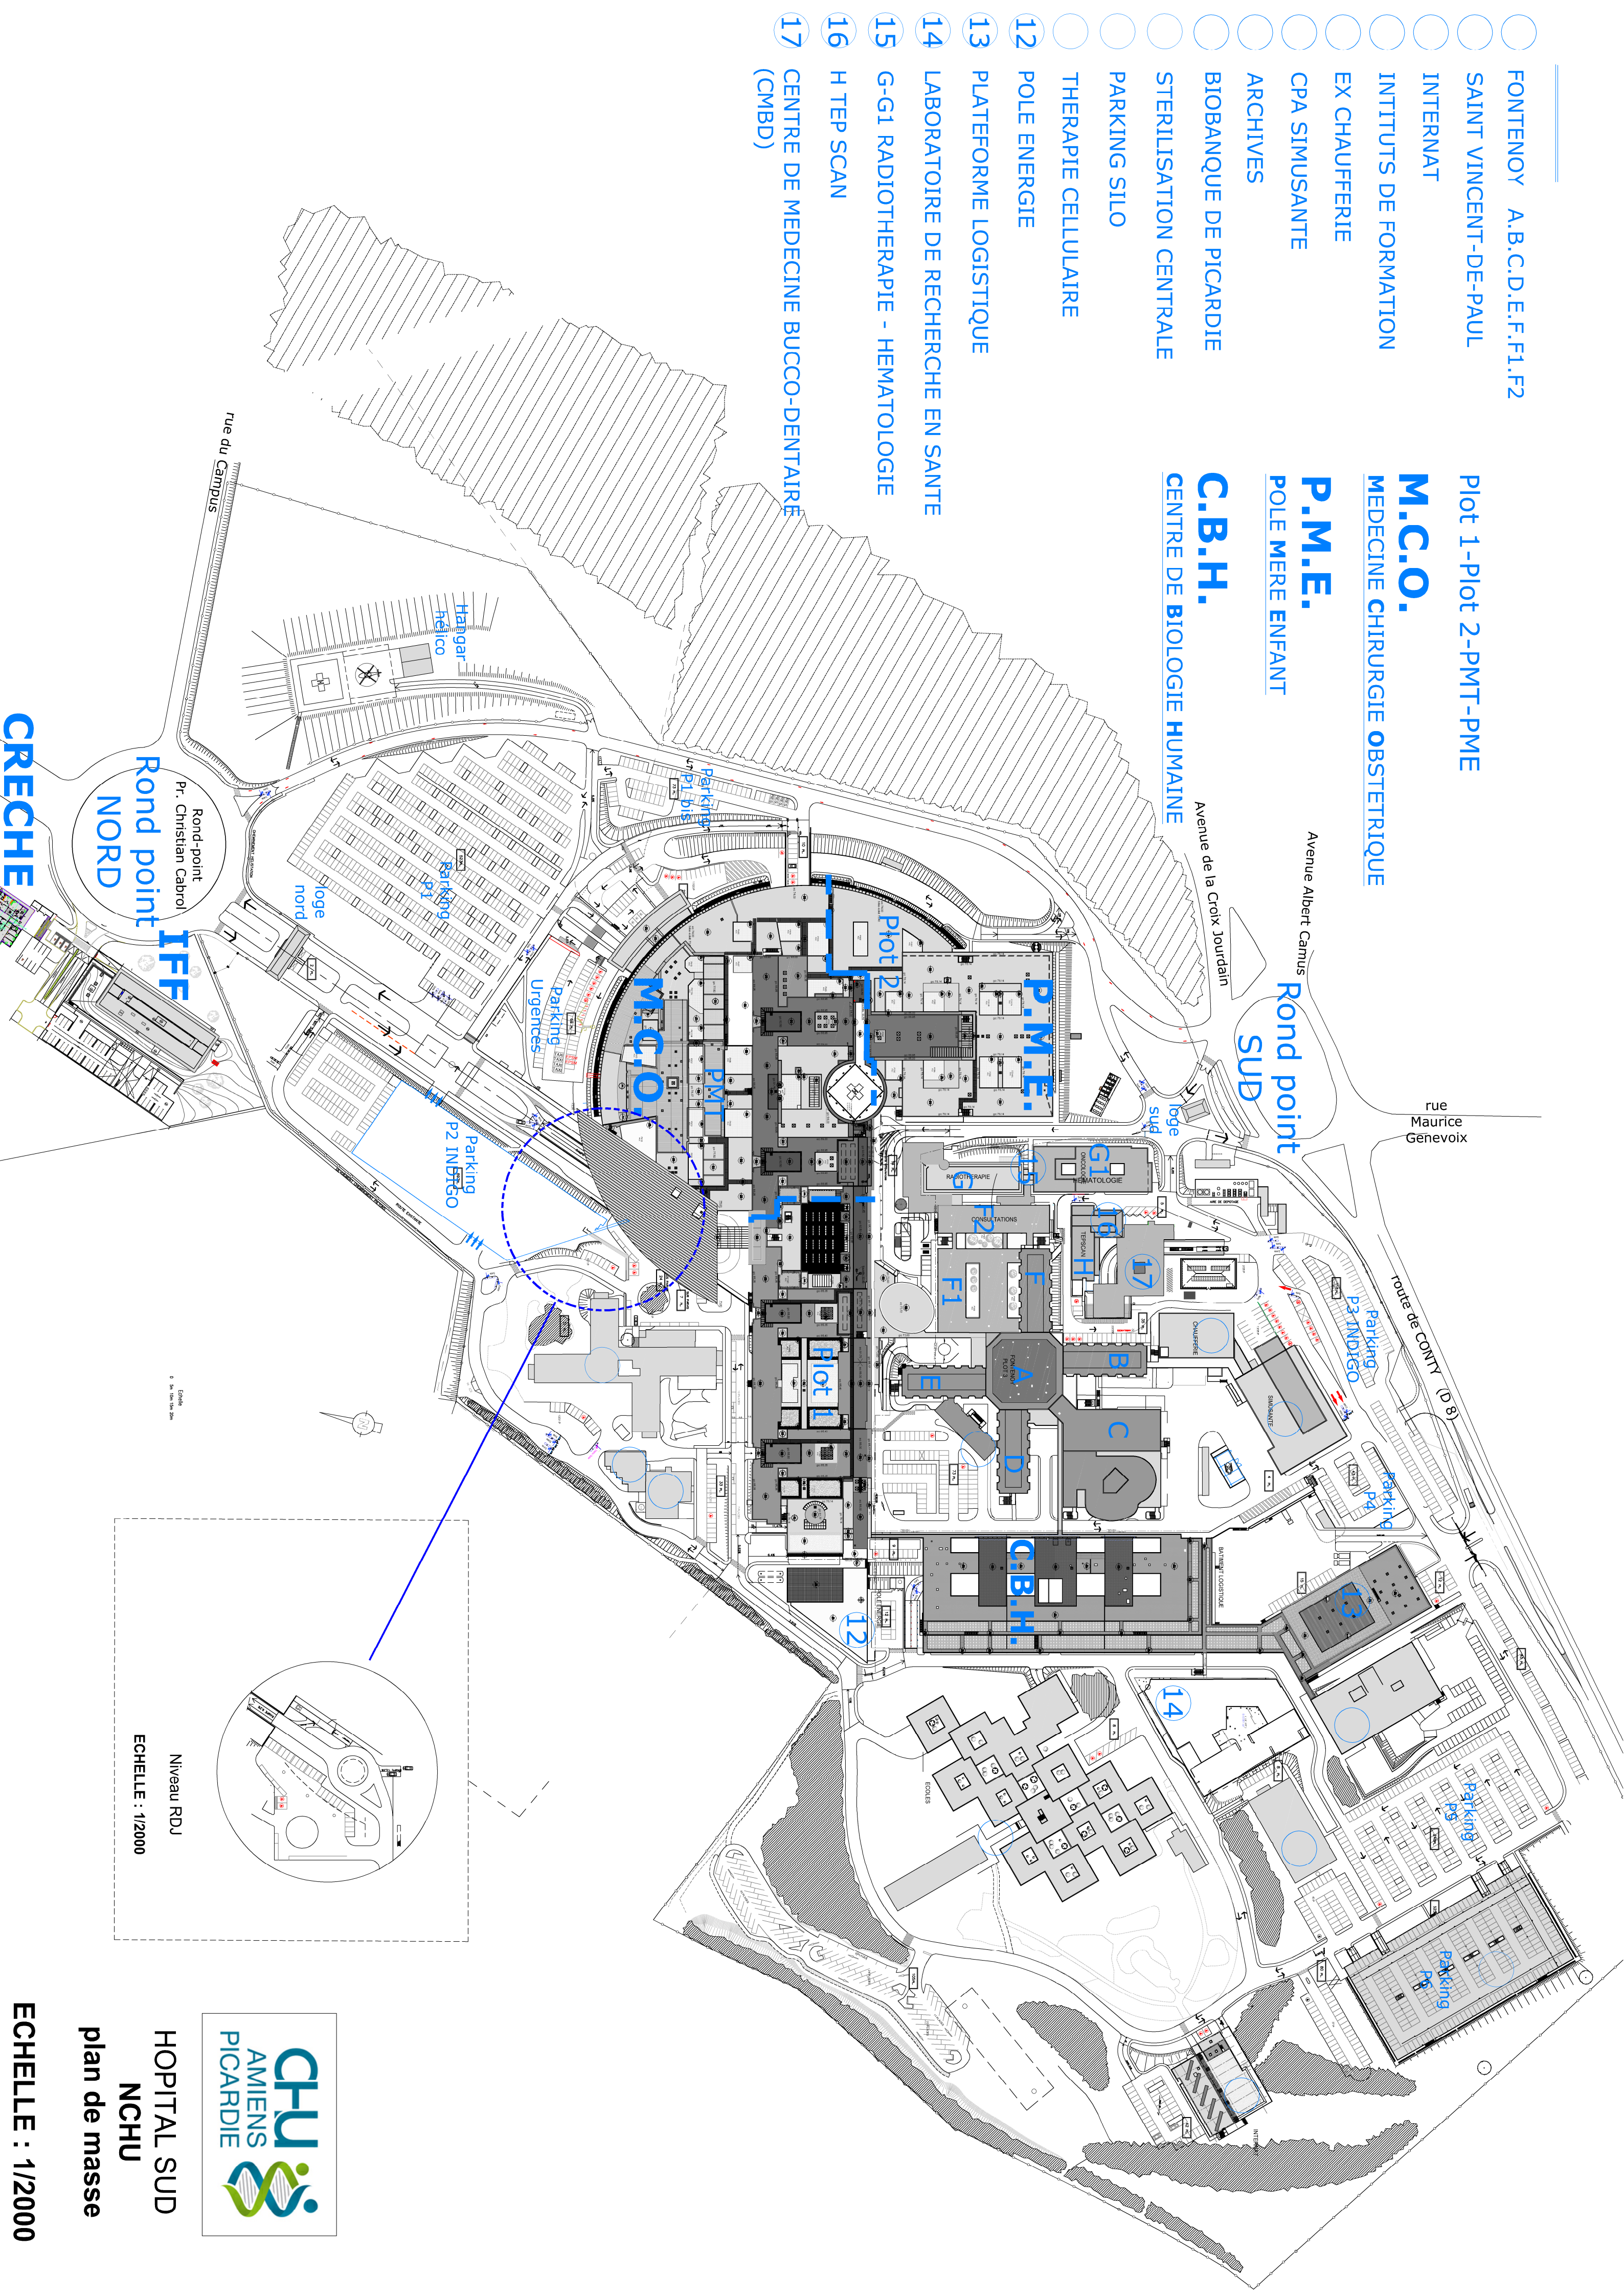

HOPITAL SUD
NCHU
plan de masse

ECHELLE : 1/2000