


Les cheminements représentés dans ce document ne sont qu'indicatifs, se référer aux plans du lot VRD pour connaître précisément les cheminements à considérer.

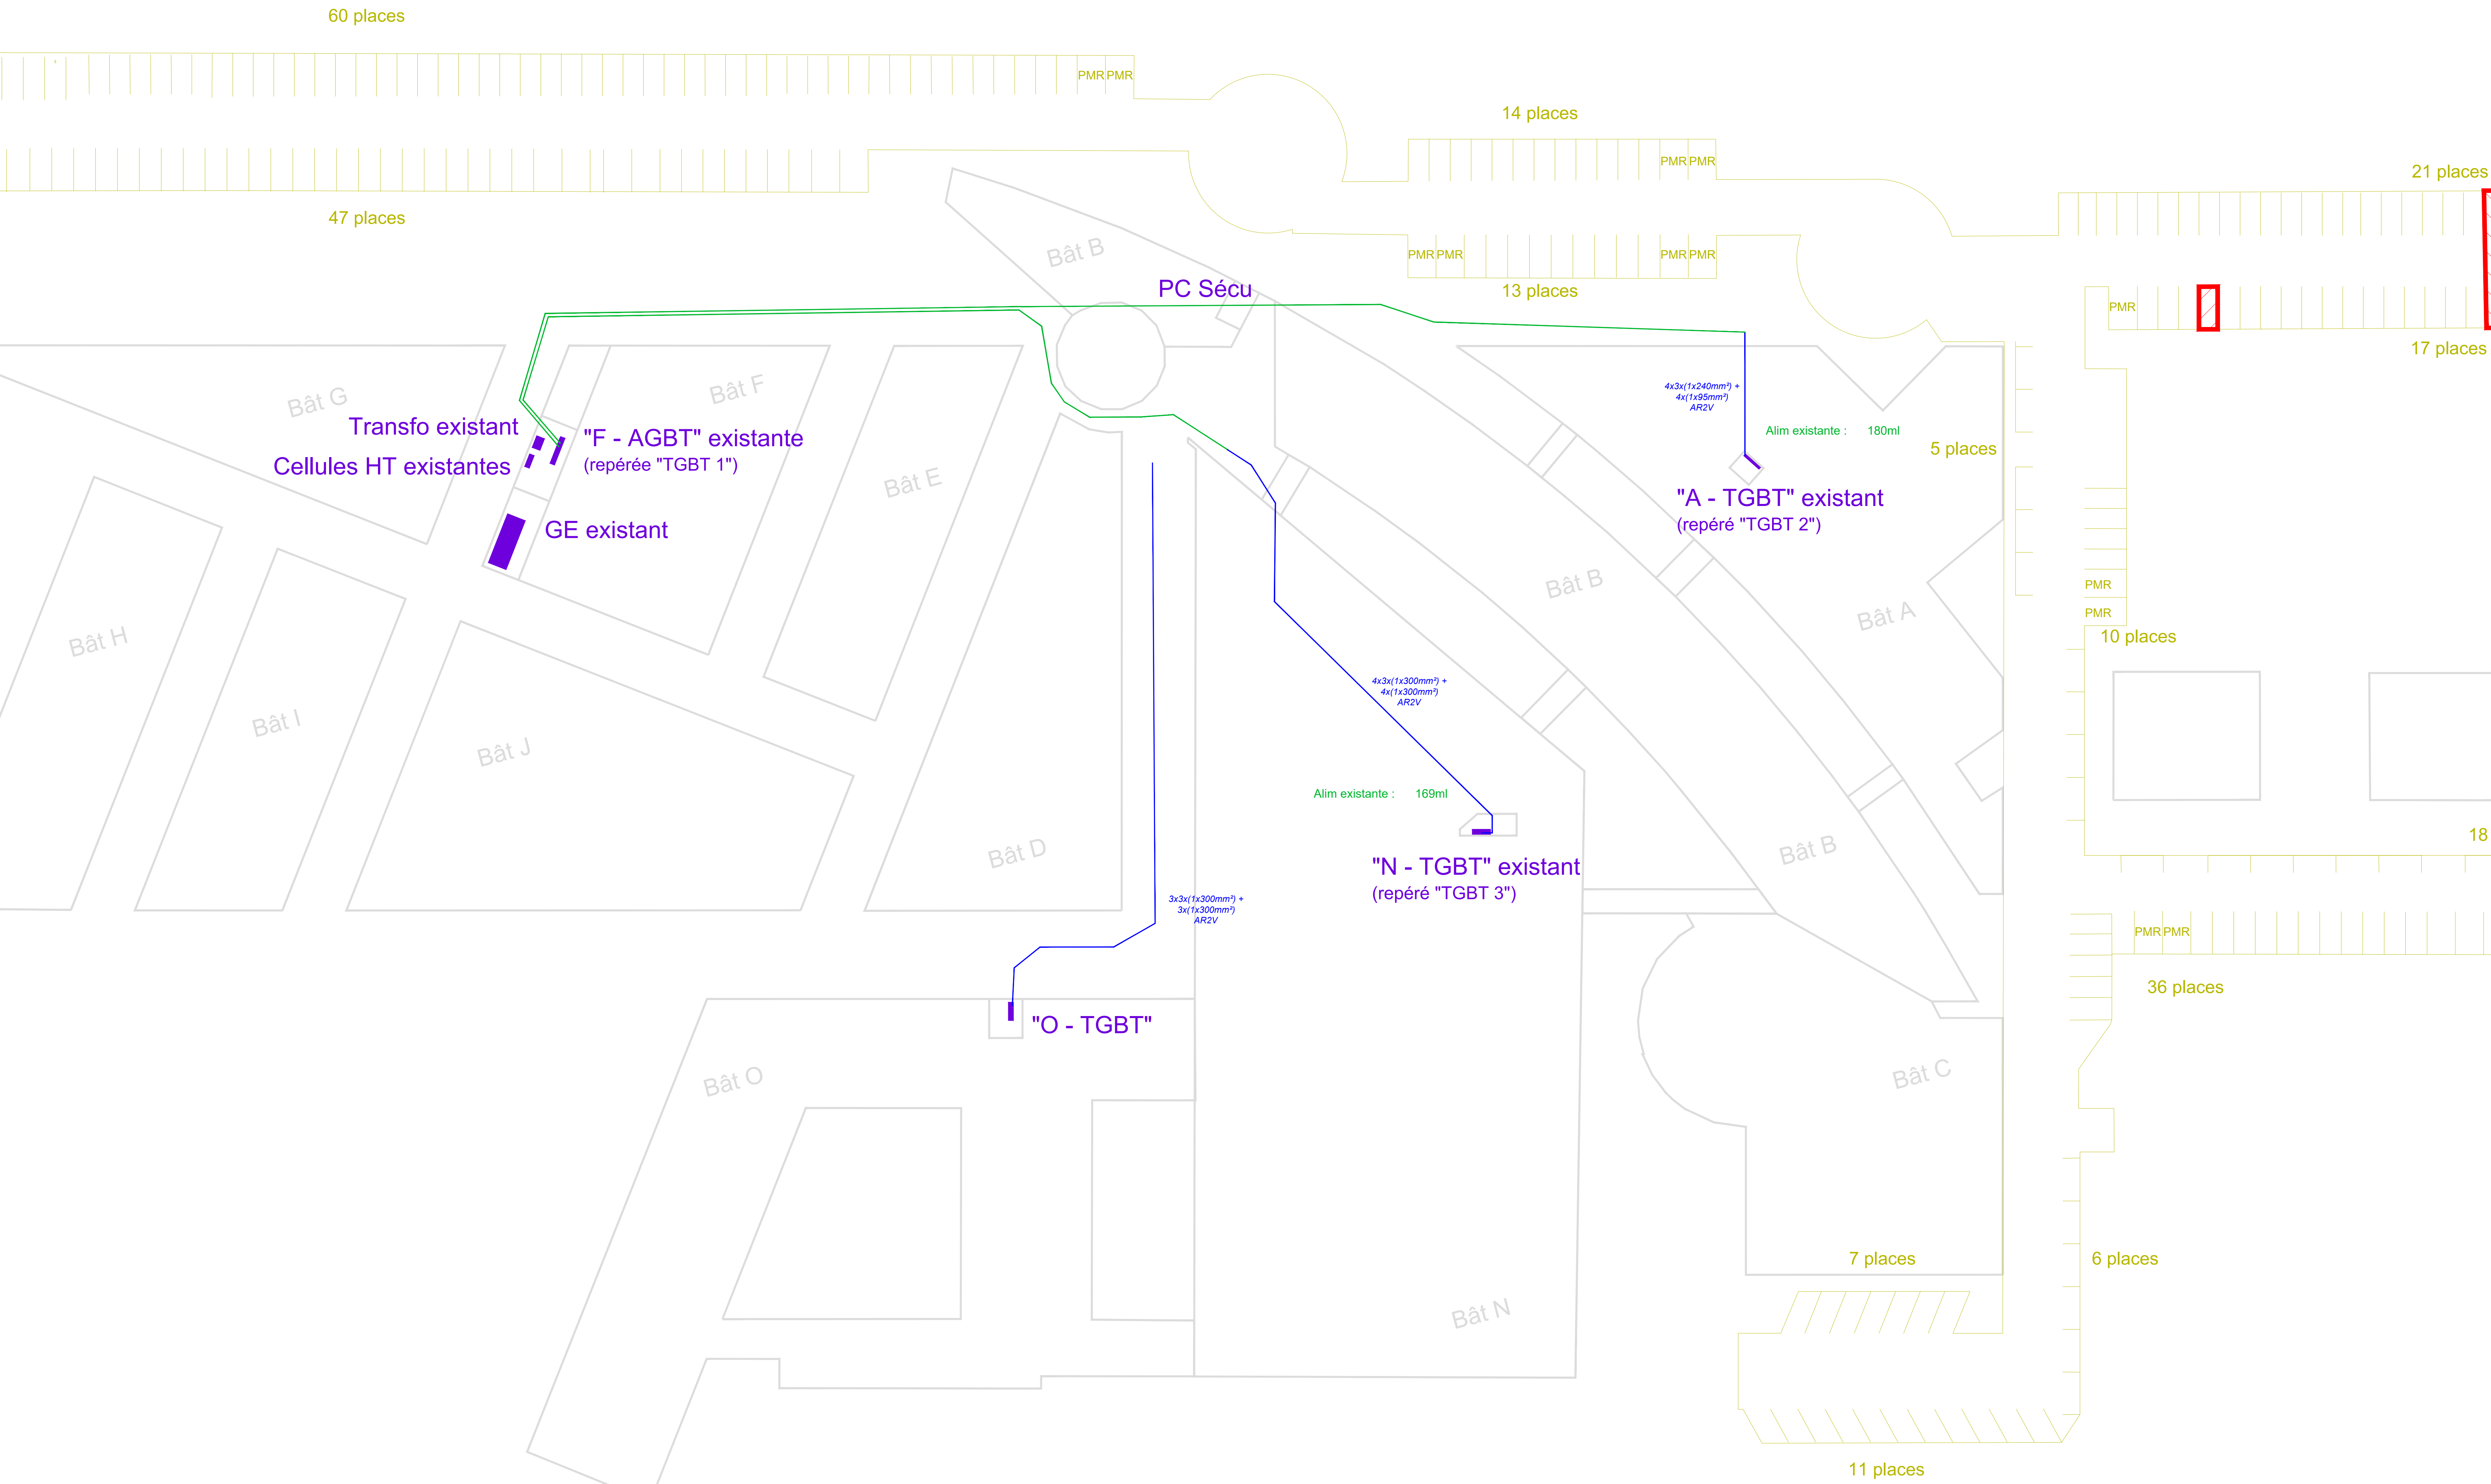

Légende :

Éléments existants

- Bâtiments existants
- Parking existants
- TGBT / TD existants conservés
- Câbles existants non-conservés (AR2V)
- Câbles existants conservés (AR2V)

Éléments neufs

Création d'un Pôle Énergie

Site de Saint Herblain

MAÎTRE D'OUVRAGE	MAÎTRE D'OEUVRE
UGECAM 2 Chemin du Breil BP 60075 44814 Saint Herblain Cedex	AIA INGENIERIE 7 Boulevard Charlemy 44100 Nantes T+33 (0)2 40 38 13 13



EMETTEUR	PHASE	DATE	ECHELLE
AIA Ingénierie	DCE	31/10/25	1/300


TITRE DU PLAN	CODE EMETTEUR	N° du plan	INDICE
Plan de réclamation des TGBT Cheminements existants approximatifs	AI	800.a	0

ASSISTANT MOA	A2MO NANTES	17 Bd de Berlin - 44000 NANTES - Tél: 02 85 67 17 00
BUREAU DE CONTRÔLE	BIP CONSULTANTS	3 Rue Alessandro Volta - 44470 CARQUEFOU - Tél: 02 40 13 34 00
S.P.S.		
MAÎTRE D'OUVRAGE	AIA ARCHITECTES	7 Bd de Charlemy - 44100 NANTES - Tél: 02 40 38 13 13
ARCHITECTE	AIA ARCHITECTES	7 Bd de Charlemy - 44100 NANTES - Tél: 02 40 38 13 13
INGENIERIE	AIA INGENIERIE	7 Bd de Charlemy - 44100 NANTES - Tél: 02 40 38 13 13
ENVIRONNEMENT	AIA ENVIRONNEMENT	7 Bd de Charlemy - 44100 NANTES - Tél: 02 40 38 13 13
ECONOMISTE	AIA INGENIERIE	7 Bd de Charlemy - 44100 NANTES - Tél: 02 40 38 13 13
PAYISAGE	AIA INGENIERIE	7 Bd de Charlemy - 44100 NANTES - Tél: 02 40 38 13 13
COORDONNATEUR SSI	GROUPE SYSTEA	6 allée du Morlier - 44420 LA MONTAGNE - Tél: 02 85 52 36 44
ACOUSTICIEEN	GAMBA	5 avenue Jules Verne - 44200 St-Sébastien-sur-Loire - Tél: 02 40 34 11 22
OPC		

AIA INGENIERIE	numéro affaire	affaire	émet.	phase	bât.	type doc.	niv.	zone	N° du plan	dessiné	validé
	0100892b25	UGE	AI	DCE	TB	SYN	TN	TZ	800.a	AAD	AAD



Les cheminements représentés dans ce document ne sont qu'indicatifs, se référer aux plans du lot VRD pour connaître précisément les cheminements à considérer.

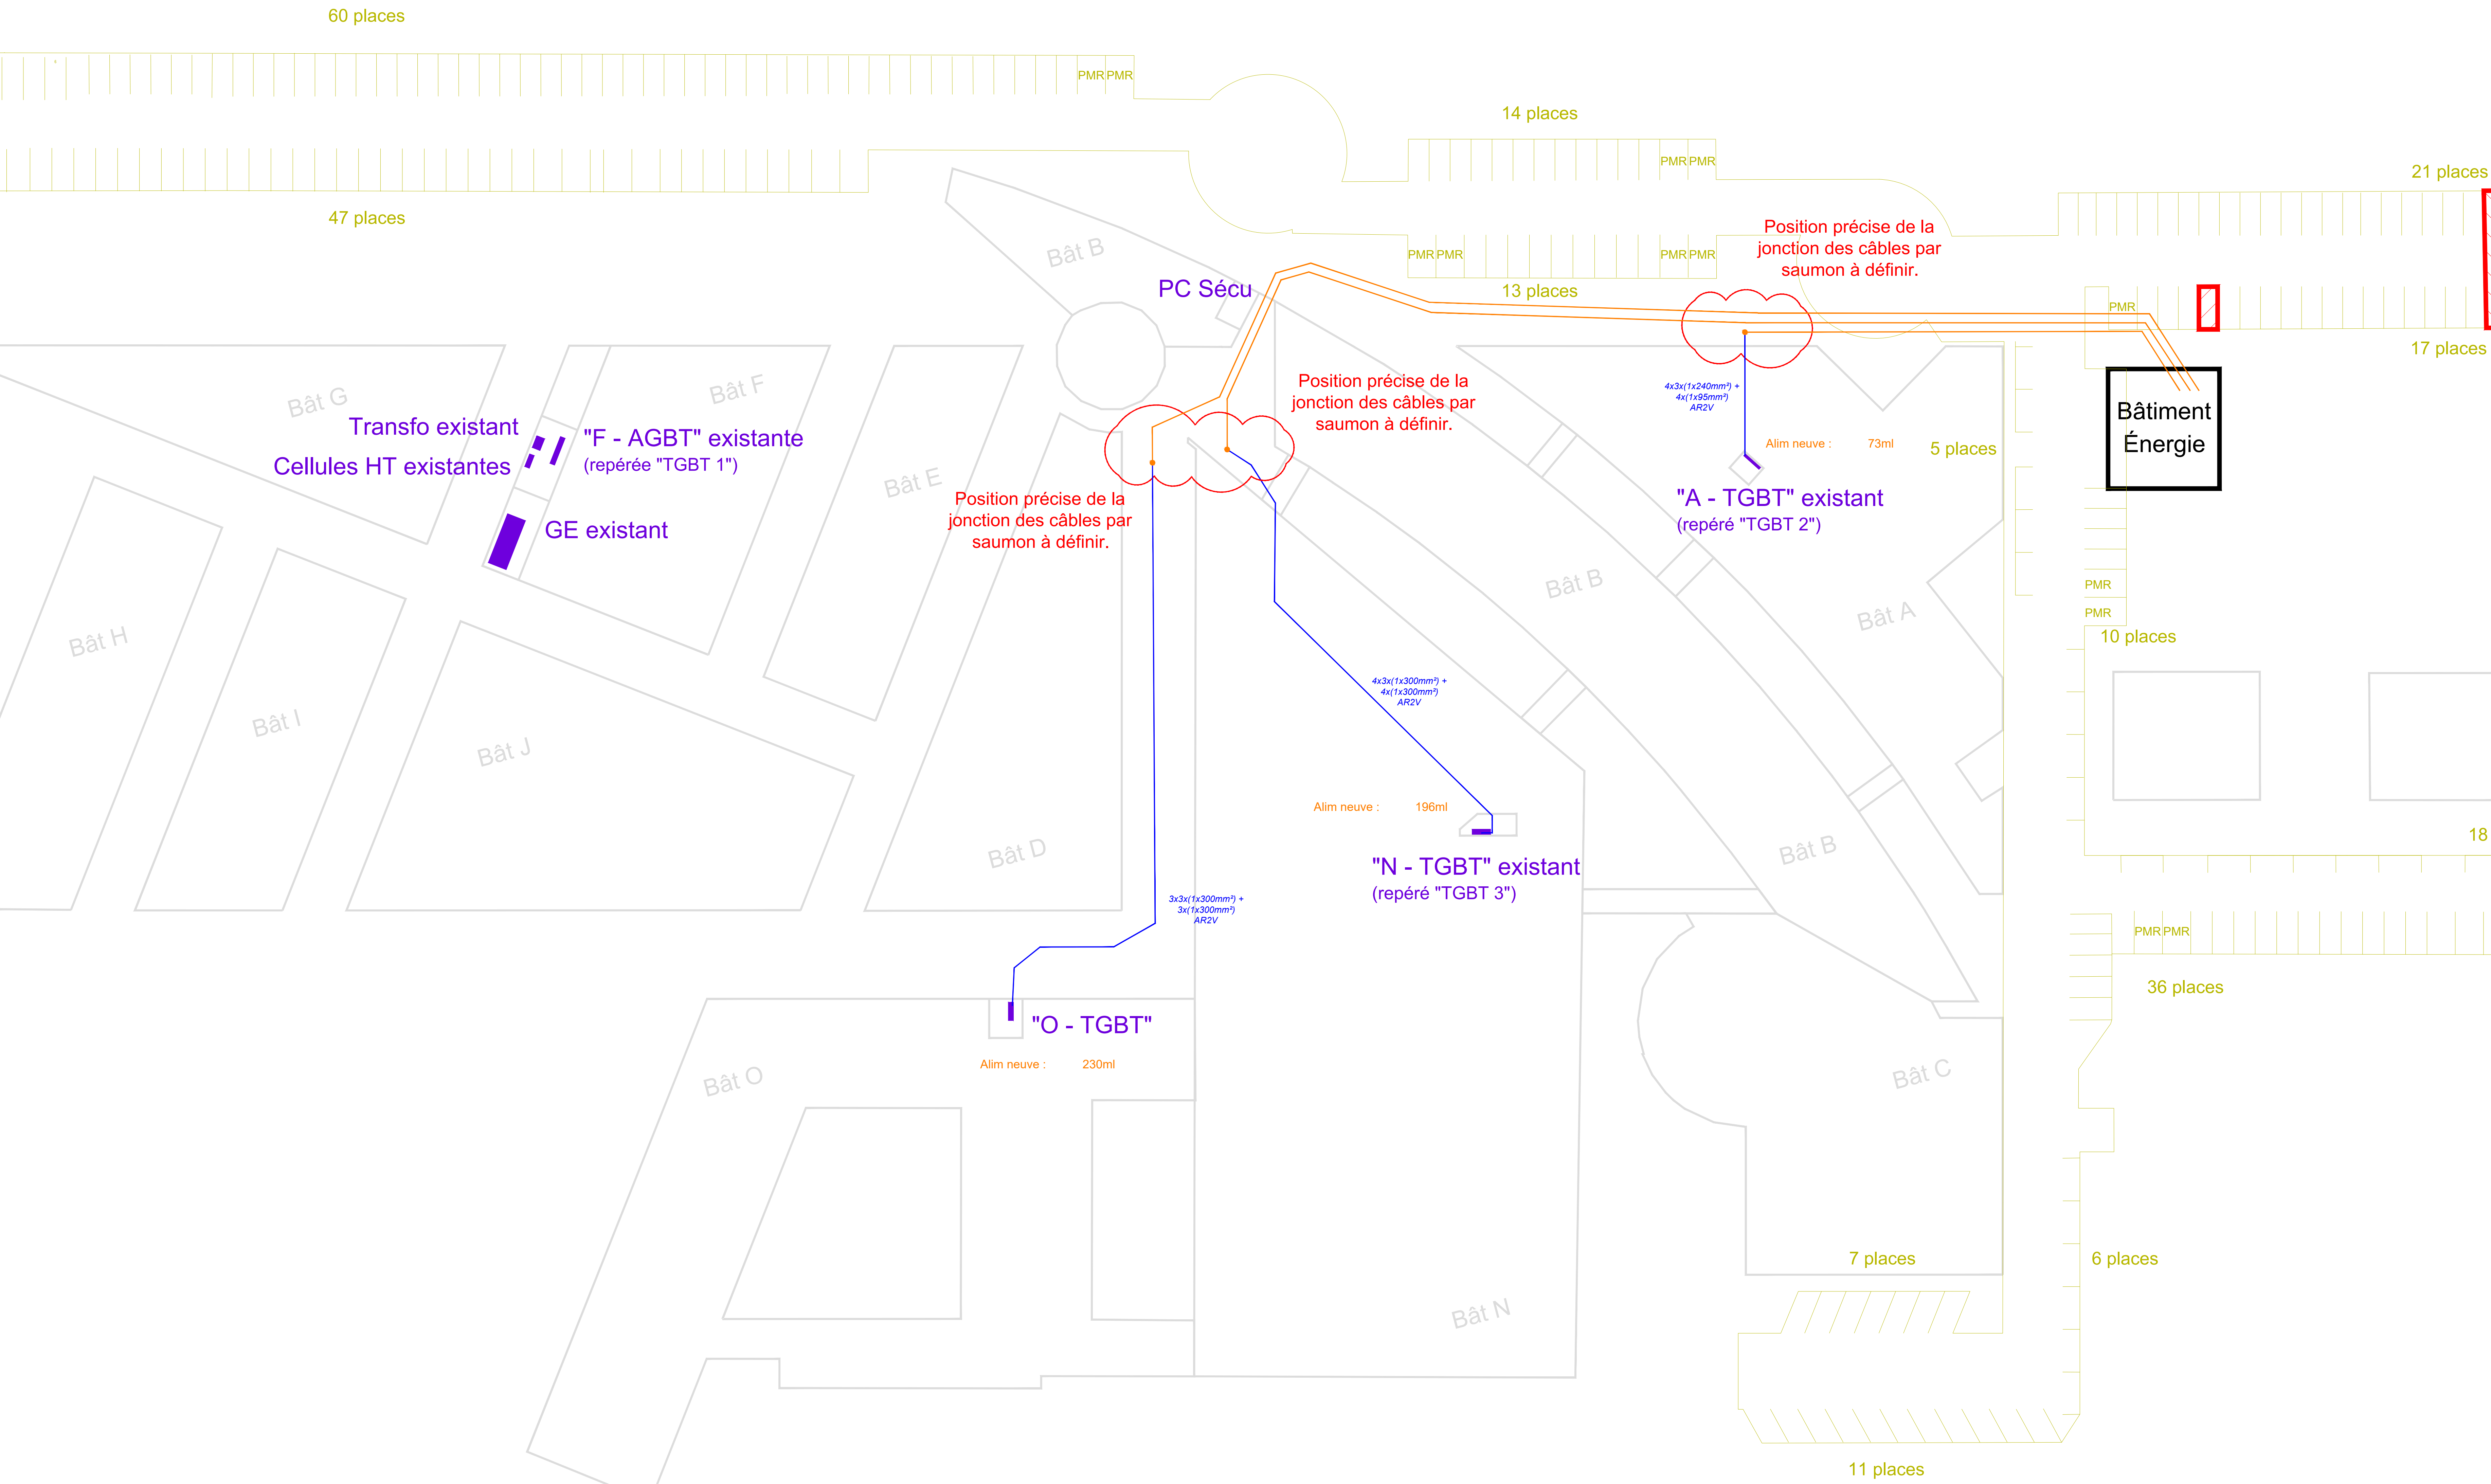

**Légende :**

Éléments existants

Bâtiments existants

Parking existants

TGBT / TD existants conservés

Câbles existants conservés (AR2V)

Éléments neufs

Implantation du Bâtiment Energie

Câbles neufs (AR2V)

Chambre de tirage pour raccordement des câbles existants aux câbles neufs

**Création d'un Pôle Énergie**  
Site de Saint Herblain

**MAÎTRE D'OUVRAGE**  
UGECAM  
2 Chemin du Breil BP 60075  
44814 Saint Herblain Cedex

**MAÎTRE D'OEUVRE**  
AIA INGENIERIE  
7 Boulevard Charlemy  
44100 Nantes  
T+33 (0)2 40 38 13 13

**EMETTEUR**  
AIA Ingénierie

**PHASE**  
DCE

**DATE**  
31/10/25

**ÉCHELLE**  
1/300

**TITRE DU PLAN**  
Plan de réalimentation des TGBT  
Cheminements neufs approximatifs

**CODE EMETTEUR**  
AI

**N° du plan**  
800.b

**INDICE**  
0

ASSISTANT MOA	A2MO NANTES	17 Bd de Berlin - 44000 NANTES - Tél: 02 85 67 17 00
BUREAU DE CONTRÔLE	BIP CONSULTANTS	3 Rue Alessandro Volta - 44470 CARQUEFOU - Tél: 02 40 13 34 00
S.P.S.		
MANDATAIRE MOE	AIA ARCHITECTES	7 Bd de Charlemy - 44100 NANTES - Tél: 02 40 38 13 13
ARCHITECTE	AIA ARCHITECTES	7 Bd de Charlemy - 44100 NANTES - Tél: 02 40 38 13 13
INGENIERIE	AIA INGENIERIE	7 Bd de Charlemy - 44100 NANTES - Tél: 02 40 38 13 13
ENVIRONNEMENT	AIA ENVIRONNEMENT	7 Bd de Charlemy - 44100 NANTES - Tél: 02 40 38 13 13
ECONOMISTE	AIA INGENIERIE	7 Bd de Charlemy - 44100 NANTES - Tél: 02 40 38 13 13
PAYISAGE	AIA INGENIERIE	7 Bd de Charlemy - 44100 NANTES - Tél: 02 40 38 13 13
COORDONNATEUR SSI	GROUPE SYSTEA	6 allée du Morlier - 44620 LA MONTAGNE - Tél: 02 85 52 36 44
ACOUSTICIEEN	GAMBA	5 avenue Jules Verne - 44200 St-Sébastien-sur-Loire - Tél: 02 40 34 11 22
OPC		

	numéro affaire	affaire	émet.	phase	bât.	type doc.	niv.	zone	N° du plan	dessiné par	validé par
	010892b25	UGE	AI	DCE	TB	SYN	TN	TZ	800.b	AAD	AAD