

# ZC 01



Date: 04/10/2022

Echelle: 1/250

# Phase Replacement SSI

Indice  
A

## Bâtiment P1:SOUS-SOL

**Incendie**  
**Coordination**  
**Audit**  
**Réglementation**

ZA 01  
ZC 01



Dossier: Lille Université  
Campus Cité Scientifique  
59650 Villeneuve-d'Ascq

Schéma de principe de zone d'alarme et  
compartimentage

Date: 04/10/2022	Phase Remplacement SSI	Indice A
Echelle: 1/250		
Bâtiment P1:REZ DE CHAUSSE		Incendie Coordination Audit Réglementation

# ZC 01



Date: 04/10/2022


Echelle: 1/250

# Phase Replacement SSI

Indice  
A

Bâtiment P1:R+1


ZA 01  
ZC 01

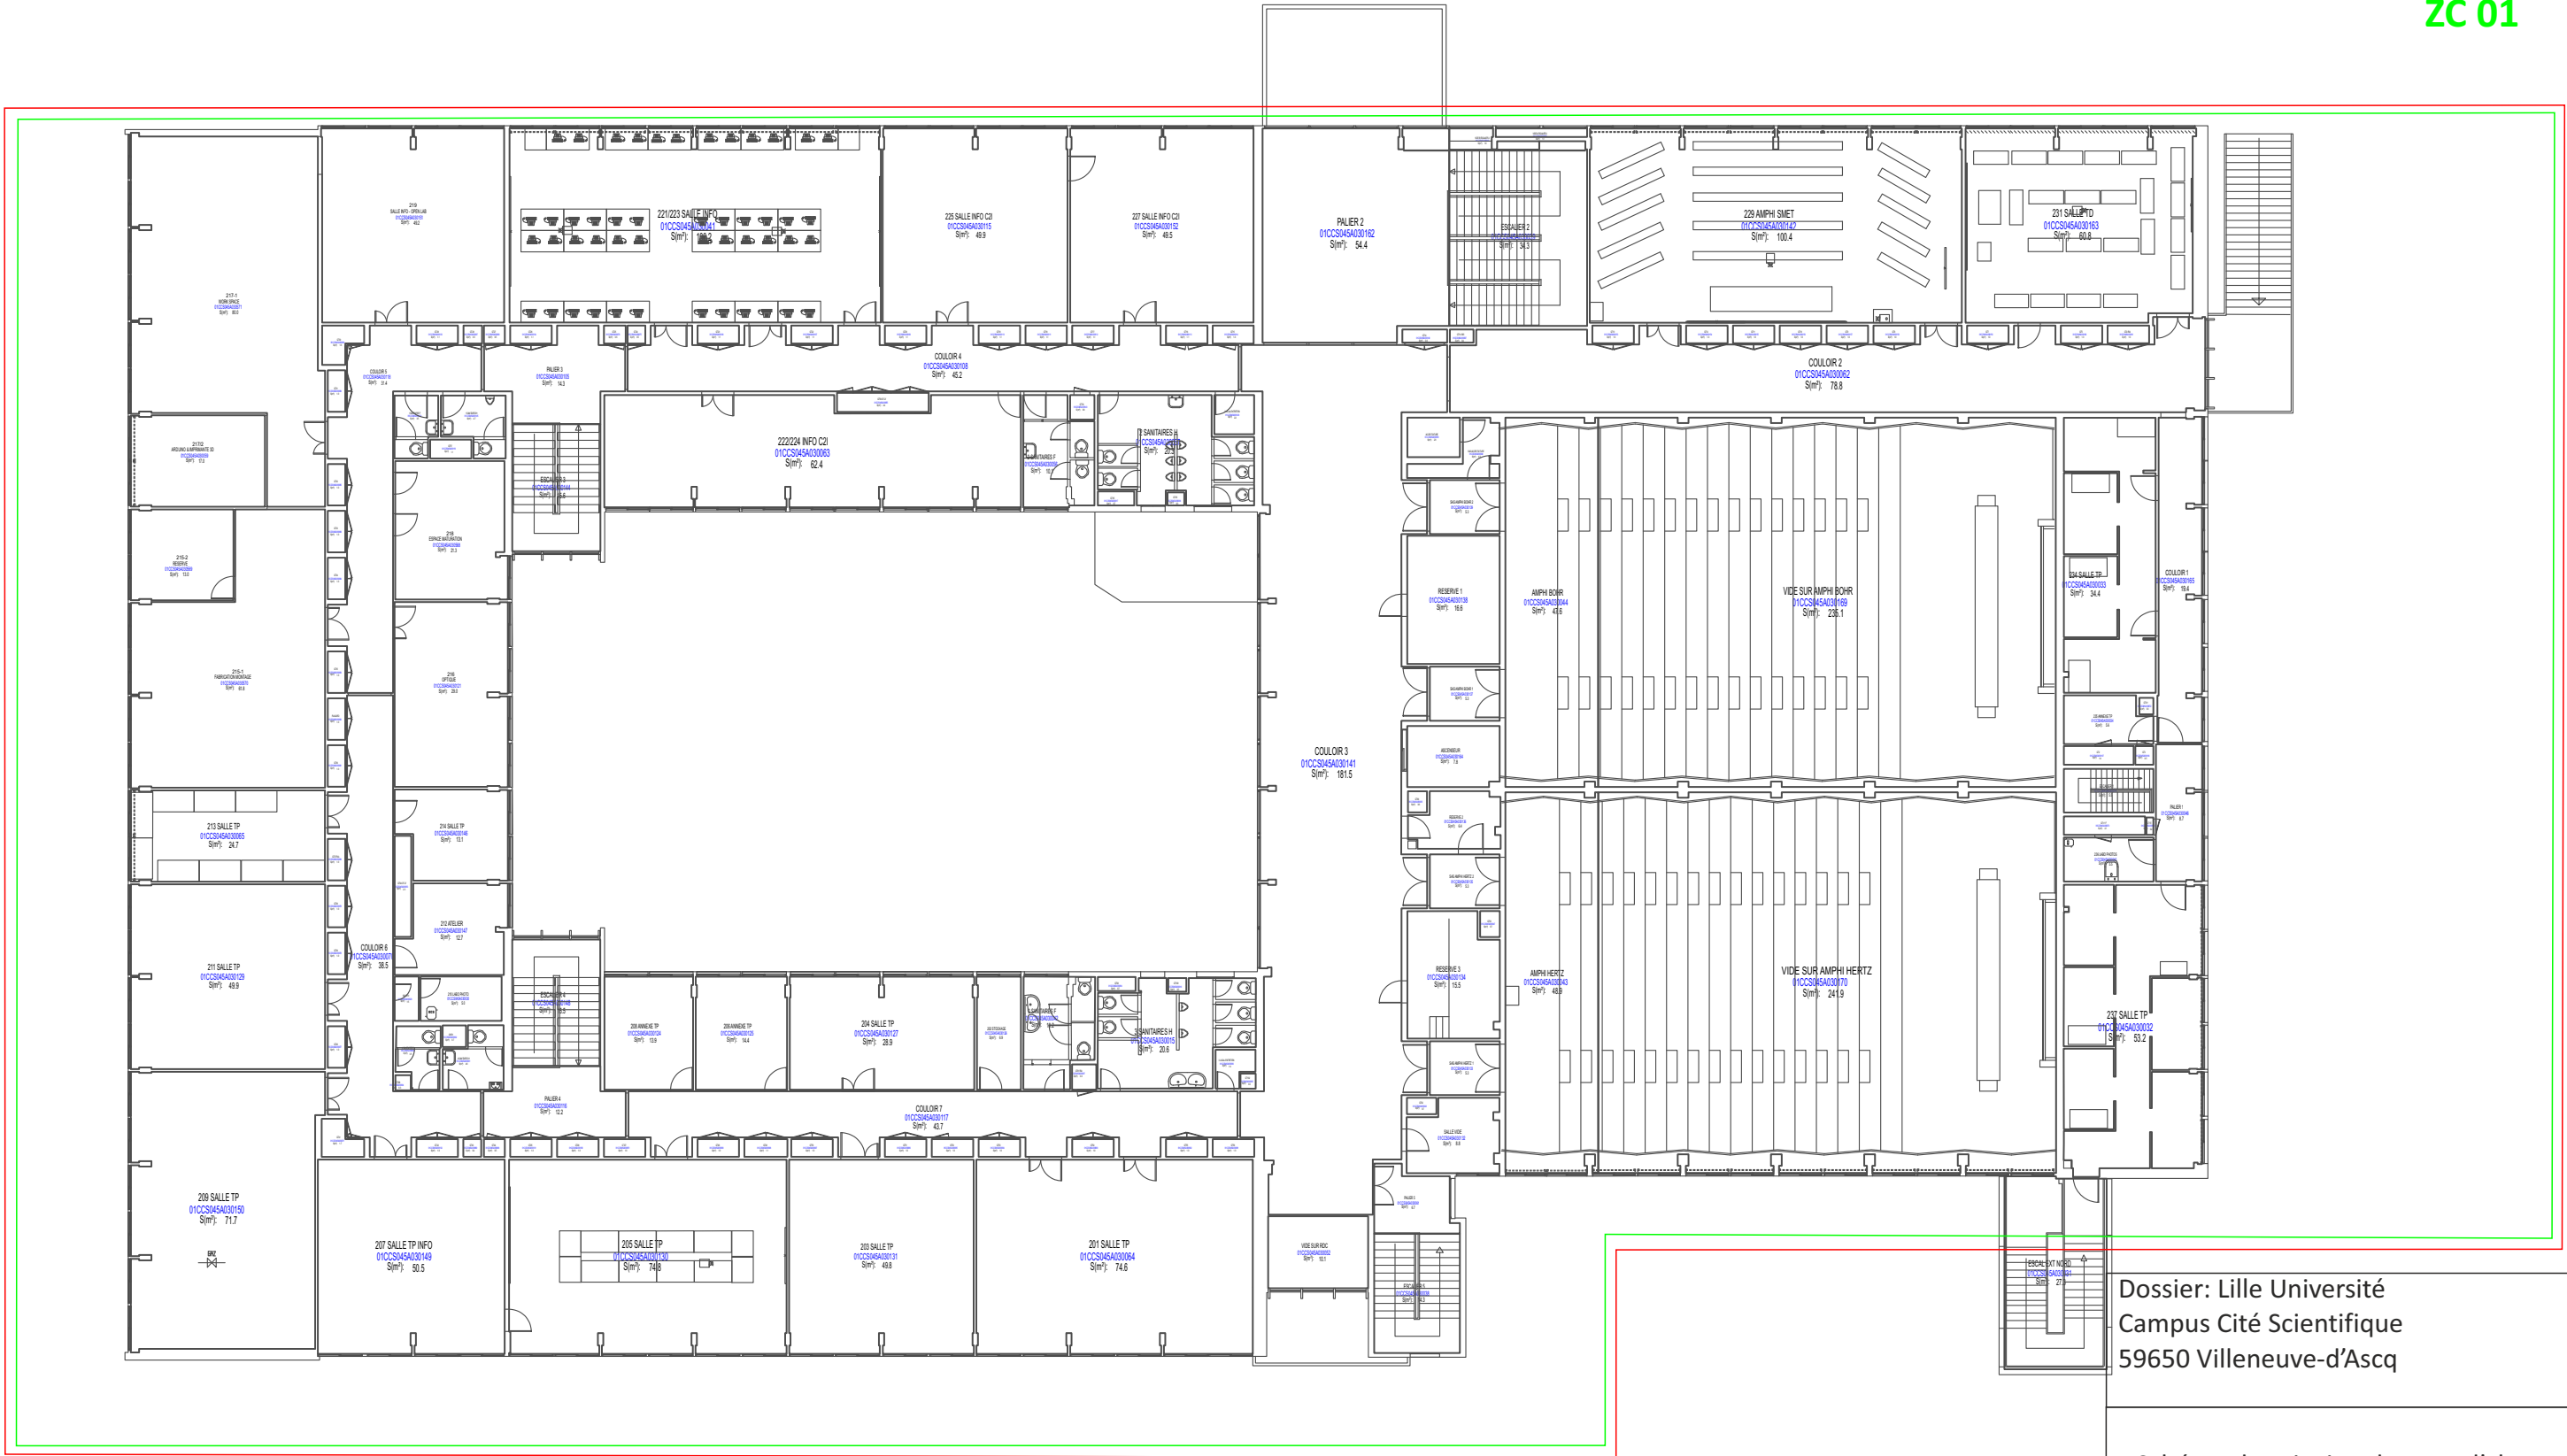

Dossier: Lille Université  
Campus Cité Scientifique  
59650 Villeneuve-d'Ascq

Schéma de principe de zone d'alarme et  
compartimentage

Date: 04/10/2022	Phase Remplacement SSI	Indice A
Echelle: 1/250		
Bâtiment P1:R+2		Incendie Coordination Audit Réglementation

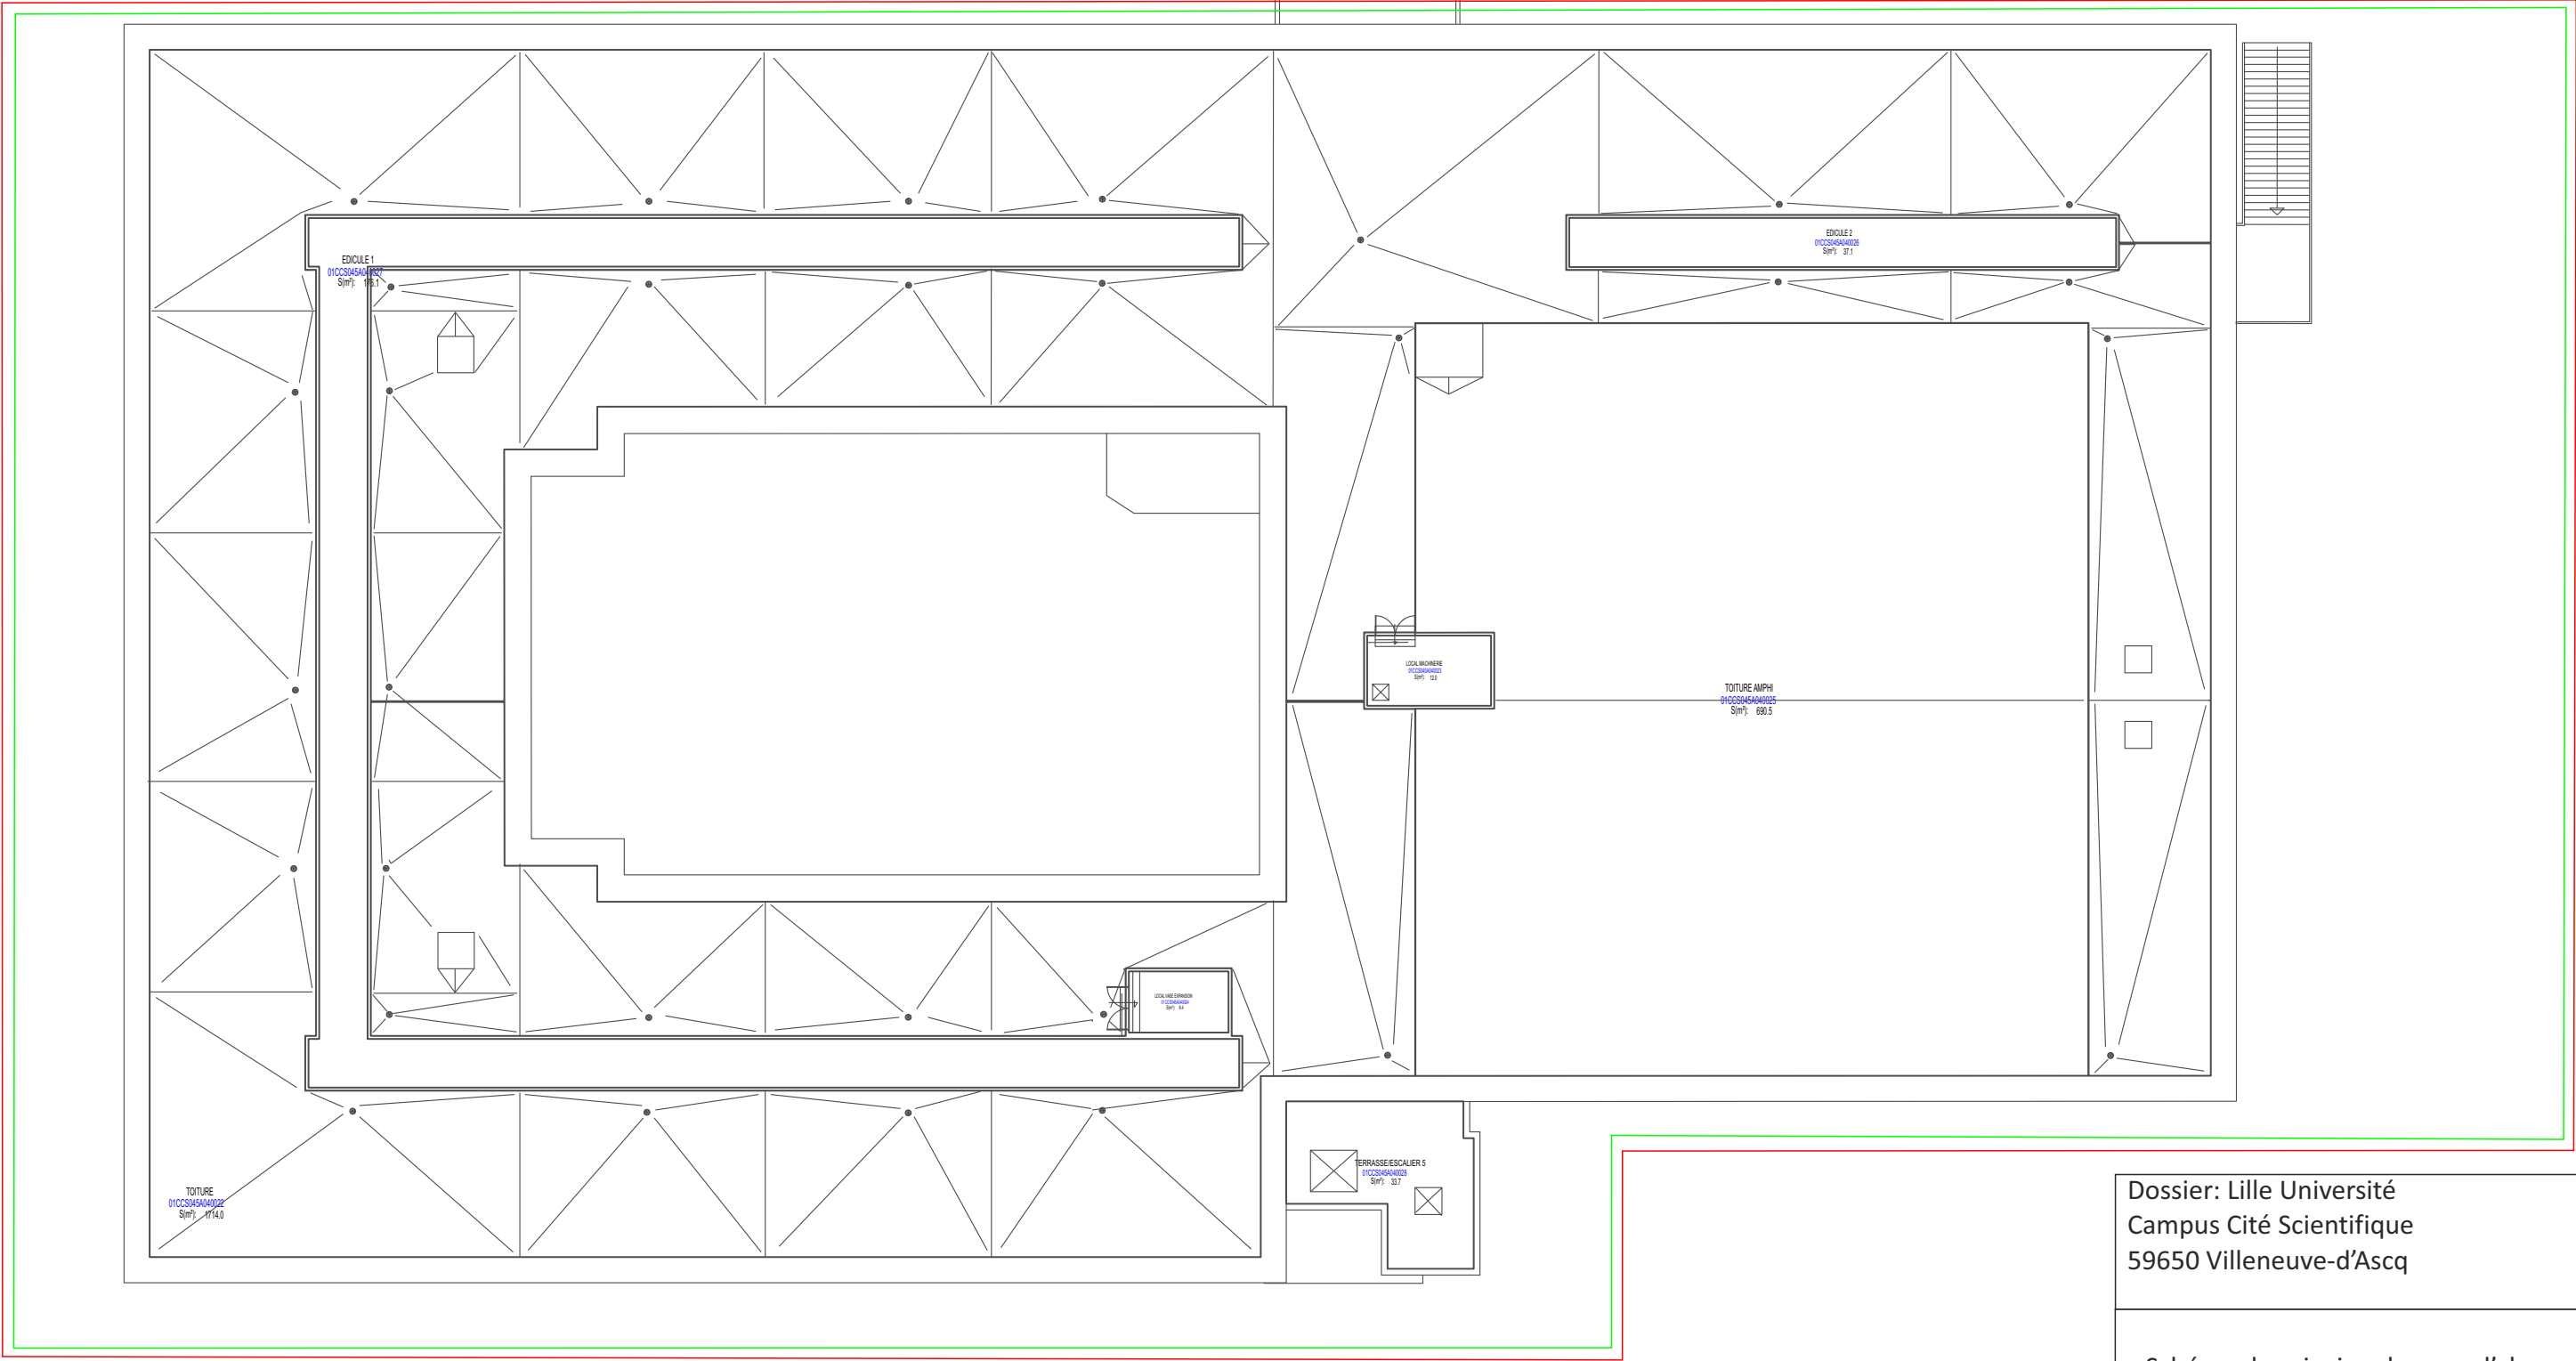

Dossier: Lille Université  
Campus Cité Scientifique  
59650 Villeneuve-d'Ascq

Schéma de principe de zone d'alarme et  
compartimentage


Date: 04/10/2022

Echelle: 1/250

Phase  
Remplacement  
SSI

Indice  
A

Bâtiment P1:TOITURE

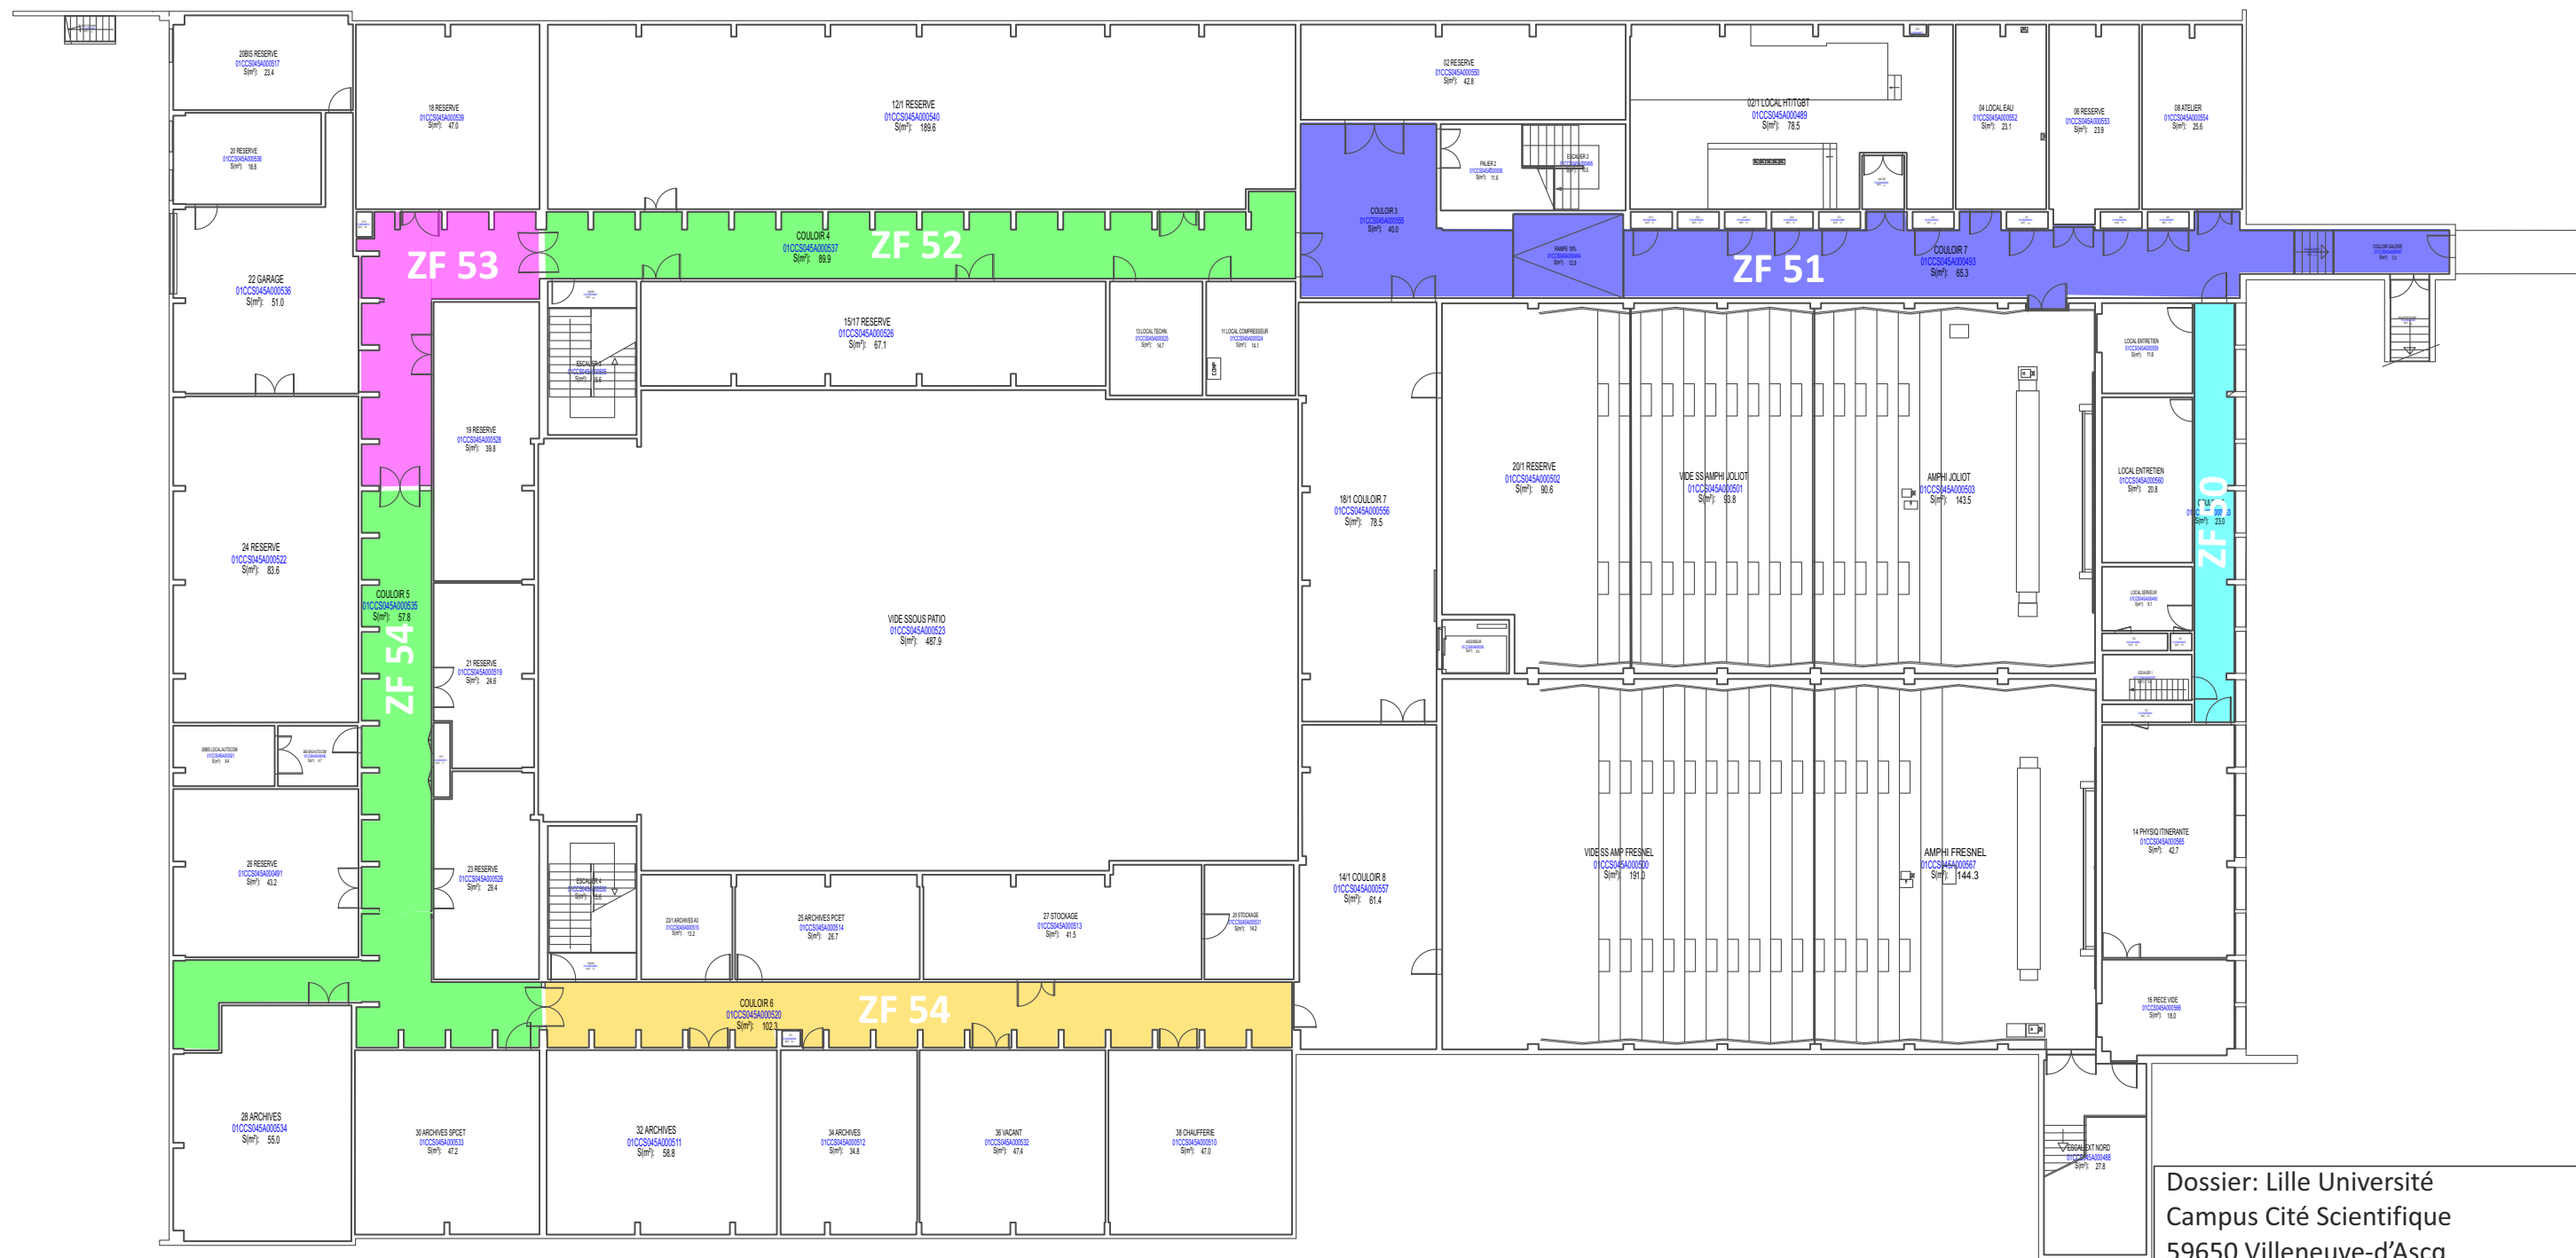

Dossier: Lille Université  
Campus Cité Scientifique  
59650 Villeneuve-d'Ascq

Schéma de principe de zone de désenfumage

Date: 06/09/23	Phase Remplacement SSI	Indice B
Echelle: 1/250		

Bâtiment P1:SOUS-SOL

Incendie

Coordination

Audit

Réglementation



Dossier: Lille Université  
Campus Cité Scientifique  
59650 Villeneuve-d'Ascq

Schéma de principe de zone de désenfumage

Date: 06/09/23	Phase Remplacement SSI	Indice B
Echelle: 1/250		

Bâtiment P1:REZ DE CHAUSSE

Incendie  
Coordination  
Audit  
Réglementation



Dossier: Lille Université Campus Cité Scientifique 59650 Villeneuve-d'Ascq		
Schéma de principe de zone de désenfumage		
Date: 06/09/23	Phase Remplacement SSI	Indice A
Echelle: 1/250		
Bâtiment P1:R+1		Incendie Coordination Audit Réglementation






Dossier: Lille Université  
Campus Cité Scientifique  
59650 Villeneuve-d'Ascq

Schéma de principe de zone de désenfumage


Date: 06/09/23	Phase Remplacement SSI	Indice A
Echelle: 1/250		

Bâtiment P1:R+2

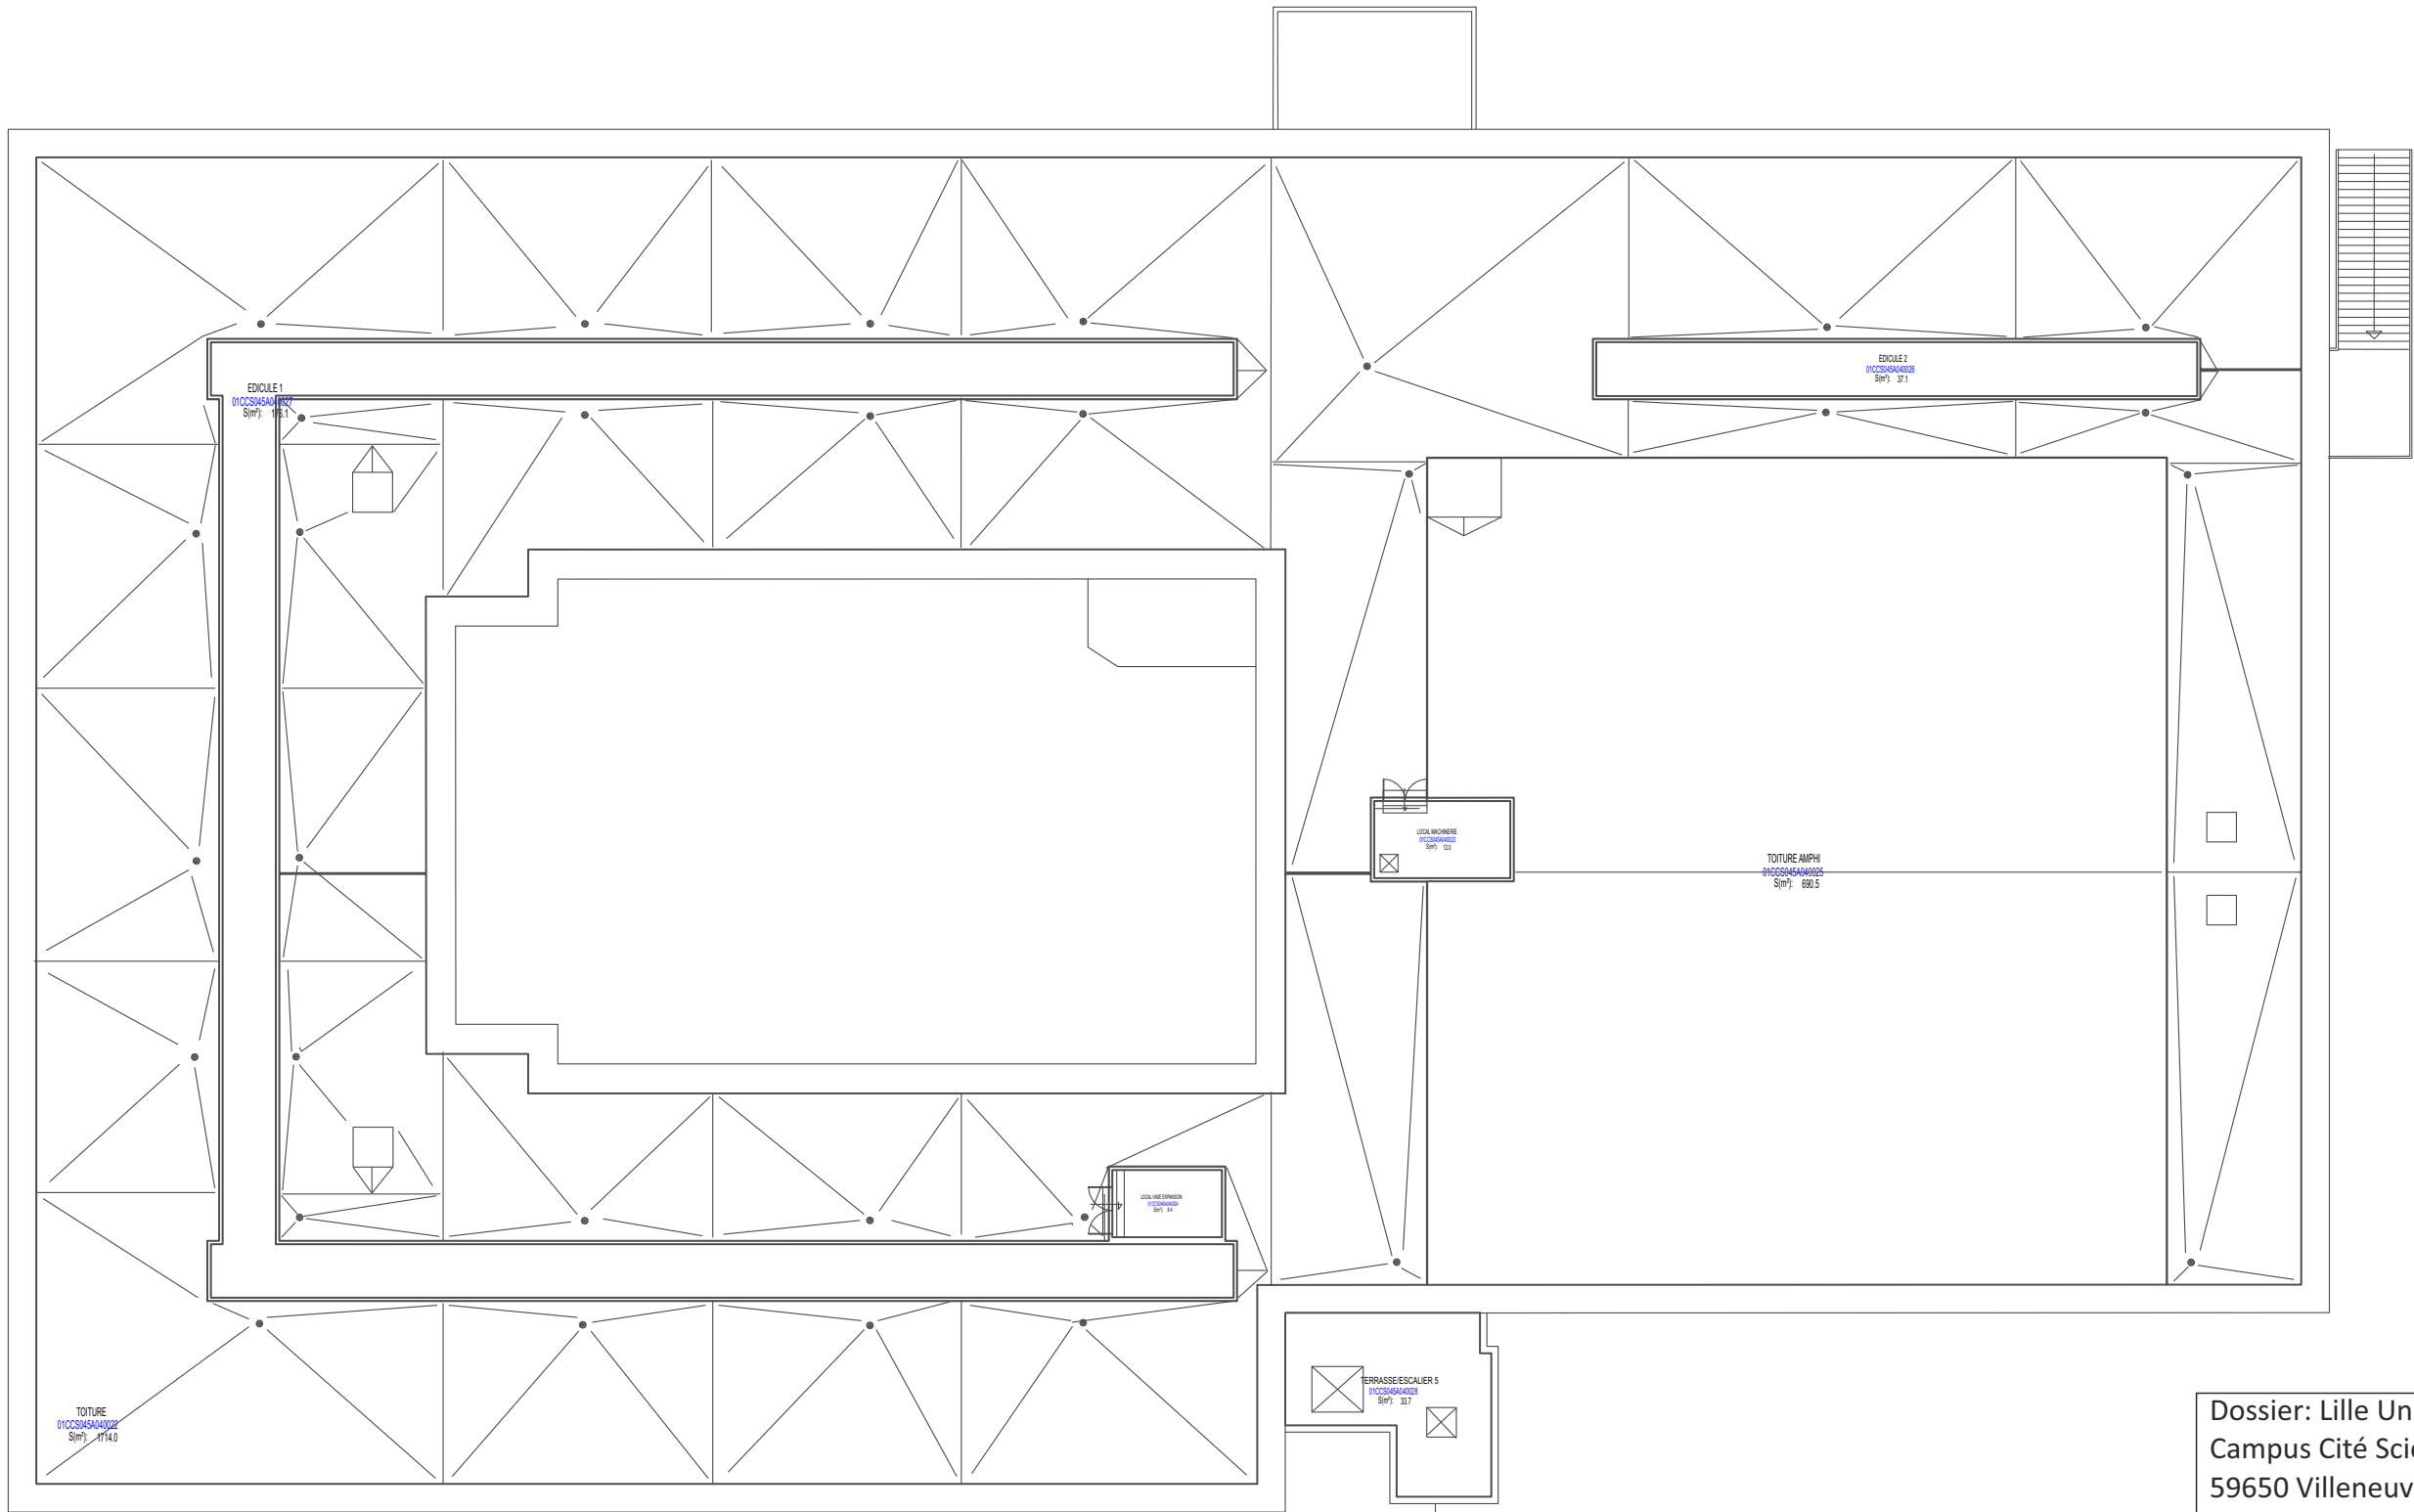

SANS OBJET

Dossier: Lille Université Campus Cité Scientifique 59650 Villeneuve-d'Ascq		
Schéma de principe de zone de désenfumage		
Date: 04/10/2022	Phase Remplacement SSI	Indice A
Echelle: 1/250		
Bâtiment P1:TOITURE		Incendie Coordination Audit Réglementation

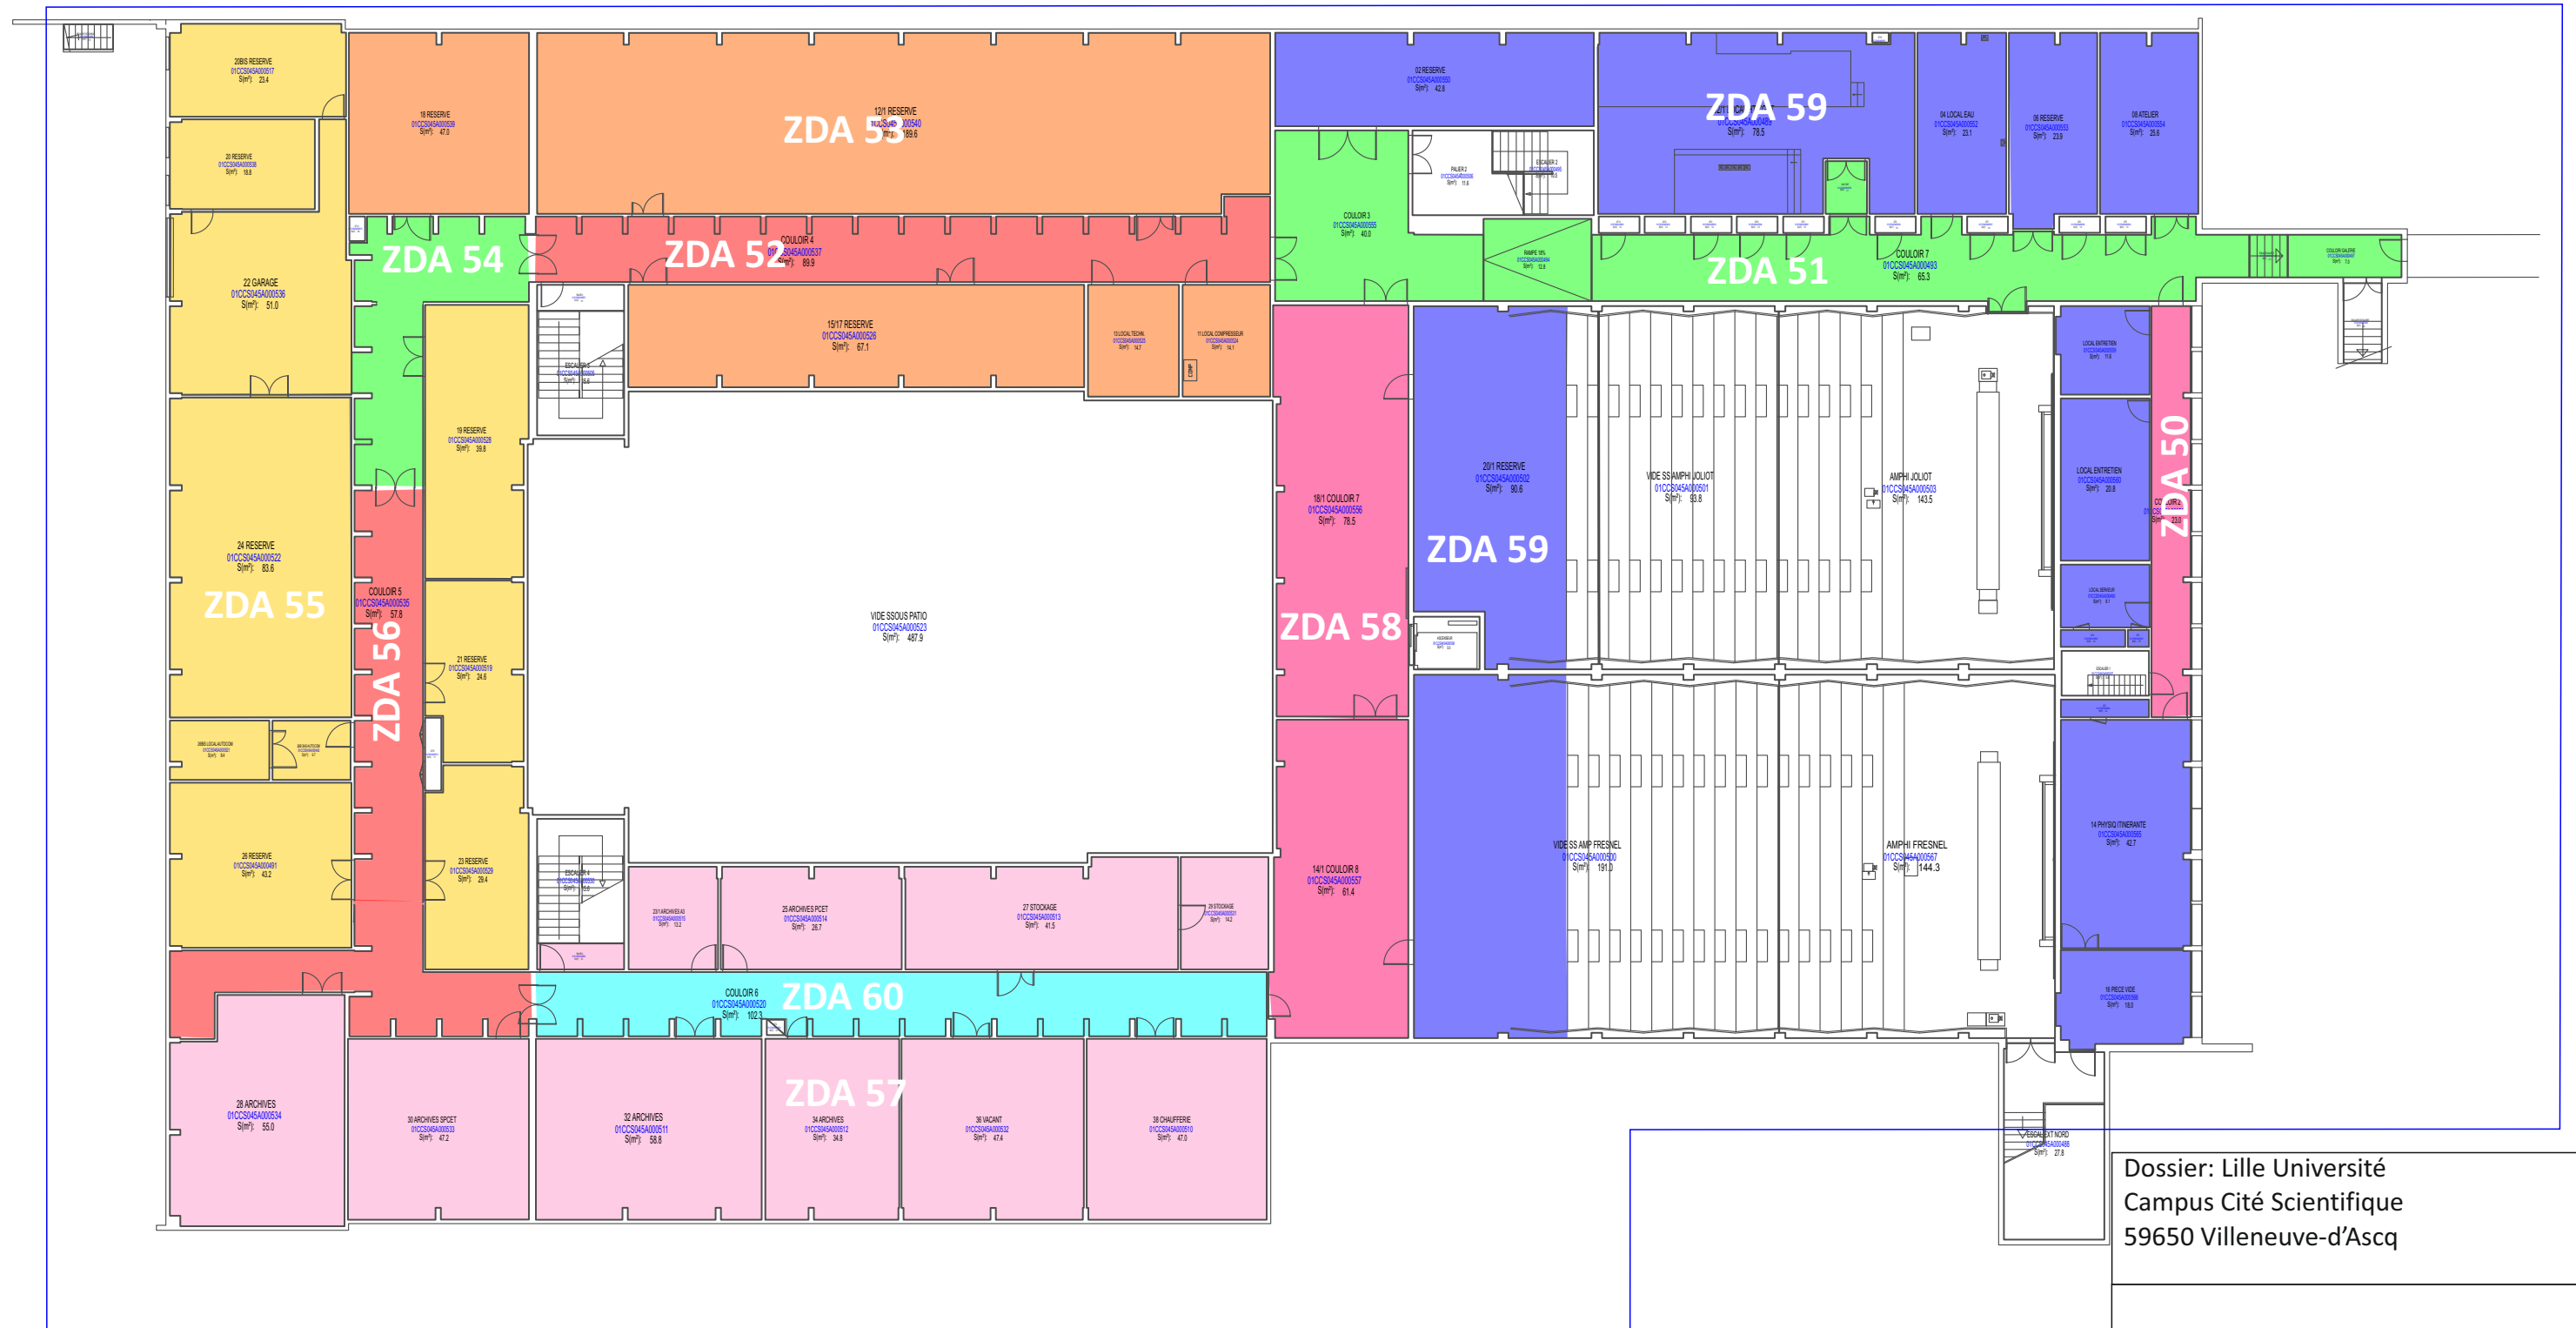

Dossier: Lille Université  
Campus Cité Scientifique  
59650 Villeneuve-d'Ascq

### Schéma de principe de zone de détections

Date: 19/10/23

Echelle: 1/250

Phase Replacement SSI

Indice  
B  
Réception

Bâtiment P1:SOUS-SOL



Dossier: Lille Université Campus Cité Scientifique 59650 Villeneuve-d'Ascq		
Schéma de principe de zone de détections		
Date: 06/09/23	Phase Remplacement SSI	Indice B
Echelle: 1/250		
Bâtiment P1:REZ DE CHAUSSE		Incendie Coordination Audit Réglementation



Dossier: Lille Université  
Campus Cité Scientifique  
59650 Villeneuve-d'Ascq

### Schéma de principe de zone de détections


Date: 06/09/23

Echelle: 1/250

Phase Replacement SSI

Indice  
B


Bâtiment P1:R+1

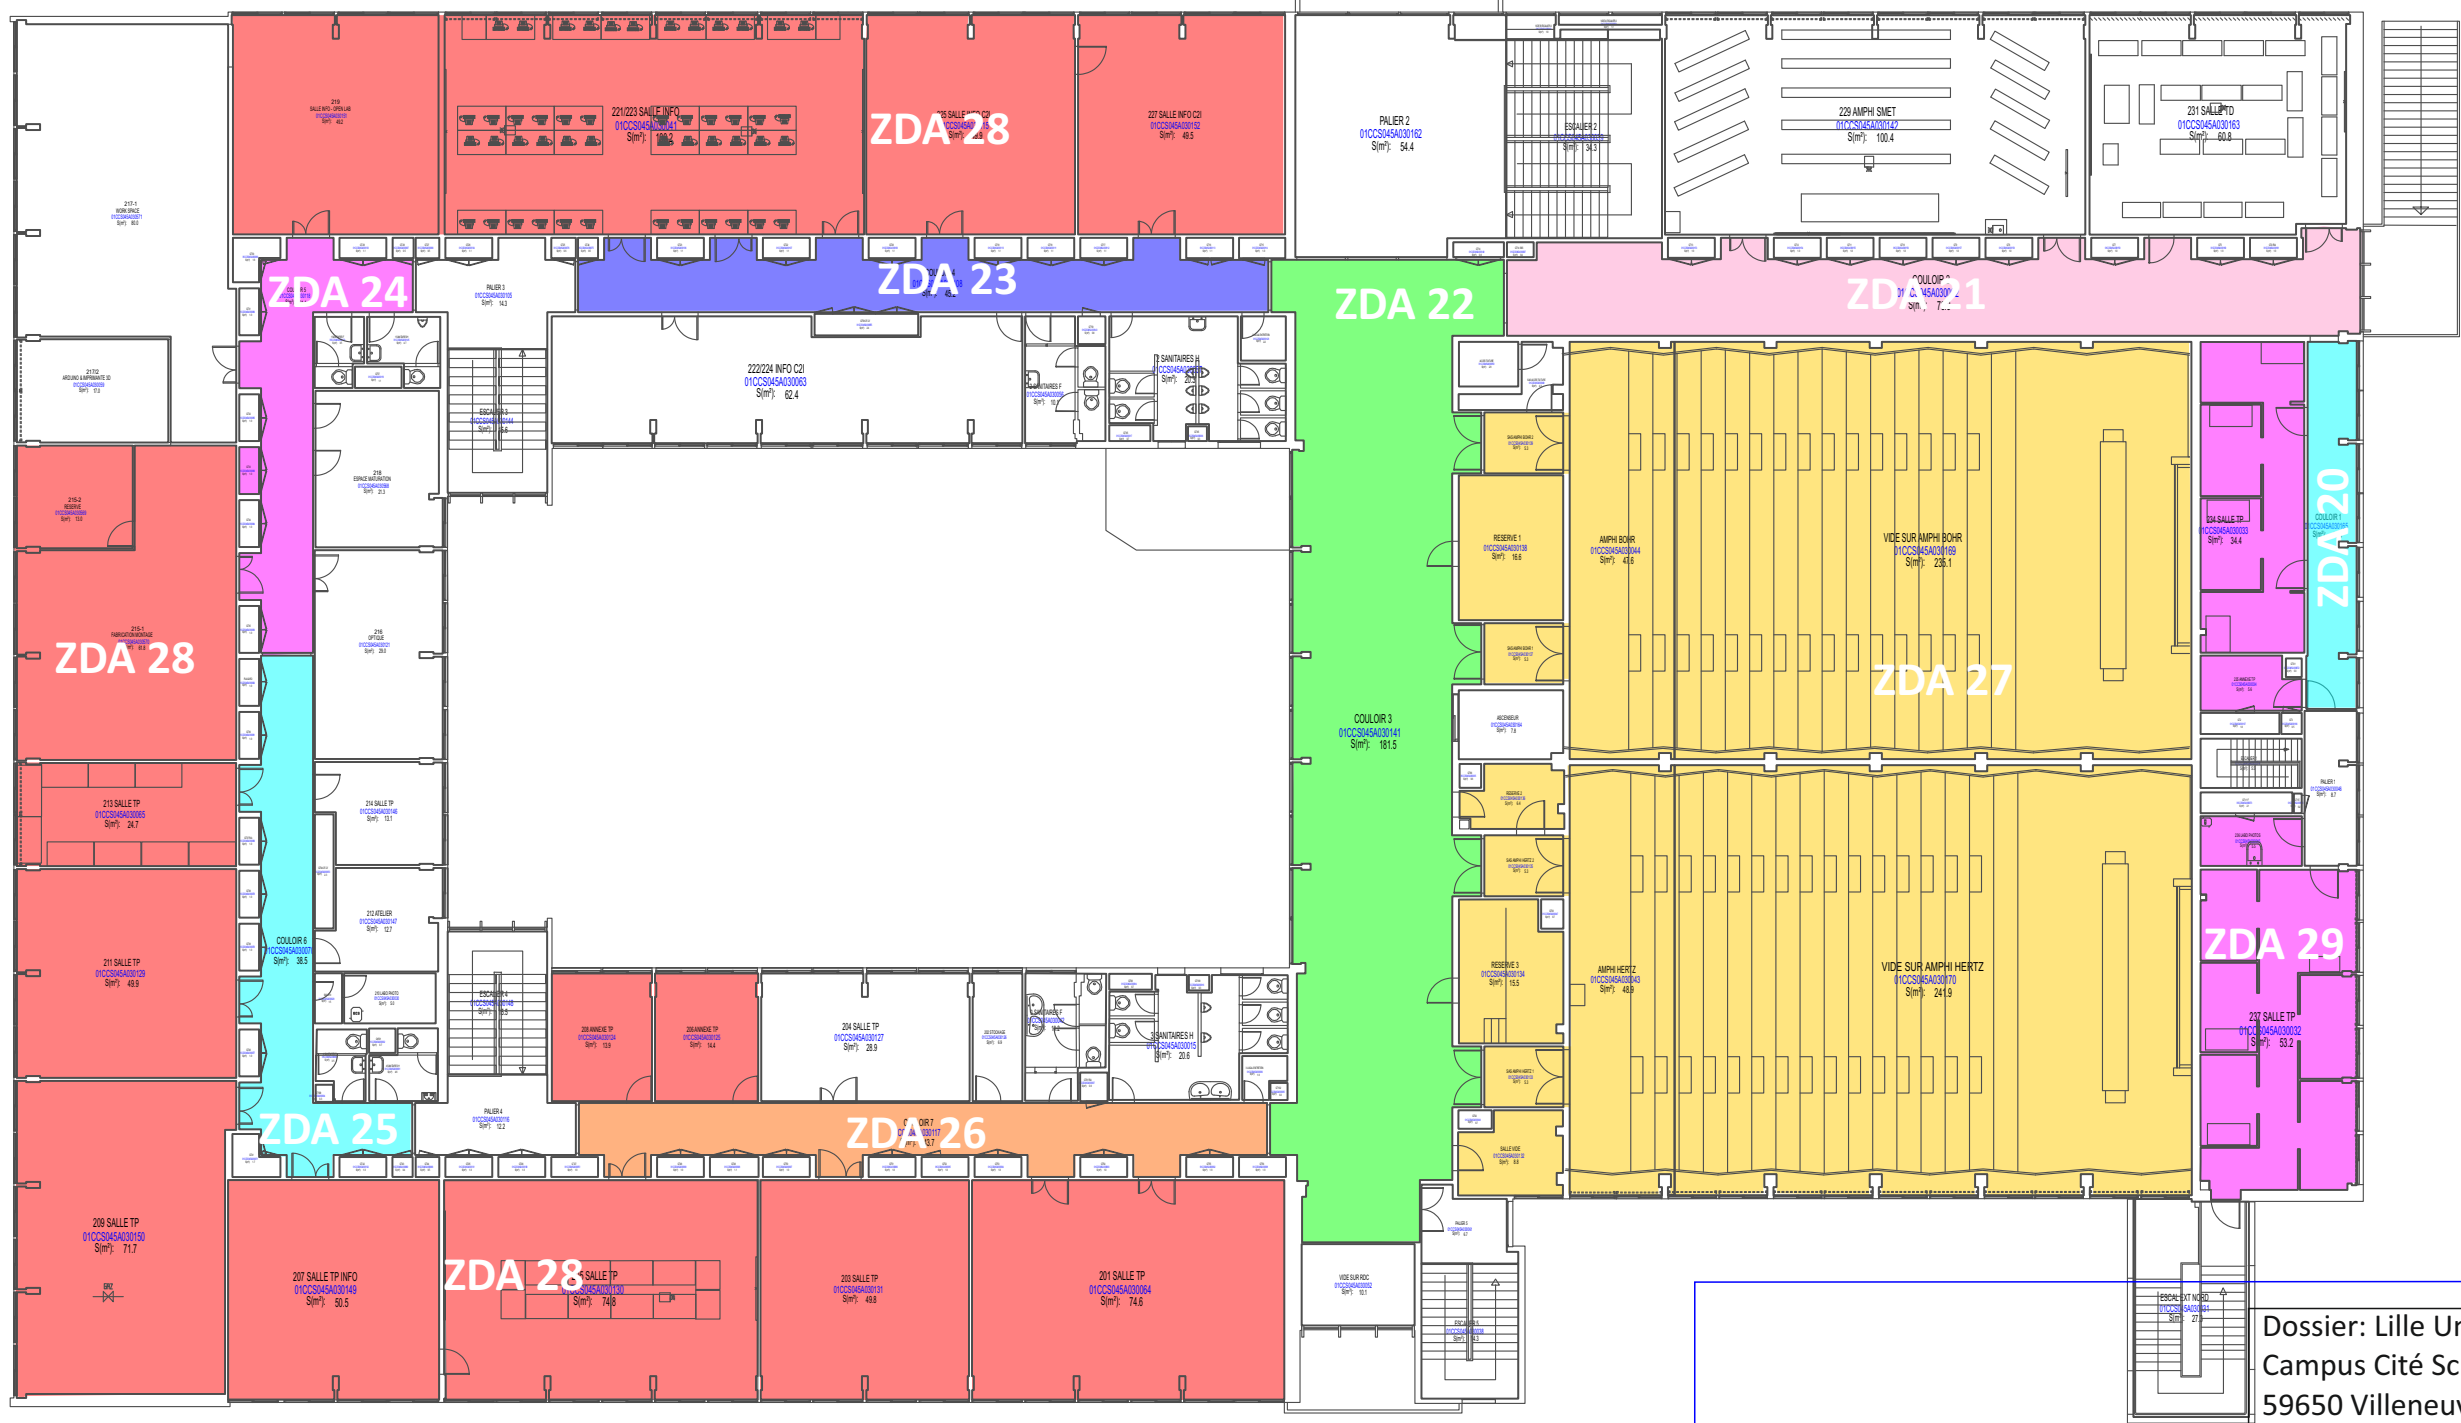

Dossier: Lille Université  
Campus Cité Scientifique  
59650 Villeneuve-d'Ascq

Schéma de principe de zone de détections

Date: 06/09/23	Phase Remplacement SSI	Indice B
Echelle: 1/250		
Bâtiment P1:R+2		Incendie Coordination Audit Réglementation

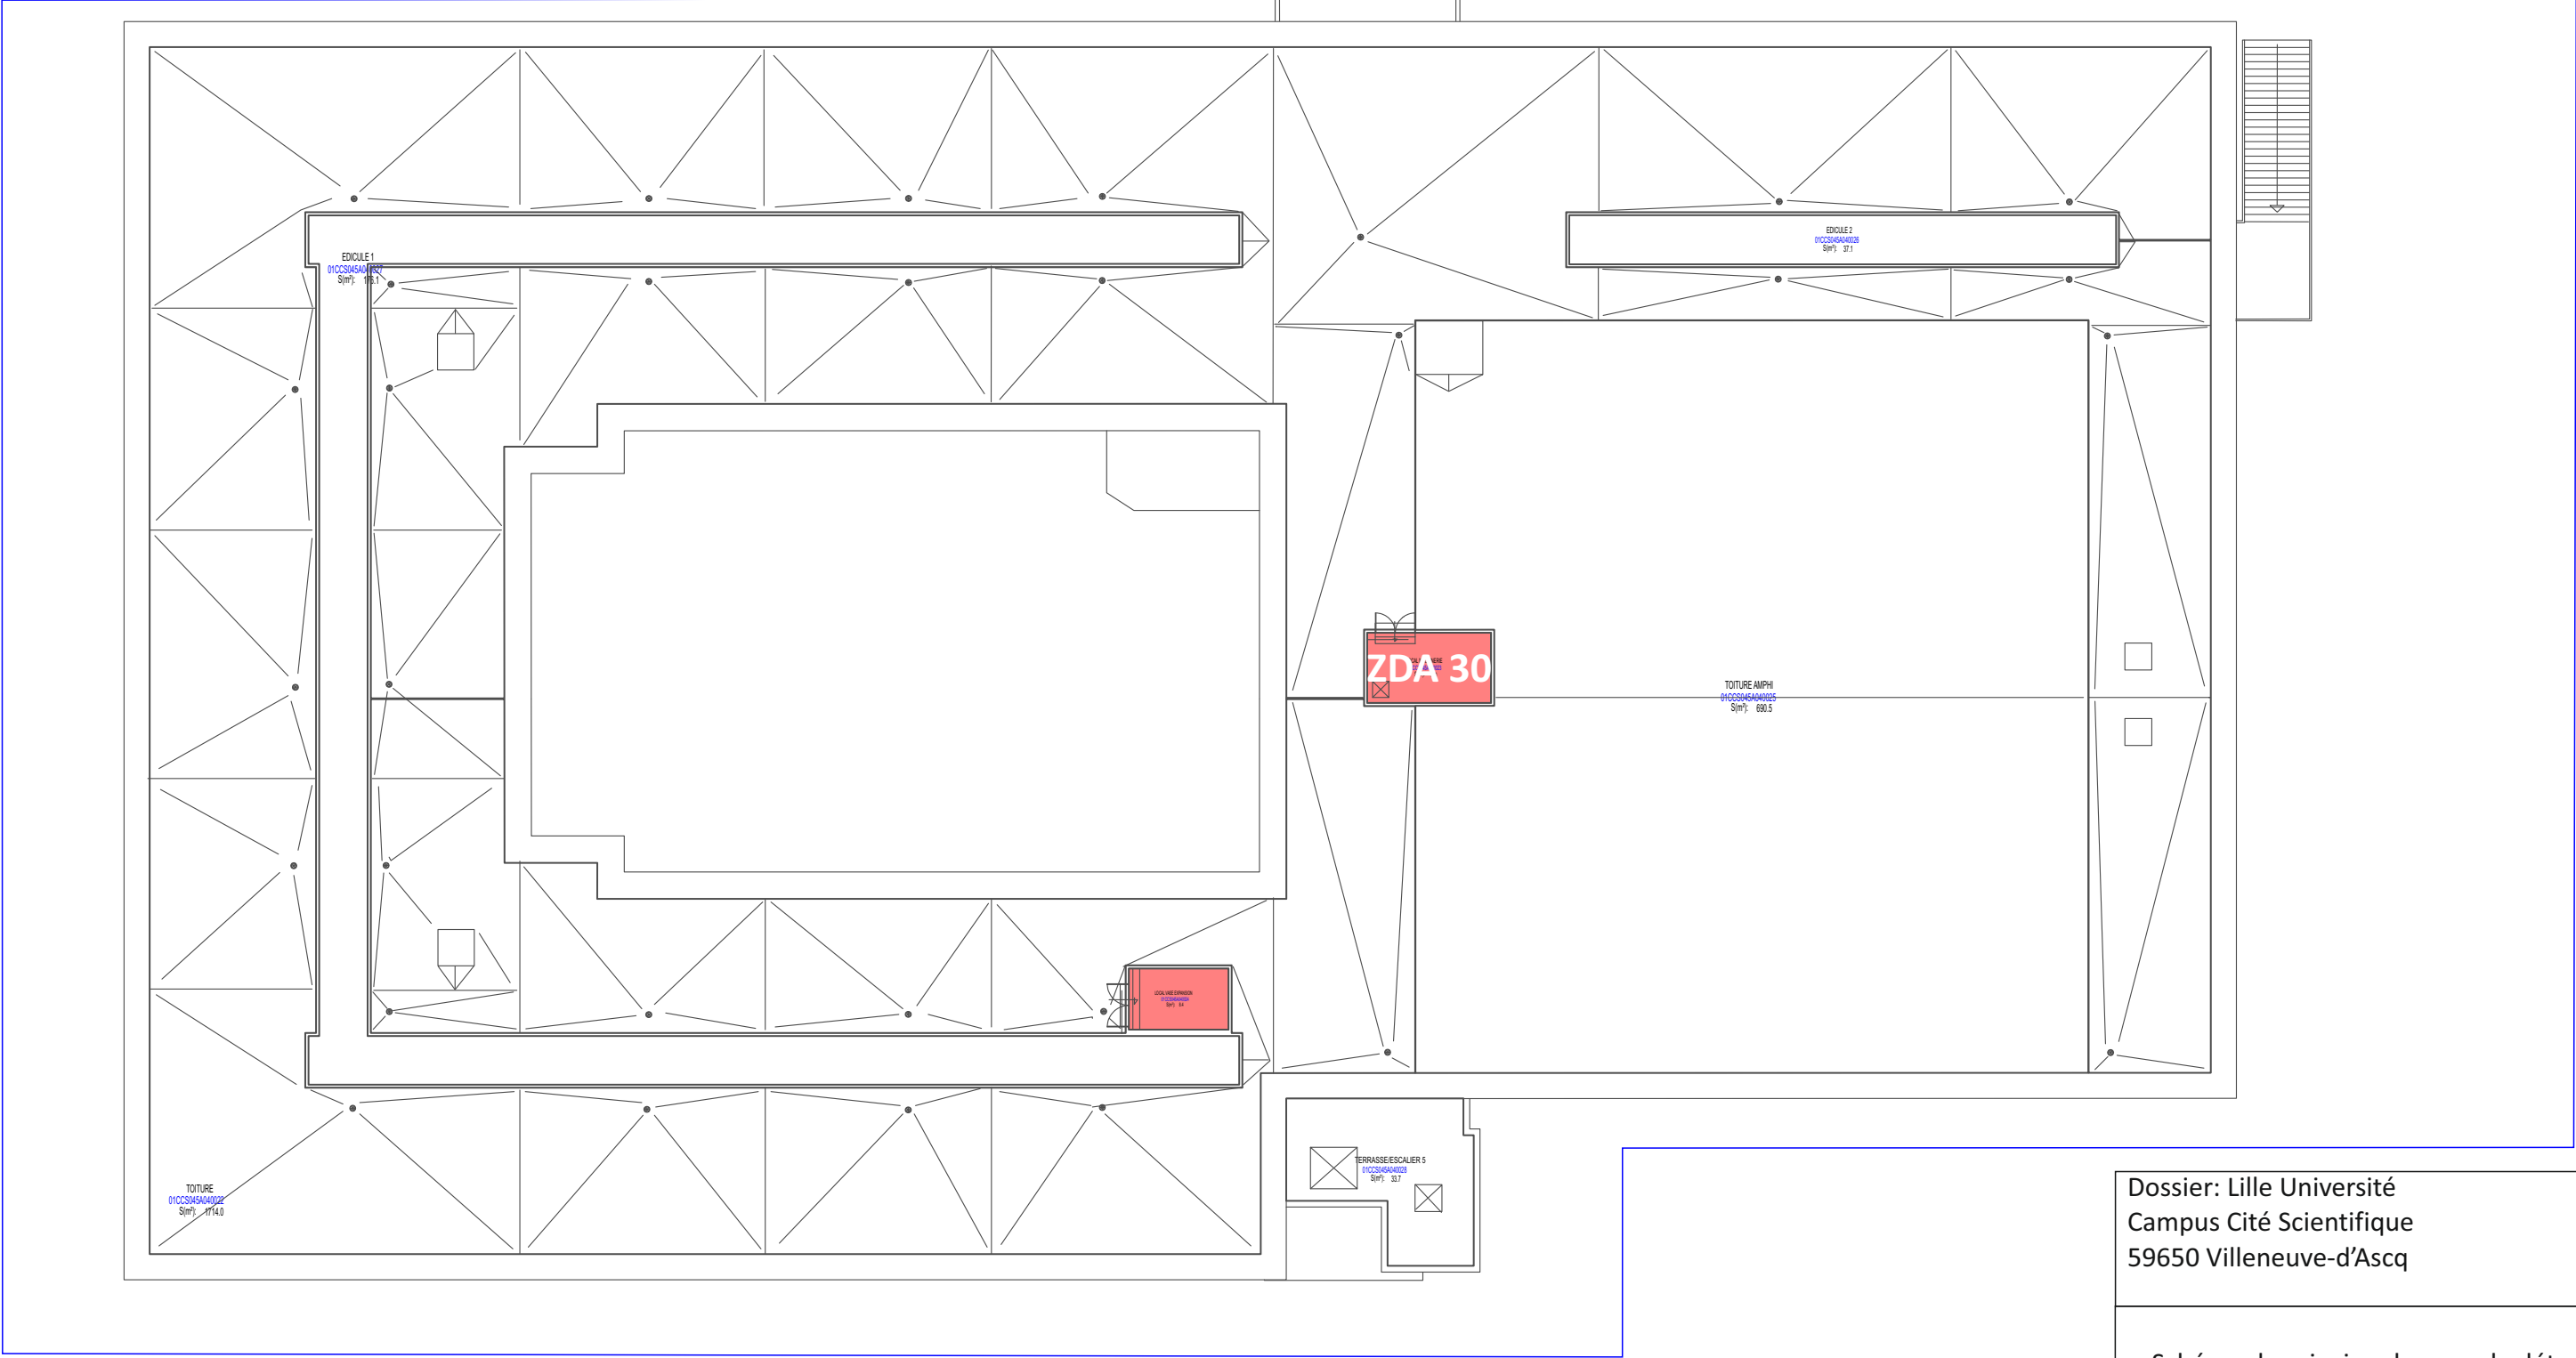

Dossier: Lille Université  
Campus Cité Scientifique  
59650 Villeneuve-d'Ascq

Schéma de principe de zone de détections

Date: 04/10/2022	Phase Remplacement SSI	Indice A
Echelle: 1/250		
Bâtiment P1:TOITURE		Incendie Coordination Audit Réglementation