



MAITRISE D' OEUVRE :
ATELIER 118, Atelier d'Architectes
Christophe CAZORLA - Laurent LECCIA
118 rue Consolat - 13001 Marseille - TEL 04.91.50.53.18
contact@atelier118architectes.fr - www.atelier118architectes.fr

SOCOTEC SMART SOLUTIONS
298 AVENUE DU CLUB HIPPIQUE
13090 AIX EN PROVENCE
lucas.blondel@socotecsmartsolutions.fr

CMA Electric
165, ROUTE DE NIMES
30220 AIGUES-MORTES
c.manin@cmae.fr

MAITRISE D' OUVREGE :
OPPIC
Opérateur du Patrimoine et des Projets Immobiliers de la Culture
30 rue du château des rentiers
75013 Paris

PLAN PROJET PLOMBERIE Sous-sol


OPERATION :
Travaux de rénovation des réseaux et d'amélioration thermique du bâtiment des ANOM

PHASE :
PRO

Date : 27/07/2025
Format : A2

N° du plan :
PLO 01
Echelle : 1/100°

MODIFICATIONS	INDICE	DATE	DESSIN

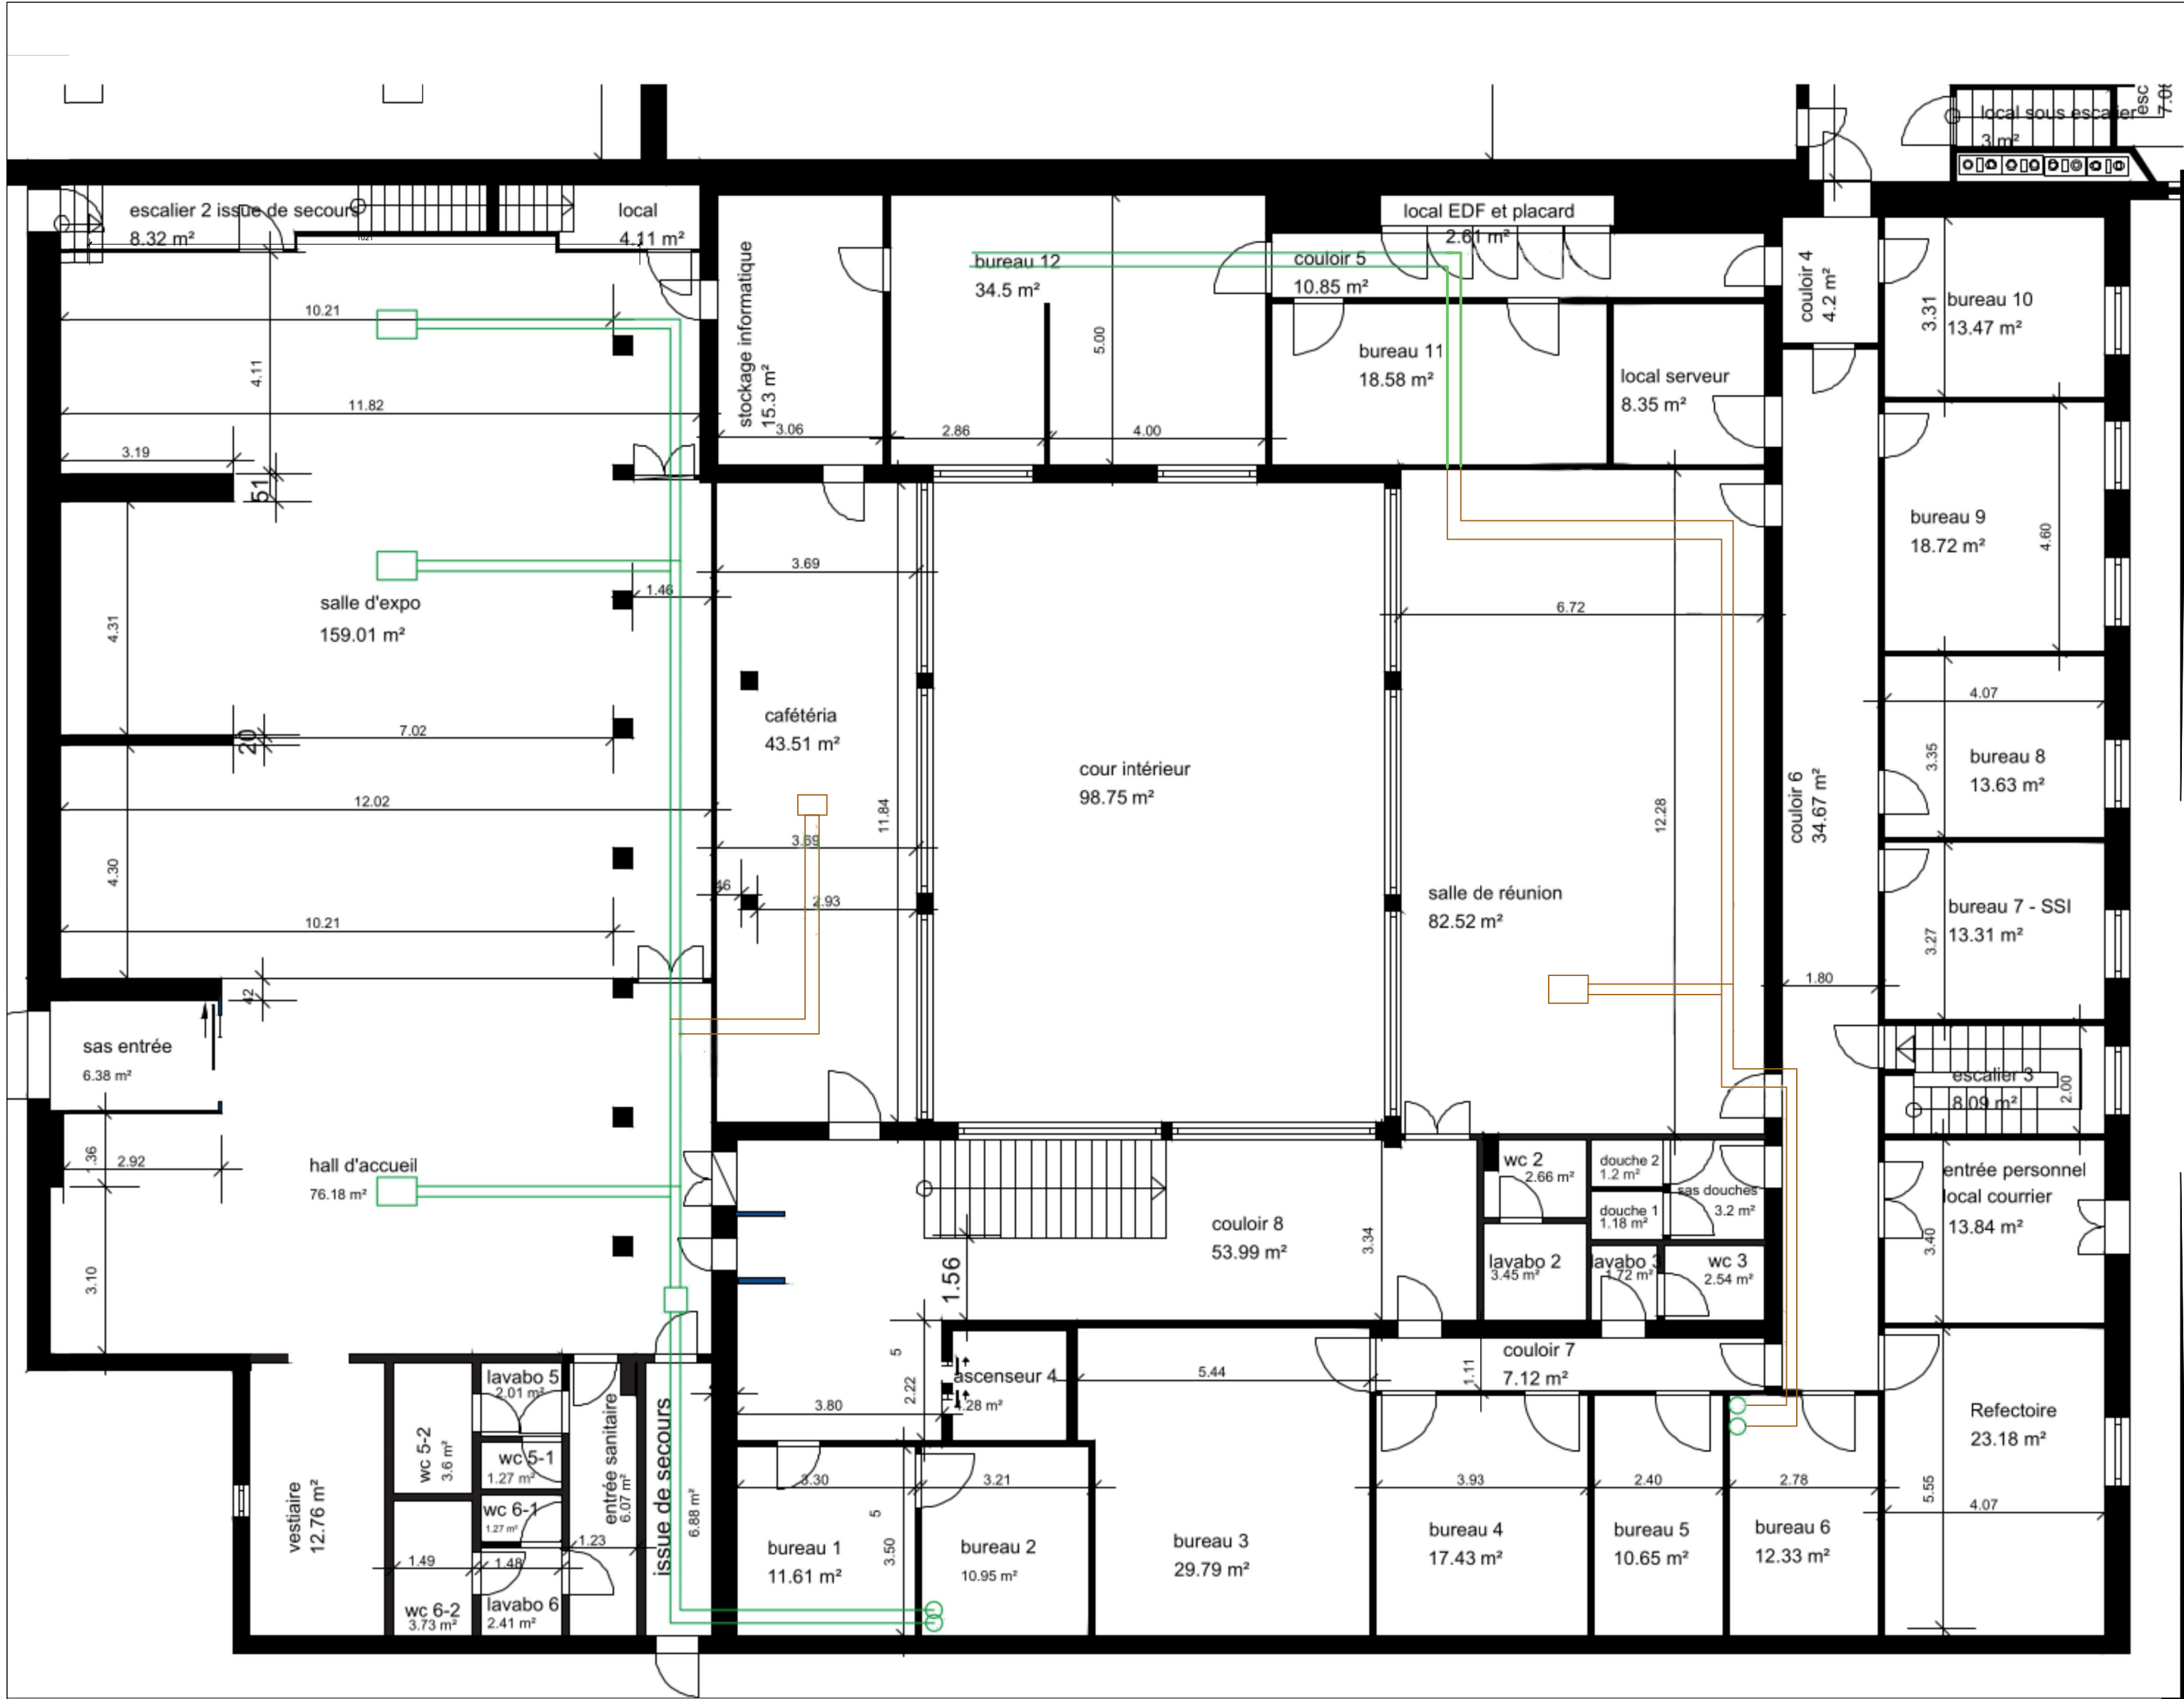

Légende

Futur réseaux

Réseaux existants

MAITRISE D' OEUVRE :

ATELIER 118, Atelier d'Architectes
Christophe CAZORLA - Laurent LECCIA
118 rue Consolat - 13001 Marseille - TEL 04.91.50.53.18
contact@atelier118architectes.fr - www.atelier118architectes.fr

SOCOTEC SMART SOLUTIONS
298 AVENUE DU CLUB HIPPIQUE
13090 AIX EN PROVENCE
lucas.blondel@socotecsmartsolutions.fr

CMA Electric
165, ROUTE DE NIMES
30220 AIGUES-MORTES
c.manin@cmae.fr

MAITRISE D' OUVRAGE :

OPPIC
Opérateur du Patrimoine et des Projets Immobiliers de la Culture
30 rue du château des rentiers
75013 Paris

PLAN PROJET PLOMBERIE RDC


OPERATION :
Travaux de rénovation des réseaux et d'amélioration thermique du bâtiment des ANOM

PHASE :
PRO

Date : 21/07/2025
Format : A2

N° du plan :
PLO 02
Echelle : °

MODIFICATIONS	INDICE	DATE	DESSIN

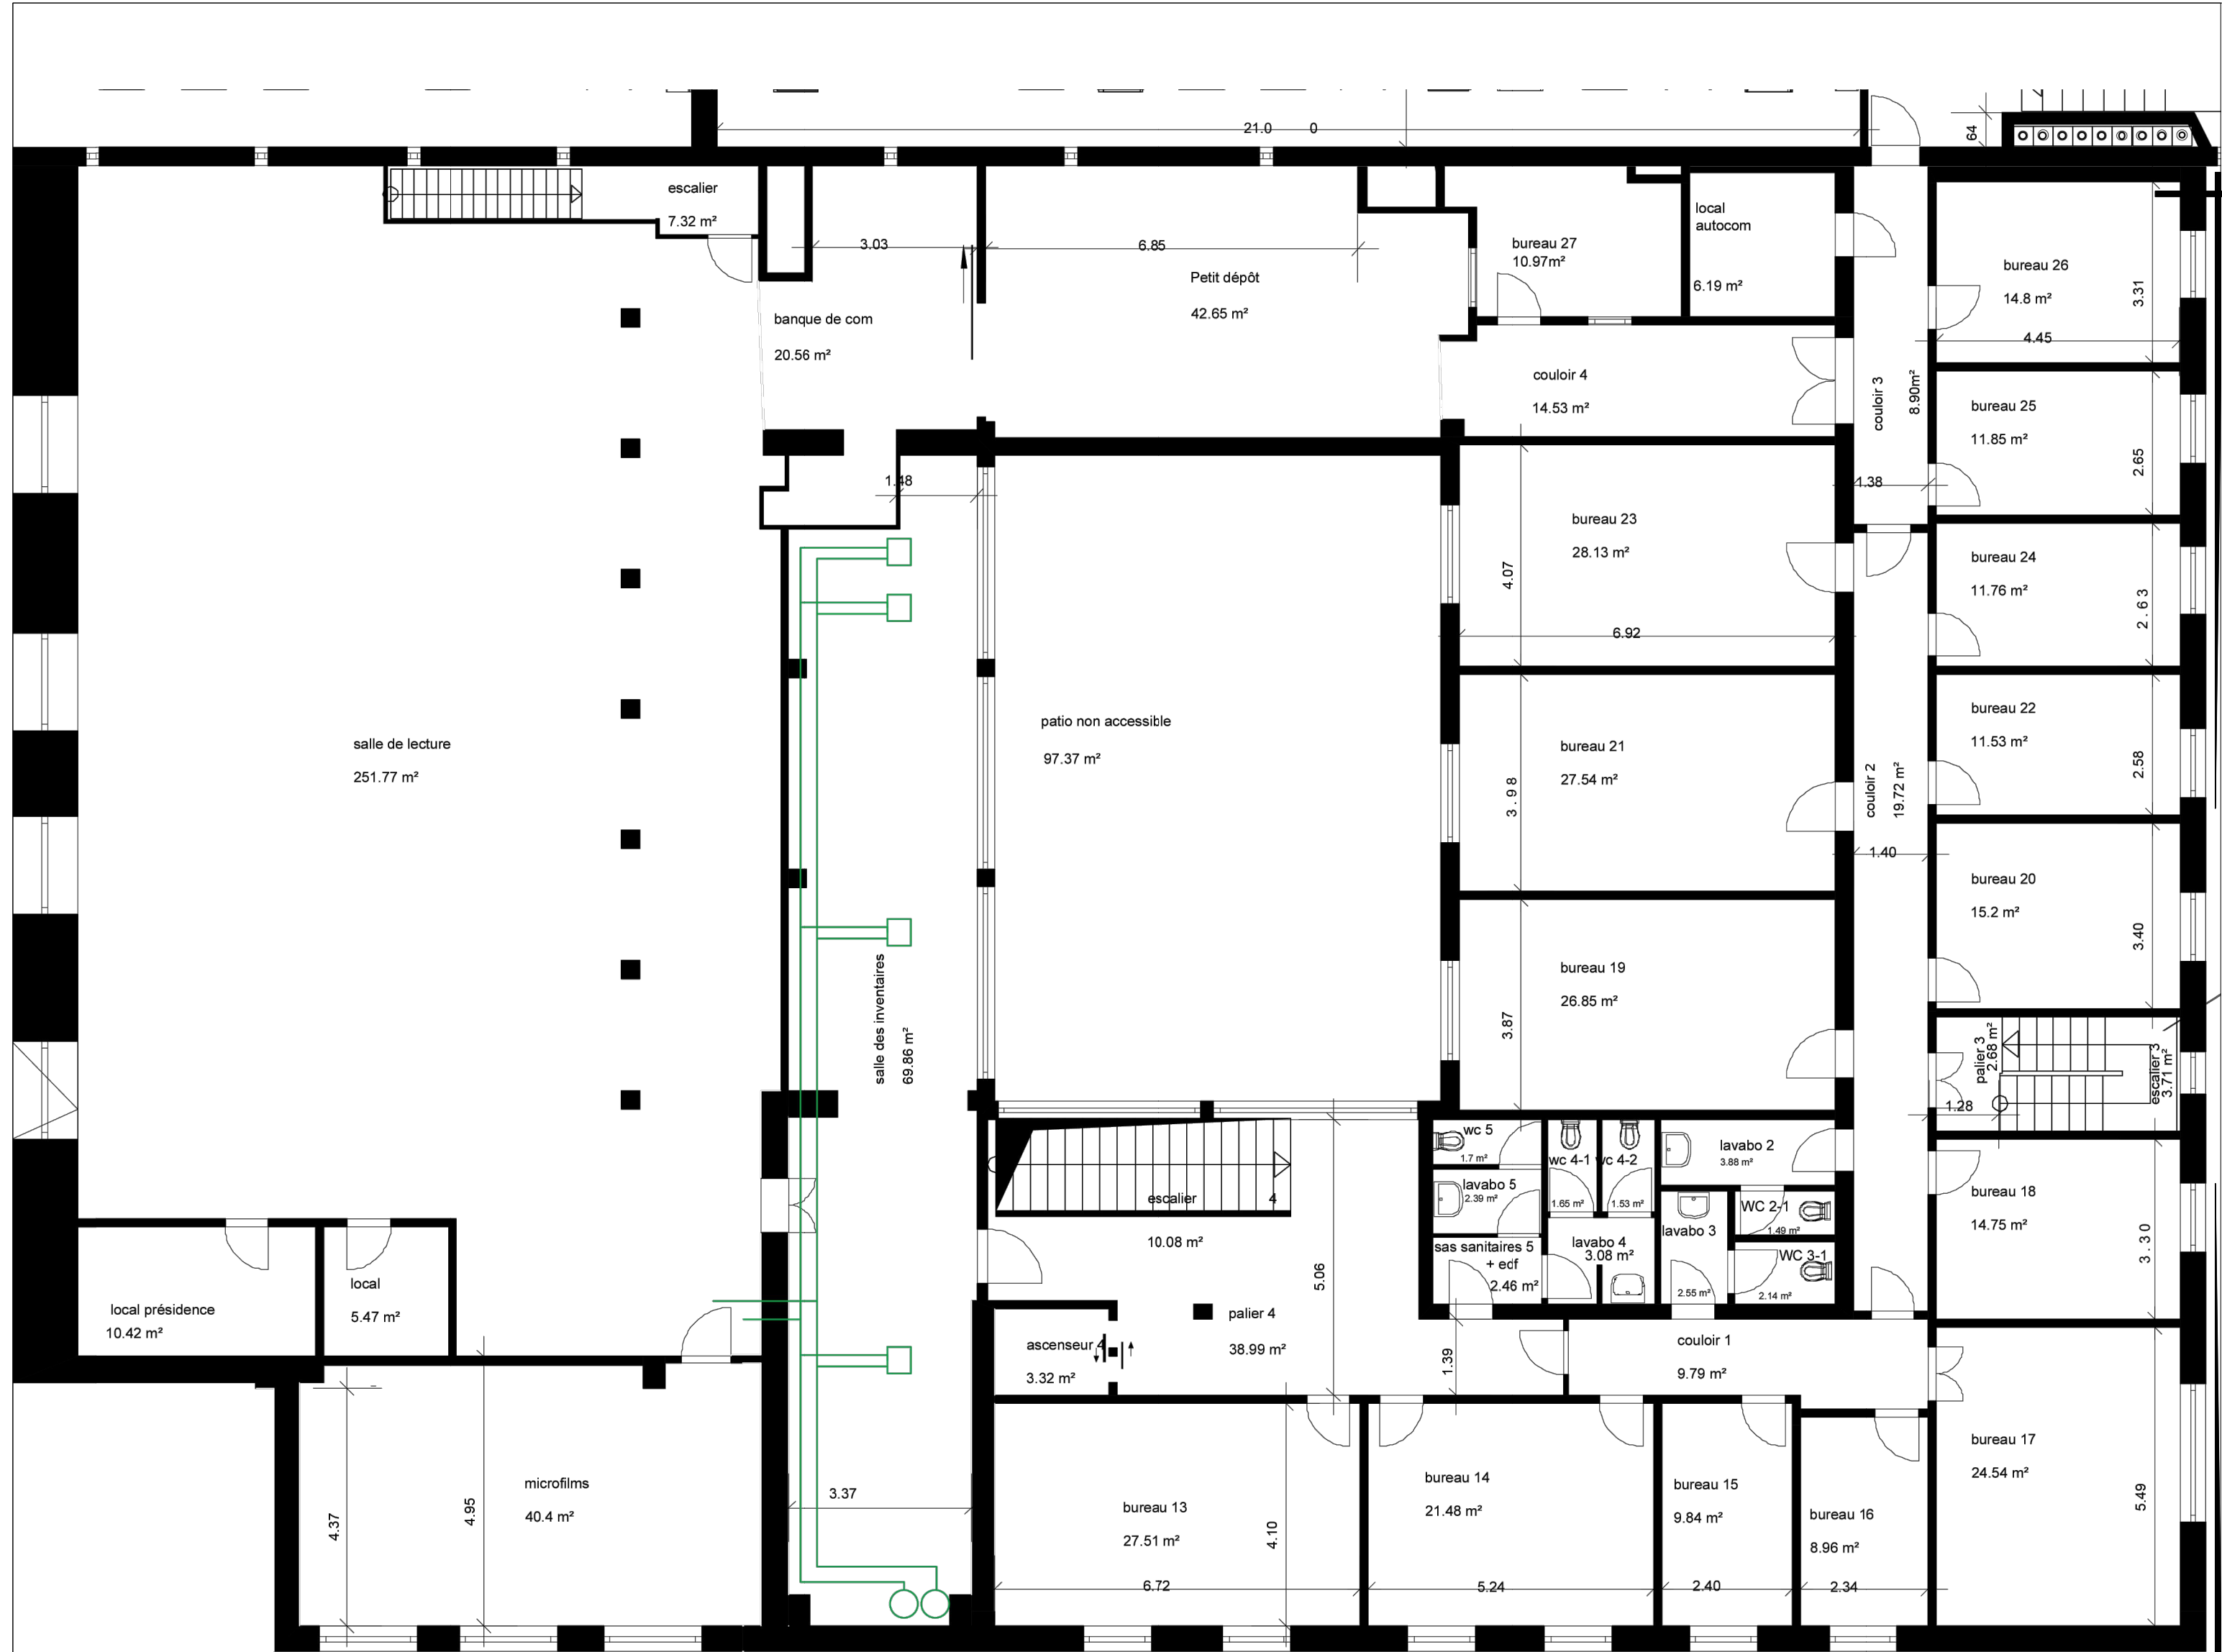

MAITRISE D' OEUVRE :
ATELIER 118, Atelier d'Architectes
Christophe CAZORLA - Laurent LECCIA
118 rue Consolat - 13001 Marseille - TEL 04.91.50.53.18
contact@atelier118architectes.fr - www.atelier118architectes.fr

SOCOTEC SMART SOLUTIONS
298 AVENUE DU CLUB HIPPIQUE
13090 AIX EN PROVENCE
lucas.blondel@socotecsmartsolutions.fr

CMA Electric
165, ROUTE DE NIMES
30220 AIGUES-MORTES
c.manin@cmae.fr

MAITRISE D' OUVREGE :
OPPIC
Opérateur du Patrimoine et des Projets Immobiliers de la Culture
30 rue du château des rentiers
75013 Paris

PLAN PROJET PLOMBERIE R+1

OPERATION :
Travaux de rénovation des réseaux et d'amélioration thermique du bâtiment des ANOM

PHASE :
PRO

Date : 17/07/2025
Format : A2

N° du plan :
PLO 03
Echelle : 1/100°

MODIFICATIONS	INDICE	DATE	DESSIN