



FACADE SUD-EST

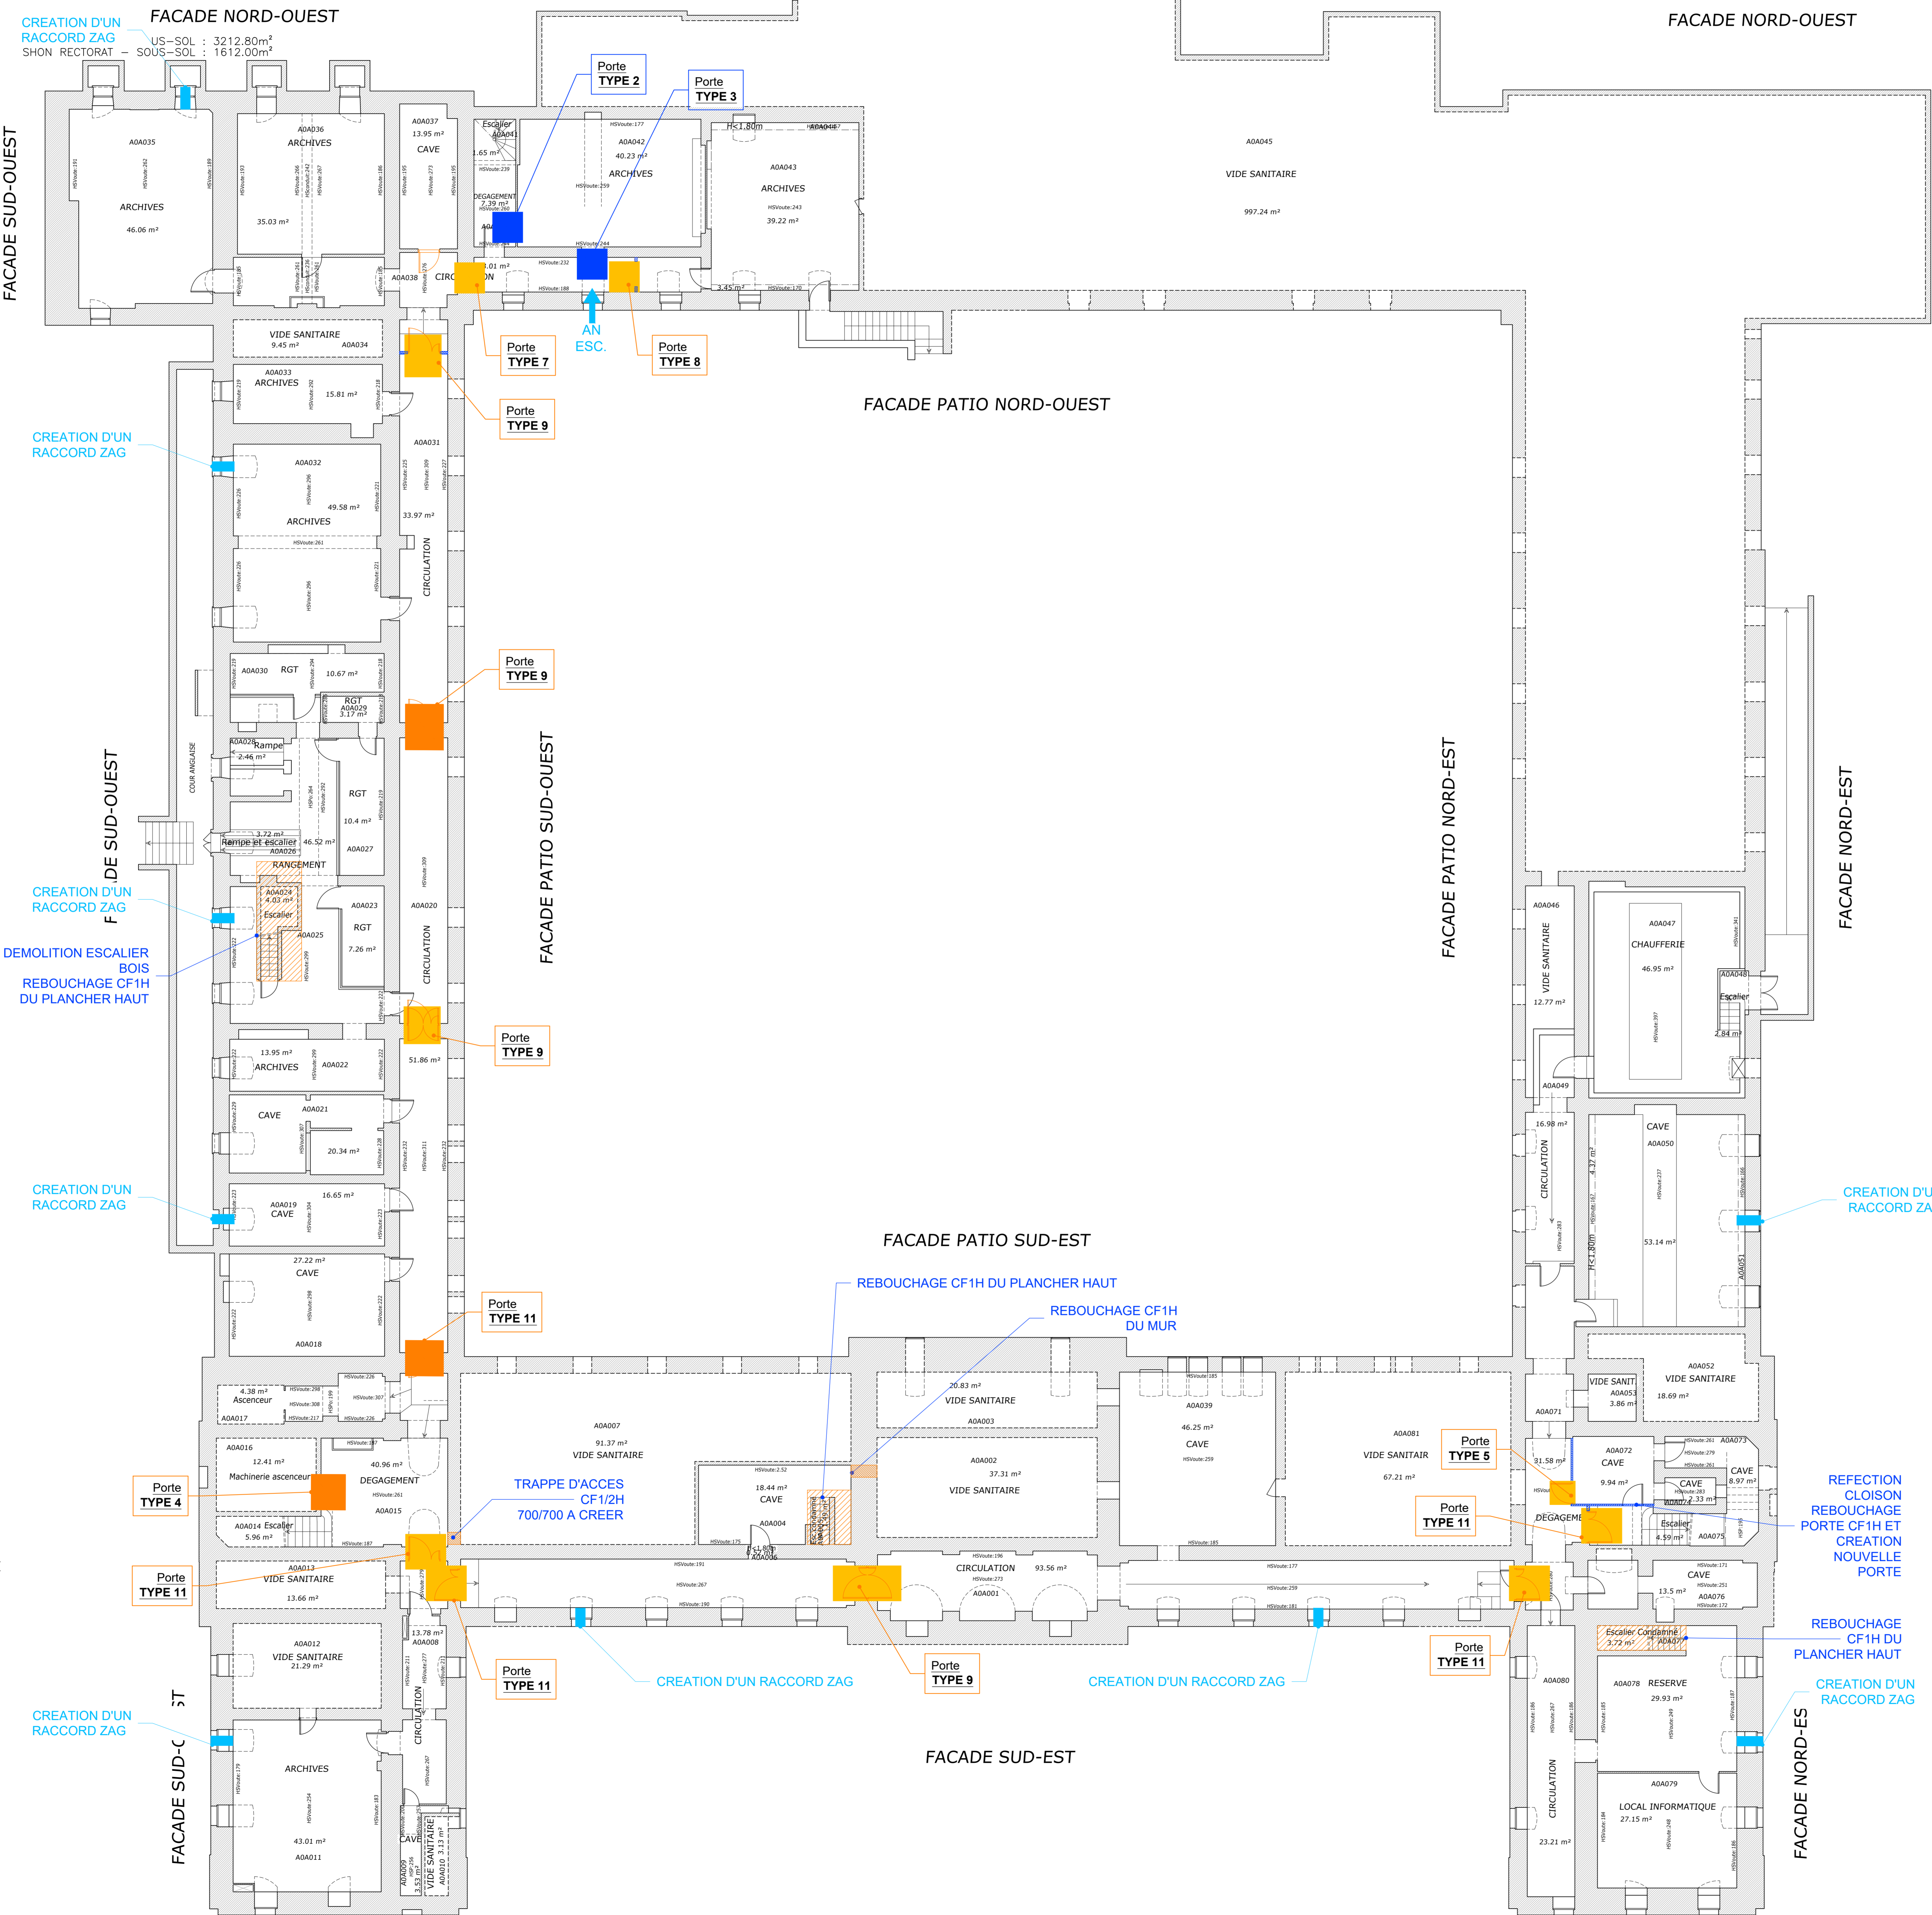

Plan de faux plafond

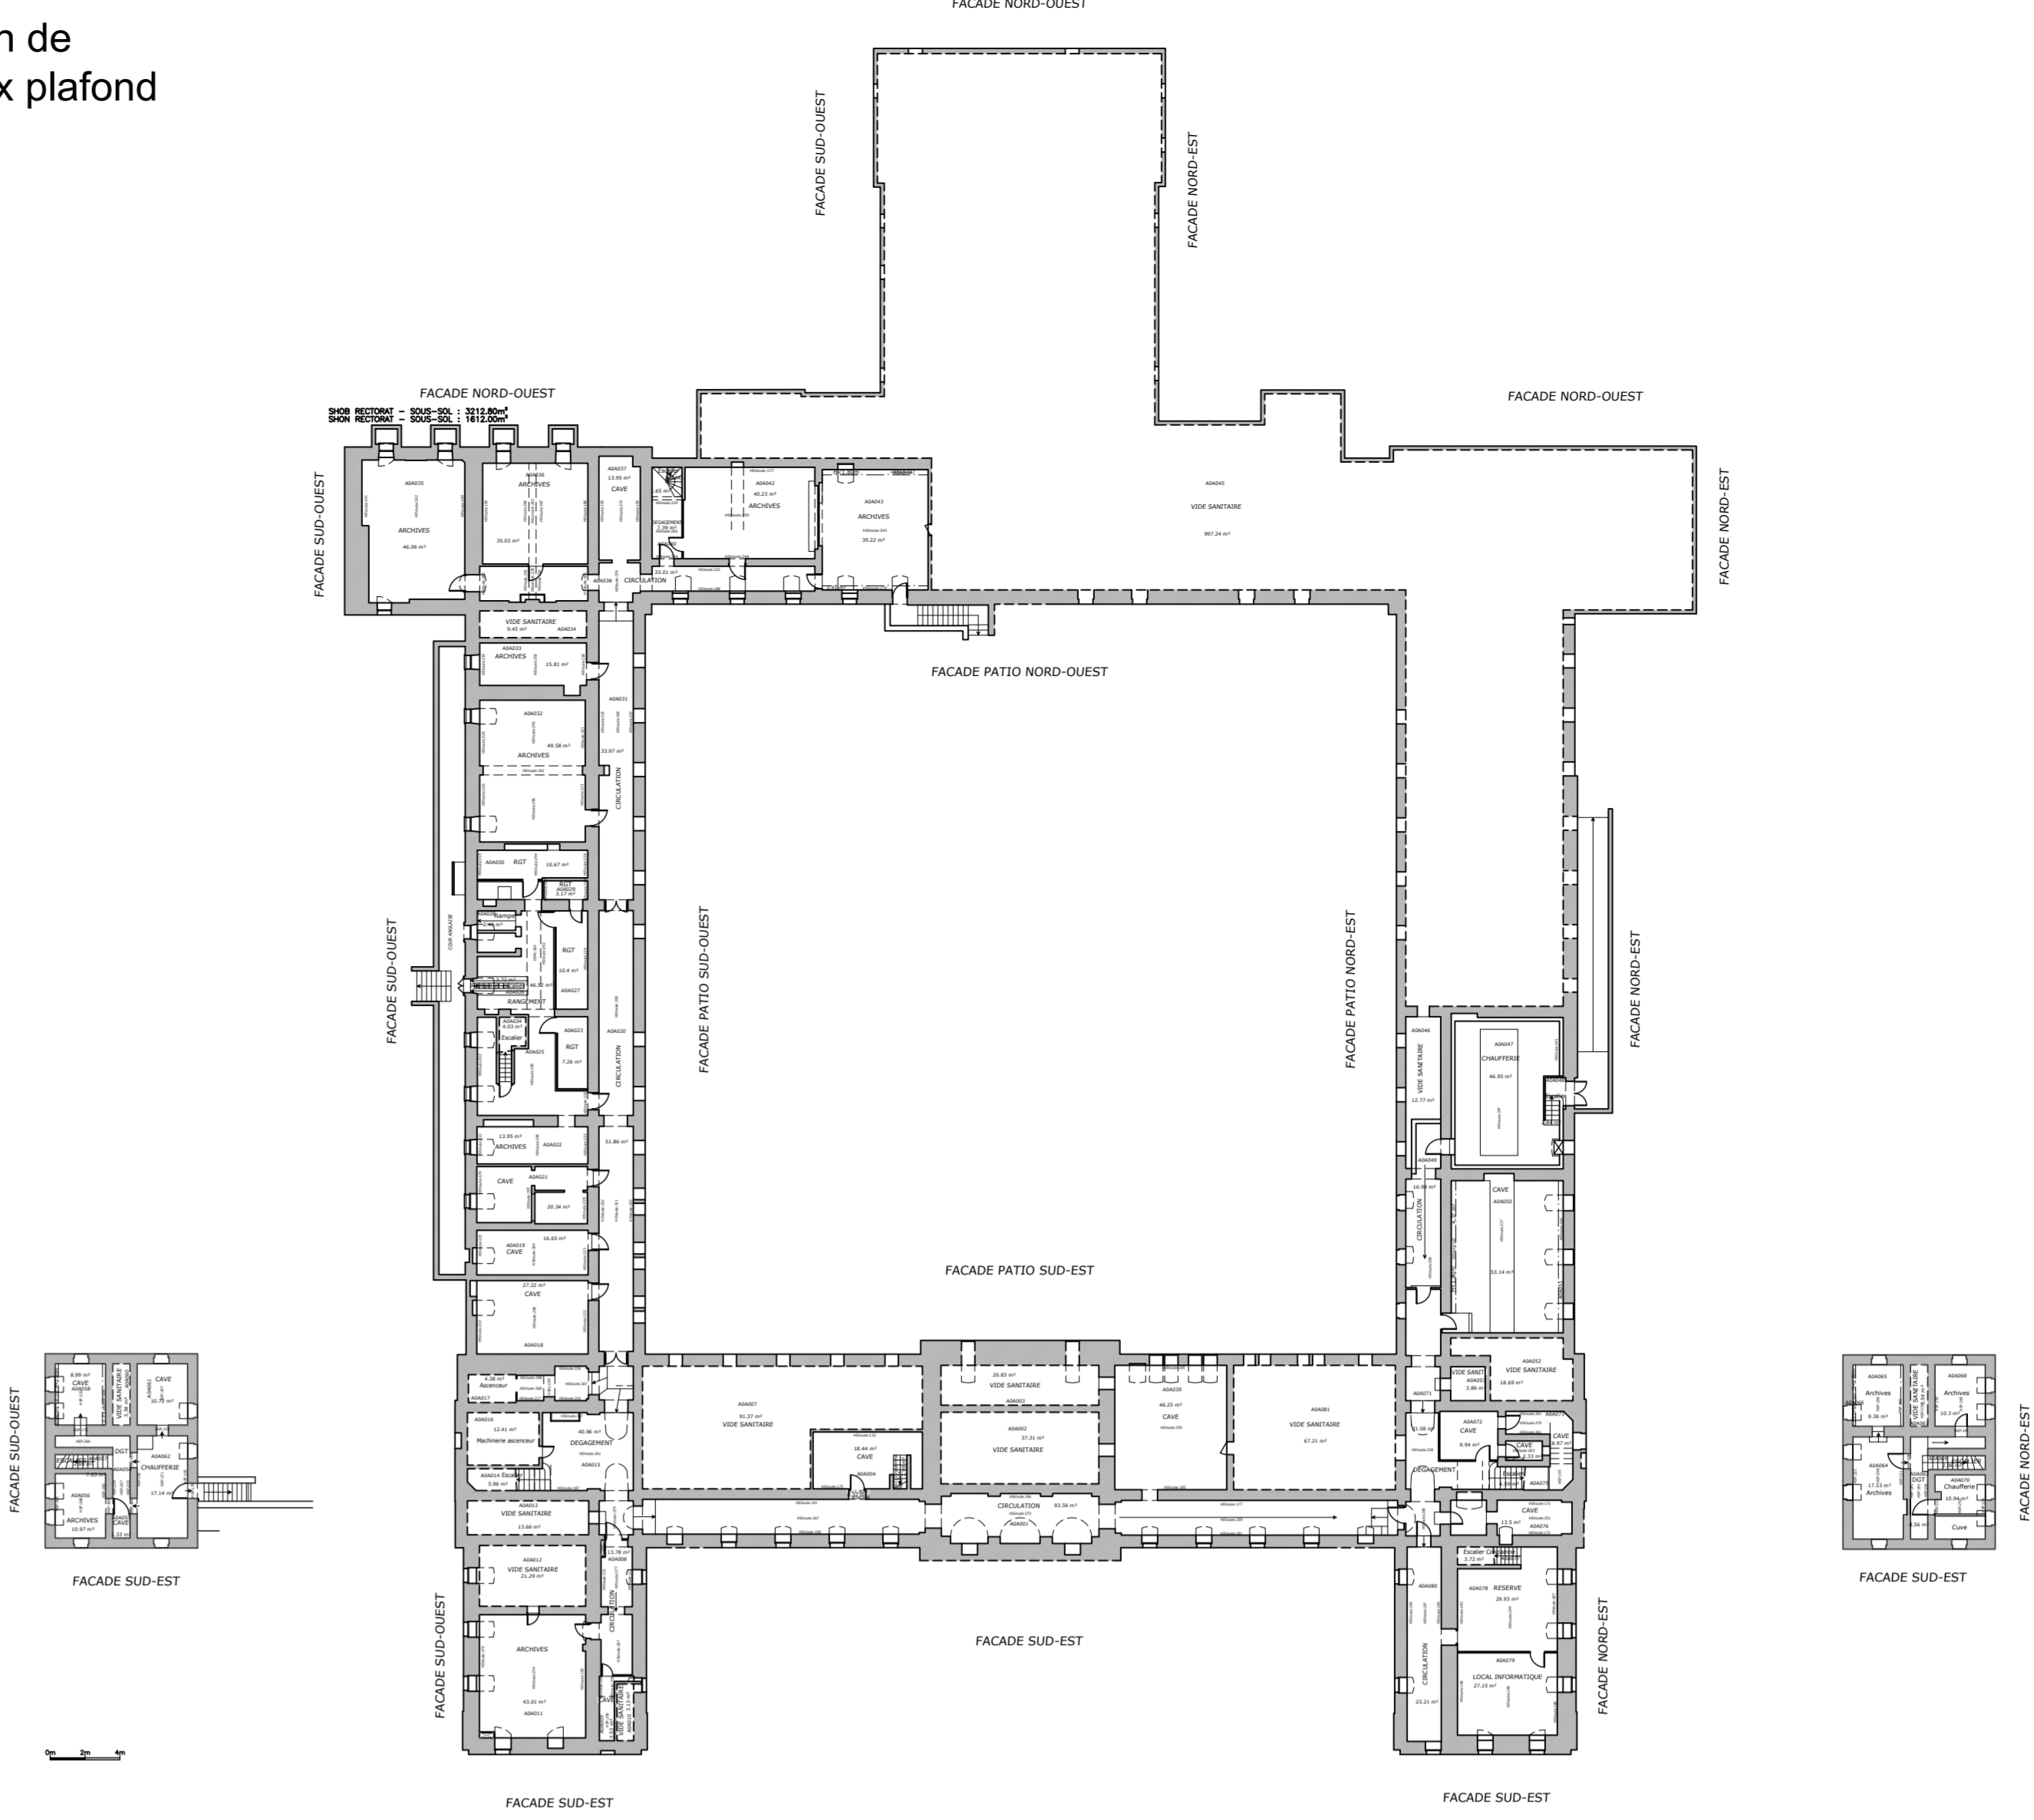

LEGENDE TRAVAUX	
	INDICATIONS LOT MENUISERIE
	INDICATIONS LOT DESENFUMAGE
	FAUX PLAFONDS 600x600
	CLOISON CFH A CREER
	MENUISERIES PORTES CFH
	MENUISERIES PORTES PF12H
	ENSEMBLES MENUISERIES ARCHITECTURALES CREEES
	PORTES ARCHITECTURALES EXISTANT CONSERVEES
	GAINE DE DISTRIBUTION

RECTORAT CAEN

24ZAA019

Mise en sécurité

PLAN D'IMPLANTATION TOUT CORPS D'ETAT / DESENFUMAGE SOUS-SOL

Coordonateur SSI	CONCEPTIS ZAC du Long Court 4 longue rue des Architectes 14111 LOUVIGNY Email : Secretariat@conceptis-ing.com			Tel : 02 31 74 74 10 Fax : 09 70 08 04 42

N° PLAN	Création : JUIN 2025	Echelle : 1/100	Format : A0
TCE-01	Indice : A	Date : 09/11/2025	Préparer Diffusion DCE





RECTORAT
CAEN

PLAN D'IMPLANTATION
TOUT CORPS D'ETAT / DESENFUMAGE
REZ DE CHAUSSEE

<p>Coordonateur SSI</p> <p> CONCEPTIS ingénierie en sécurité incendie</p>	<p>CONCEPTIS</p> <p>ZAC du Long Court 4 longue vue des Architectes 14111 LOUVIGNY Email : Secretariat@conceptis-ing.com</p>	<p>Tél : 02 31 74 74 10 Fax : 09 70 08 84 42</p>
---	---	--

N° PLAN TCE-02	Création: JUIN 2025		Echelle: 1/100	Format: A0
	Index	Date	Objet	
	A	09/11/2025	Première Diffusion DCE	

Plan de faux plafond

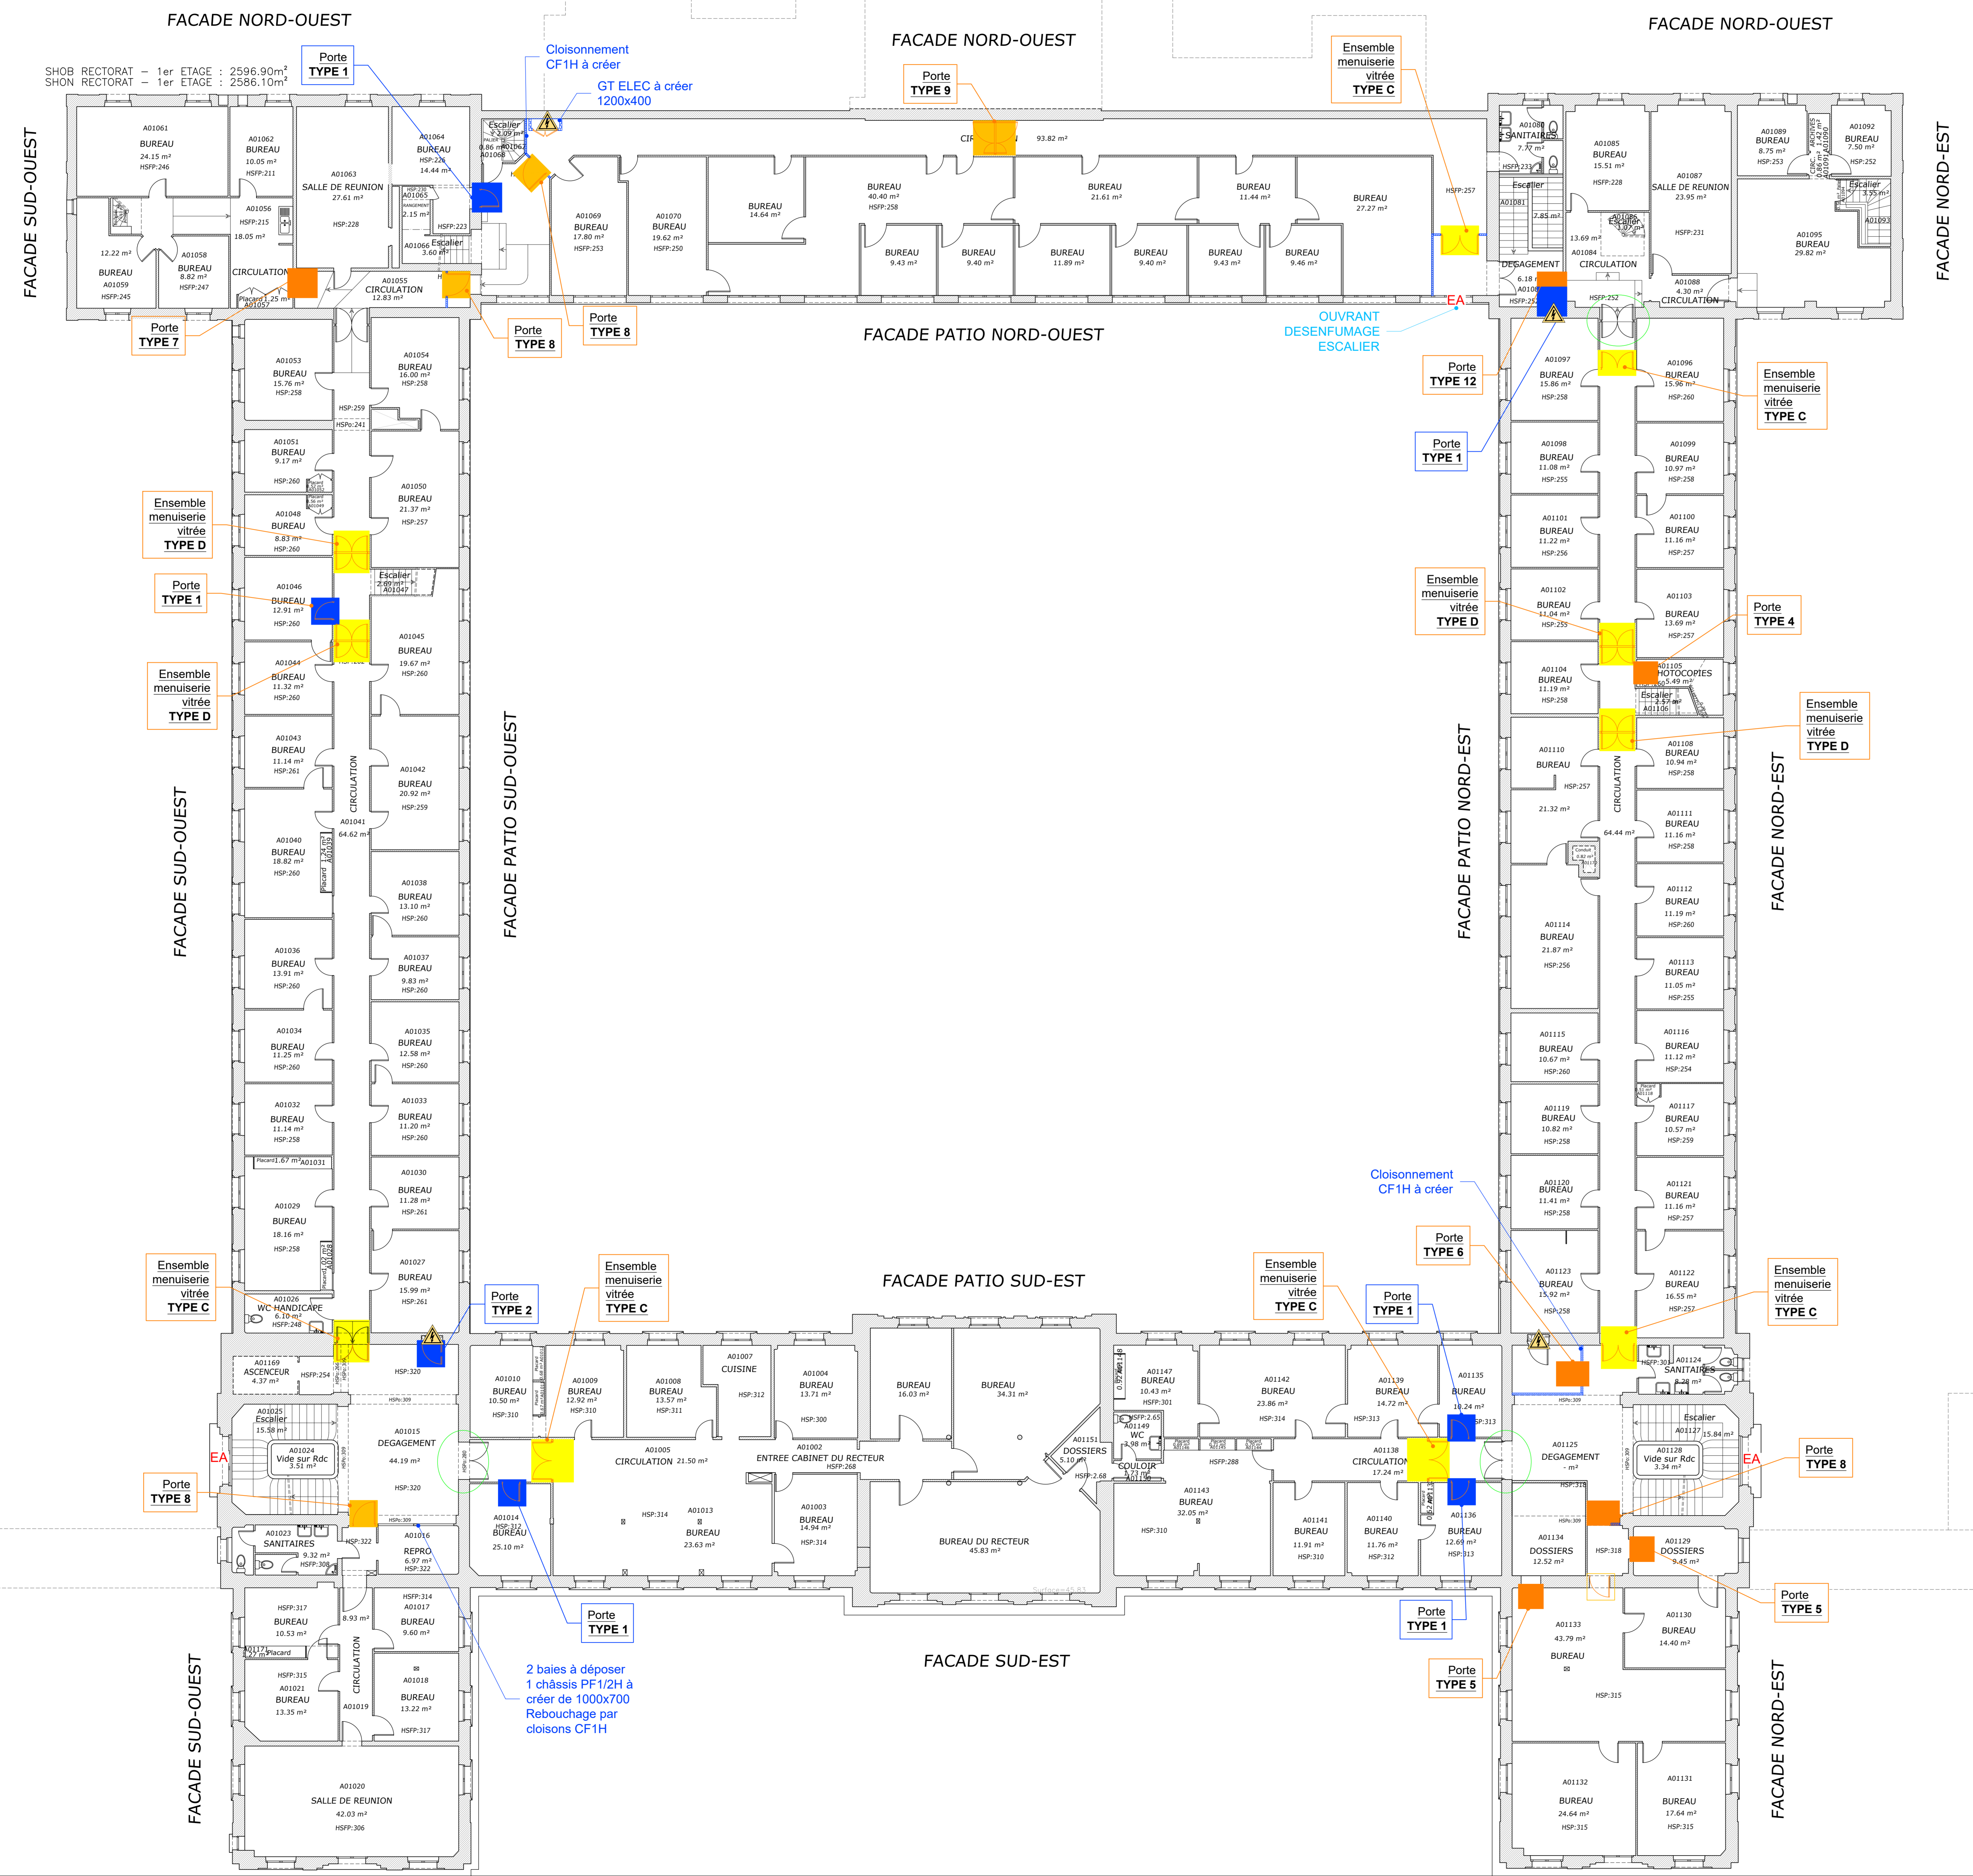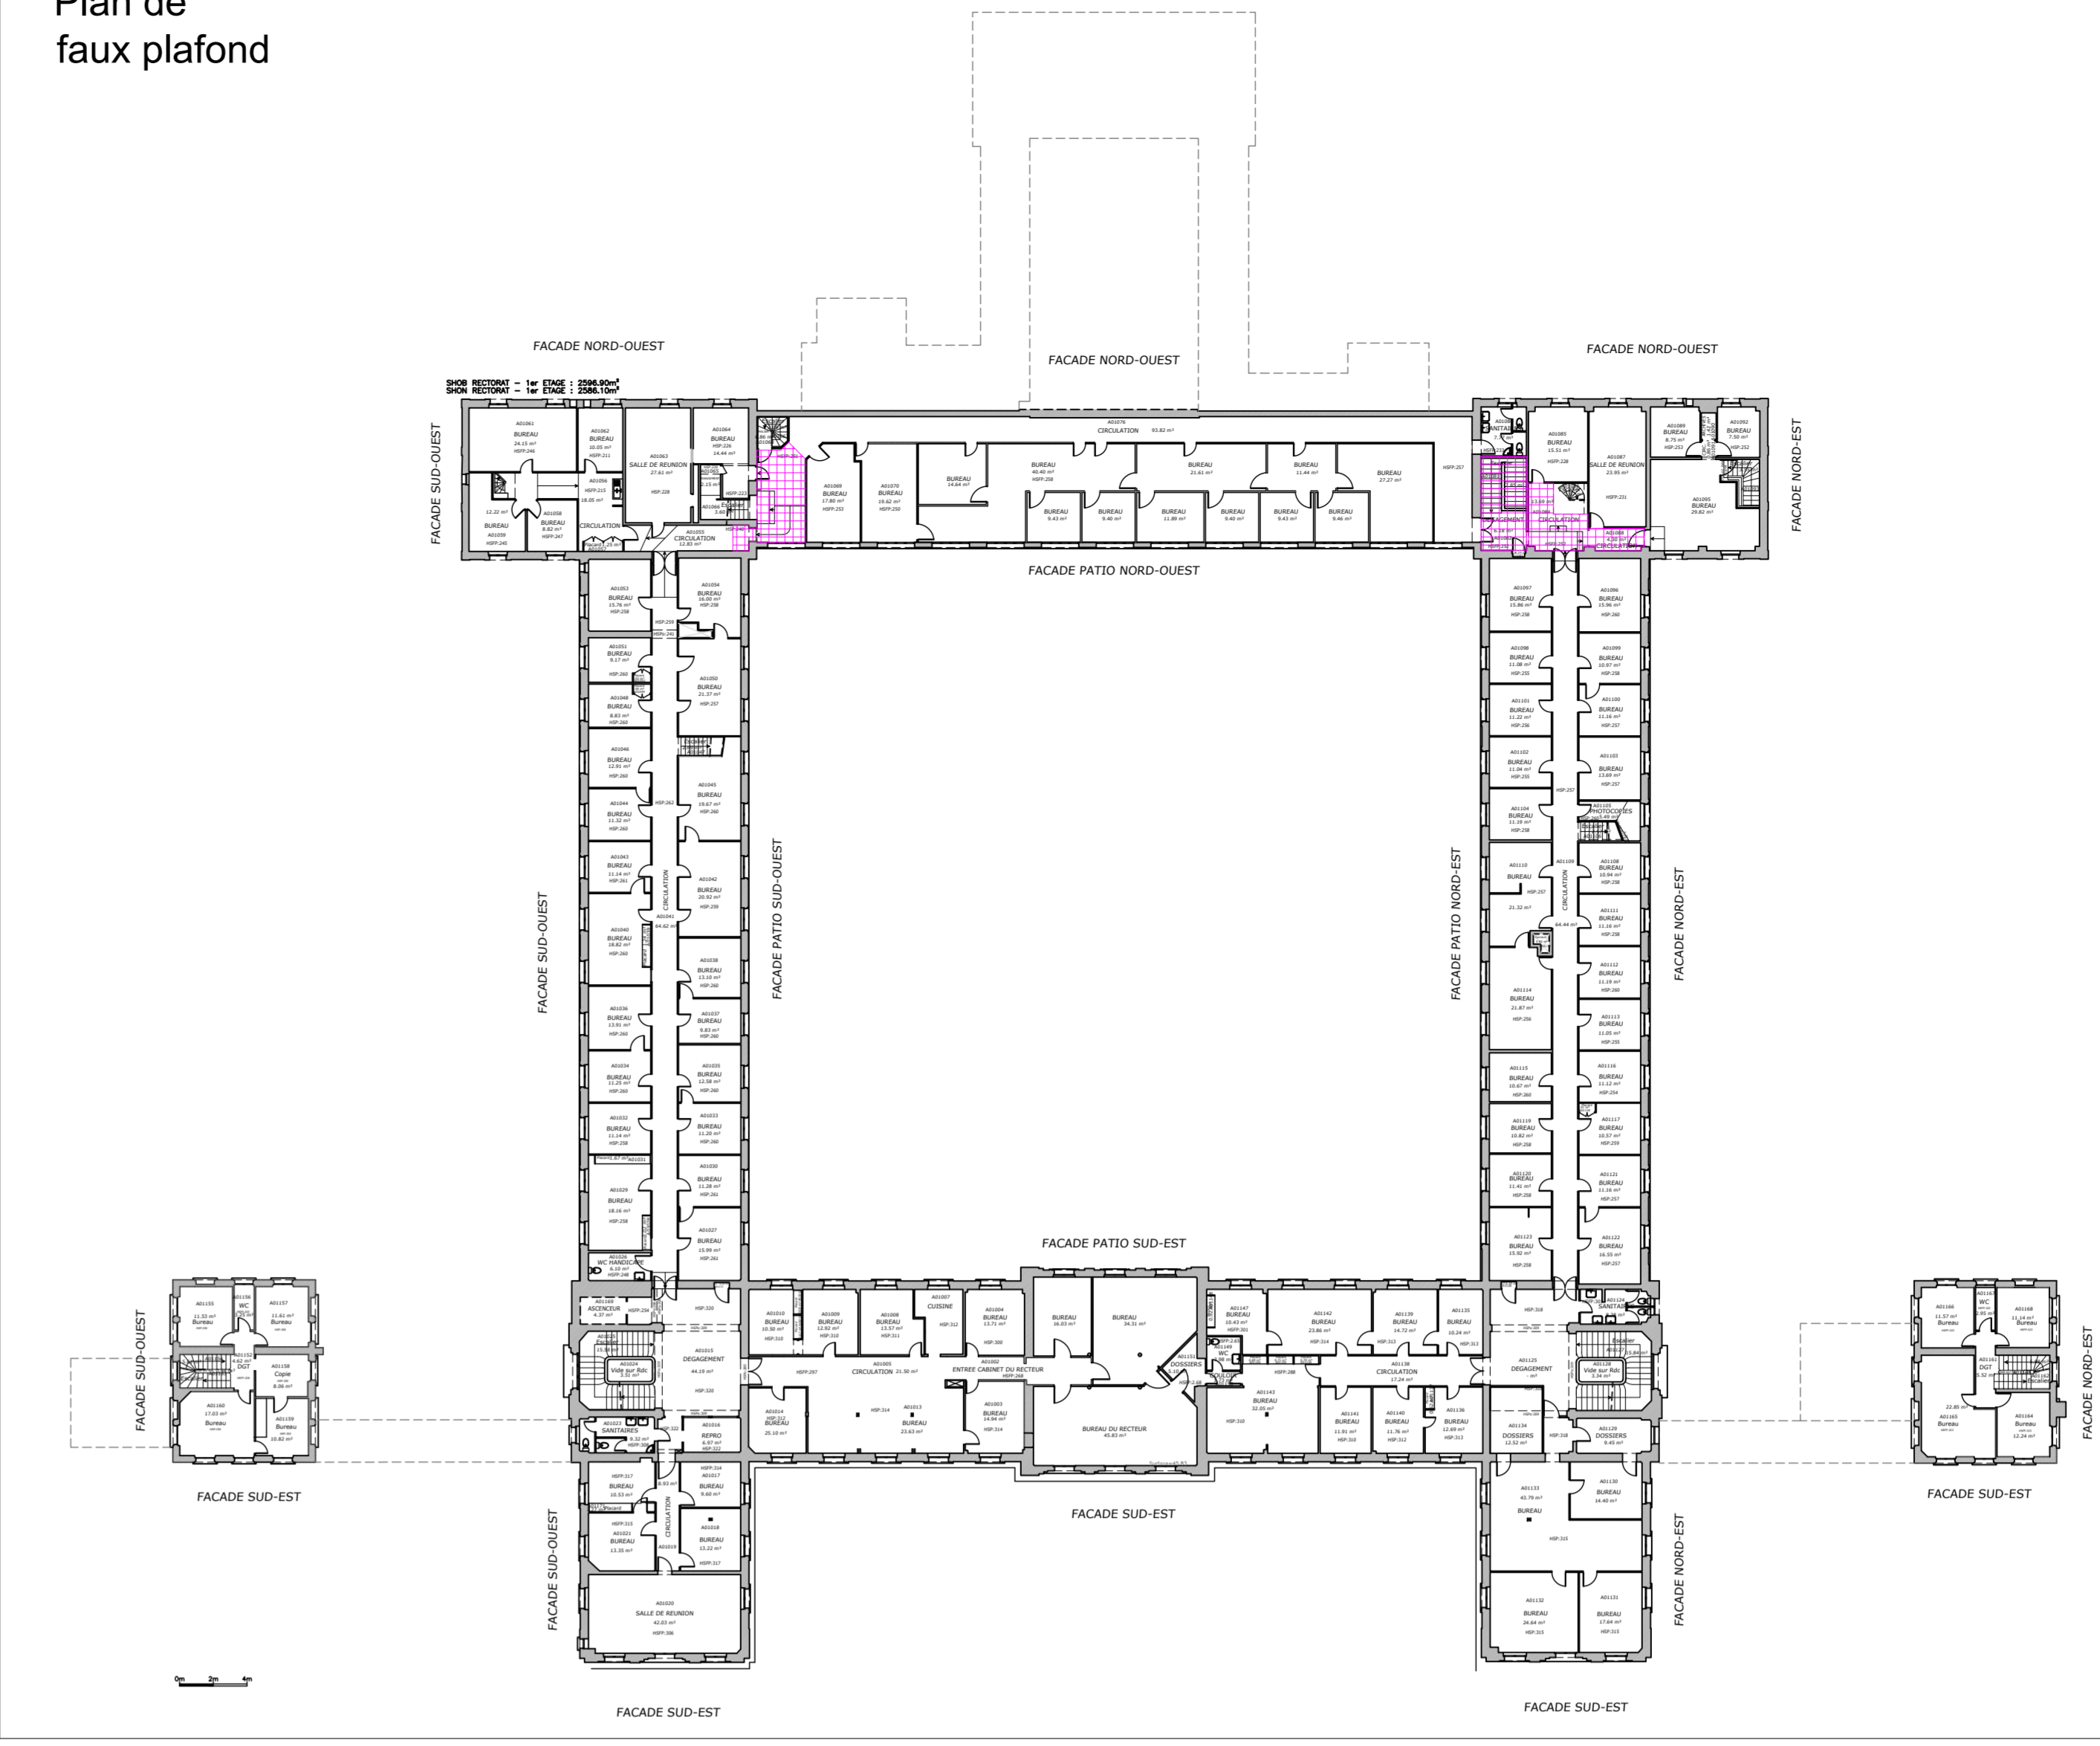

LEGENDE TRAVAUX	
	INDICATIONS LOT MENUISERIE
	INDICATIONS LOT DESENFUMAGE
	FAUX PLAFONDS 600x600
	CLOISON CF1H A CREER
	MENUISERIES PORTES CF1H
	MENUISERIES PORTES PF12H
	ENSEMBLES MENUISERIES ARCHITECTURALES CREEES
	PORTES ARCHITECTURALES EXISTANT CONSERVEES
	GAINES DE DISTRIBUTION

RECTORAT CAEN

24ZAA019

Mise en sécurité

PLAN D'IMPLANTATION TOUT CORPS D'ETAT / DESENFUMAGE ETAGE 1

Coordonateur SSI

CONCEPTIS


ZAC du Long Court
4 longue rue des Architectes
14111 LOUVEGNY
Email : Secretariat@conceptis-htg.com

Tel: 02 31 74 74 10
Fax: 09 70 08 04 42

N° PLAN		Création: JUN 2025		Echelle: 1/100		Format: A0	
TCE-03	Index	Date		Objet			
	A	09/11/2025		Première Offrande DCE			



Plan de faux plafond

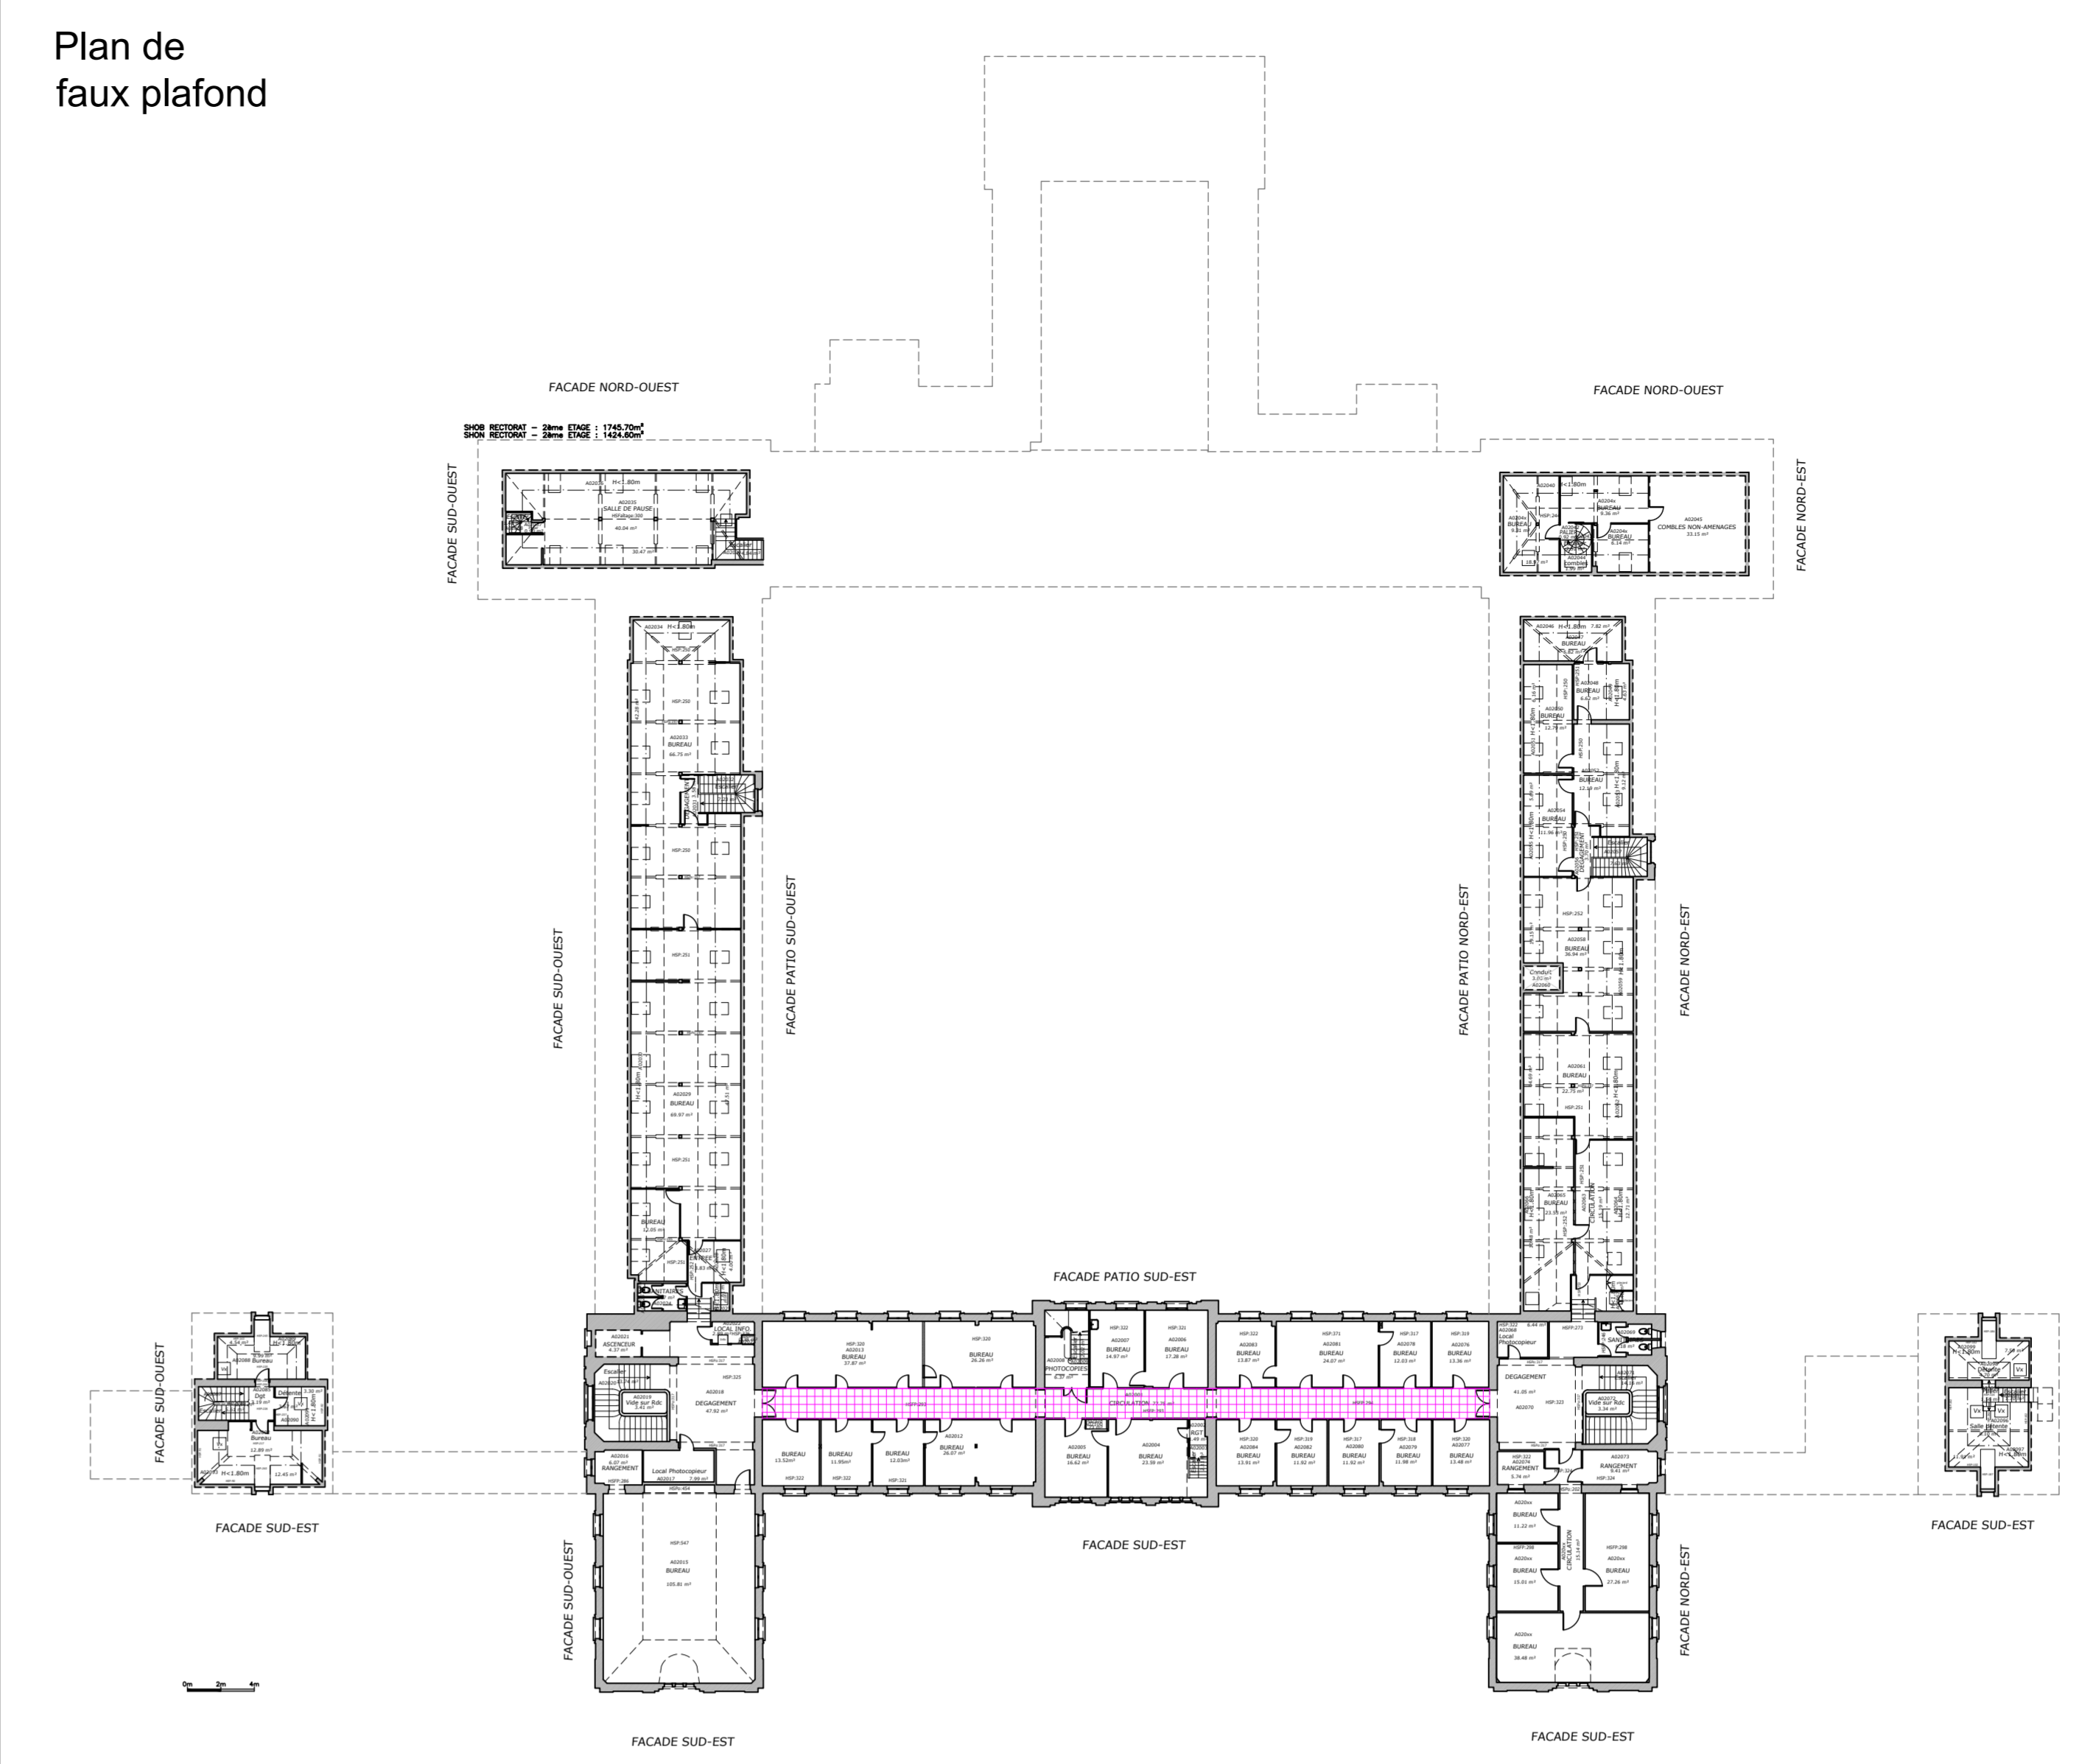

LEGENDE TRAVAUX	
	INDICATIONS LOT MENUISERIE
	INDICATIONS LOT DESENFUMAGE
	FAUX PLAFONDS 600x600
	CLOISON CF1H A CREER
	MENUISERIES PORTES PF1H
	MENUISERIES PORTES PF12H
	ENSEMBLES MENUISERIES ARCHITECTURALES CREEES
	PORTES ARCHITECTURALES EXISTANTES CONSERVEES
	GAINE DE DISTRIBUTION

RECTORAT CAEN

24ZAA019

Mise en sécurité

PLAN D'IMPLANTATION TOUT CORPS D'ETAT / DESENFUMAGE ETAGE 2

Coordonateur SSI	CONCEPTIS	ZAC du Long Court 4 rue de l'Archevêque 14111 LOUVEGNY Email : Secretariat@conceptis-htg.com	Tel: 02 31 74 74 10 Fax: 09 70 08 04 42
------------------	------------------	---	--

N° PLAN	Création: JUN 2025	Echelle: 1/100	Format: A0
TCE-04	Index	Date	Objet
	A	09/11/2025	Première Offrande DCE

