



71 rue Carle Vernet
33800 Bordeaux

Maitrise d'ouvrage

METEO FRANCE
6 Rue Hubert Latham
33700 Mérignac



Maitre d'œuvre mandataire

NEPSEN BORDEAUX
71 rue Carle Vernet
3800 BORDEAUX



Architecte

GUENIOT Sébastien
71 cours Anatole France
33000 BORDEAUX

[illegible]

Travaux de Rénovation Energétique et
Réaménagement du bâtiment de Météo
France

LOT 06 - CHAUFFAGE VENTILATION CLIMATISATION

Plan SSI Bâtiment B R+1



Numéro de projet	INMO113
------------------	---------

Date 23/06/2025

Dessiné par NFE

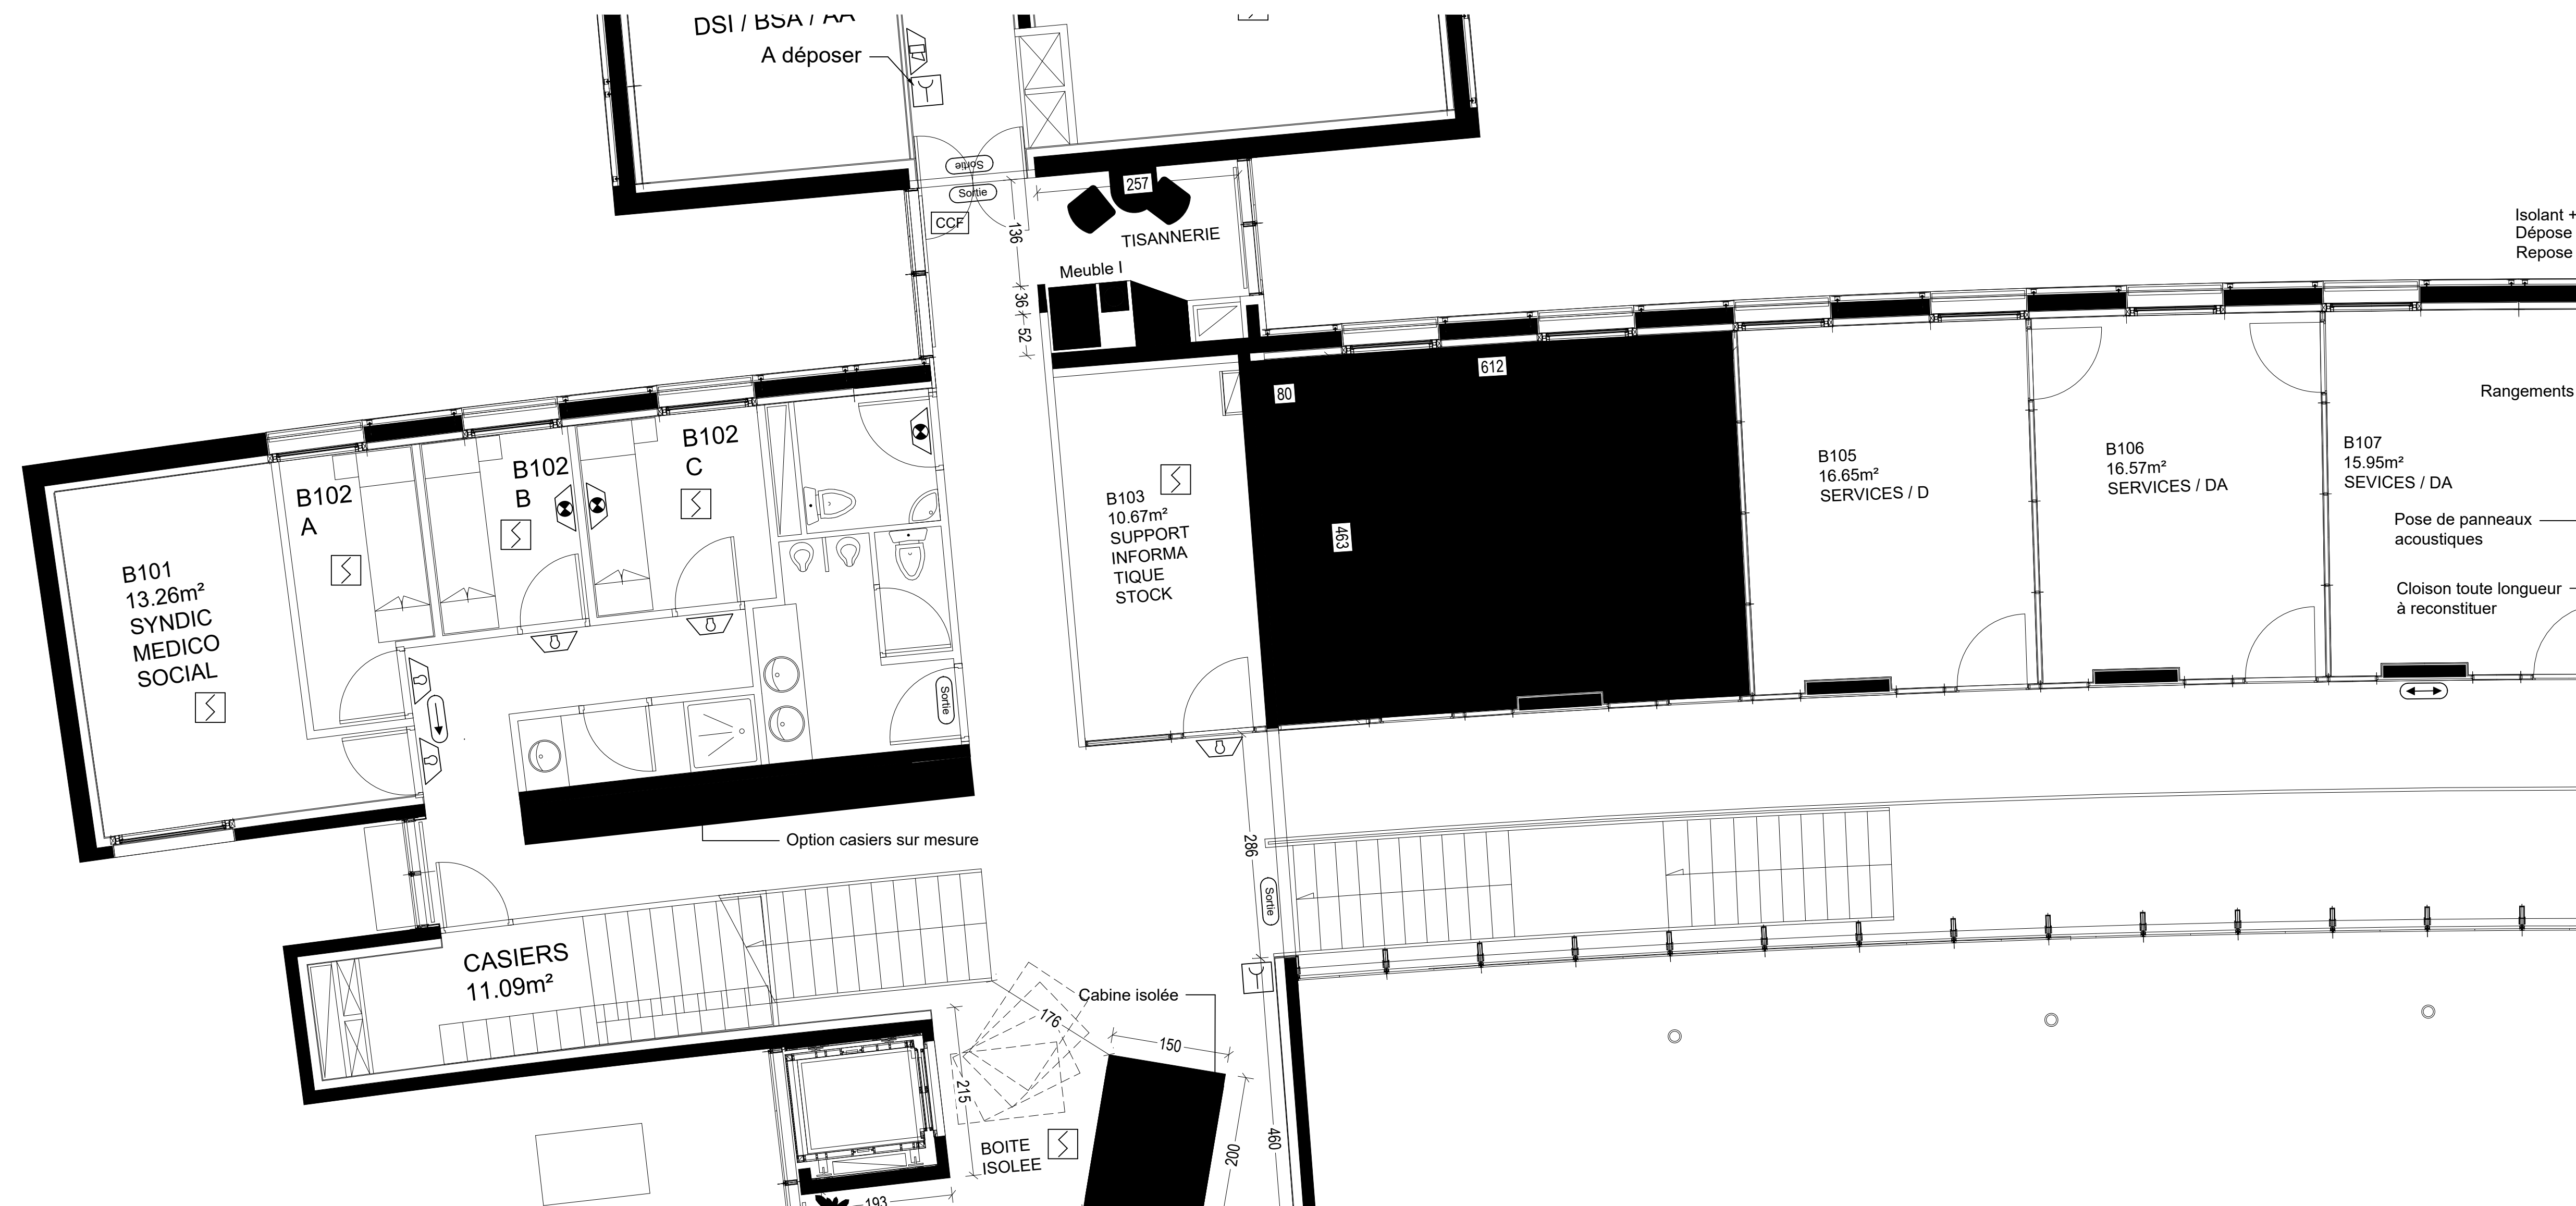
Vérifié par	PKM
-------------	-----

DCE

SSI02

Echelle

1 : 50



 
 
 

 

 





Bât.B gauche



Bât.B droite

LEGENDE

Eclairage de sécurité

	BAES évacuation
	BAES évacuation
Système de sécurité incendie	
	Détecteur optique de fumée
	Déclencheur manuel
	Diffuseur sonore d'alarme feu
	Diffuseur lumineux d'alarme feu
	Indicateur d'action
	Dispositif de verrouillage electro.
	Porte a fermeture automatique
	Clapet coupe feu
	Volet de désenfumage
	Tableau Répétiteur d'Exploitation