

LEGENDE

- CI — Centrale incendie
- TRAJ — Tableau report alarme incendie
- Z — Détecteur de fumées
- W — Détecteur thermique
- Y — Déclencheur manuel
- Δ — Indicateur d'action
- DS — Diffuseur sonore
- DSL — Diffuseur sonore et lumineux
- DL — Diffuseur lumineux
- PCF — Porte coupe feu
- CCF — Clapet coupe feu
- AF — Aménée d'air frais
- OD — Ouvrant désenfumage
- CR1 — Equipement toiture avec câbles CR1 à remplacer

RU du Tertre à Nantes - CROUS de Nantes  
Remplacement du SSI - Plan Existant Rez de Jardin  
PLAN EQUIPEMENTS SSI



Bâtiment Monet  
24 rue de l'Europe  
44240 La Chapelle sur Erdre  
Tel. 02.40.49.95.95

www.gefi-ingenierie.fr  
info@gefi-ingenierie.fr


SSI.01

DCE

Echelle	A
	B
	C
	D
	E

1/100  
Janvier 2026



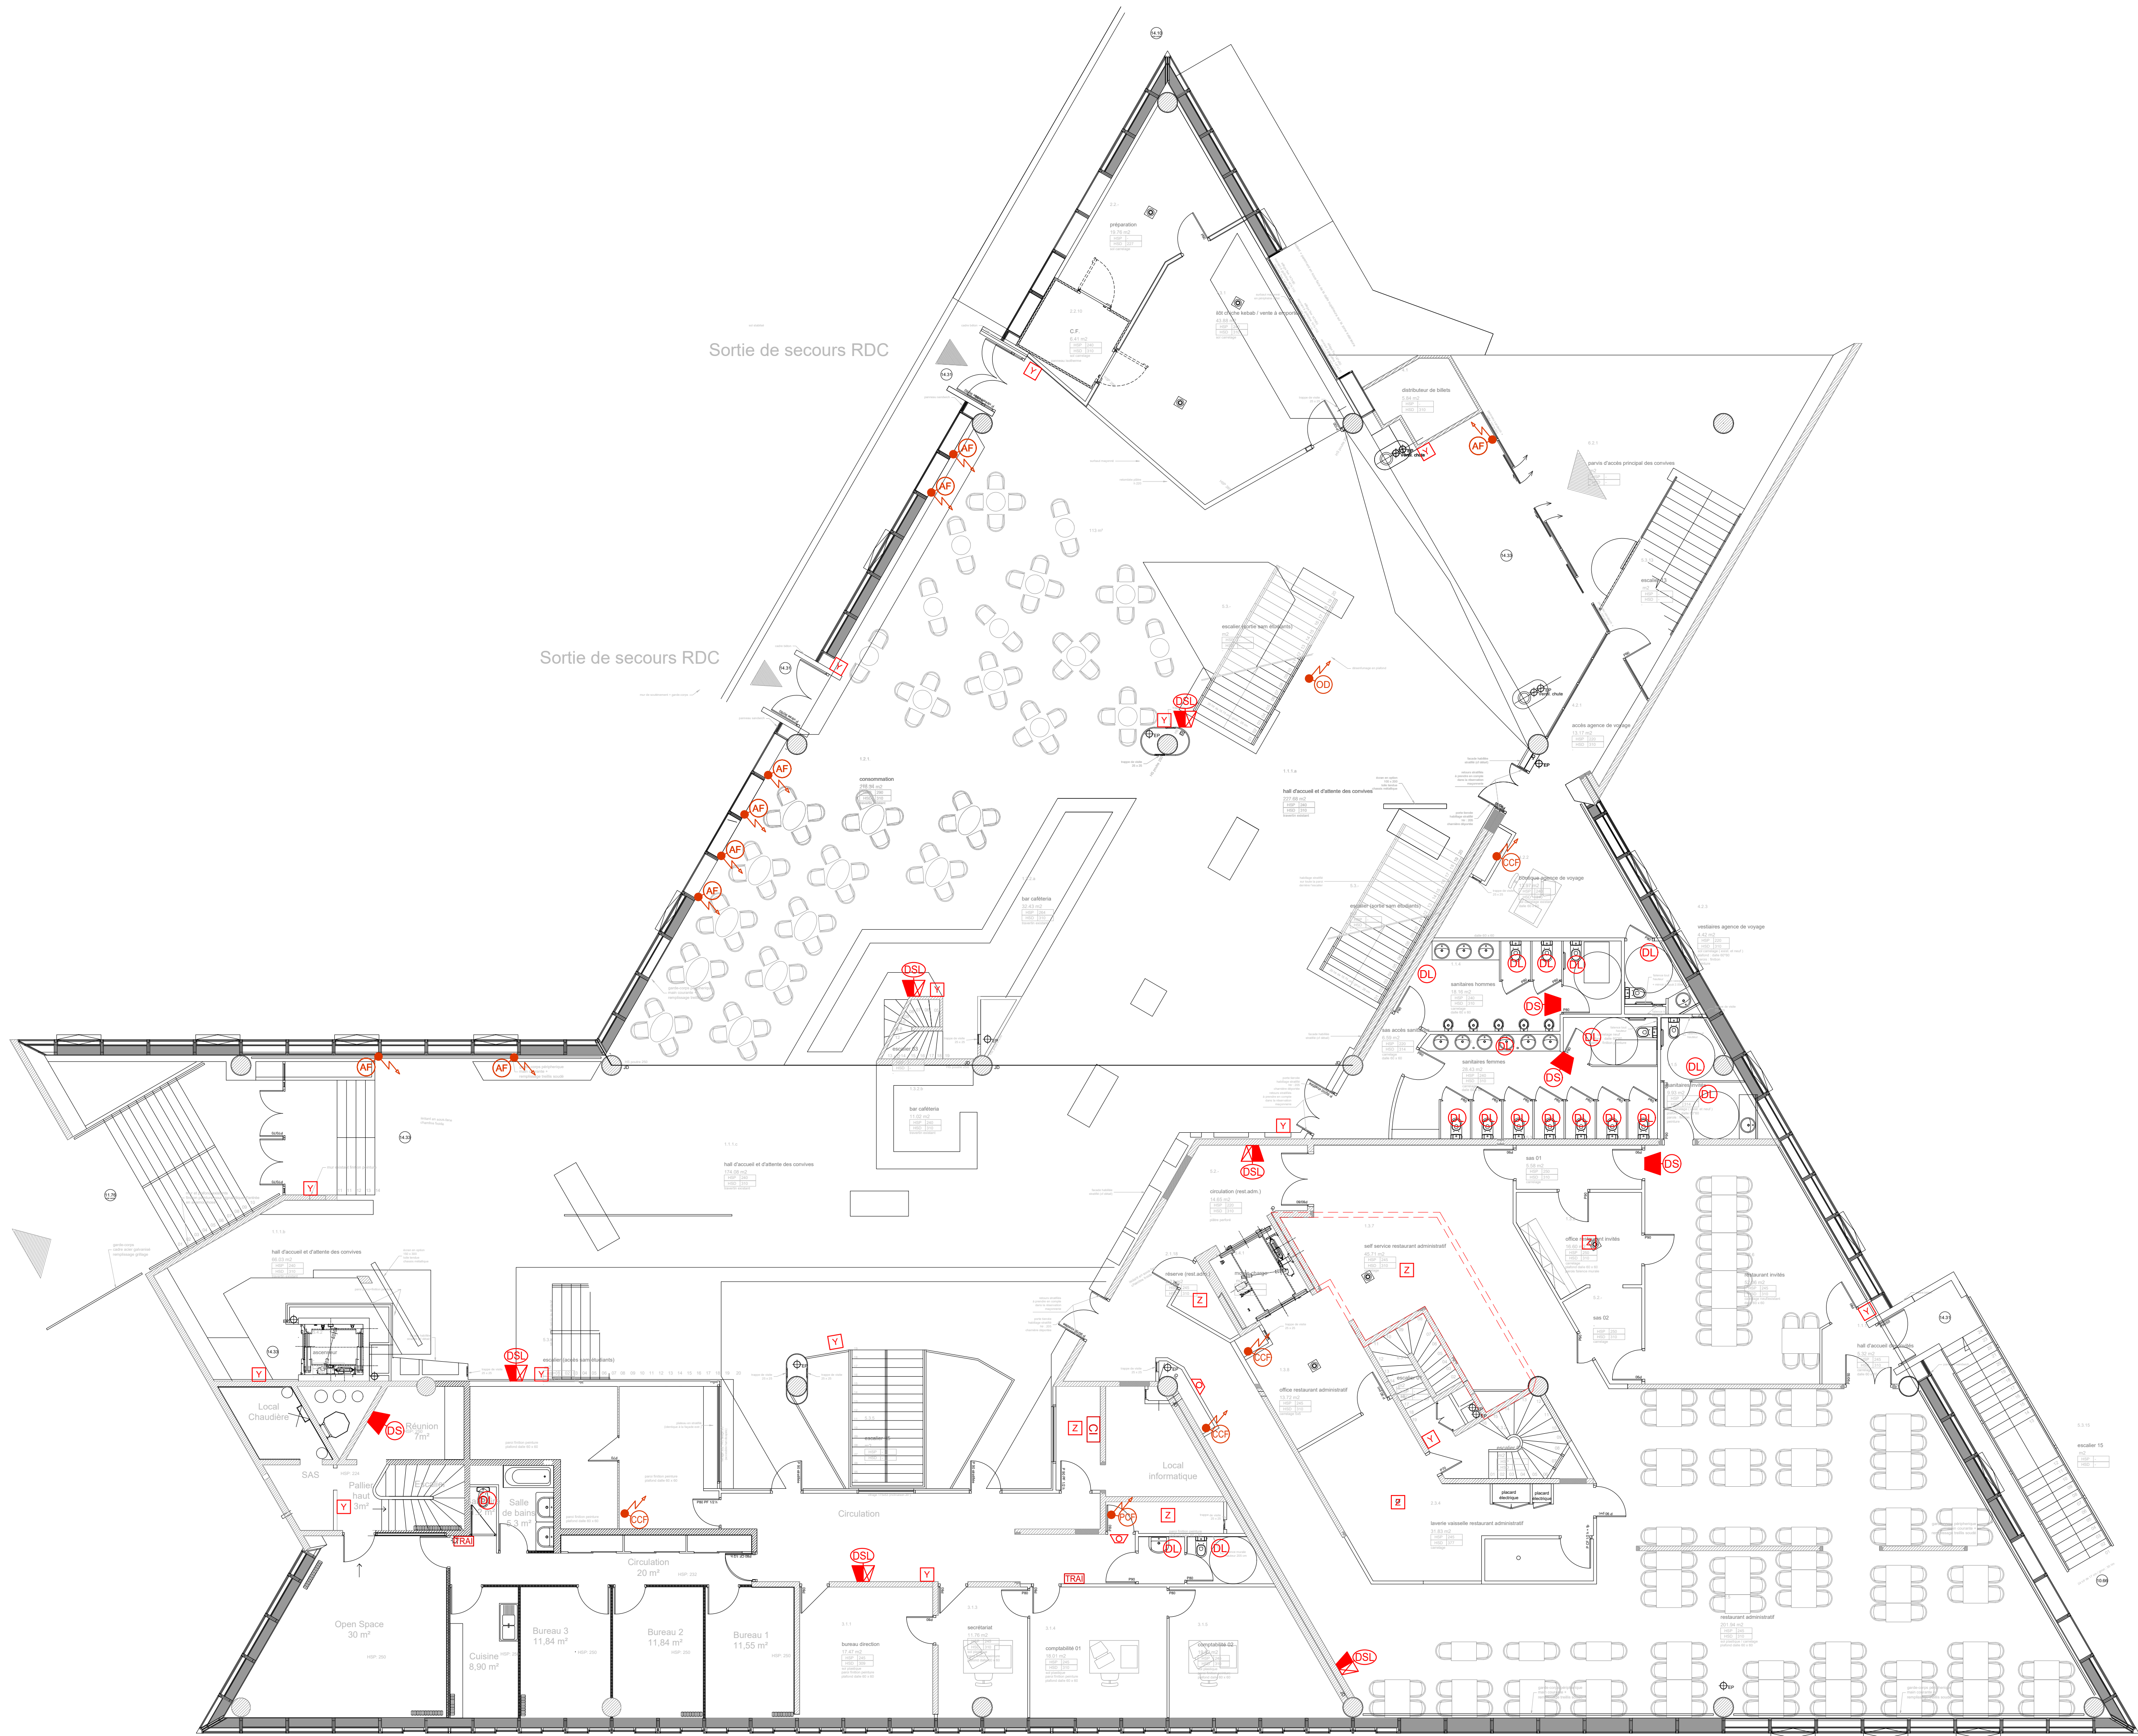

LEGENDE	
	Centrale incendie
	Tableau report alarme incendie
	Détecteur de fumées
	Détecteur thermique
	Déclencheur manuel
	Indicateur d'action
	Diffuseur sonore
	Diffuseur sonore et lumineux
	Diffuseur lumineux
	Porte coupe feu
	Clapet coupe feu
	Amenée d'air frais
	Ouvrant désenfumage
	Equipement toiture avec câbles CR1 à remplacer

RU du Tertre à Nantes - CROUS de Nantes  
Remplacement du SSI - Plan Existant Rez de Chaussée  
PLAN EQUIPEMENTS SSI



Bâtiment Monet  
24 rue de l'Europe  
44240 La Chapelle sur Erdre  
Tel. 02.40.49.95.95

www.gefi-ingenierie.fr  
info@gefi-ingenierie.fr

SSI.02

DCE

Echelle

1/100

Janvier 2026

A

B

C

D

E





LEGENDE	
	Centrale incendie
	Tableau report alarme incendie
	Détecteur de fumées
	Détecteur thermique
	Déclencheur manuel
	Indicateur d'action
	Diffuseur sonore
	Diffuseur sonore et lumineux
	Diffuseur lumineux
	Porte coupe feu
	Clapet coupe feu
	Amenée d'air frais
	Ouvrant désenfumage
	Equipement toiture avec câbles CR1 à remplacer

RU du Tertre à Nantes - CROUS de Nantes  
Remplacement du SSI - Plan Existant Etage  
PLAN EQUIPEMENTS SSI



Bâtiment Monet  
24 rue de l'Europe  
44240 La Chapelle sur Erdre  
Tel. 02.40.49.95.95

www.gefi-ingenierie.fr  
info@gefi-ingenierie.fr

SSI.03

DCE

Echelle

1/100

Janvier 2026

A


B

C

D

E



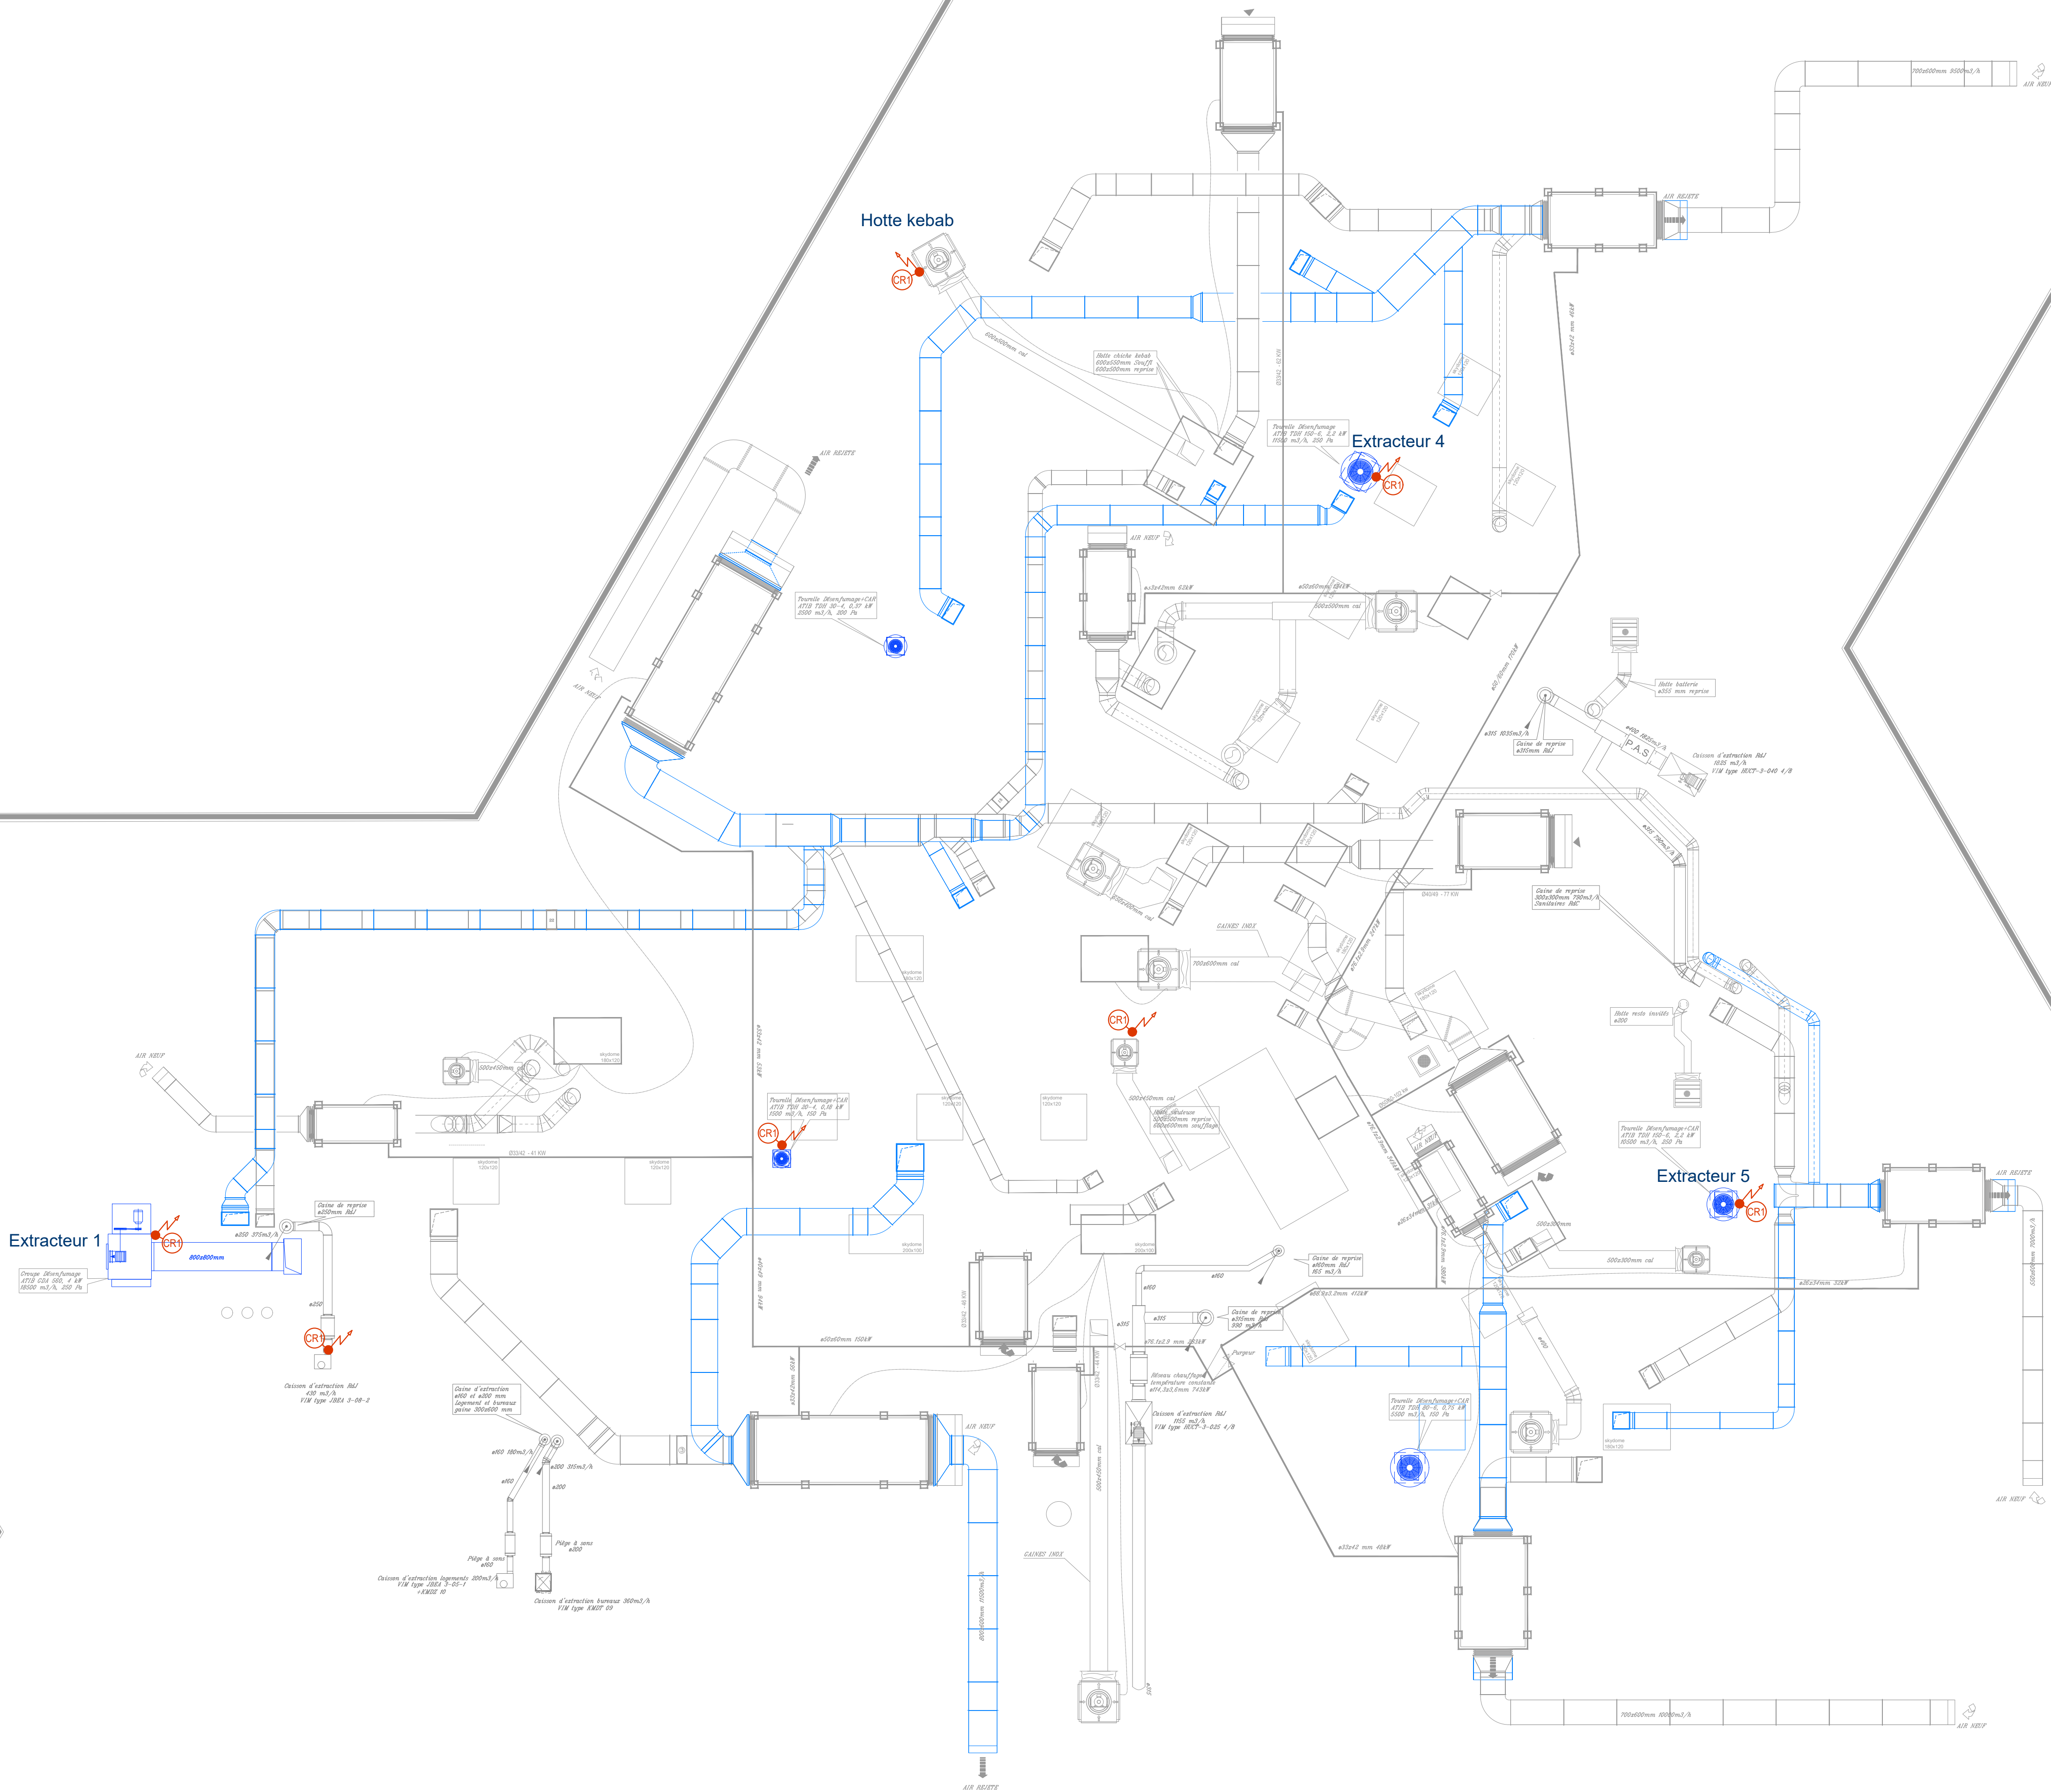

LEGENDE

CI

—

Centrale incendie

TRAJ

—

Tableau report alarme incendie

Z

—

Détecteur de fumées

W

—

Détecteur thermique

Y

—

Déclencheur manuel

Δ

—

Indicateur d'action

DS

—

Diffuseur sonore

DSL

—

Diffuseur sonore et lumineux

DL

—

Diffuseur lumineux

PCF

—

Porte coupe feu

CCF

—

Clapet coupe feu

AF

—

Amenée d'air frais

OU

—

Ouvrant désenfumage

CR1

—

Equipement toiture avec câbles CR1 à remplacer

RU du Tertre à Nantes - CROUS de Nantes  
Remplacement du SSI - Plan Existant Toiture  
PLAN EQUIPEMENTS SSI