


Légende plomberie

- Réseau eau froide
- Réseau eau chaude sanitaire boucle et calorifuge
- Réseau EU/ÉV
- Réseau EU/ÉV sous dalle basse RDC

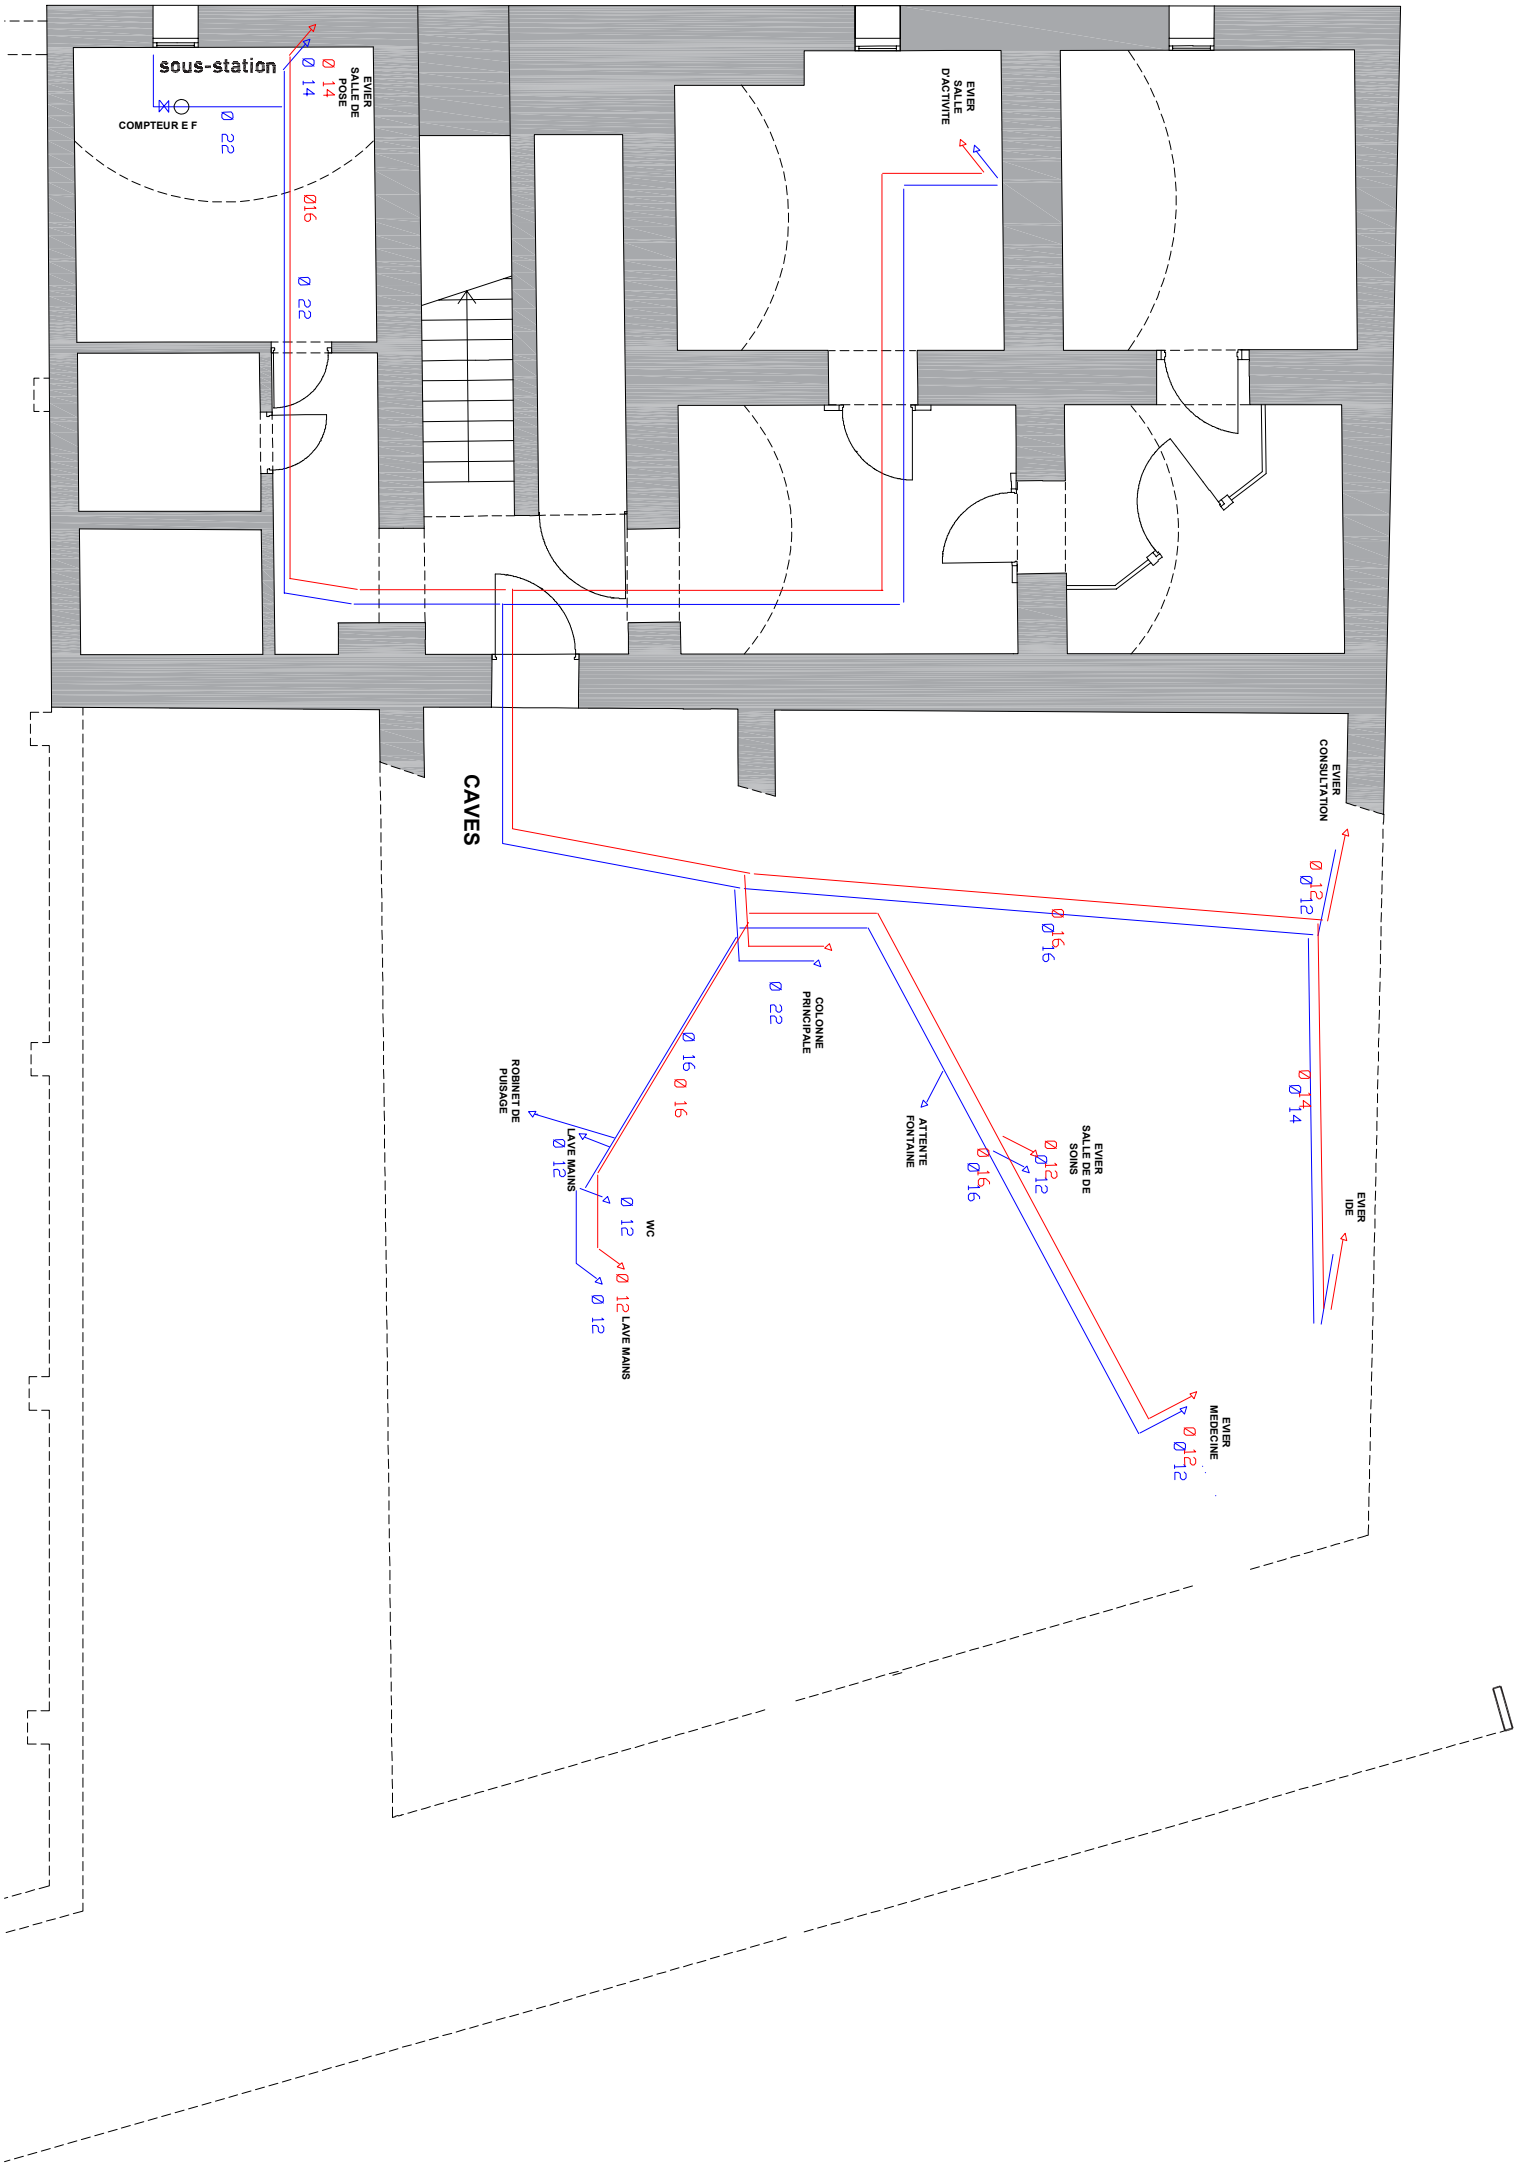

Ouvrage :

Aménagement d'un centre de santé mentale dans un bâtiment existant
102 rue de Marseille, 69 007 LYON

N° de plan :

DOE

Titre :

Plan de réseaux SANITAIRE
Sous-sol



04.78.07.10.03

Maitre d'ouvrage :

Université de Lyon
92 rue Pasteur
69007 LYON

Echelle :

1:100

Format :

A3

N° de projet :

1226

Phase :

Maitre d'œuvre :

HAUTS-DE-FRANCE/OUEST
5/7, avenue Eugène Gazeau - 60300 SENLIS
Tel. : 03 44 28 90 89
HAUTS-DE-FRANCE
2 rue Saint Marcel - 02000 LAON
Tel. : 03 23 22 81 06
GRAND PARIS
Cité Descartes - 18, rue Albert Einstein -
77420 CHAMPS-SUR-MARNE
Tel. : 01 60 06 04 75

GRAND LYON

28, rue de la République
Récarnier - 69006 LYON
Tel. : 04 37 69 99 26
GRAND EST
6, rue Saint Just -
51100 REIMS
Tel. : 03 26 05 83 90

ETS LUDOL BLEU SANS FOND 078769.

www.lidoneis.fr / contact@lidoneis.fr

Architecte : JMT

Ingénieur : DR

Ind

Nom de changement

00

Première publication

JANVIER 2025

Date