 
 
 
 


 
LEGENDE

 
 Radiateur + colonnes AVR.


 Réseau Aller et Retour radiateur en Plinthe.


 Vanne d'isolement sur l'Aller et le Retour.


 Bouille de Purge en haut de colonnes.


 Réseau Aller et Retour Température Constante en Aérien.

 Cassette Ventilic-Convecteur type 42 GMD.8

 4 tubes - E.C. & 2021 - E.C. & 15/21.

 2 tubes - E.C. & 2021.

 Réseaux d'évacuation Condensats.

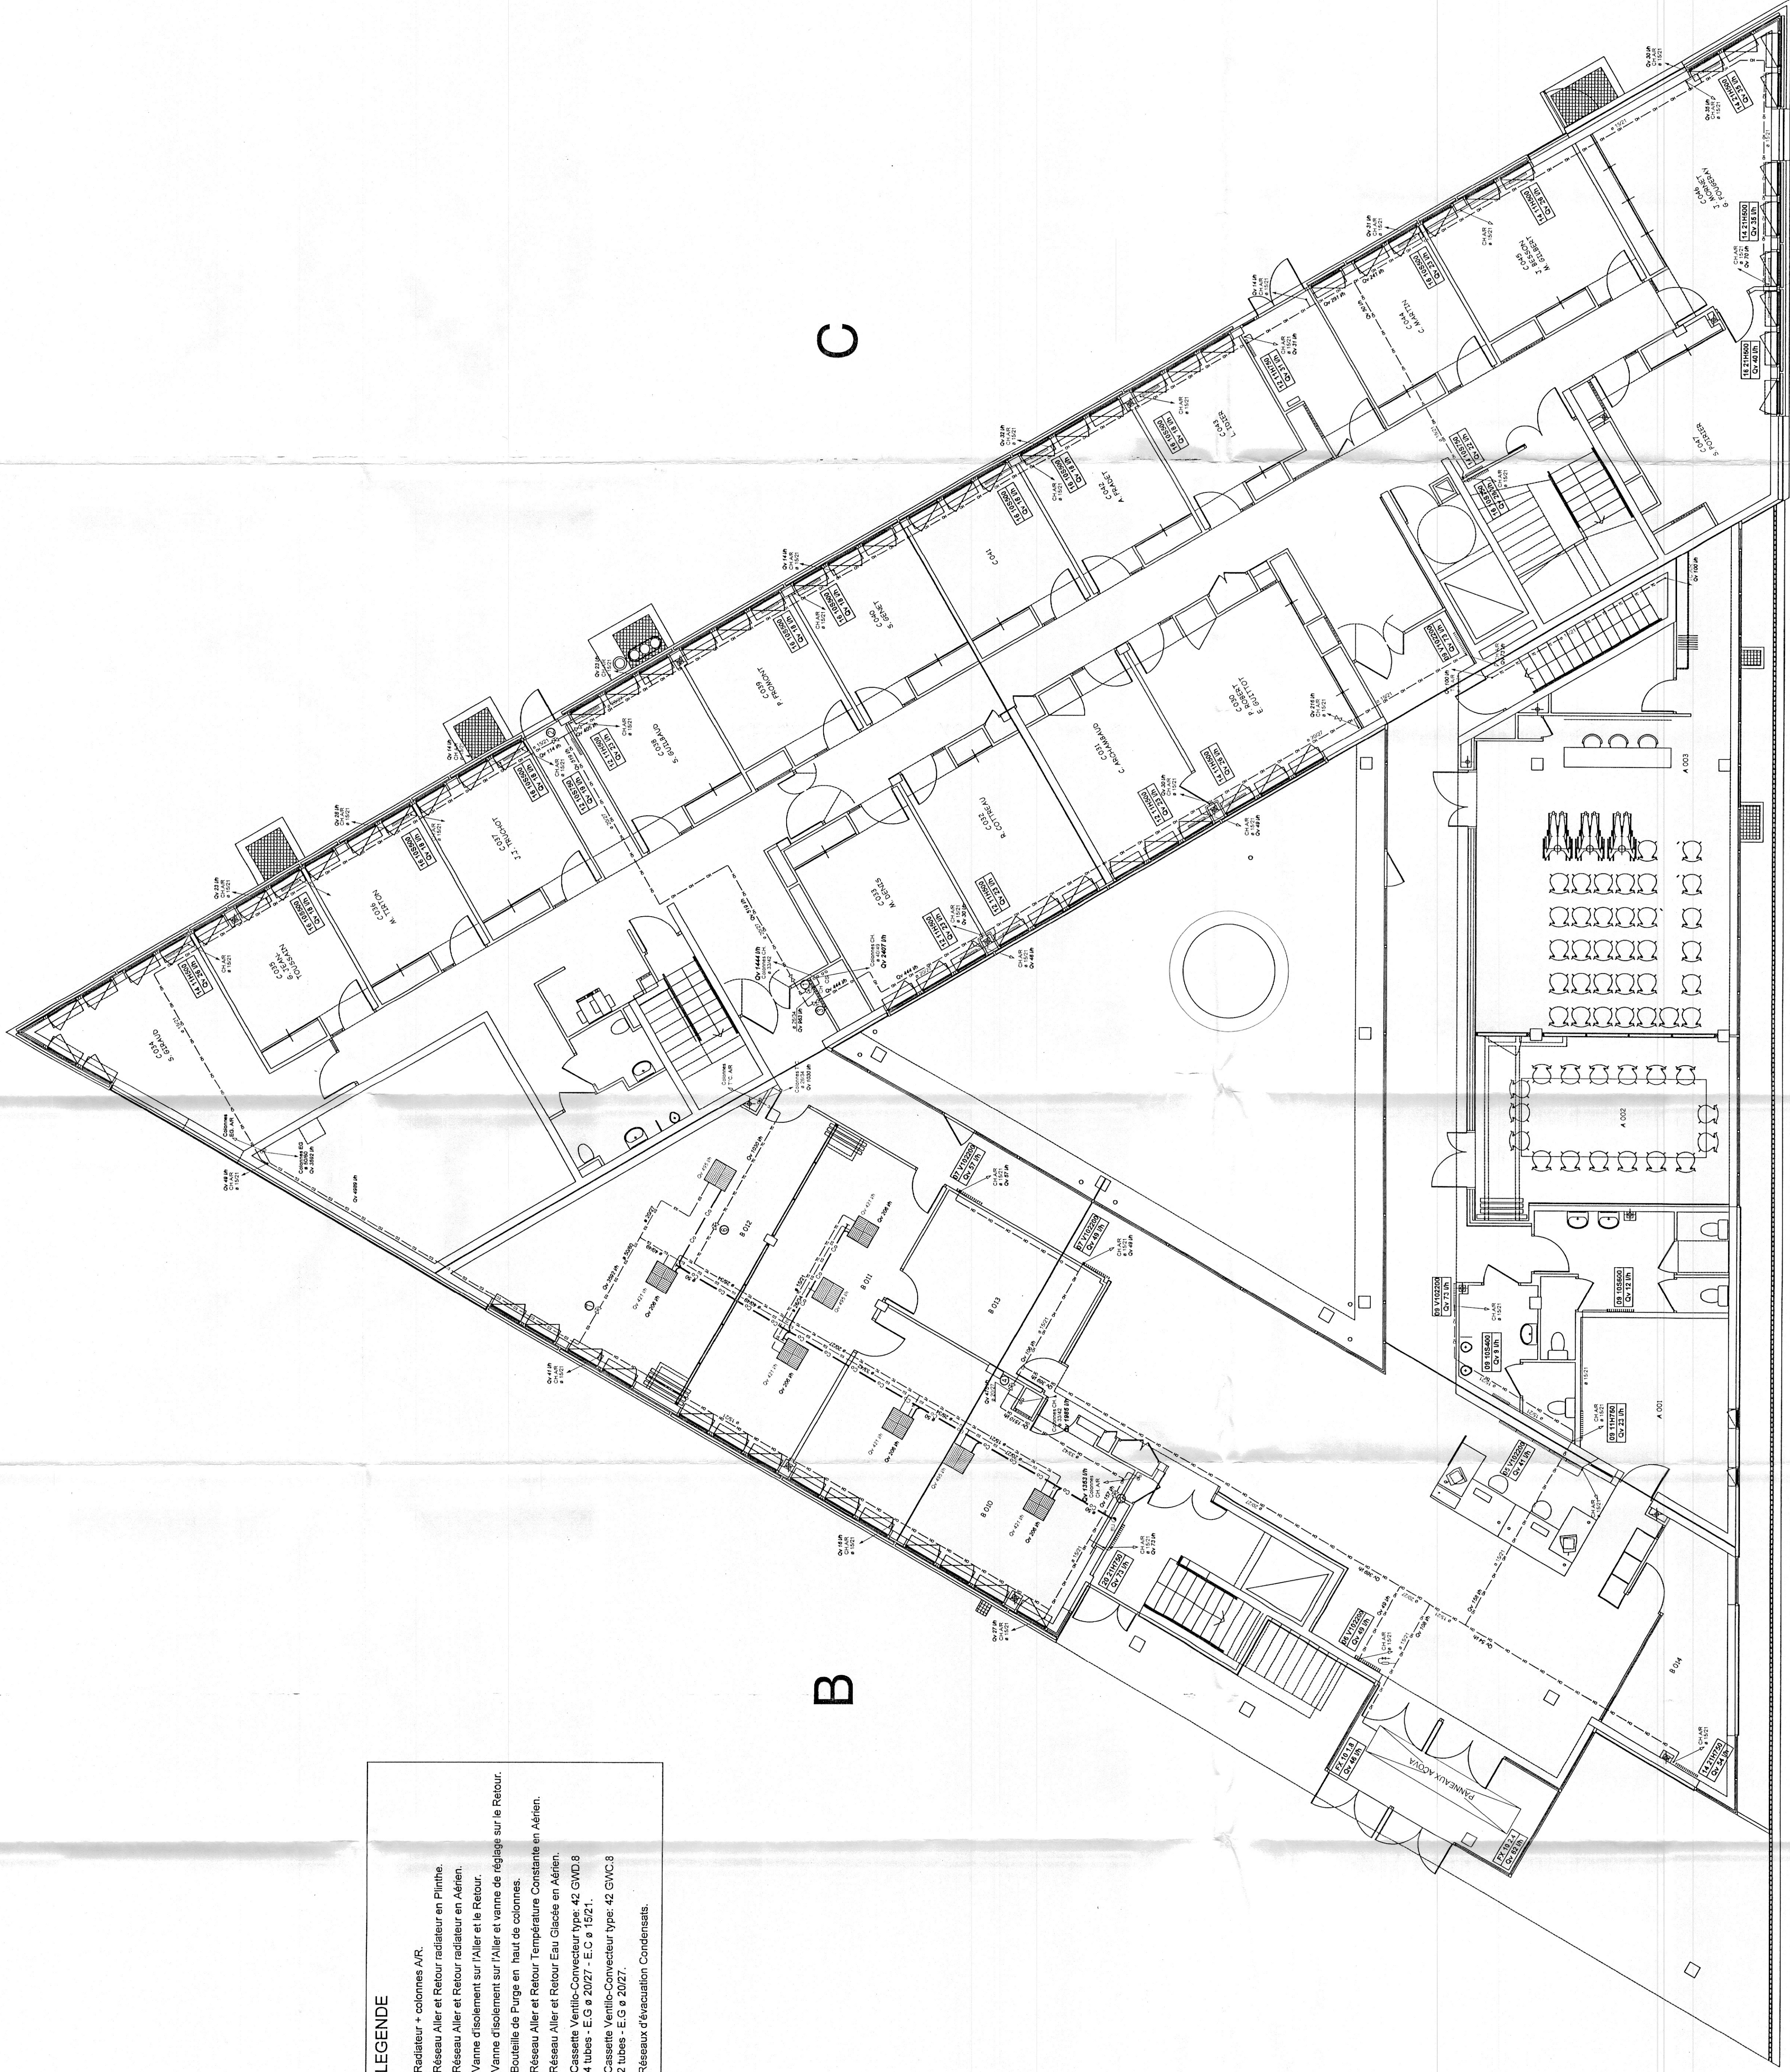

BUREAUX DE LA DDAF ET DES SV LA ROCHE SUR YON
MINISTÈRE DE L'AGRICULTURE ET DE LA PÊCHE-DDAF 85

ARCHITECTURE JEAN CLAUDE PONDEVIE 061 02.51.24.17.17 Fax: 02.51.24.17.18

TURQUAND S.A.
PLOMBERIE - CHAUFFAGE - ELECTRICITE - CLIMATISATION
Z.A. de la Rochelle, 44 Rue du Saligny, 85170 LE PORRE SUR VIE
Tél: 02.51.24.13.29 - Fax: 02.51.24.12.74

Ch.02 **DOE CHAUFFAGE**
date : 26/10/2004
dessiné : EM01 097
phase : DOE
échelle : 1/75
REZ DE CHAUSSEE