




R+2




R+3

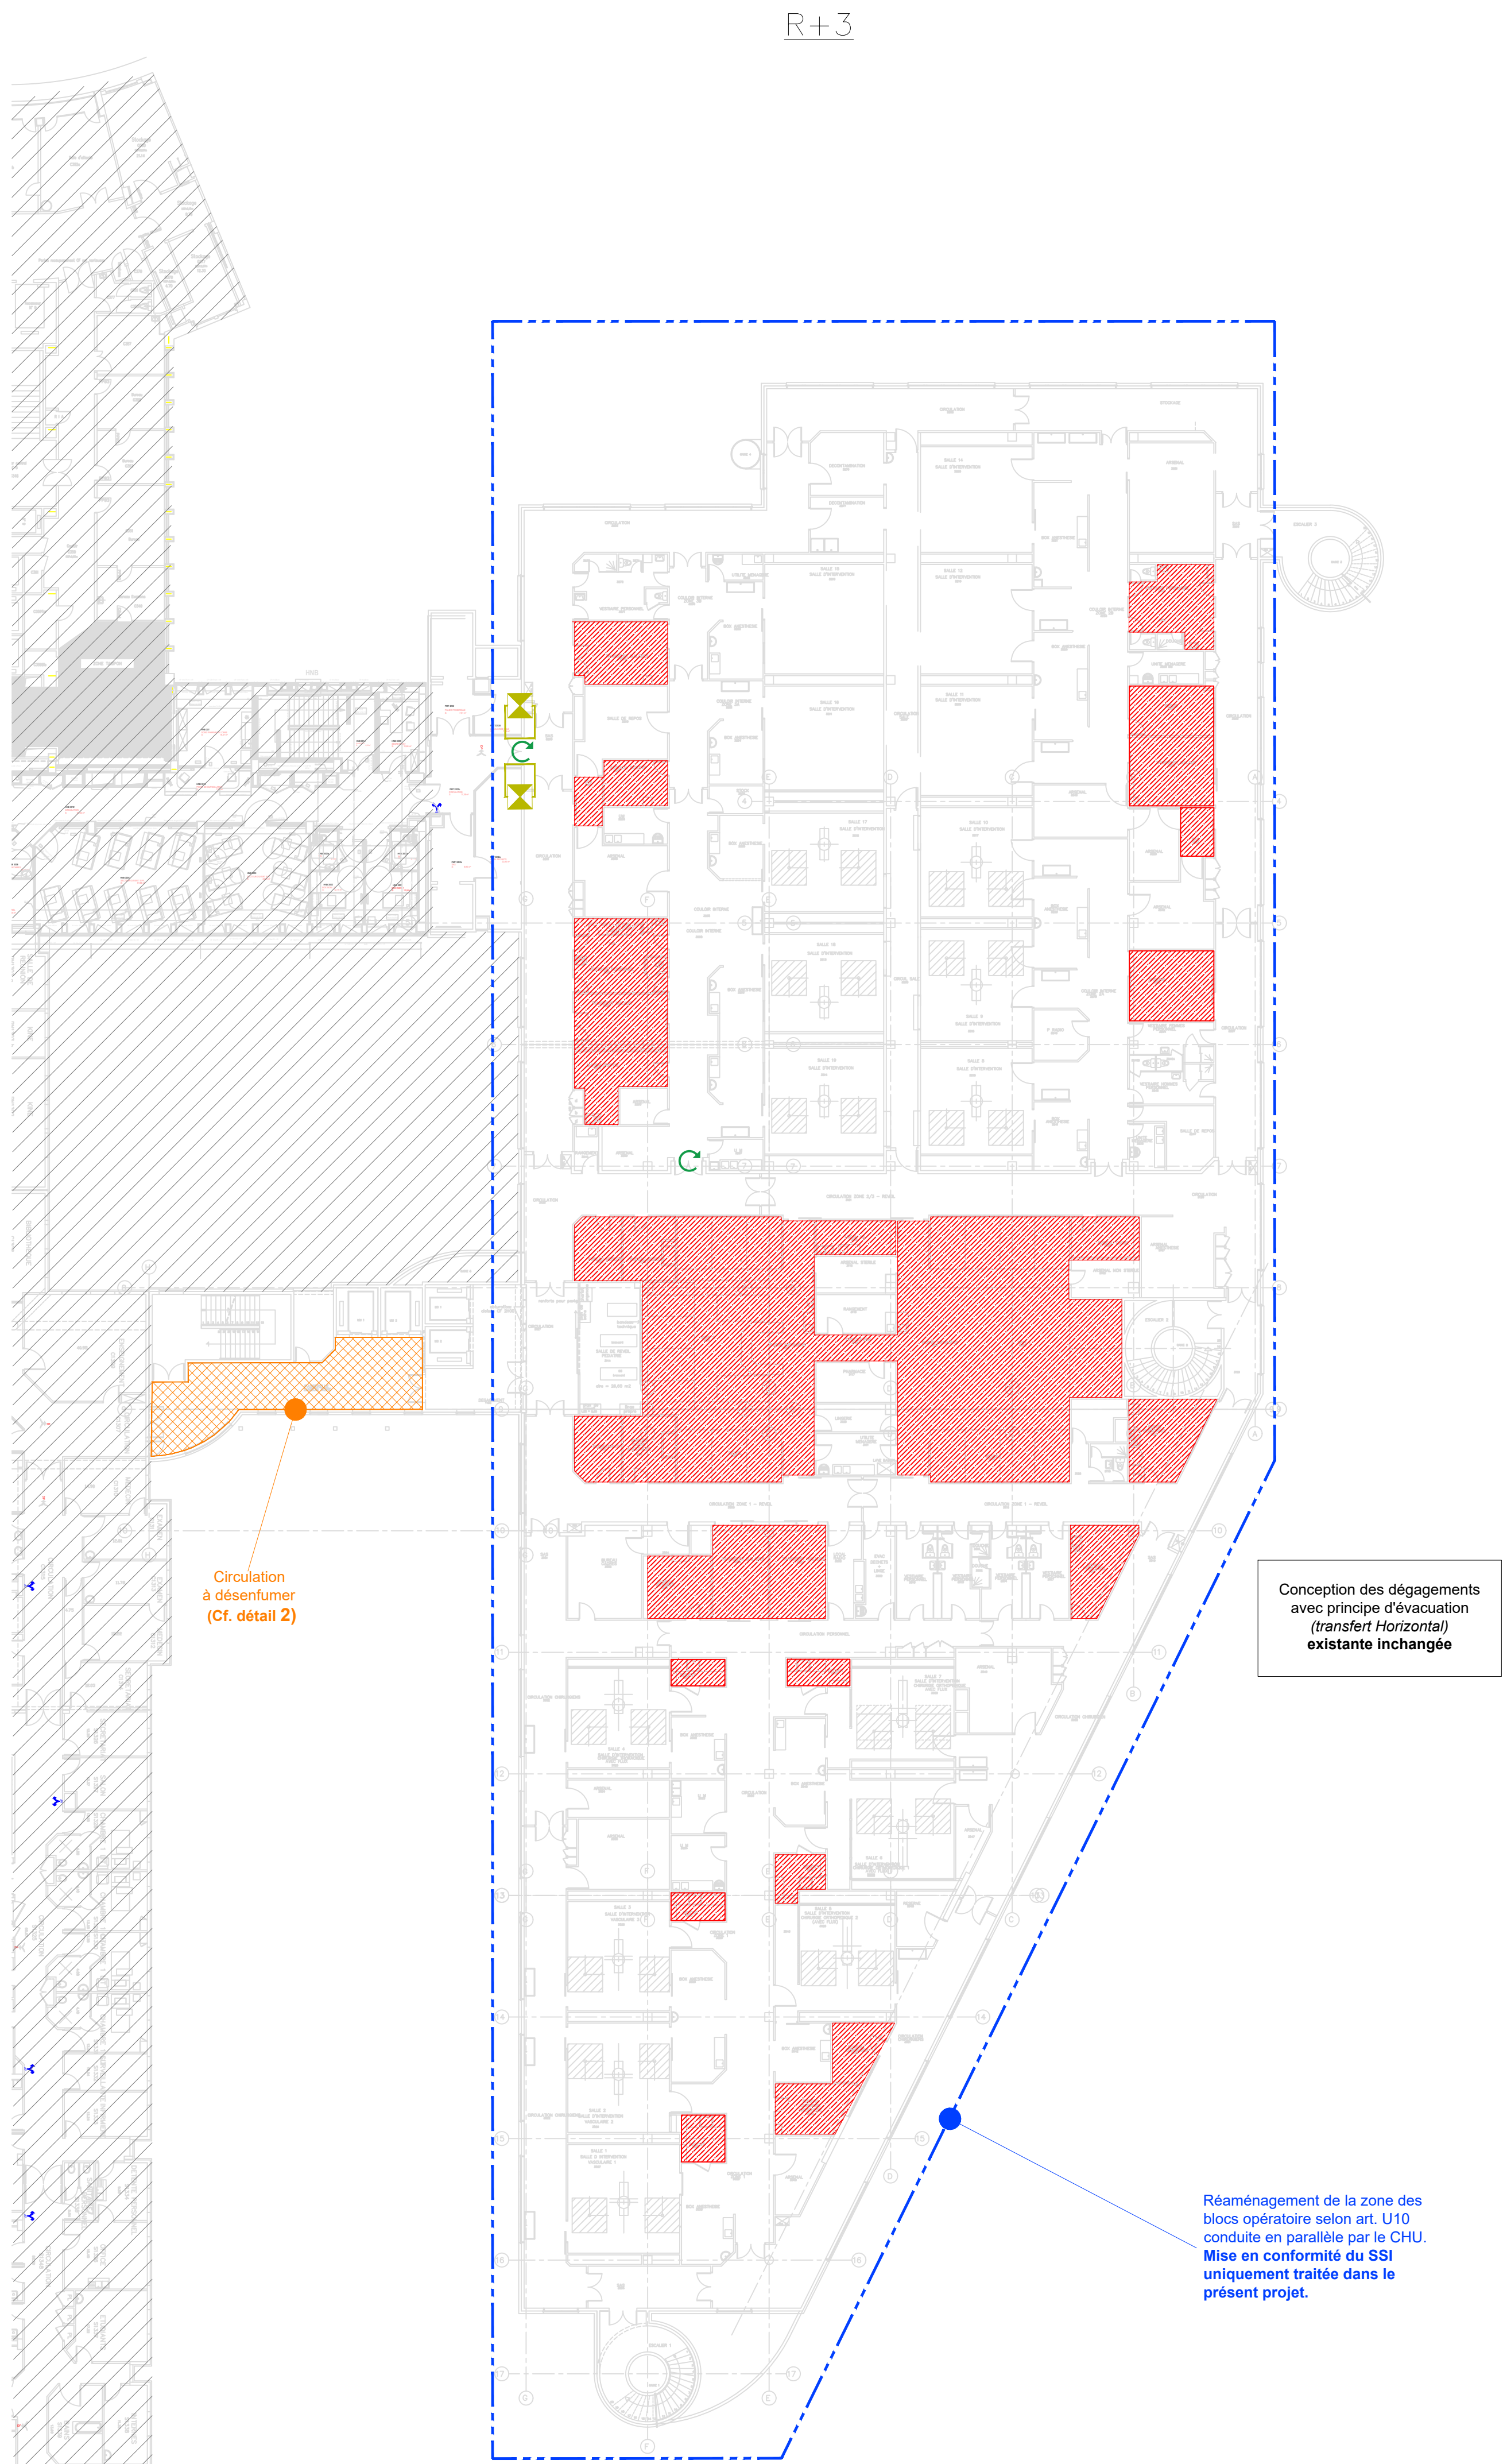


R+4

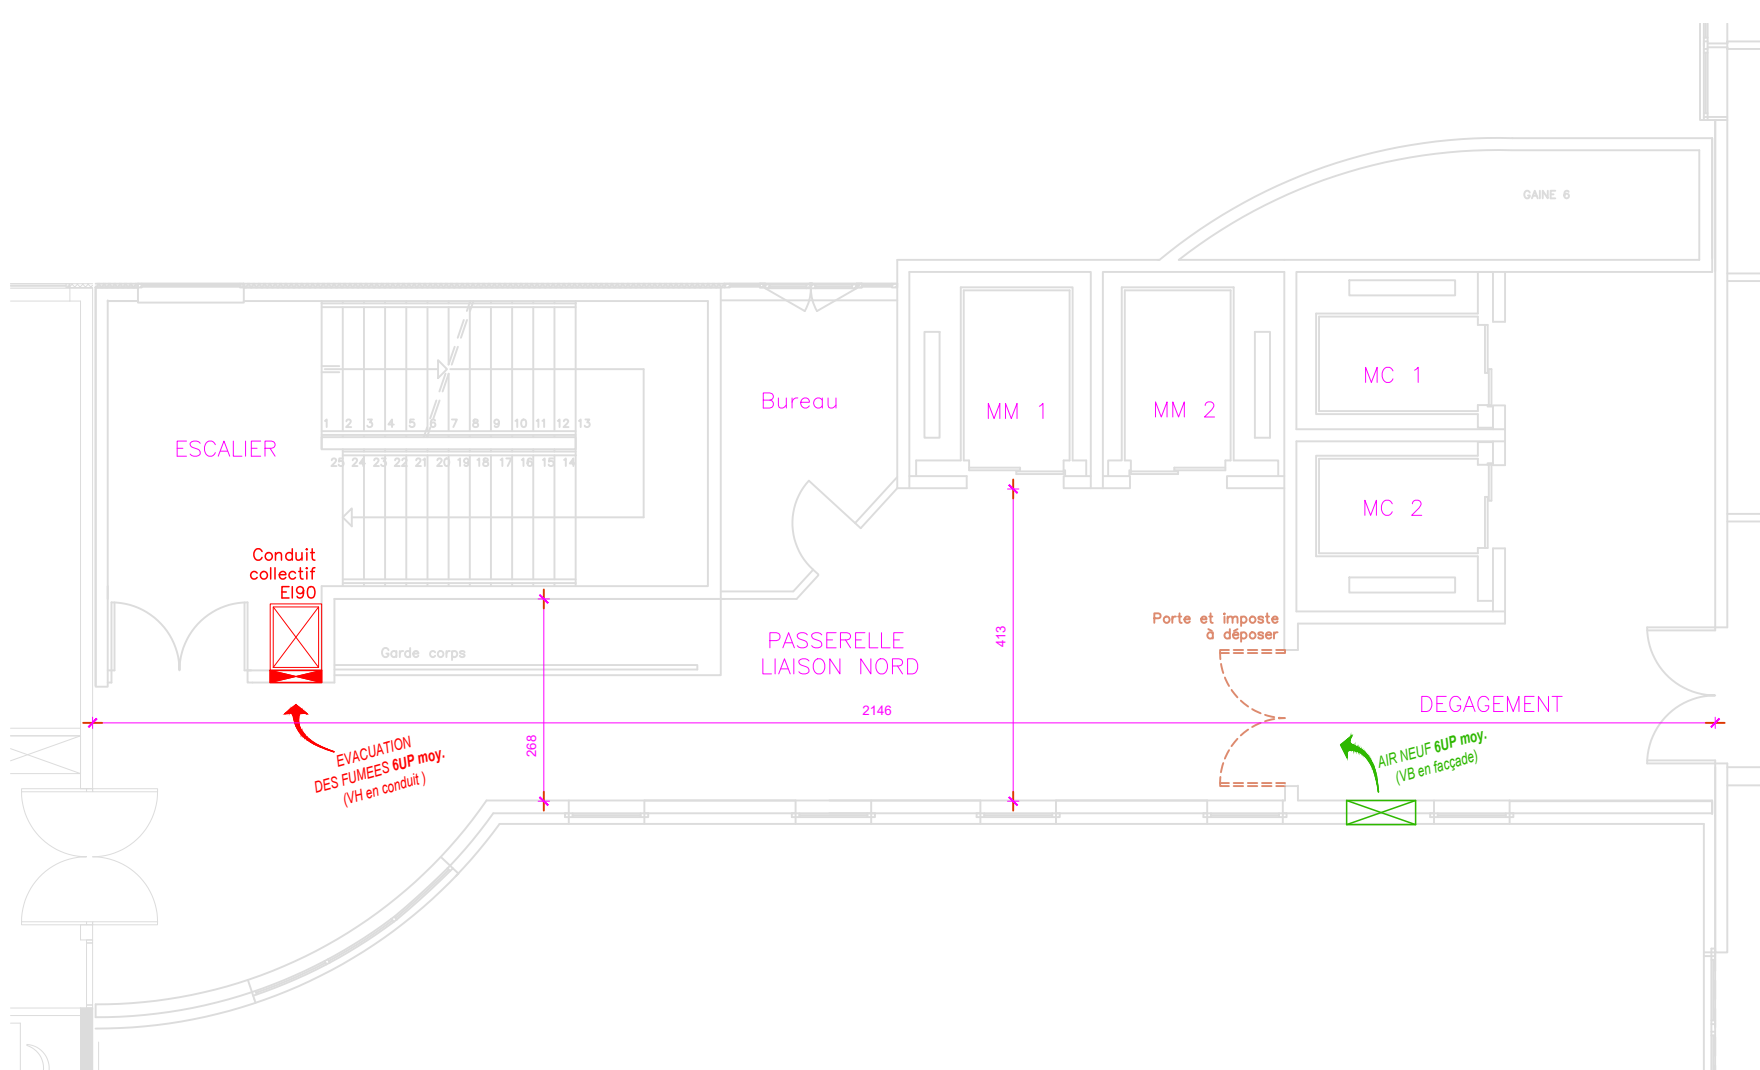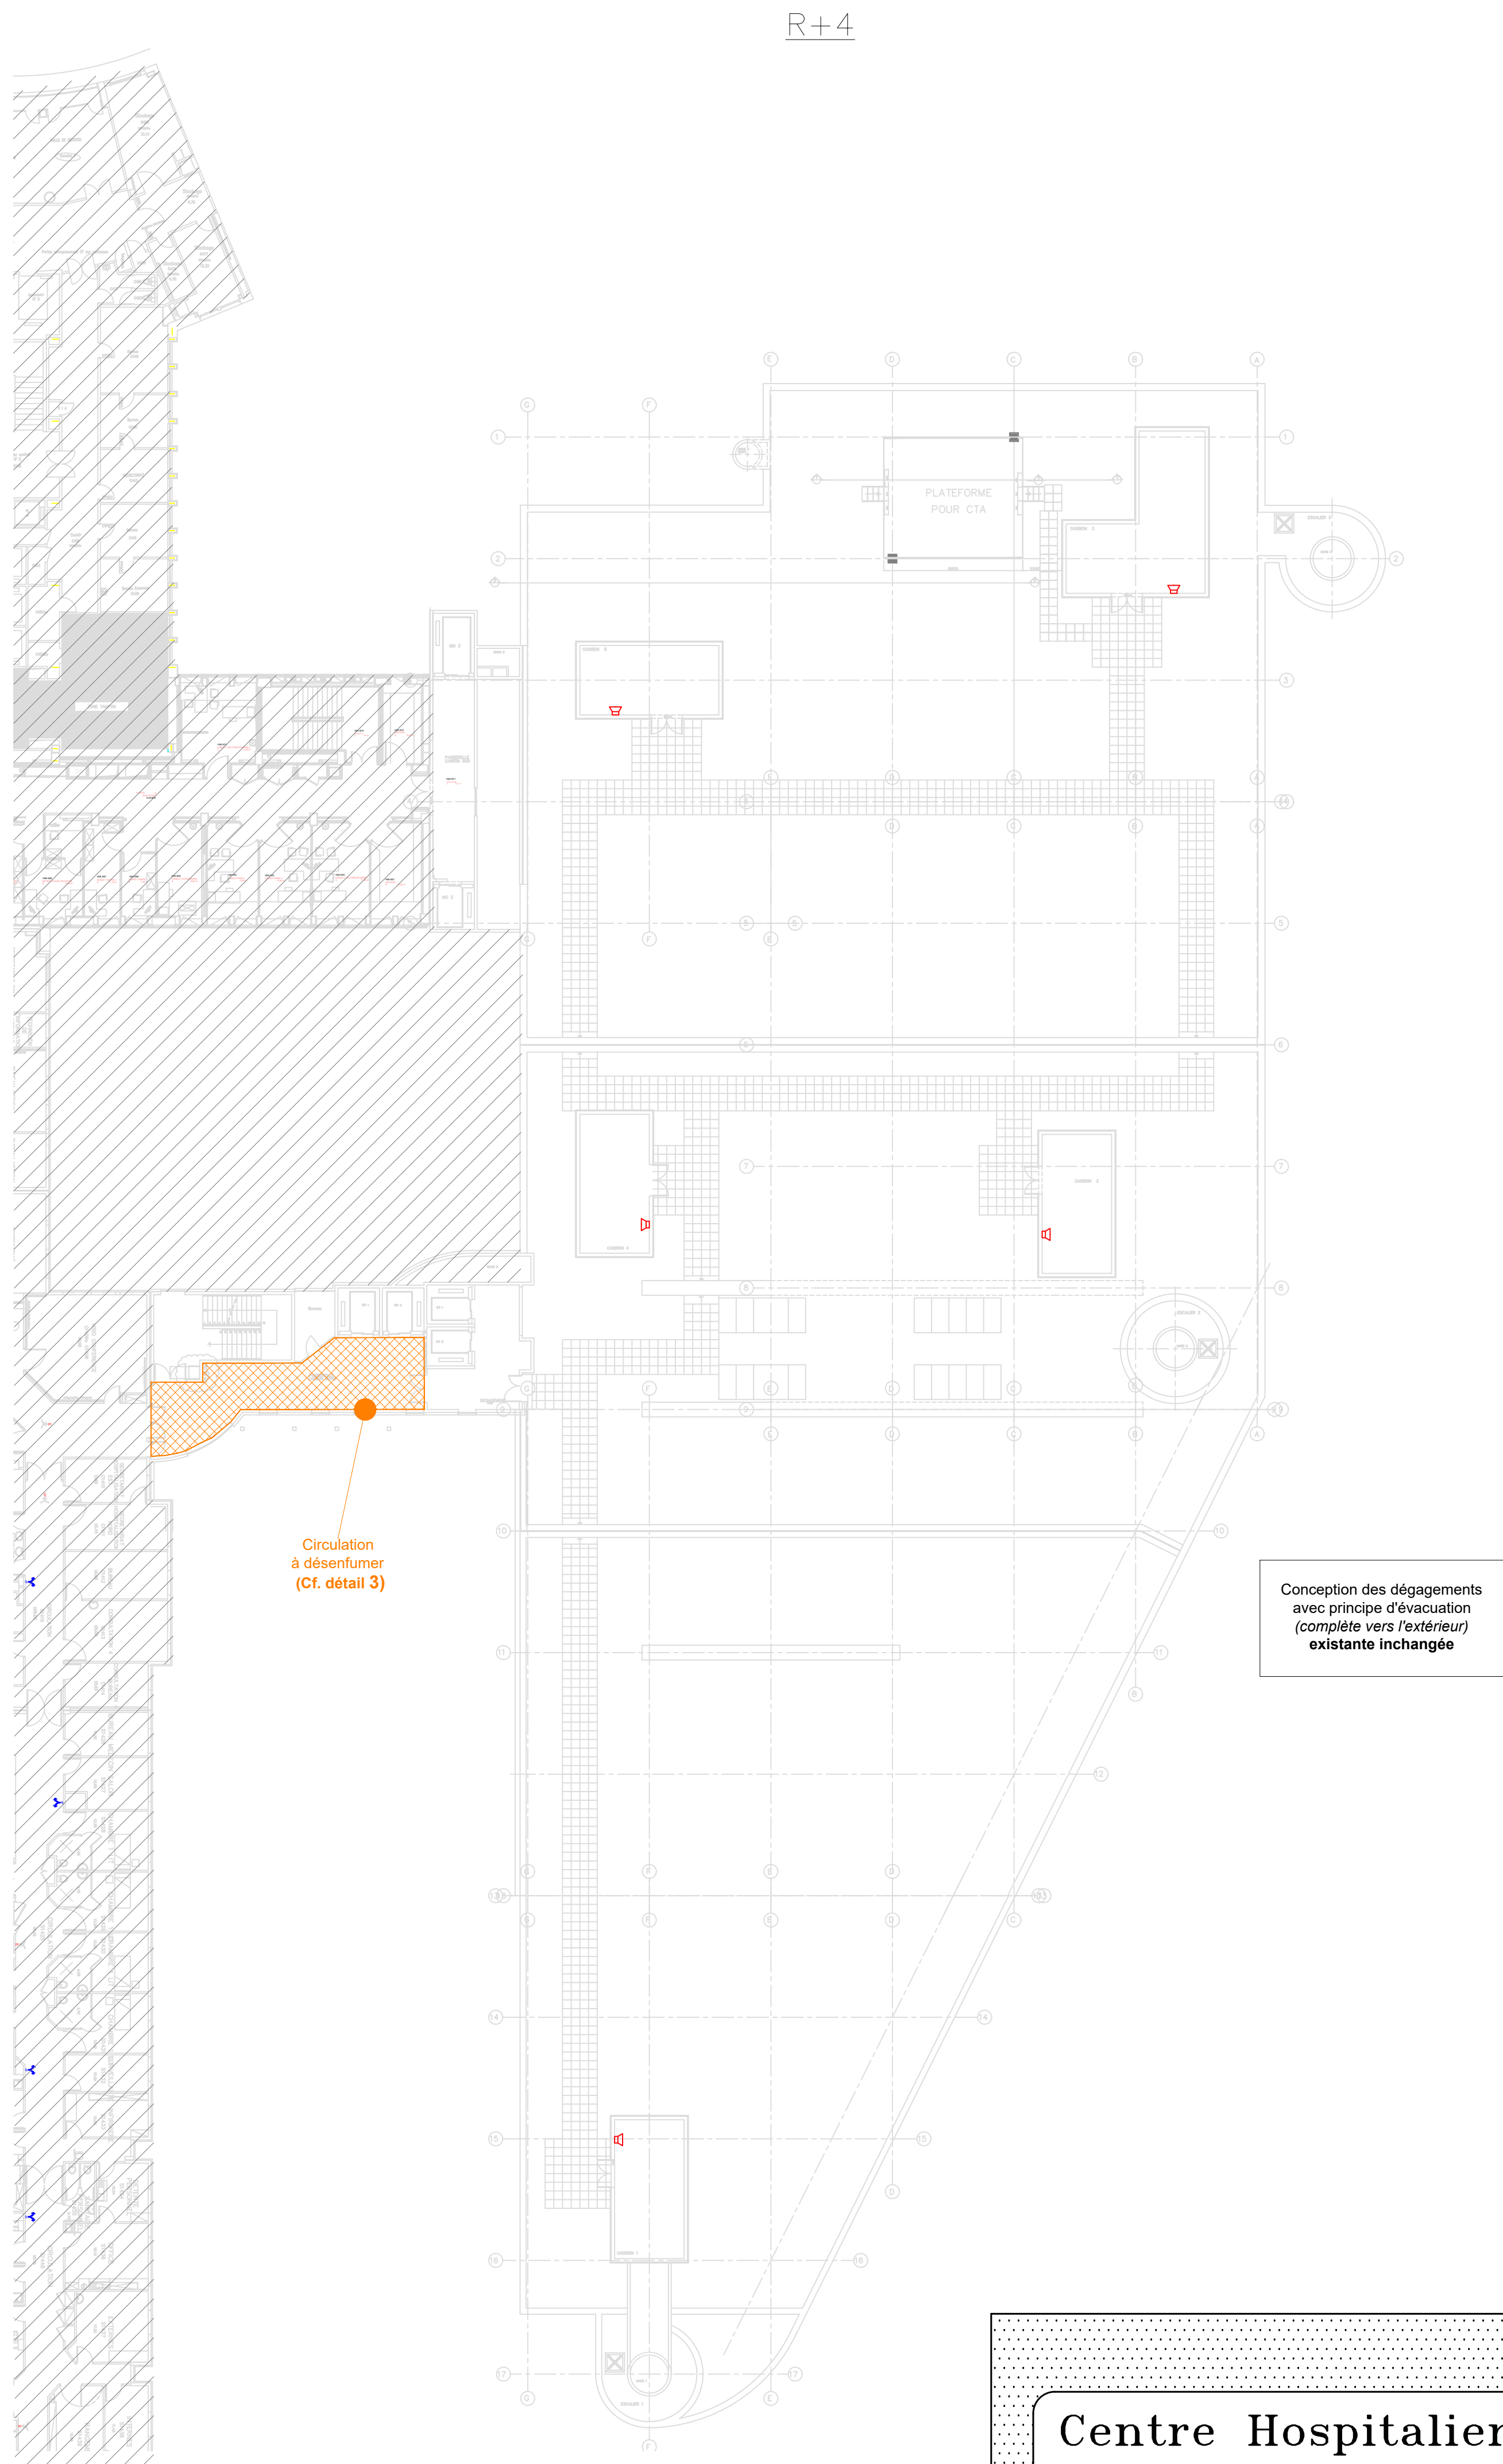

DETAIL 1 (R+2)

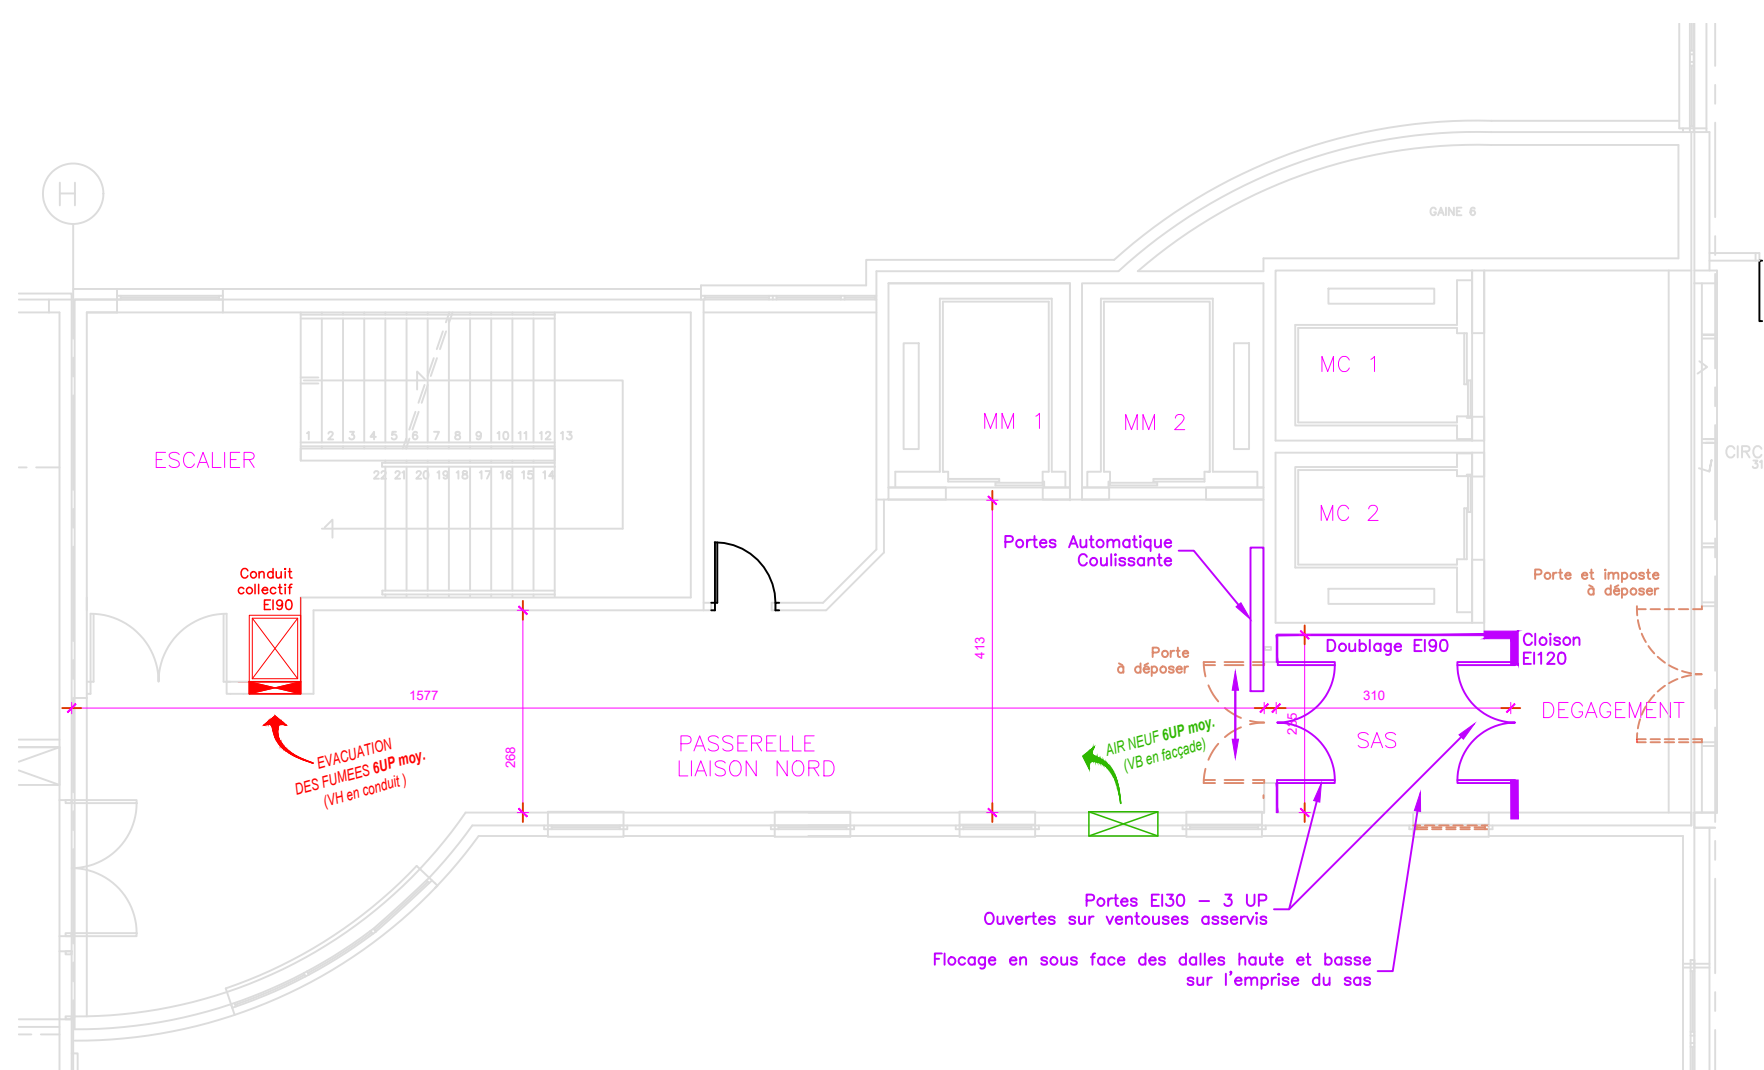

DETAIL 2 (R+3)

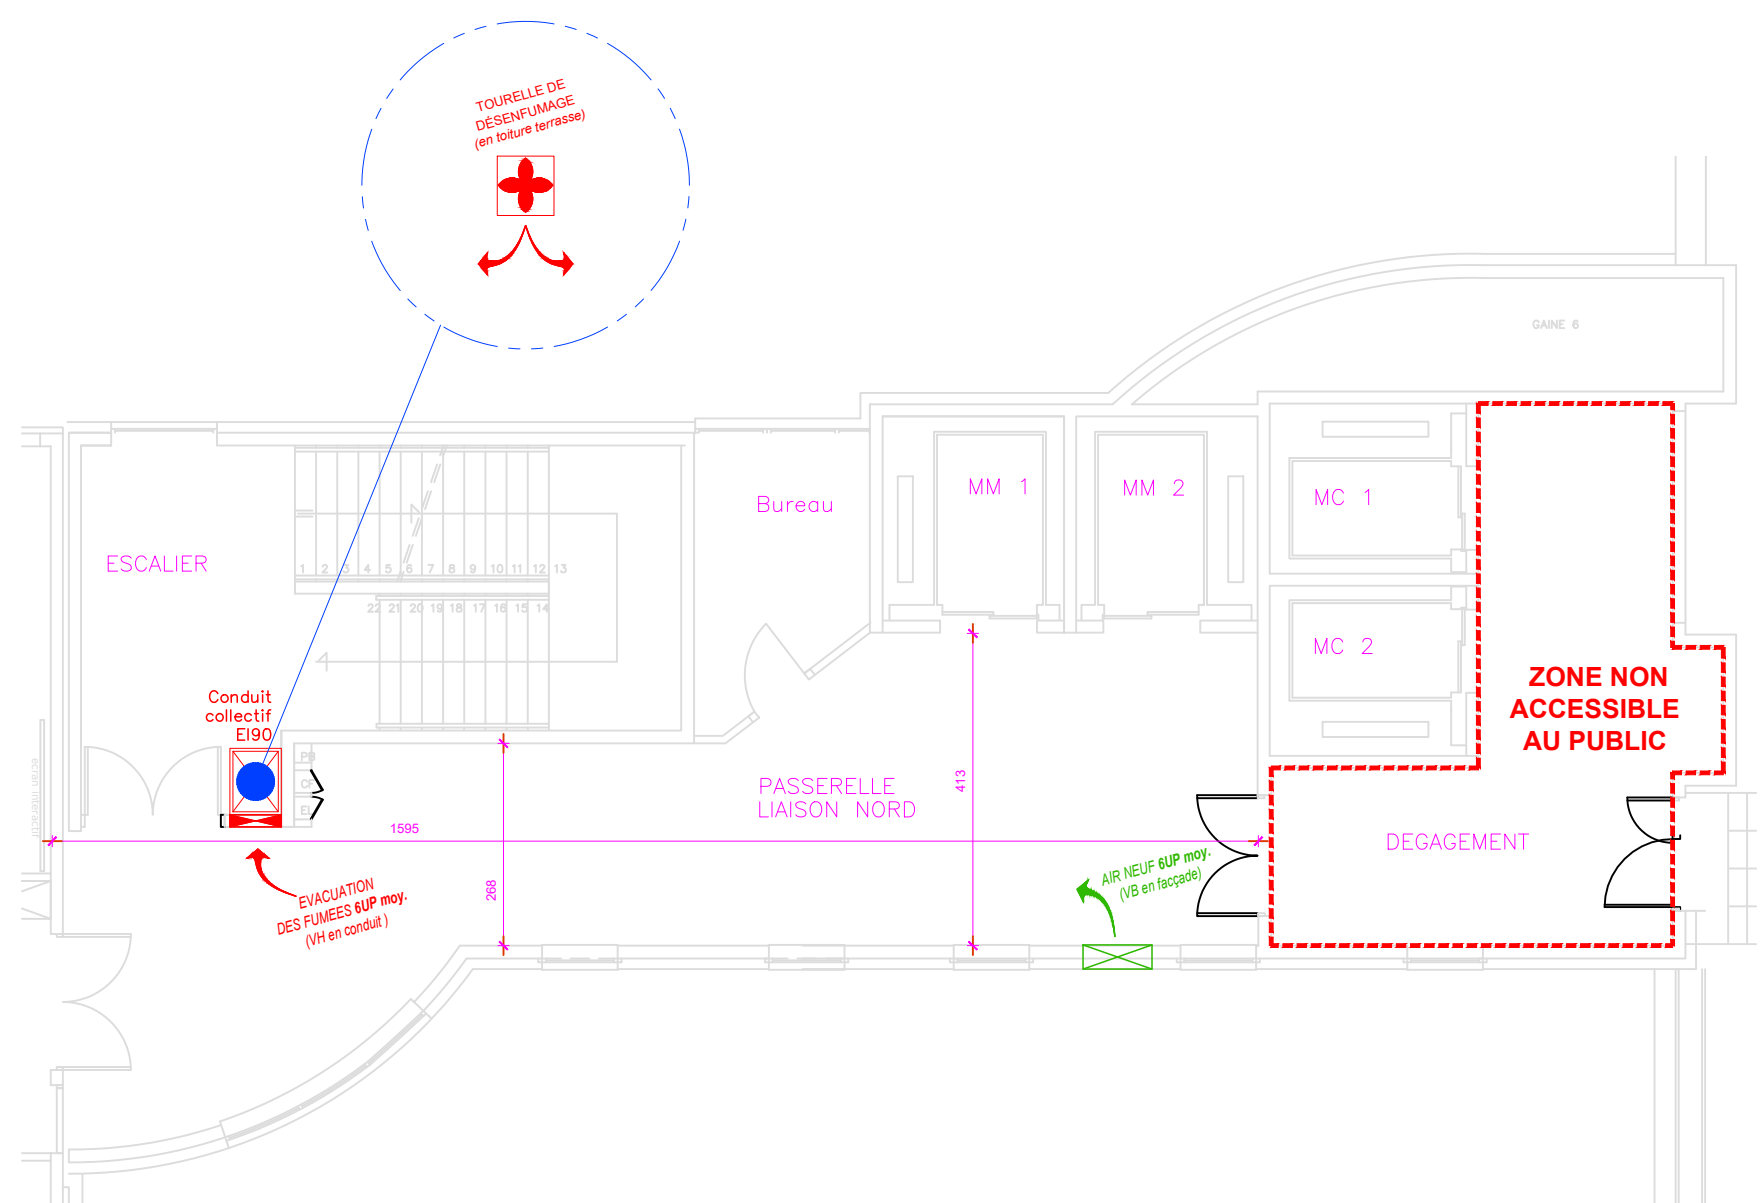

DETAIL 3 (R+4)

Légende :

- Rajout de clapets coupe-feu manquants en limite de ZC, exigibles par la réglementation
- Rajout de Détecteurs Automatique d'Incendie
- Diffuseurs sonores ajoutés
- Porte EI90 défaillante à remplacer à l'identique
- Porte E30 défaillante à remplacer à l'identique

Centre Hospitalier Universitaire de Clermont-Ferrand

HOPITAL GABRIEL MONTPIED

BATIMENTS HNH & PMT MISE EN CONFORMITE DU SSI

Pièce n°5 – Vues en plan "PMT" (R+2 au R+4)
Autorisation de travaux

Date	Modifications	Indice
29/09/2025	Première émission	A
07/01/2026	Mise à jour suivant remarques MOA et BC	B

Dresse par : SINTEC Dessine par : SINTEC

L'ingénieur en chef : 62, av. Edouard Michelin 63100 CLERMONT-FD Tel : 04.73.91.50.50 contact@sintec.fr
Date : Septembre 2025
Echelle : 1/100

N° Plan d'Affaire : 3144_AT5_BAT-PMT
N° de Classement Archives :