



- Eau chaude sanitaire
- Eau froide sanitaire
- Ventilation primaire
- Eau usée
- Ventilation primaire

CREATION DU STUDIO 3D

CONSERVATOIRE NATIONAL SUPERIEUR DE MUSIQUE ET DE DANSE DE PARIS

NOM: Plan PLOMBERIE projet MEZZANINE - Studio 3D		PHASE: DCE		
DE:	ECHELLE: 1/50e	DATE: 12/2024	NO: 304.1	FORMAT: A0

CODE:	Phase	Ententeur	Zone	Niveau	Type	Lot	No	Index	Date
	DCE	ERT	TZ	NZ	PLN	PLB	304.1	0	12/2024

MAÎTRE D'OUVRAGE
CNSMDP
209 avenue Jean Jaurès, 75019 Paris
tél: +33 (0) 1 40 40 46 49

ARCHITECTE MANDATAIRE - SCENOGAPHE
CLE MILLET ARCHITECTES
21b rue de Blévre, 75014 Paris
tél: +33 (0) 1 53 10 11 66

ARCHITECTE ASSOCIE
TG ARCHITECTES
52 rue Bichat, 75010 Paris
tél: +33 (0) 6 84 33 78 50

BET ACOUSTIQUE
ALTIA ACOUSTIQUE
5 rue de Cléry, 75002 Paris
tél: +33 (0) 1 53 00 90 65

BET AUDIOVISUEL
SCENARCHIE
5 rue de Cléry, 75002 Paris
tél: +33 (0) 1 53 00 90 65

BET STRUCTURE
AR-C
11 rue René Goscinny, 75013 Paris
tél: +33 (0) 1 53 94 64 40

BET FLUIDES
ERTEM INTERNATIONAL
66-72 rue Marceau, 93100 Montreuil
tél: +33 (0) 1 75 34 55 80

OPC
PROJECTIM
ZAC de l'Orme, 9 Allée des Champs
95270 Bellevue en France
tél: +33 (0) 1 30 29 94 03

COMMENTAIRE:

L E O E N O E

- Eau chaude sanitaire
- Eau froide sanitaire
- Ventilation primaire
- Eau Usée
- Eau usée
- Ventilation primaire

C1

C3

C2

C4

CREATION DU STUDIO 3D

CONSERVATOIRE NATIONAL SUPERIEUR DE MUSIQUE ET DE DANSE DE PARIS

NOM: Plan PLOMBERIE projet VIDE SANITAIRE - Studio 3D		PHASE: DCE	
DE:	ECHELLE: 1/50e	DATE: 12/2024	NO: 304.2
		FORMAT: A0	

CODE:	Phase	Emetteur	Zone	Niveau	Type	Lot	No	Index	Date
	DCE	ERT	TZ	V9	PLN	PLN	304.2	0	12/2024

MAÎTRE D'OUVRAGE CNSMDP
209 avenue Jean Jaurès, 75019 Paris
tél: +33 (0) 1 40 40 46 49

ARCHITECTE MANDATAIRE - SCENOGRAFIE CLE MILLET ARCHITECTES
21b rue de Blèvre, 75014 Paris
tél: +33 (0) 1 53 10 11 66

ARCHITECTE ASSOCIE TG ARCHITECTES
52 rue Bichat, 75010 Paris
tél: +33 (0) 6 84 33 78 50

BET ACOUSTIQUE ALTA ACOUSTIQUE
5 rue de Cléry, 75002 Paris
tél: +33 (0) 1 53 00 90 65

BET AUDIOVISUEL SCENARCHIE
5 rue de Cléry, 75002 Paris
tél: +33 (0) 1 53 00 90 65

BET STRUCTURE AR-C
11 rue René Goscinny, 75013 Paris
tél: +33 (0) 1 53 94 64 40

BET FLUIDES ERTEM INTERNATIONAL
66-72 rue Marceau, 93100 Montreuil
tél: +33 (0) 1 75 34 55 80

OPC PROJECTIM
ZAC de l'Orme, 9 Allée des Champs
95270 Belloy en France
tél: +33 (0) 1 30 29 94 03

COMMENTAIRE:

CONSERVATOIRE NATIONAL SUPERIEUR DE MUSIQUE ET DE DANSE DE PARIS

CJÉ architectes

tg+a


ALTA

scenarchie scénographie / audiovisuel / digital

ar-c

ERTEM

Projectim

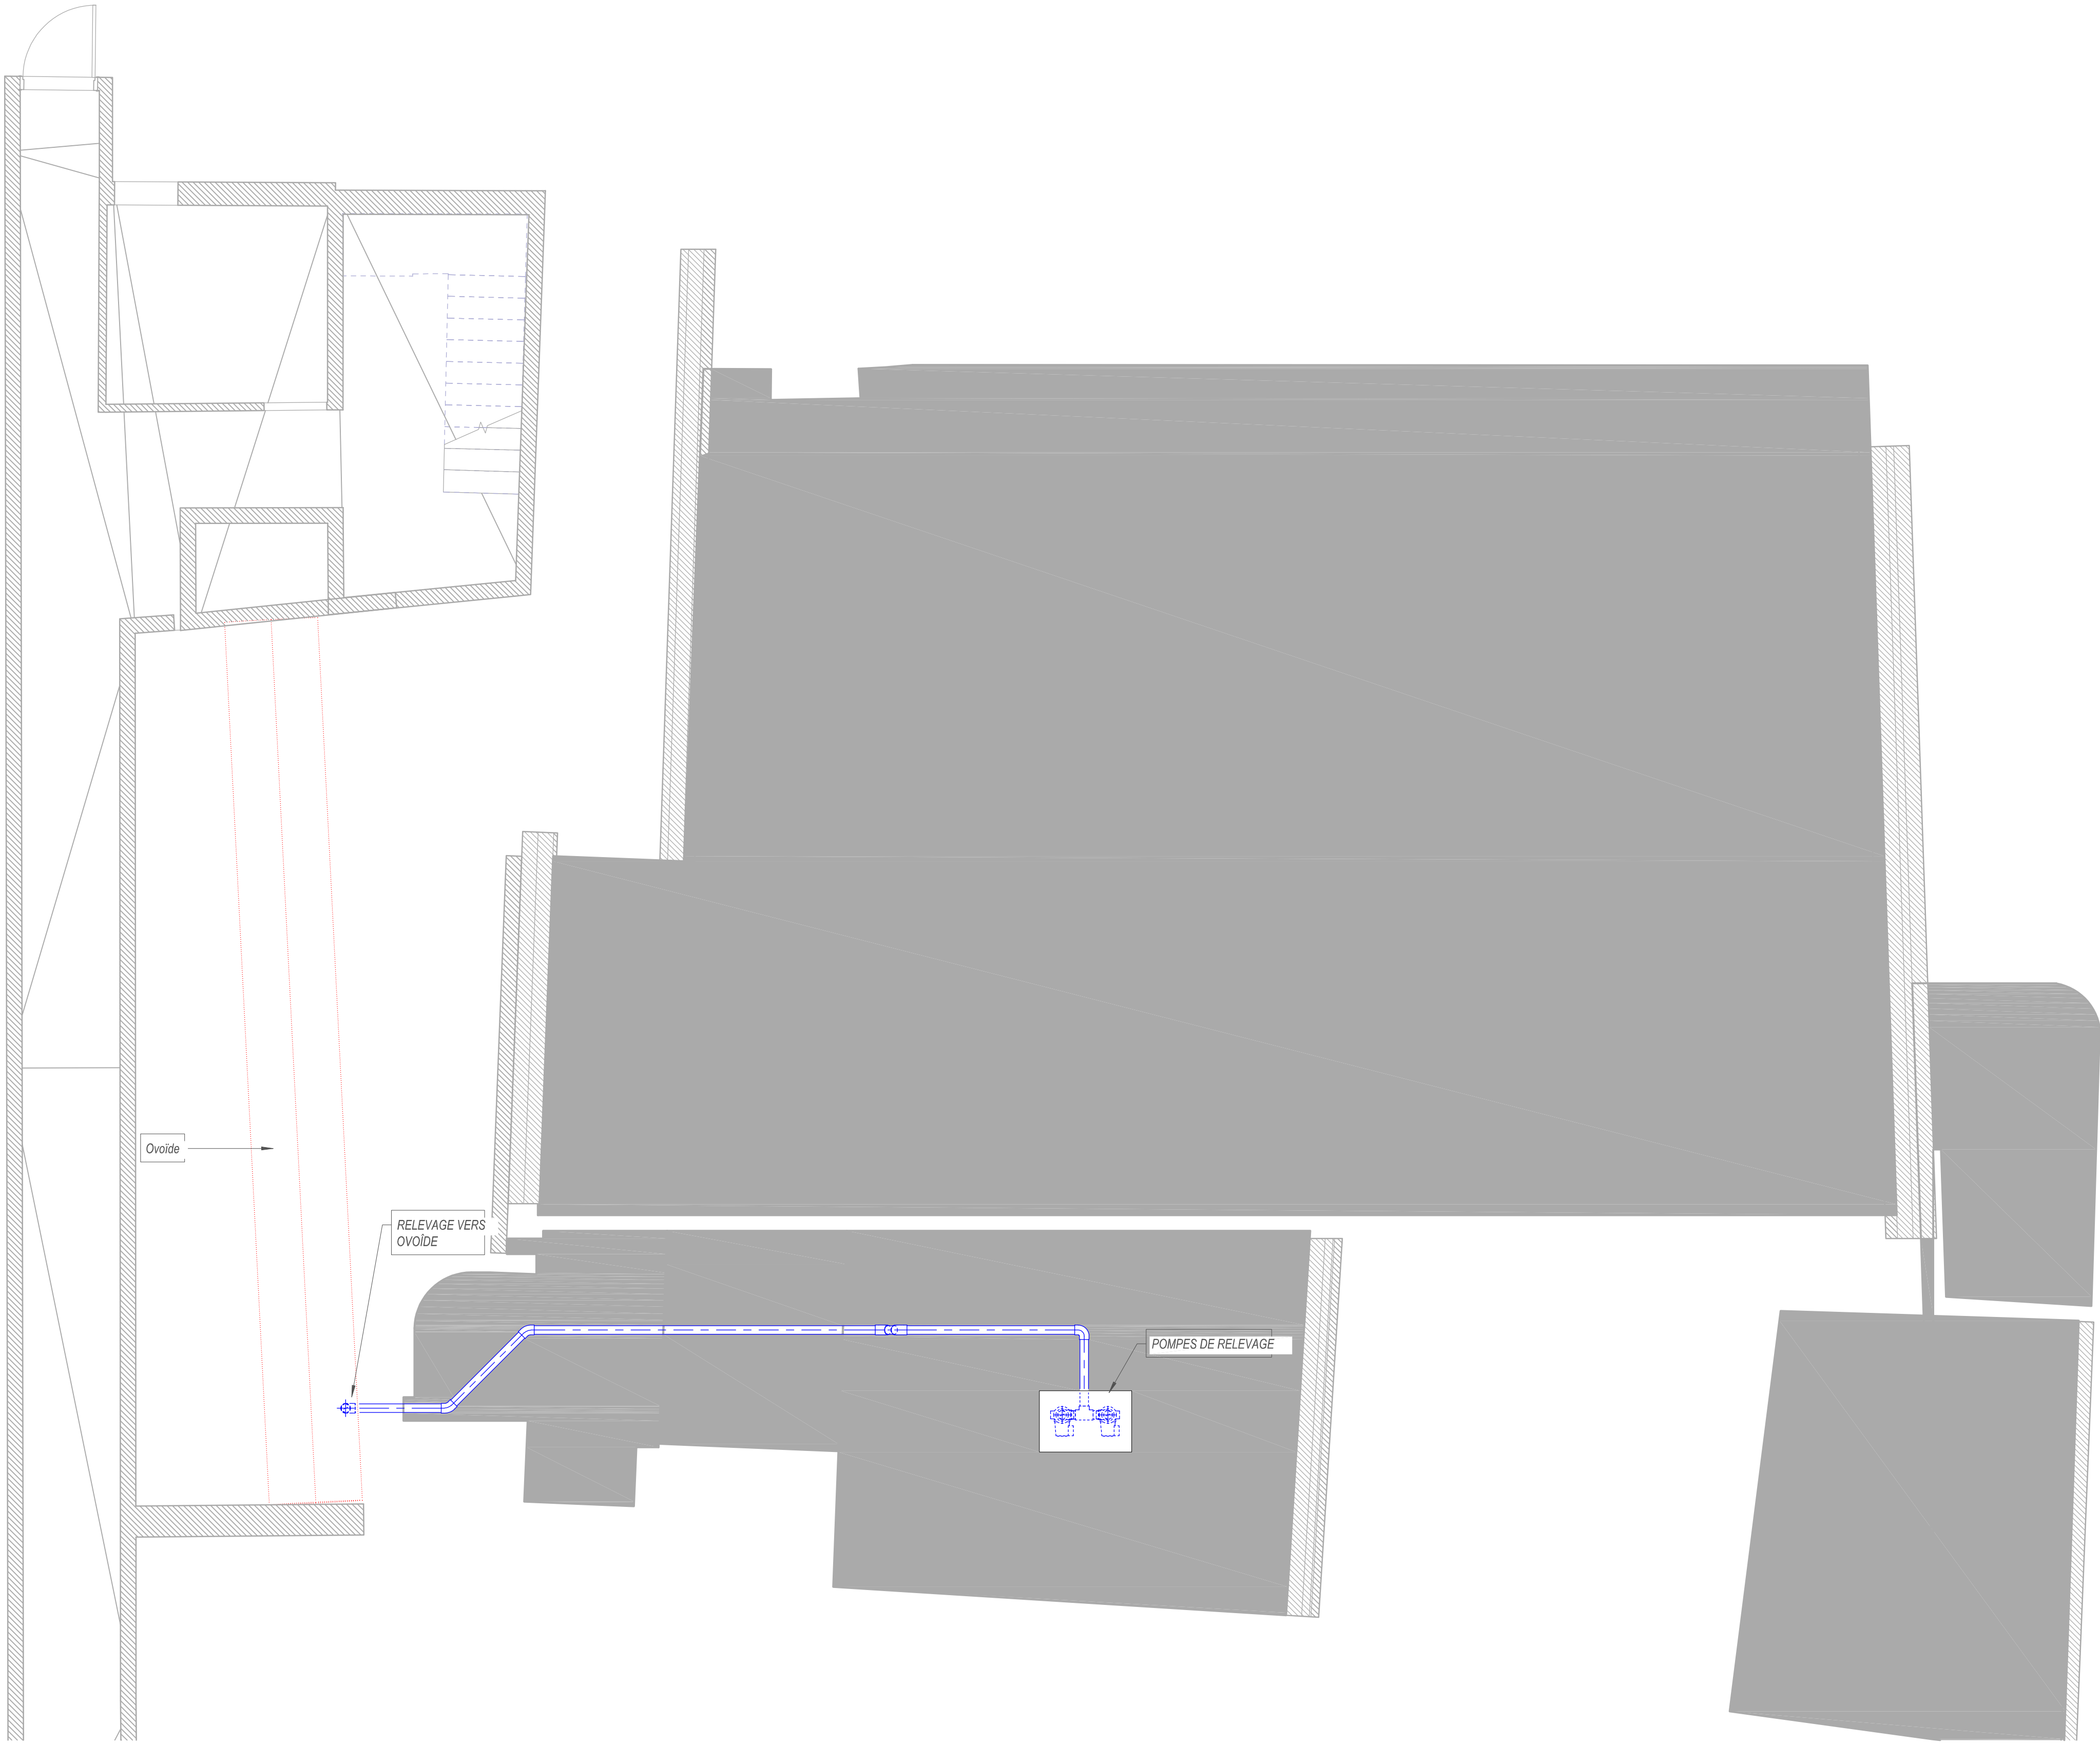

CREATION DU STUDIO 3D

CONSERVATOIRE NATIONAL SUPERIEUR DE MUSIQUE ET DE DANSE DE PARIS

NOM: Plan PLOMBERIE projet SOUS-DALLAGE - Studio 3D		PHASE: DCE	
DE:	ECHELLE: 1/50e	DATE: 12/2024	NO: 304.3
		FORMAT: A0	

CODE:	Phase	Emetteur	Zone	Niveau	Type	Lot	No	Indice	Date
	DCE	ERT	TZ	S-0	PLM	PLB	304.3	0	12/2024

MAÎTRE D'OUVRAGE	CNSMDP 209 avenue Jean Jaurès, 75019 Paris tél: +33 (0) 1 40 40 46 49	CONSERVATOIRE NATIONAL SUPERIEUR DE MUSIQUE ET DE DANSE DE PARIS
ARCHITECTE MANDATAIRE - SCENOGRAPHE	CLE MILLET ARCHITECTES 21b rue de Blévre, 75014 Paris tél: +33 (0) 1 53 10 11 66	CLE MILLET ARCHITECTES
ARCHITECTE ASSOCIE	TG ARCHITECTES 52 rue Bichat, 75010 Paris tél: +33 (0) 6 84 33 78 50	tg·a
BET ACOUSTIQUE	ALTIA ACOUSTIQUE 5 rue de Cléry, 75002 Paris tél: +33 (0) 1 53 00 90 65	ALTIA
BET AUDIOVISUEL	SCENARCHIE 5 rue de Cléry, 75002 Paris tél: +33 (0) 1 53 00 90 65	scenarchie
BET STRUCTURE	AR-C 11 rue René Gosdinn, 75013 Paris tél: +33 (0) 1 53 94 64 40	ar-c
BET FLUIDES	ERTEM INTERNATIONAL 66-72 rue Marceau, 93100 Montreuil tél: +33 (0) 1 75 34 55 80	ERTEM
OPC	PROJECTIM ZAC de l'Orme, 9 Allée des Champs 95270 Balloy en France tél: +33 (0) 1 30 29 94 03	Projectim

COMMENTAIRE:



Prise extérieur colonnes sèche
DN65

L E G E N D E

- Eau chaude sanitaire
- Eau froide sanitaire
- Ventilation primaire
- Eau Usée
- Eau usée
- Ventilation primaire

CREATION DU STUDIO 3D

CONSERVATOIRE NATIONAL SUPERIEUR DE MUSIQUE ET DE DANSE DE PARIS

NOM:	Plan PLOMBERIE projet RDC - Studio 3D	PHASE:	DCE
DE:	ECHELLE: 1/50e	DATE:	12/2024
		NO:	304.4
		FORMAT:	A0

CODE:	Phase	Créateur	Zone	Niveau	Type	Lot	No	Index	Date
	DCE	ERT	TZ	RDC	PLN	PLB	304.4	0	12/2024

MAÎTRE D'OUVRAGE	CNSMDP 209 avenue Jean Jaurès, 75019 Paris tél: +33 (0) 1 40 40 46 49
ARCHITECTE MANDATAIRE - SCENOGRAPHE	CLE MILLET ARCHITECTES 21b rue de Blèvre, 75014 Paris tél: +33 (0) 1 53 10 11 66
ARCHITECTE ASSOCIE	TG ARCHITECTES 52 rue Bichat, 75010 Paris tél: +33 (0) 6 84 33 78 50
BET ACOUSTIQUE	ALTIA ACOUSTIQUE 5 rue de Cléry, 75002 Paris tél: +33 (0) 1 53 00 90 65
BET AUDIOVISUEL	SCENARCHIE 5 rue de Cléry, 75002 Paris tél: +33 (0) 1 53 00 90 65
BET STRUCTURE	AR-C 11 rue René Goscinny, 75013 Paris tél: +33 (0) 1 53 94 64 40
BET FLUIDES	ERTEM INTERNATIONAL 66-72 rue Marceau, 93100 Montreuil tél: +33 (0) 1 75 34 55 80
OPC	PROJECTIM ZAC de l'Orme, 9 Allée des Champs 95270 Bellevue en France tél: +33 (0) 1 30 29 94 03

CONSERVATOIRE
NATIONAL SUPERIEUR
DE MUSIQUE ET
DE DANSE DE PARIS

CLE
MILLET
ARCHITECTES

tg.a

ALTIA

scenarchie
scénographies / audiovisuel / digital

ar-c

ERTEM

Projectim

COMMENTAIRE: