


TRANCHE OPTIONNELLE 1

TRANCHE FERME

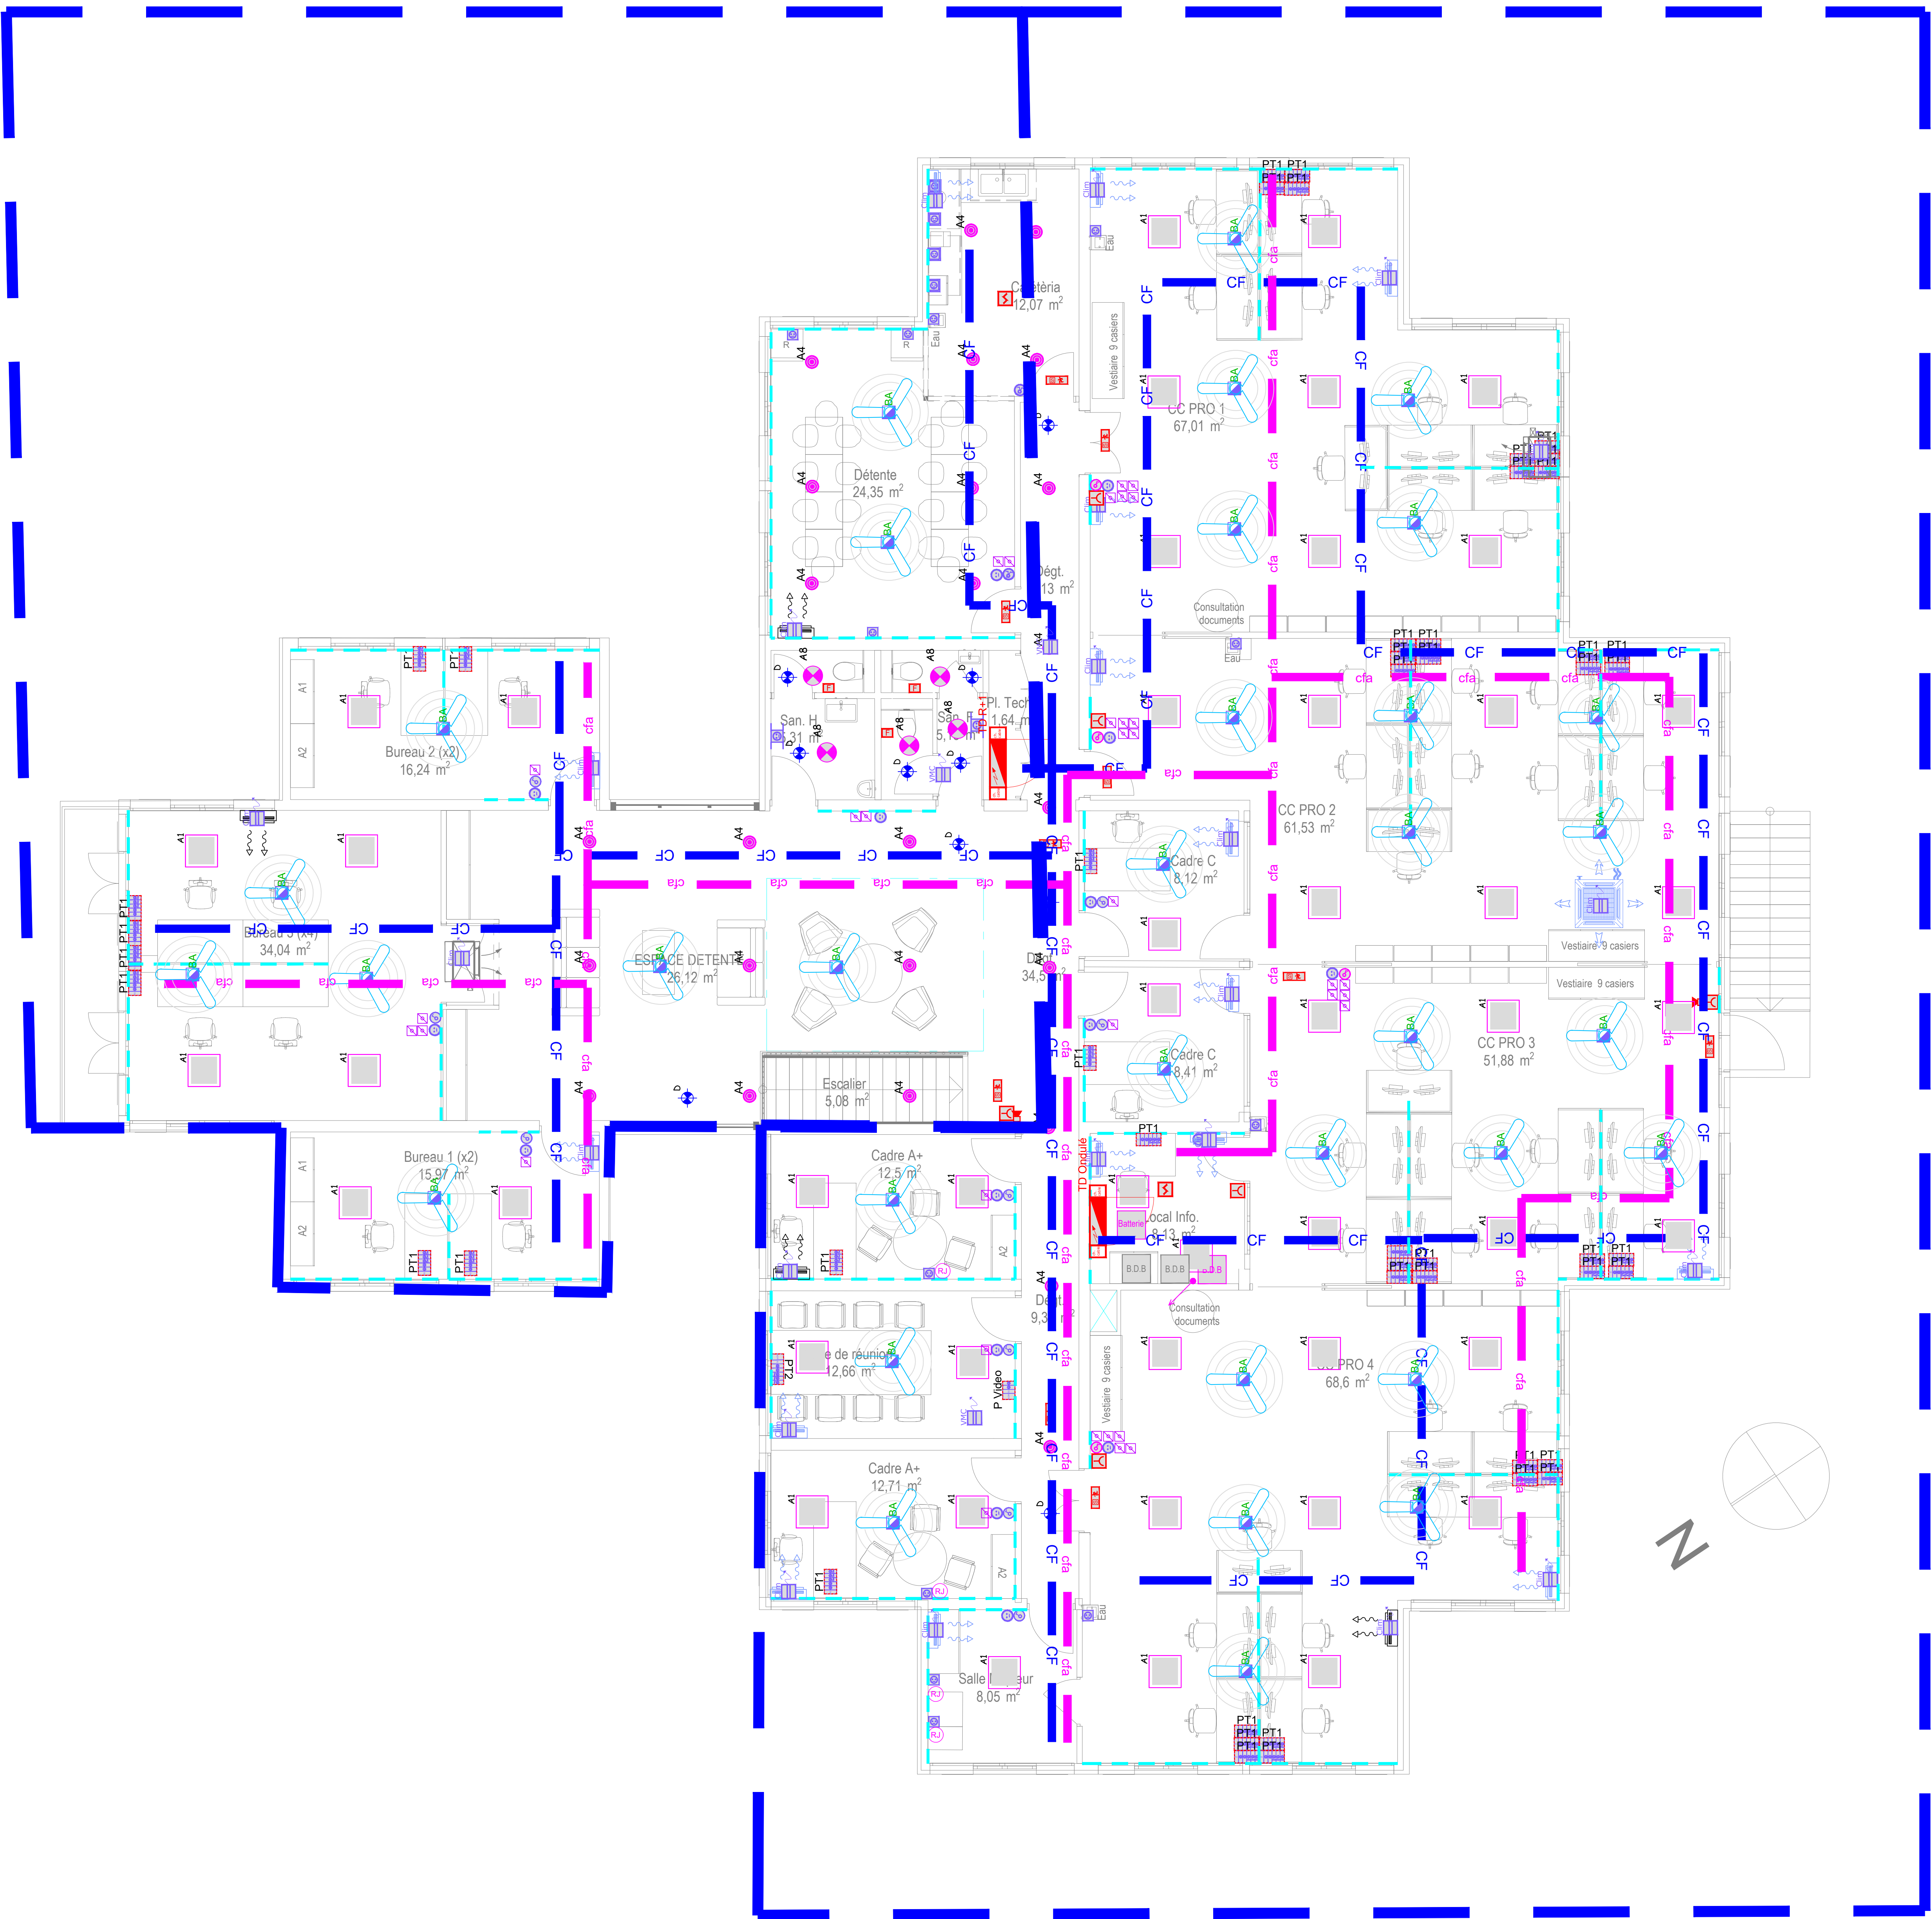

LEGENDE ELECTRICITE : LUSTRIERIE	
SYMBOLE	DESIGNATION
	Luminaire type A1 Dalle 600 x 600
	Luminaire type A4 Downlight encastré
	Luminaire type A8 Hublot étanche

LEGENDE ELECTRICITE : EQUIPEMENTS	
SYMBOLE	DESIGNATION
	Poste de travail type PT1 : Ensemble 2 prises 16A Ph+N+T, 3 prises 16A Ph+N+T ondules et 1 prise RJ45
	Poste de travail type PT2 : Ensemble 2 prises 16A Ph+N+T, 3 prises 16A Ph+N+T ondules et 1 prise RJ45
	Poste vidéo type P.Video : Ensemble 2 prises 16A Ph+N+T, 1 prise RJ45 et 1 prise HDMI recommandée avec le poste PTE
	Couloir périphérique et sous bureau pour passage câbles postes informatiques
	Détecteur de présence
	Baie de brassage VDI
	Ordinateur + batterie
	Tableau général basse tension
	Tableau divisionnaire
	Brasseur d'air + aérateur électrique + commande filaire murale 1.30m
	Aérateur électrique

LEGENDE ELECTRICITE : APPAREILLAGES	
SYMBOLE	DESIGNATION
	Prise RJ45
	PC 16A +T à 0.30m
	PC 16A +T à 1.10m
	Tableau de commande centralisée
	Interrupteur simple allumage
	Interrupteur va et vient
	Interrupteur double allumage
	PC étanche 10/16A + T
	Tableau centralisé de commande de brasseur d'air

LEGENDE ELECTRICITE : CHEMINEMENTS	
SYMBOLE	DESIGNATION
	CHEMIN DE CABLES COURANTS FORTS
	CHEMIN DE CABLES COURANTS FAIBLES
	Montée / Descente CFA CFA

LEGENDE ELECTRICITE : SECURITE INCENDIE CONTROLE D'ACCES & VIDEO SURVEILLANCE	
SYMBOLE	DESIGNATION
	Système de sécurité incendie et report SSI
	Box Automate d'Extinction de Sécurité CSI
	Diffuseur sonore / visuel
	Détecteur manuel
	Flash
	Box Automate Paraff d'Extinction
	Arrière d'urgence pompiers
	Interphone CAS

Commune de Saint Benoît

Création d'un Centre d'Appel - CC PRO

Maître d'ouvrage

DRFIP
2 Av. André Malraux
97744 Saint-Denis CEDEX 9 C.O. 2015
Tél: 0262 91 02 70 Fax: 0262 91 02 71
Mail: bureau.construction@ccsaintbenoit.gouv.fr

Maîtrise d'Œuvre

Mandatitaire

Architectes

L'atelier architectes
24, rue de la Liberté
97400 Saint-Denis
Tél: 0262 25 01 01 Fax: 0262 25 01 34
architectes@atelier-archi.fr

BET TCE

L'atelier ingénieurs
24, rue de la Liberté
97400 Saint-Denis
Tél: 0262 25 01 01 Fax: 0262 25 01 34
bet@atelier-ingenieurs.fr

Repérage

DCE

PLAN EQUIPEMENT
ELECTRICITE CFA CFA
Niveau R+1

FEVRIER 2026 Échelle: 1:50 EL02

Ind.	Date	Remarques