






Luminaire - Interrupteur - Detecteur


 Luminaire Type A

 
 Luminaire Type B


 Luminaire Type C


 Luminaire Type D

 
 Interrupteur bloc allumage

 
 Interrupteur simple

 
 Interrupteur simple à voyant


 Interrupteur simple à voyant étanche


 Interrupteur simple étanche

 
 Va et vient


 Va et vient à voyant


 Va et vient à voyant étanche


 Va et vient étanche


 Bouton poussoir

 Bouton poussoir étanche


 Détecteur présence plafond 360°


 Détecteur présence mural 180°


 Commande volet roulant


 Tableau commande éclairage


Incendie - Sécurité


 Bloc autonome d'éclairage


 Bloc d'éclairage d'ambiance


 Bloc de secours


 Bloc de secours Etanche


 Centrale incendie


 Détecteur avertisseur autonome de fumée


 Detecteur incendie - plafond

 
 Déclencheur manuel PPMS


 Sirène - EXISTANT

 Sirène - NOUVELLE


 Indicateur d'action


 Ventouse


 Déclencheur manuel (étanche en extérieur)


 Flash lumineux


Informatique


 RJ45 intérieure / étanche


 1 PC + 1 RJ45


 4 PCN + 2 PC rouges + 2 RJ45 (Existant)


 2 PCN + 2 PCO rouges + 1 RJ45


 3 PC rouges + 1 RJ45

 
 2 PC rouges + 1 RJ45

 1 RJ45


 1 PC + 1 RJ45 + 1 HDMI


 Commande vidéoprojecteur


 Baie informatique





Intrusion / vidéo

 
 Détecteur présence intrusion 90°


 Détecteur présence intrusion 360°


 Radar 180° - Existant déplacé


 Clavier mise en / hors alarme


 Centrale intrusion

 Diffuseur sonore intrusion étanche (en extérieur)


 Contact d'ouverture


 Caméra intérieure


 Caméra extérieure


 Moniteur


Autres


 PC en hauteur à 15 cm au-dessus du plan de travail ou 1,10 m du sol


 PC


 PC Etanche


 Bloc 3PC


 Prise TV


 Prise TV


 Sortie câble 32 A


 Appel malade


 Attente électrique


 Equipotentiel


 Lecteur de badge intérieur / extérieur


 Déclencheur manuel vert / déverrouillage porte


 Vidéophone


 Platine de rue vidéophone


 Digicode


 Haut parleur étanche


 Combiné téléphonique


 Sonnerie


 Boîtier de présence infirmière et annulation d'appel


 Horloge


 Bloc 2PC


 Convecteur


 Horloge extérieure


 Chemin de câble CFO


 Chemin de câble CFA


 Chemin de câble SSI


 Goulotte PVC


 TGBT


 Tableau divisionnaire


 Bloc autonome d'éclairage de sécurité - EXISTANT


 Bloc autonome d'éclairage de sécurité - NEUF


 Bloc d'ambiance


 Bloc autonome portable d'intervention

 Bloc phare orientable étanche

 Arrêt d'urgence

 Boucle magnétique fixe

 Bouton poussoir sortie porte + potelet + massif


 Bras articulé

**MAITRE D'OEUVRE**  
**IPH INGENIERIE**  
**Agence de NORMANDIE**  
Rue Pierre Gassendi  
76150 LA VAUPALIERE  
Tél : 02.35.33.20.82 - Fax : 02.35.74.45.96  
Courriel : rouen@iph-bet.fr

**MAITRE D'OEUVRE**  
**CAS'ART**  
21, Place Saint Marc  
76000 Rouen  
Tel : 02 35 52 00 36  
Courriel : casart@wanadoo.com

**MAITRE D'OEUVRE**  
**RECTORAT DE L'ACADEMIE DE NORMANDIE**  
Département des affaires immobilières  
25, rue de Fontenelle  
76 000 ROUEN  
Tél : 02 32 08 93 04

N° PLAN	TRAVAUX DE RELOCALISATION DU CIO AU CENTRE DES FINANCES PUBLIQUES				ECHELLE
01	DE PONTAUEMER				
LEGENDE ELECTRICITE					
DOSSIER N°	PHASE	DATE	IND.	DESSINE PAR	VERIFIE PAR
70852	DCE	11/02/2026	E	J.CHABRAT	M.MENGUE

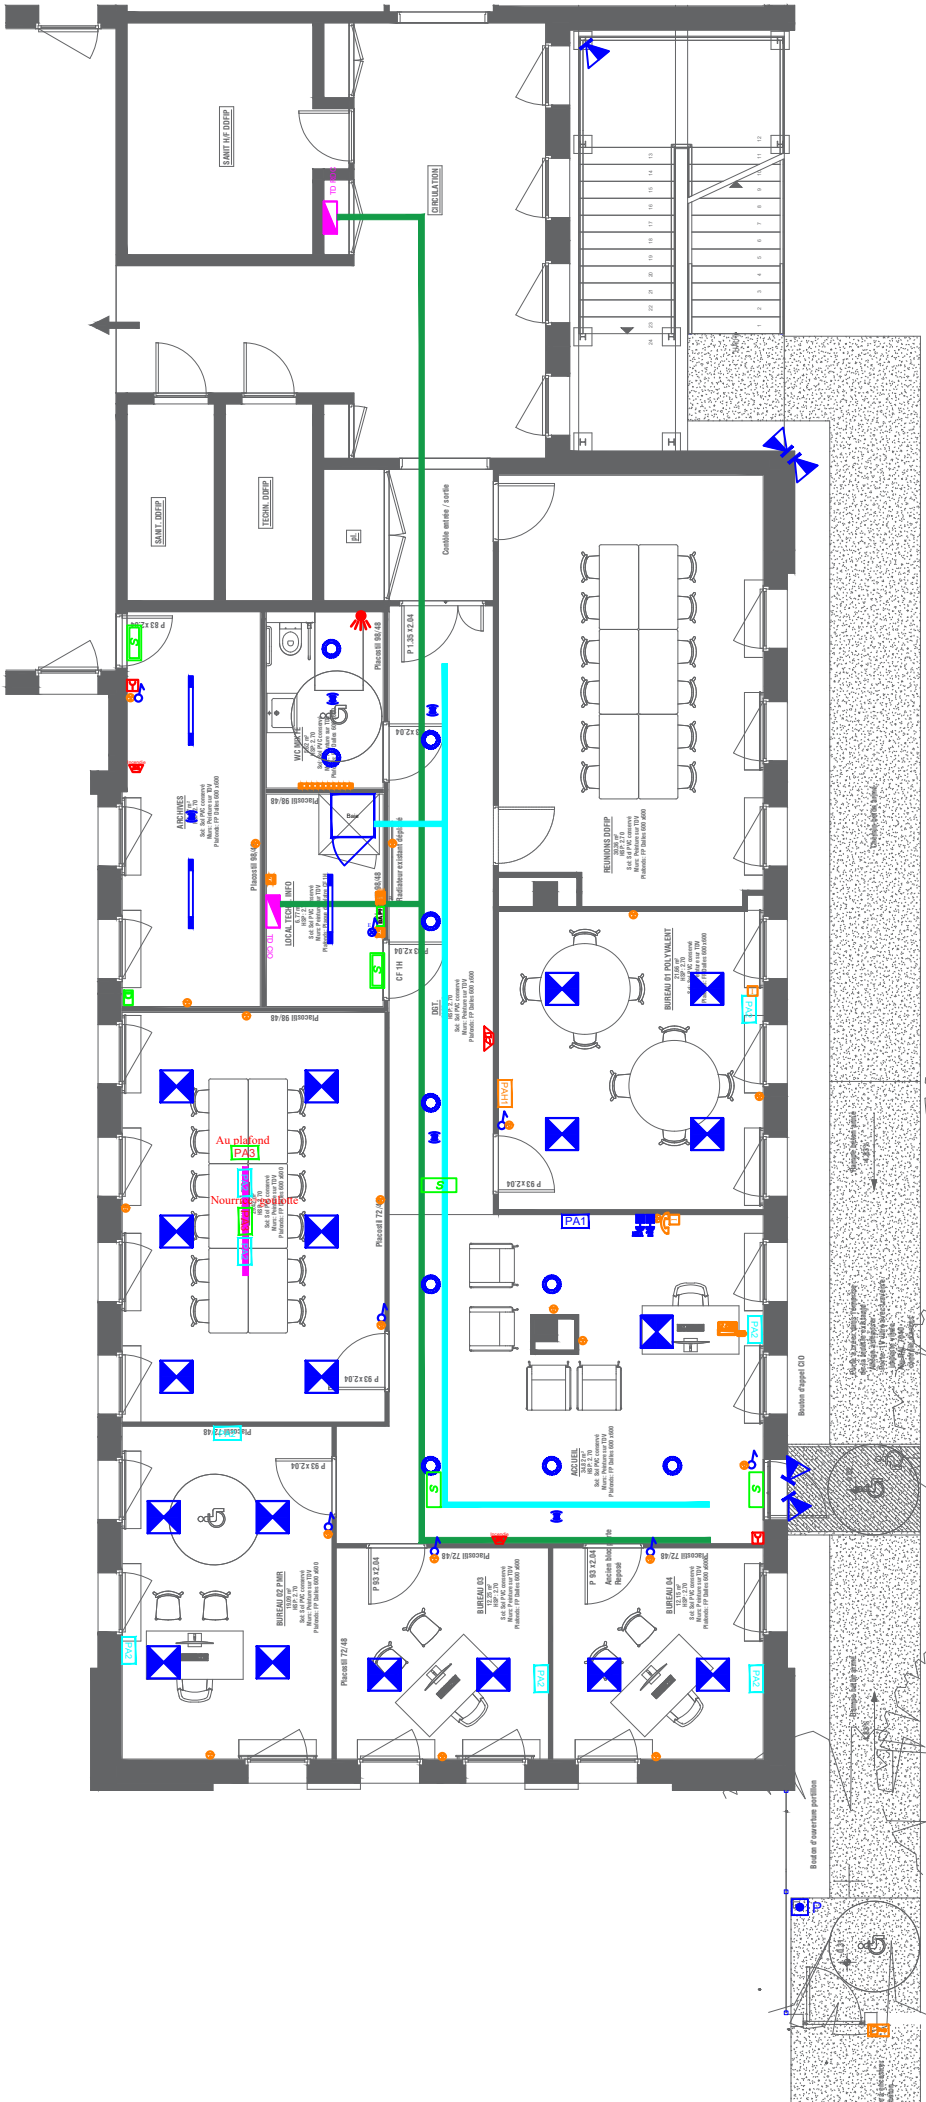


**MAITRE D'OEUVRE**  
**IPH INGENIERIE**  
**Agence de NORMANDIE**  
Rue Pierre Gassendi  
76150 LA VAUPALIERE  
Tél : 02.35.33.20.82 - Fax : 02.35.74.45.96  
Courriel : rouen@iph-bet.fr

**MAITRE D'OEUVRE**  
**CAS'ART**  
21, Place Saint Marc  
76000 Rouen  
Tél : 02 35 52 00 36  
Courriel : casart@wanadoo.com

**MAITRE D'OEUVRE**  
**RECTORAT DE L'ACADEMIE DE NORMANDIE**  
Département des affaires immobilières  
25, rue de Fontenelle  
76 000 ROUEN  
Tél : 02 32 08 93 04

N° PLAN	TRAVAUX DE RELOCALISATION DU CIO AU CENTRE DES FINANCES PUBLIQUES				ECHELLE
01	DE PONTAUEMER				1/125
PLAN ELECTRICITE - NIVEAU RDC					
DOSSIER N°	PHASE	DATE	IND.	DESSINE PAR	VERIFIE PAR
70852	DCE	11/02/2026	E	J.CHABRAT	M.MENGUE

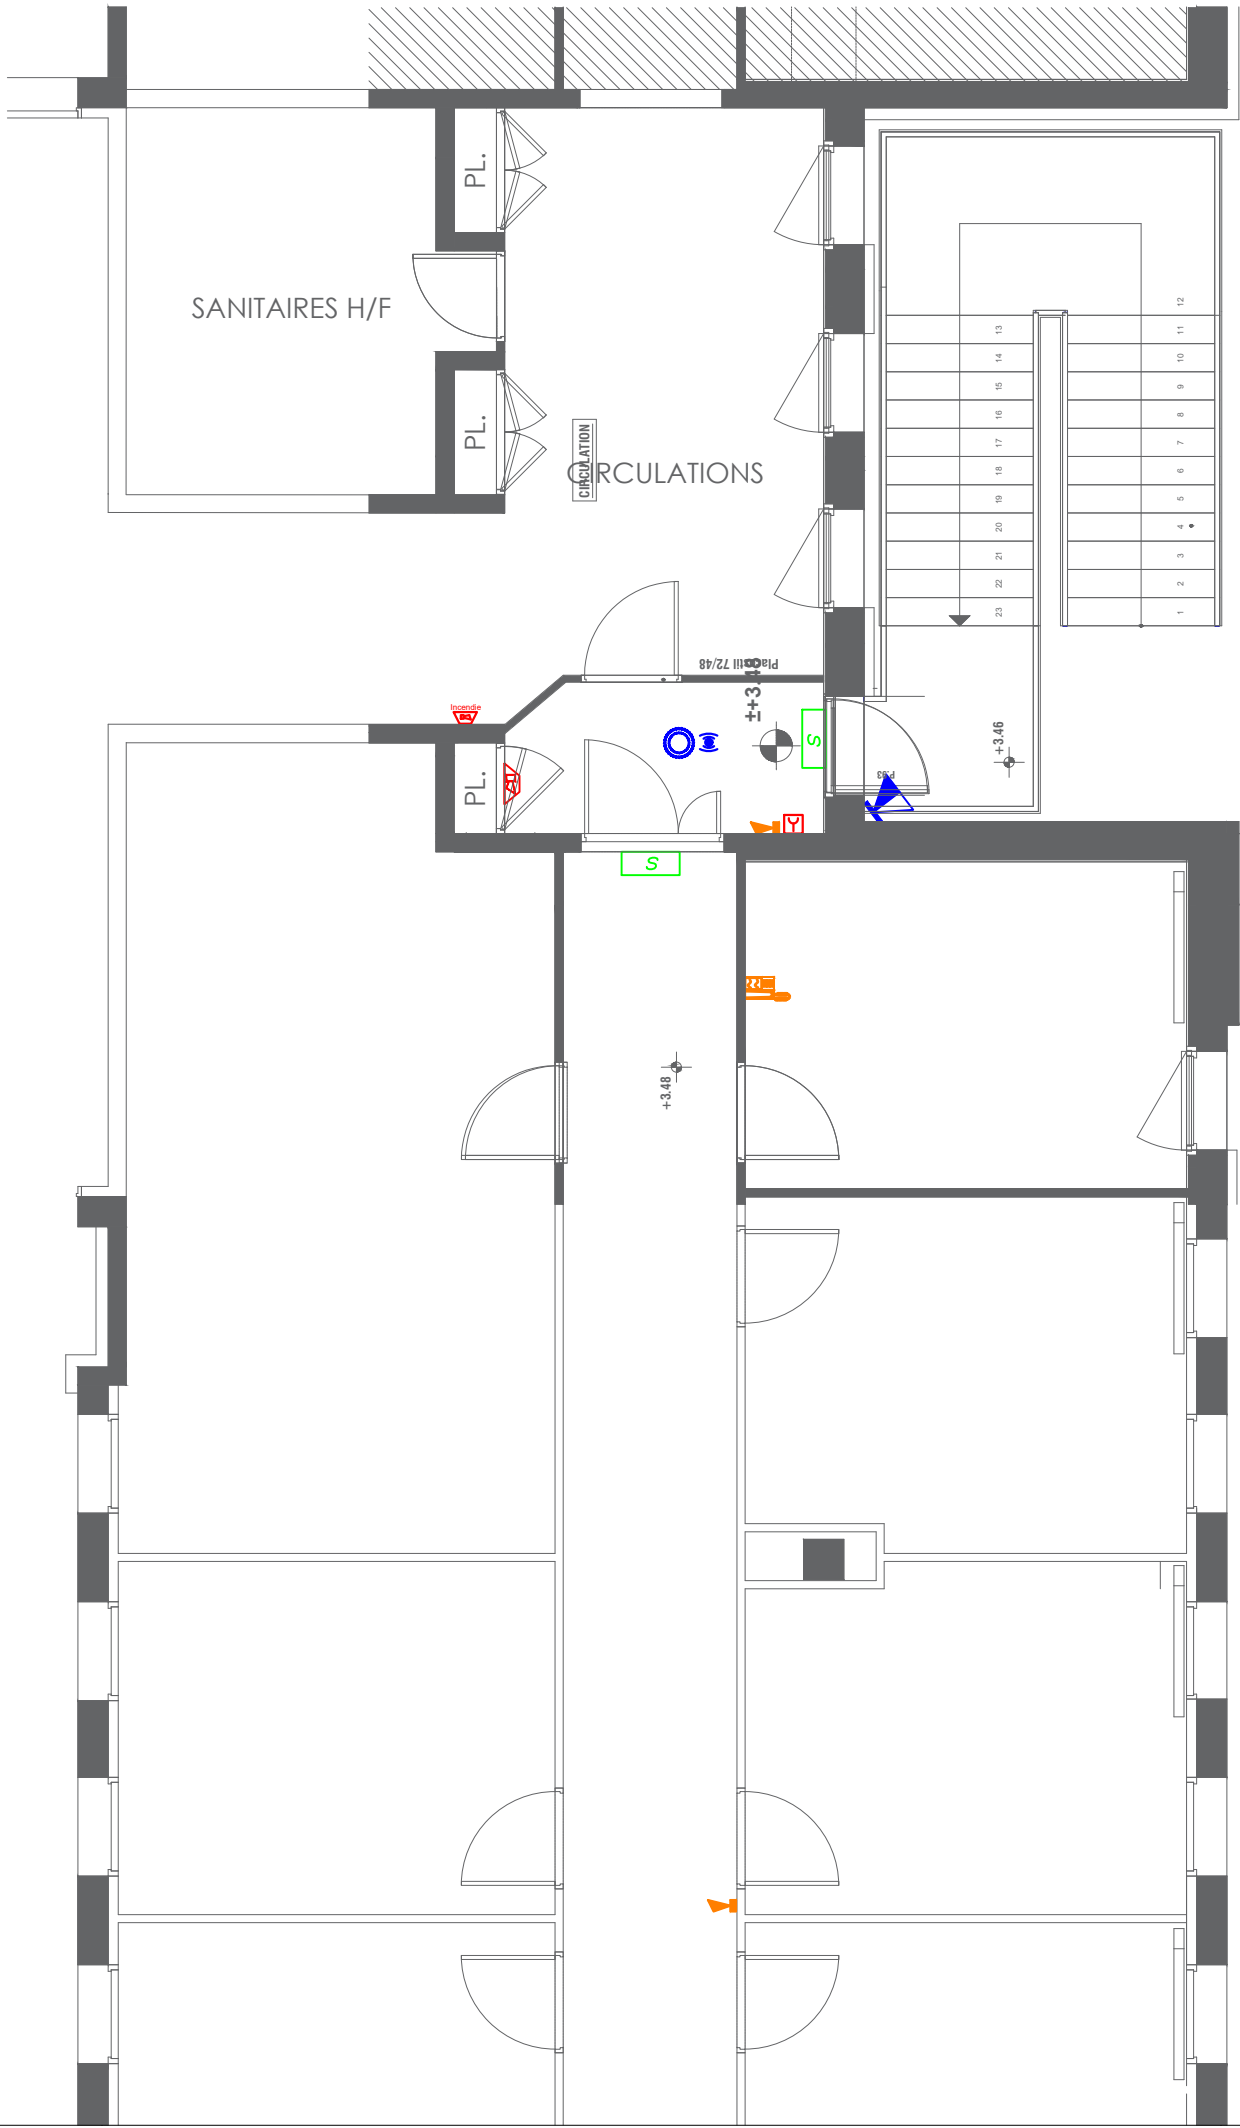

MAITRE D'OEUVRE

IPH INGENIERIE

Agence de NORMANDIE

Rue Pierre Gassendi

76150 LA VAUPLIERE

Tél : 02.35.33.20.82 - Fax : 02.35.74.45.96

Courriel : rouen@iph-bet.fr

MAITRE D'OEUVRE

CAS'ART

21, Place Saint Marc

76000 Rouen

Tél : 02 35 52 00 36

Courriel : casart@wanadoo.com

MAITRE D'OEUVRE

RECTORAT DE L'ACADEMIE DE NORMANDIE


Département des affaires immobilières

25, rue de Fontenelle

76 000 ROUEN

Tél : 02 32 08 93 04

N° PLAN	TRAVAUX DE RELOCALISATION DU CIO AU CENTRE DES FINANCES PUBLIQUES DE PONTAUEMER PLAN ELECTRICITE - NIVEAU R+1					ECHELLE
02						1/75
DOSSIER N°	PHASE	DATE	IND.	DESSINE PAR	VERIFIE PAR	
70852	DCE	11/02/2026	E	J.CHABRAT	M.MENGUE	

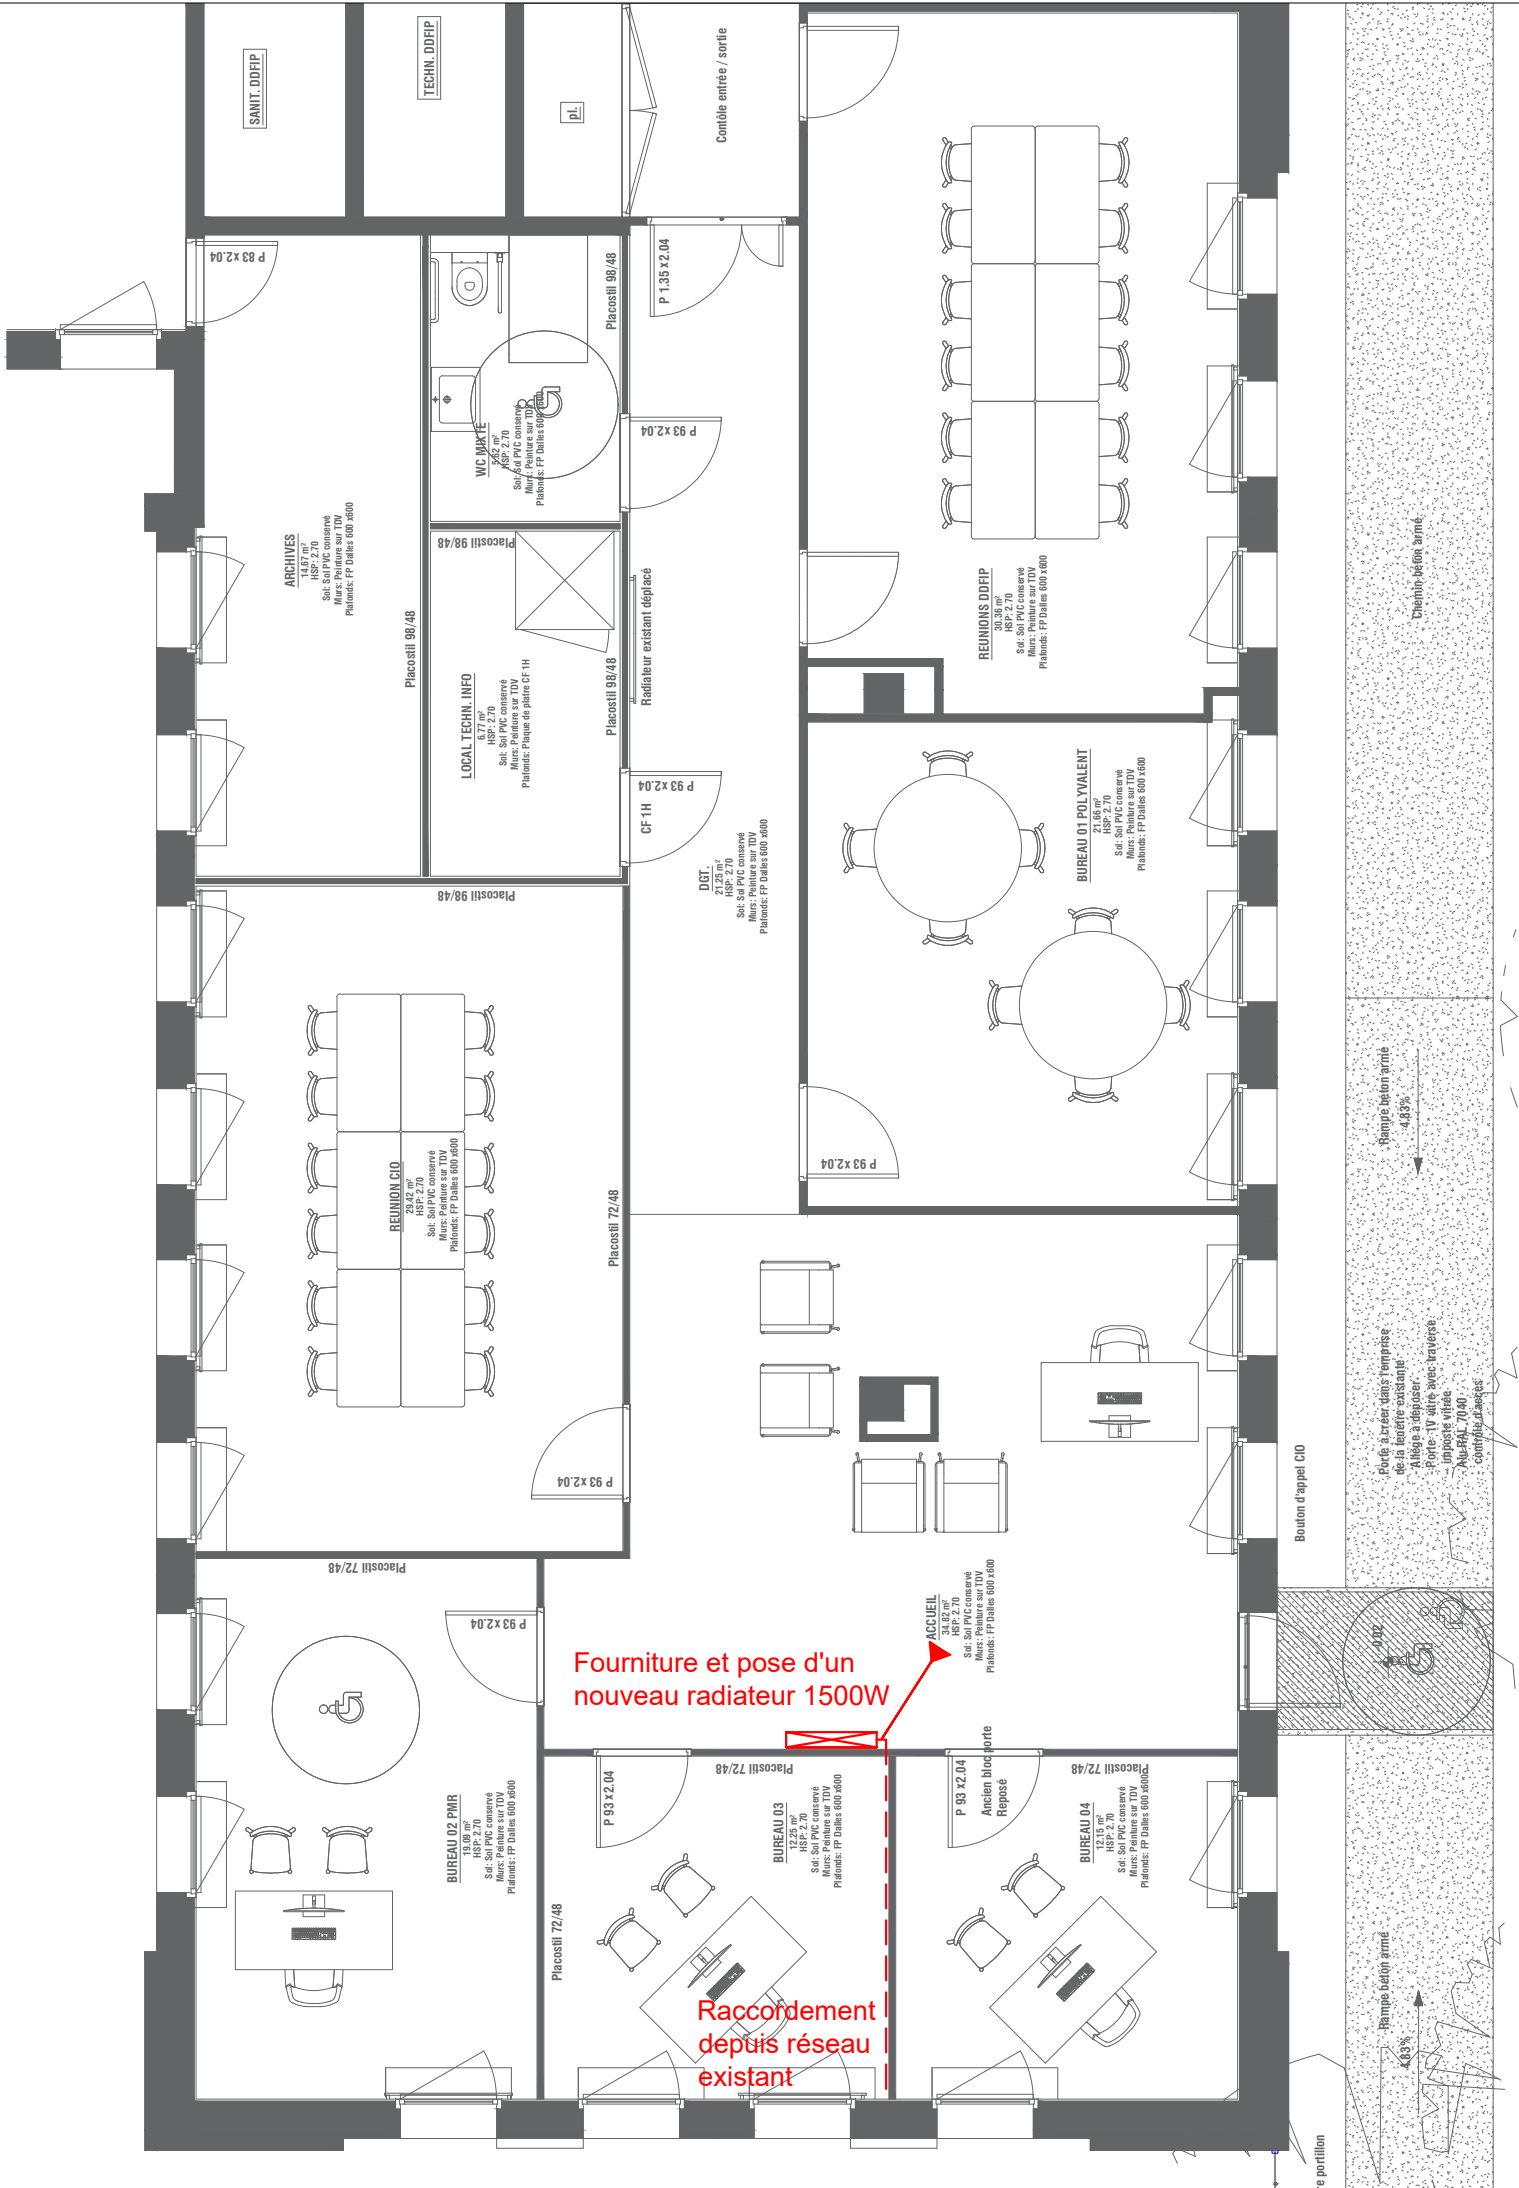

Réseau Chauffage en faux plafonds

MAITRE D'OEUVRE

IPH INGENIERIE

Agence de NORMANDIE

Rue Pierre Gassendi

76150 LA VAUPALIERE

Tél : 02.35.33.20.82 - Fax : 02.35.74.45.96

Courriel : rouen@iph-bet.fr

MAITRE D'OEUVRE

CAS'ART

21, Place Saint Marc

76000 Rouen

Tél : 02 35 52 00 36

Courriel : casart@wanadoo.com

MAITRE D'OEUVRE

RECTORAT DE L'ACADEMIE DE NORMANDIE


Département des affaires immobilières

25, rue de Fontenelle

76 000 ROUEN

Tél : 02 32 08 93 04

N° PLAN	TRAVAUX DE RELOCALISATION DU CIO AU CENTRE DES FINANCES PUBLIQUES					ECHELLE
03	DE PONTAUEMER					1/75
PLAN CHAUFFAGE - NIVEAU RDC						
DOSSIER N°	PHASE	DATE	IND.	DESSINE PAR	VERIFIE PAR	
70852	DCE	25/11/2025	C	J.CHABRAT	B.BRUNET	

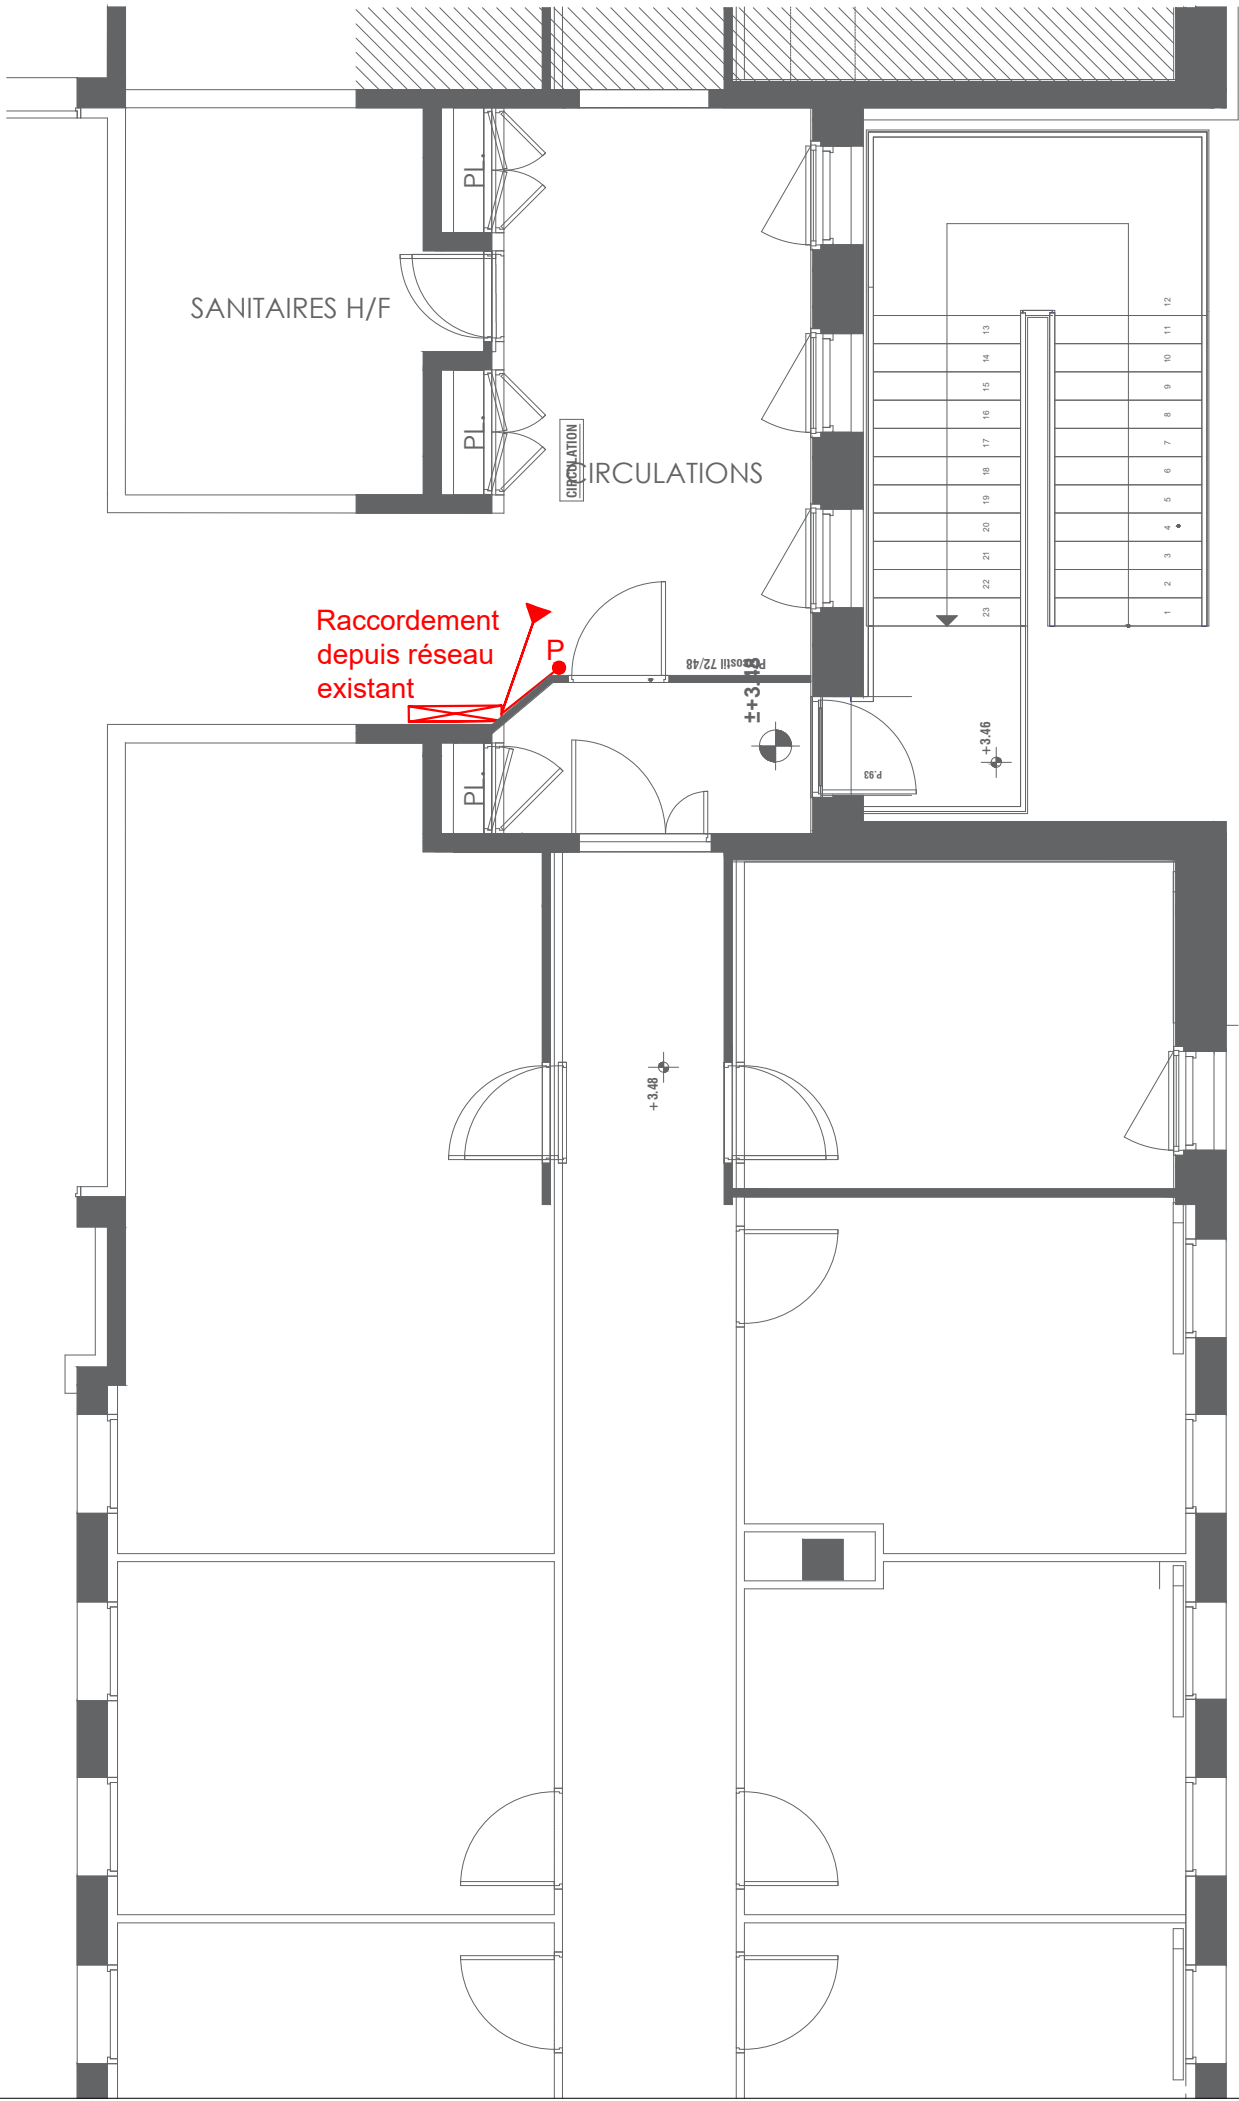

Réseau Chauffage en sous face de faux plafonds

 Purgeur automatique

MAITRE D'OEUVRE

IPH INGENIERIE

Agence de NORMANDIE

Rue Pierre Gassendi

76150 LA VAUPALIERE

Tél : 02.35.33.20.82 - Fax : 02.35.74.45.96

Courriel : rouen@iph-bet.fr

MAITRE D'OEUVRE

CAS'ART

21, Place Saint Marc

76000 Rouen

Tel : 02 35 52 00 36

Courriel : casart@wanadoo.com

MAITRE D'OEUVRE

RECTORAT DE L'ACADEMIE DE NORMANDIE

Département des affaires immobilières

25, rue de Fontenelle

76 000 ROUEN

Tél : 02 32 08 93 04

N° PLAN	TRAVAUX DE RELOCALISATION DU CIO AU CENTRE DES FINANCES PUBLIQUES					ECHELLE
04	DE PONTAUEMER					1/75
PLAN CHAUFFAGE - NIVEAU R+1						
DOSSIER N°	PHASE	DATE	IND.	DESSINE PAR	VERIFIE PAR	
70852	DCE	25/11/2025	C	J.CHABRAT	B.BRUNET	



- RESEAU EN PLINTHES
- RESEAU EN VIDE SANITAIRE
- RESEAU EXISTANT

<div><div>N° PLAN</div><div>05</div></div>		<div>TRAVAUX DE RELOCALISATION DU CIO AU CENTRE DES FINANCES PUBLIQUES</div> <div>DE PONTAUEMER</div> <div>PLAN EU-EV - NIVEAU RDC</div>				<div>ECHELLE</div> <div>1/75</div>
DOSSIER N°	PHASE	DATE	IND.	DESSINE PAR	VERIFIE PAR	
70852	DCE	25/11/2025	C	J.CHABRAT	B.BRUNET	

MAITRE D'OEUVRE

IPH INGENIERIE

Agence de NORMANDIE

Rue Pierre Gassendi

76150 LA VAUPALIERE

Tél : 02.35.33.20.82 - Fax : 02.35.74.45.96

Courriel : rouen@iph-bet.fr

MAITRE D'OEUVRE

CAS'ART

21, Place Saint Marc

76000 Rouen

Tel : 02 35 52 00 36

Courriel : casart@wanadoo.com

MAITRE D'OEUVRE

RECTORAT DE L'ACADEMIE DE NORMANDIE


Département des affaires immobilières

25, rue de Fontenelle

76 000 ROUEN

Tél : 02 32 08 93 04



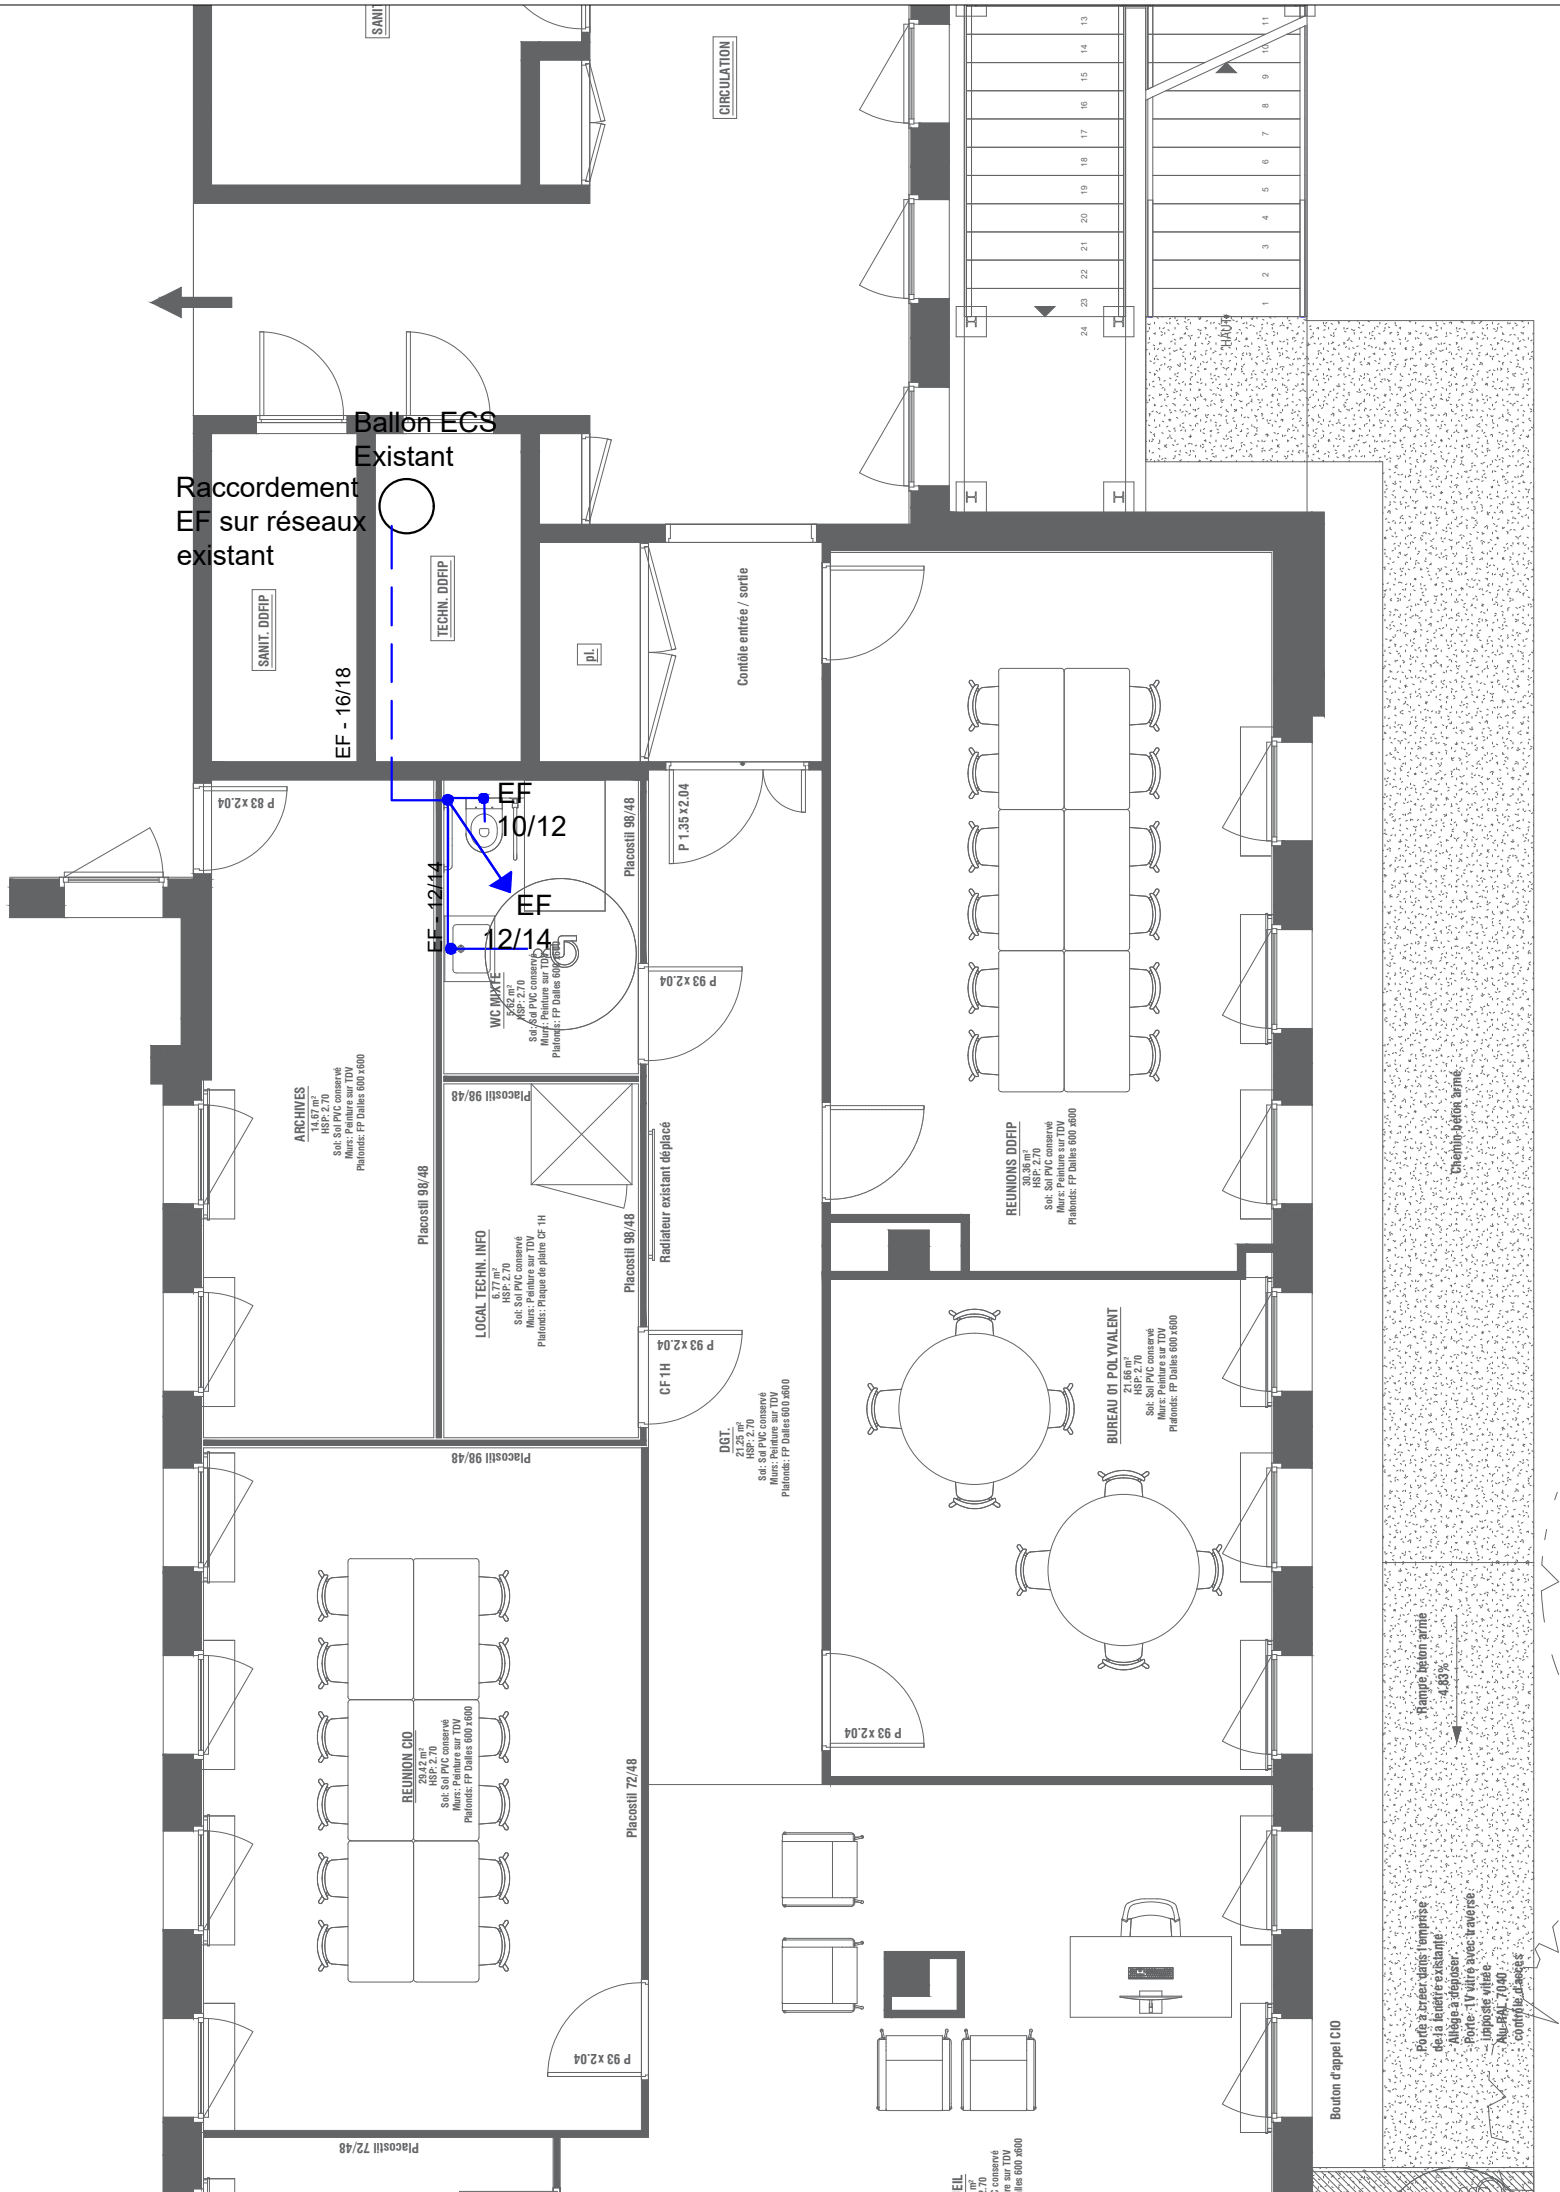


- Réseau eau froide en plinthes
- Réseau eau chaude en plinthes
- Réseau eau froide en faux plafonds
- Réseau eau chaude en faux plafonds

**MAITRE D'OEUVRE**  
**IPH INGENIERIE**  
**Agence de NORMANDIE**  
Rue Pierre Gassendi  
76150 LA VAUPALIERE  
Tél : 02.35.33.20.82 - Fax : 02.35.74.45.96  
Courriel : rouen@iph-bet.fr

**MAITRE D'OEUVRE**  
**CAS'ART**  
21, Place Saint Marc  
76000 Rouen  
Tél : 02 35 52 00 36  
Courriel : casart@wanadoo.com

**MAITRE D'OEUVRE**  
**RECTORAT DE L'ACADEMIE DE NORMANDIE**  
Département des affaires immobilières  
25, rue de Fontenelle  
76 000 ROUEN  
Tél : 02 32 08 93 04

N° PLAN	TRAVAUX DE RELOCALISATION DU CIO AU CENTRE DES FINANCES PUBLIQUES				ECHELLE
06	DE PONTAUEMER				1/75
PLAN EF-EC - NIVEAU RDC					
DOSSIER N°	PHASE	DATE	IND.	DESSINE PAR	VERIFIE PAR
70852	DCE	25/11/2025	C	J.CHABRAT	B.BRUNET

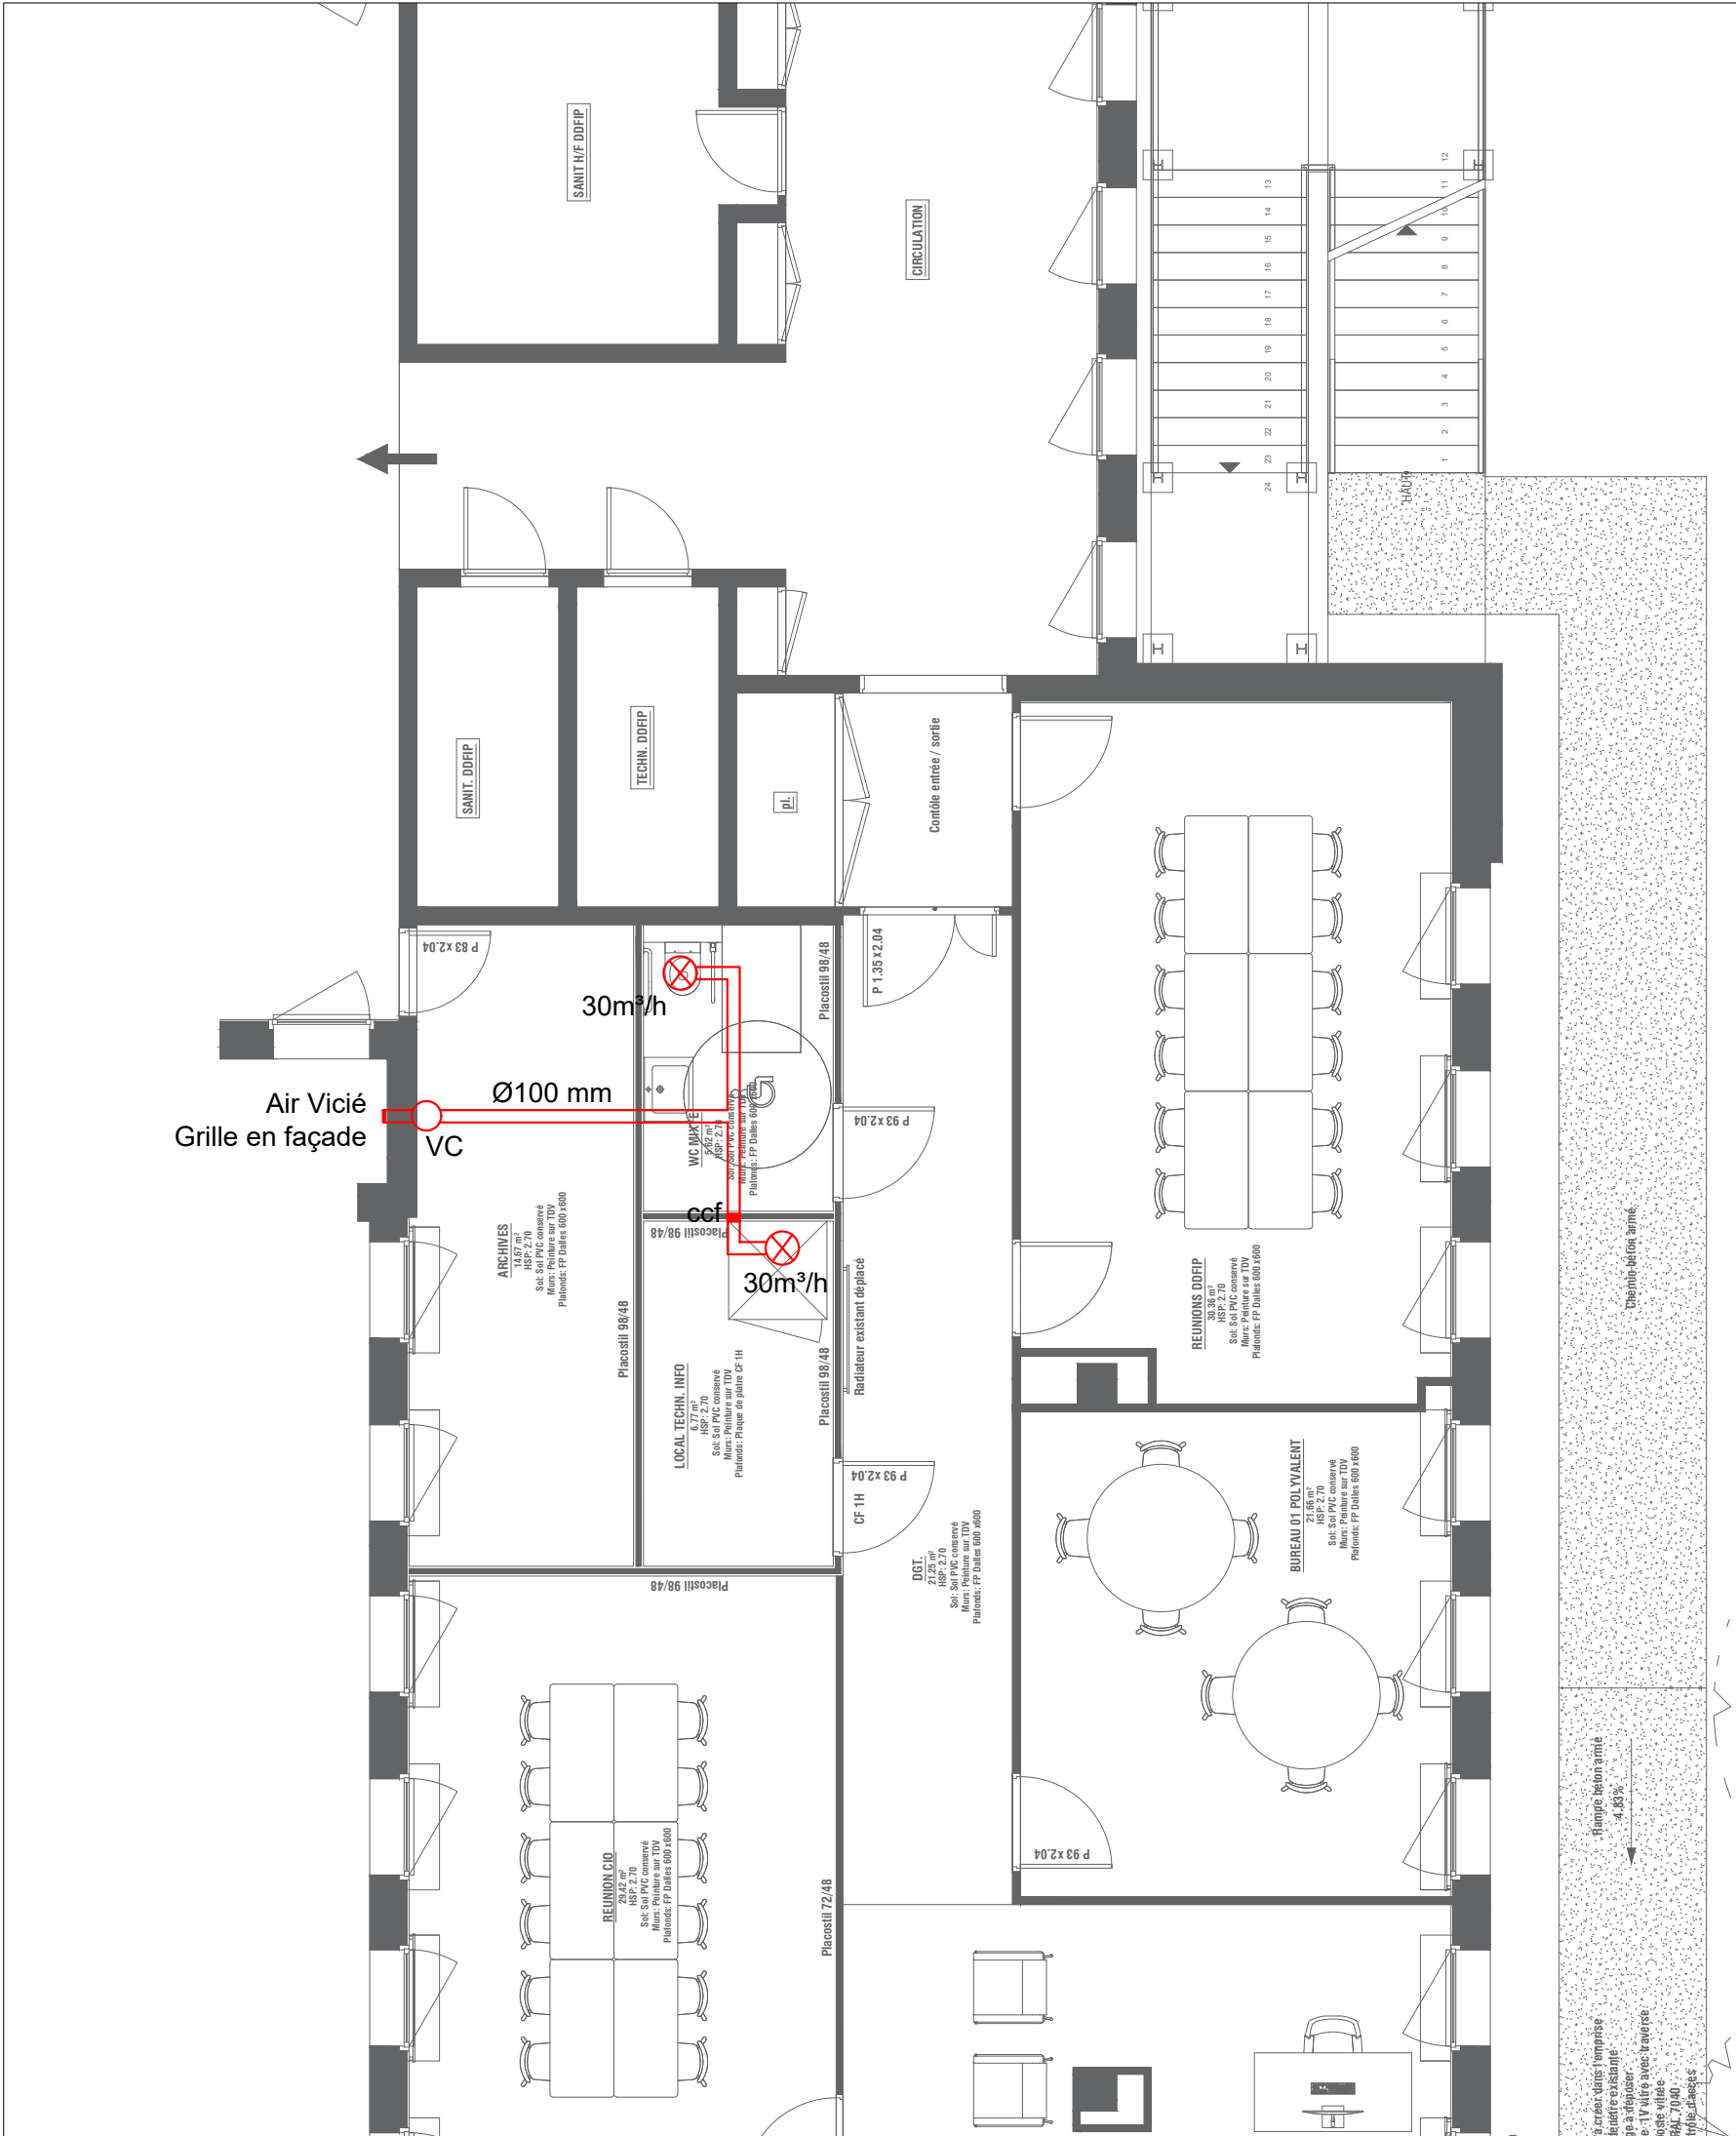

Ventilateur de conduit

ccf Clapet coupe feu

Maitre d'oeuvre

IPH Ingénierie

Agence de Normandie

Rue Pierre Gassendi

76150 LA VAUPALIERE

Tel : 02.35.33.20.82 - Fax : 02.35.74.45.96

Courriel : rouen@iph-bet.fr

Maitre d'oeuvre

CAS'ART

21, Place Saint Marc

76000 Rouen

Tel : 02 35 52 00 36

Courriel : casart@wanadoo.com

Maitre d'oeuvre

RECTORAT DE L'ACADEMIE DE NORMANDIE

Département des affaires immobilières

25, rue de Fontenelle

76 000 ROUEN

Tél : 02 32 08 93 04

N° Plan

06

Travaux de relocalisation du CIO au Centre des Finances Publiques

de Pontaudemer

Plan EF-EC - Niveau RDC

Echelle

1/75

Dossier N°

70852

Phase

DCE

Date

25/11/2025

Ind.

C


Dessine par

J. CHABRAT

Vérifié par

B. BRUNET



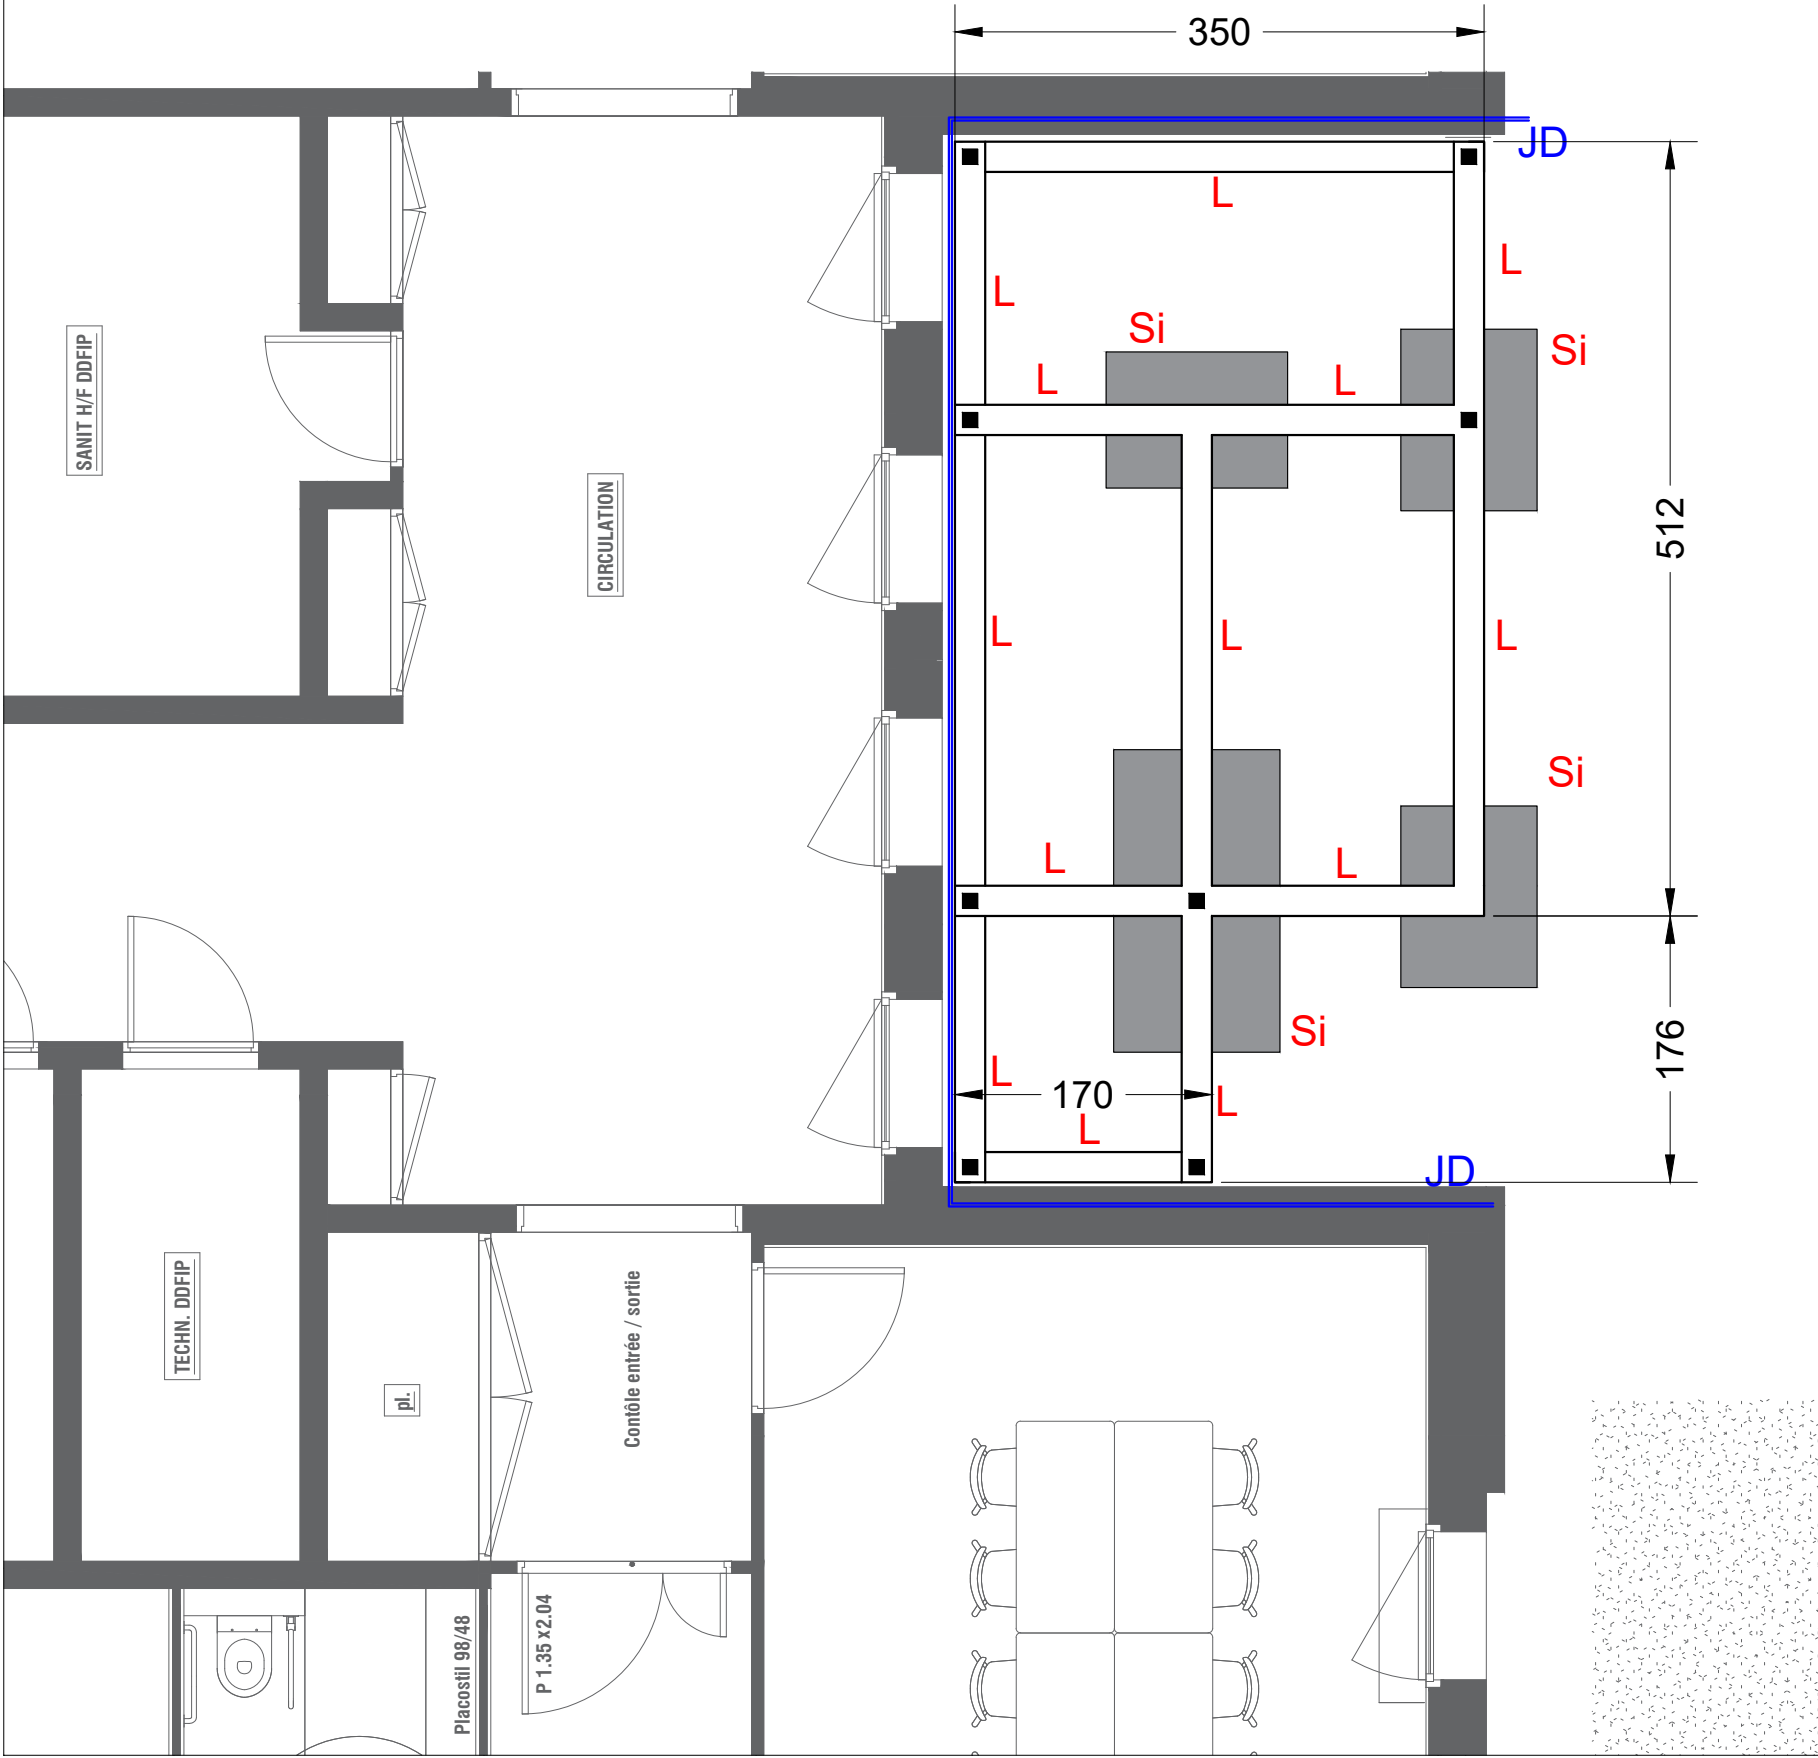

L: LONGRINE EN BETON ARME  
SI: MASSIF EN BETON ARME  
JD: JOINT DE DILATATION

MAITRE D'OEUVRE

IPH INGENIERIE

Agence de NORMANDIE

Rue Pierre Gassendi

76150 LA VAUPALIERE

Tél : 02.35.33.20.82 - Fax : 02.35.74.45.96

Courriel : rouen@iph-bet.fr

MAITRE D'OEUVRE

CAS'ART

21, Place Saint Marc

76000 Rouen

Tel : 02 35 52 00 36

Courriel : casart@wanadoo.com

MAITRE D'OEUVRE

RECTORAT DE L'ACADEMIE DE NORMANDIE


Département des affaires immobilières

25, rue de Fontenelle

76 000 ROUEN

Tél : 02 32 08 93 04

N° PLAN	TRAVAUX DE RELOCALISATION DU CIO AU CENTRE DES FINANCES PUBLIQUES					ECHELLE
07	DE PONTAUEMER					1/50
PLAN D FONDATION - ESCALIER						
DOSSIER N°	PHASE	DATE	IND.	DESSINE PAR	VERIFIE PAR	
70852	DCE	25/11/2025	C	J.CHABRAT	B.BRUNET	

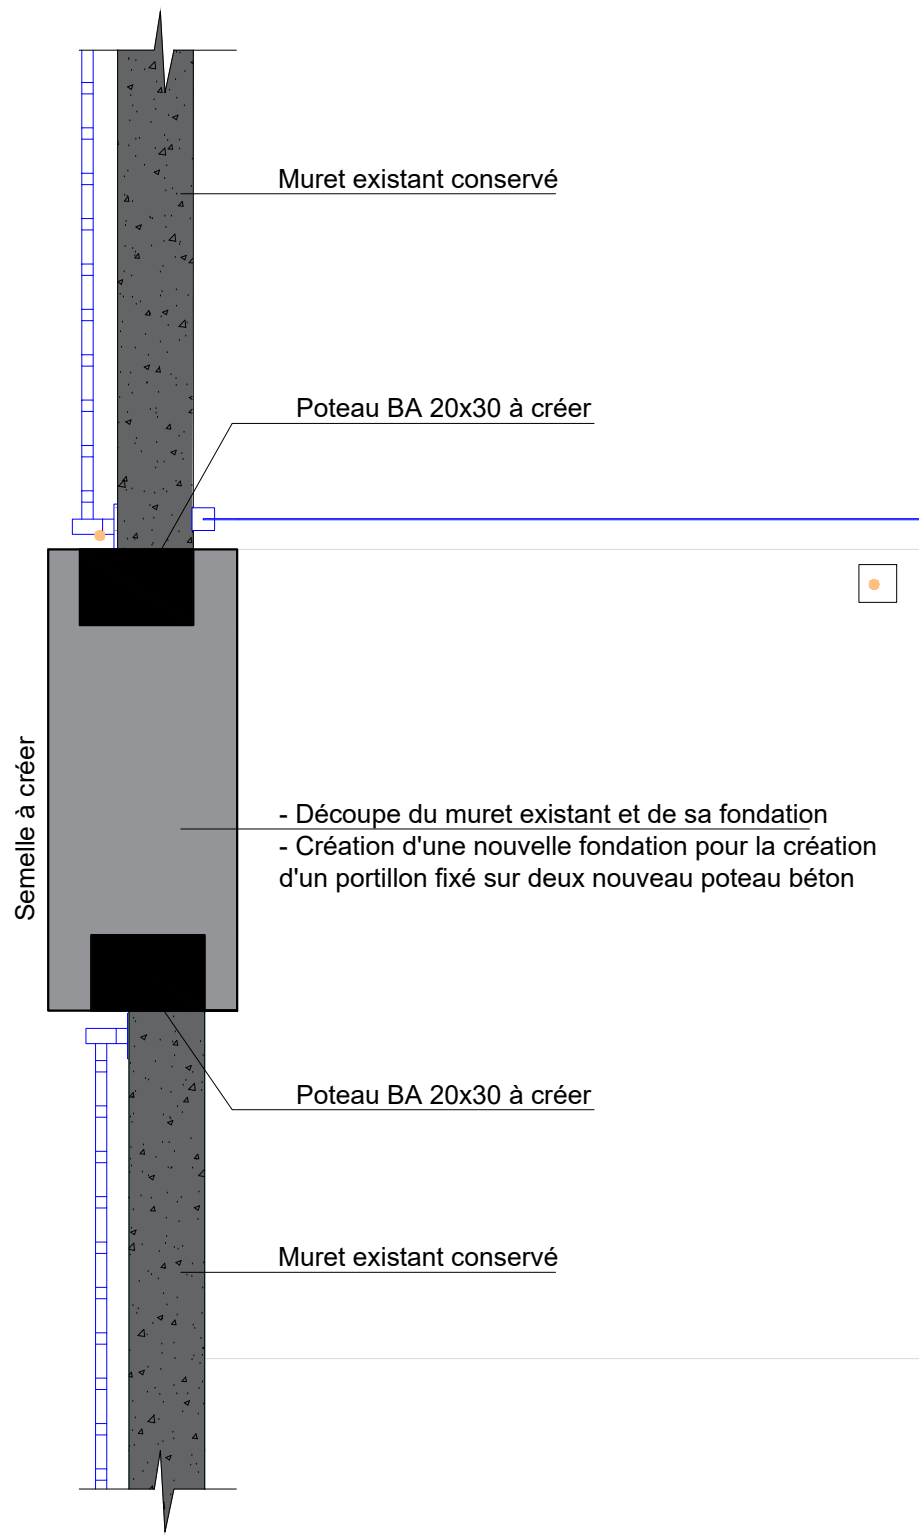

MAITRE D'OEUVRE

IPH INGENIERIE

Agence de NORMANDIE

Rue Pierre Gassendi

76150 LA VAUPALIERE

Tél : 02.35.33.20.82 - Fax : 02.35.74.45.96

Courriel : rouen@iph-bet.fr

MAITRE D'OEUVRE

CAS'ART

21, Place Saint Marc

76000 Rouen

Tel : 02 35 52 00 36

Courriel : casart@wanadoo.com

MAITRE D'OEUVRE

RECTORAT DE L'ACADEMIE DE NORMANDIE


Département des affaires immobilières

25, rue de Fontenelle

76 000 ROUEN

Tél : 02 32 08 93 04

N° PLAN	TRAVAUX DE RELOCALISATION DU CIO AU CENTRE DES FINANCES PUBLIQUES					ECHELLE
08	DE PONTAUEMER					1/20
PLAN DE FONDATION - PORTILLON						
DOSSIER N°	PHASE	DATE	IND.	DESSINE PAR	VERIFIE PAR	
70852	DCE	25/11/2025	C	J.CHABRAT	M.BENBEDRA	

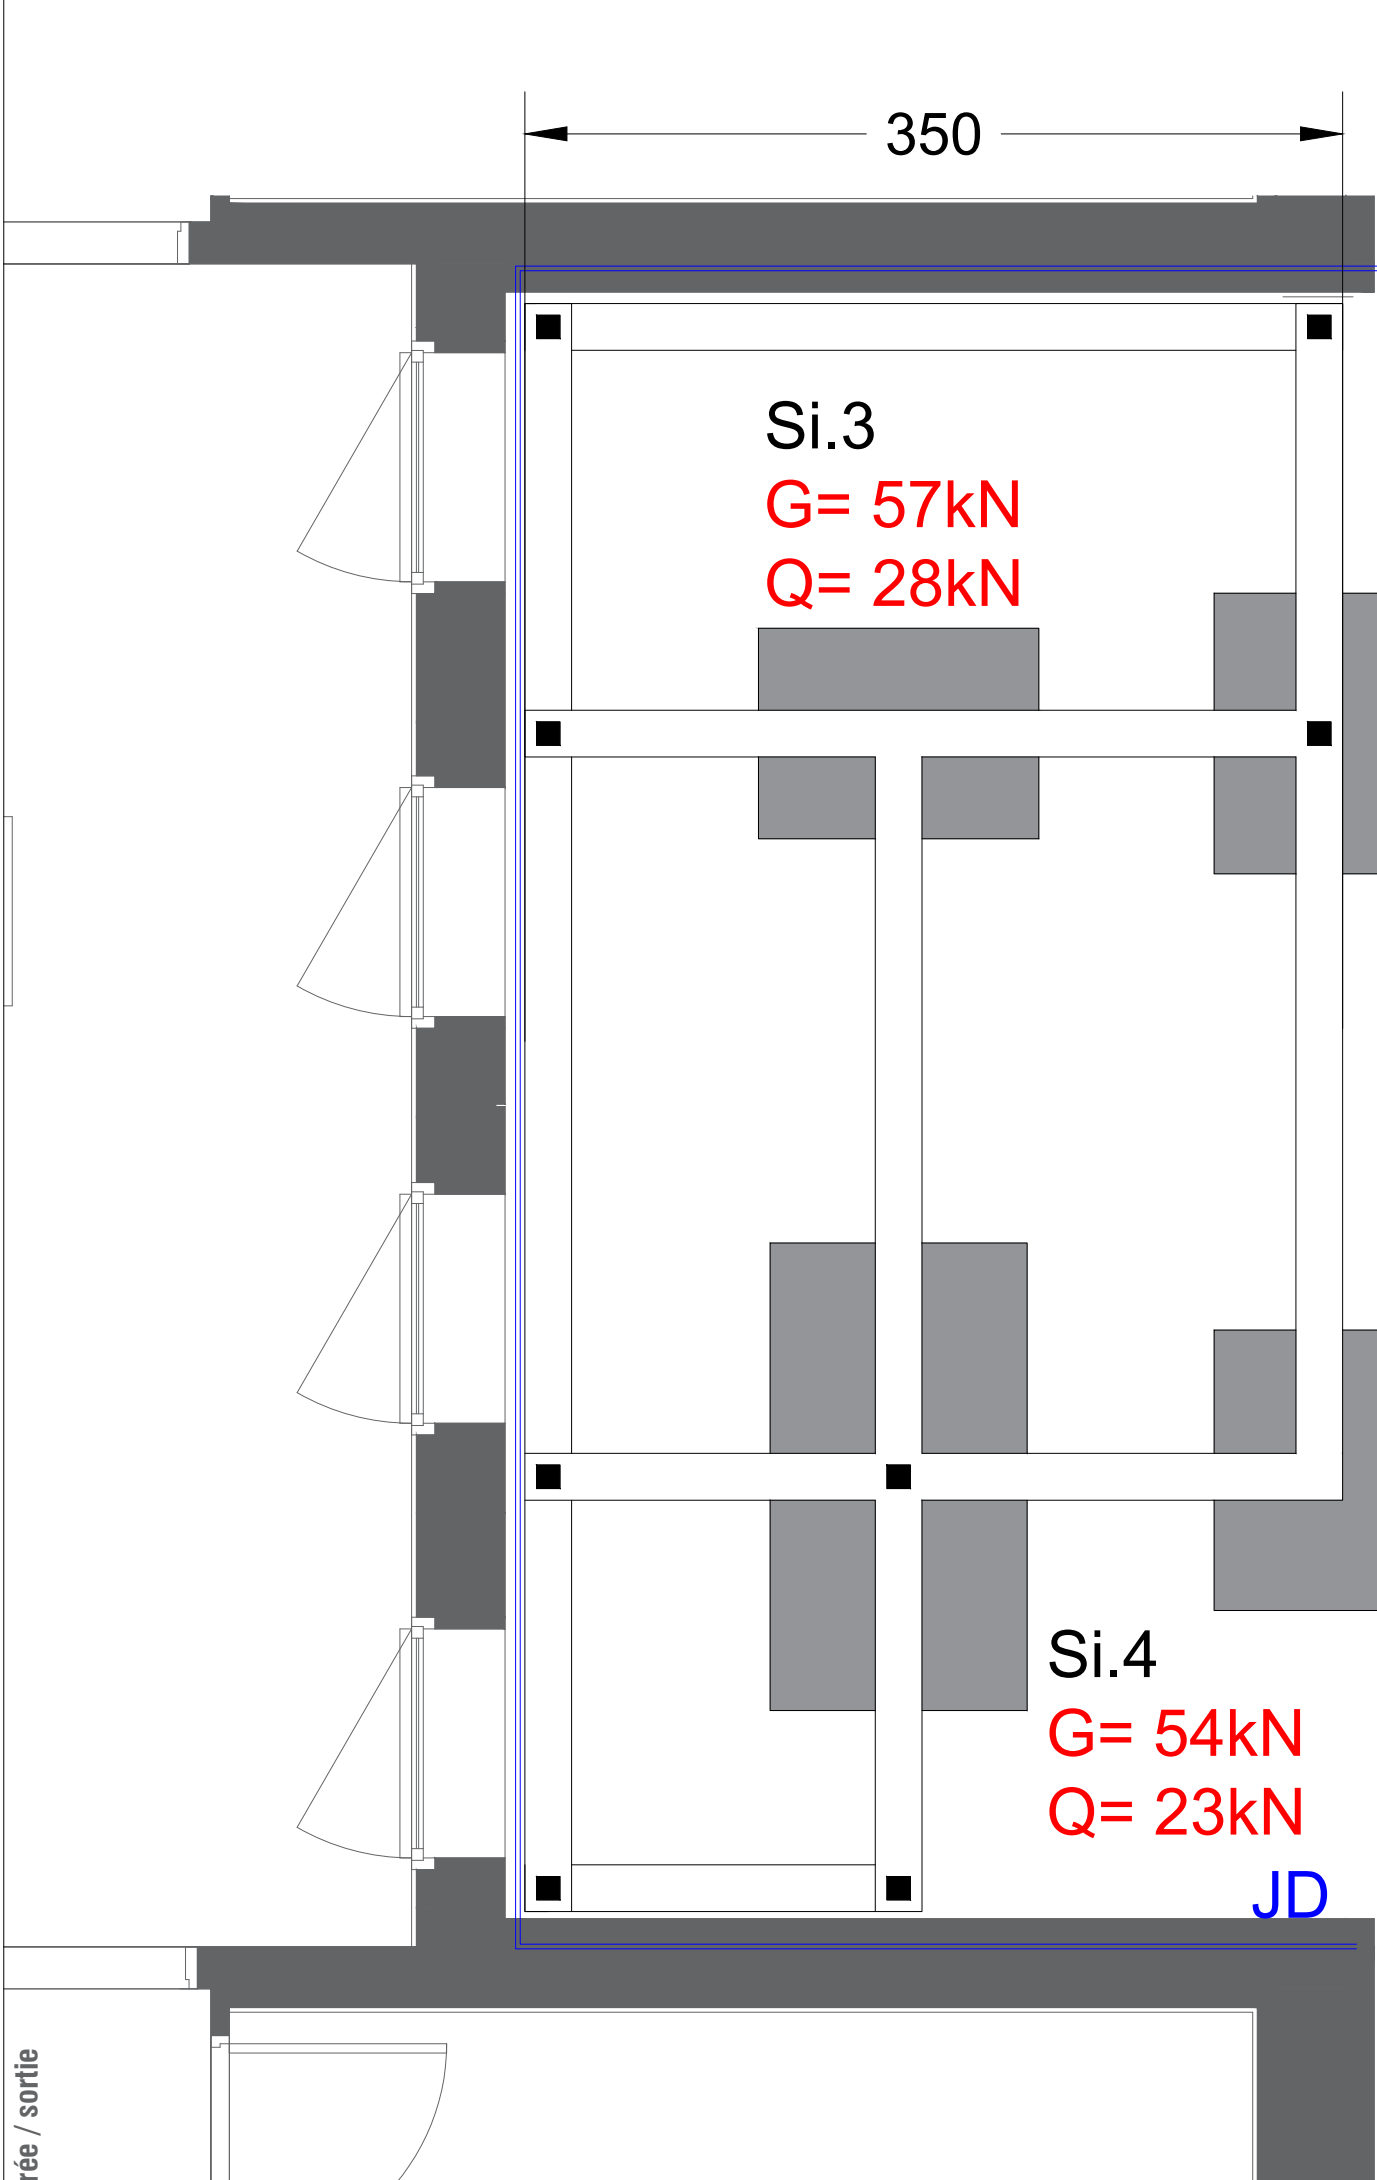

Si.3

G= 57kN

Q= 28kN

Si.2

G= 32kN

Q= 16kN

Si.1

G= 13kN

Q= 5kN

Si.4

G= 54kN

Q= 23kN

Charges non ponderées  
G= Charges permanentes  
Q= Charges d'exploitations

MAITRE D'OEUVRE

IPH INGENIERIE

Agence de NORMANDIE

Rue Pierre Gassendi

76150 LA VAUPALIERE

Tél : 02.35.33.20.82 - Fax : 02.35.74.45.96

Courriel : rouen@iph-bet.fr

MAITRE D'OEUVRE

CAS'ART

21, Place Saint Marc

76000 Rouen

Tel : 02 35 52 00 36

Courriel : casart@wanadoo.com

MAITRE D'OEUVRE

RECTORAT DE L'ACADEMIE DE NORMANDIE

Département des affaires immobilières

25, rue de Fontenelle

76 000 ROUEN

Tél : 02 32 08 93 04

N° PLAN	TRAVAUX DE RELOCALISATION DU CIO AU CENTRE DES FINANCES PUBLIQUES					ECHELLE
	DE PONTAUEMER					1/50
	DESCENTE DE CHARGES					
DOSSIER N°	PHASE	DATE	IND.	DESSINE PAR	VERIFIE PAR	
70852	DCE	25/11/2025	C	J.CHABRAT	B.BRUNET	

trée / sortie