


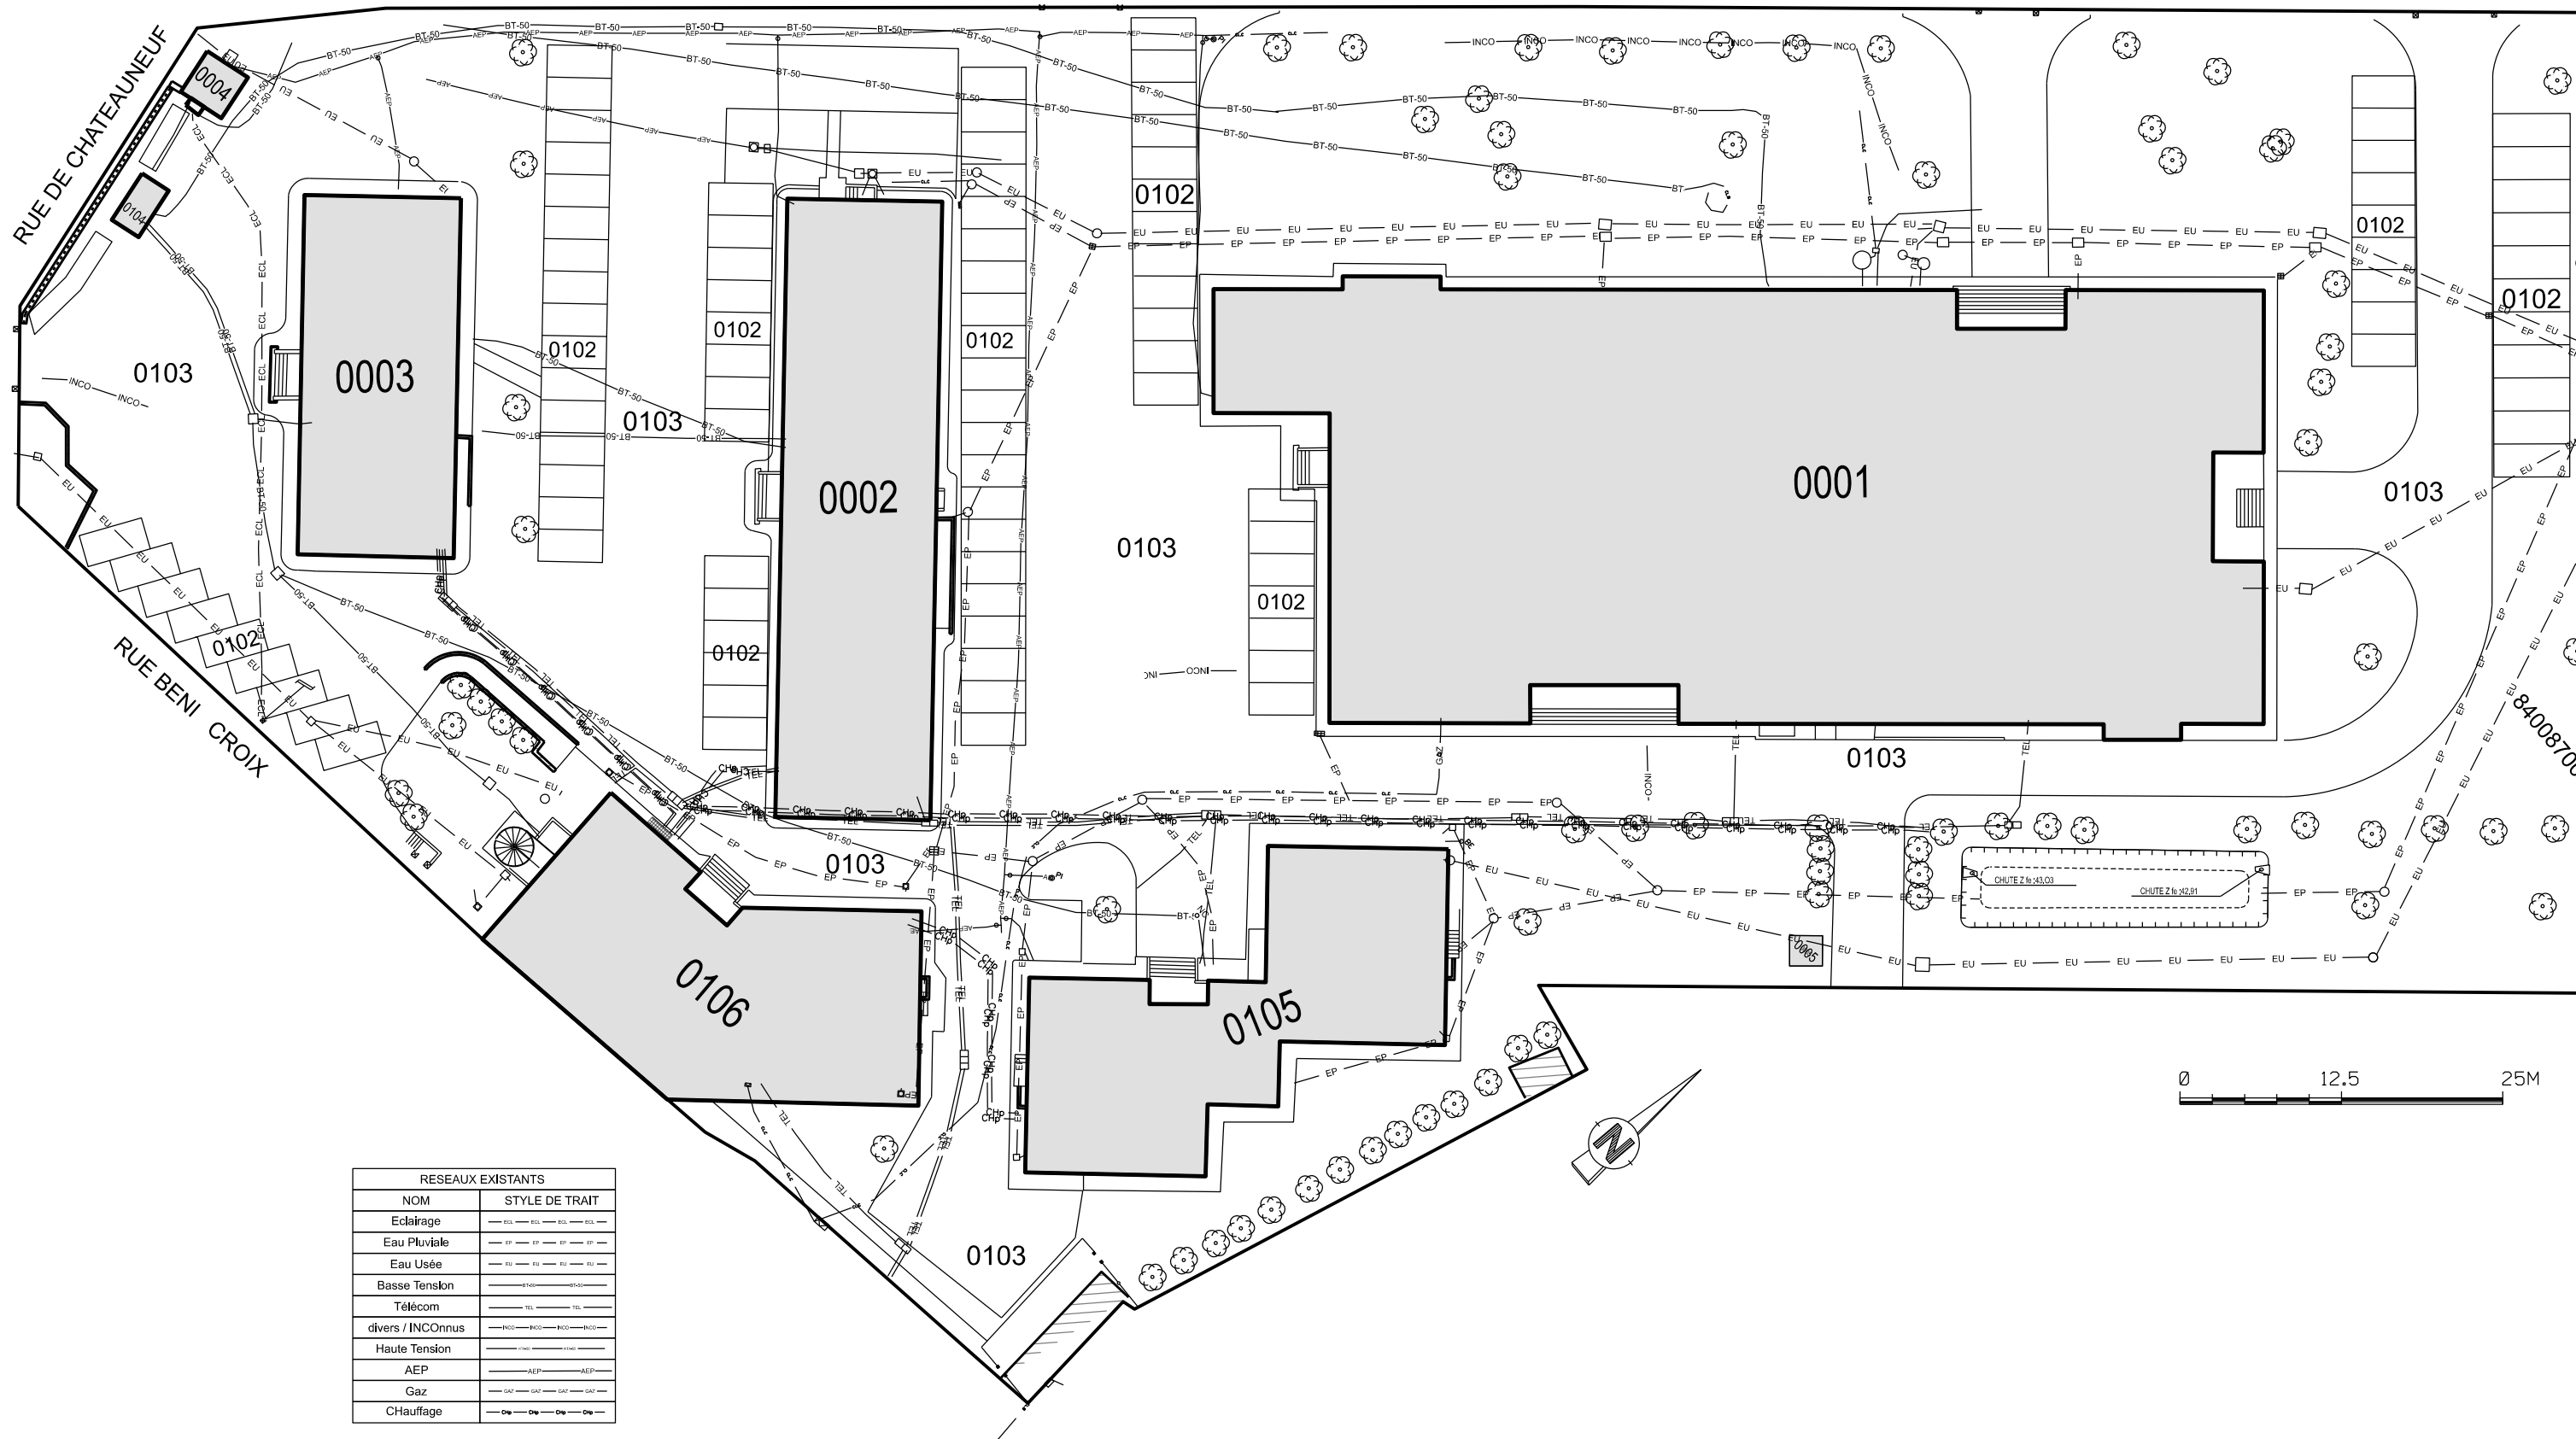

RESEAUX EXISTANTS	
NOM	STYLE DE TRAIT
Eclairage	— ECL — ECL — ECL — ECL —
Eau Pluviale	— EP — EP — EP — EP —
Eau Usée	— EU — EU — EU — EU —
Basse Tension	— BT-50 — BT-50 — BT-50 —
Télécom	— TEL — TEL — TEL — TEL —
divers / INCOOnus	— INCO — INCO — INCO — INCO —
Haute Tension	— HT — HT — HT — HT —
AEP	— AEP — AEP — AEP — AEP —
Gaz	— GAZ — GAZ — GAZ — GAZ —
CHauffage	— CH — CH — CH — CH —

NOTA : LES PLANS, NIVEAUX ET RESEAUX SONT DONNES A TITRE INDICATIF

 SID Sud-Est SDI/BMO de Montpellier 311 avenue MASSENA 34000 MONTPELLIER	Chargé d'affaires : MAJ Frédéric DE CARVALHO Tél : 04 67 16 59 41	Orange (84) QUARTIER BONNET D'HONNIERES	Nom du fichier : 02_Masse_Réseaux actuels	 MINISTÈRE DES ARMÉES ET DES ANCIENS COMBATTANTS <i>Liberté Egalité Fraternité</i>			
	Dessiné par : HCA Francols DOS SANTOS	Travaux préalables à la construction de deux bâtiments	Numéro d'opération : COSI 448 607				
Directeur du SID Sud-EST IG2MI Frédéric GUYARCH		DOSSIER DE CONSULTATION DES ENTREPRISES	PLAN DE MASSE RESEAUX ACTUELS	Date Février 2026	Indice 3	N° Ordre 02	 SGA Secrétariat général pour l'administration
Echelle : 1/500							