


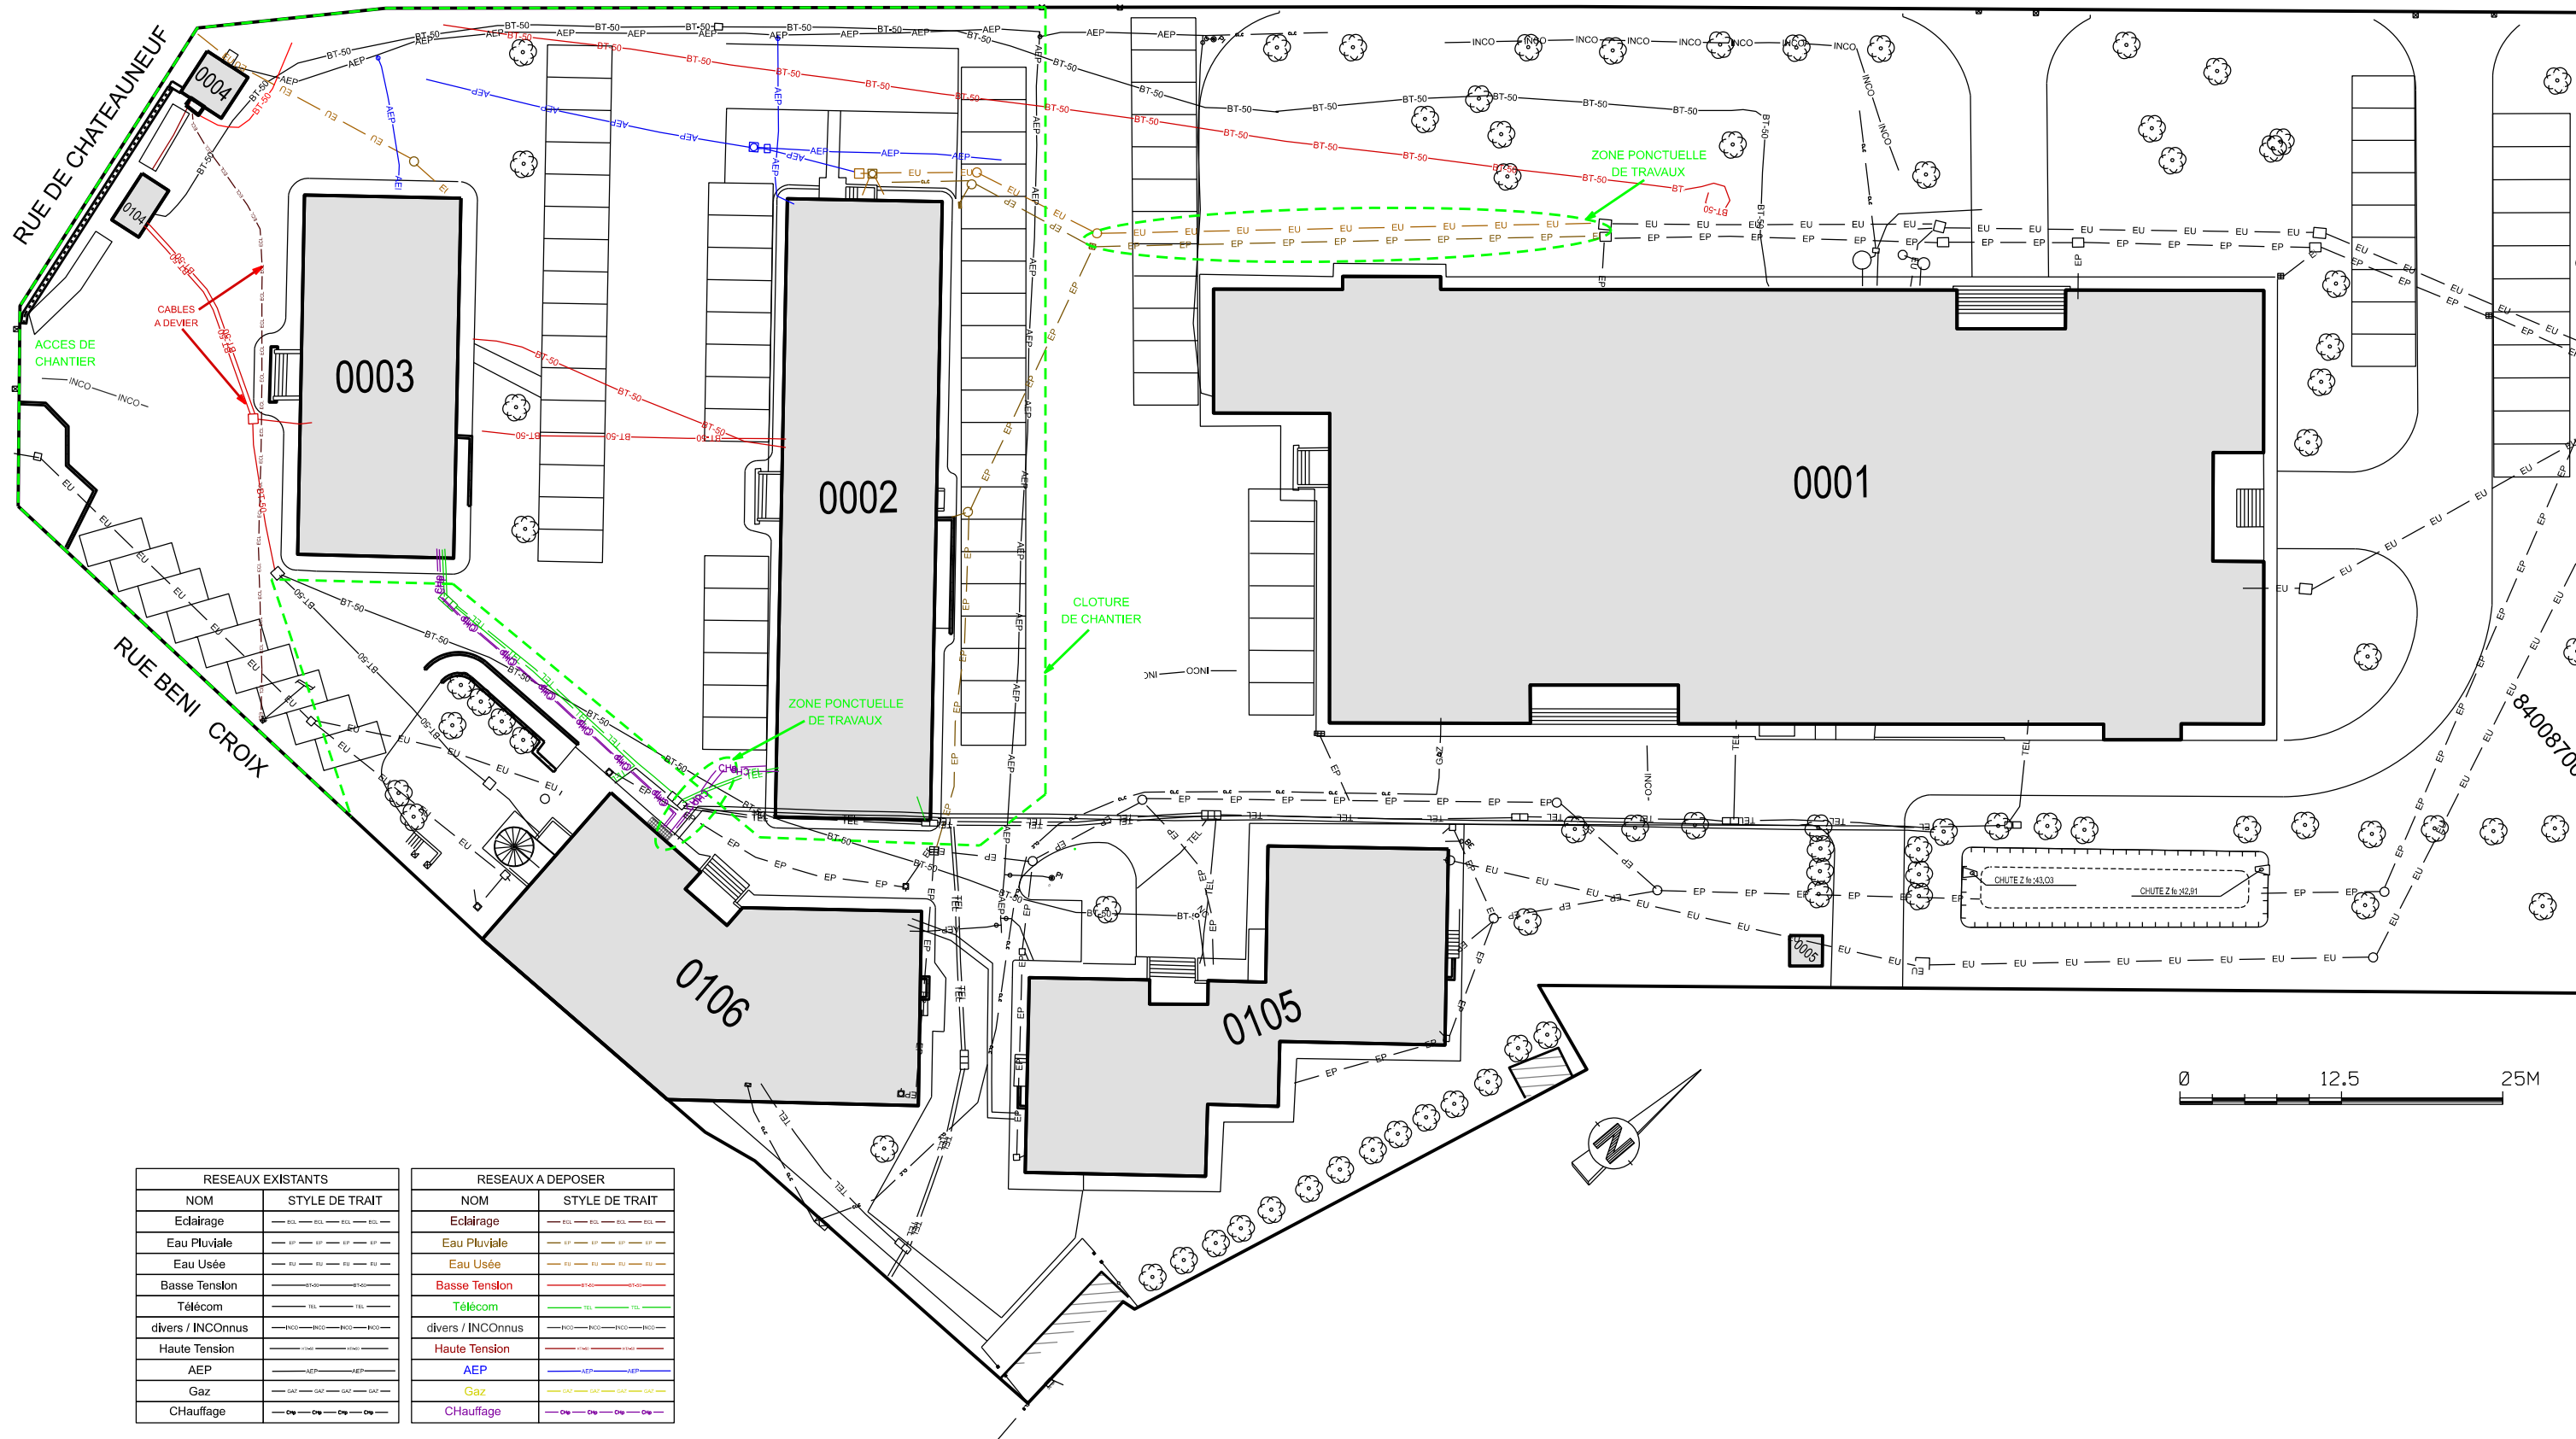

RESEAUX EXISTANTS		RESEAUX A DEPOSER	
NOM	STYLE DE TRAIT	NOM	STYLE DE TRAIT
Eclairage		Eclairage	
Eau Pluviale		Eau Pluviale	
Eau Usée		Eau Usée	
Basse Tension		Basse Tension	
Télécom		Télécom	
divers / INConnus		divers / INConnus	
Haute Tension		Haute Tension	
AEP		AEP	
Gaz		Gaz	
CHauffage		CHauffage	

NOTA : LES PLANS, NIVEAUX ET RESEAUX SONT DONNES A TITRE INDICATIF

 SID Sud-Est SDI/BMO de Montpellier 311 avenue MASSÉNA 34000 MONTPELLIER	Chargé d'affaires : MAJ Frédéric DE CARVALHO Tél : 04 67 16 59 41	Orange (84) QUARTIER BONNET D'HONNIERES Travaux préalables à la construction de deux bâtiments		Nom du fichier : 03_Masse_Réseaux à déposer		 Service d'Infrastructure de la Défense	Ministère DES ARMÉES ET DES ANCIENS COMBATTANTS Liberté Egalité Fraternité	
	Dessiné par : HCA François DOS SANTOS			Numéro d'opération : COSI 448 607				
	Directeur du SID Sud-EST IG2MI Frédéric GUIVARCH		DOSSIER DE CONSULTATION DES ENTREPRISES		Date Février 2026	Indice 3	N° Ordre 03	 Secrétariat général pour l'administration

PLAN DE MASSE
RESEAUX A DEPOSER

Echelle : 1/500