


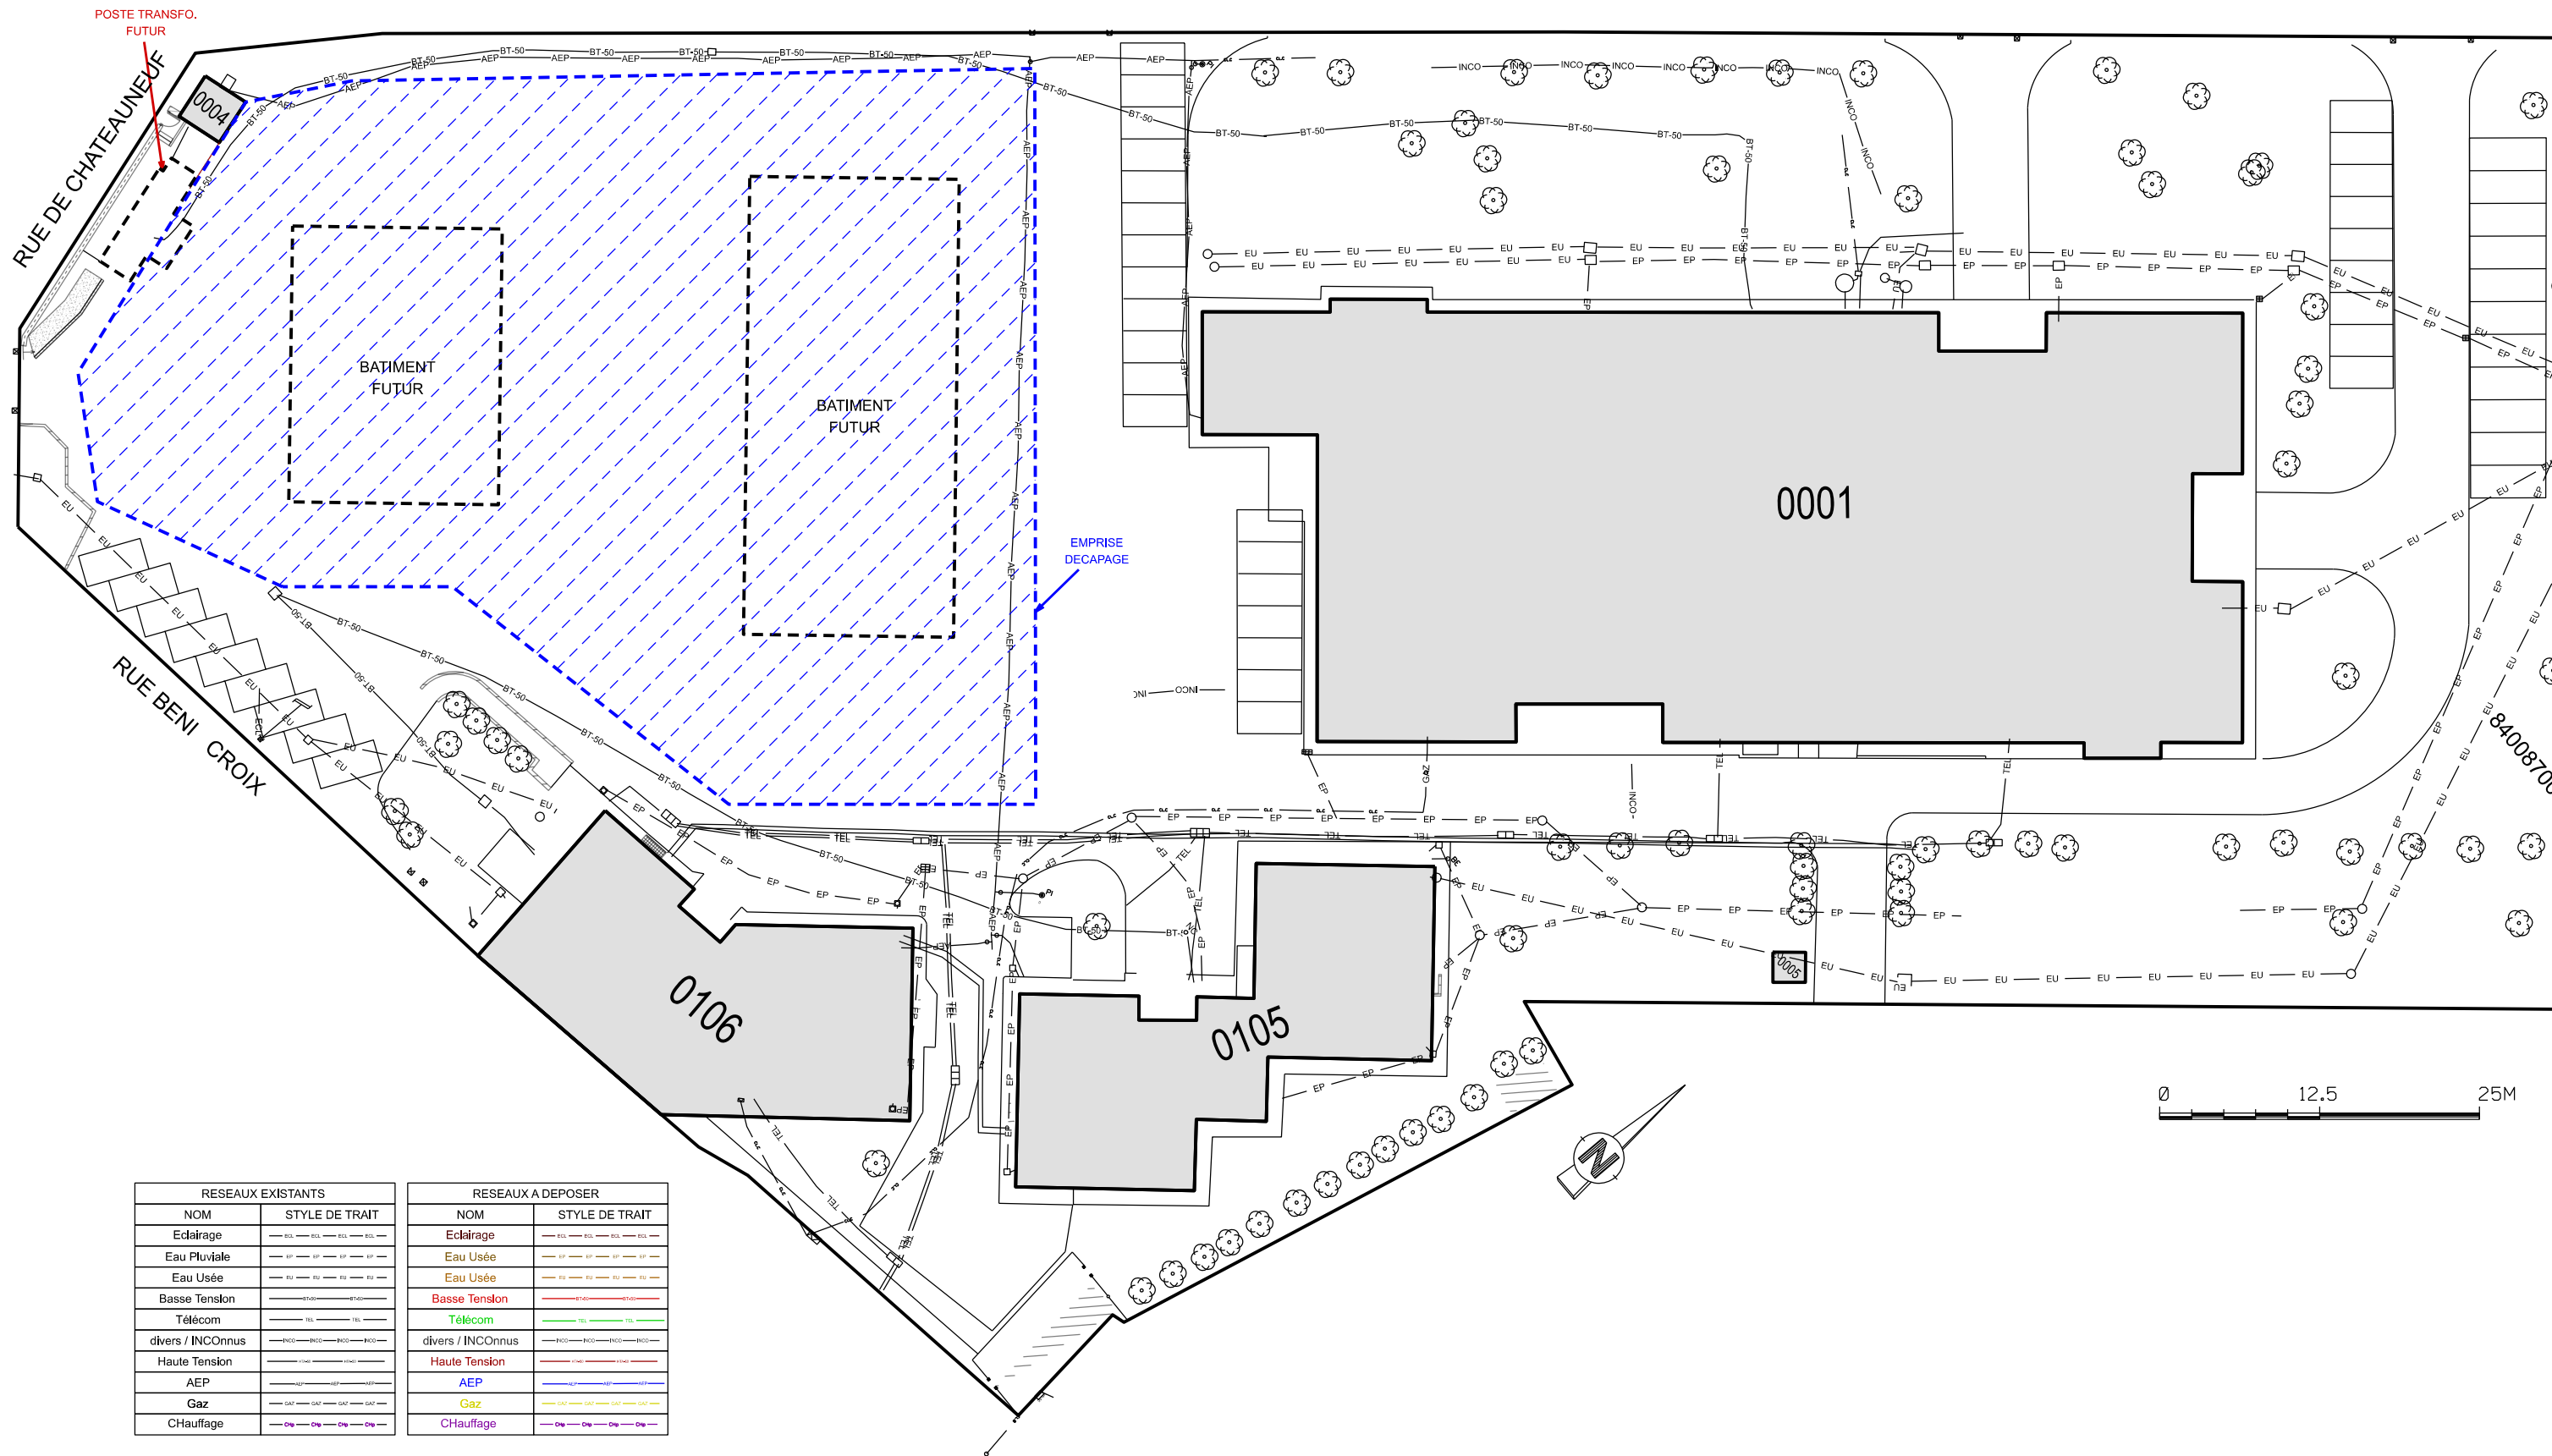

RESEAUX EXISTANTS		RESEAUX A DEPOSER	
NOM	STYLE DE TRAIT	NOM	STYLE DE TRAIT
Eclairage		Eclairage	
Eau Pluviale		Eau Usée	
Eau Usée		Eau Usée	
Basse Tension		Basse Tension	
Télécom		Télécom	
divers / INConnus		divers / INConnus	
Haute Tension		Haute Tension	
AEP		AEP	
Gaz		Gaz	
CHauffage		CHauffage	

NOTA : LES PLANS, NIVEAUX ET RESEAUX SONT DONNES A TITRE INDICATIF

 SID Sud-Est SDI/BMO de Montpellier 311 avenue MASSENA 34000 MONTPELLIER	Chargé d'affaires : MAJ Frédéric DE CARVALHO Tél. : 04 67 16 59 41	Orange (84) QUARTIER BONNET D'HONNIERES Travaux préalables à la construction de deux bâtiments		Nom du fichier : 05_Platforme à livrer		 MINISTÈRE DES ARMÉES ET DES ANCIENS COMBATTANTS Liberté Egalité Fraternité
	Dessiné par : HCA François DOS SANTOS			Numéro d'opération : COSI 448 607		
	Directeur du SID Sud-EST IG2MI Frédéric GUIVARCH	DOSSIER DE CONSULTATION DES ENTREPRISES		Date Février 2026	Indice 3	

PLAN DE MASSE
PLATEFORME A LIVRER

Echelle : 1/500