


AILE D

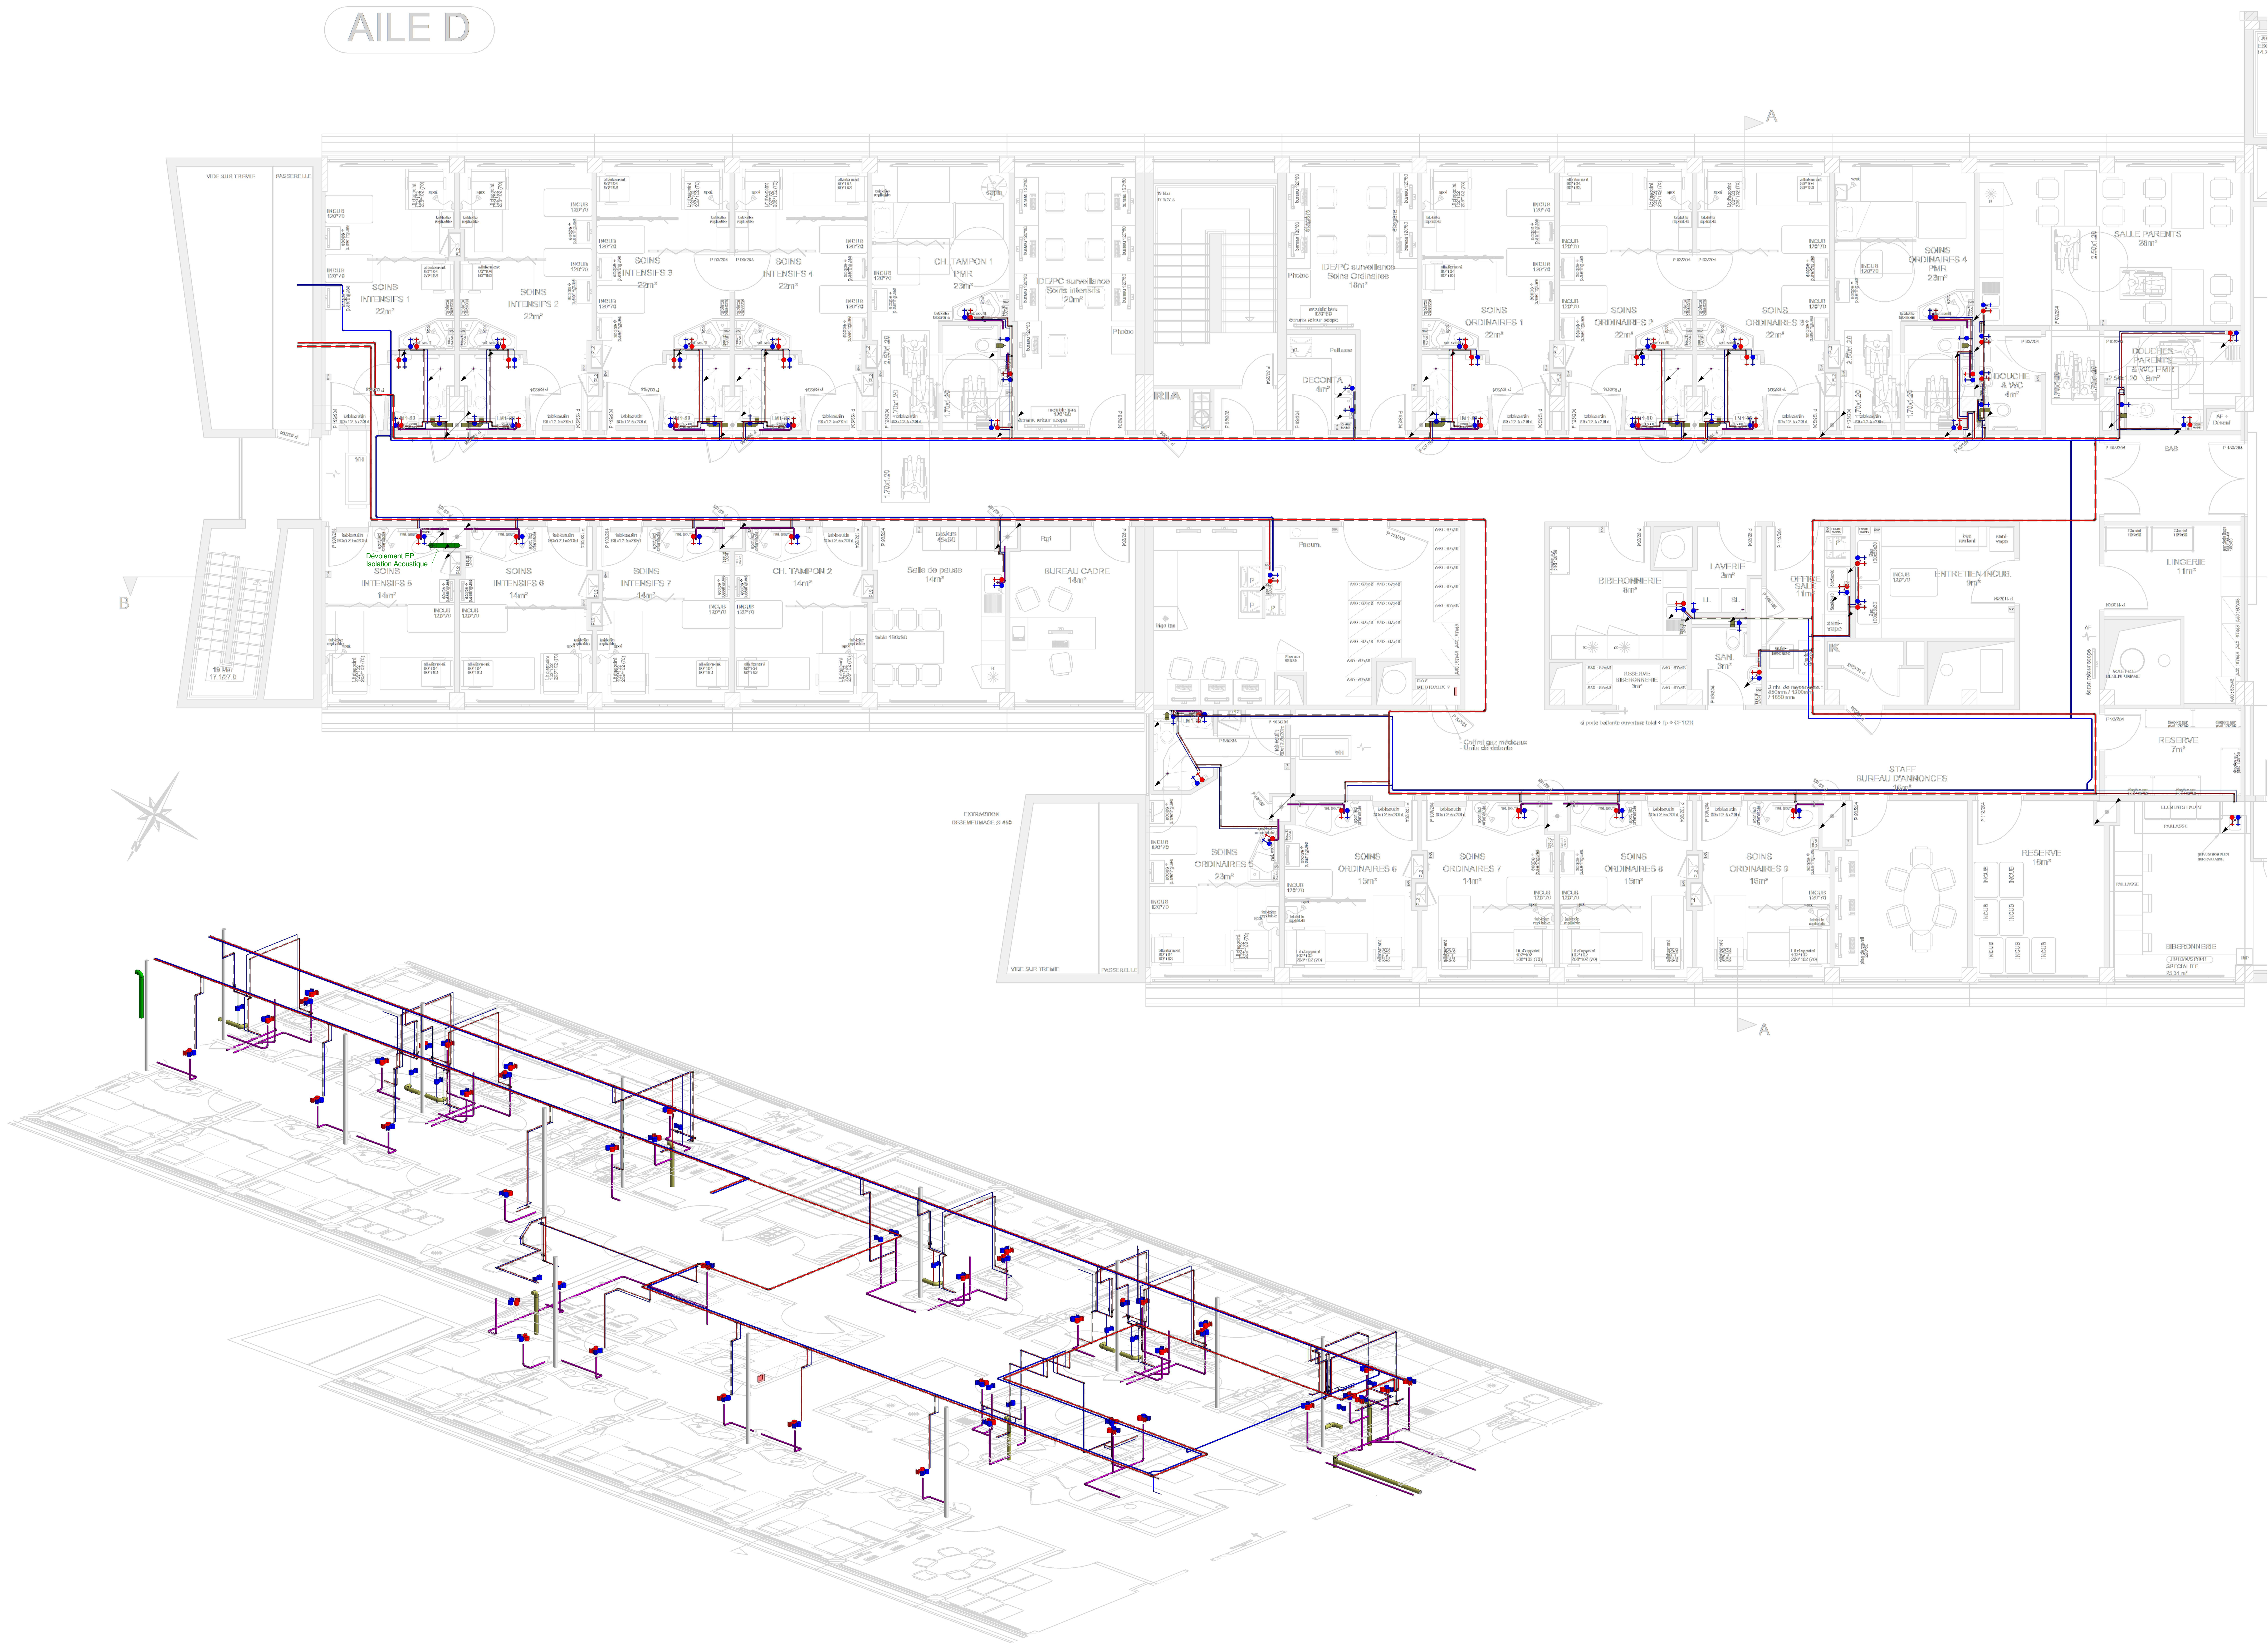

LEGENDE PLOMBERIE

	RESEAU EAU FROIDE SANITAIRE
	RESEAU EAU CHAUDE SANITAIRE
	RESEAU EAUX USEES
	RESEAU EAUX VANNES
	RESEAU EXISTANT Déposé/repasé
	ROBINETTERIE

MAITRE D'OUVRAGE		PROJET	
CHU DE POITIERS AGORA Direction 2, Rue de la Milétrie CS 90577 - 86021 POITIERS Cedex			
DESIGNATION DU PROJET OU DE L'OPERATION			
Site de la Milétrie Bâtiment Jean BERNARD Travaux de réhabilitation de l'aile d'hospitalisation du H10 D			
BUREAU D'ETUDES TECHNIQUES		MAITRISE D'OEUVRE	
ODETEC INGENIERIE TECHNIQUE ET ENVIRONNEMENTALE BORDEAUX PARIS PERIGUEUX AGEN NIEVE		REC Architecture 120 rue du Porteau 86000 POITIERS	
		ENTREPRISE	
Autour du lot			
Chauffage - Ventilation - Plomberie Sanitaire			
Autour de la pièce graphique			
Plan Technique - Plomberie Sanitaire - Zone H10 Aile D			
Echelle 1 : 50			
Format A0			
N° d'ordre	Projet	Lit	Annexe
250836	PRO	09	CVC/PBS
N° d'ordre	Annexe	N° d'ordre	N° d'ordre
TZ	10	PLN	02
A			
EDITION ORIGINALE			
A 02/2028			
Creation des plans			
PP			
SAUV DES MODIFICATIONS			
INDICE	DATE	MODIFICATIONS	DESIGNE PAR
B			
C			
D			
E			
F			
G			
H			
I			