


AILE D

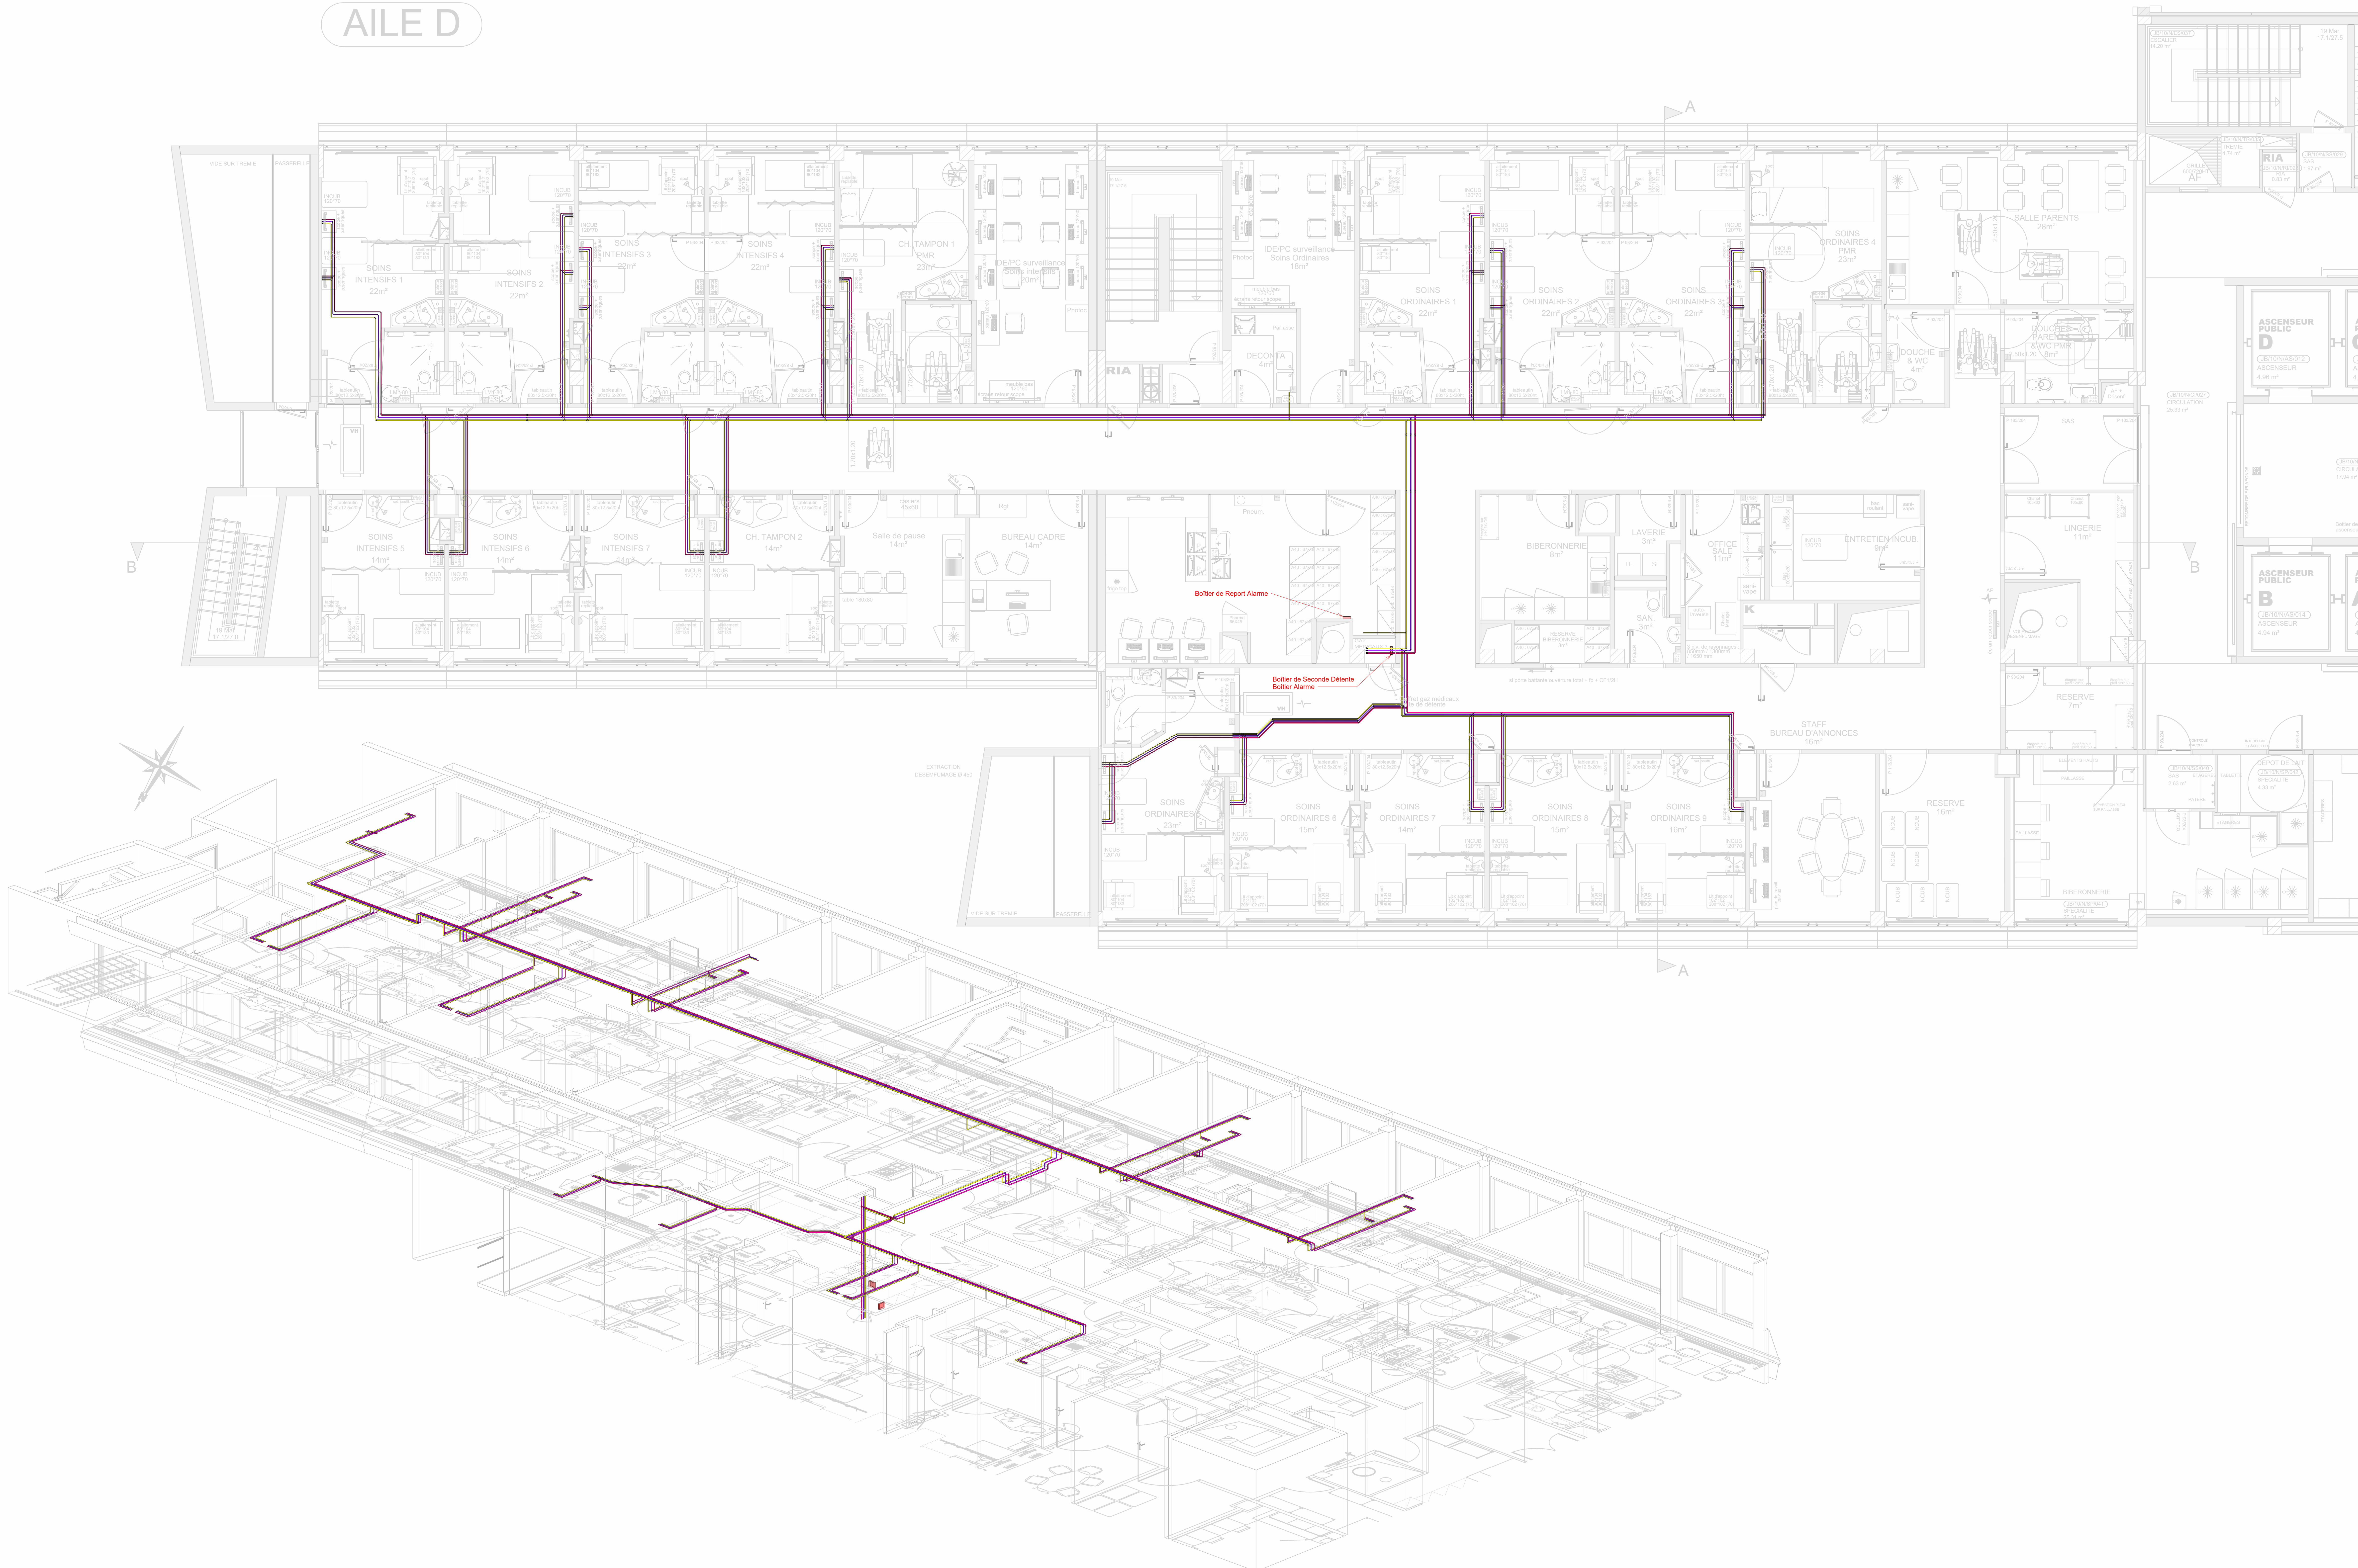

LEGENDE FLUIDES

RESEAU AIR COMPRIME

RESEAU OXYGENE

RESEAU VIDE

MAITRE D'OUVRAGE

CHU DE POITIERS  
AGORA Direction  
2, Rue de la Milétrie  
CS 90577 - 86021 POITIERS Cedex

PROJET

DESIGNATION DU PROJET OU DE L'OPERATION

Site de la Milétrie Bâtiment Jean BERNARD  
Travaux de réhabilitation  
de l'aile d'hospitalisation du H10 D

BUREAU D'ETUDES TECHNIQUES

ODETEC  
INGENIER TECHNIQUE ET ENVIRONNEMENTALE  
BORDEAUX PARIS PERIGUEUX  
AGEN BRIVE

MAITRISE D'OEUVRE

REC Architecture  
120 rue du Porteau  
86000 POITIERS

ENTREPRISE

Objet du lot

Chauffage - Ventilation - Plomberie Sanitaire

Autour de la pièce graphique

Plan Technique - Fluides Médicaux - Zone H10 Aile D

Échelle: 1 : 50

Annex: A0

X Affiné

Phase

Lot

Approuvé

Appr. / Date

Revisé

Date phase

N° Plan

Index

250836

PRO

13

FM

TZ

10

PLN

01

A

EDITION ORIGINALE

A 02/2026

Création des plans

PP

SUM DES MODIFICATIONS

INDEX	DATE	MODIFICATIONS	DESINE PAR
B			
C			
D			
E			
F			
G			
H			
I			