


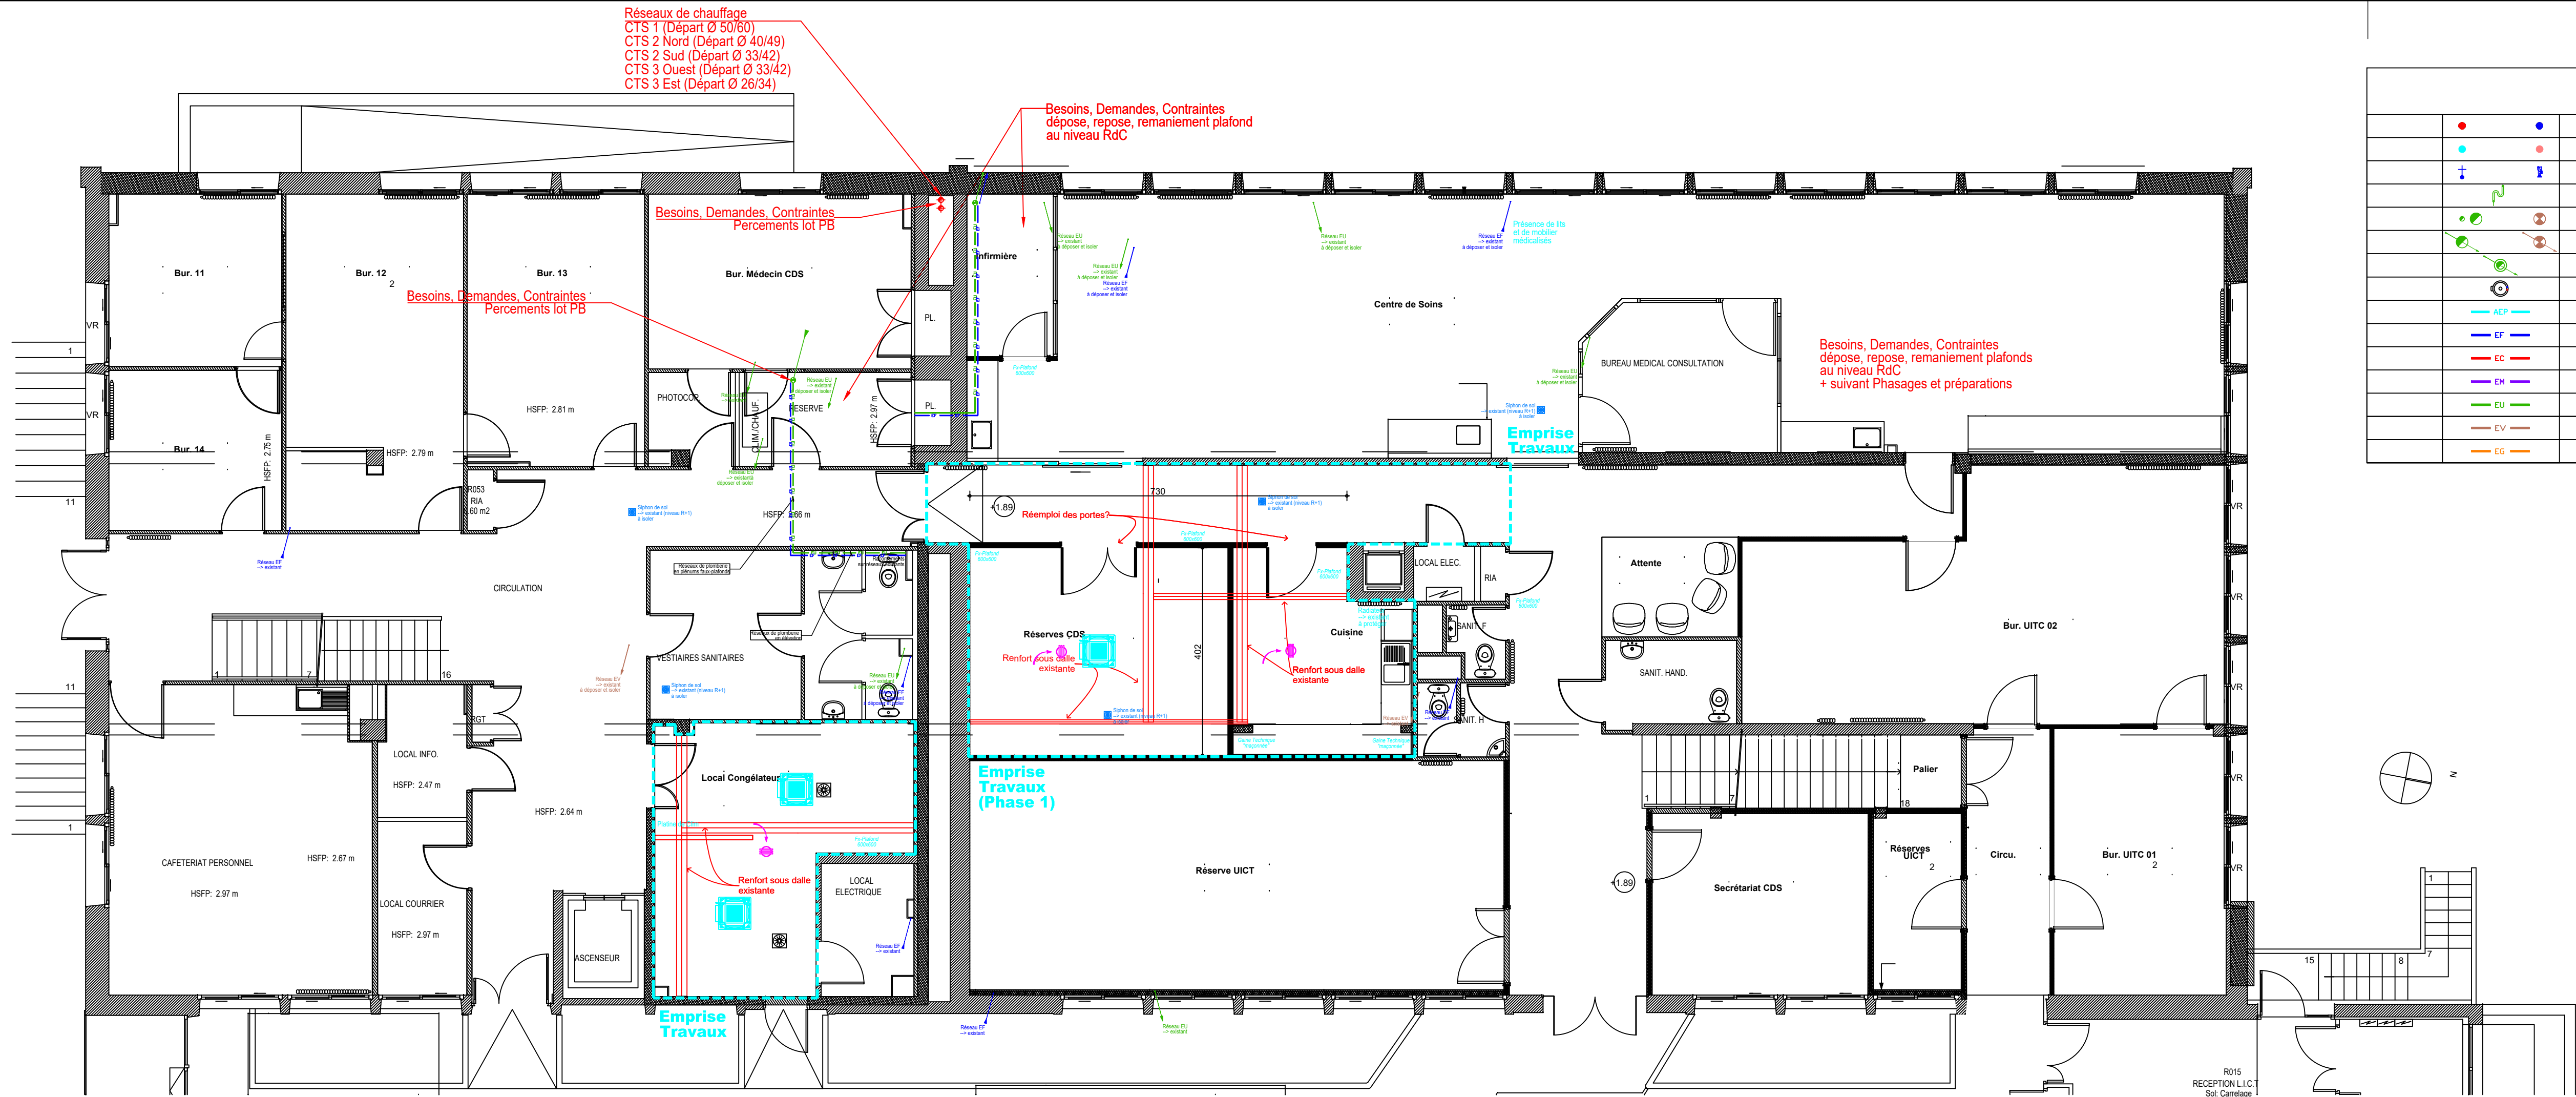

LÉGENDE : PLOMBERIE		
●	Atterrie EF - Eau Froide	Atterrie EC / ECS - Eau Chaude Sanitaire
●	Atterrie EFA - Eau Froide Adoucie	Atterrie ECA - Eau Chaude Sanitaire adoucie
+	Réseau de puisage	Réseau d'arrêt
+	Manège ... / Référence :	Manège ... / Référence :
+	Atterrie aphonique EU - Eau Usées pour équipements ...	
+	Atterrie EU - Eau Usées	
+	Atterrie EV - Eau Vannes	
+	Chute / Colonne Chute EU - Eau Usées	
+	Chute / Colonne EV - Eau Vannes	
+	Chute Unique - CU	
+	Salon Eau Chaude Sanitaire	
+	Marque ... / Référence :	
+	Réseau AEP - Aduction d'Eau Potable	
+	Naturelles, Qualités : PEHD AEP groupe 2 PN 16, Cuivre, ...	
+	Réseau EF - Eau Froide	
+	Naturelles, Qualités : Cuivre, Multi-Couche (non préconisé en PER), compris raccords, fixations et accessoires	
+	Réseau EC - Eau Chaude Sanitaire	
+	Naturelles, Qualités : Cuivre, Multi-Couche, compris raccords, fixations et accessoires	
+	Réseau EH - Eau Ménagère	
+	Naturelles, Qualités : Cuivre, Multi-Couche, compris raccords, fixations et accessoires	
+	Réseau EU - Eau Usées	
+	Naturelles, Qualités : Cuivre, Multi-Couche, compris raccords, fixations et accessoires	
+	Réseau EV - Eau Vannes	
+	Naturelles, Qualités : Cuivre, Multi-Couche, compris raccords, fixations et accessoires	
+	Réseau EG - Eau Gaz	
+	Naturelles, Qualités : Cuivre, Multi-Couche, compris raccords, fixations et accessoires	

RÉHABILITATION DU SERVICE D'HISTOCOMPATIBILITÉ HLA SUR LE SITE ET SITUÉ AU 1ER ÉTAGE DE L'EFS TOURS BRETONNEAU - BÂTIMENT 51
2, boulevard Tonnelé
à TOURS (37000)

MAÎTRE D'OUVRAGE >
ÉTABLISSEMENT FRANÇAIS DU SANG Centre-Pays de la Loire
50, avenue Marcel Dassault - B.P. 40661
37206 TOURS CEDEX 3

MAÎTRISE D'ŒUVRE >
SCP BREUST - CHABRIER Architectes D.P.L.G.
67, rue de Chantepie
37300 JOUÉ LÈS TOURS

PLAN ÉTAT PROJETÉ NIVEAU REZ-DE-CHAUSSÉE CVC PLOMBERIE			ECHELLE 1/75ème N° DOSSIER 25.009.F	CVPB 02	
Origine Plans Architectes+Géomètres : fichiers DWG en date de 2017 + 22/12/2025					
INDICE	DATE	MODIFICATION	Lot N°8		
A			D.C.E.		
B			03/2026		
C					

PROJECT
Ingénierie
4 allée Rolland Pilain
Z.I du Menneton
37000 TOURS
Téléphone : 02 47 76 00 66
Fax : 09 56 67 00 75
E-mail : contact@project-ingenierie.fr