


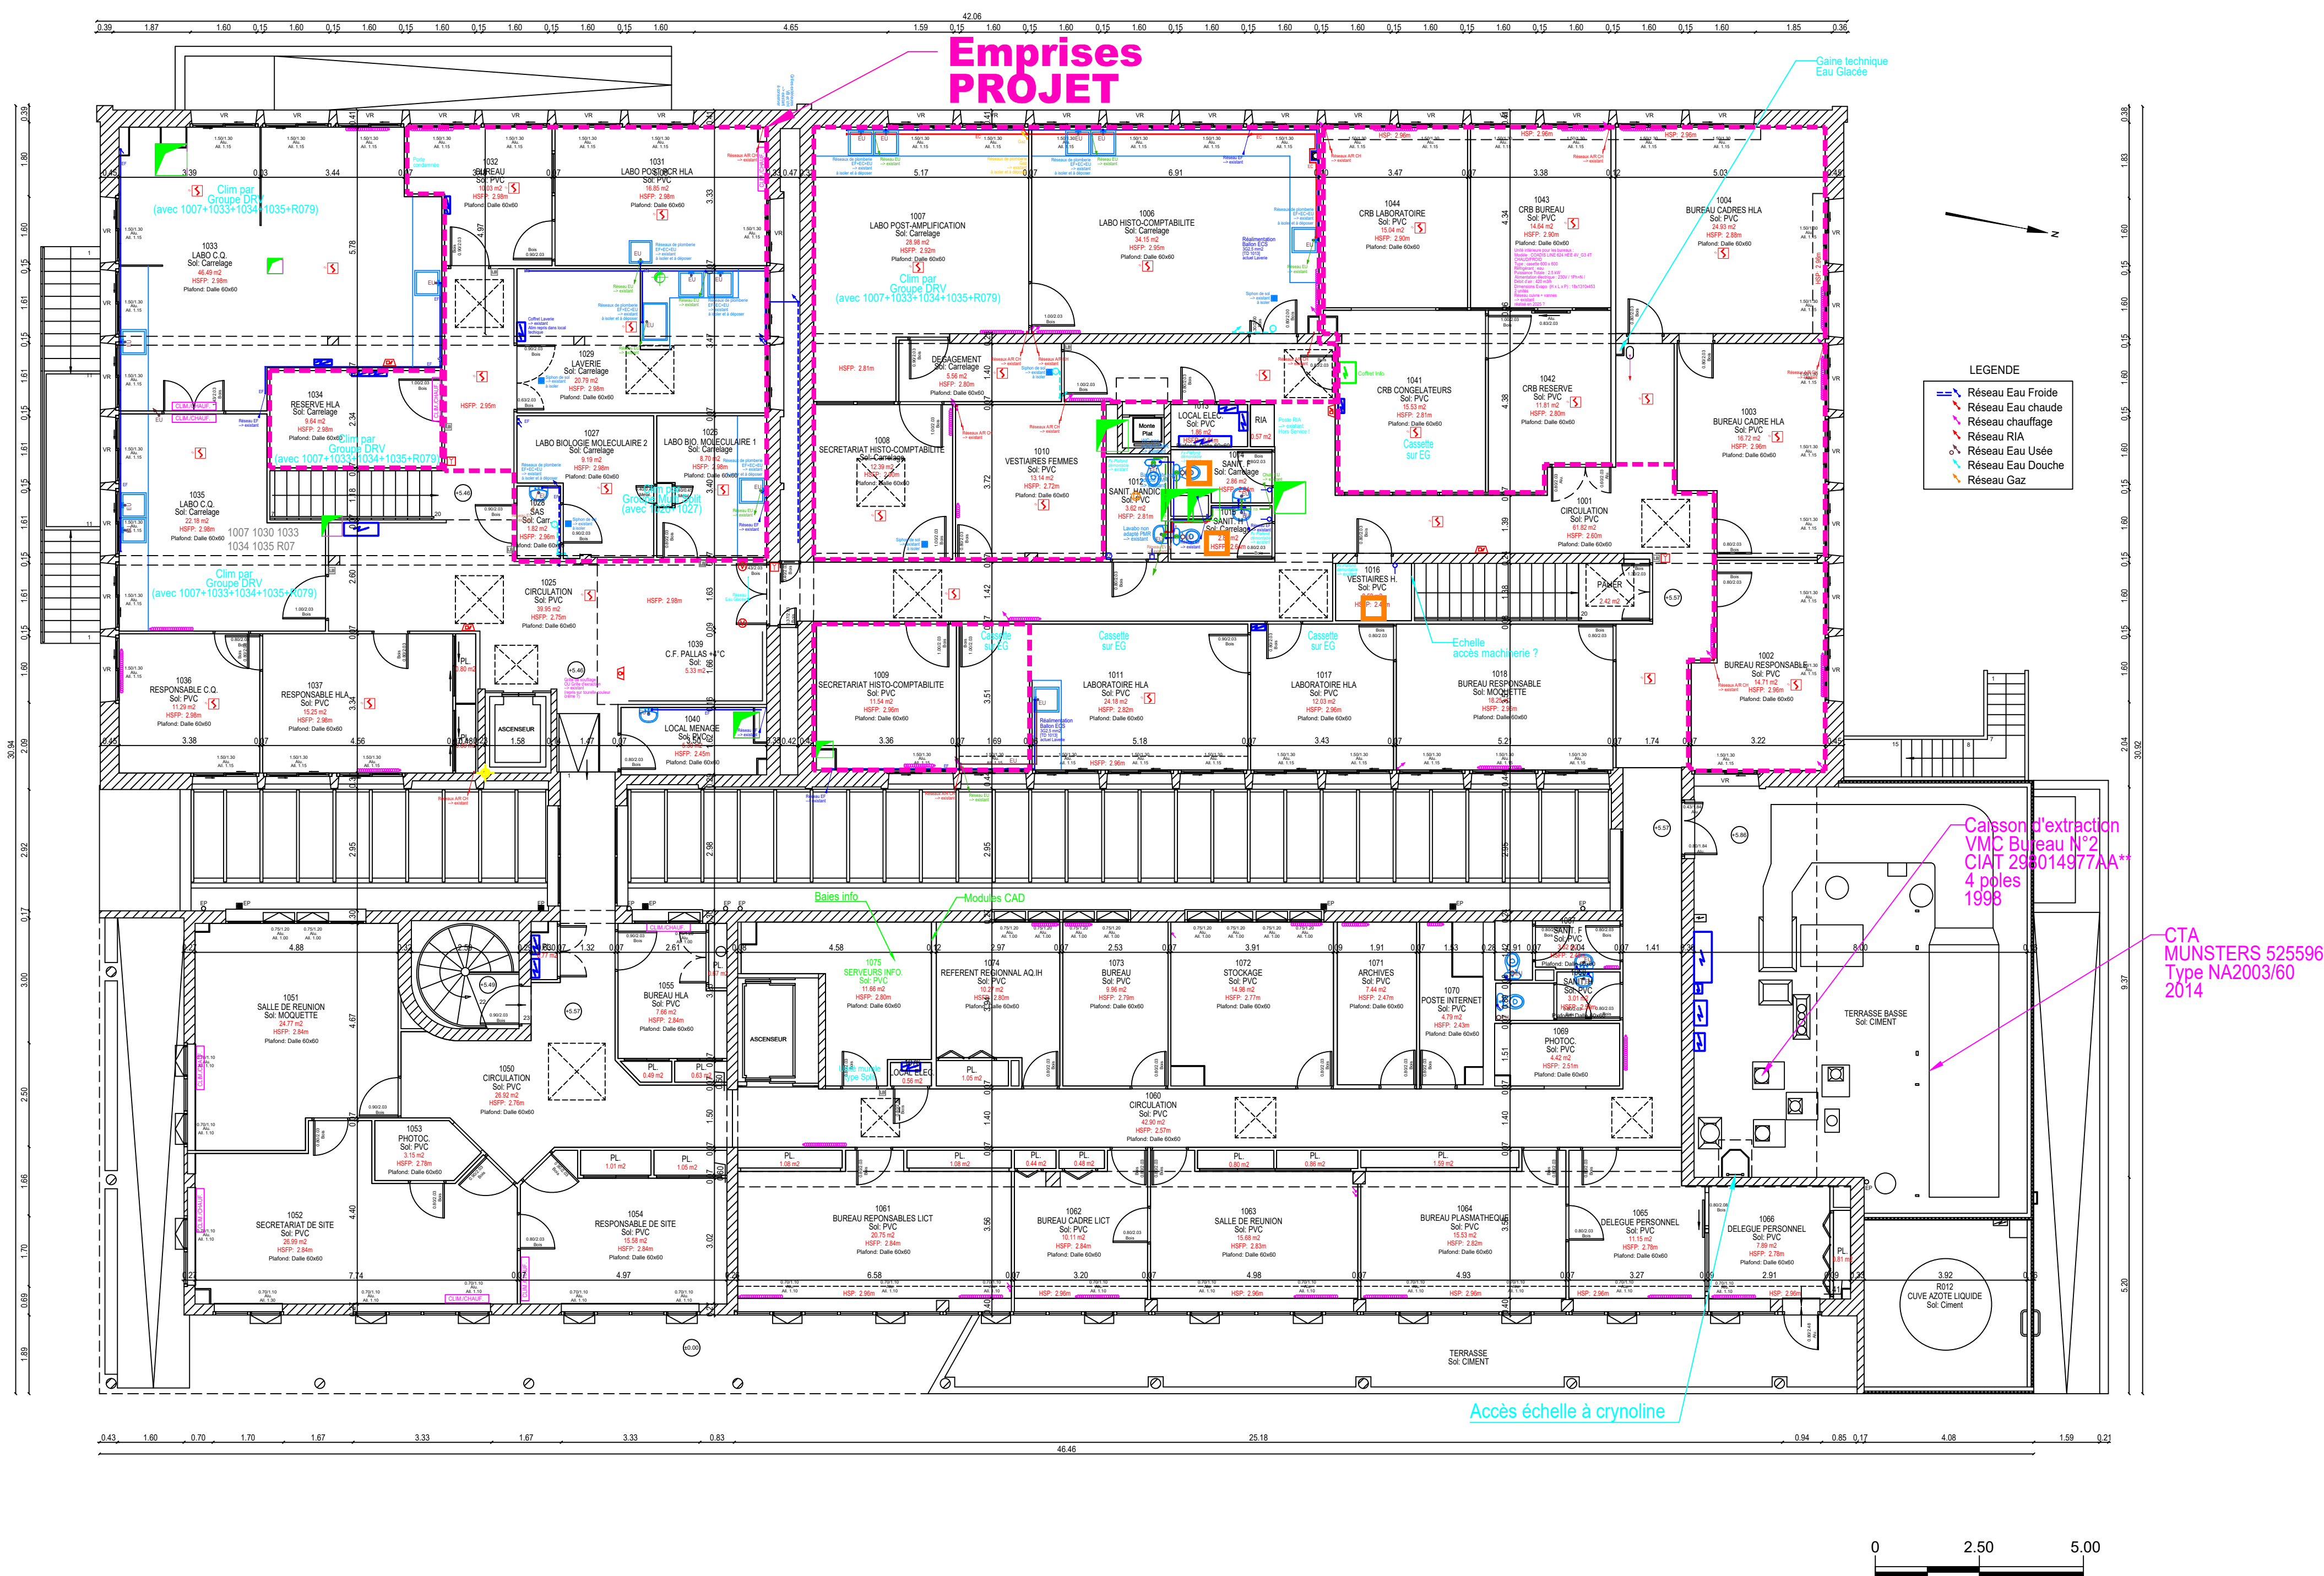

RÉHABILITATION DU SERVICE D'HISTOCOMPATIBILITÉ HLA SUR LE SITE ET SITUÉ AU 1ER ÉTAGE DE L'EFS TOURS BRETONNEAU - BÂTIMENT 51
2, boulevard Tonnellé
à TOURS (37000)

MAÎTRE D'OUVRAGE >
ÉTABLISSEMENT FRANÇAIS DU SANG Centre-Pays de la Loire
50, avenue Marcel Dassault - B.P. 40661
37206 TOURS CEDEX 3

MAÎTRISE D'OEUVRE >
SCP BREUST - CHABRIER Architectes D.P.L.G.
67, rue de Chantepie
37300 JOUÉ LÈS TOURS

PLAN ÉTAT DES LIEUX NIVEAU 1er ÉTAGE ÉLECTRICITÉ CVC PLOMBERIE			ECHELLE 1/100ème	F 03
INDICE	DATE	MODIFICATION	N° DOSSIER 25.009.F	
A				
B				
C				

PROJECT
Ingénierie

4 allée Rolland Plivain
Z.I du Menneton
37000 TOURS
Téléphone : 02 47 76 00 66
Fax : 09 56 67 00 75
E-mail : contact@project-ingenierie.fr