



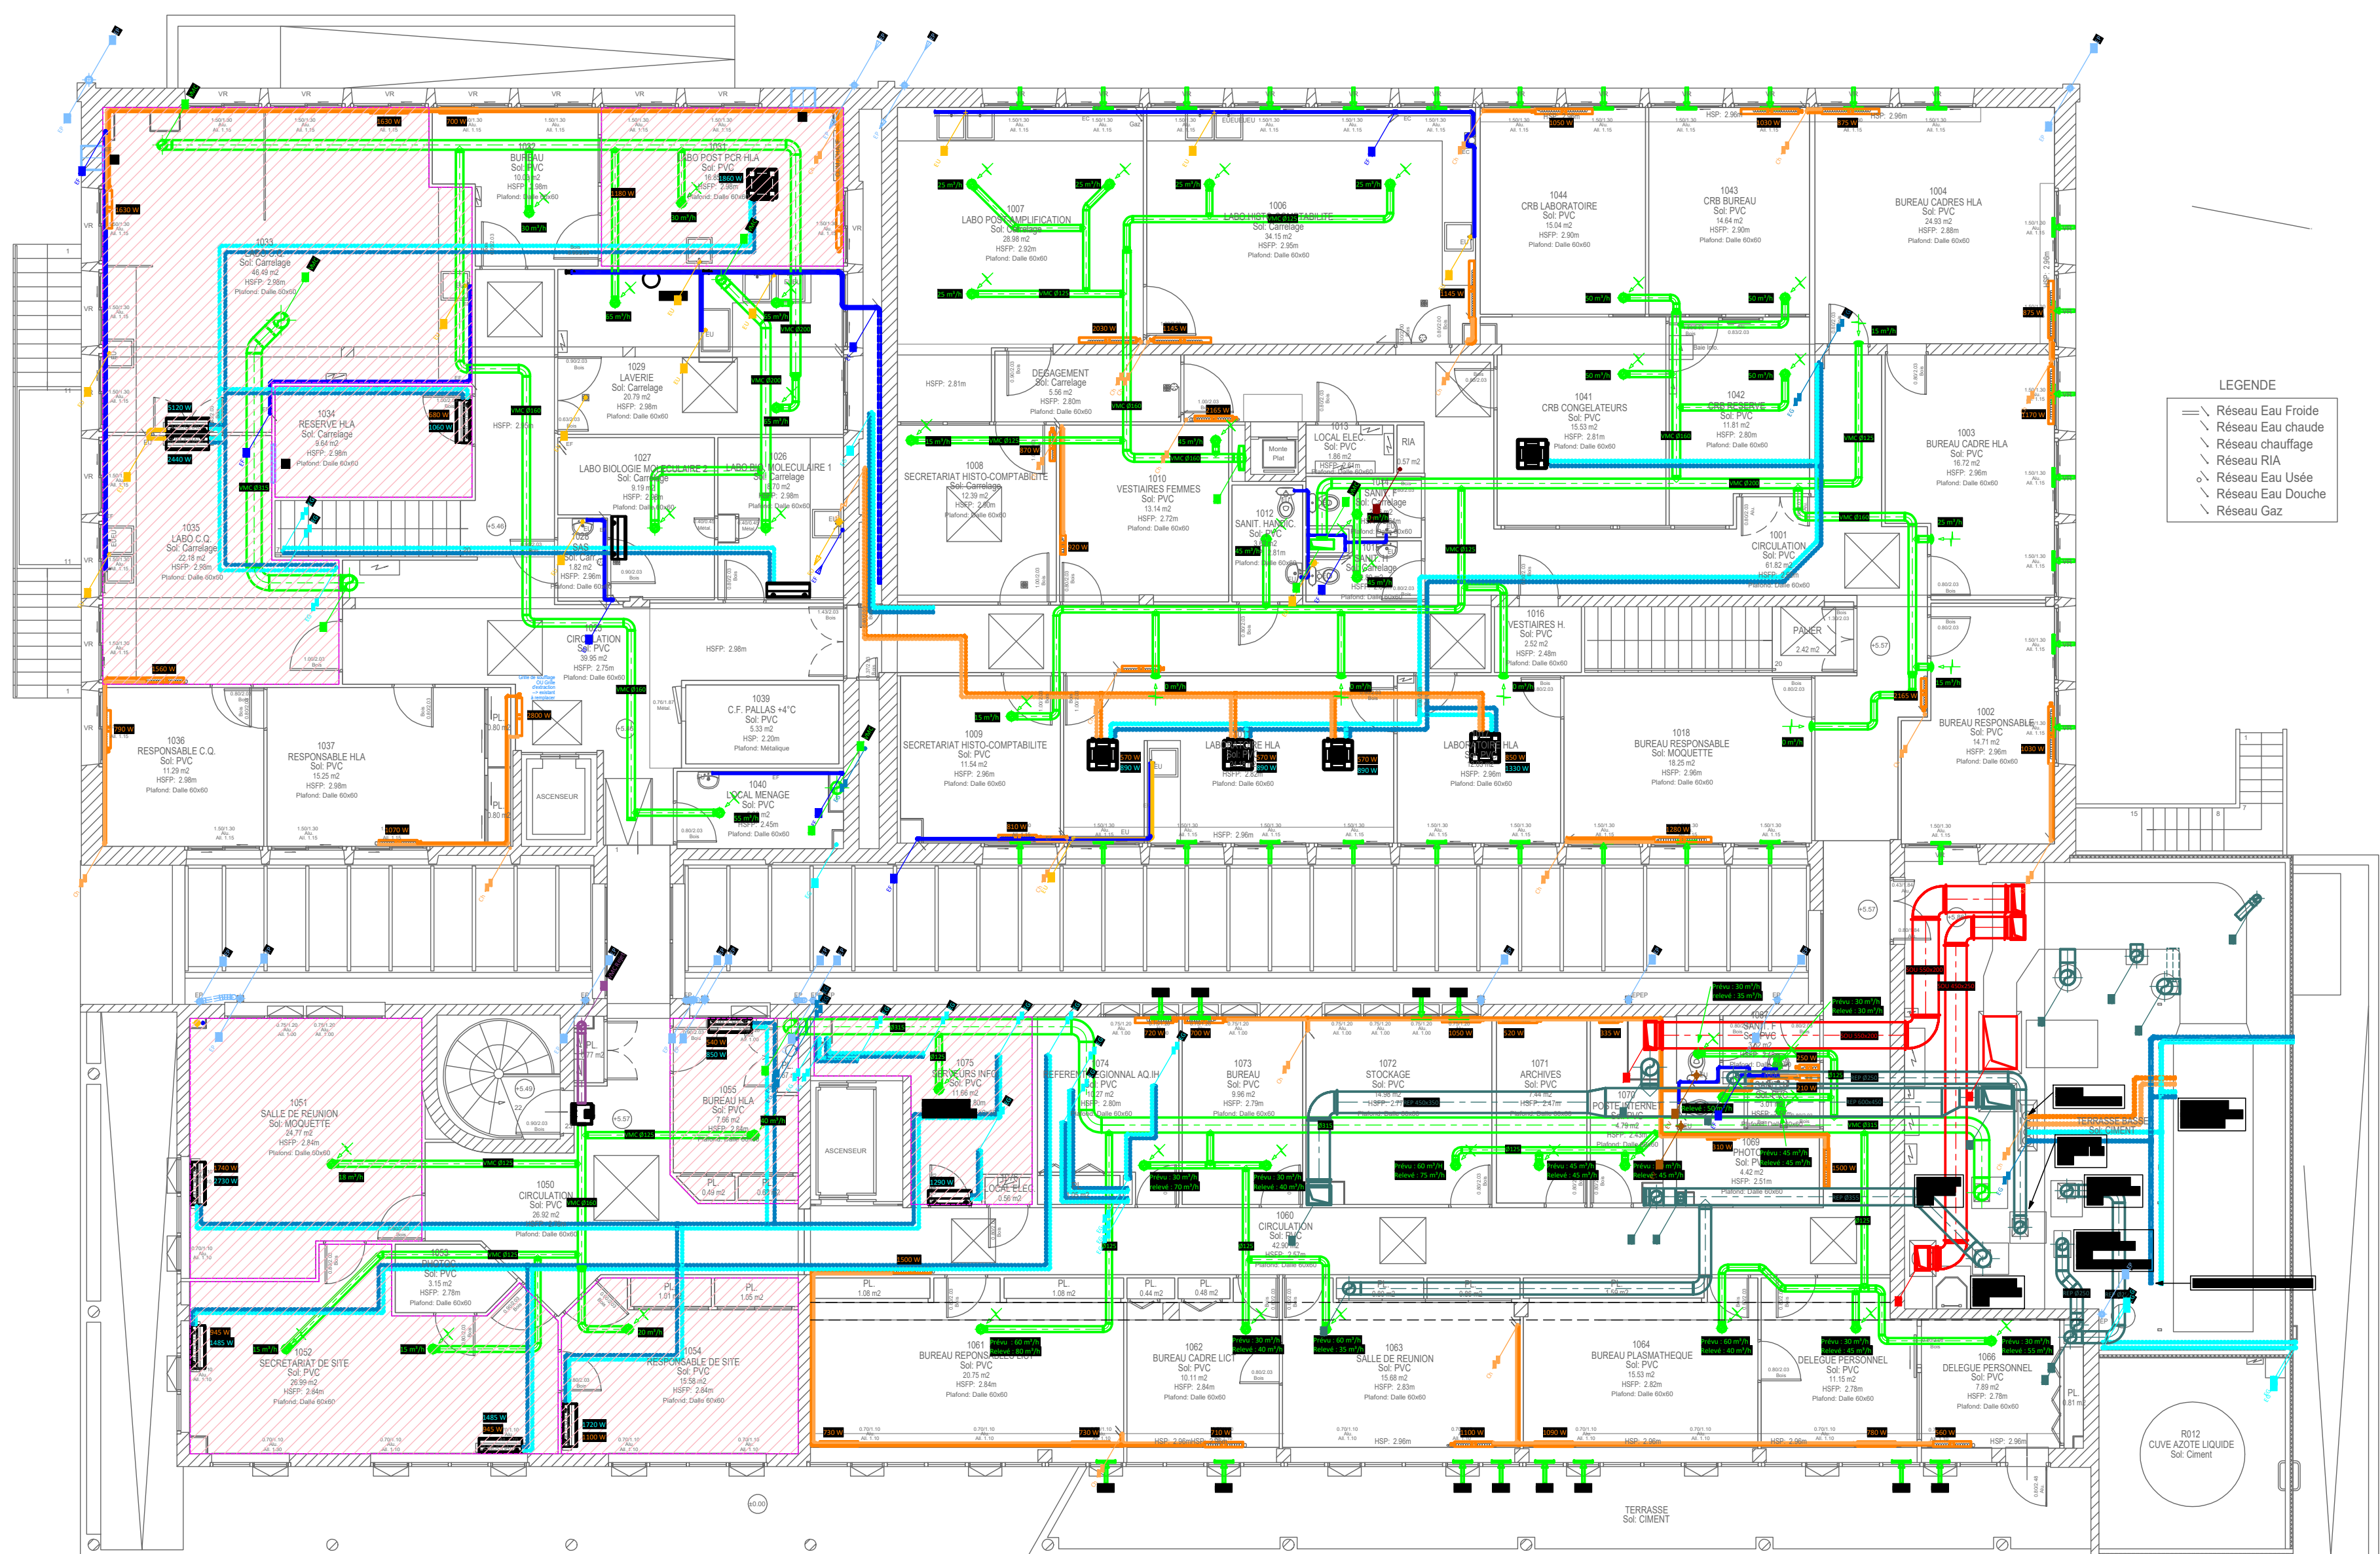

LEGENDE

- Réseau Eau Froide
- Réseau Eau chaude
- Réseau chauffage
- Réseau RIA
- Réseau Eau Usée
- Réseau Eau Douche
- Réseau Gaz

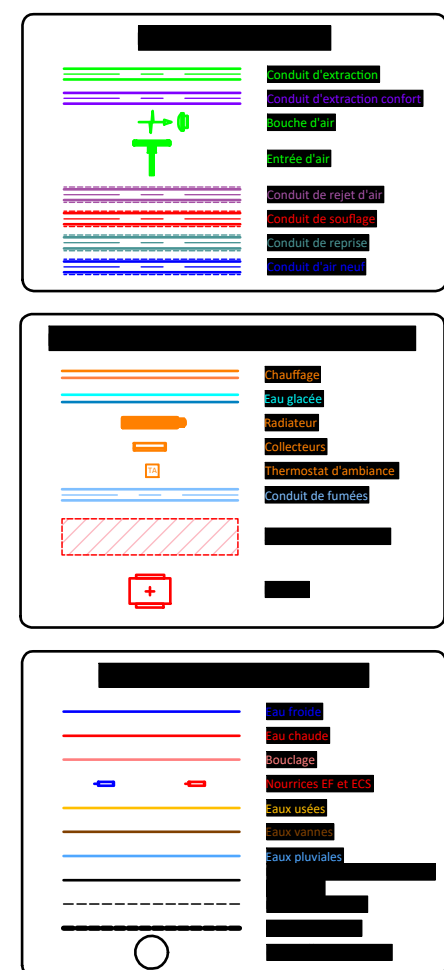

Diagnostic Energétique D'un Etablissement Français du Sang

EFS - Centre Pays de la Loire - Tours

Maître d'ouvrage : EFS - Centre Pays de la Loire
50 avenue Marcel Dassault
BP 40661
37206 TOURS CEDEX 3

B.E.T. ISOCRATE
6, rue des Sésuilles
44100 NANTES
Téléphone : 02 51 88 77 55
E-mail : info@isocrate.com Site Internet : www.isocrate.com

Plomberie Sanitaire - Chauffage - Ventilation

Plan R+1

Date	Plan N°	Echelle	Phase
Décembre 2024 - Ind. A	PSCV 03	1/50	DIAG

RÉHABILITATION DU SERVICE D'HISTOCOMPATIBILITÉ HLA SUR LE SITE ET SITUÉ AU 1ER ÉTAGE DE L'EFS TOURS BRETONNEAU - BÂTIMENT 51 2, boulevard Tonnelé à TOURS (37000)

MAÎTRE D'OUVRAGE >

ÉTABLISSEMENT FRANÇAIS DU SANG Centre-Pays de la Loire

50, avenue Marcel Dassault - B.P. 40661
37206 TOURS CEDEX 3

MAÎTRISE D'OEUVRE >

SCP BREUST - CHABRIER Architectes D.P.L.G.

67, rue de Chantepie
37300 JOUÉ LÈS TOURS

PLAN EDL / DIAG NIVEAU 1er ÉTAGE CVC

ECHELLE
1/100ème
N° DOSSIER
25.009.F

F
05

INDICE	DATE	MODIFICATION	Lots Fluides
A			D.C.E.
B			03/2026
C			

PROJECT
Ingénierie

4 allée Rolland Platin
Z.I du Menneton
37000 TOURS

Téléphone : 02 47 76 00 66
Fax : 09 56 67 00 75
E-mail : contact@project-ingenierie.fr